


工 事 名	八日市場第2配水池配水管修繕工				
工 事 場 所	匝瑳市生尾10番地				
図 面 名 称	案内図				
図 面 枚 数	3	葉 中	1	縮 尺	
竣 工	年	月	工事番号	施-11	
図 面 番 号				八匝水道企業団	




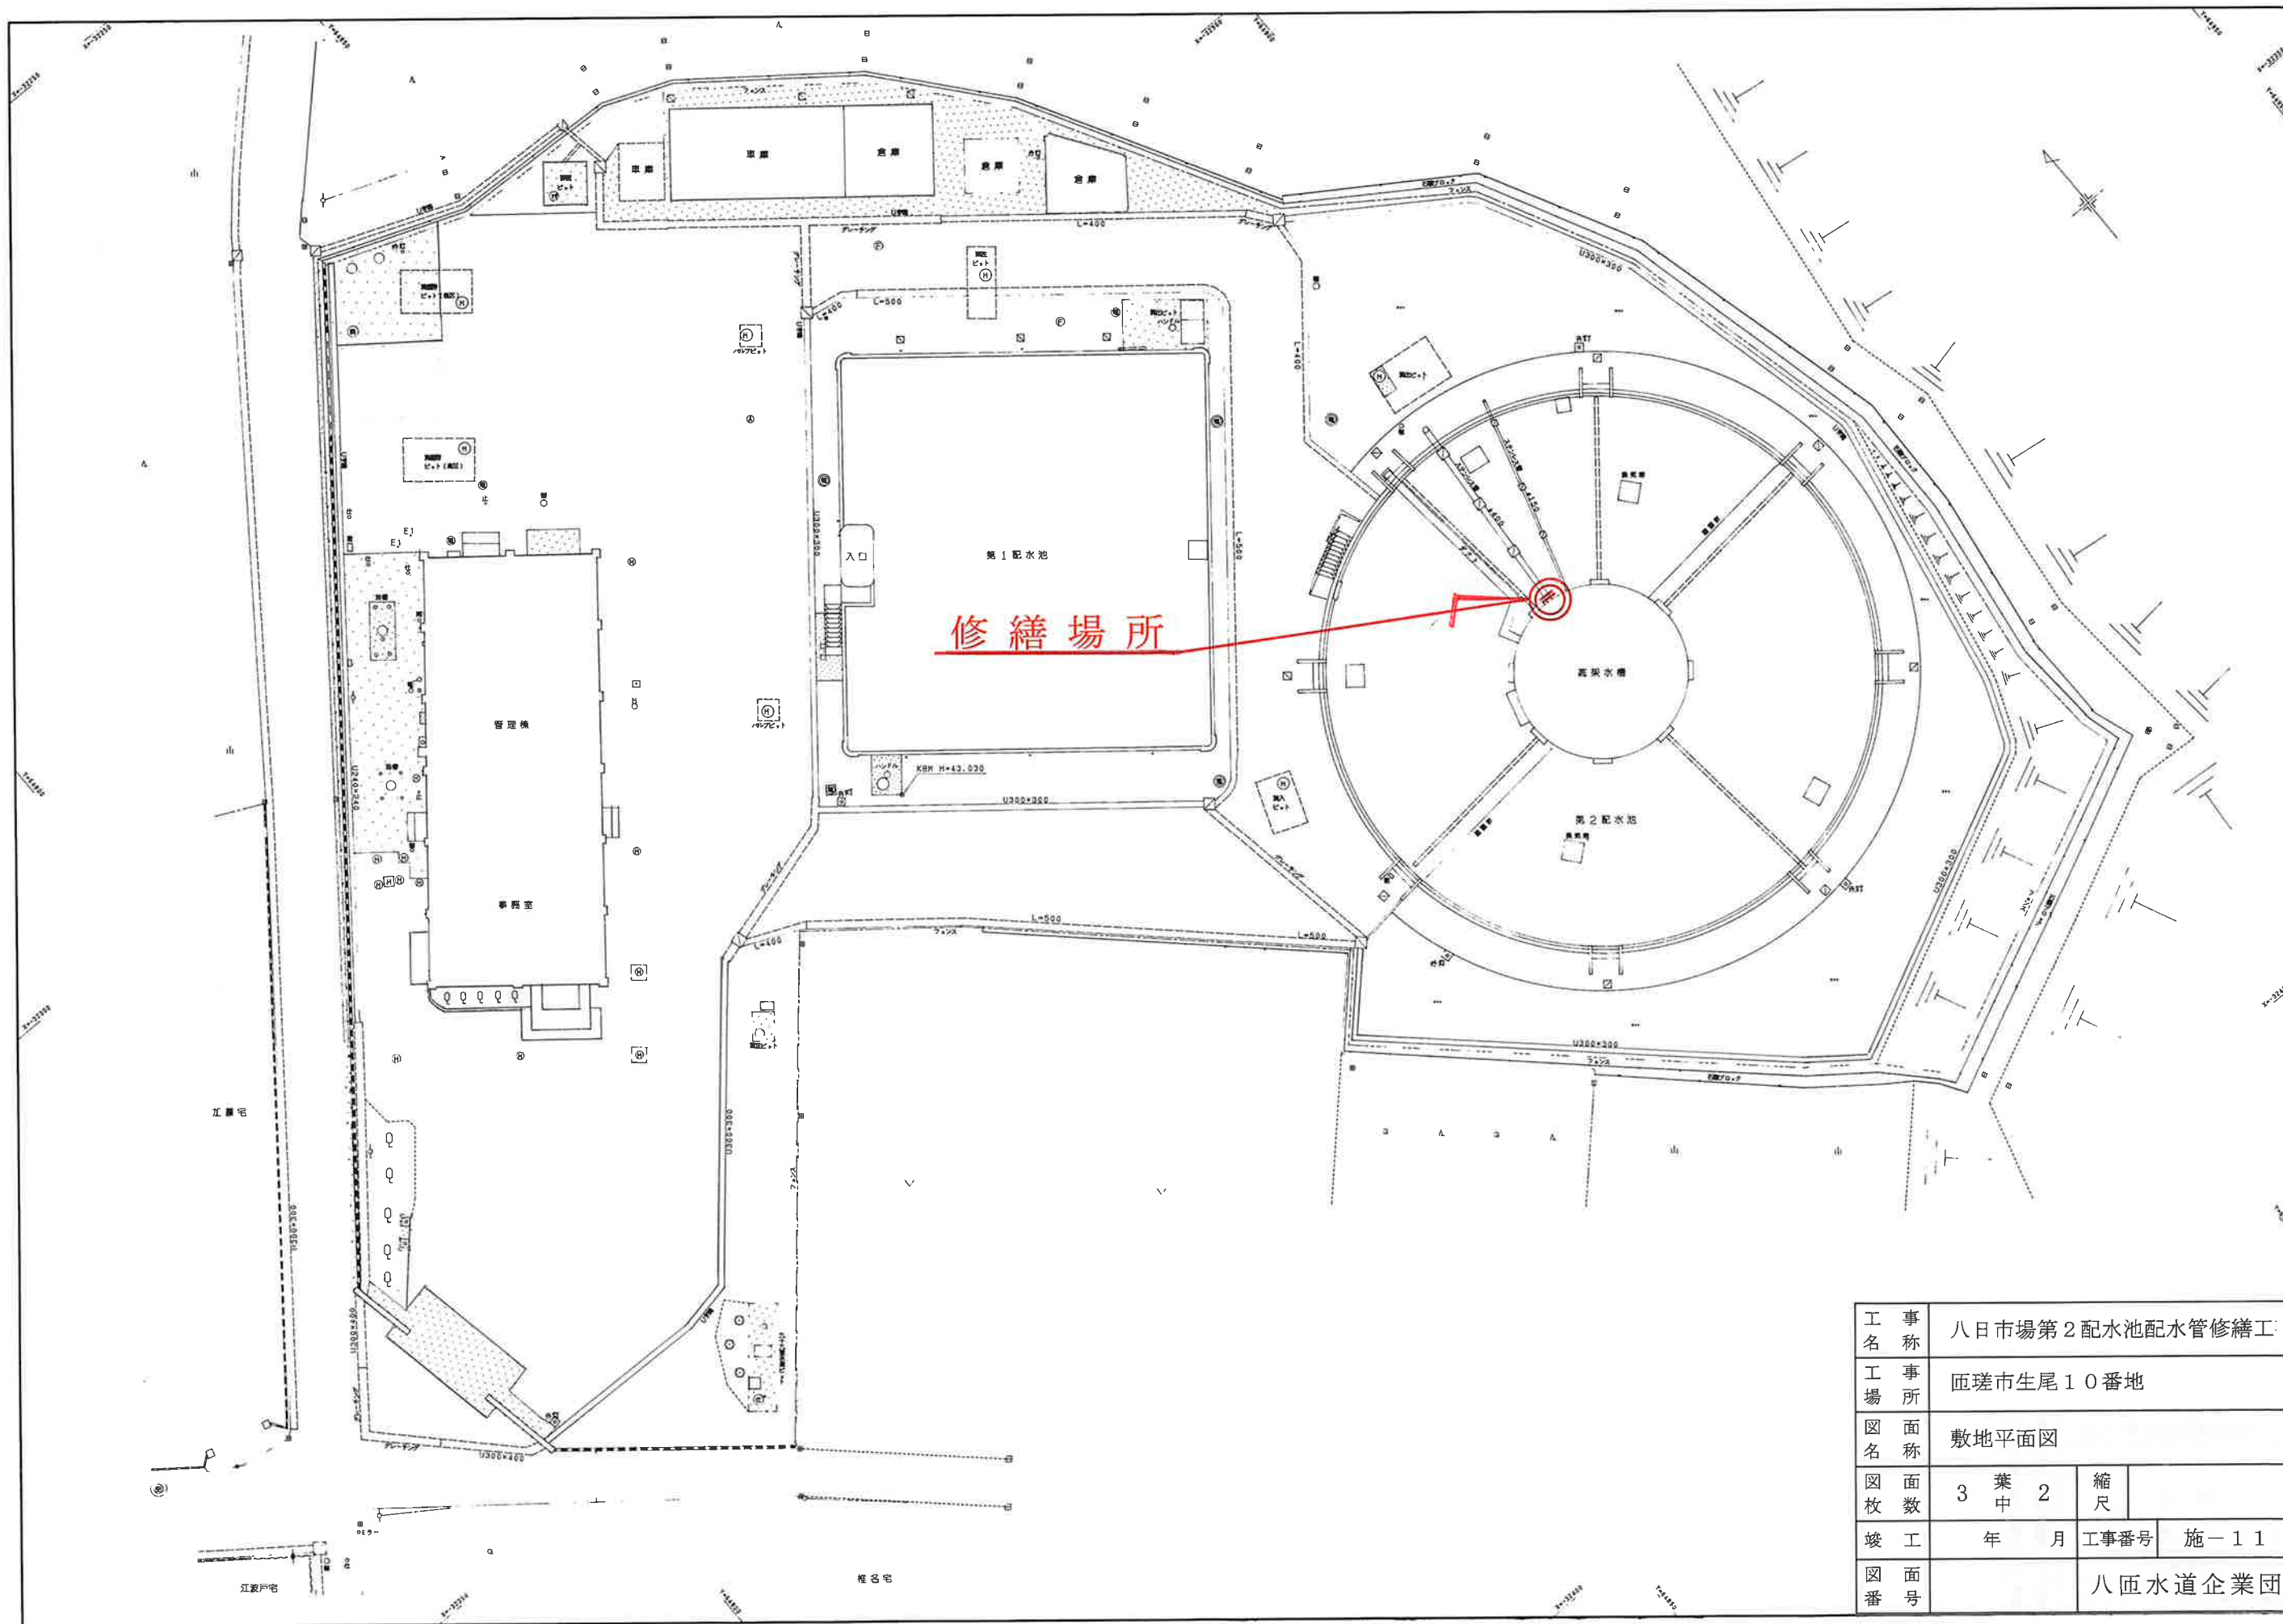


工 事 名 称	八日市場第2配水池配水管修繕工			
工 場 所	匝瑳市生尾10番地			
図 名	敷地平面図			
図 面 数	3	葉 中	2	縮 尺
竣 工	年	月	工事番号	施-11
図 面 番 号	八匝水道企業団			




新設配水池 流出管平面図 S:1/100

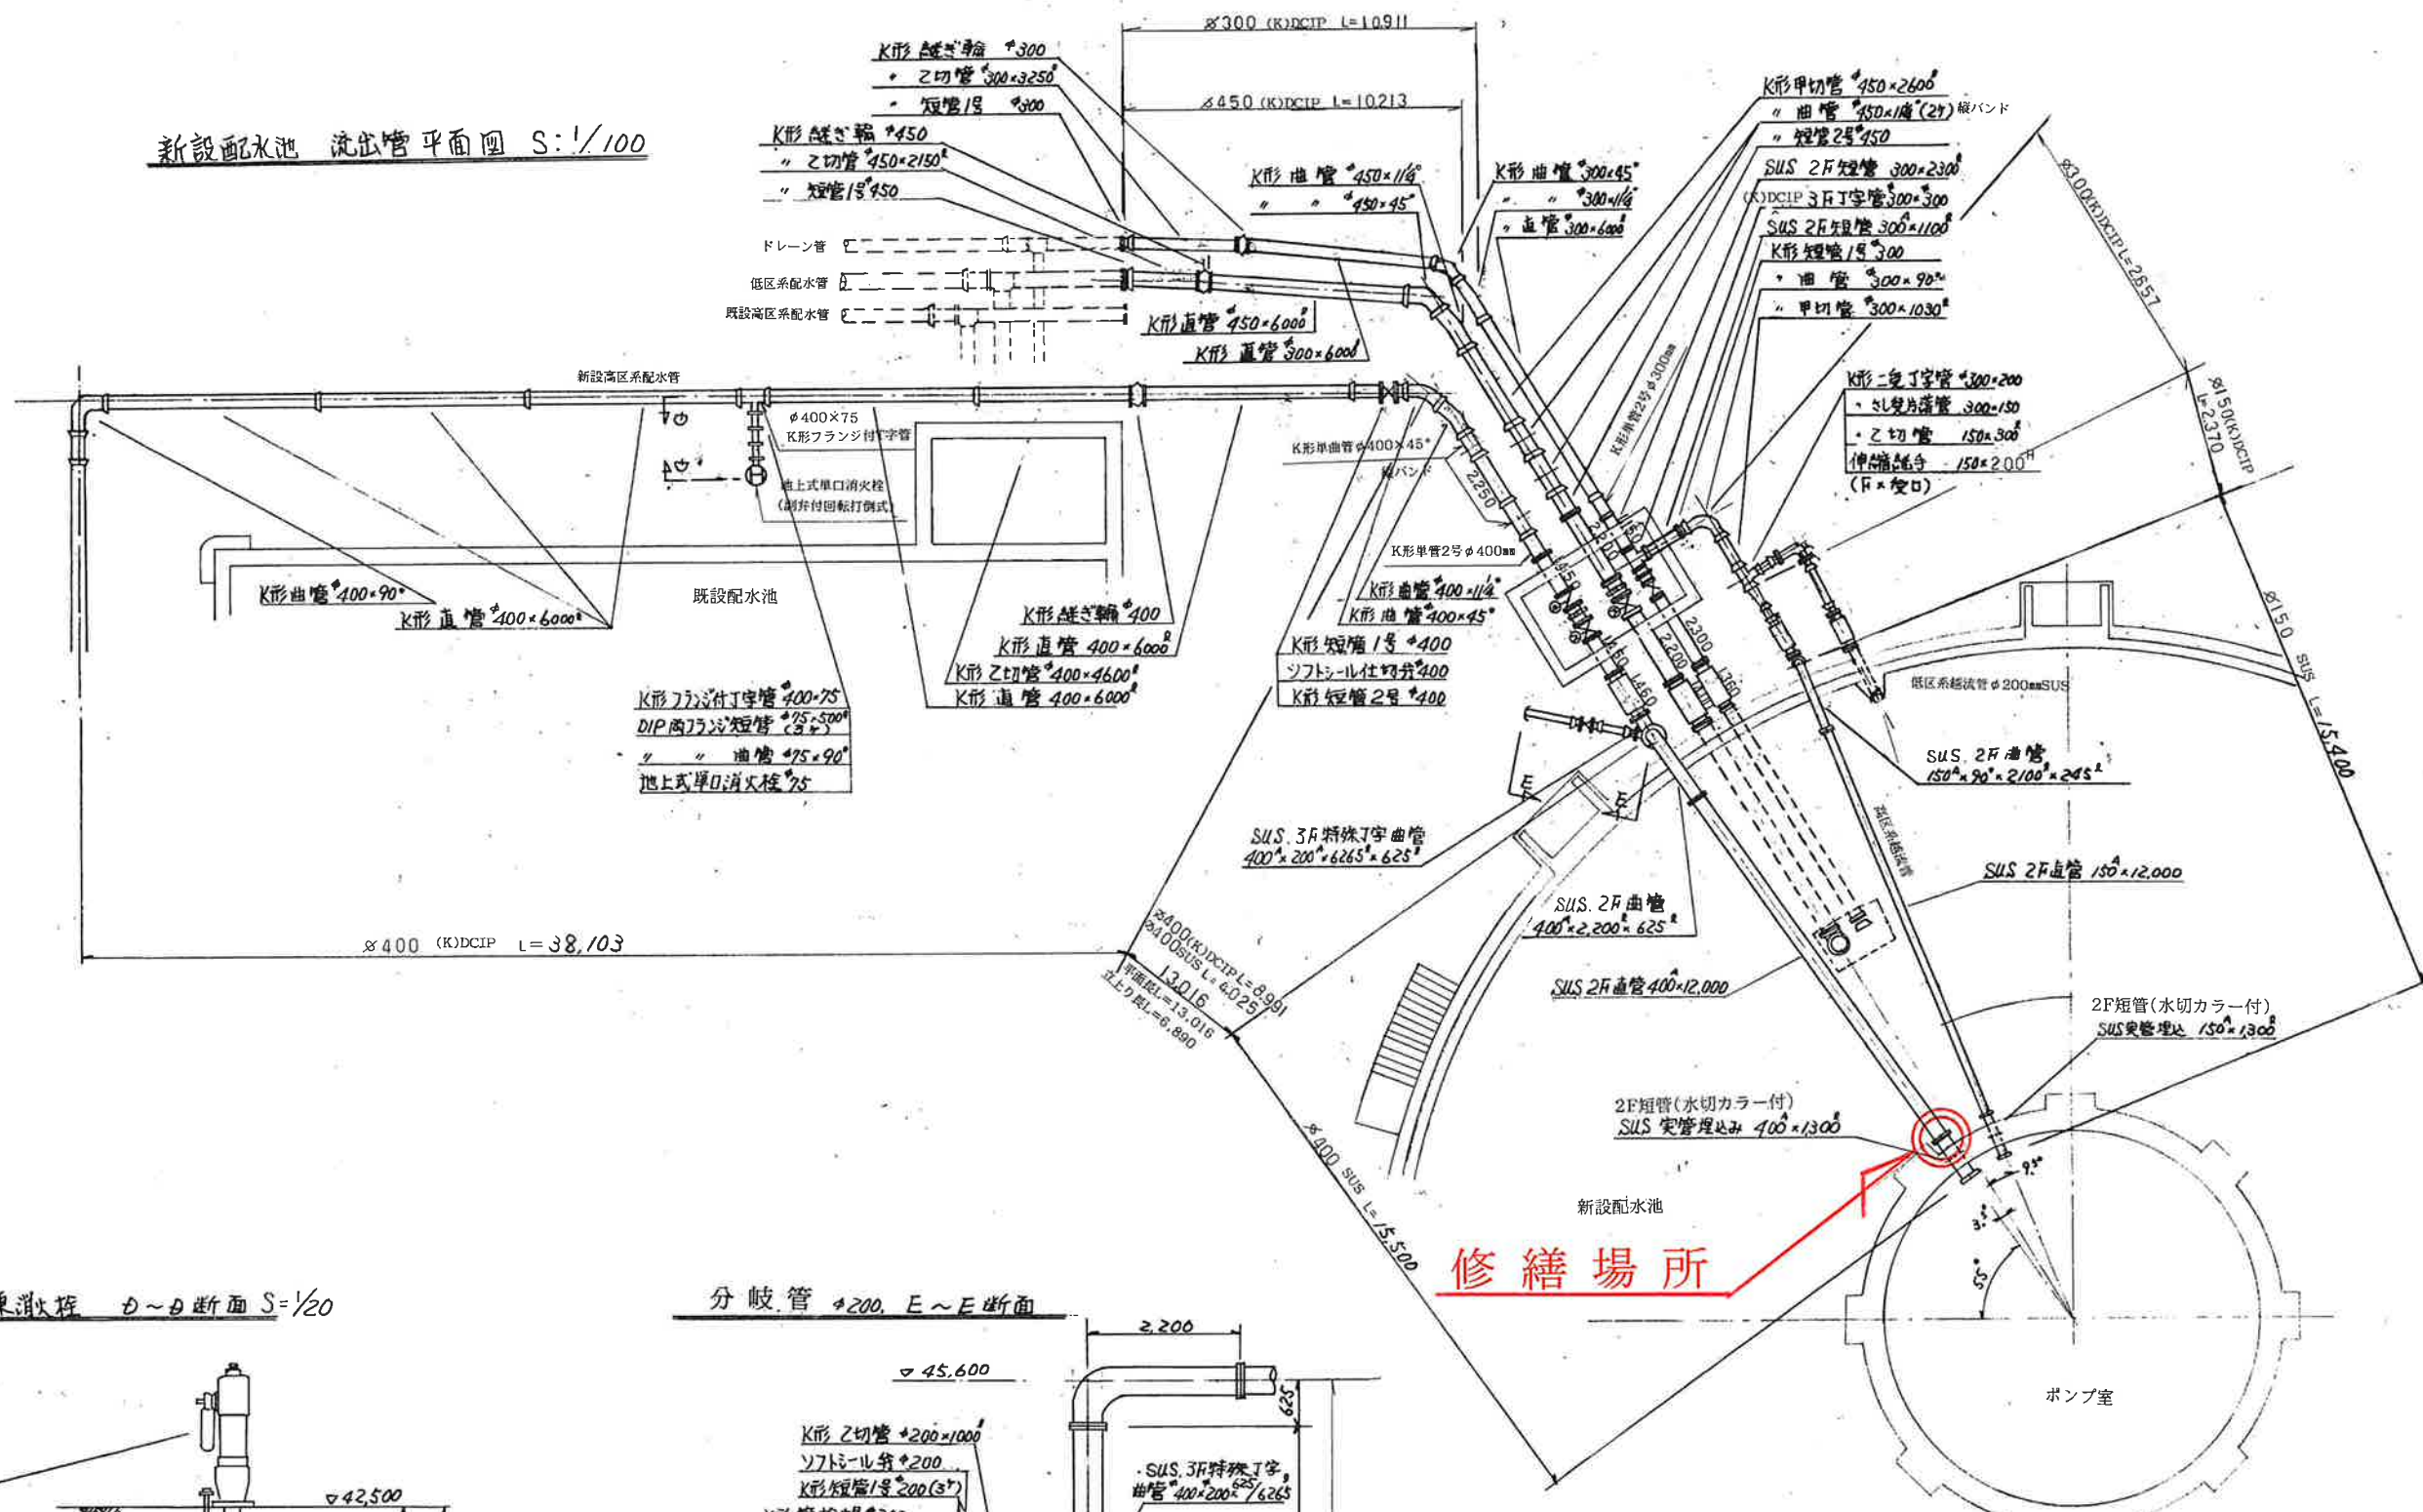

地上式単口不凍消火栓 D~D断面 S:1/20

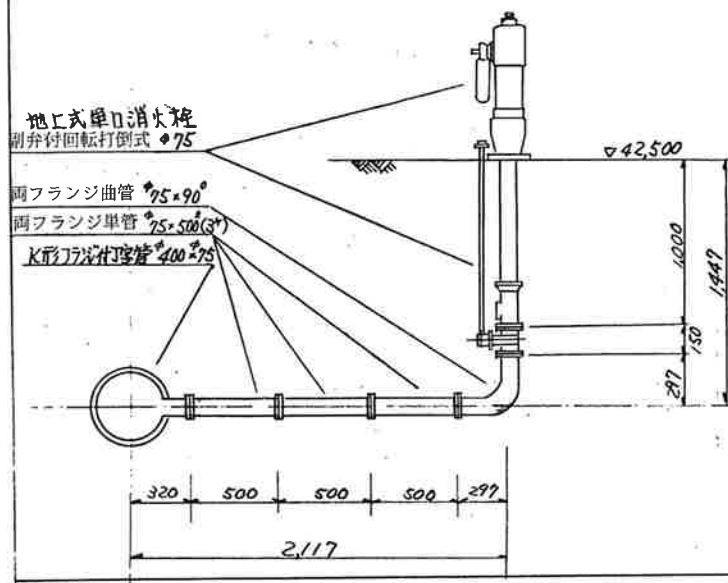

分岐管 200, E~E断面

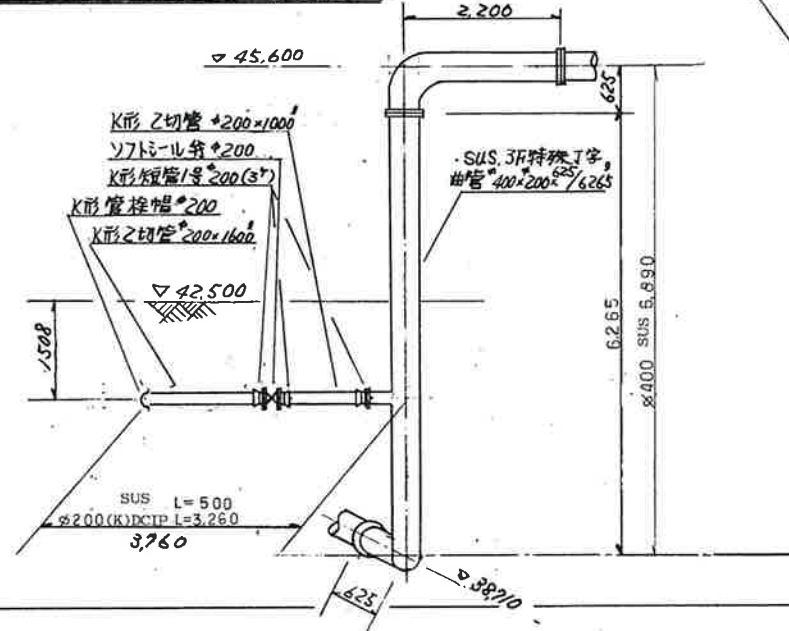

修繕場所

工事名称	八日市場第2配水池配水管修繕工			
工事場所	匝瑳市生尾10番地			
図面名称	配水池流出管詳細図			
図面枚数	3	葉中	3	縮尺
竣工	年	月	工事番号	施一
図番	八匝水道企業団			