 



案内図 S=1:5,000



工事箇所 匝瑳市八日市場ハ228番3地先～匝瑳市椿1982番1地先

管網図 S=1:2,500

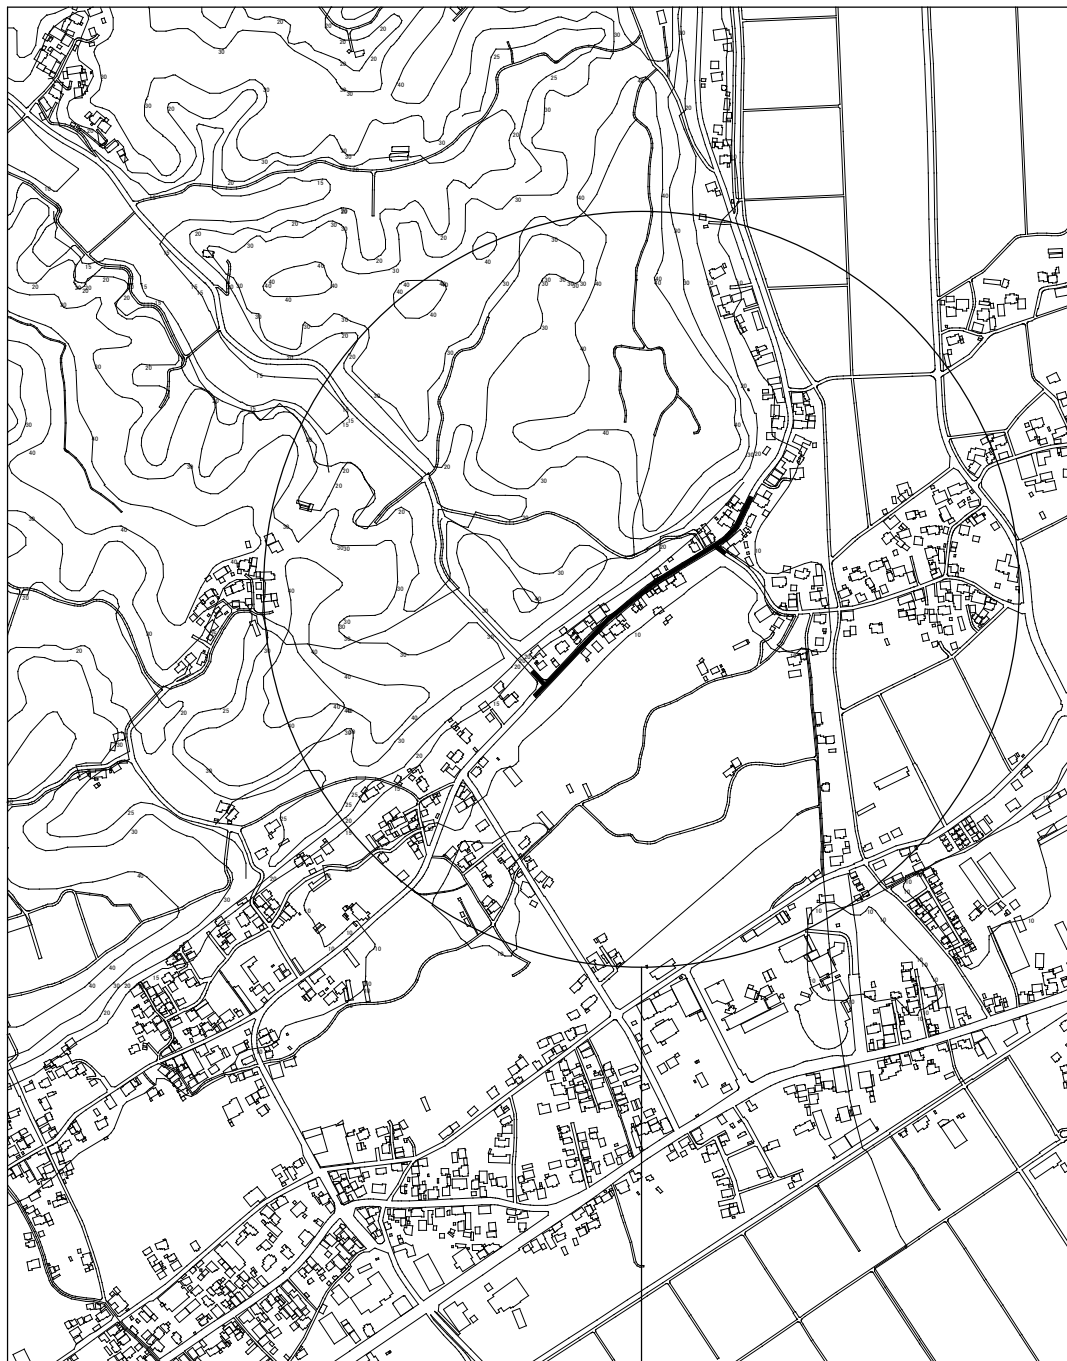


工事箇所 匝瑳市八日市場ハ228番3地先～匝瑳市椿1982番1地先

工事名称		高地区第1-1工区配水管更新工事			
工事場所		匝瑳市八日市場ハ地先			
図面名称		案内図・管網図			
葉中	19 葉 中 1		縮尺	図示	
竣 工				工事番号	
図面番号		—		八匠水道企業団	

平面図 (1/2) S=1:500


施工総延長	施工形態	布 設 工				新設管 土被り	掘削幅	撤 去 工				舗装 種別	埋戻 材料	掘削 形態	仕切弁		消火栓		空気弁	
		布設工	口径	管種	延長 (m)			口径	管種	延長 (m)	土被り				設置	撤去	設置	撤去	設置	撤去
φ200mmGXDP施工 L=409.65m (409.70m) φ200mmTDP撤去 L=409.65m		A1	φ200	GXDP	408.64	1.00	0.80	φ200	TDP	408.64	1.20	A	山砂	機械		1	1	1	1	1
		A2	φ200	GXDP	1.01 (1.06)	1.20	0.80	φ200	TDP	1.01	1.20	A	山砂	機械						
φ150mmGXDP施工 L=9.81m (10.47m) φ150mmVP施工 L=1.46m (1.50m) φ150mmKDP撤去 L=8.71m φ150mmVP撤去 L=2.56m		A1	φ150	GXDP	2.20 (2.53)	1.00	0.75	φ150	KDP	2.20	1.20	A	山砂	機械						
		A2	φ150	GXDP	3.05	1.80	0.90	φ150	KDP	3.05	1.80	A	山砂	機械						
		B1	φ150	VP	0.79	1.20	0.75	φ150	VP	0.79	1.20	B	発生土	機械						
		B2	φ150	VP	0.67	1.00	0.75	φ150	VP	0.67	1.20	B	発生土	機械						
		B3	φ150	GXDP	1.10	1.00	0.75	φ150	VP	1.10	1.20	B	発生土	機械						
		B4	φ150	GXDP	2.76	1.00	0.75	φ150	KDP	2.76	1.20	B	発生土	機械	1	1				
		B5	φ150	GXDP	0.70 (1.03)	1.80	0.90	φ150	KDP	0.70	1.80	B	発生土	機械						
φ75mmGXDP施工 L=9.26m φ75mmVP施工 L=1.18m (1.21m) φ75mmTDP撤去 L=5.00m φ75mmVP撤去 L=5.44m		A1	φ75	GXDP	1.65	1.00	0.60	φ75	TDP	1.65	1.20	A	山砂	機械						
		B1	φ75	GXDP	3.35	1.00	0.60	φ75	TDP	3.35	1.20	B	発生土	機械		1				
		B2	φ75	GXDP	4.26	1.00	0.60	φ75	VP	4.26	1.20	B	発生土	機械	1					
		B3	φ75	VP	0.60	1.00	0.60	φ75	VP	0.60	1.20	B	発生土	機械						
		B4	φ75	VP	0.58 (0.61)	1.20	0.60	φ75	VP	0.58	1.20	B	発生土	機械						

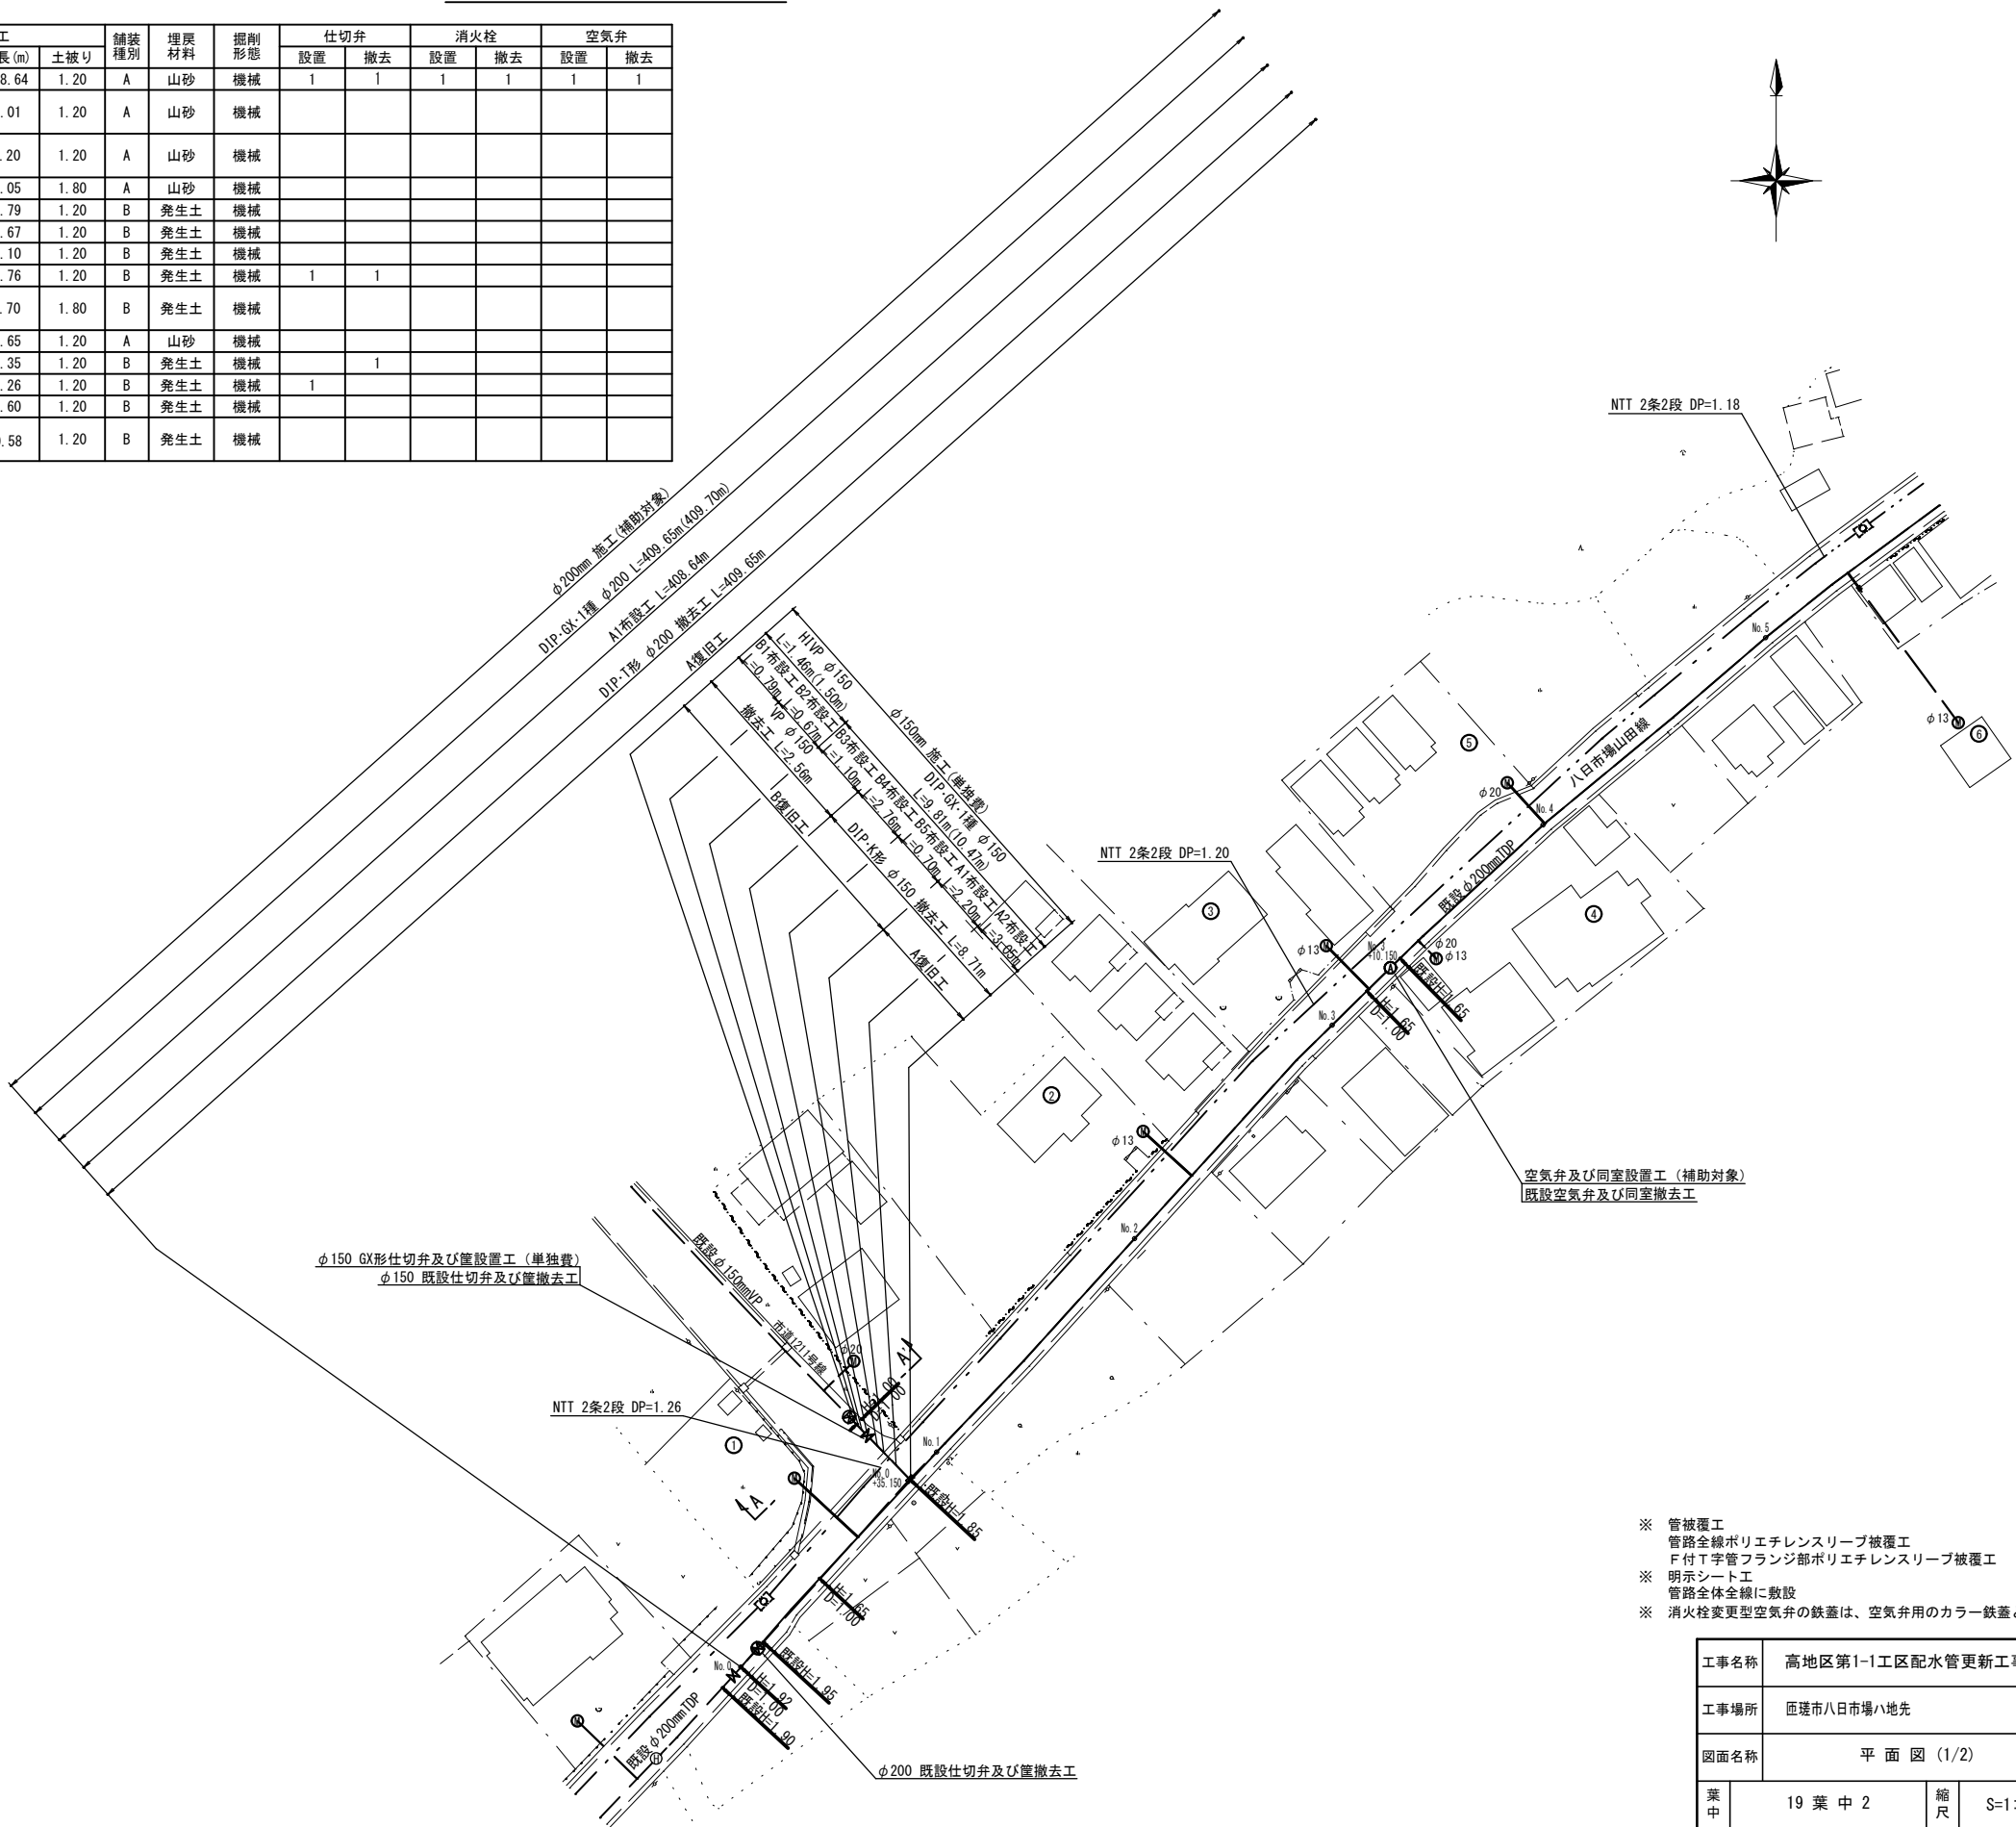

- ※ 管被覆工
管路全線ポリエチレンスリーブ被覆工
F付T字管フランジ部ポリエチレンスリーブ被覆工
- ※ 明示シート工
管路全体全線に敷設
- ※ 消火栓変更型空気弁の鉄蓋は、空気弁用のカラー鉄蓋とする

工事名称	高地区第1-1工区配水管更新工事		
工事場所	匠瑛市八日市場八地先		
図面名称	平 面 図 (1/2)		
業 中	19 葉 中 2	縮 尺	S=1:500
竣 工		工事番号	
図面番号	—	八匠水道企業団	

平面图 (2/2) S=1:500

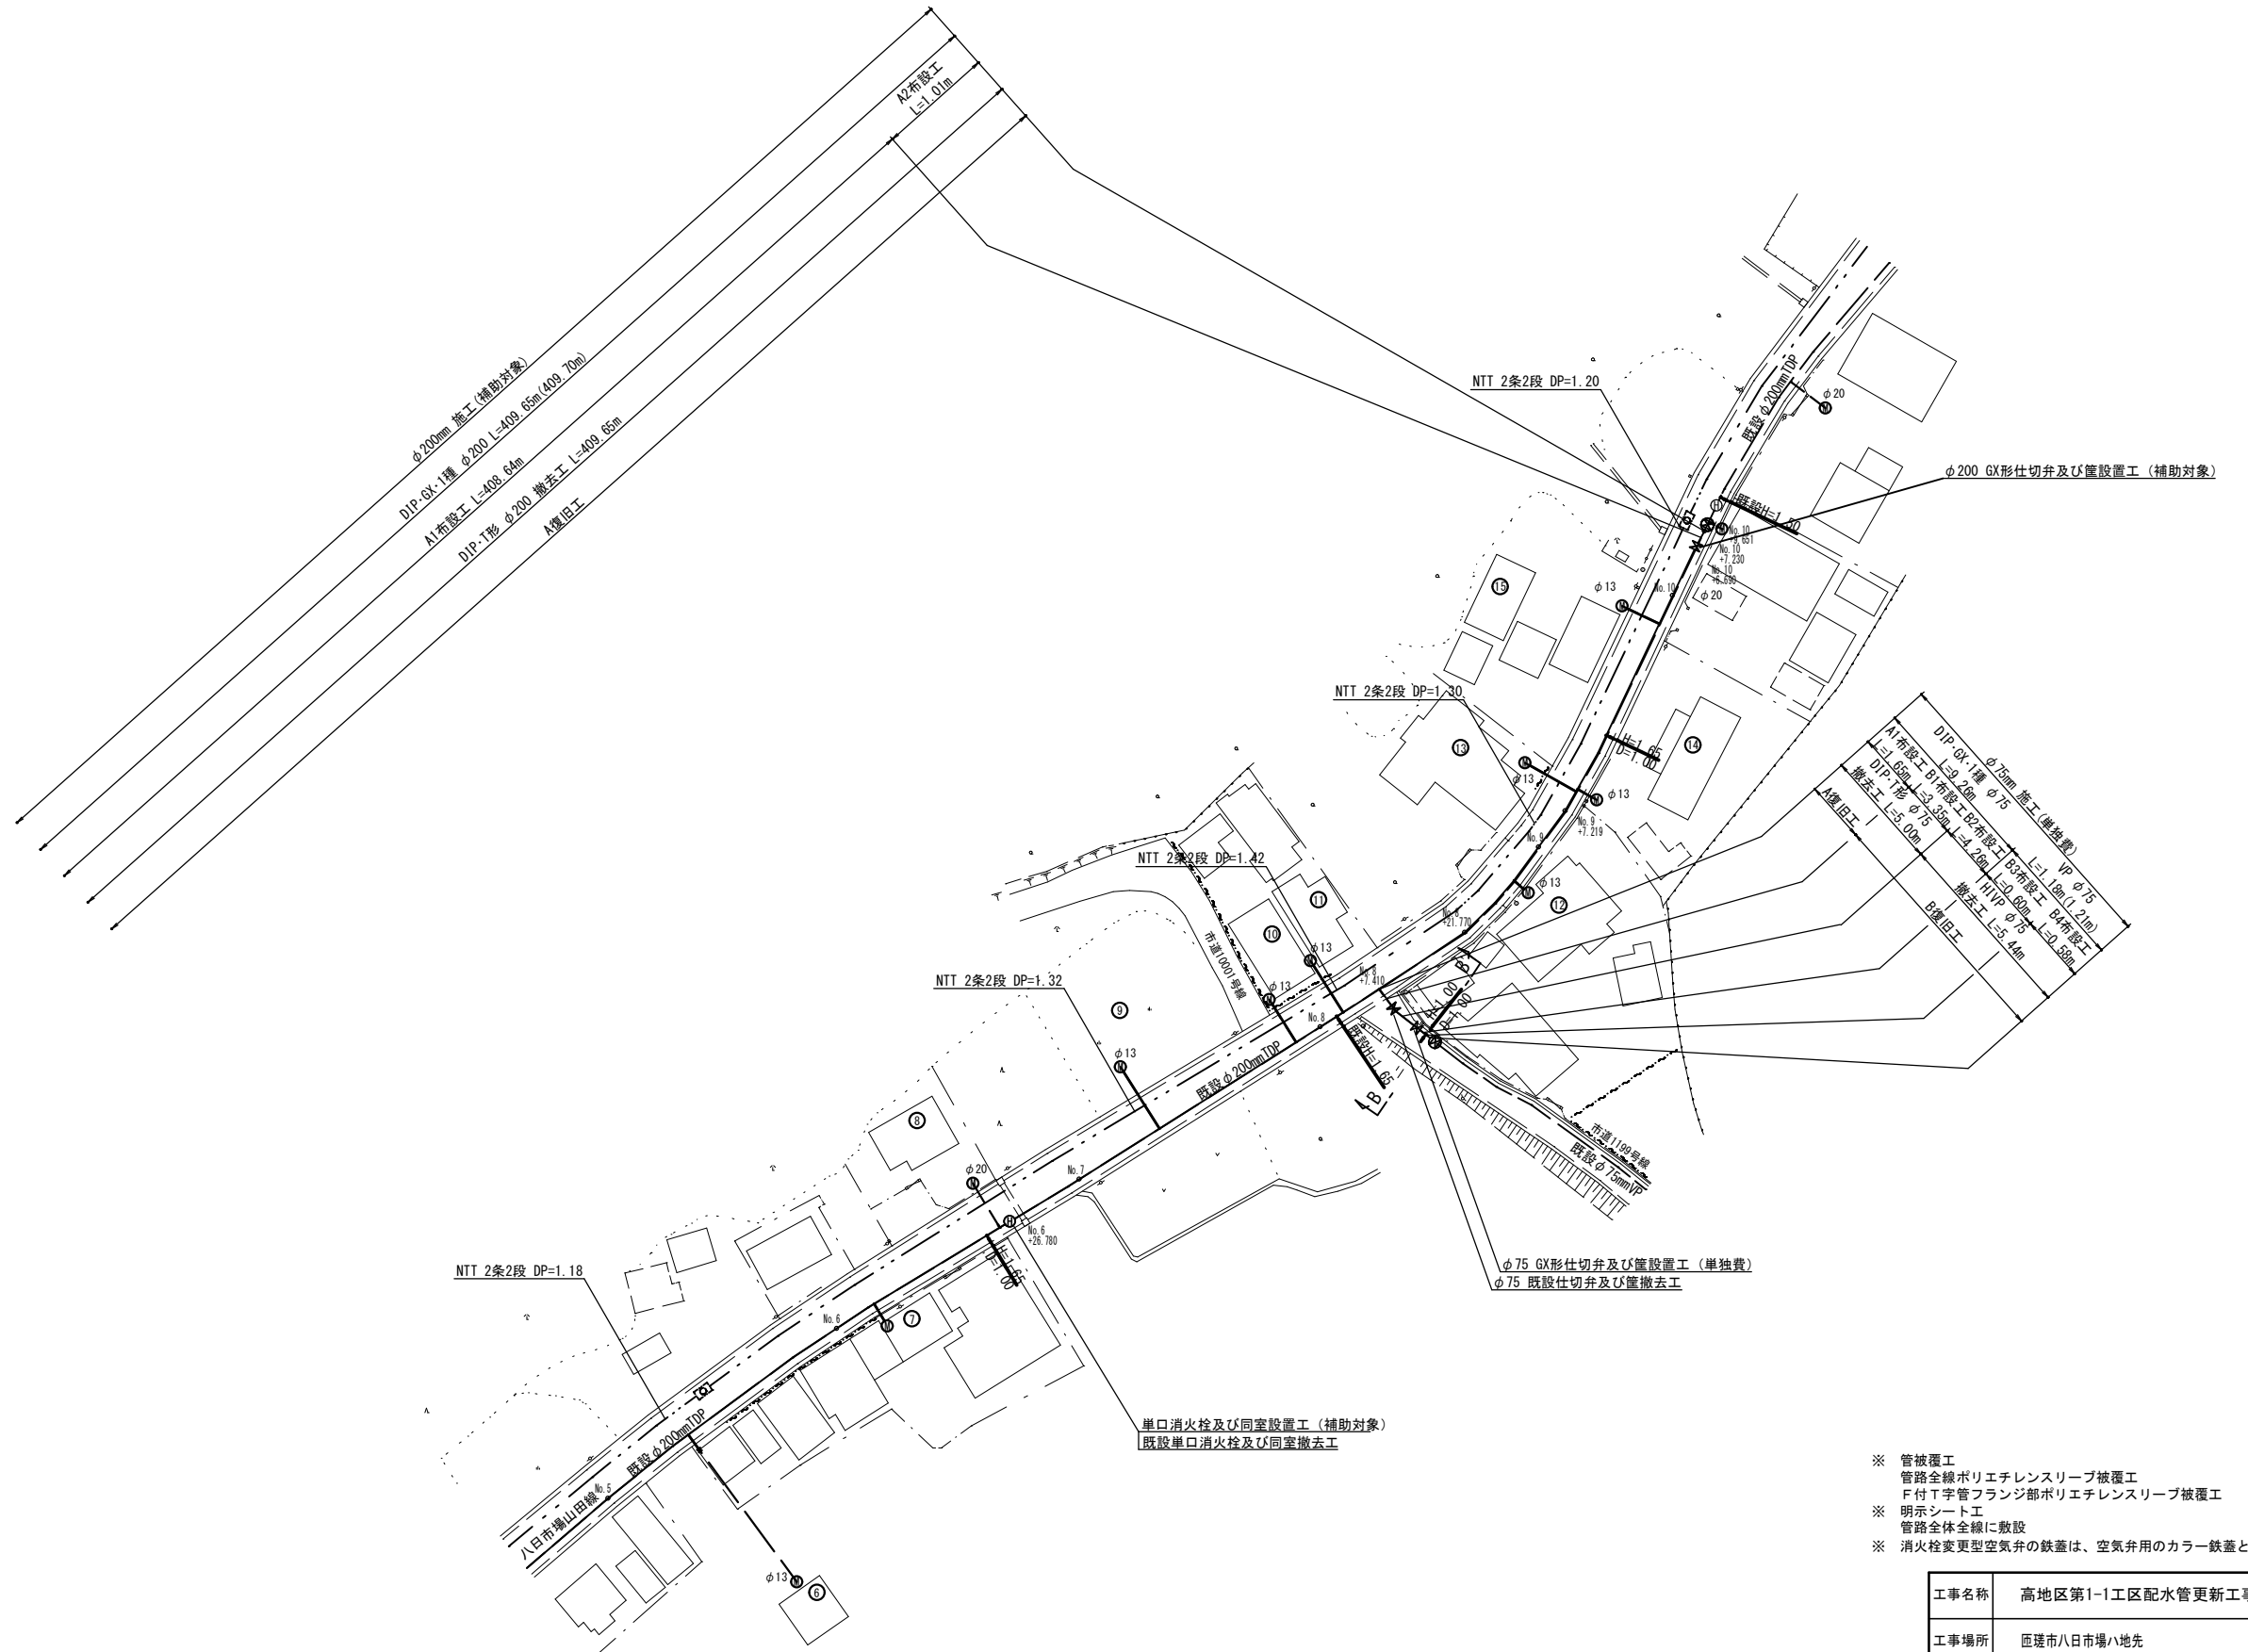


- ※ 管被覆工
管路全線ポリエチレンスリーブ被覆工
F付T字管フランジ部ポリエチレンスリーブ被覆工
- ※ 明示シート工
管路全体全線に敷設
- ※ 消火栓変更型空気弁の鉄蓋は、空気弁用のカラー鉄蓋とする


工事名称	高地区第1-1工区配水管更新工事		
工事場所	匠埜市八日市場ハ地先		
図面名称	平 面 図 (2/2)		
葉 中	19 葉 中 3	縮 尺	S=1:500
竣 工		工事番号	
図面番号	一	八匠水道企業団	

横断図 S=1:100


No. 2

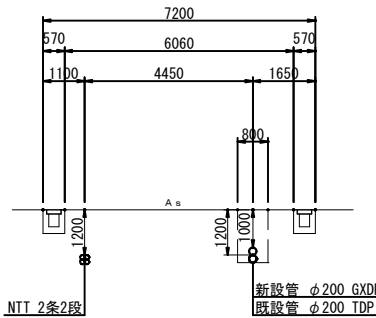


No. 5

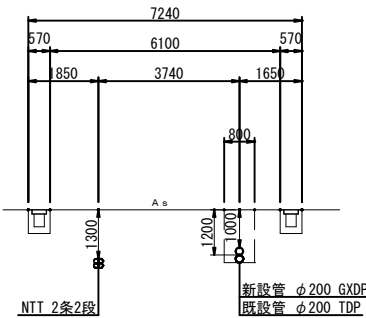


No. 8

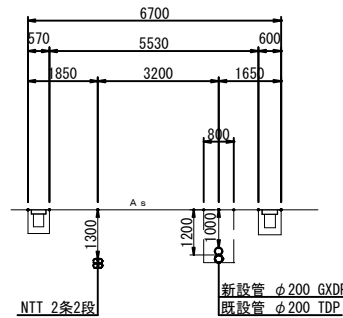


No. 1

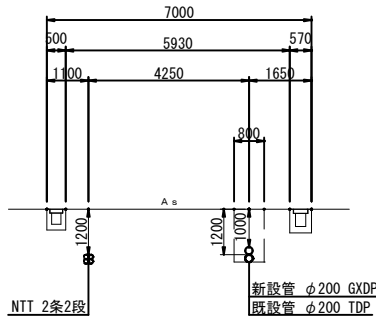


No. 4

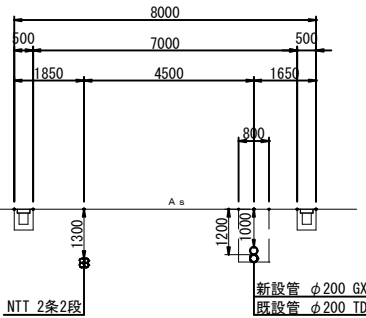


No. 7

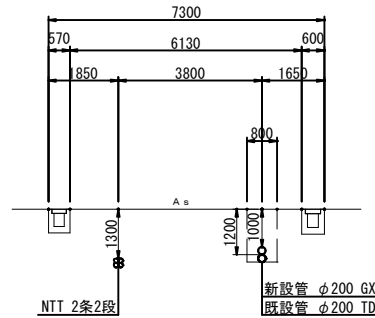


No. 0+35. 150

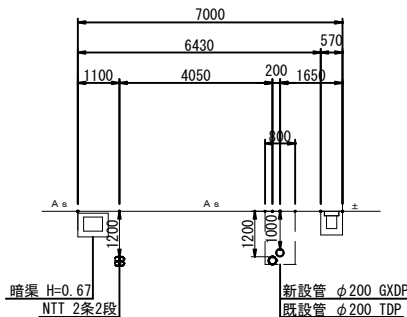


No. 3+10. 150

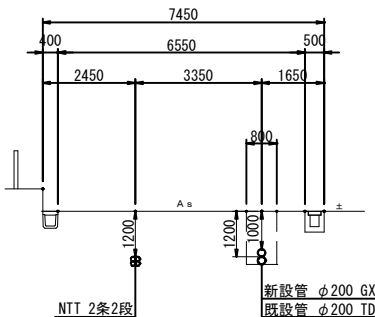


No. 6+26. 78

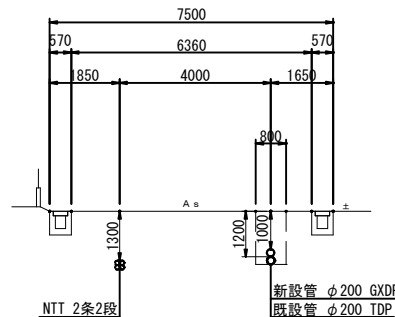


No. 0

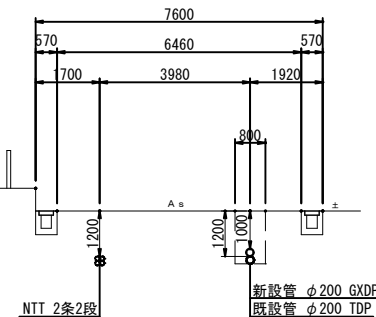

No. 3

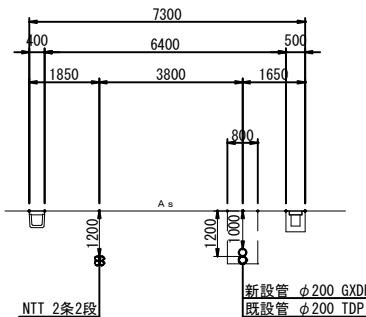


No. 6

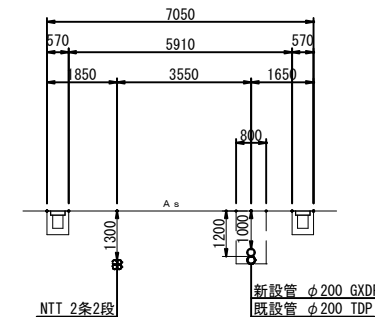


工事名称	高地区第1-1工区配水管更新工事		
工事場所	匠達市八日市場八地先		
図面名称	横 断 図 (1/2)		
葉 中	19 葉 中 4	縮 尺	S=1:500
竣 工		工事番号	
図面番号	—	八匠水道企業団	

横断図 S=1:100


No. 9+7. 219

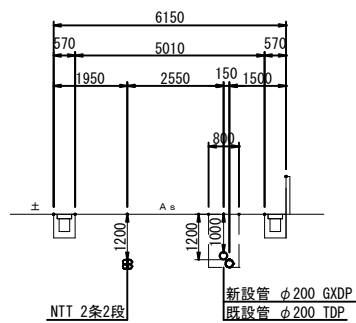


No. 10+9. 651

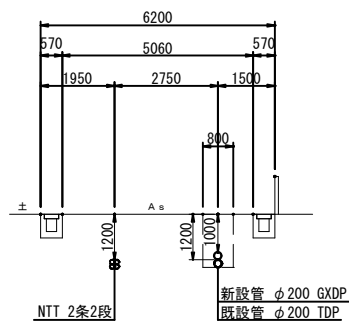


B-B'

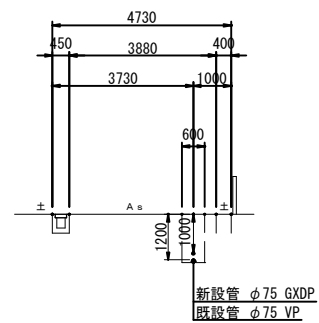


No. 9

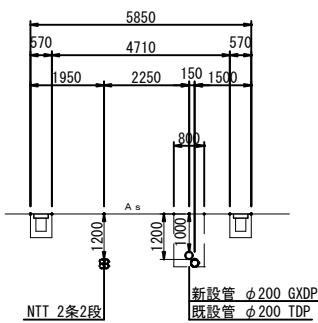


No. 10+7. 230

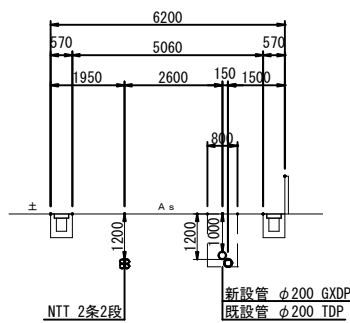


A-A'

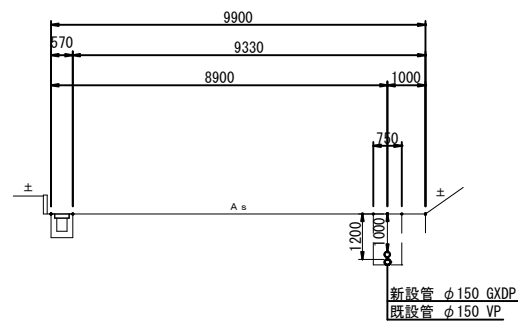


No. 8+21. 770

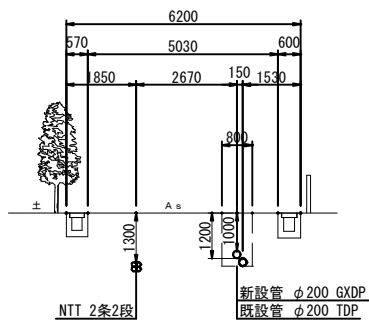


No. 10+6. 690

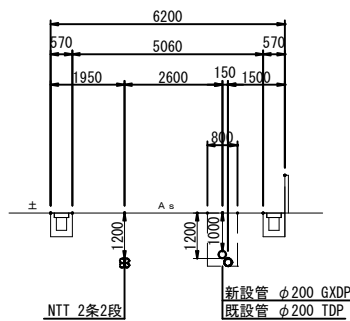

No. 8+7. 410

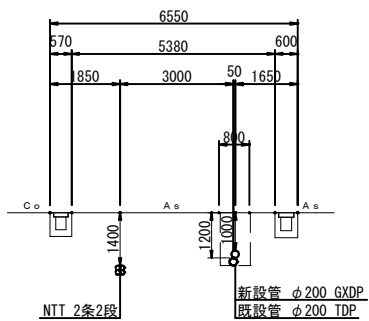


No. 10

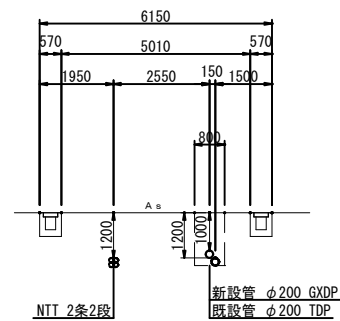

工事名称	高地区第1-1工区配水管更新工事			
工事場所	匝埜市八日市場ハ地先			
図面名称	横断図 (1/2)			
葉中	19 葉 中 5	縮尺	S=1:500	
竣工			工事番号	
図面番号	—	八匠水道企業団		

配管詳細図 S=NONE SCALE

KEY-PLAN

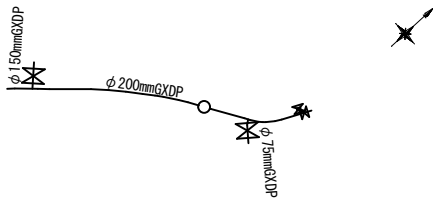


凡 例 (G×形)


	GX形継手		φ200	39mm
	ライン使用箇所	ライン使用による伸び代	φ150	39mm
	製作時挿口加工済		φ75	29mm
	溝切り挿し口加工			
	G-Link使用箇所			

名 称	拘 束 長			土 被 り
	φ75	φ150	φ200	
90° 以下	4.0	6.0	8.0	0.60以上
45° 以下	1.0	1.0	1.0	0.60以上
22 1/2° 以下	1.0	1.0	1.0	0.60以上
T字管	1.0	6.0	6.0	0.60以上
仕切弁・栓	6.5	11.5	14.5	1.20
	8.0	13.5	17.0	1.00


B詳細図

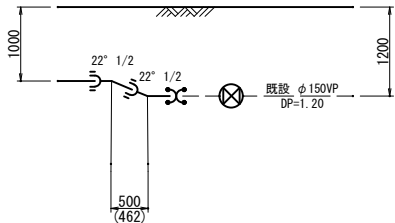



C詳細図

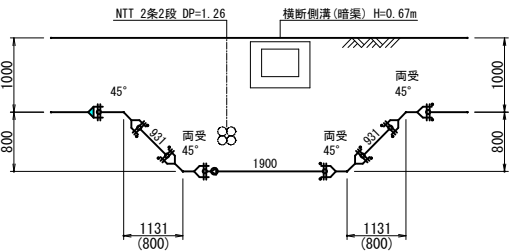

A詳細図

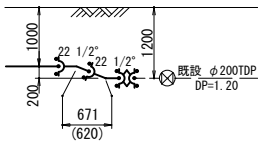


D詳細図

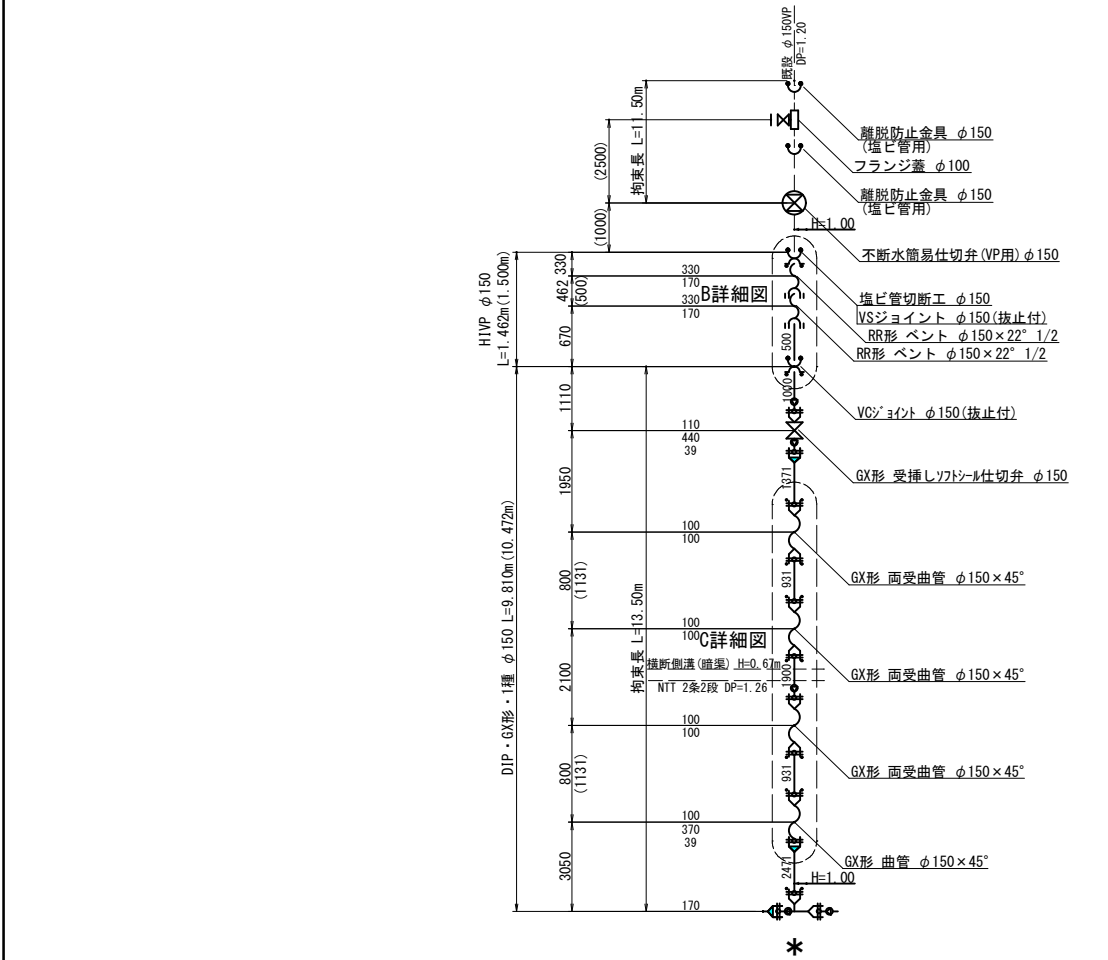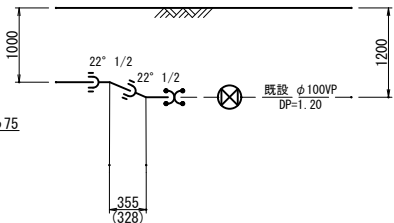


工事名称	高地区第1-1工区配水管更新工事		
工事場所	匠境市八日市場ハ地先		
図面名称	配管詳細図		
葉 中	19 葉 中 6	縮 尺	S=NONE SCALE
竣 工		工事番号	
図面番号	—	八匠水道企業団	

本設土工標準図 S=1:20

県道As舗装道・車道（A復旧）

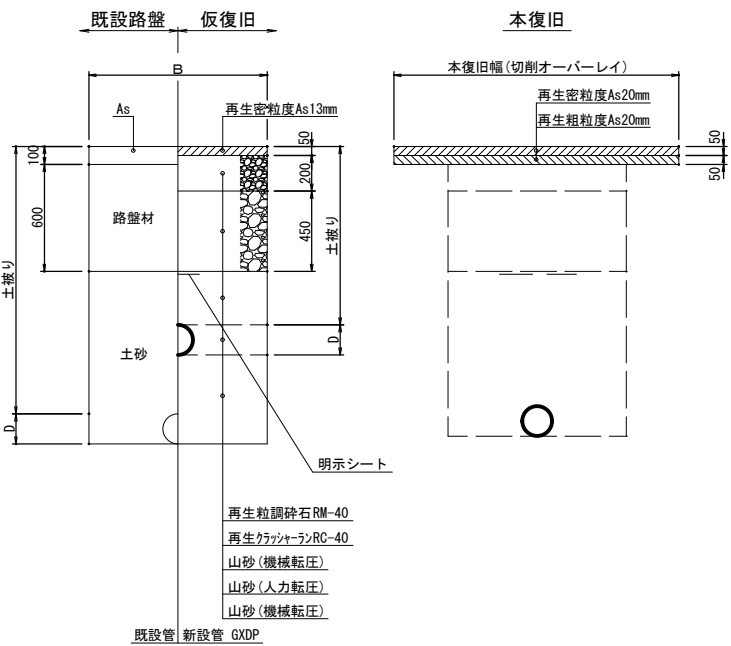


標準掘削断面図

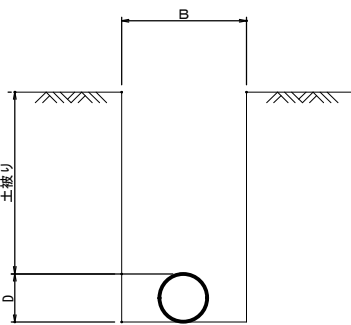

口 径	B	D
φ 200D1P	900・800	220
φ 150D1P	900・750	169
φ 75D1P	600	93
φ 150VP	750	165
φ 75VP	600	89


市道As舗装道・車道（B復旧）

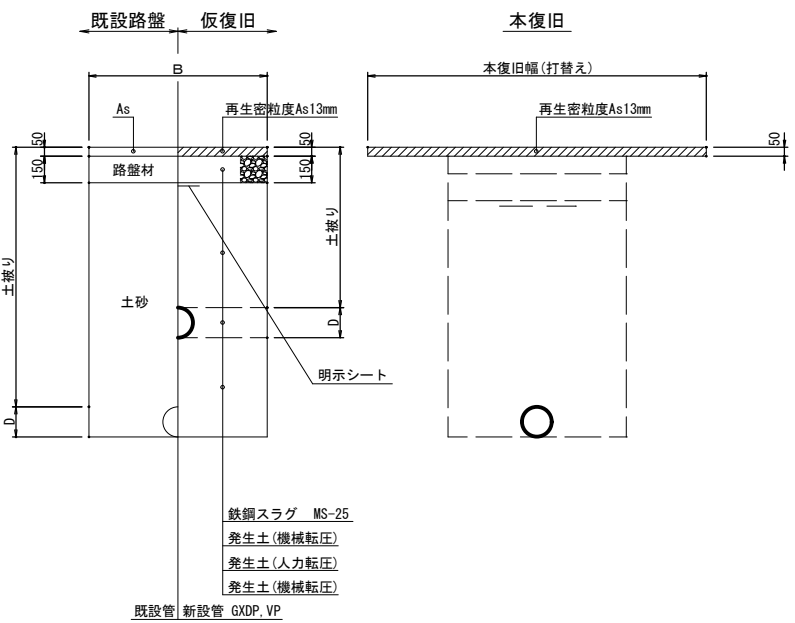


宅地内復旧

D, P=0.30

As 復旧


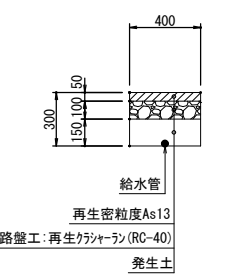


土復旧

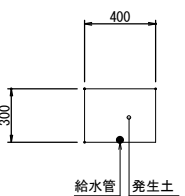

工事名称	高地区第1-1工区配水管更新工事			
工事場所	匠達市八日市場ハ地先			
図面名称	本設土工標準図			
葉中	19 葉 中 7		縮尺	S=1:20
竣 工			工事番号	
図面番号	—		八匠水道企業団	

本給水管取出しタイプ S=NONE SCALE

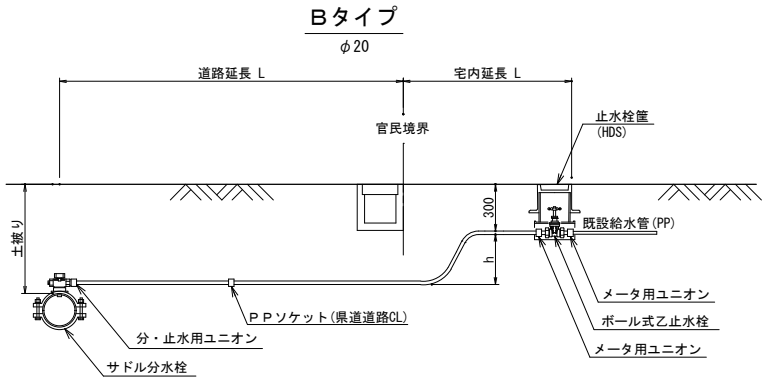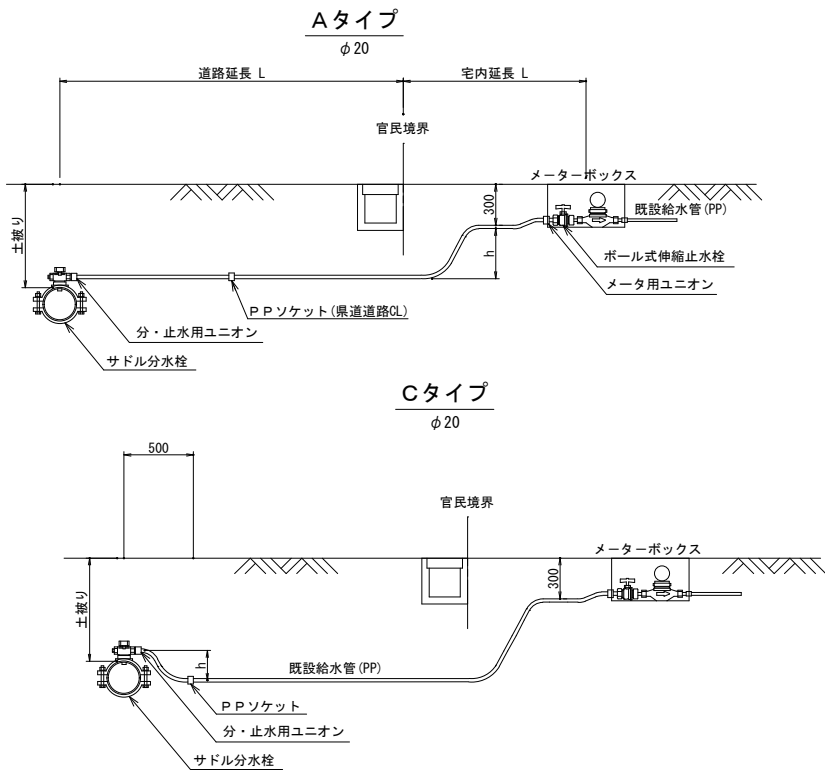


本給水切替一覧表

本給水切替一覧表																												P P		φ20	
番号	栓 番	氏 名	本管口径	取出口径	量水器口径	取出タイプ	サドル分水栓		分・止水用ユニオン		PPソケット		メータ用ユニオン		ボール式伸縮止水栓		ボール式乙止水栓		止水栓筐 HDS	ポリエチレン管延長		立上り 寸法	道 路 内		宅 地 内			備 考			
							口 径	数量	口 径	数量	口径	数量	口径	数量	口 径	数量	口径	数量		口径	数量		h	数量	h	数量	As		h=0.3m	Co	土
1			φ200	φ20	φ13	A	φ200×φ25	1	φ25×φ20	1	φ20	1	φ20	1	φ20×φ13	1	-	-	-	φ20	13.45	1.70	5.25	4.50	-	-	-	2.00			
2			φ200	φ20	φ13	A	φ200×φ25	1	φ25×φ20	1	φ20	1	φ20	1	φ20×φ13	1	-	-	-	φ20	9.65	0.70	5.55	-	-	-	-	3.40			
3			φ200	φ20	φ13	A	φ200×φ25	1	φ25×φ20	1	φ20	1	φ20	1	φ20×φ13	1	-	-	-	φ20	9.35	1.00	5.85	-	-	-	-	2.50			
4			φ200	φ20	φ13	C	φ200×φ25	1	φ25×φ20	1	φ20	1	-	-	-	-	-	-	-	φ20	0.70	0.20	0.50	-	-	-	-	-			
5			φ200	φ20	φ20	A	φ200×φ25	1	φ25×φ20	1	φ20	1	φ20	1	φ20	1	-	-	-	φ20	8.30	0.70	5.95	-	-	-	-	1.65			
6			φ200	φ20	φ20	B	φ200×φ25	1	φ25×φ20	1	-	-	φ20	2	-	-	φ20	1	1	φ20	3.35	0.70	1.65	-	1.00	-	-	-			
7			φ200	φ20	φ13	A	φ200×φ25	1	φ25×φ20	1	-	-	φ20	1	φ20×φ13	1	-	-	-	φ20	4.35	0.70	1.65	-	-	-	-	2.00			
8			φ200	φ20	φ20	C	φ200×φ25	1	φ25×φ20	1	φ20	1	-	-	-	-	-	-	-	φ20	0.70	0.20	0.50	-	-	-	-	-			
9			φ200	φ20	φ13	A	φ200×φ25	1	φ25×φ20	1	φ20	1	φ20	1	φ20×φ13	1	-	-	-	φ20	10.90	0.70	5.70	-	-	-	-	4.50			
10			φ200	φ20	φ13	A	φ200×φ25	1	φ25×φ20	1	φ20	1	φ20	1	φ20×φ13	1	-	-	-	φ20	7.75	0.70	5.15	-	-	-	-	1.90			
11			φ200	φ20	φ13	A	φ200×φ25	1	φ25×φ20	1	φ20	1	φ20	1	φ20×φ13	1	-	-	-	φ20	9.30	0.70	5.00	-	-	-	-	3.60			
12			φ200	φ20	φ13	A	φ200×φ25	1	φ25×φ20	1	-	-	φ20	1	φ20×φ13	1	-	-	-	φ20	3.35	0.70	1.65	-	-	-	-	1.00			
13			φ200	φ20	φ13	A	φ200×φ25	1	φ25×φ20	1	φ20	1	φ20	1	φ20×φ13	1	-	-	-	φ20	8.95	0.70	4.65	-	-	-	-	3.60			
14			φ200	φ20	φ13	A	φ200×φ25	1	φ25×φ20	1	-	-	φ20	1	φ20×φ13	1	-	-	-	φ20	3.80	0.70	1.65	-	-	-	-	1.45			
15			φ200	φ20	φ13	A	φ200×φ25	1	φ25×φ20	1	φ20	1	φ20	1	φ20×φ13	1	-	-	-	φ20	6.45	0.70	4.65	-	-	-	-	1.10			
合 計							φ200×φ25	15	φ25×φ20	15	φ20	11	φ20	14	φ20×φ13 φ20	11 1	φ20	1	1	1	φ20	100.35	10.80	55.35	4.50	1.00		28.70			


工事名称	高地区第1-1工区配水管更新工事		
工事場所	匝瑳市八日市場ハ地先		
図面名称	本管給水取出しタイプ 本給水切替一覧表		
葉中	19 葉 中 8	縮尺	S=NONE SCALE
竣工		工事番号	
図面番号	—	八匠水道企業団	

仮設平面図 (1/2) S=1:500

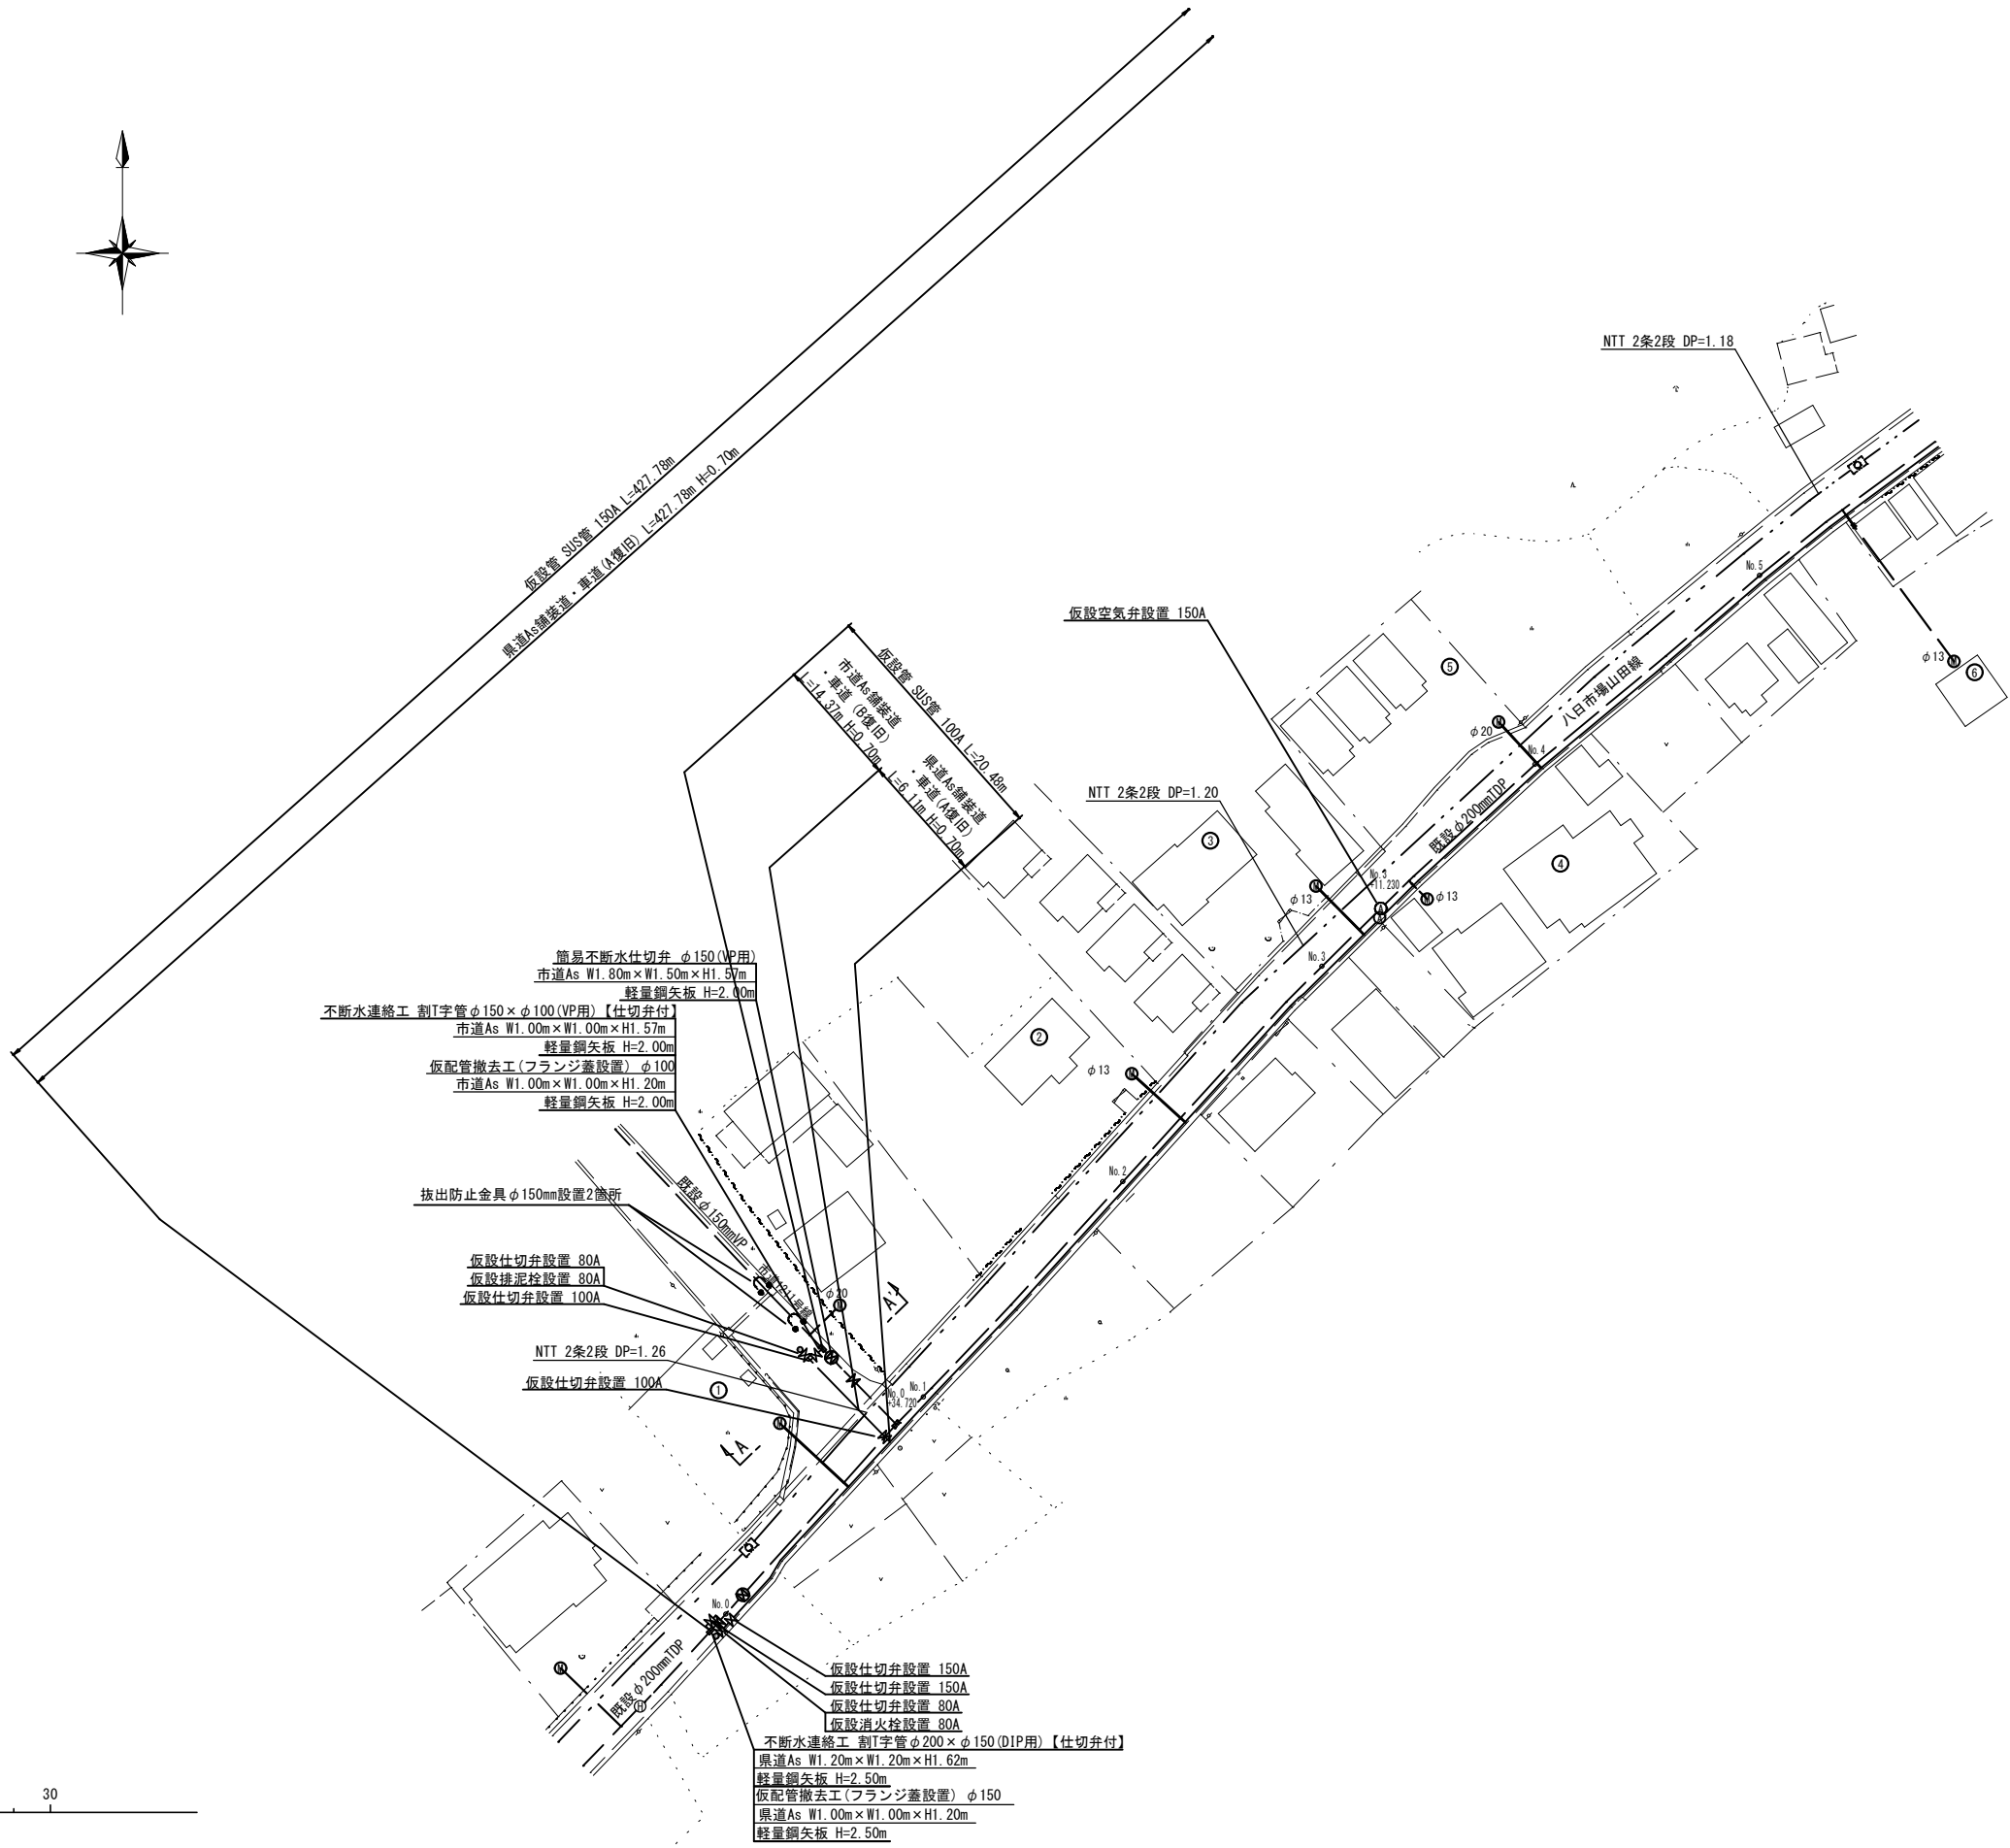

工事名称	高地区第1-1工区配水管更新工事		
工事場所	匠達市八日市場八地先		
図面名称	仮設平面図 (1/2)		
葉中	19 葉 中 9	縮尺	S=1:500
竣工		工事番号	
図面番号	—	八匠水道企業団	


仮設平面図 (2/2) S=1:500

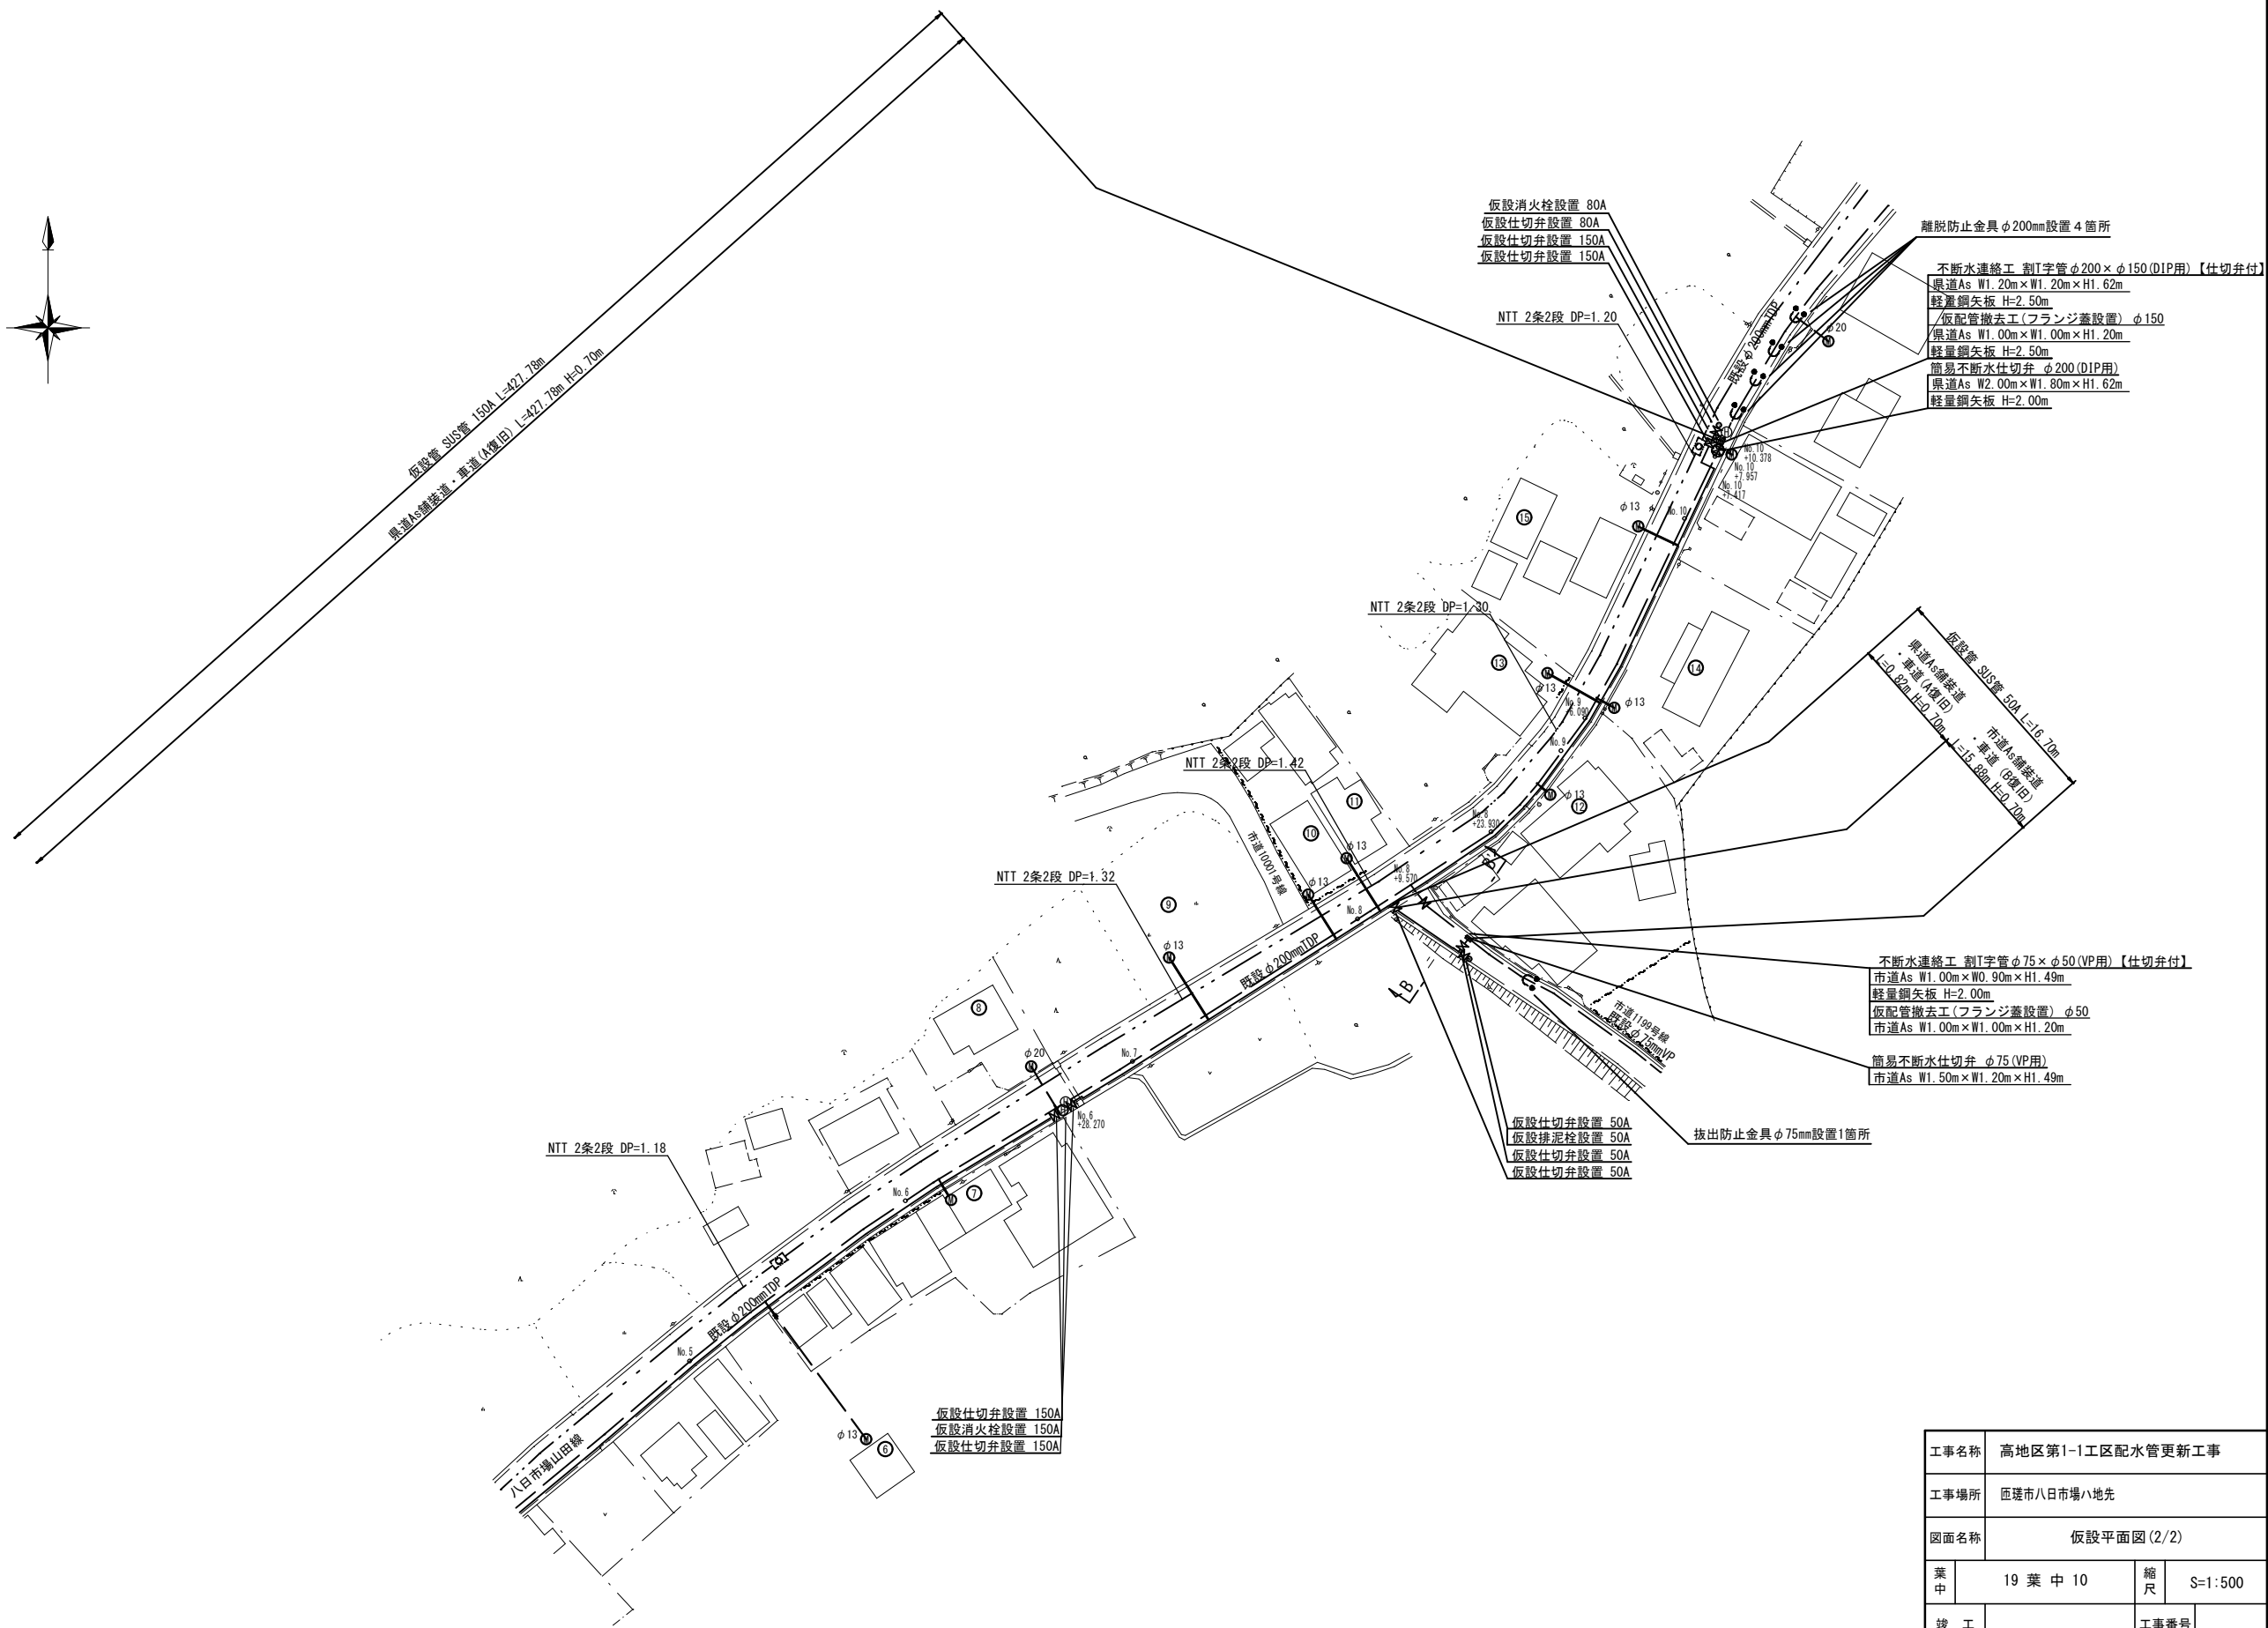


工事名称		高地地区第1-1工区配水管更新工事			
工事場所		匠達市八日市場八地先			
図面名称		仮設平面図 (2/2)			
業中	19 葉 中 10			縮尺	S=1:500
竣工				工事番号	
図面番号		—		八匠水道企業団	

仮設横断図 (1/2) S=1:100


No. 2

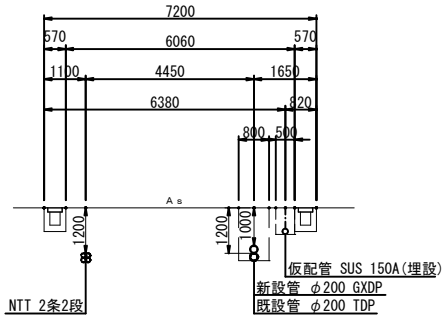


No. 5

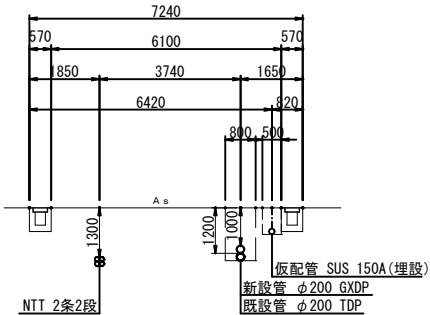


No. 8

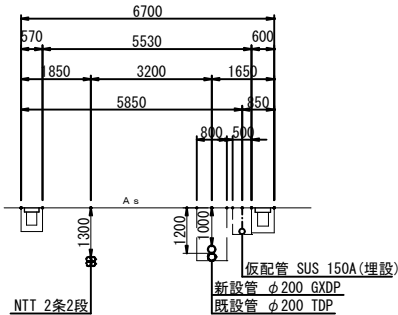


No. 1

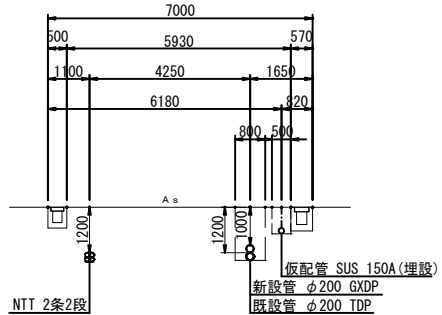


No. 4

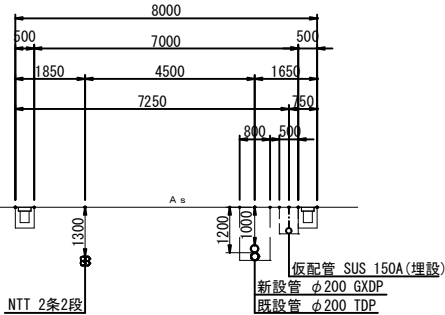


No. 7

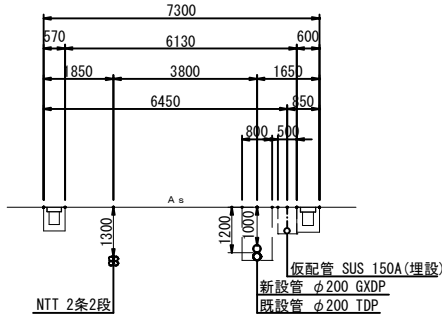


No. 0+35.150

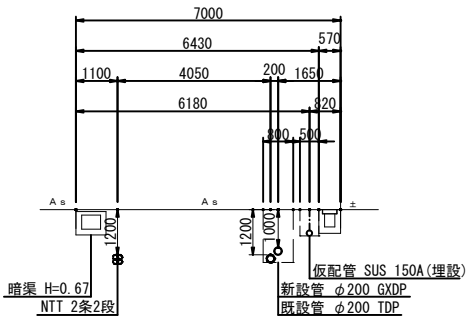


No. 3+10.150

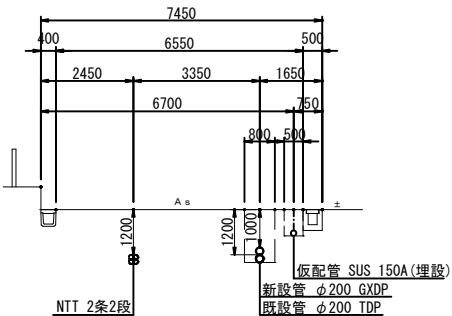


No. 6+26.780

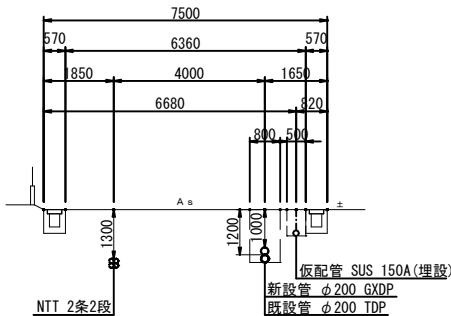


No. 0

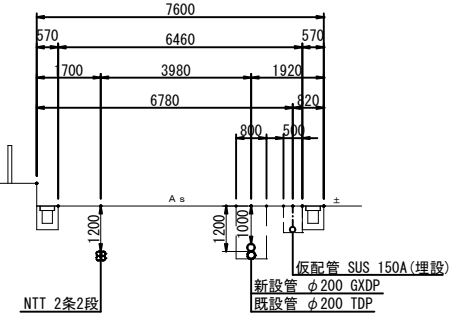

No. 3

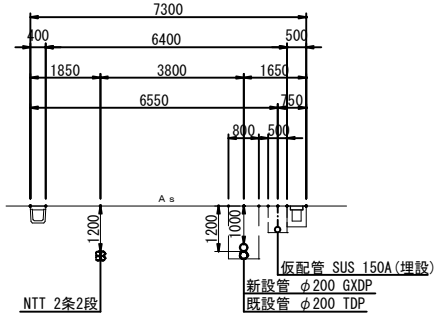


No. 6

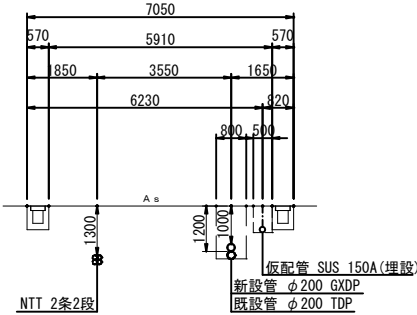


工事名称	高地区第1-1工区配水管更新工事			
工事場所	匠埜市八日市場八地先			
図面名称	仮設横断面図(1/2)			
葉中	19 葉 中 11		縮尺	S=1:500
竣工			工事番号	
図面番号	—		八匠水道企業団	

仮設横断面図 (2/2) S=1:100


No. 9+7. 219

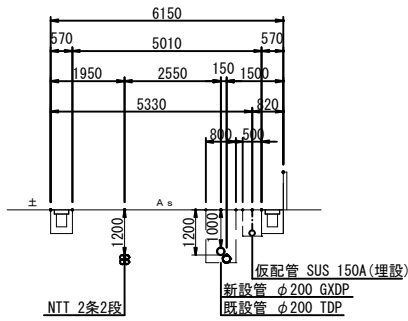


No. 10+9. 651

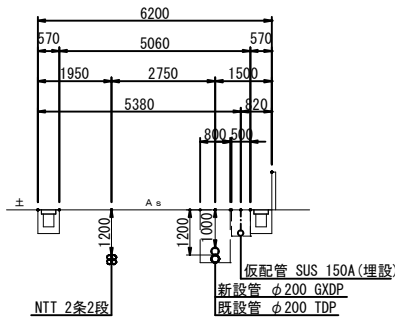


B-B'

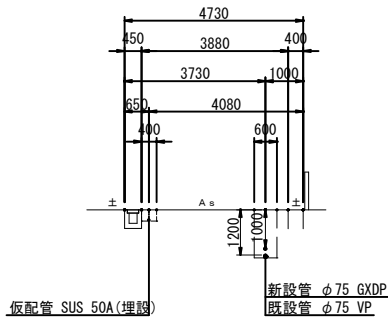


No. 9

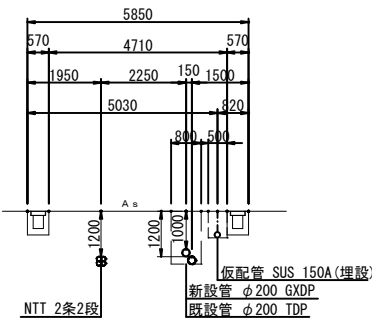


No. 10+7. 230

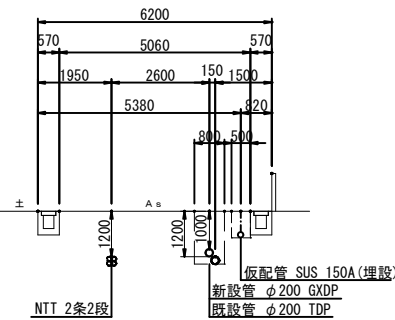


A-A'

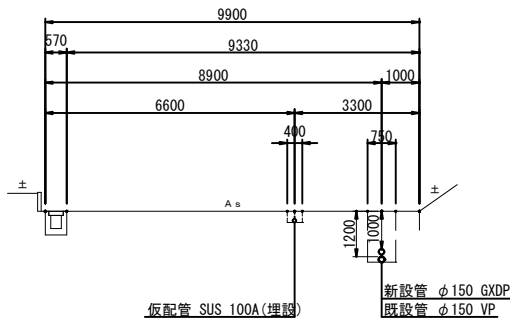


No. 8+21. 770

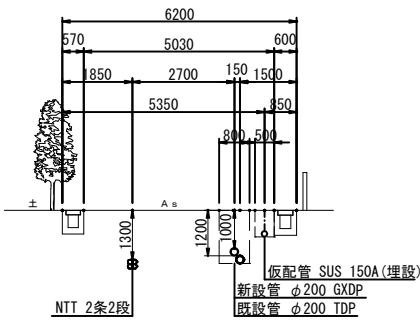


No. 10+6. 690

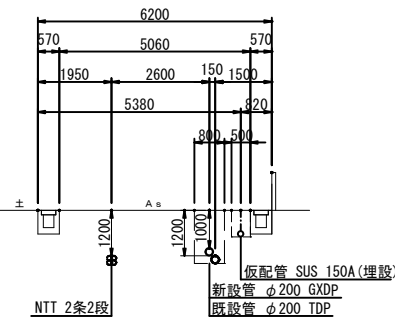

No. 8+7. 410

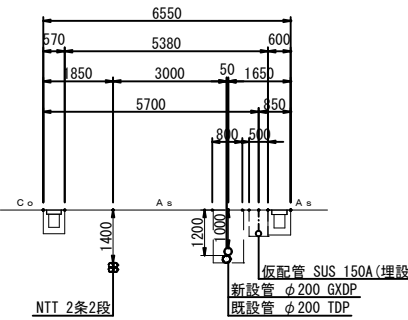


No. 10

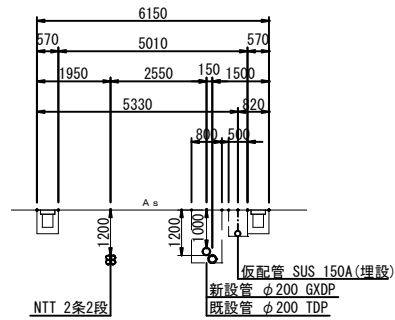


工事名称	高地区第1-1工区配水管更新工事			
工事場所	匠礎市八日市場ハ地先			
図面名称	仮設横断面図 (2/2)			
葉中	19 葉 中 12	縮尺	S=1:500	
竣 工			工事番号	
図面番号	—	八匠水道企業団		

標準掘削断面図

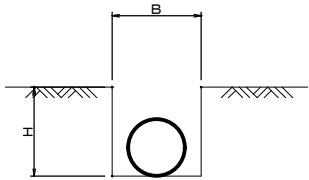


口 径	B	H	舗装種別
φ150	500	700	県道
φ100	500	700	県道
φ100	400	300	市道
φ50	500	700	県道
φ50	400	300	市道

県道As舗装道・車道（A復旧）

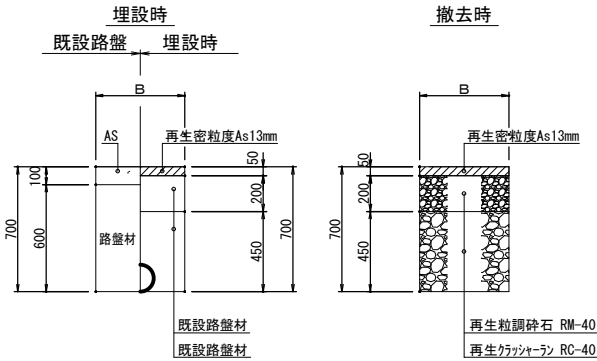


土工定規

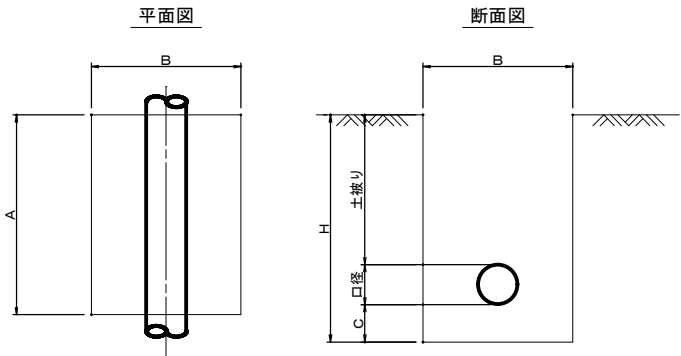

名 称	口 径	A	B	C	H	口径	土被り
不断水分岐土工	φ200×φ150	1200	1200	200	1620	220	1200
不断水分岐土工	φ150×φ100	1100	1000	200	1570	170	1200
不断水分岐土工	φ75×φ50	1000	900	200	1490	90	1200
不断水仕切弁土工	φ200	2000	1800	200	1620	220	1200
不断水仕切弁土工	φ150	1800	1500	200	1570	170	1200
不断水仕切弁土工	φ75	1500	1200	200	1490	90	1200
フランジ蓋設置工		1000	1000	-	1200	-	1200
離脱防止金具設置土工	φ200	1000	1000	200	1620	220	1200
離脱防止金具設置土工	φ150	1000	1000	200	1570	170	1200
離脱防止金具設置土工	φ75	1000	1000	200	1490	90	1200


市道As舗装道・車道（B復旧）



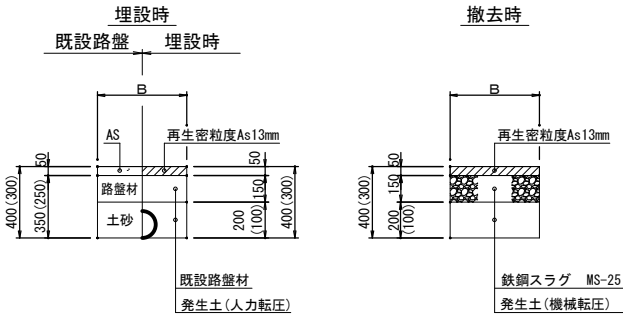





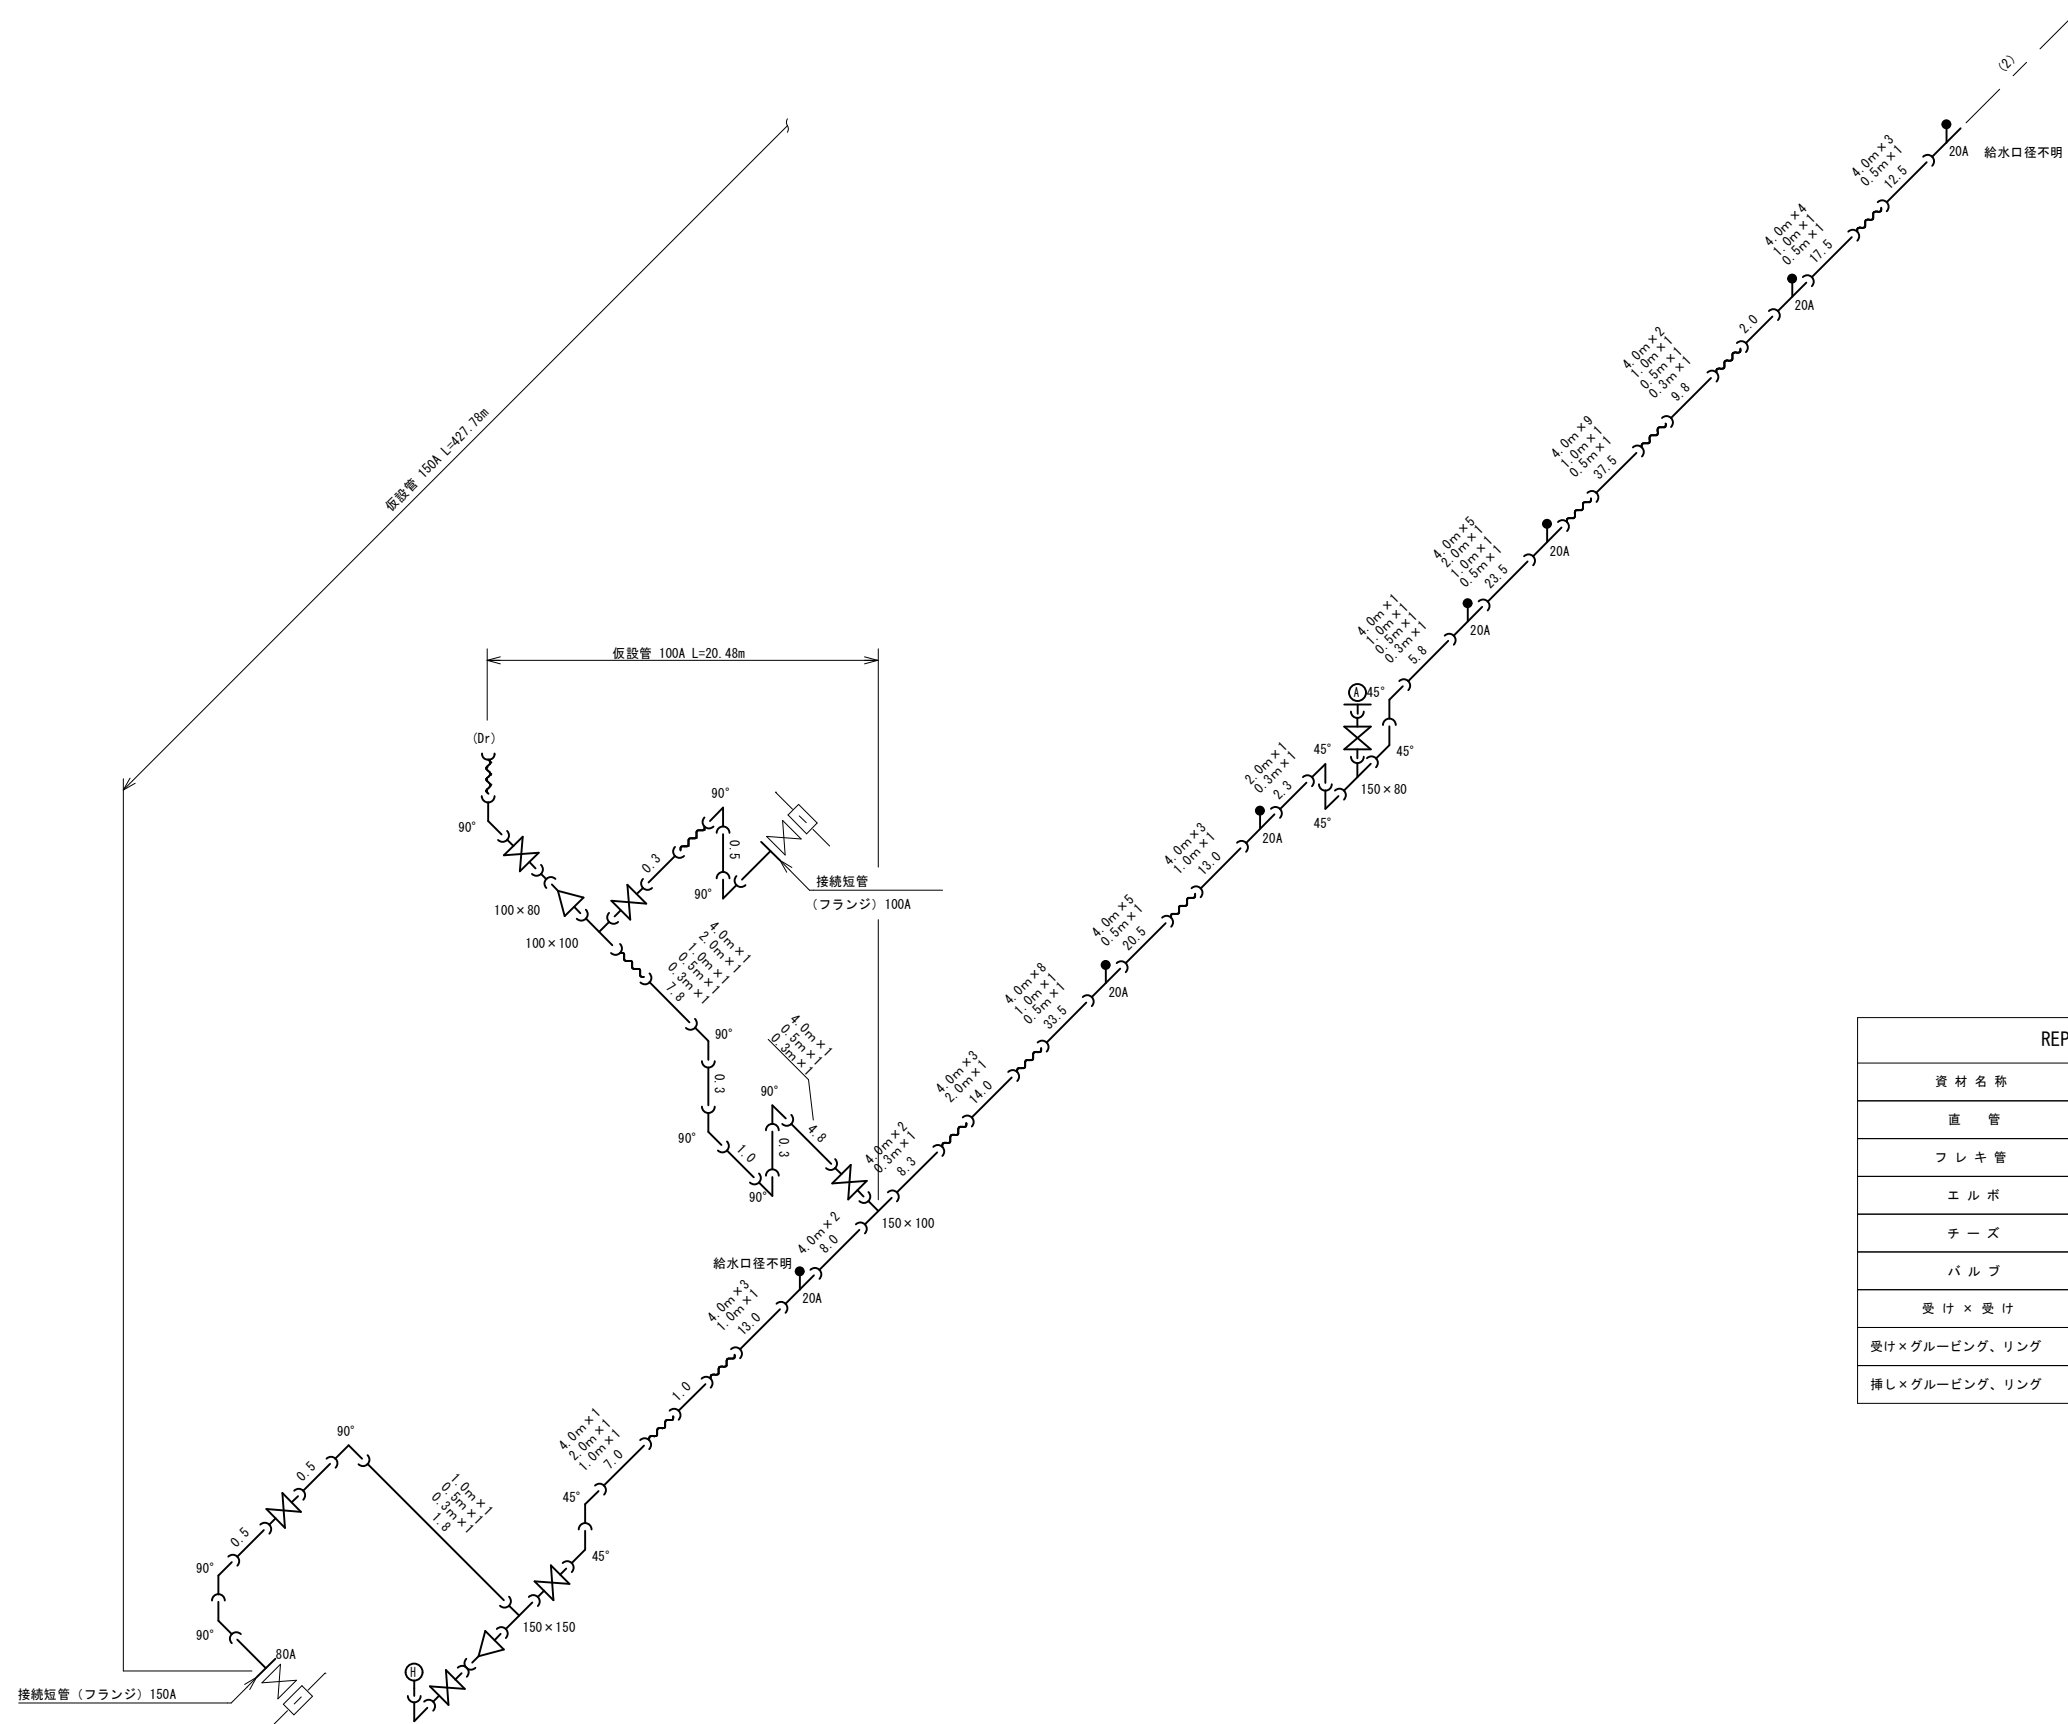




※（ ）内寸法はφ75以下を示す



工事名称	高地区第1-1工区配水管更新工事		
工事場所	匠達市八日市場ハ地先		
図面名称	仮設土工標準図		
業 中	19 葉 中 13	縮 尺	S=1:20
竣 工		工事番号	
図面番号	—	八匠水道企業団	


仮 設 配 管 図 (1 / 2)



資材名称	記号	資材名称	記号
直 管		レ ジュー サ ー	
フ レ キ 管		取 り 出 し 短 管	
エ ル ボ		仮 設 消 火 栓	
チ ー ズ			
バ ル ブ		仮 設 空 気 弁	
受 け × 受 け			
受け×グルーピング、リング		撤 去 用 直 管	
押し×グルーピング、リング			

工事名称	高地区第1-1工区配水管更新工事				
工事場所	匠達市八日市場八地先				
図面名称	仮配管詳細図 (1/2)				
葉中	19 葉 中 14			縮尺	S=NONE SCALE
竣工				工事番号	
図面番号	一		八匠水道企業団		



仮 設 配 管 図 (2/2)

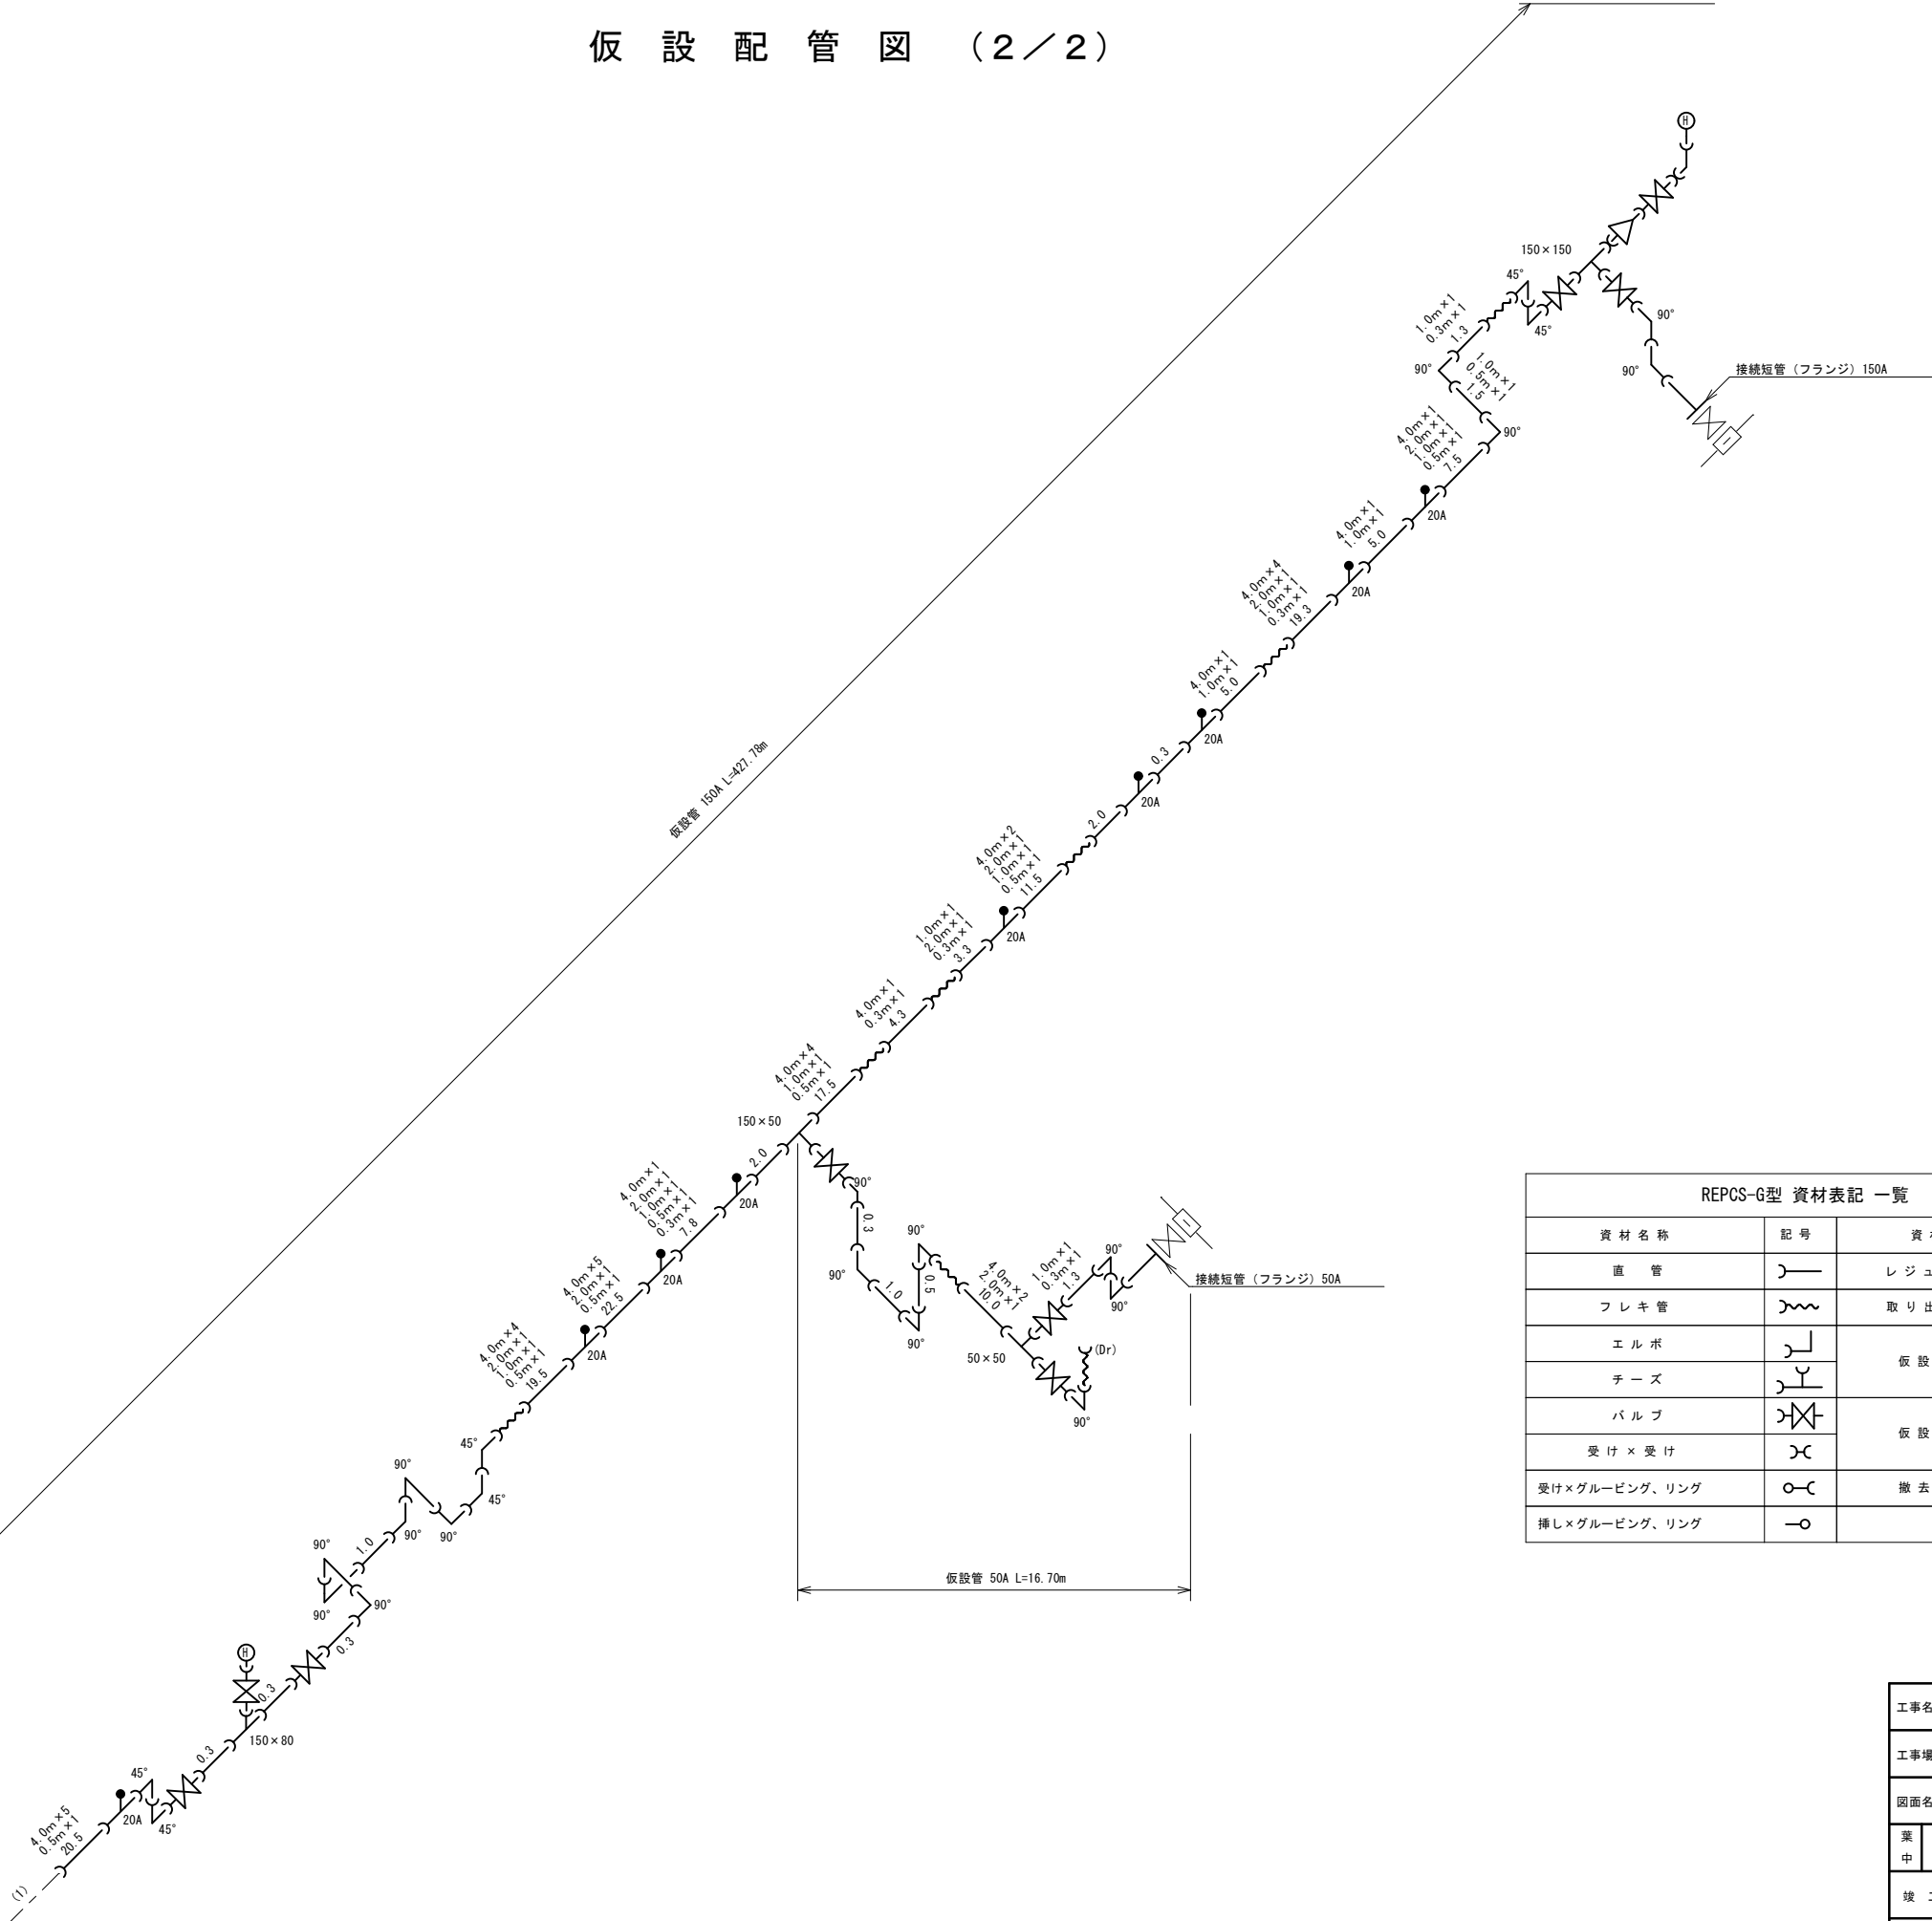

資 材 名 称	記 号	資 材 名 称	記 号
直 管		レ ジューサー	
フ レ キ 管		取 り 出 し 短 管	
エ ル ボ		仮 設 消 火 栓	
チ ー ズ			
バ ル ブ		仮 設 空 気 弁	
受 け × 受 け			
受 け × グ ル ー ビ ン グ、リ ン グ		撤 去 用 直 管	
挿 し × グ ル ー ビ ン グ、リ ン グ			

工事名称	高地区第1-1区配水管更新工事				
工事場所	匝埦市八日市場ハ地先				
図面名称	仮配管詳細図 (2/2)				
葉中	19 葉 中 15			縮尺	S=NONE SCALE
竣工				工事番号	
図面番号	一		八匠水道企集團		

仮給水管取出しタイプ S=NONE SCALE

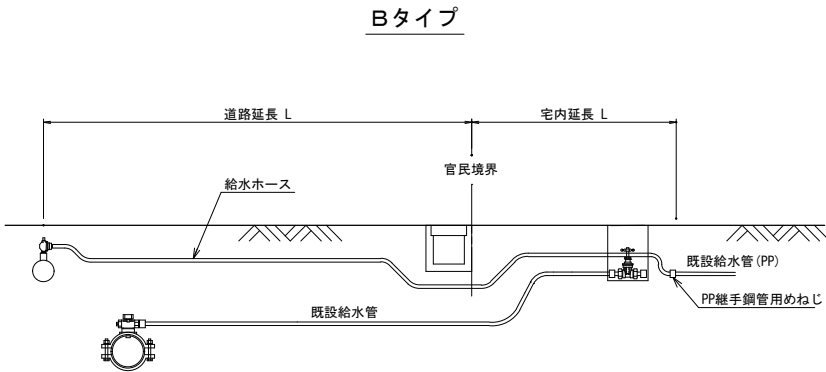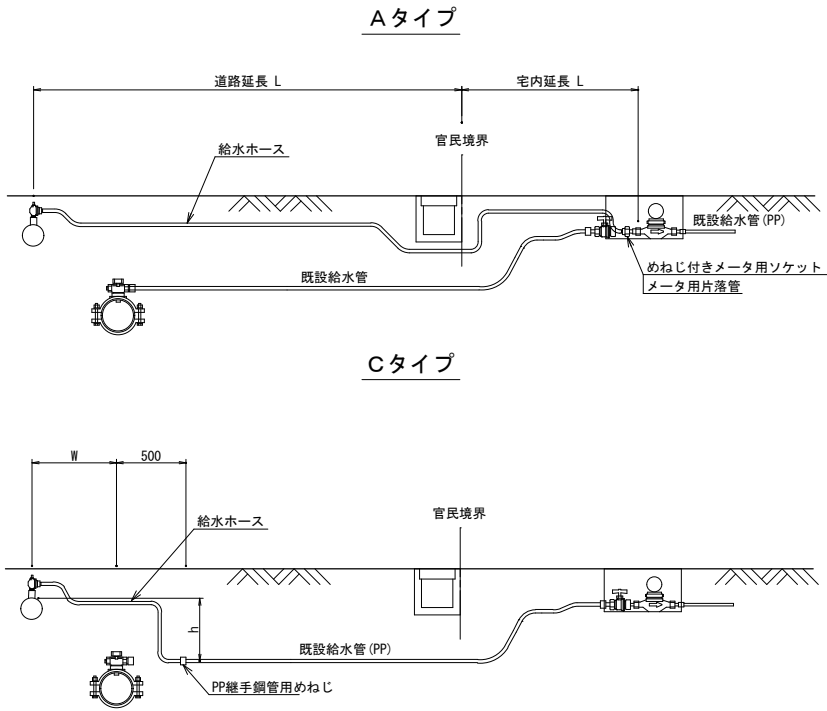


仮給水切替一覧表

仮給水切替一覧表



番号	検 番	氏 名	本管口径	取出口径	量水器口径	取出しタイプ	給水ホース(レンタル材料)				めねじ付きメーター用ソケット		メーター用片落管		PP継手鋼管用めねじ		道 路 内		宅 地 内			備 考
							口径×延長	数量	口径×延長	数量	口径	数量	口 径	数量	口径	数量	県道B交通 h=0.7m	市道As h=0.7m	As h=0.3m	Co h=0.3m	土 h=0.3m	
1			φ200	φ20	φ13	A	-	-	-	-	-	-	-	-	-	-	-	-	-	-	-	
2			φ200	φ20	φ13	A	φ20×L3.0	3	φ20×L1.5	1	-	-	φ20×φ13	1	-	-	6.40	-	-	-	3.40	
3			φ200	φ20	φ13	A	φ20×L3.0	3	φ20×L1.5	1	-	-	φ20×φ13	1	-	-	6.75	-	-	-	2.50	
4			φ200	φ20	φ13	C	-	-	φ20×L1.5	1	-	-	-	-	φ20	1	0.40	-	-	-	-	
5			φ200	φ20	φ20	A	φ20×L3.0	3	-	-	φ20	1	-	-	-	-	6.85	-	-	-	1.65	
6			φ200	φ20	φ20	B	φ20×L3.0	1	-	-	-	-	-	-	φ20	1	0.80	-	1.00	-	-	
7			φ200	φ20	φ13	A	-	-	-	-	-	-	-	-	-	-	-	-	-	-	-	未給水者
8			φ200	φ20	φ20	C	-	-	φ20×L1.5	1	-	-	-	-	φ20	1	1.35	-	-	-	-	
9			φ200	φ20	φ13	A	φ20×L3.0	4	-	-	-	-	φ20×φ13	1	-	-	6.50	-	-	-	4.50	
10			φ200	φ20	φ13	A	φ20×L3.0	3	-	-	-	-	φ20×φ13	1	-	-	6.00	-	-	-	1.90	
11			φ200	φ20	φ13	A	φ20×L3.0	3	φ20×L1.5	1	-	-	φ20×φ13	1	-	-	5.75	-	-	-	3.60	
12			φ200	φ20	φ13	A	φ20×L3.0	1	-	-	-	-	φ20×φ13	1	-	-	0.80	-	-	-	1.00	
13			φ200	φ20	φ13	A	φ20×L3.0	3	φ20×L1.5	1	-	-	φ20×φ13	1	-	-	5.50	-	-	-	3.60	
14			φ200	φ20	φ13	A	φ20×L3.0	1	-	-	-	-	φ20×φ13	1	-	-	0.80	-	-	-	1.45	
15			φ200	φ20	φ13	A	φ20×L3.0	2	φ20×L1.5	1	-	-	φ20×φ13	1	-	-	5.50	-	-	-	1.10	
合 計							φ20×L3.0	27	φ20×L1.5	7	φ20	1	φ20×φ13	9	φ20	3	53.40		1.00		24.70	



工事名称		高地区第1-1工区配水管更新工事			
工事場所		匠礎市八日市場ハ地先			
図面名称		仮設給水取出しタイプ 仮給水切替一覧表			
業中	19 葉 中 16			総尺	S=NONE SCALE
竣工				工事番号	
図面番号	—			八匠水道企業団	

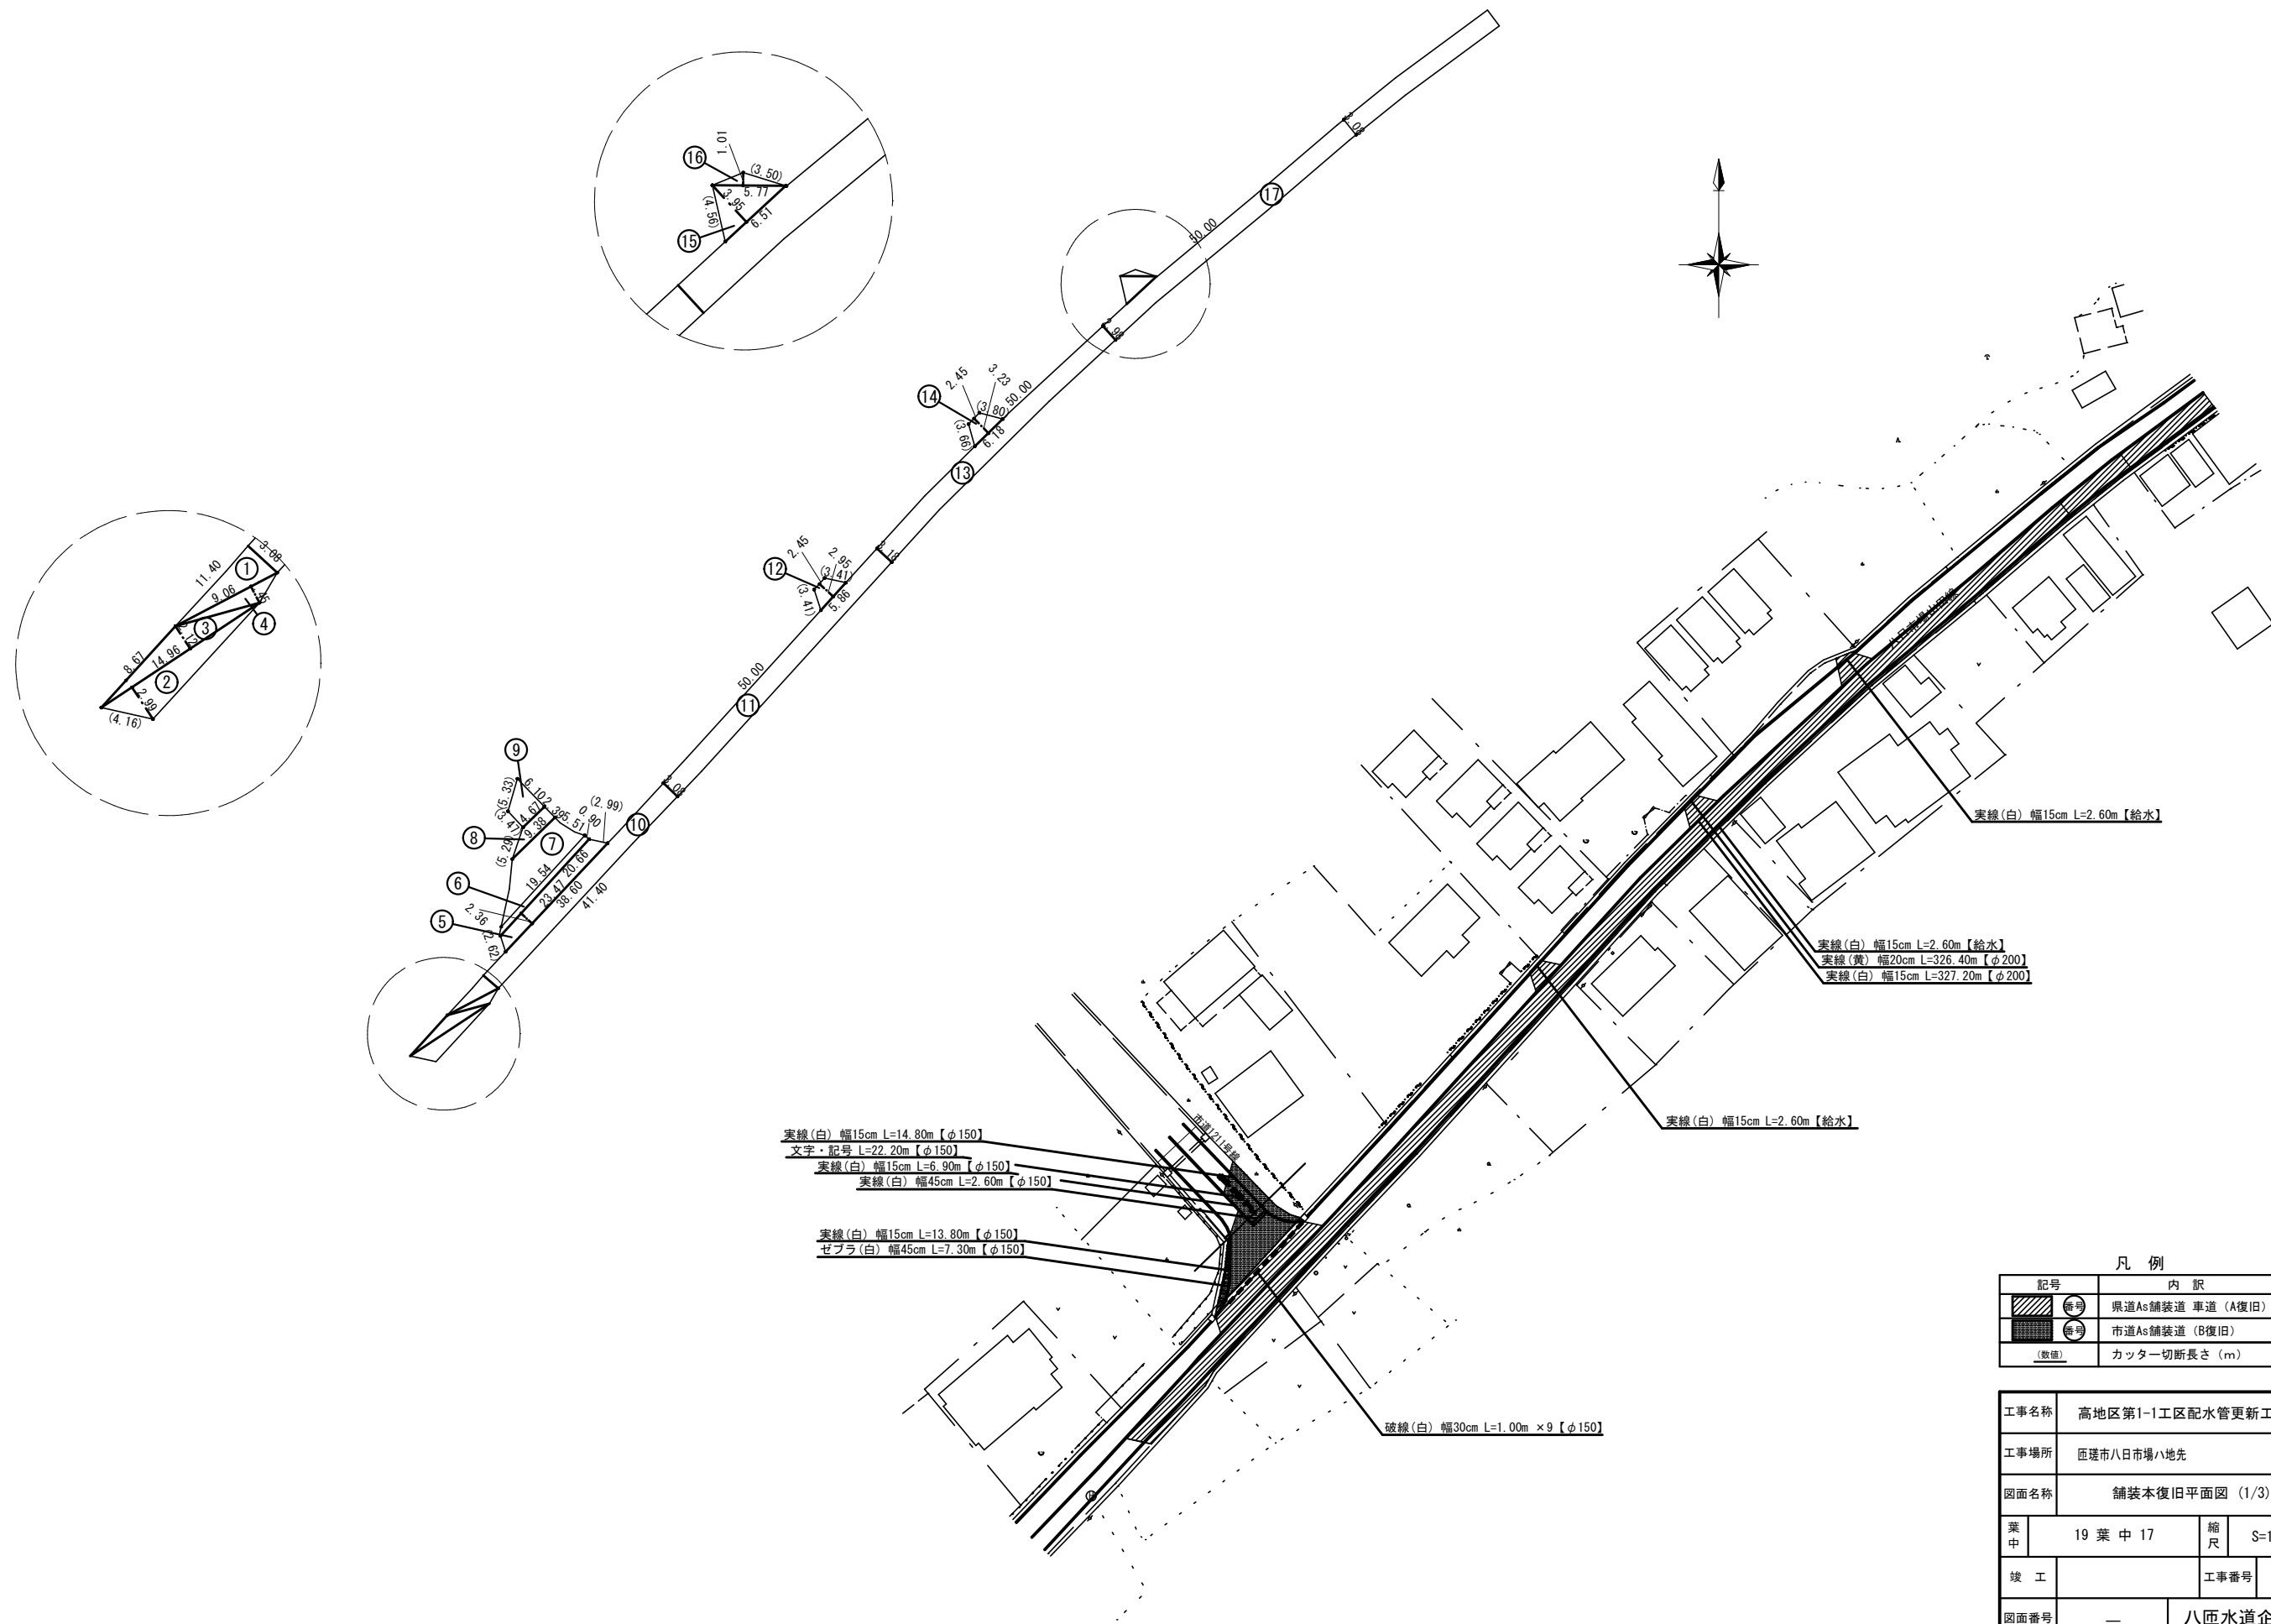舗装本復旧平面図 (1/3) S=1:500

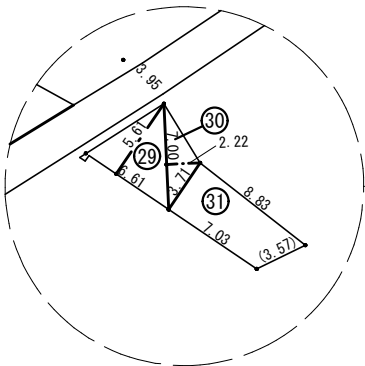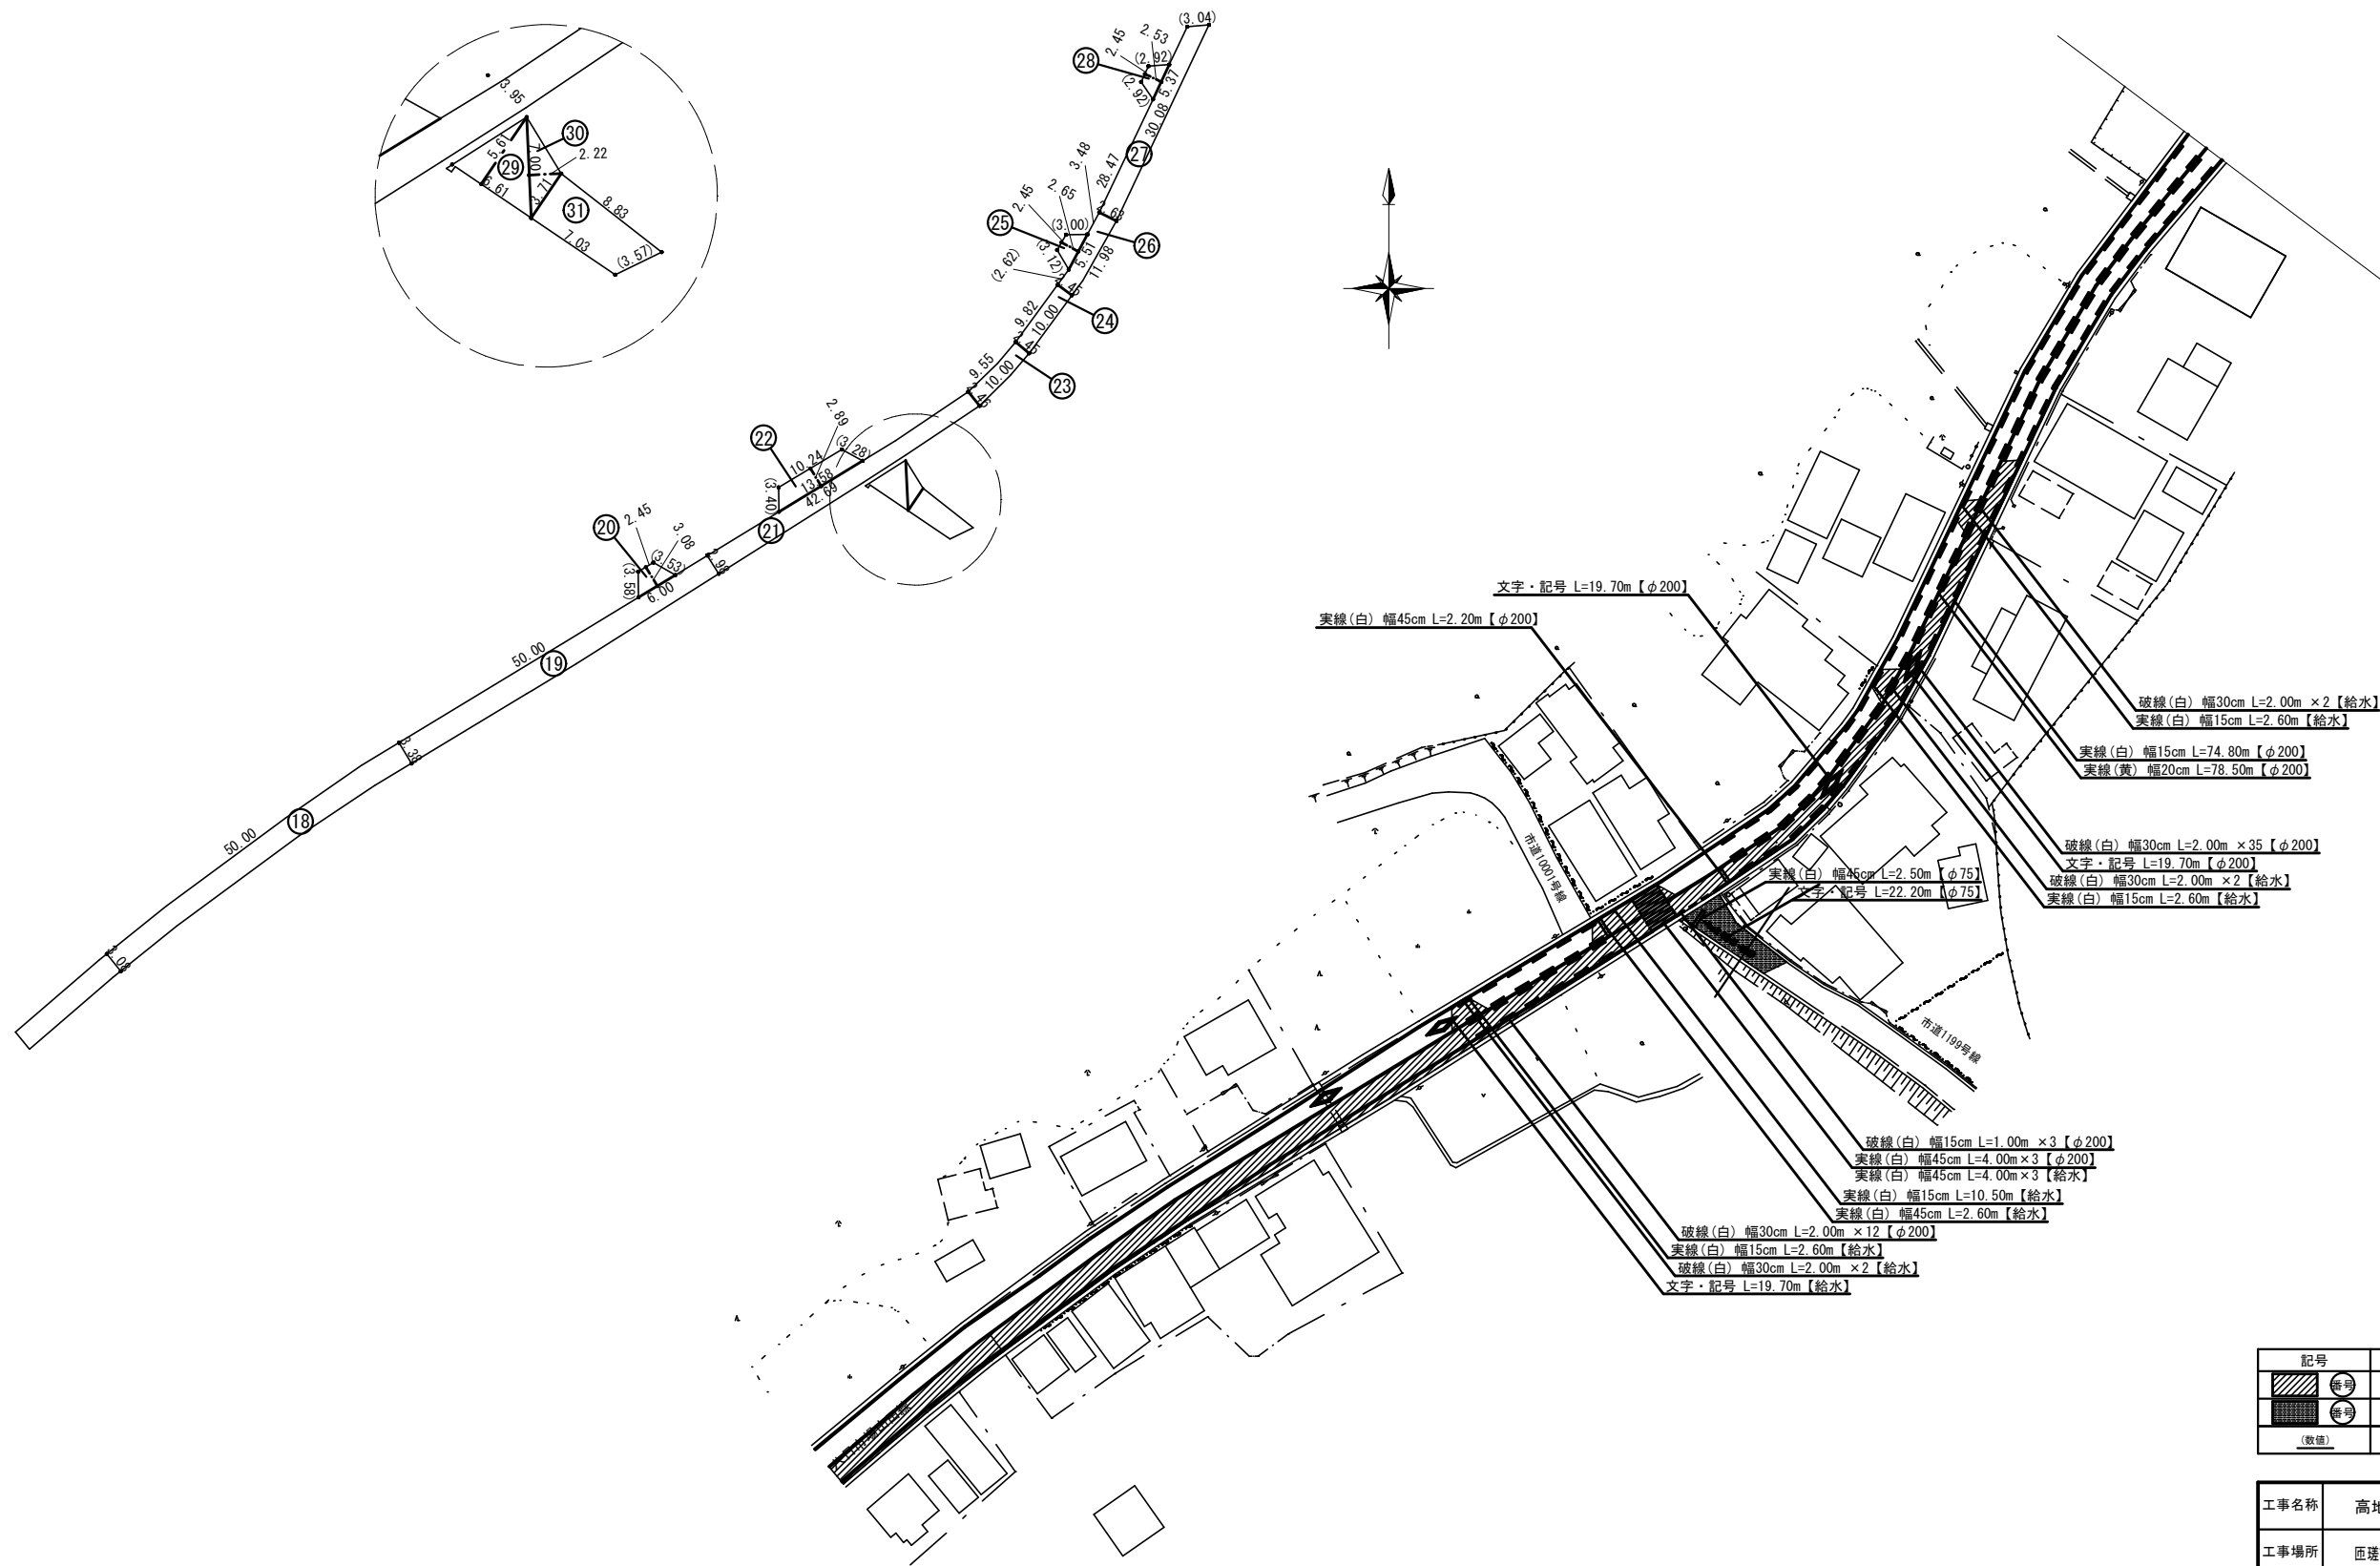

舗装本復旧平面図 (2/3) S=1:500



凡 例	
記号	内 訳
	県道As舗装道 車道 (A復旧)
	市道As舗装道 (B復旧)
(数値)	カッター切断長さ (m)

工事名称		高地区第1-1工区配水管更新工事			
工事場所		匠埴市八日市場ハ地先			
図面名称		舗装本復旧平面図 (2/3)			
葉中	19 葉 中 18		縮尺	S=1:500	
竣 工			工事番号		
図面番号	—		八匠水道企業団		

舗装本復旧平面図 (3/3) S=1:500

県道As舗装道・車道(A復旧)【φ200】(補助対象)

番号	舗 装 面 積		舗 装 切 断 長			
	算 式	面積 (㎡)	算 式			切断 (m)
1	11.40×3.08×1/2	17.56				
2	14.96×2.99×1/2	22.37	4.16			4.16
3	14.96×2.12×1/2	15.86				
4	9.06×1.45×1/2	6.57				
10	(38.60+41.40)×3.08×1/2	123.20				
11	(3.08+3.18)×50.00×1/2	156.50				
13	(3.18+2.98)×50.00×1/2	154.00				
17	(2.98+3.08)×50.00×1/2	151.50				
18	(3.08+3.38)×50.00×1/2	161.50				
19	(3.38+2.98)×50.00×1/2	159.00				
21	(2.98+2.46)×42.69×1/2	116.12				
23	(2.46+2.45)×10.00×1/2	24.55				
24	(9.82+10.00)×2.45×1/2	24.28				
26	(2.45+2.63)×11.98×1/2	30.43				
27	(30.08+28.47)×2.63×1/2	76.99		3.04		3.04
計		1240.43				7.20

県道As舗装道・車道(A復旧)【φ150】(単独費)

番号	舗 装 面 積		舗 装 切 断 長			
	算 式	面積 (㎡)	算 式			切断 (m)
5	(23.47+20.66)×2.36×1/2	52.07	2.62	2.99		5.61
6	(20.66+19.54)×0.90×1/2	18.09				
計		70.16				5.61

県道As舗装道・車道(A復旧)【給水】(単独費)

番号	舗 装 面 積		舗 装 切 断 長			
	算 式	面積 (㎡)	算 式			切断 (m)
12	(5.86+2.45)×2.95×1/2	12.26	3.41	3.41		6.82
14	(6.18+2.45)×3.23×1/2	13.94	3.66	3.80		7.46
15	6.51×3.95×1/2	12.86	4.56			4.56
16	5.77×1.01×1/2	2.91	3.50			3.50
20	(6.00+2.45)×3.08×1/2	13.01	3.58	3.53		7.11
22	(13.58+10.24)×2.89×1/2	34.42	3.40	3.28		6.68
25	(5.51+2.45)×2.65×1/2	10.55	3.00	3.12		6.12
28	(5.37+2.45)×2.53×1/2	9.89	2.92	2.92		5.84
計		109.84				48.09

市道As舗装道・車道(B復旧)【φ150】(単独費)

番号	舗 装 面 積		舗 装 切 断 長			
	算 式	面積 (㎡)	算 式			切断 (m)
7	(19.54+9.38)×5.51×1/2	79.67				
8	(9.38+4.67)×2.39×1/2	16.79	5.29			5.29
9	(6.10+3.47)×4.67×1/2	22.35	3.47	5.33		8.80
計		118.81				14.09

市道As舗装道・車道(B復旧)【φ75】(単独費)

番号	舗 装 面 積		舗 装 切 断 長			
	算 式	面積 (㎡)	算 式			切断 (m)
29	6.61×5.61×1/2	18.54				
30	7.00×2.22×1/2	7.77				
31	(8.83+7.03)×3.71×1/2	29.42	3.57			3.57
計		55.73				3.57

路面標示(補助対象)

名 称	算 式	延長 (m)	面積 (㎡)
県道As舗装道・車道【φ200】			
実線(白)幅15cm	327.20+74.80	402.00	
実線(白)幅45cm	12.00+2.20	14.20	
実線(黄)幅20cm	326.40+78.50	404.90	
破線(白)幅15cm	3.00	3.00	
破線(白)幅30cm	24.00+70.00	94.00	
文字記号(白)幅30cm	19.70+19.70	39.40	

路面標示(単独費)

名 称	算 式	面積 (㎡)	面積 (㎡)
県道As舗装道・車道【φ150】			
破線(白)幅30cm	9.00	9.00	
県道As舗装道・車道【給水】			
実線(白)幅15cm	2.60+2.60+2.60+10.50+2.60+2.60+2.60	26.10	
実線(白)幅45cm	2.60+12.00	14.60	
破線(白)幅30cm	4.00+4.00+4.00	12.00	
文字記号(白)幅30cm	19.70	19.70	
市道As舗装道・車道【φ150】			
実線(白)幅15cm	13.80+6.90+14.80	35.50	
実線(白)幅45cm	2.60	2.60	
ゼブラ(白)幅45cm	7.30	7.30	
文字記号(白)幅15cm	22.20	22.20	
市道As舗装道・車道【φ75】			
実線(白)幅45cm	2.50	2.50	
文字記号(白)幅15cm	22.20	22.20	

工事名称	高地区第1-1工区配水管更新工事				
工事場所	匠達市八日市場ハ地先				
図面名称	舗装本復旧平面図 (3/3)				
葉中	19 葉 中 19			縮尺	S=1:500
竣 工				工事番号	
図面番号	—		八匠水道企業団		