

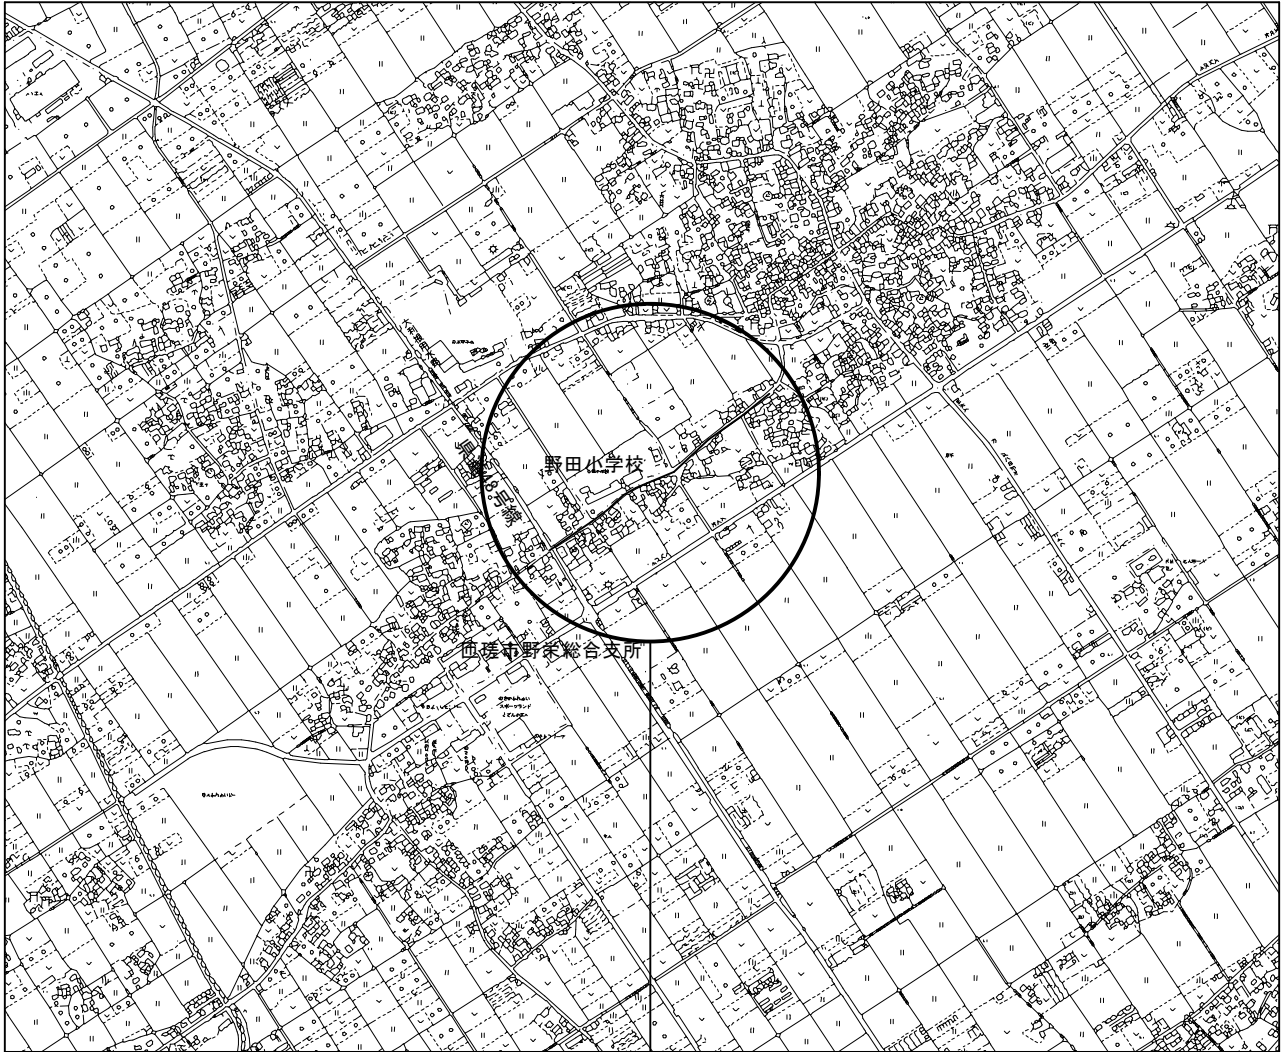


案内図 S = 1/10,000

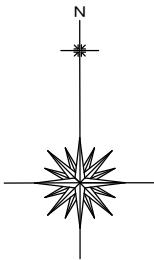

工事場所 匝瑳市野手12656
～匝瑳市野手13587番2地先

管網図 S = 1/2,500

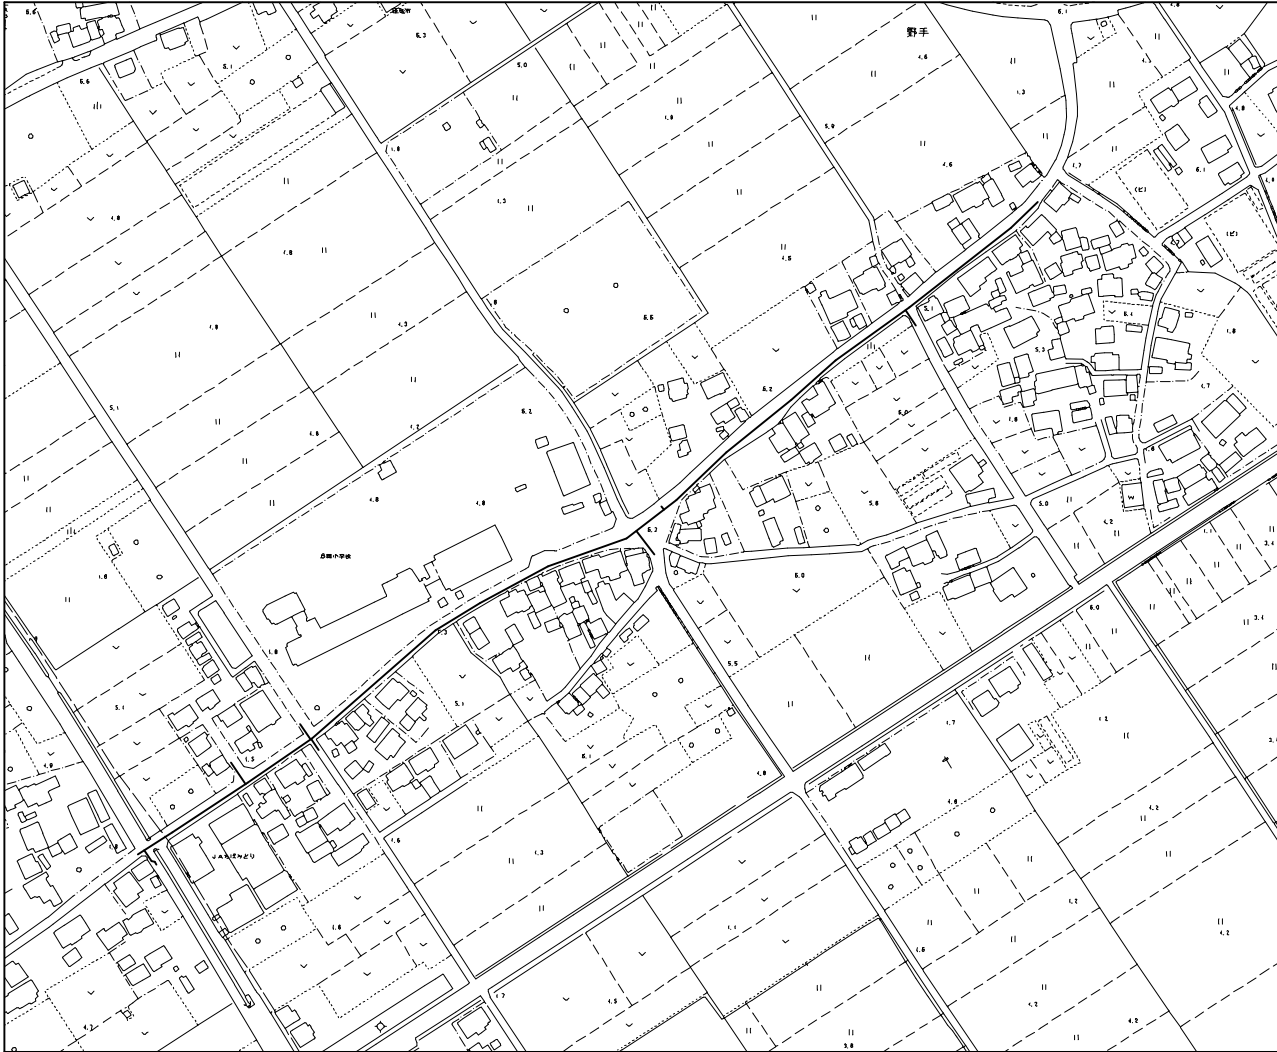


工事名称	低地区第3-1工区配水管更新工事		
工事場所	匝瑳市野手地先		
図面名称	案内図・管網図		
葉中	27 葉 中 1	縮尺	1/10,000 1/2,500
竣工		工事番号	
図面番号	—	八匠水道企業団	

布 設 集 計 表

施 工 総 延 長	施工 形態	布 設 工				新設管 土被り	掘削幅	撤 去 工				舗装 種別	埋戻 材料	掘削 形態	仕切弁		消火栓		空気弁		排水栓		備 考
		布設	管種	口径	延長			口径	管種	延長	土被り				設置	撤去	設置	撤去	設置	撤去	設置	撤去	
布設 φ75GXD施工 L=37.93m φ75HPPE施工 L=7.31m φ75HIV施工 L=3.41m(L=3.65m) φ50HIV施工 L=1.70m(L=1.81m) φ50HPPE施工 L=0.95m(L=1.44m) 撤去 φ75mmTDP撤去工 L=28.23m φ75mmVP撤去工 L=1.80m φ50mmVP撤去工 L=1.70m φ50mmHPPE撤去工 L=2.50m	屋間	A1	GXD	75	24.39	0.90	0.60	75	TDP	16.58	1.20	A	発生土	機械	5	4					1		
	屋間	A2	GXD	75	1.00	0.90	0.60	-	-	-	-	A	発生土	機械									
	屋間	A3	HIV	75	1.80 (1.94)	0.90	0.60	75	VP	1.80	1.20	A	発生土	機械									
	屋間	A4	GXD	75	2.50	0.90	0.60	50	HPPE	2.50	0.90	A	発生土	機械									
	屋間	A5	HPPE	75	7.31	0.90	0.60	-	-	-	-	A	発生土	機械									
	屋間	A6	HPPE	50	0.95 (1.44)	0.90	0.60	-	-	-	-	A	発生土	機械									
	屋間	A7	HIV	50	1.70 (1.81)	0.90	0.60	50	VP	1.70	1.20	A	発生土	機械									
	屋間	B1	GXD	75	10.04	1.00	0.60	75	TDP	10.04	1.20	B	山砂	機械									
	屋間	B2	HIV	75	1.61 (1.71)	1.00	0.60	75	TDP	1.61	1.20	B	山砂	機械									
布設 φ100GXD施工 L=15.70m φ100HIV施工 L=1.90m(L=2.05m) 撤去 φ100mmTDP撤去工 L=13.11m φ100mmVP撤去工 L=4.49m	屋間	A1	GXD	100	9.20	0.90	0.60	100	TDP	9.20	1.20	A	発生土	機械	1	2	1	1					
	屋間	A2	HIV	100	1.90 (2.05)	0.90	0.60	100	VP	1.90	1.20	A	発生土	機械									
	屋間	D1	GXD	100	3.91	0.90	0.60	100	TDP	3.91	1.20	D	発生土	機械									
	屋間	D2	GXD	100	2.59	0.90	0.60	100	VP	2.59	1.20	D	発生土	機械									
布設 φ150GXD施工 L=641.47m (L=643.67m) 撤去 φ150mmTDP撤去工 L=643.67m	屋間	A1	GXD	150	590.38	0.90	0.75	150	TDP	590.38	1.20	A	発生土	機械	2	2	2	2	1 急速 消火栓 変更	1			
	屋間	A2	GXD	150	26.80	0.90	0.75	-	-	-	-	A	発生土	機械									
	屋間	A3	GXD	150	0.70 (0.99)	1.60	1.50	150	TDP	0.70	1.20	A	発生土	機械									
	屋間	A伏越工	GXD	150	6.40 (7.81)	2.60	1.50	150	TDP	6.40	1.20	A	発生土	機械									
	屋間	B1	GXD	150	2.50	0.74	0.75	150	TDP	2.50	0.74	B	山砂	機械									
	屋間	B2	GXD	150	11.83 (11.98)	1.00	0.75	150	TDP	11.83	1.20	B	山砂	機械									
	屋間	B3	GXD	150	2.86 (3.21)	1.60	1.50	150	TDP	2.86	1.20	B	山砂	機械									
	-	-	-	-	-	-	0.75	150	TDP	29.00	1.20	A	発生土	機械									
布設 φ150KDP施工 L=1.13m (L=1.18m) 撤去 φ150mmTDP撤去工 L=1.13m	屋間	A	KDP	150	1.13 (1.18)	0.90	0.75	150	TDP	1.13	1.20	A	発生土	機械									


※ 管 被 覆 工
管路全線ポリエチレンスリーブによる被覆。
F付T字管フランジ部、離脱防止金具、特殊押輪、ニツ割特殊押輪、
割T字管にポリエチレンスリーブ被覆。
※ (R)はGX形特殊分岐管を示す。
※ 埋設表示
管路全線明示シート敷設。
※ 消火栓及び排水栓は、カラー鉄蓋とする。
※ 消火栓周囲には黄色の枠線を設置する事。

工事名称		低地区第3-1工区配水管更新工事			
工事場所		匝瑳市野手地先			
図面名称		布設集計表			
葉中	27 葉 中 2			縮尺	-
竣 工				工事番号	
図面番号		—		八匠水道企業団	

 
















工事名称	低地区第3-1工区配水管更新工事		
工事場所	匝瑳市野手地先		
図面名称	配水管平面図(1/2)		
葉中	27 葉 中 3	縮尺	1/500
竣 工		工事番号	
図面番号	一	八咫水道企業団	

配水管平面図 (2/2) s=1/500

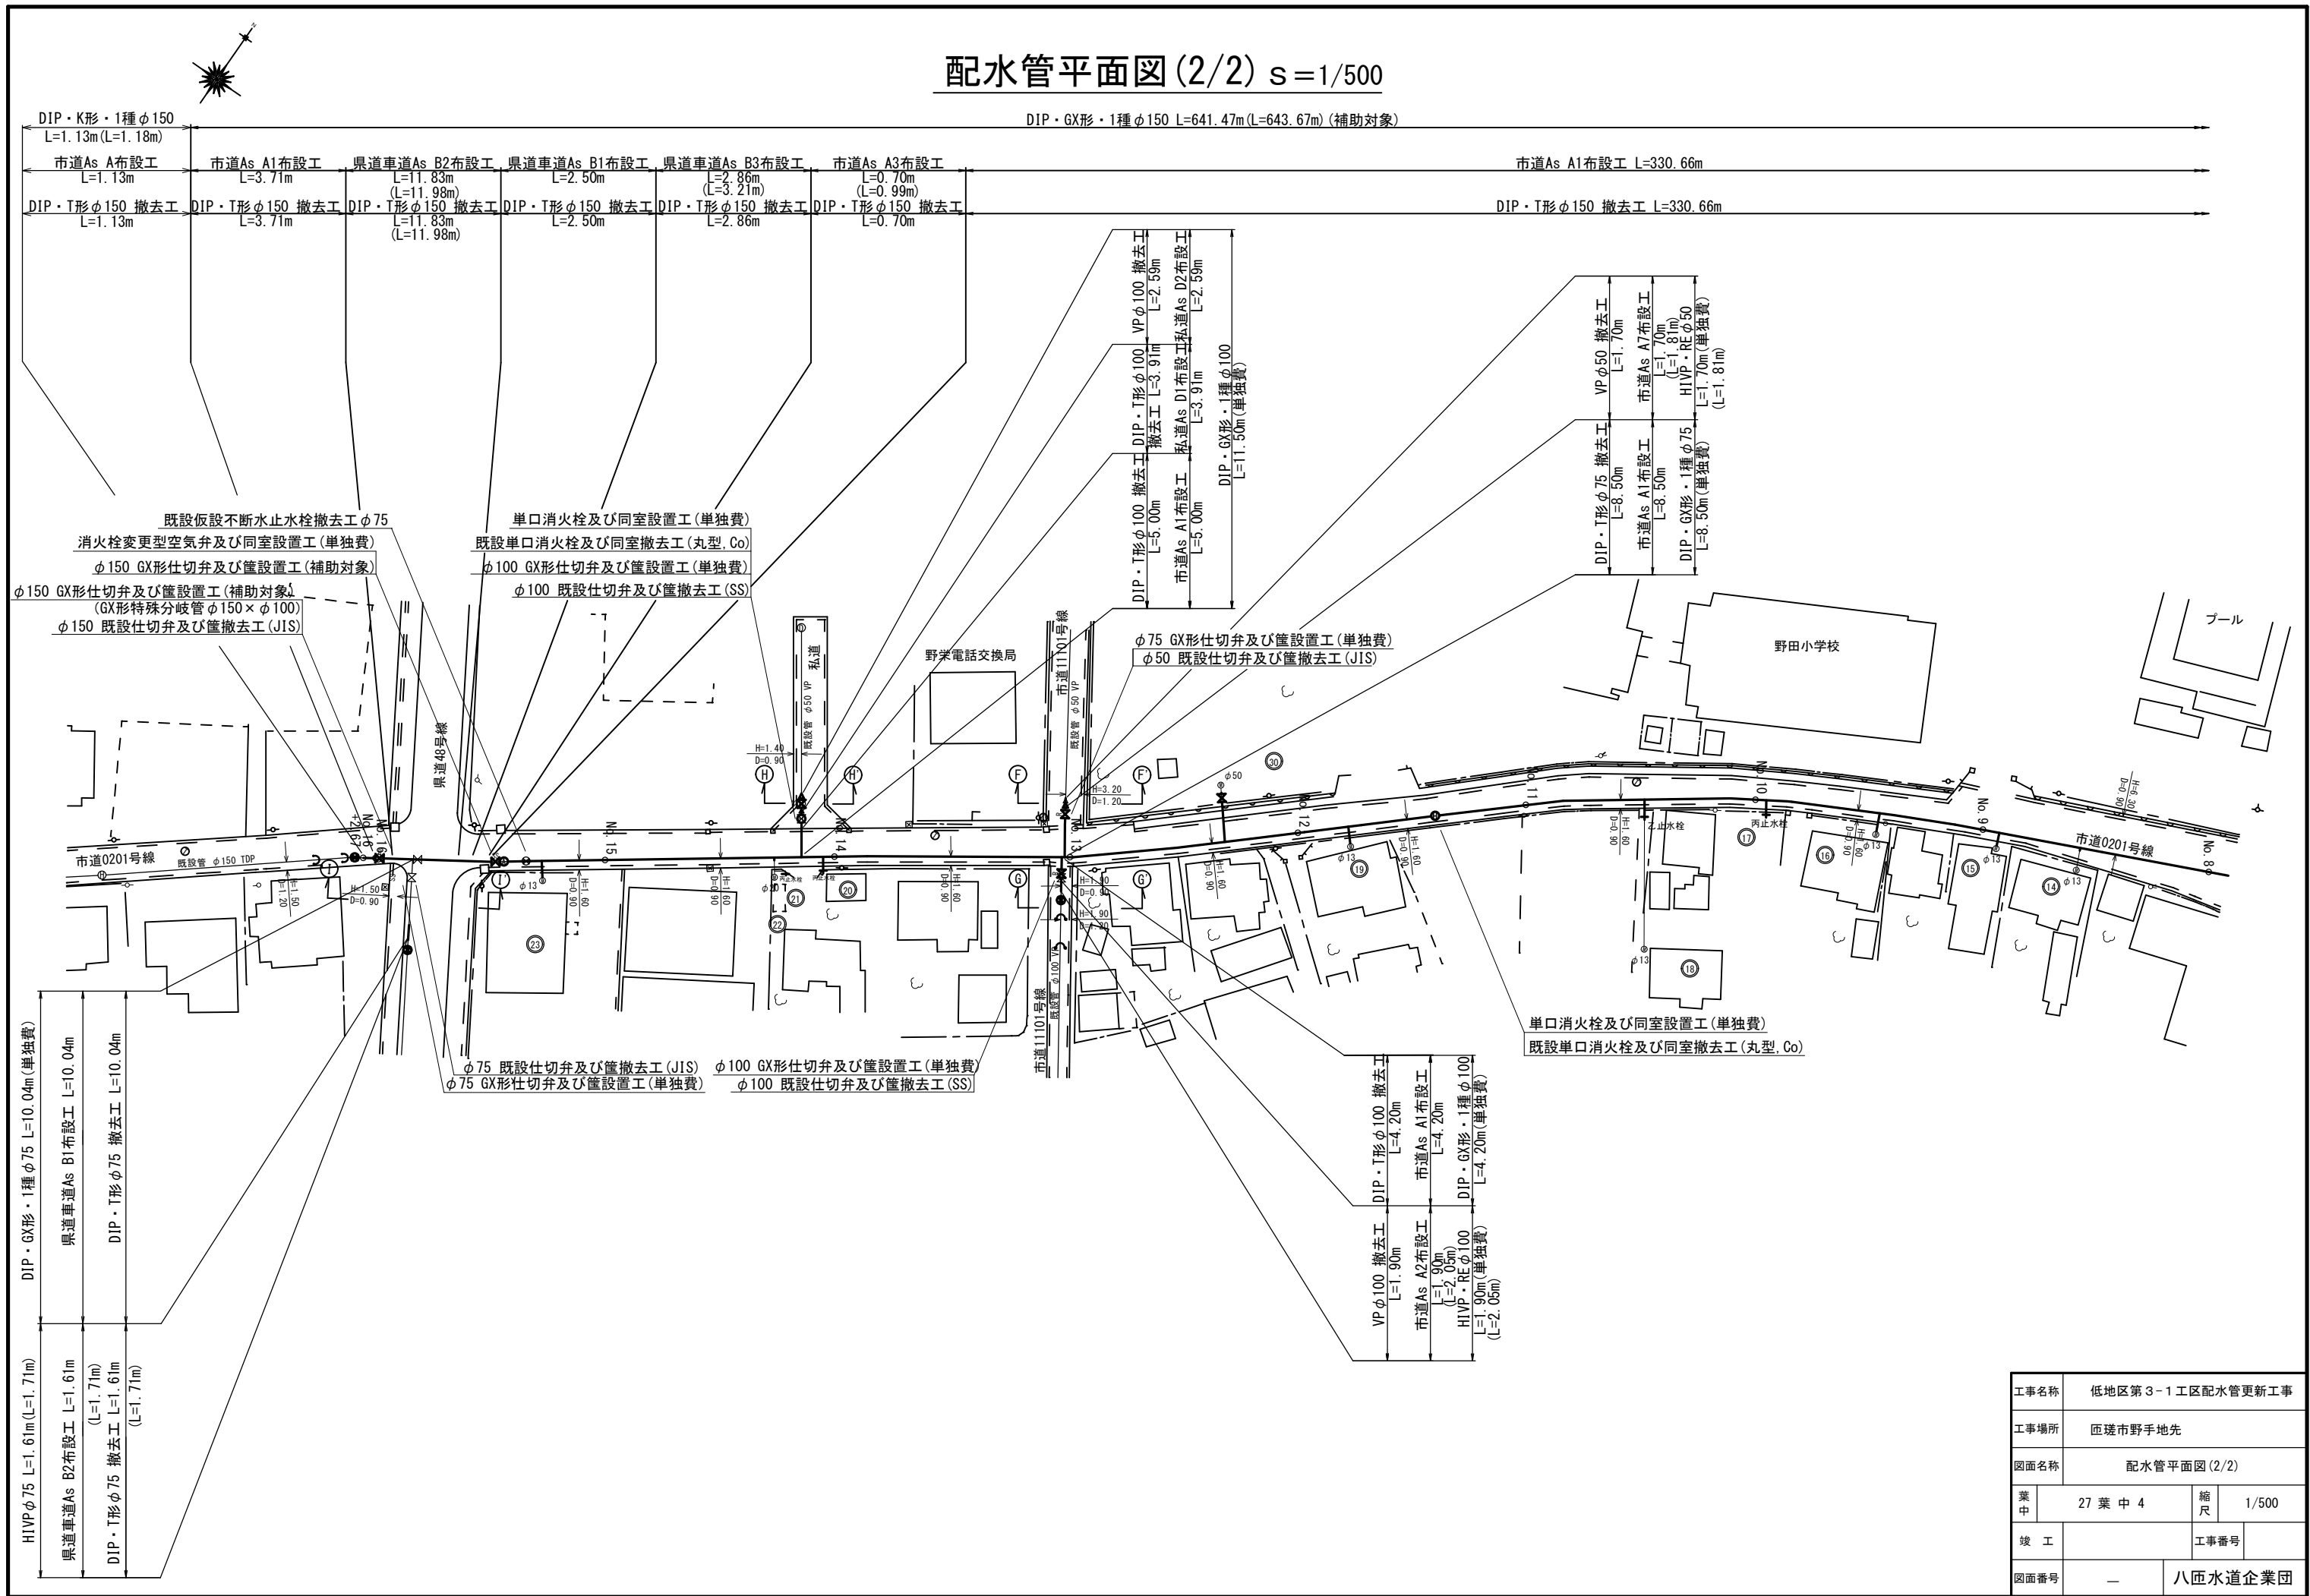













工事名称		低地区第3-1工区配水管更新工事			
工事場所		匝瑳市野手地先			
図面名称		配水管平面図(2/2)			
葉中	27 葉 中 4		縮尺	1/500	
竣工			工事番号		
図面番号	—		八匠水道企業団		

横断面図(1/2) s=1/100

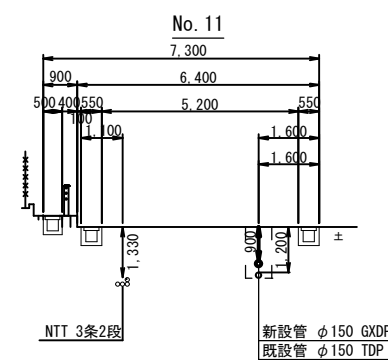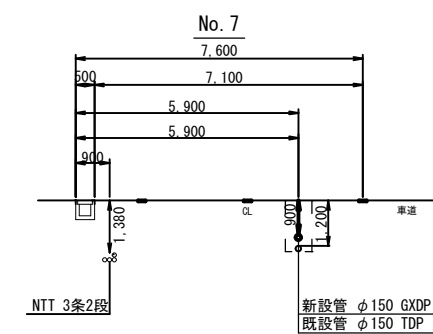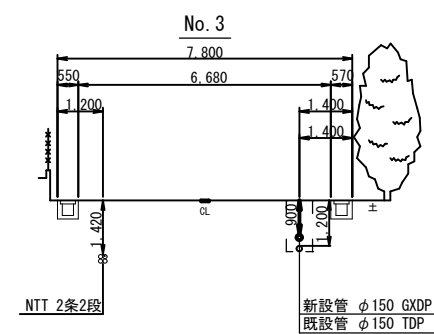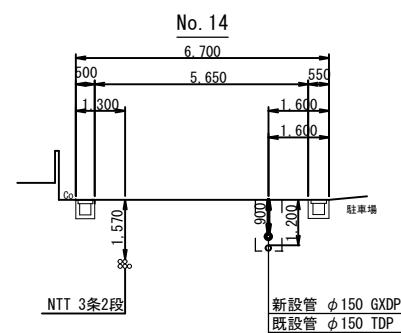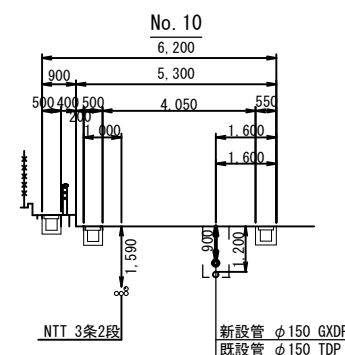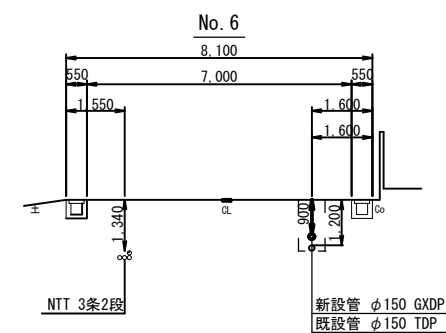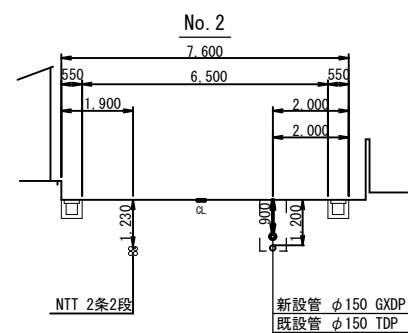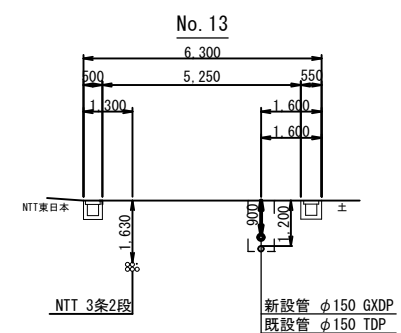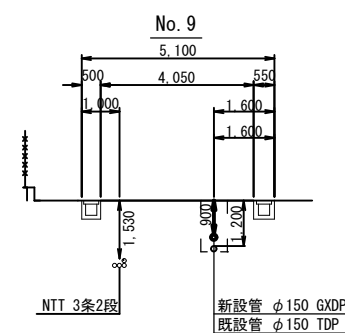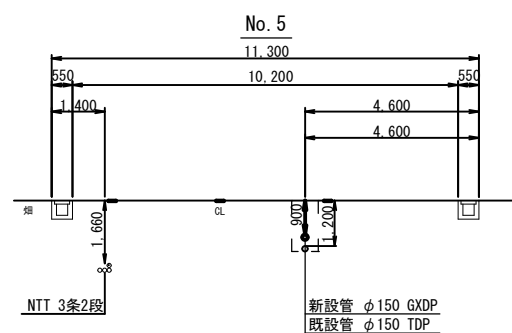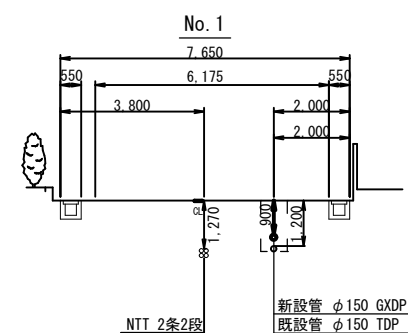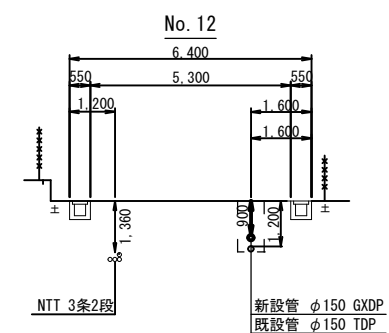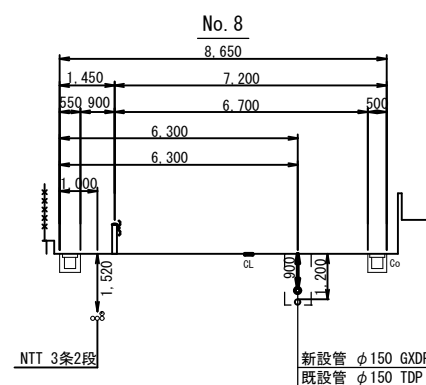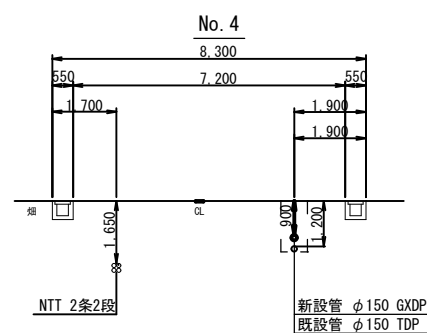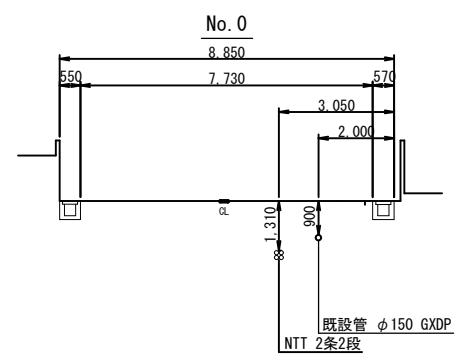

工事名称	低地区第3-1工区配水管更新工事				
工事場所	匝瑳市野手地先				
図面名称	横断面図(1/2)				
葉中	27 葉 中 5		縮尺	1/100	
竣 工			工事番号		
図面番号	—		八咫水道企業団		


横断面図(2/2) s=1/100

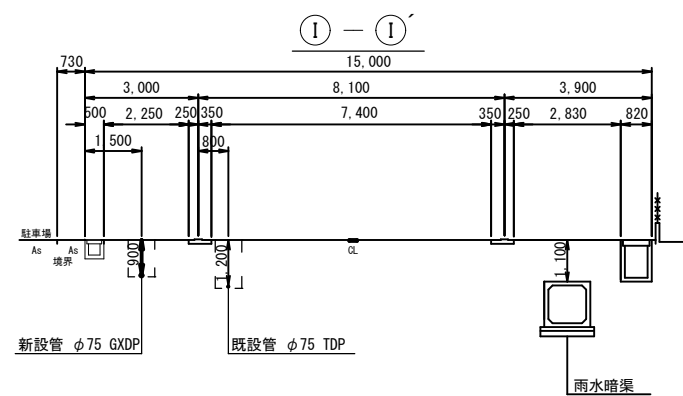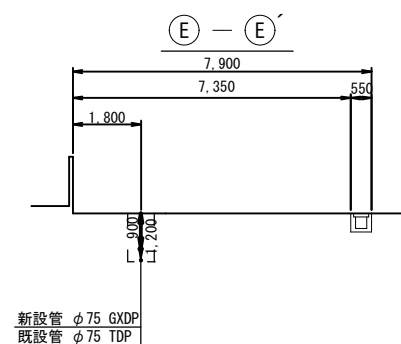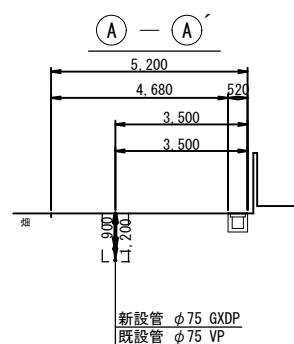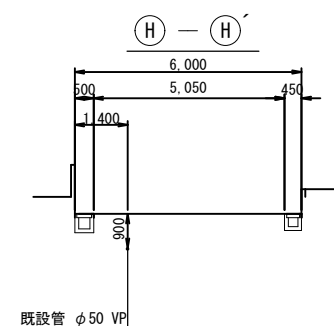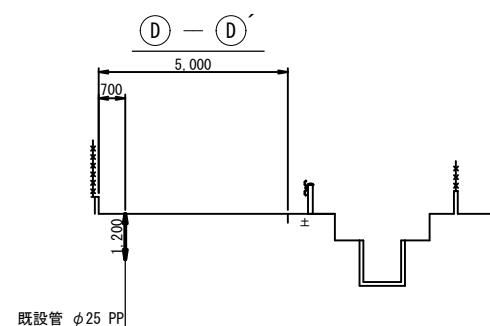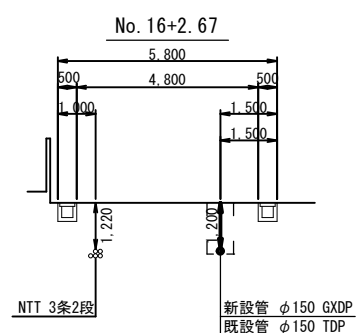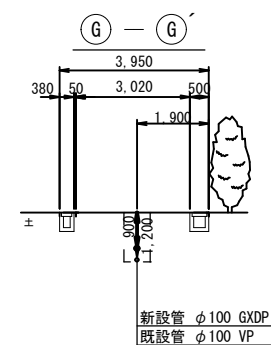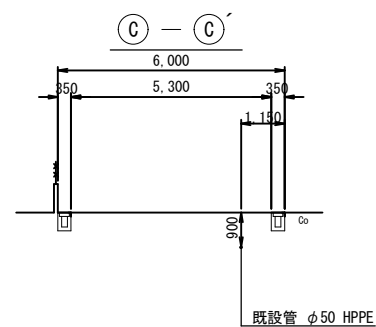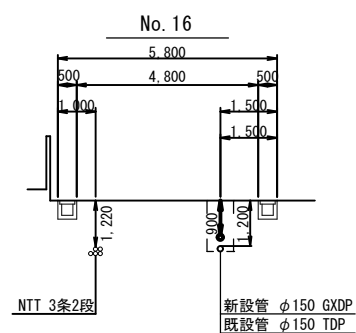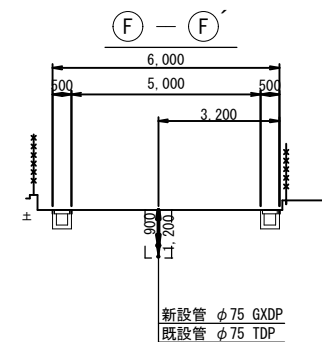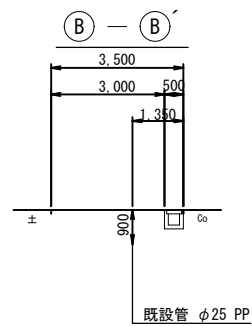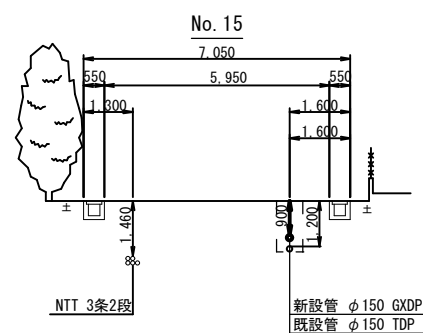


工事名称	低地区第3-1工区配水管更新工事			
工事場所	匝瑳市野手地先			
図面名称	横断面図(2/2)			
葉中	27 葉 中 6		縮尺	1/100
竣 工			工事番号	
図面番号	一		八匠水道企業団	

本設土工標準図 S=1/20


市道As舗装道・車道 (A復旧)

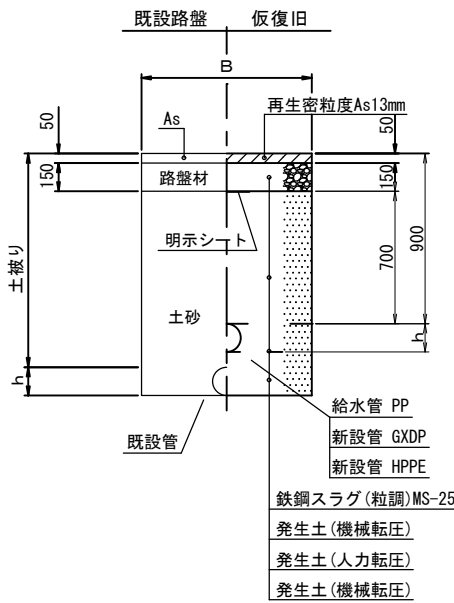


本復旧

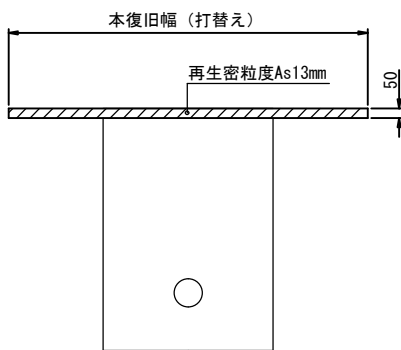


私道As舗装道 (D復旧)

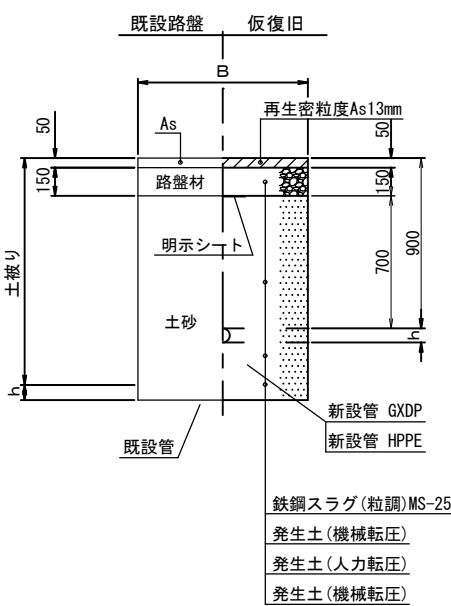


本復旧

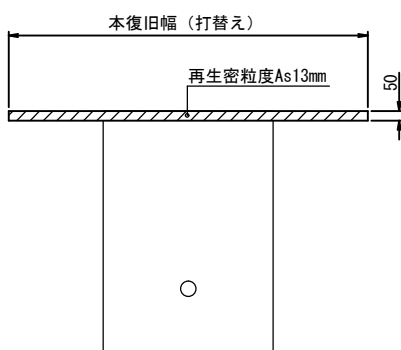


県道As舗装道・車道 (B復旧)

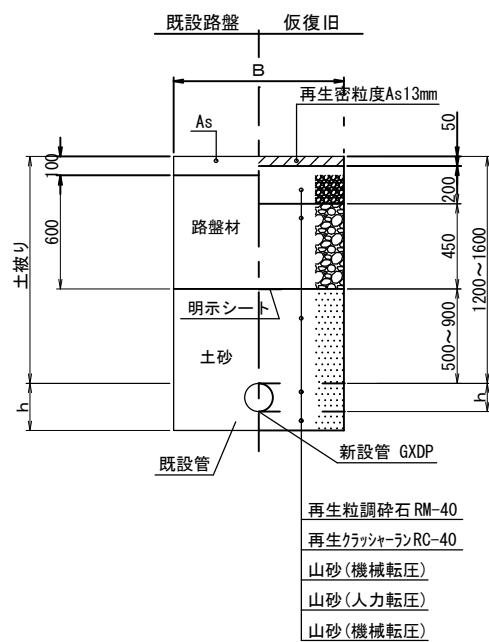

本復旧

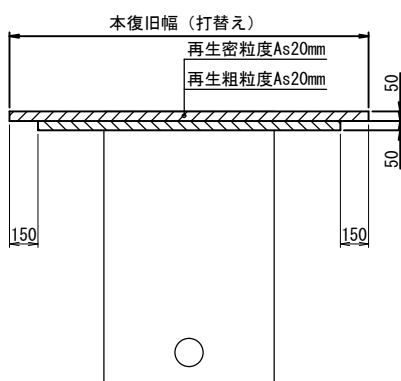


標準掘削断面図

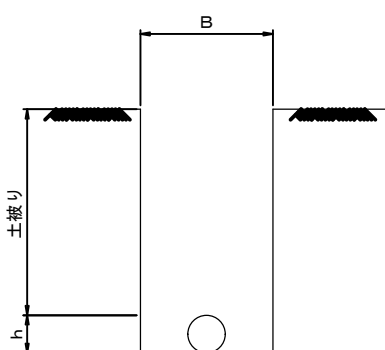


口 径	B	h
φ 50	600	70
φ 75	600	90
φ 100	700	120
φ 150	750	170
給水管	600	60

宅地内復旧


D. P=0. 30
土復旧

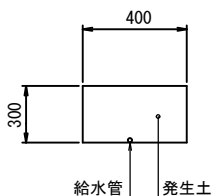

砂利復旧

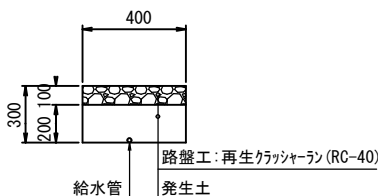


C o 復旧

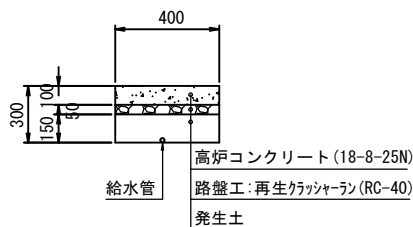

工事名称	低地区第3-1工区配水管更新工事		
工事場所	匠璣市野手地先		
図面名称	本設土工標準図		
葉 中	27 葉 中 7	縮 尺	1/20
竣 工		工事番号	
図面番号	—	八匠水道企業団	

配管詳細図(1/4) S=NONE

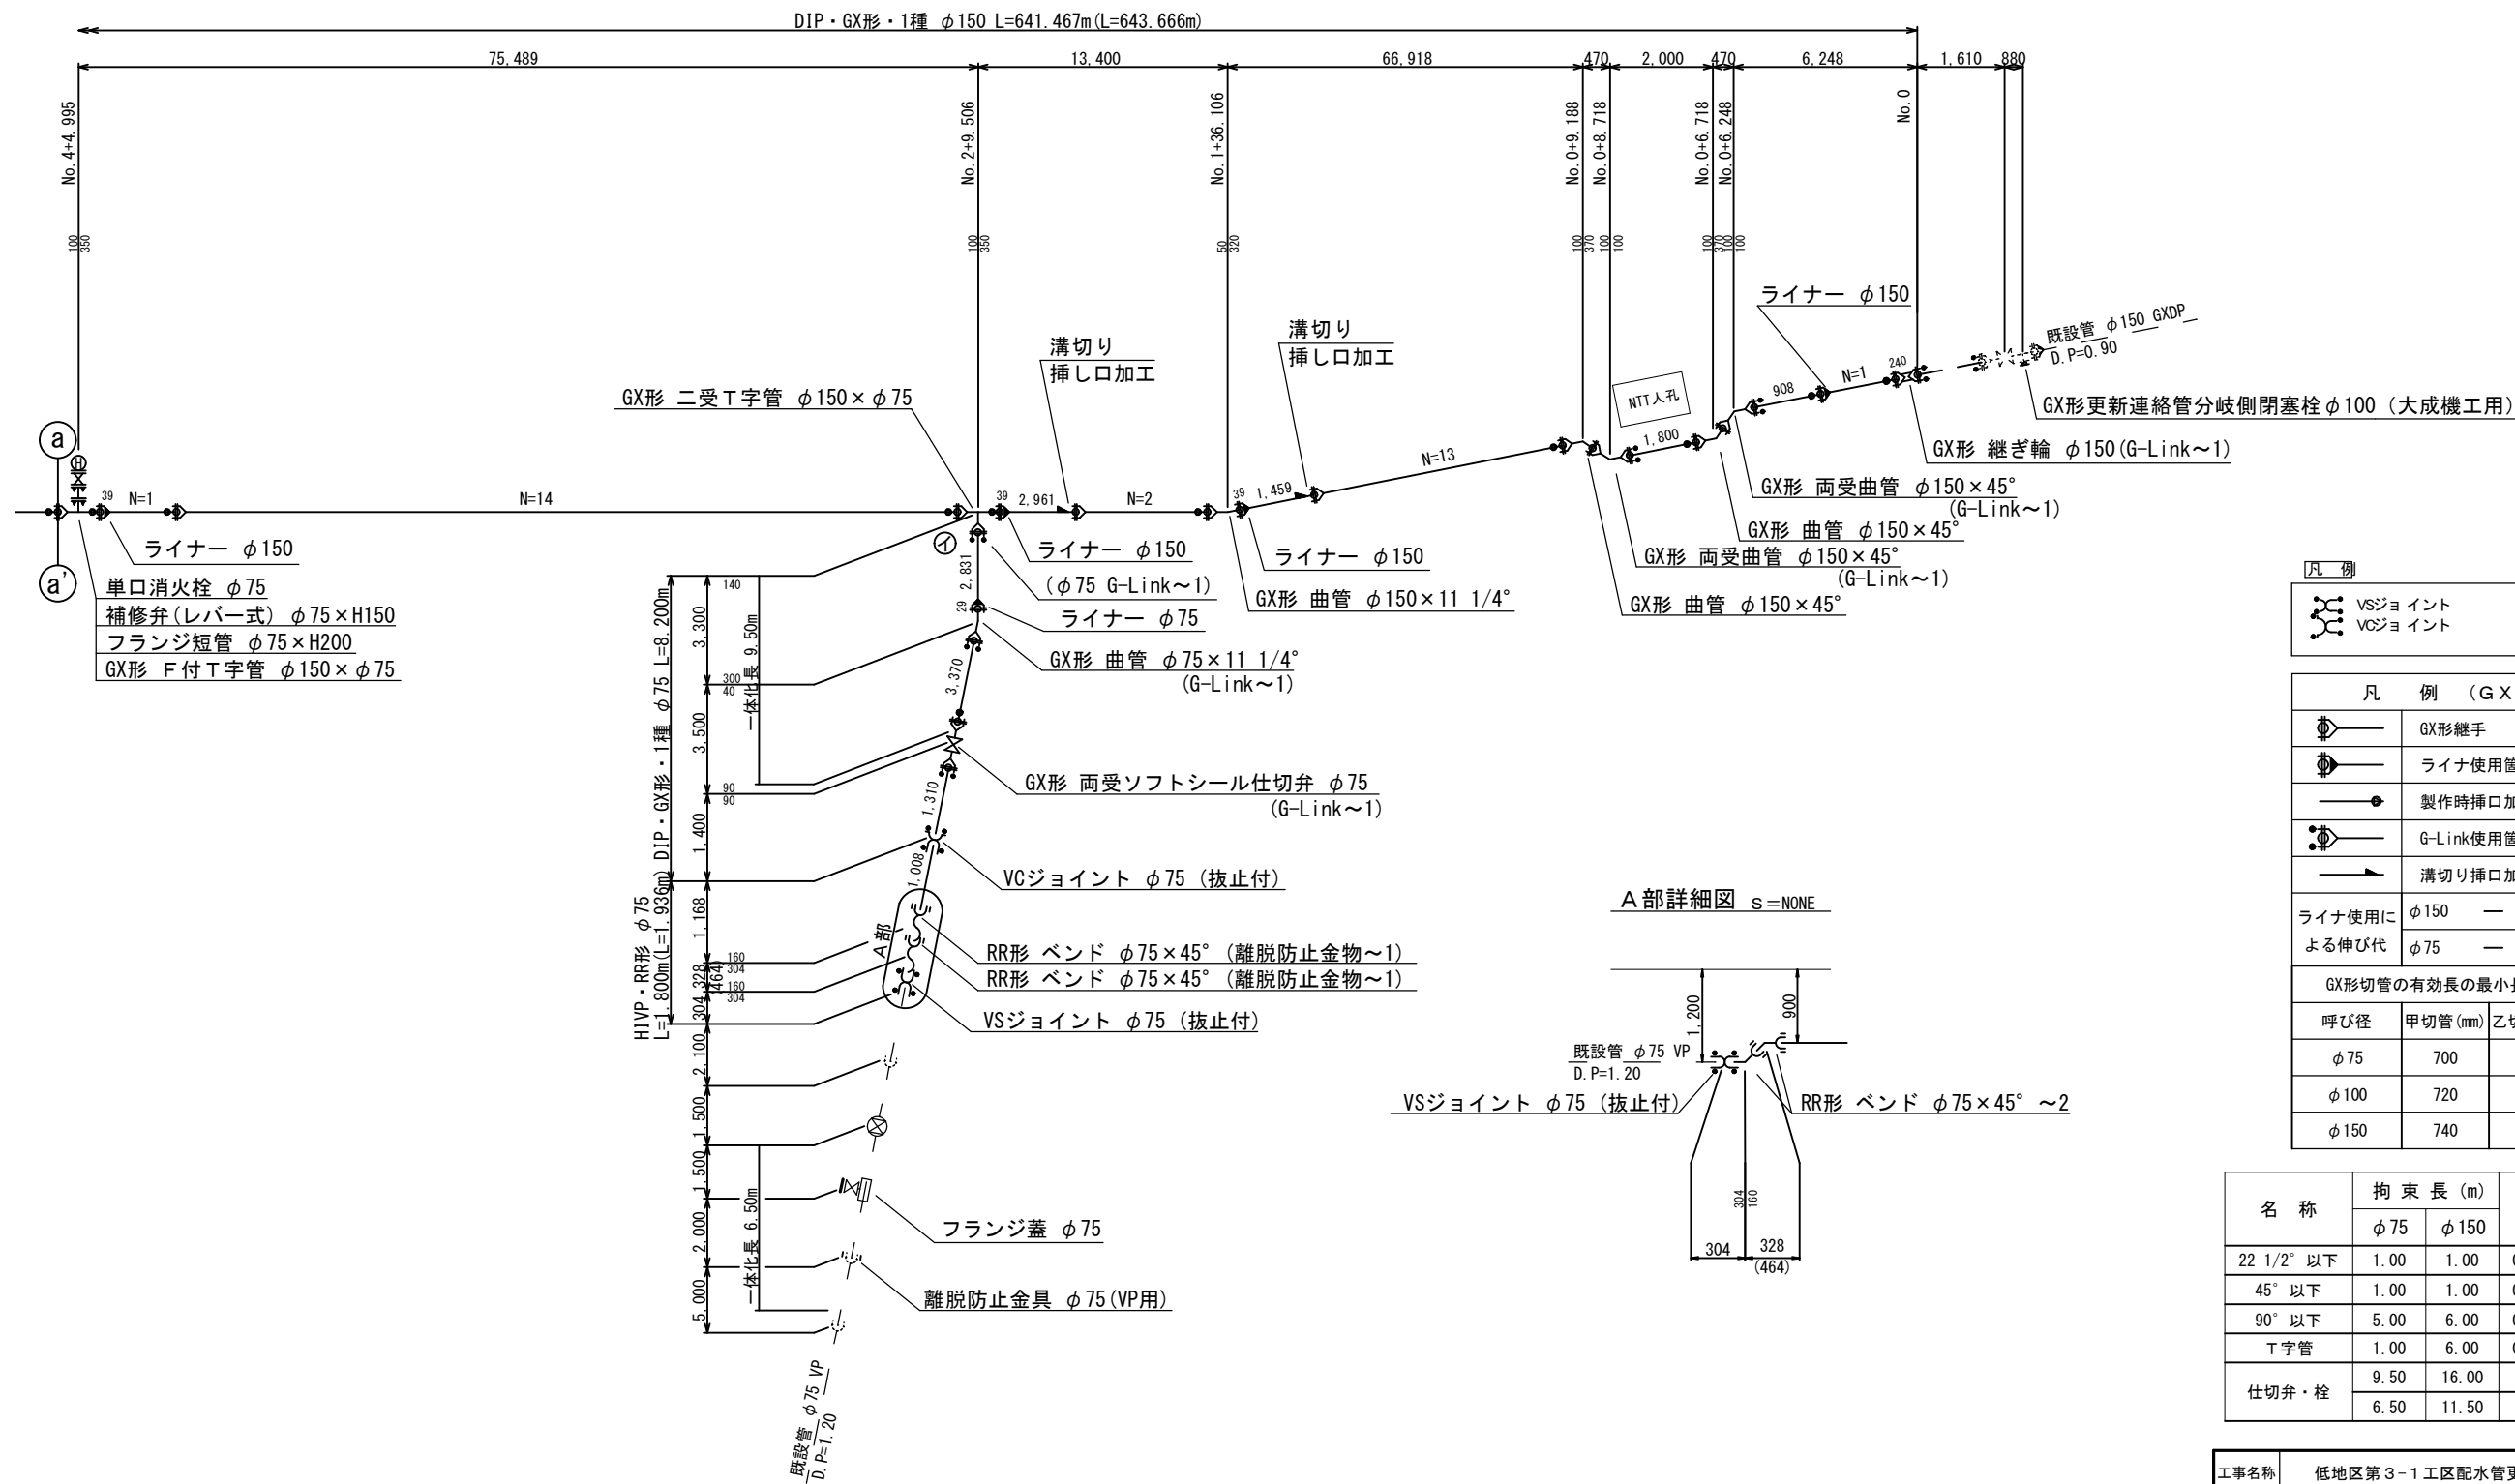

凡 例


	VSジョイント
	VCジョイント

凡 例 (G X 形)		
	GX形継手	
	ライナ使用箇所	
	製作時挿口加工済	
	G-Link使用箇所	
	溝切り挿口加工	
ライナ使用による伸び代	φ150 — 39mm	
	φ75 — 29mm	
GX形切管の有効長の最小長さ		
呼び径	甲切管 (mm)	乙切管 (mm)
φ 75	700	770
φ 100	720	770
φ 150	740	770

名 称	拘 束 長 (m)		土被り
	φ 75	φ 150	
22 1/2° 以下	1.00	1.00	0.60以上
45° 以下	1.00	1.00	0.60以上
90° 以下	5.00	6.00	0.60以上
T字管	1.00	6.00	0.60以上
仕切弁・栓	9.50	16.00	0.90
	6.50	11.50	1.20


工事名称	低地区第3-1工区配水管更新工事		
工事場所	匠瑤市野手地先		
図面名称	配管詳細図(1/4)		
葉 中	27 葉 中 8	縮 尺	NONE
竣 工		工事番号	
図面番号	—	八匠水道企業団	

配管詳細図 (2/4) S=NONE

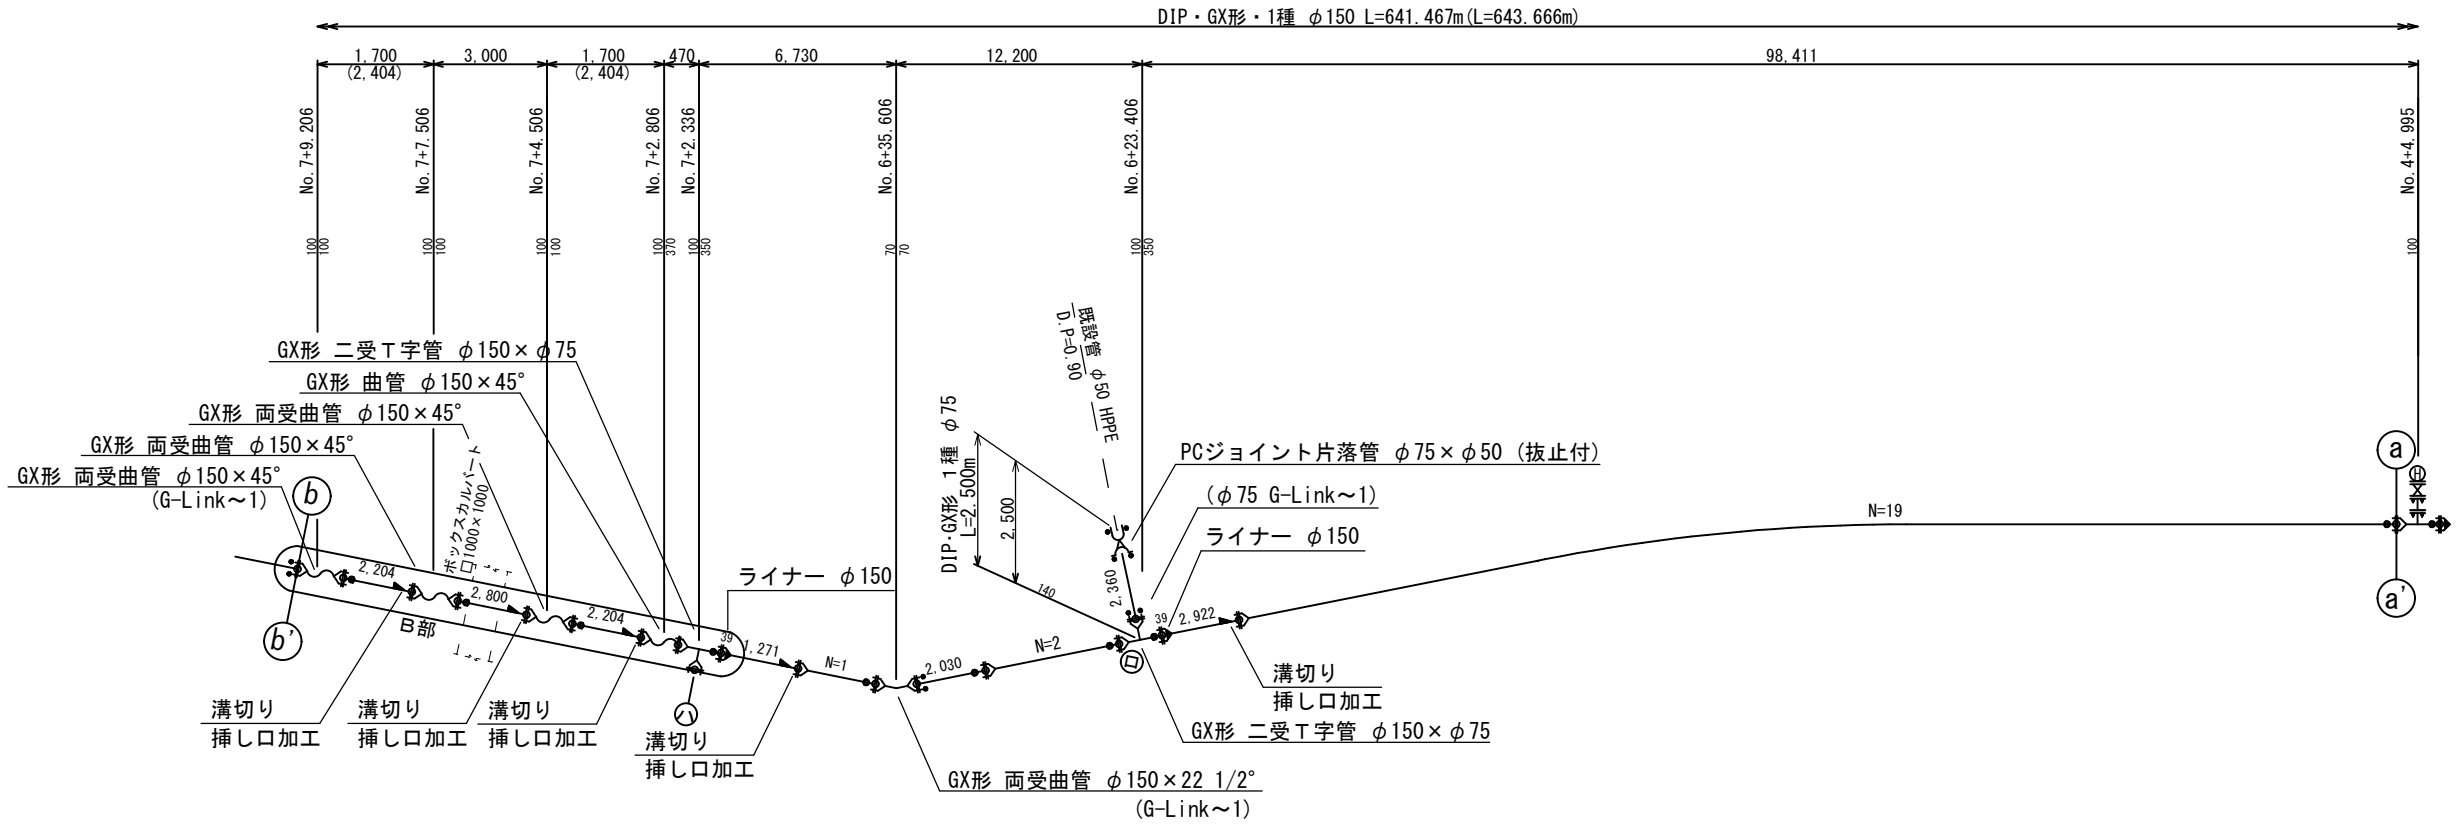


凡例  EF形 継手  EFソケット		
PE管最小切管長さ		
φ 50mm		
250mm		


凡 例 (G X 形)		
	GX形継手	
	ライン使用箇所	
	製作時挿口加工済	
	G-Link使用箇所	
	溝切り挿口加工	
ライン使用による伸び代	φ150	— 39mm
	φ75	— 29mm
GX形切管の有効長さの最小長さ		
呼び径	甲切管 (mm)	乙切管 (mm)
φ 75	700	770
φ 150	740	770

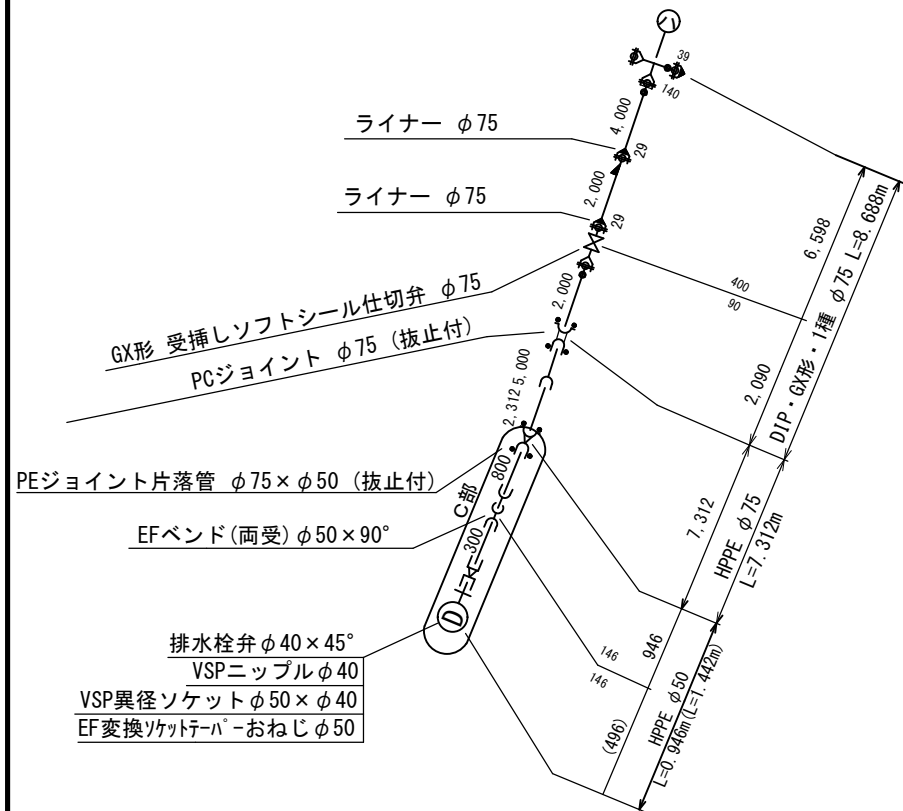

B部詳細図 S=NONE

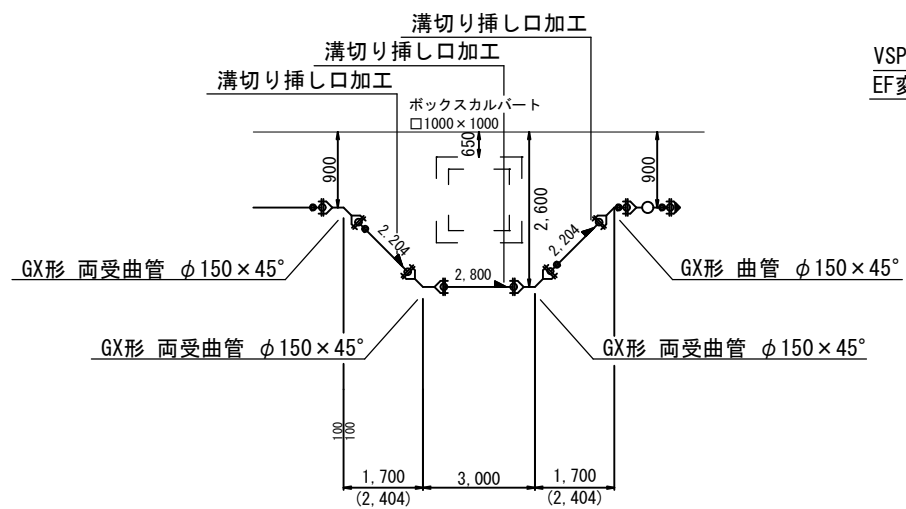


C部詳細図 S=NON

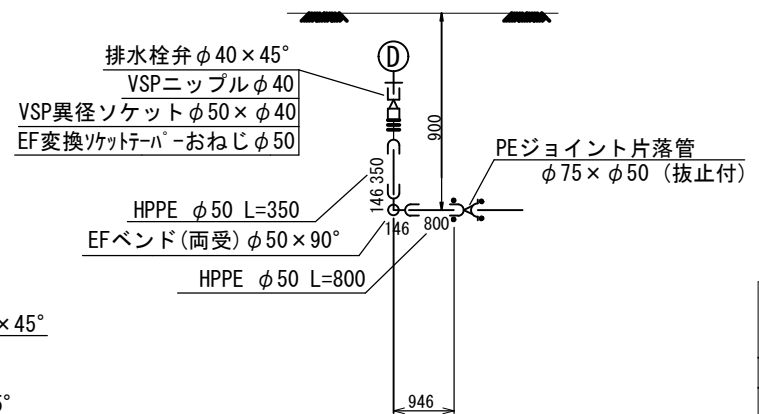


名 称	拘 束 長 (m)		土被り
	φ 75	φ 150	
22 1/2° 以下	1.00	1.00	0.60以上
45° 以下	1.00	1.00	0.60以上
90° 以下	5.00	6.00	0.60以上
Ｔ字管	1.00	6.00	0.60以上
仕切弁・栓	9.50	16.50	0.90

工事名称	低地区第3-1工区配水管更新工事				
工事場所	匝碓市野手地先				
図面名称	配管詳細図(2/4)				
葉中	27 葉 中 9			縮尺	NONE
竣 工				工事番号	
図面番号	—		八匠水道企業団		


配管詳細図 (3/4) S = NONE

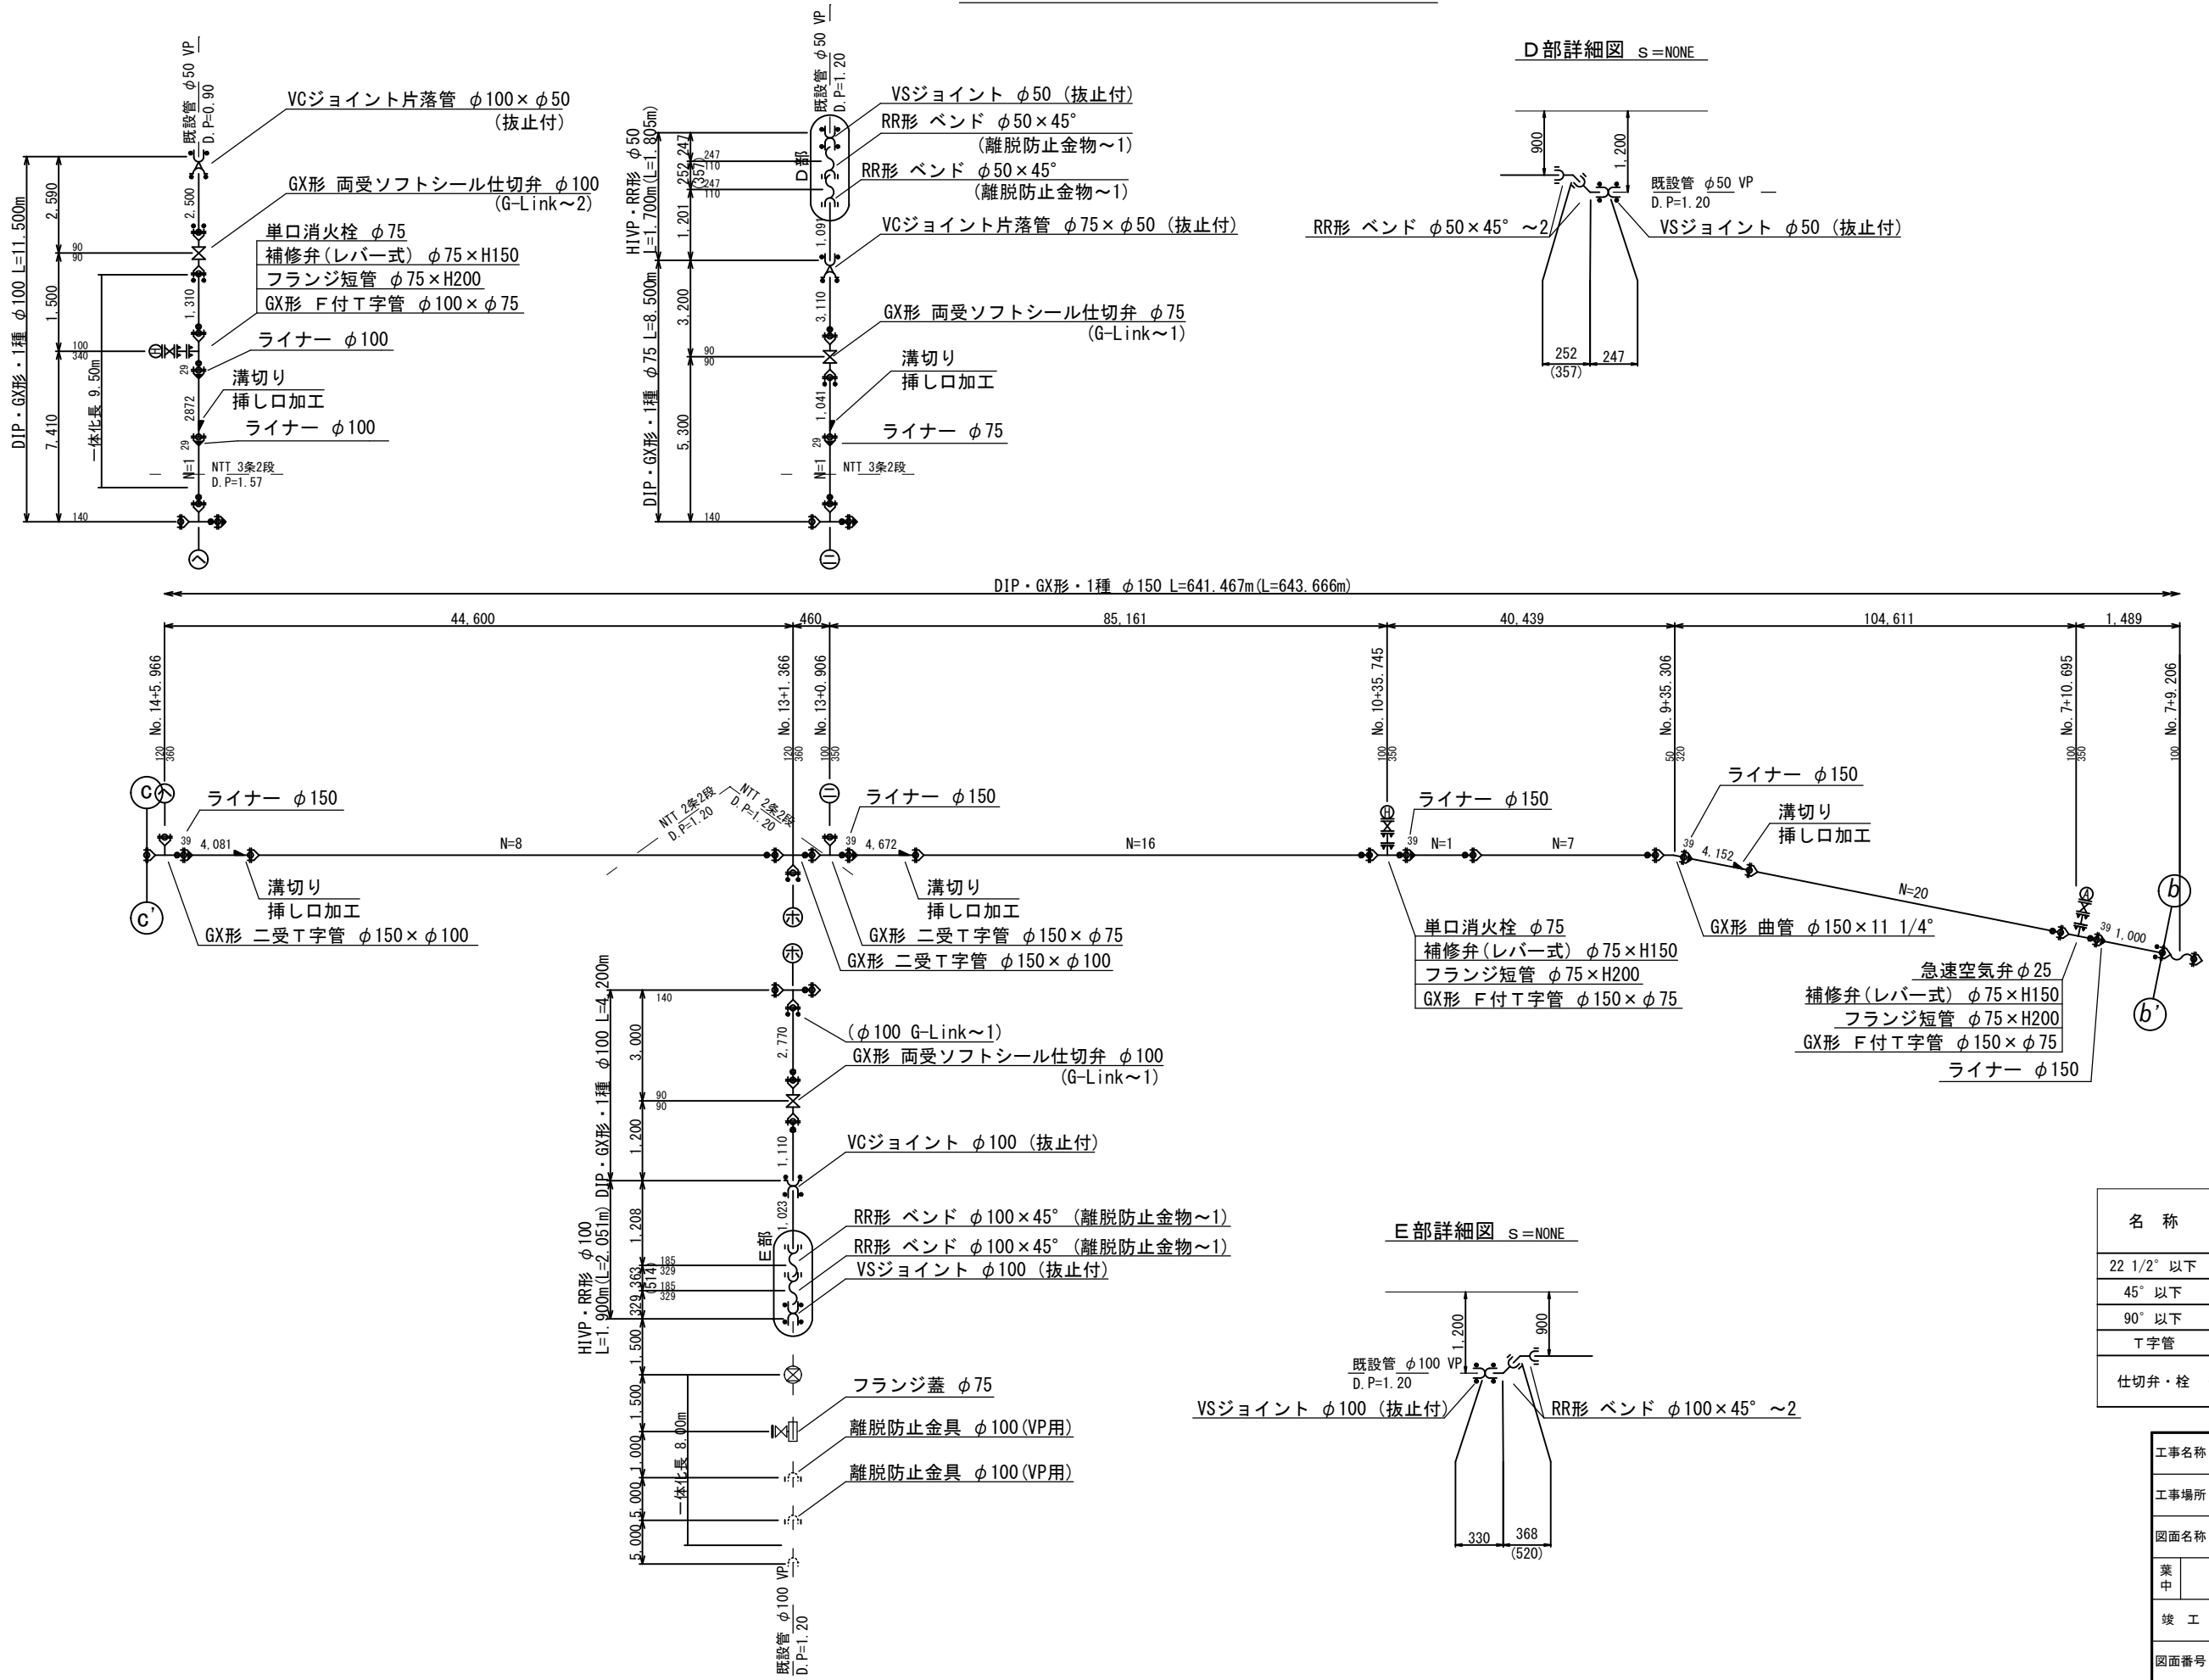

D 部詳細図 S = NONE

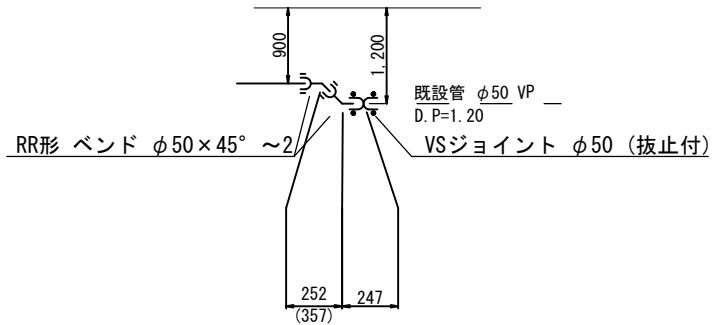

E 部詳細図 S = NONE

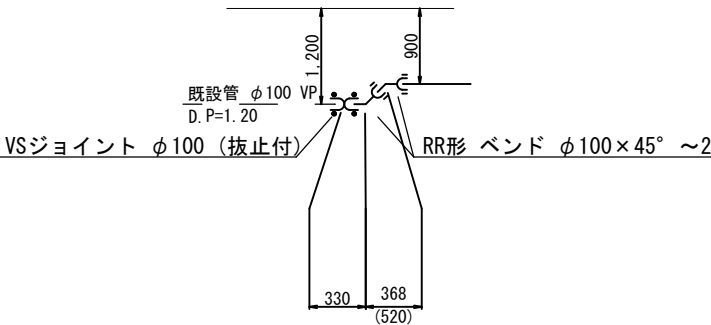

凡 例


- VSジョイント
- VCジョイント 片落管
- VCジョイント

凡 例 (G X 形)	
	GX形継手
	ライナ使用箇所
	製作時挿口加工済
	G-Link使用箇所
	溝切り挿口加工
ライナ使用による伸び代	
φ150	39mm
φ75	29mm
GX形切管の有効長の最小長さ	
呼び径	甲切管(mm)
φ75	700
φ150	740

名 称	拘 束 長 (m)			土被り
	φ75	φ100	φ150	
22 1/2° 以下	1.00	1.00	1.00	0.60以上
45° 以下	1.00	1.00	1.00	0.60以上
90° 以下	5.00	5.00	6.00	0.60以上
T字管	1.00	1.00	6.00	0.60以上
仕切弁・栓	9.50	12.00	16.50	0.90
	6.50	8.00	11.50	1.20

工事名称	低地区第3-1工区配水管更新工事		
工事場所	匠埜市野手地先		
図面名称	配管詳細図 (3/4)		
葉 中	27 葉 中 10	縮 尺	NONE
竣 工		工事番号	
図面番号	— 八匠水道企業団		

G部詳細図 S=NONE

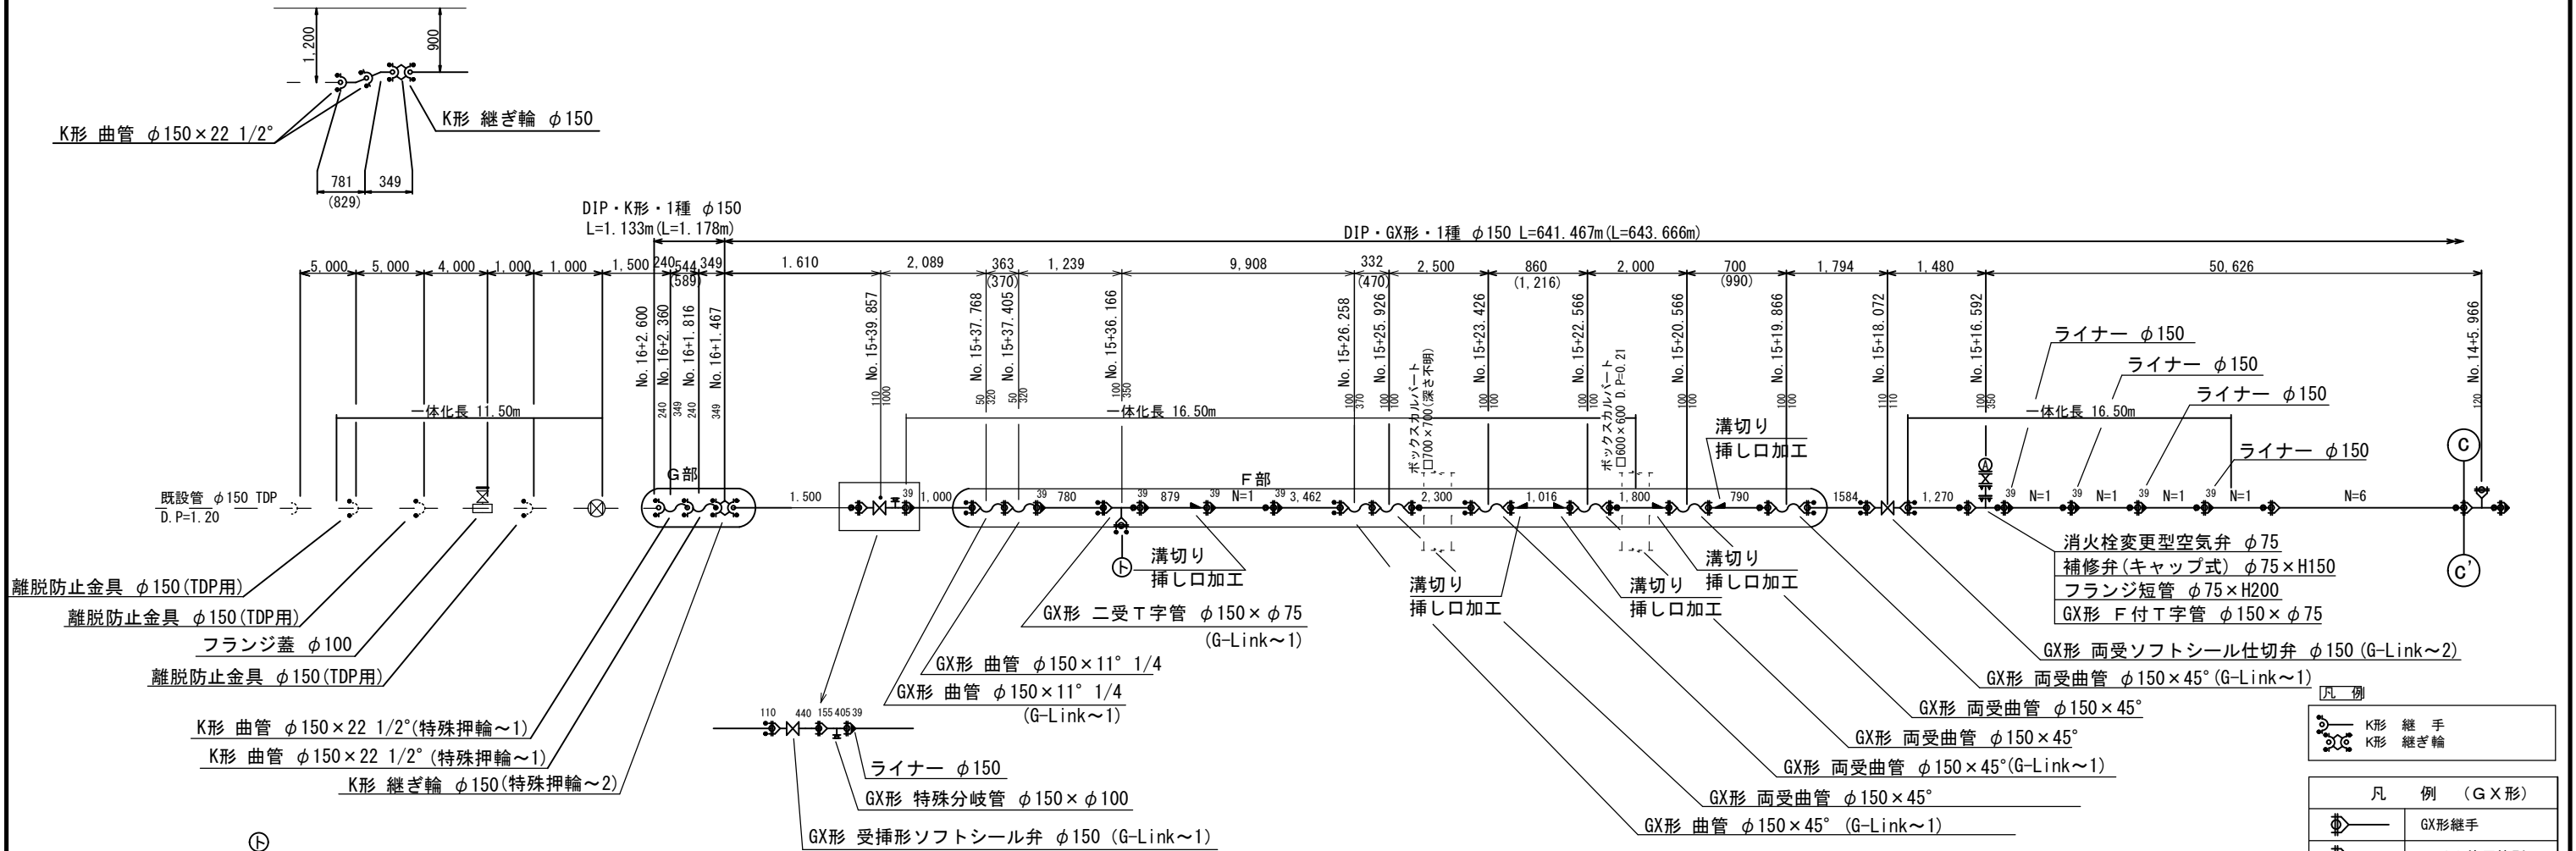

凡 例
K形 継 手
K形 継ぎ 輪


凡 例 (G X 形)		
	GX形継手	
	ライナ使用箇所	
	製作時挿口加工済	
	G-Link使用箇所	
	溝切り挿口加工	
ライナ使用に よる伸び代	φ150 — 39mm	
	φ75 — 29mm	
GX形切管の有効長の最小長さ		
呼び径	甲切管 (mm)	乙切管 (mm)
φ75	700	770
φ150	740	770

名 称	拘 束 長 (m)		土被り
	φ75	φ150	
22 1/2° 以下	1.00	1.00	0.60以上
45° 以下	1.00	1.00	0.60以上
90° 以下	5.00	6.00	0.60以上
T字管	1.00	6.00	0.60以上
仕切弁・栓	9.50	16.50	0.90
	6.50	11.50	1.20



工事名称	低地区第3-1工区配水管更新工事		
工事場所	匠埜市野手地先		
図面名称	配管詳細図 (4/4)		
葉 中	27 葉 中 11	縮 尺	NONE
竣 工		工事番号	
図面番号	— 八匠水道企業団		

配管詳細図 (4/4) S=NONE

F部詳細図 S=NONE

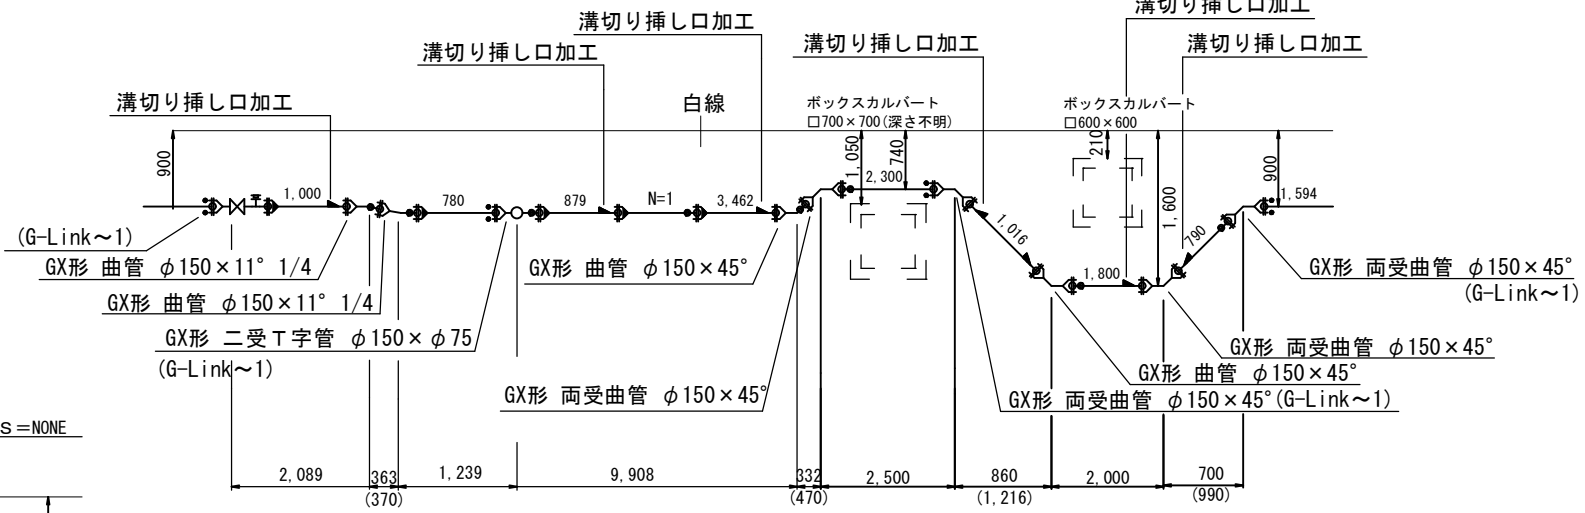

K部詳細図 S=NONE

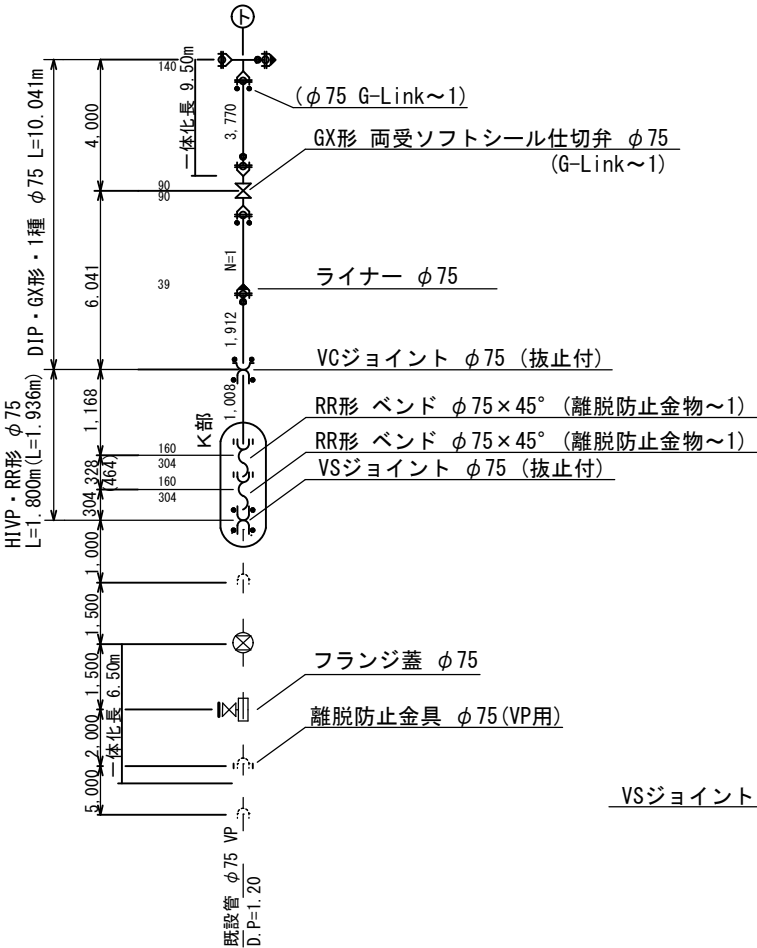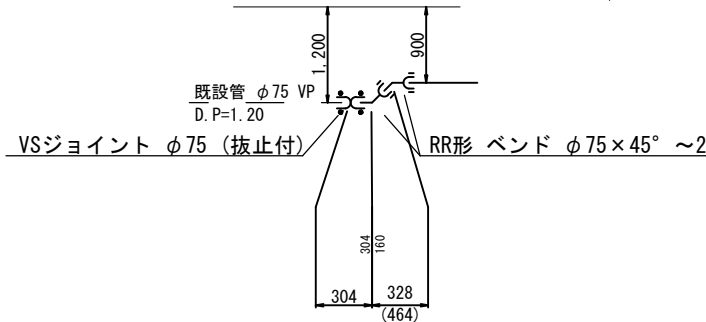

本給水切替一覧表





番号	栓 番	氏 名	取出 口径	メーター 口径	取出し タイプ	サドル分水栓		分・止水栓用 ソケット		P Pソケット		ボール式 伸縮止水栓		ボール式 乙止水栓		メーター用 ソケット		止水栓筐 HDS	ポリエチレン管 延 長		立ち上がり 寸法 (h)	公道内延長 (m)			宅内延長				備 考					
						口 径	数量	口 径	数量	口 径	数量	口 径	数量	口 径	数量	口 径	数量		口 径	数量		数量	口 径	数量	数量	A復旧	B復旧	D復旧		As	Co	土砂	砂利	
①			－	－	－	－	－	－	－	－	－	－	－	－	－	－	－	－	－	－	－									前年度更新済み (仮設のみ切替)				
②			φ25	φ13	B	φ150×φ25	1	φ25×φ20	1	φ20	－	φ20×φ13	1	－	－	φ20	1	－	φ20	4.20	0.60	2.00						1.60						
③			φ25	φ13	B	φ150×φ25	1	φ25×φ20	1	φ20	－	φ20×φ13	1	－	－	φ20	1	－	φ20	3.80	0.60	2.00						1.20						
④			φ25	φ13	B	φ150×φ25	1	φ25×φ20	1	φ20	－	φ20×φ13	1	－	－	φ20	1	－	φ20	3.70	0.60	2.00						1.10						
⑤			φ25	φ20	B	φ150×φ25	1	φ25×φ20	1	φ20	－	φ20	1	－	－	φ20	1	－	φ20	3.80	0.60	1.40						1.80						
⑥			φ25	φ13	B	φ150×φ25	1	φ25×φ20	1	φ20	－	φ20×φ13	1	－	－	φ20	1	－	φ20	6.90	0.60	4.00						2.30						
⑦			φ25	φ20	A	φ150×φ25	1	φ25×φ20	1	φ20	1	－	－	－	－	－	－	－	φ20	0.60	0.10	0.50								道路内切替				
⑧			φ25	φ20	A	φ150×φ25	1	φ25×φ20	1	φ20	1	－	－	－	－	－	－	－	φ20	0.60	0.10	0.50								道路内切替・掘上げ				
⑨			φ25	φ13	B	φ150×φ25	1	φ25×φ20	1	φ20	－	φ20×φ13	1	－	－	φ20	1	－	φ20	3.80	0.60	2.00						1.20						
⑩			φ25	φ20	B	φ150×φ25	1	φ25×φ20	1	φ20	－	φ20	1	－	－	φ20	1	－	φ20	12.40	0.60	10.00					1.80							
⑪			φ20	φ13	B	φ75×φ20	1	φ20	1	φ20	－	φ20×φ13	1	－	－	φ20	1	－	φ20	10.00	0.60	7.90					1.50							
⑫			φ20	φ13	B	φ75×φ20	1	φ20	1	φ20	－	φ20×φ13	1	－	－	φ20	1	－	φ20	3.80	0.60	2.00						1.20						
⑬			φ25	φ13	A	φ150×φ25	1	φ25×φ20	1	φ20	1	－	－	－	－	－	－	－	φ20	0.60	0.10	0.50								道路内切替・h=0.9				
⑭			φ25	φ13	A	φ150×φ25	1	φ25×φ20	1	φ20	1	－	－	－	－	－	－	－	φ20	0.60	0.10	0.50								道路内切替				
⑮			φ25	φ13	B	φ150×φ25	1	φ25×φ20	1	φ20	－	φ20×φ13	1	－	－	φ20	1	－	φ20	4.50	0.60	1.60						2.30						
⑯			φ25	φ13	B	φ150×φ25	1	φ25×φ20	1	φ20	－	φ20×φ13	1	－	－	φ20	1	－	φ20	4.10	0.60	1.60						1.90						
⑰			φ25	φ13	B	φ150×φ25	1	φ25×φ20	1	φ20	－	φ20×φ13	1	－	－	φ20	1	－	φ20	3.20	0.60	1.60						1.00			掘上げ			
⑱			φ25	φ13	C	φ150×φ25	1	φ25×φ20	1	φ20	－	－	－	φ20	1	φ20	2	1	φ20	4.20	0.60	1.60						2.00						
⑲			φ25	φ13	B	φ150×φ25	1	φ25×φ20	1	φ20	－	φ20×φ13	1	－	－	φ20	1	－	φ20	3.90	0.60	1.60						1.70						
⑳			φ25	φ13	B	φ150×φ25	1	φ25×φ20	1	φ20	－	φ20×φ13	1	－	－	φ20	1	－	φ20	3.40	0.60	1.60					1.20				掘上げ			
㉑			－	φ13	－	－	－	－	－	－	－	－	－	－	－	－	－	－	－	－											宅地内分岐			
㉒			φ25	φ20	A	φ150×φ25	1	φ25	1	φ25	1	－	－	－	－	－	－	－	φ25	0.60	0.10	0.50									道路内切替			
㉓			φ25	φ13	B	φ150×φ25	1	φ25×φ20	1	φ20	－	φ20×φ13	1	－	－	φ20	1	－	φ20	3.50	0.60	1.60						1.30						
㉔			φ25	φ13	B	φ150×φ25	1	φ25×φ20	1	φ20	－	φ20×φ13	1	－	－	φ20	1	－	φ20	8.10	0.60	5.60					1.90							
㉕			φ25	φ13	B	φ150×φ25	1	φ25×φ20	1	φ20	－	φ20×φ13	1	－	－	φ20	1	－	φ20	7.20	0.60	5.60						1.00						
㉖			φ25	φ13	B	φ150×φ25	1	φ25×φ20	1	φ20	－	φ20×φ13	1	－	－	φ20	1	－	φ20	8.60	0.60	5.60						2.40			掘上げ			
㉗			φ25	φ20	B	φ150×φ25	1	φ25×φ20	1	φ20	－	φ20	1	－	－	φ20	1	－	φ20	8.70	0.60	6.40					1.70							
㉘			φ25	φ20	C	φ150×φ25	1	φ25×φ20	1	φ20	－	－	－	φ20	1	φ20	2	1	φ20	8.70	0.60	6.70					1.40							
㉙			φ25	φ13	B	φ150×φ25	1	φ25×φ20	1	φ20	－	φ20×φ13	1	－	－	φ20	1	－	φ20	8.10	0.60	6.50						1.00			掘上げ			
㉚			φ25	φ13	A	φ150×φ25	1	φ25×φ20	1	φ20	1	－	－	－	－	－	－	－	φ20	0.60	0.10	0.50									道路内切替			
㉛			－	φ13	－	－	－	－	－	－	－	－	－	－	－	－	－	－	－	－											宅地内分岐			
㉜			φ25	φ20	A	φ150×φ25	1	φ25	1	φ25	1	－	－	－	－	－	－	－	φ25	0.60	0.10	0.50									道路内切替			
㉝			φ25		B	φ150×φ25	1	φ25×φ20	1	φ20	－	φ20×φ13	1	－	－	φ20	1	－	φ20	3.80	0.60	2.00												
合 計						φ150×φ25	28	φ25×φ20	26	φ20	5	φ20	3	φ20	2	φ20	25	2	φ20	135.40	14.30	85.40					11.80	22.70						
						φ150×φ50	－	φ20	2	φ25	2	φ20×φ13	18	φ25	－	φ25	－			φ25	1.20	0.20	1.00											
						φ75×φ20	2	φ25	2												合計	136.60	14.50	86.40						11.80	22.70			

※撤去閉栓及び掘上げ停止箇所は取出しのみ行う。

番号	栓 番	氏 名	取出 口径	メーター 口径	取出し タイプ	割 T 字管		SSPソケット		伸縮可とう継手 エルボ		伸縮可とう継手 絶縁メーター用		ブレインゲート 白丸H外ねじ		メネジ付ソケット		自在継手		LAソケット		止水栓筐	フランジ付波状管 延 長			立ち上がり 寸法 (h)	公道内延長 (m)				宅内延長				備 考		
						口 径	数量	口 径	数量	口 径	数量	口 径	数量	口 径	数量	口 径	数量	口 径	数量	口 径	数量		口 径	数量	数量		口 径	数量	数量	D. P=1. 0m	D. P=1. 0m	D. P=1. 0m	D. P=0. 3m	D. P=0. 3m		D. P=0. 3m	D. P=0. 3m
③⑩			φ 50	φ 50	D	φ 150 × φ 50	1	φ 50	1	φ 50	2	φ 50	2	φ 50	1	φ 50	1	φ 50	1	φ 50	1	1	φ 50	6.80	0.10	4.80							2.00				
合 計						φ 150 × φ 50	1	φ 50	1	φ 50	2	φ 50	2	φ 50	1	φ 50	1	φ 50	1	φ 50	1	1	φ 50	6.80	0.10	4.80							2.00				
																						1	合計	6.80	0.10	4.80						2.00					


工事名称		低地区第3-1工区配水管更新工事					
工事場所		匠瑳市野手地先					
図面名称		本給水切替一覧表					
葉中	27 葉 中 12				縮尺	NONE	
竣工					工事番号		
図面番号		—		八匠水道企業団			

給水管取出しタイプ

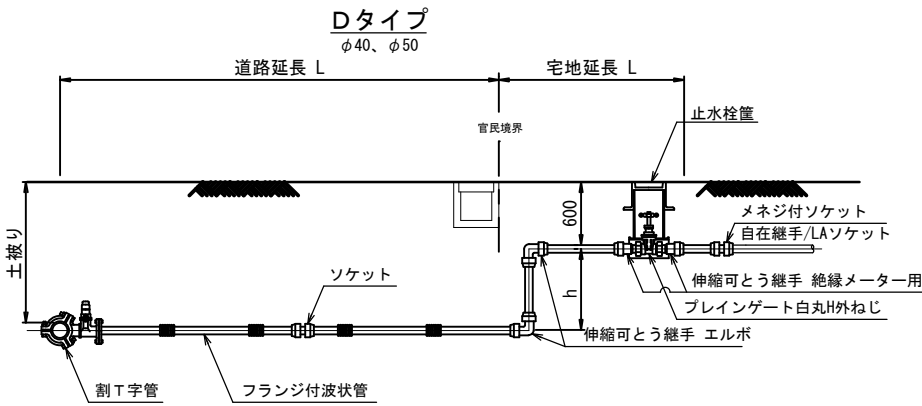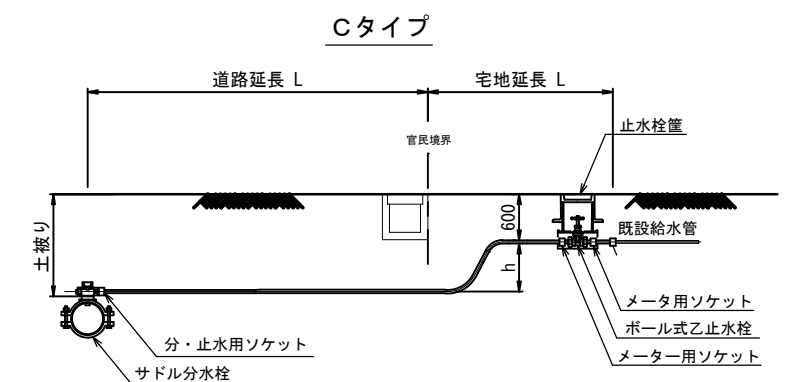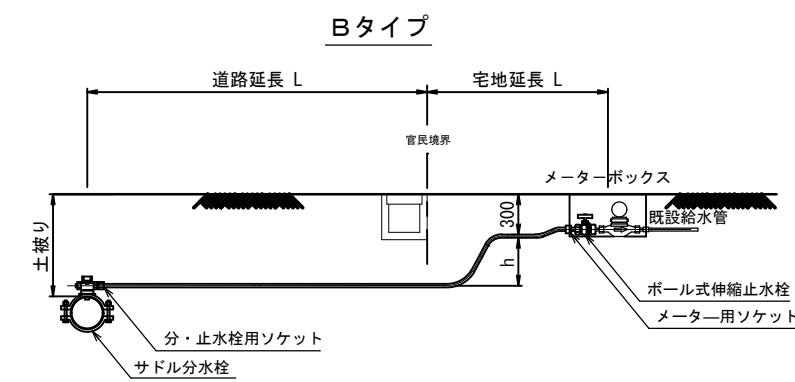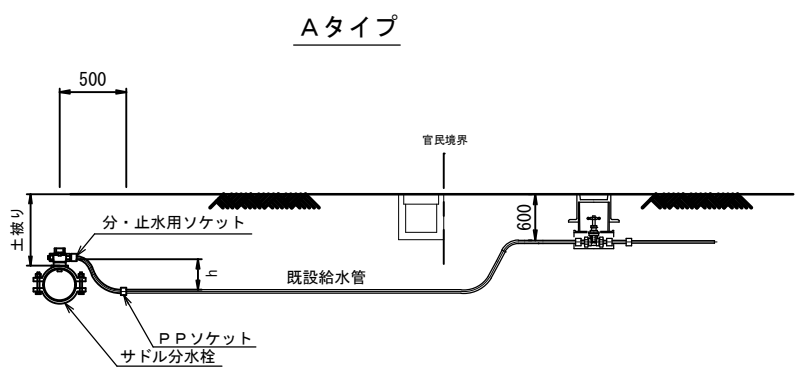

工事名称	低地区第3-1工区配水管更新工事				
工事場所	匝瑳市野手地先				
図面名称	給水管取出しタイプ				
葉中	27 葉 中 13		縮尺	NONE	
竣 工			工事番号		
図面番号	—		八咫水道企業団		

仮配管平面図(1/2) s=1/500















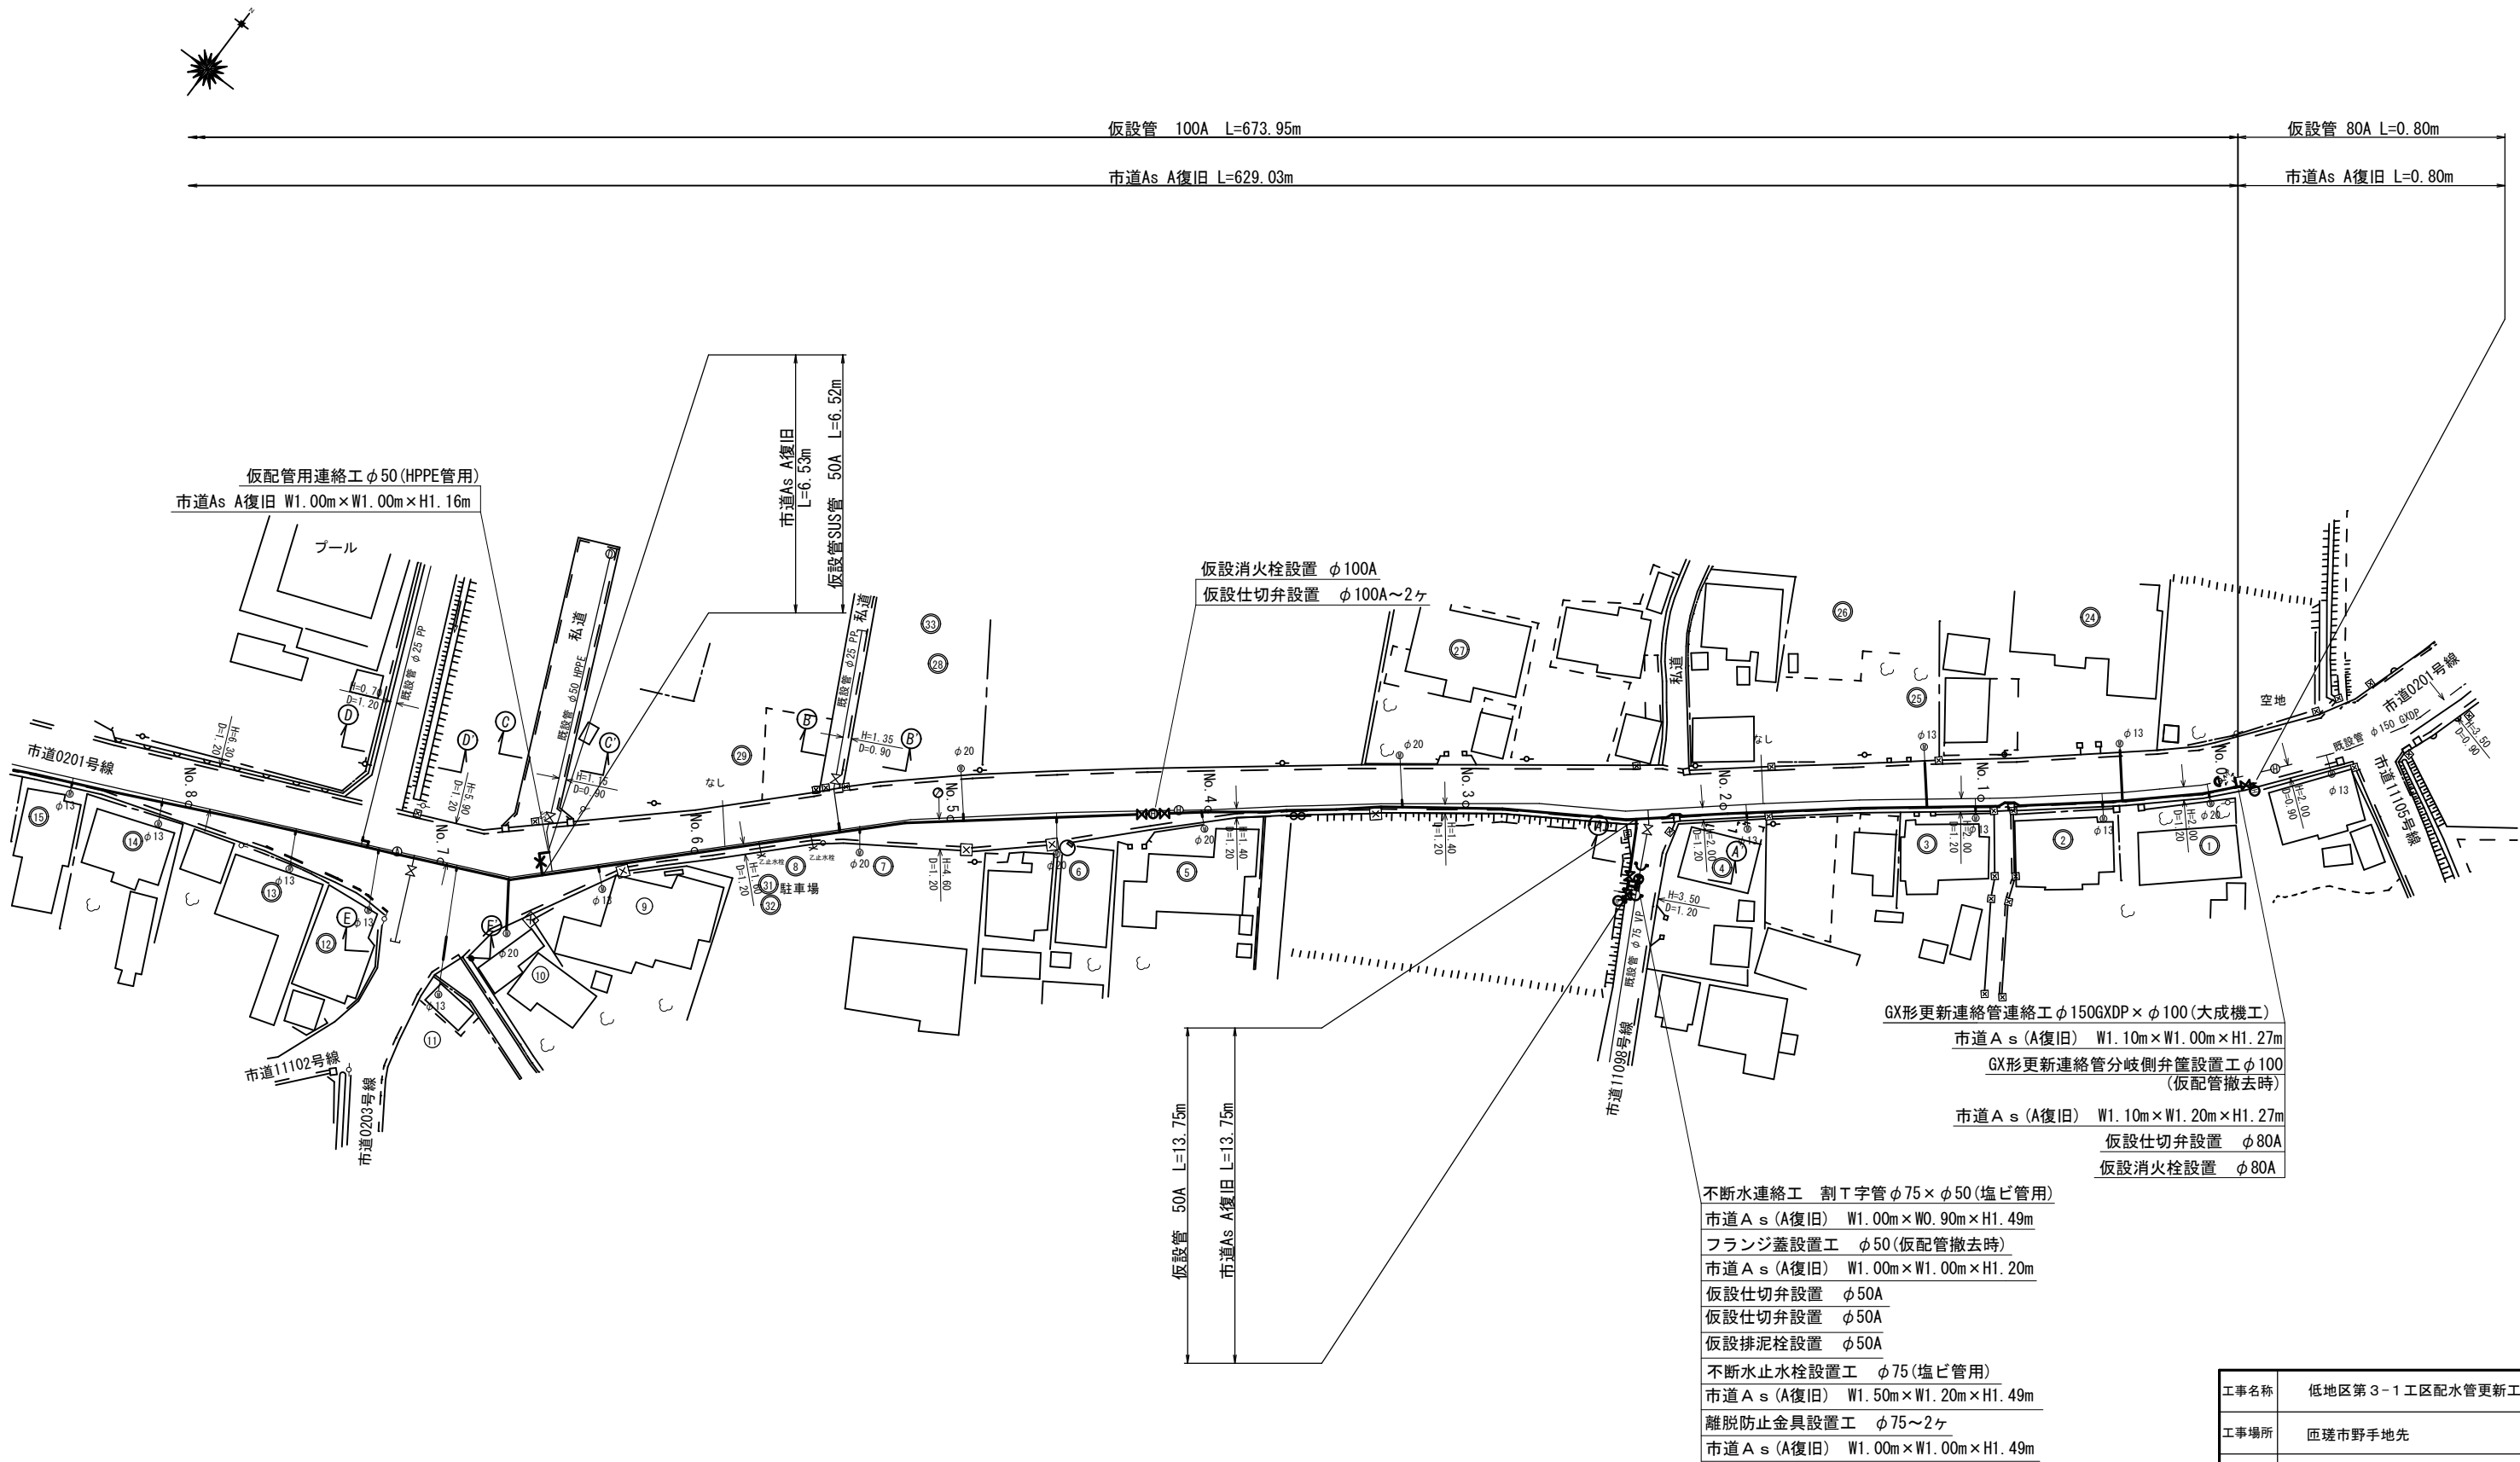


- 不断水連絡工 割T字管φ75×φ50(塩ビ管用)
- 市道A s (A復旧) W1.00m×W0.90m×H1.49m
- フランジ蓋設置工 φ50(仮配管撤去時)
- 市道A s (A復旧) W1.00m×W1.00m×H1.20m
- 仮設仕切弁設置 φ50A
- 仮設仕切弁設置 φ50A
- 仮設排泥栓設置 φ50A
- 不断水止水栓設置工 φ75(塩ビ管用)
- 市道A s (A復旧) W1.50m×W1.20m×H1.49m
- 離脱防止金具設置工 φ75~2ヶ
- 市道A s (A復旧) W1.00m×W1.00m×H1.49m

工事名称		低地区第3-1工区配水管更新工事		
工事場所		匝瑳市野手地先		
図面名称		仮配管平面図(1/2)		
葉中	27 葉 中 14		縮尺	1/500
竣工			工事番号	
図面番号	—		八匠水道企業団	




仮配管横断面図(1/2) $s=1/100$

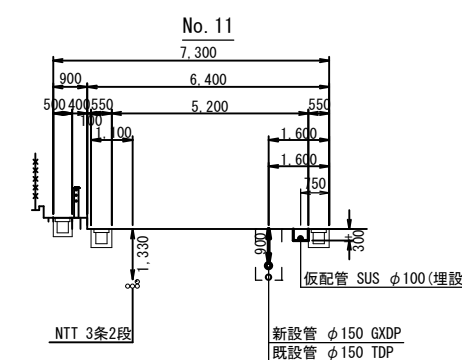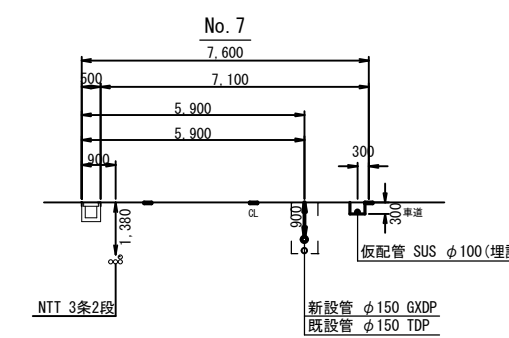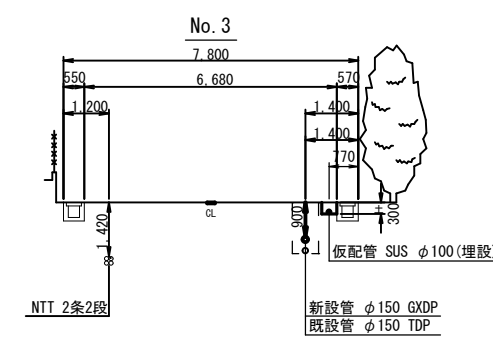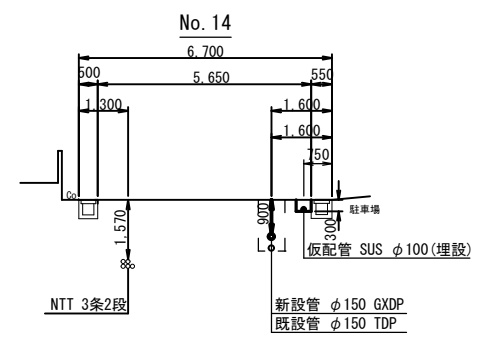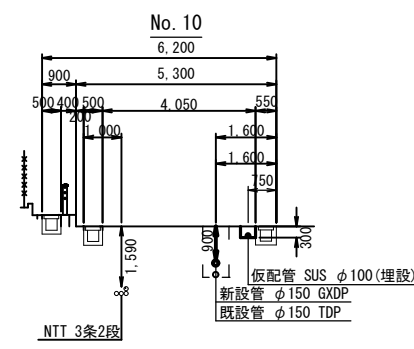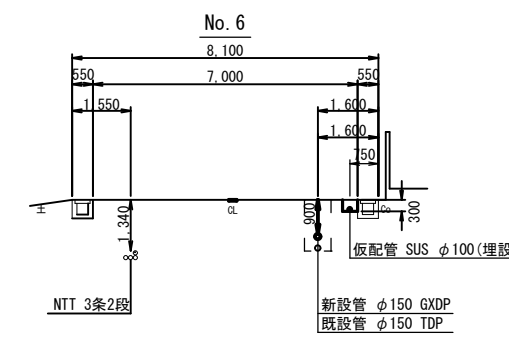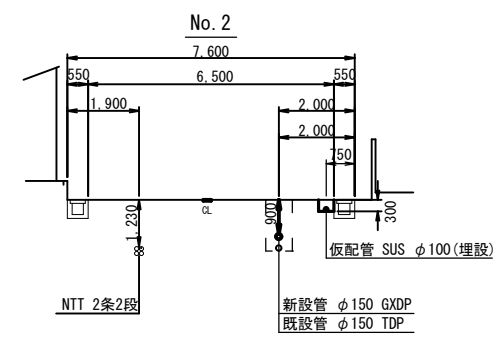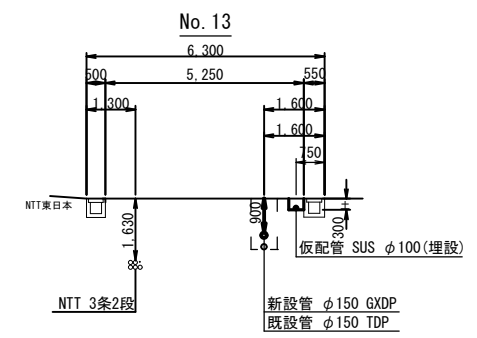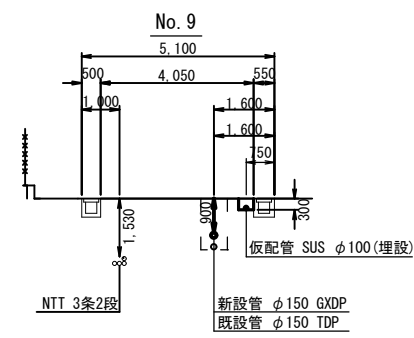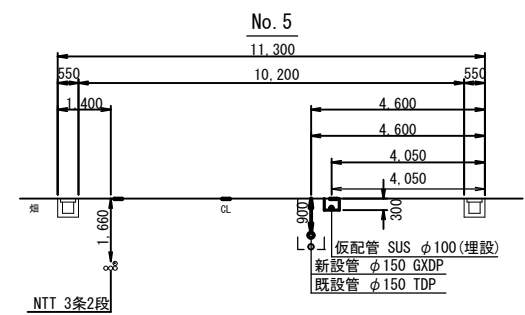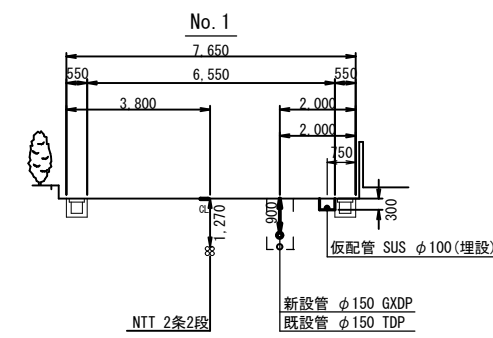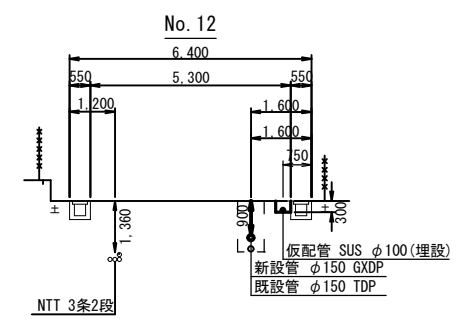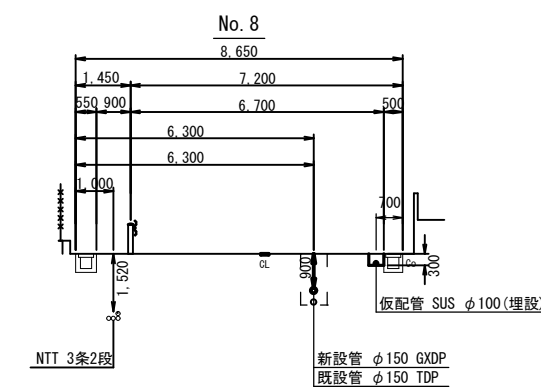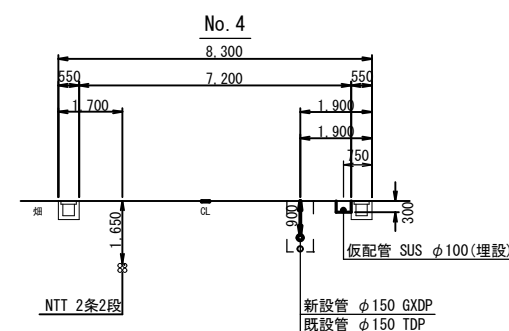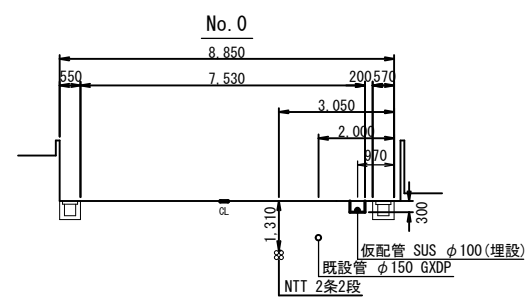

工事名称	低地区第 3-1 工区配水管更新工事			
工事場所	匝瑳市野手地先			
図面名称	仮配管横断面図 (1/2)			
葉中	27 葉 中 16		縮尺	1/100
竣 工			工事番号	
図面番号	—		八匠水道企業団	


仮配管横断面図 (2/2) 1/100

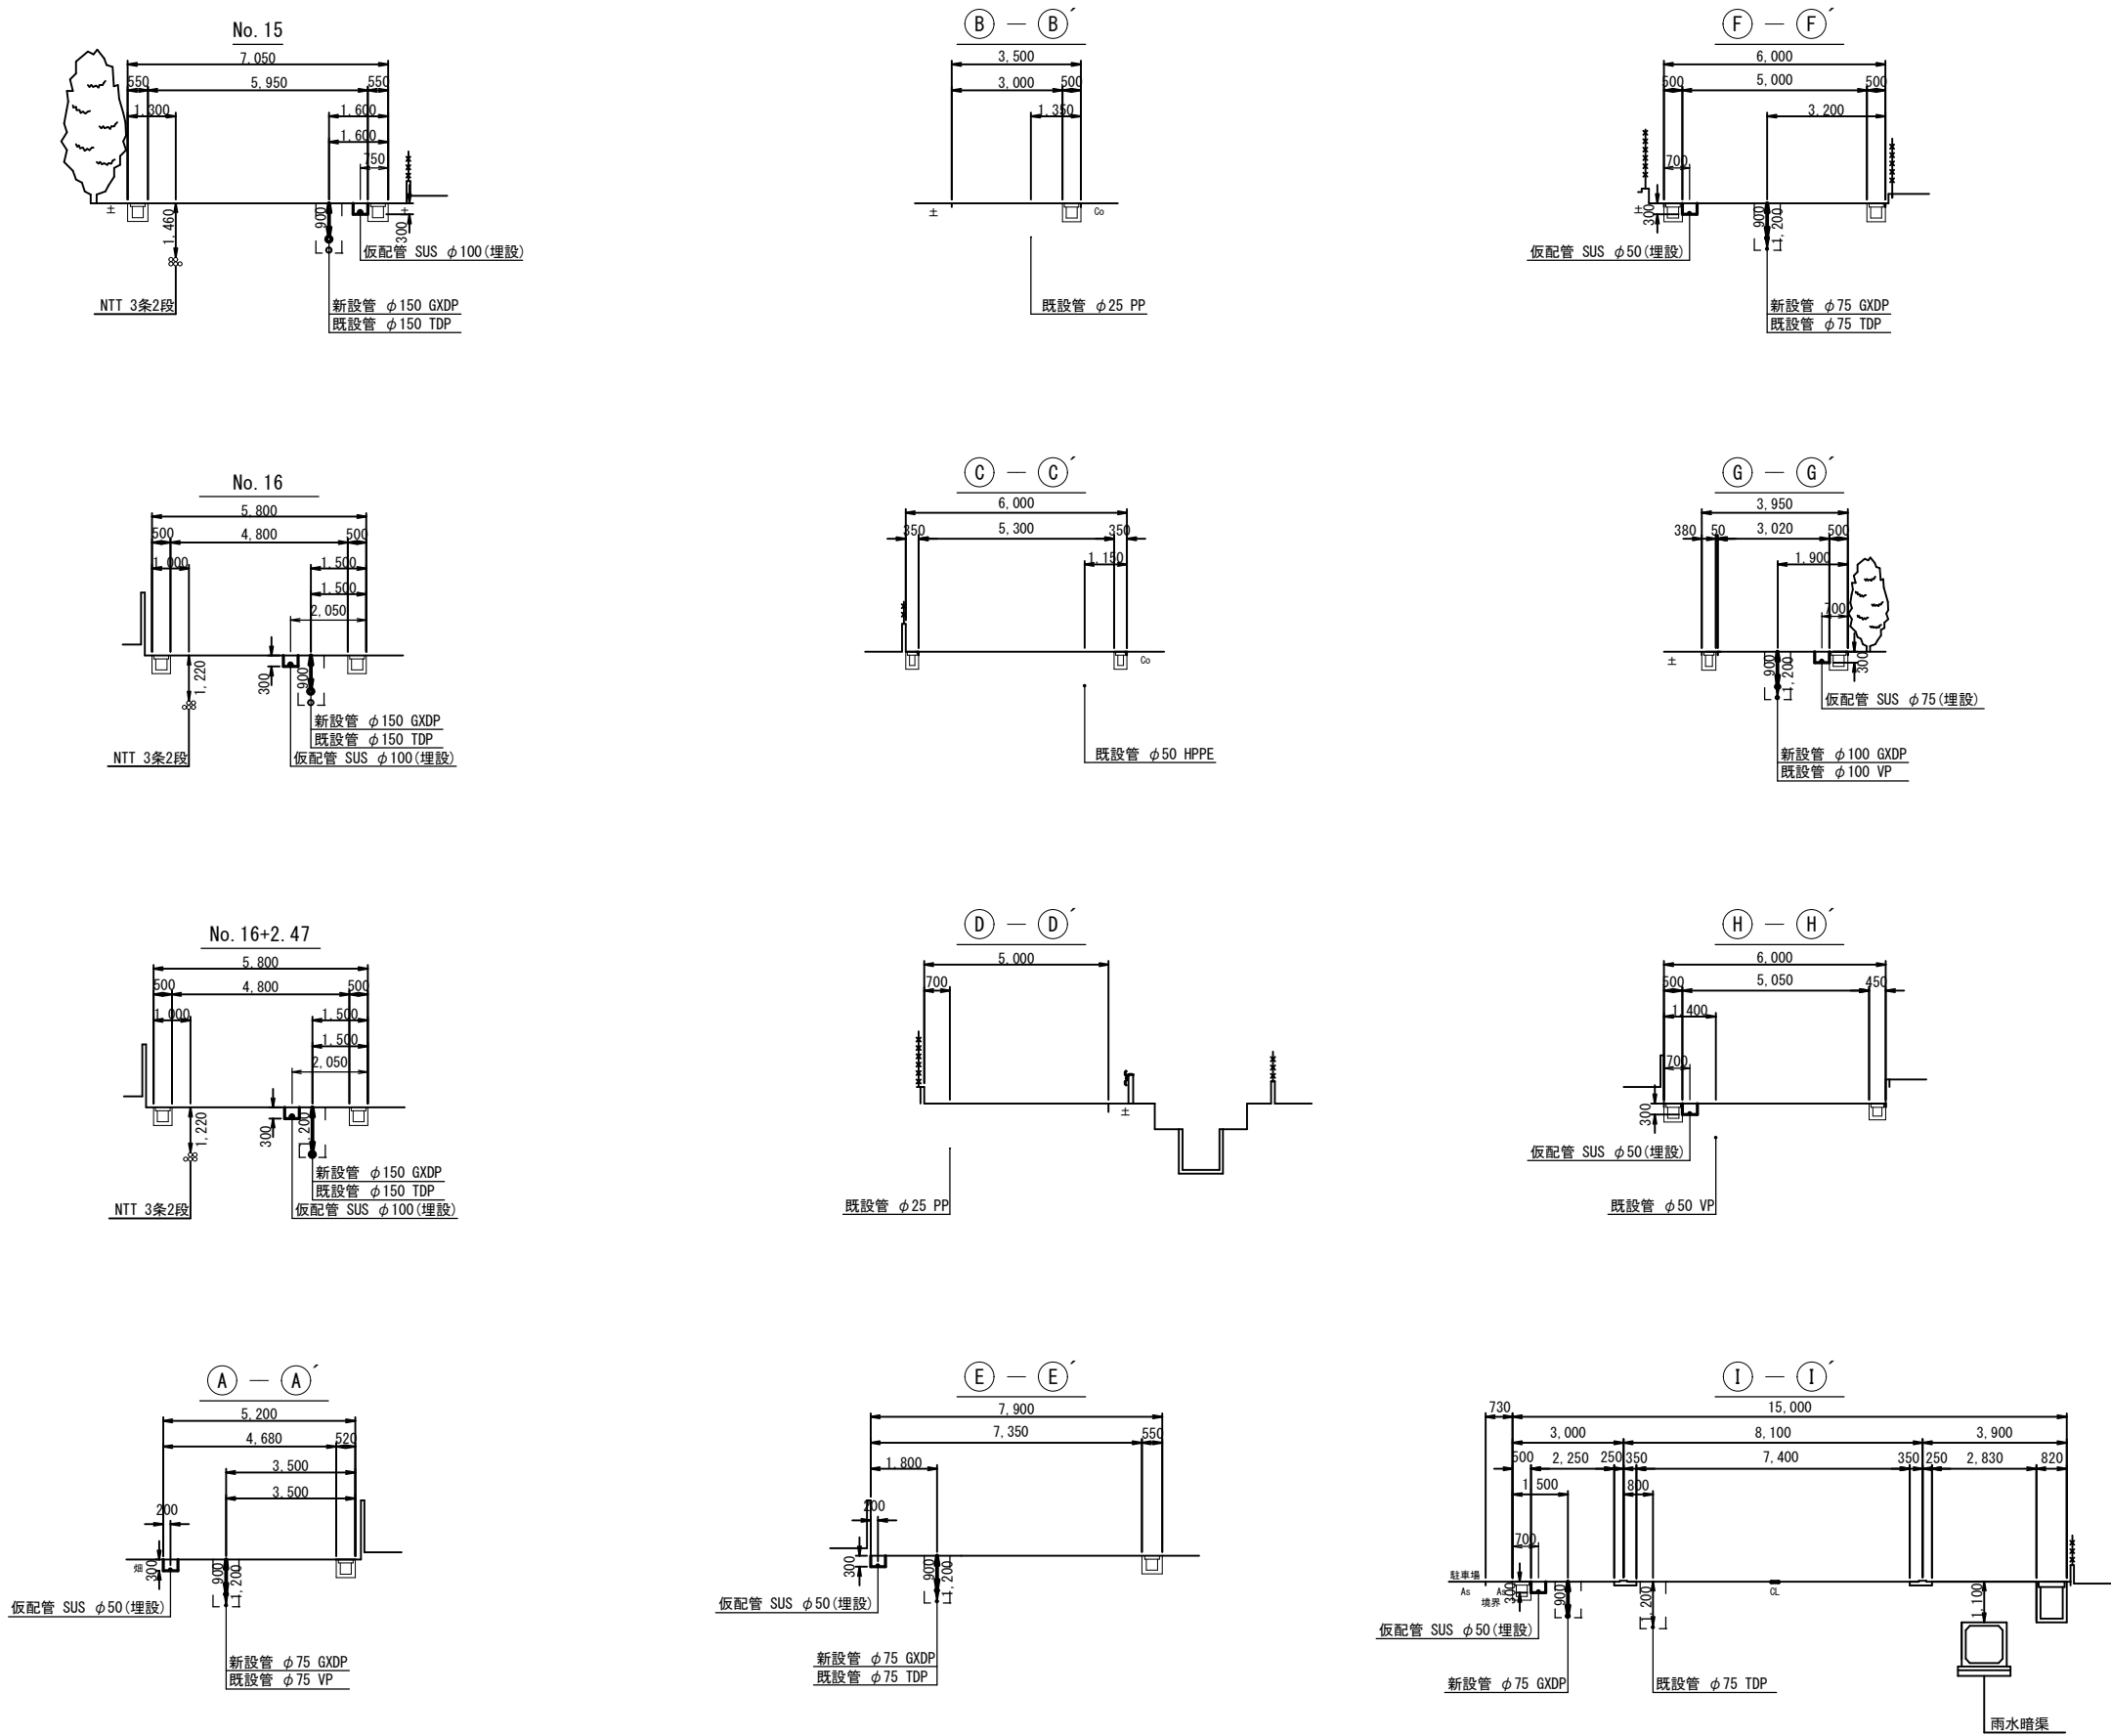

工事名称		低地区第3-1工区配水管更新工事		
工事場所		匝瑳市野手地先		
図面名称		仮配管横断面図(2/2)		
葉中	27 葉 中 17		縮尺	1/100
竣 工			工事番号	
図面番号	—		八匠水道企業団	


仮設土工標準図 S=1/20

土工定規

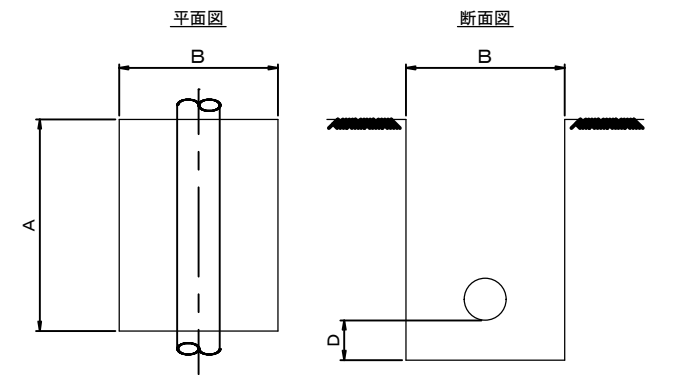


名 称	口 径	A	B	D
仮配管連絡工	φ 50～φ 150	1000	1000	200
仮設不断水止水栓設置工	φ 150	1800	1500	200
フランジ蓋設置工	φ 50～φ 150	1000	1000	—
離脱防止金具設置工	φ 75～φ 150	1000	1000	200
不断水連絡工	φ 75×φ 50	1000	900	200
不断水連絡工	φ 100×φ 75	1100	1000	200
不断水連絡工	φ 150×φ 100	1100	1000	200
GX形更新連絡管連絡工	φ 150×φ 100	1100	1000	200

標準掘削断面図

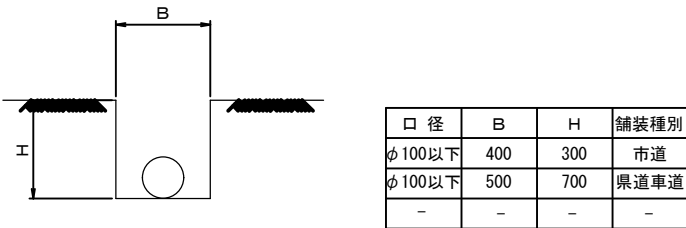


市道As舗装道 (A復旧)

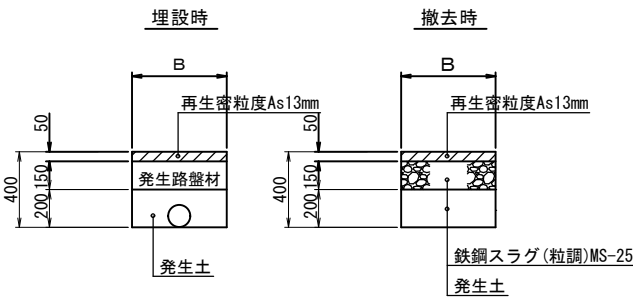

※私道As舗装道も同様の復旧構成とする。

県道As舗装道・車道 (B復旧)



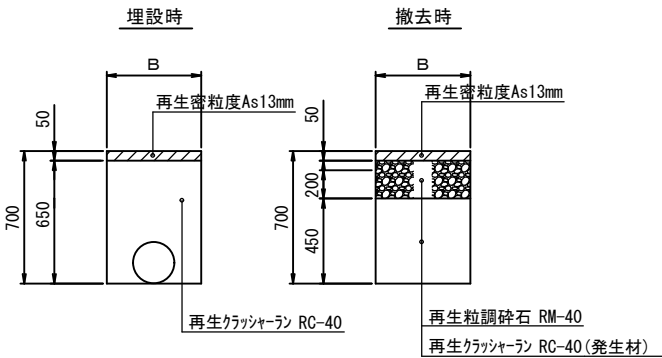


工事名称	低地区第3-1工区配水管更新工事		
工事場所	匝瑳市野手地先		
図面名称	仮設土工標準図		
葉中	27 葉 中 18	縮尺	1/20
竣 工		工事番号	
図面番号	—	八咫水道企業団	

REPCS-G型 資材表記 一覧			
資 材 名 称	記 号	資 材 名 称	記 号
直 管		レ ジ ュ ー サ ー	
フ レ キ 管		取 り 出 し 短 管	
エ ル ボ		仮 設 消 火 栓	
チ ー ズ			
バ ル ブ		仮 設 空 気 弁	
受 け × 受 け			
受 け × グ ル ー ビ ン グ、リ ン グ		撤 去 用 直 管	
挿 し × グ ル ー ビ ン グ、リ ン グ			

仮配管詳細図 (2/2)_S =NON SCALE

概要図

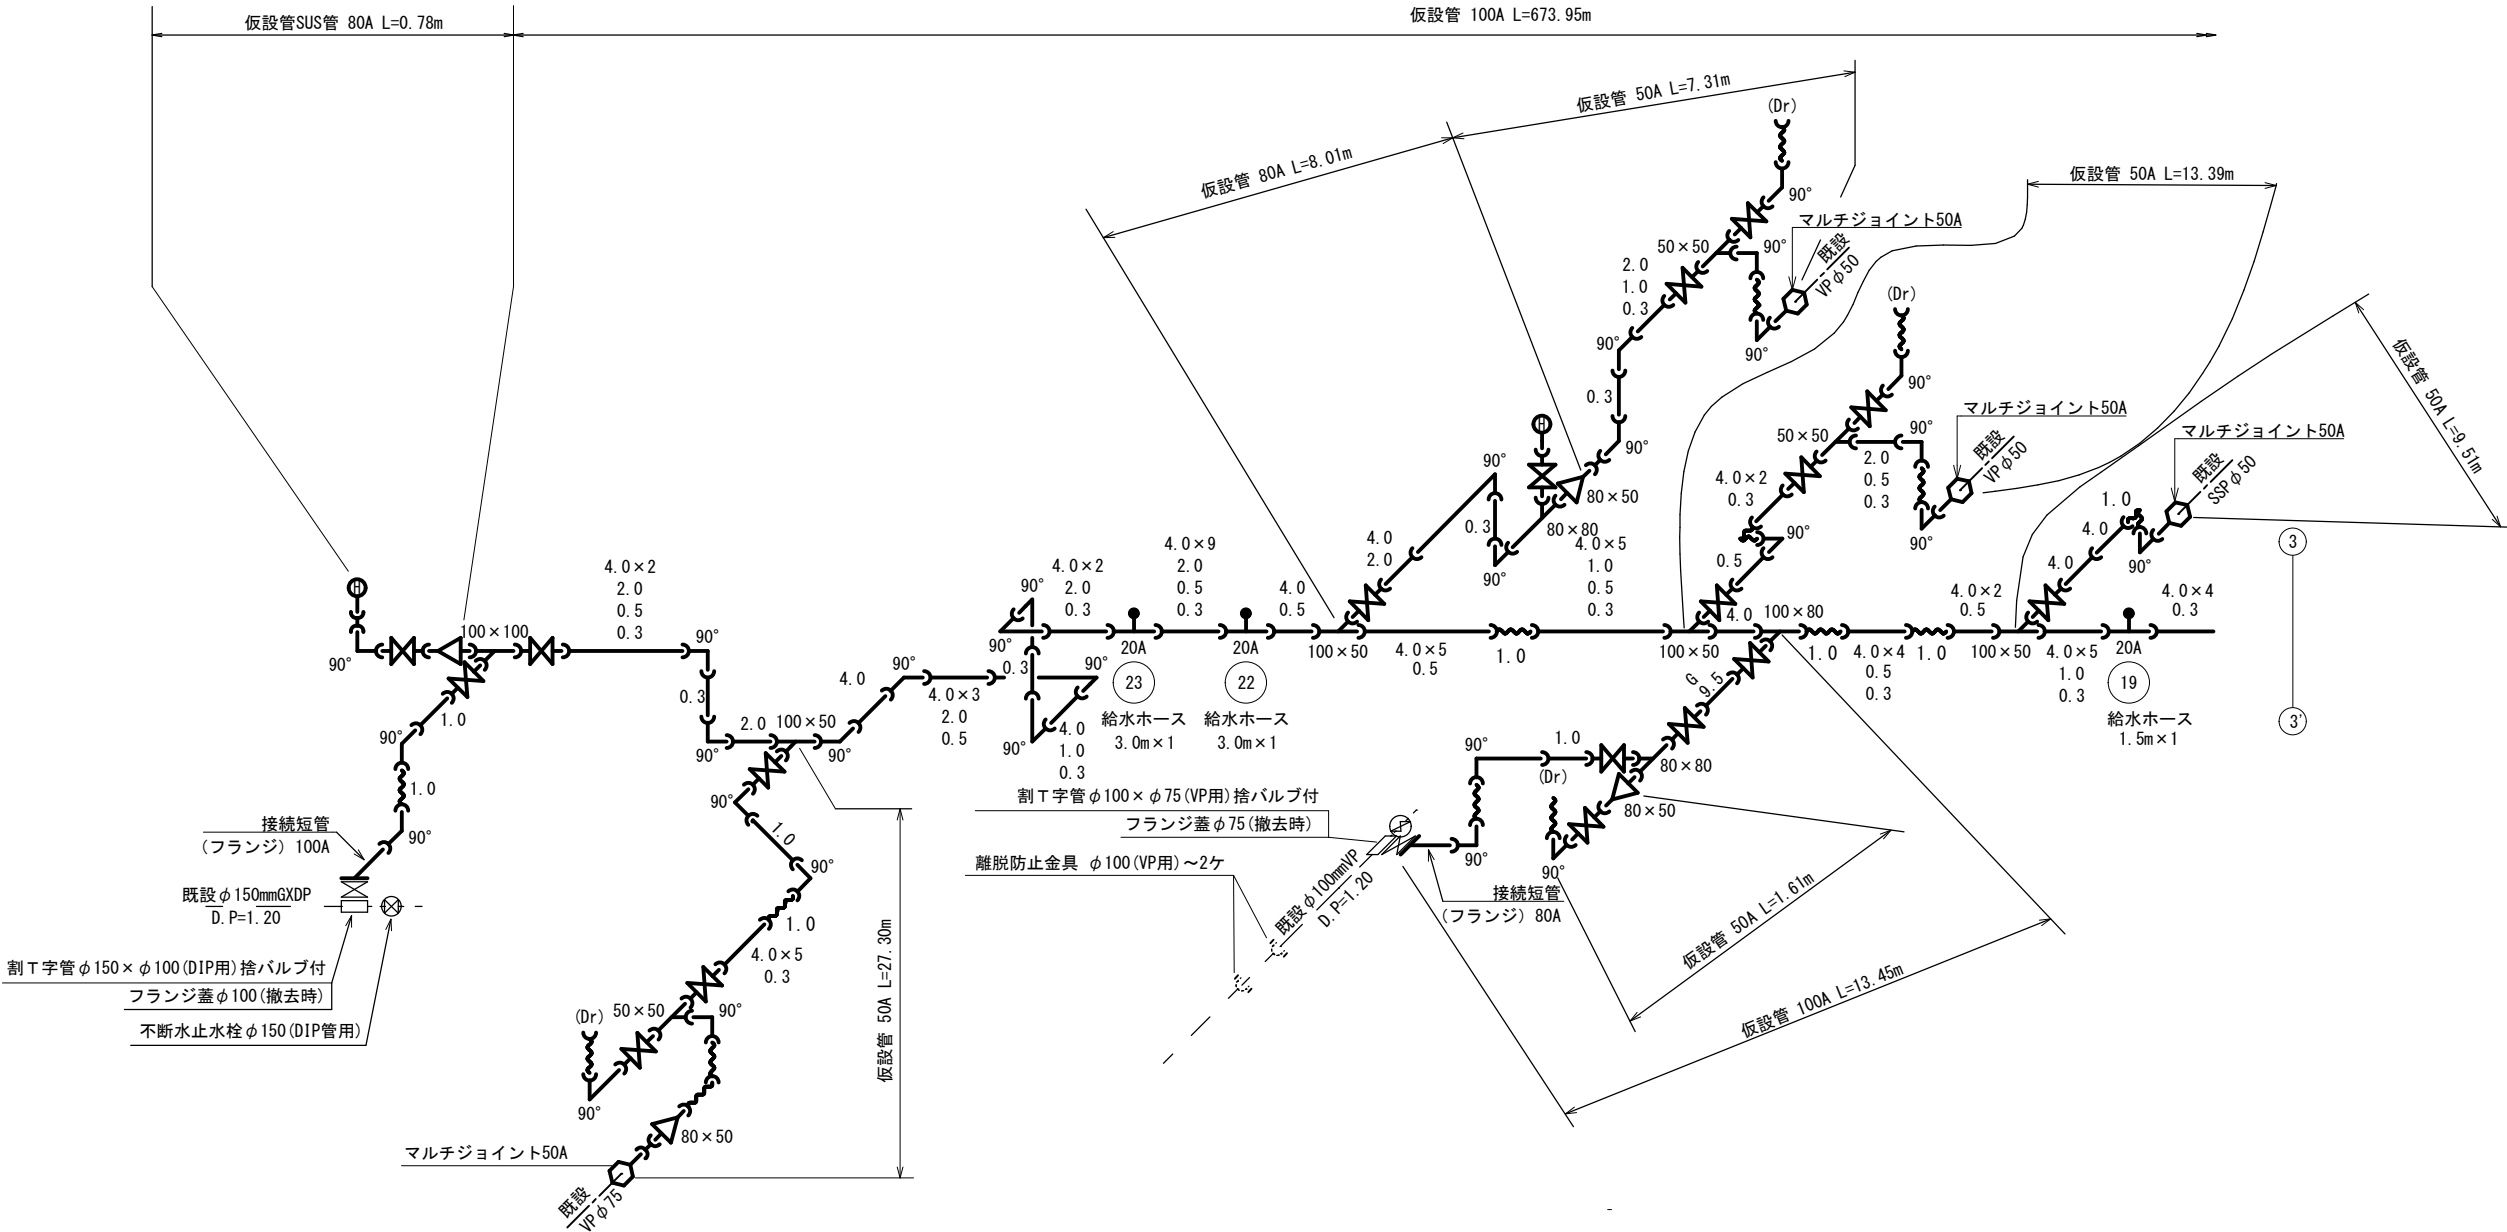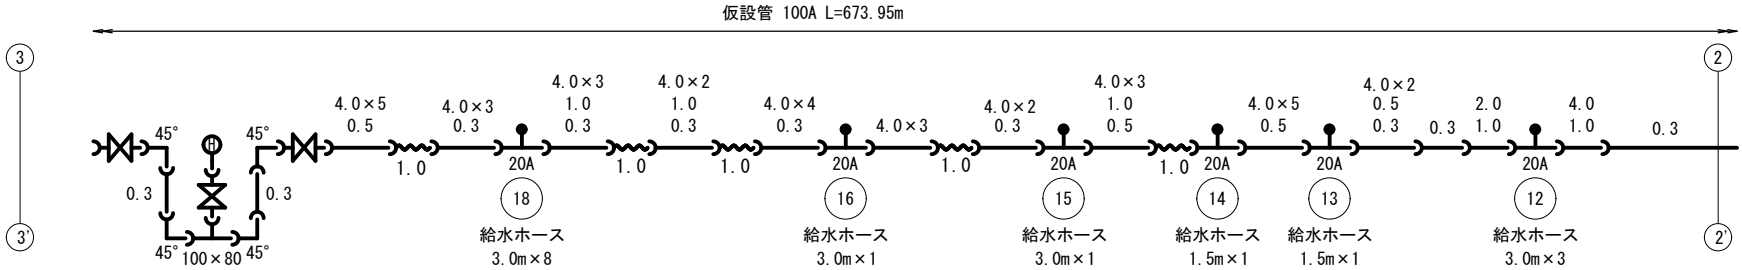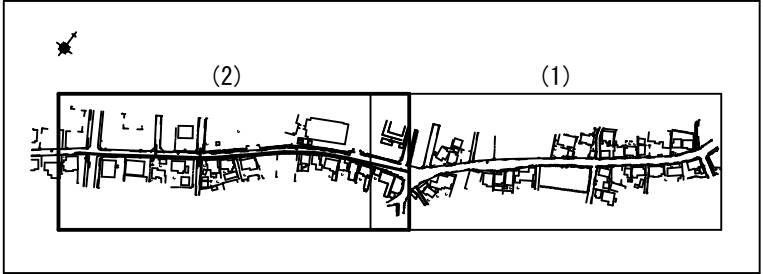




工事名称	低地区第3-1工区配水管更新工事		
工事場所	匝瑳市野地先		
図面名称	仮配管詳細図 (2/2)		
葉 中	27 葉 中 20	縮 尺	NONE
竣 工		工事番号	
図面番号	—	八咫水道企業団	

仮給水切替一覧表

番号	栓 番	氏 名	取出 口径	メーター 口径	取出し タイプ	給水ホース(レンタル材料)				メーター用片落管 メーター用ソケット		メネジ付ソケット		公道内延長(m)			宅内延長				備 考
						口 径	数量	口 径	数量	口 径	数量	口 径	数量	A復旧	B復旧	D復旧	As	Co	土砂	砂利	
														D. P=0. 30m	D. P=0. 30m	D. P=0. 30m	D. P=0. 3m	D. P=0. 3m	D. P=0. 3m	D. P=0. 3m	
①			φ25	φ20	B	φ20×L3. 0	1	-	-	φ20	1	-	-	0. 80					1. 60		
②			φ25	φ13	B	φ20×L3. 0	1	-	-	φ20×φ13	1	-	-	0. 50					1. 60		
③			φ25	φ13	B	φ20×L3. 0	1	-	-	φ20×φ13	1	-	-	0. 75					1. 20		
④			φ25	φ13	B	-	-	-	-	-	-	-	-	-					-		閉栓
⑤			φ25	φ20	B	-	-	-	-	-	-	-	-	-					-		閉栓
⑥			φ25	φ13	B	-	-	-	-	-	-	-	-	-					-		閉栓
⑦			φ25	φ20	A	-	-	φ20×L1. 5	1	-	-	φ20	1	0. 50							道路内切替
⑧			φ25	φ20	A	-	-	φ20×L1. 5	1	-	-	φ20	1	0. 50							道路内切替
⑨			φ25	φ13	B	φ20×L3. 0	1	-	-	φ20×φ13	1	-	-	0. 75					1. 20		
⑩			φ25	φ20	B	φ20×L3. 0	3	-	-	φ20	1	-	-	9. 15				1. 80			
⑪			φ25	φ13	B	φ20×L3. 0	6	φ20×L1. 5	1	φ20×φ13	1	-	-	17. 0				1. 50			
⑫			φ25	φ13	B	φ20×L3. 0	3	-	-	φ20×φ13	1	-	-	7. 00					1. 20		
⑬			φ25	φ13	A	-	-	φ20×L1. 5	1	-	-	φ20	1	0. 50							道路内切替 h=0. 9
⑭			φ25	φ13	A	-	-	φ20×L1. 5	1	-	-	φ20	1	0. 50							道路内切替
⑮			φ25	φ13	B	φ20×L3. 0	1	-	-	φ20×φ13	1	-	-	0. 50				2. 30			
⑯			φ25	φ13	B	φ20×L3. 0	1	-	-	φ20×φ13	1	-	-	0. 50					1. 90		
⑰			φ25	メーターなし	-	-	-	-	-	-	-	-	-								堀上げ
⑱			φ25	φ13	C	φ20×L3. 0	8	-	-	φ20	1	-	-	0. 75					2. 00		
⑲			φ25	φ13	B	-	-	φ20×L1. 5	1	φ20×φ13	1	-	-	0. 75							
⑳			φ25	メーターなし	-	-	-	-	-	-	-	-	-								堀上げ
㉑			φ25	メーターなし	-	-	-	-	-	-	-	-	-								宅地内分岐・堀上げ
㉒			φ25	φ20	B	φ20×L3. 0	1	-	-	φ20	1	-	-	0. 50							
㉓			φ25	φ13	B	φ20×L3. 0	1	-	-	φ20×φ13	1	-	-	0. 50					1. 30		
㉔			φ25	φ13	B	φ20×L3. 0	3	-	-	φ20×φ13	1	-	-	7. 85				1. 90			
㉕			φ25	φ13	B	φ20×L3. 0	2	φ20×L1. 5	1	φ20×φ13	1	-	-	6. 90					1. 00		
㉖			φ25	メーターなし	-	-	-	-	-	-	-	-	-								堀上げ
㉗			φ25	φ20	B	φ20×L3. 0	2	φ20×L1. 5	1	φ20	1	-	-	1. 10				1. 70			
㉘			φ25	φ20	B	φ20×L3. 0	1	φ20×L1. 5	1	φ20	1	-	-	1. 05				1. 40			
㉙			φ25	メーターなし	-	-	-	-	-	-	-	-	-								堀上げ
㉚			φ50	φ50	レンタル	-	-	-	-	-	-	-	-						4. 40		
㉛			φ25	φ13	A	-	-	φ20×L1. 5	1	-	-	φ20	1	0. 50							道路内切替
㉜			-	φ13	-	-	-	-	-	-	-	-	-								宅地内分岐
㉝			φ25	φ20	A	-	-	φ25×L1. 5	1	-	-	φ25	1	0. 50							道路内切替
㉞			φ25	メーターなし	-	-	-	-	-	-	-	-	-								未給水者
合 計						φ20×L3. 0	36	φ20×L1. 5	10	φ20×φ13	11	φ20	5								
								φ25×L1. 5	1	φ20	6	φ25	1								
														59. 35				10. 60	17. 40		


仮給水管取出しタイプ

Cタイプ

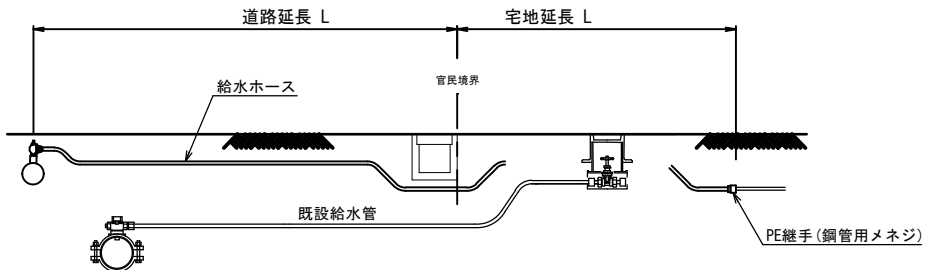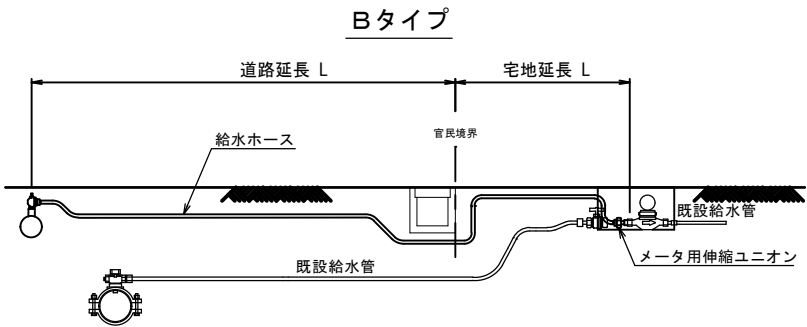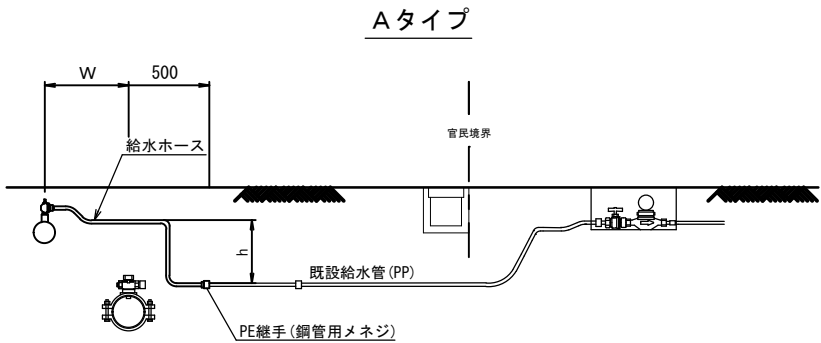


工事名称		低地区第3-1工区配水管更新工事			
工事場所		匠礎市野手地先			
図面名称		仮給水切替一覧表・仮給水管取出しタイプ			
葉中	27 葉 中 21			縮尺	NON SCALE
竣 工				工事番号	
図面番号	—		八匠水道企業団		


舗装本復旧平面図 (1/4) S=1/500

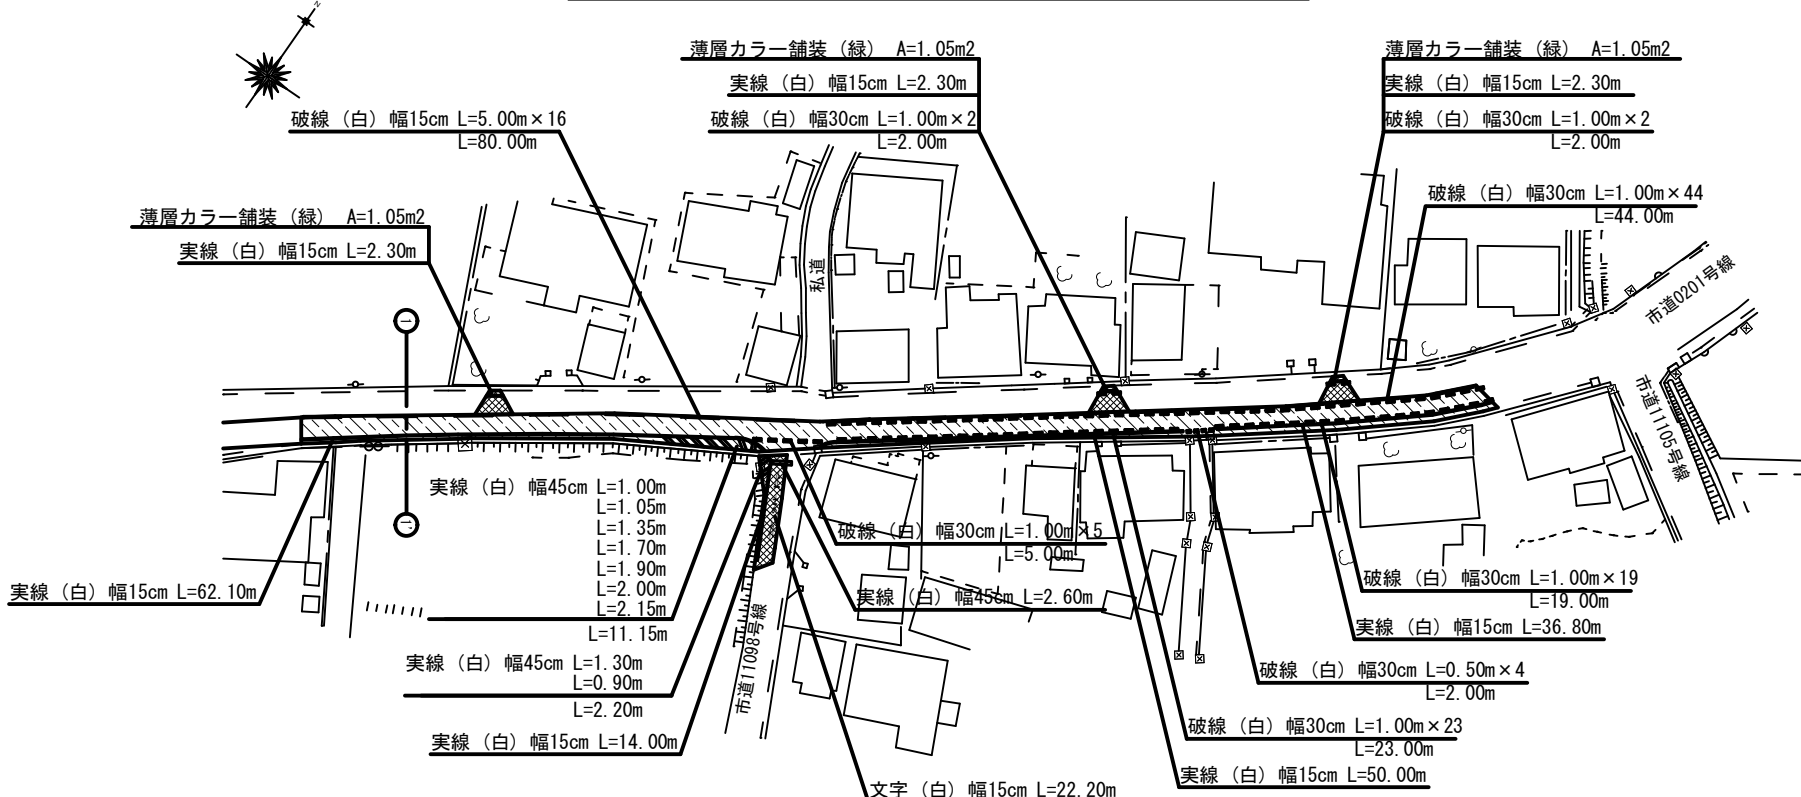

概要図

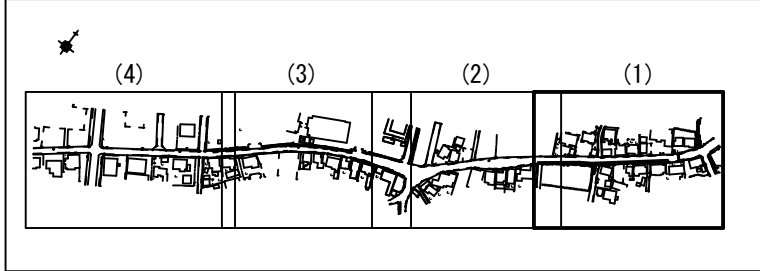

求積図 $S=1/250$

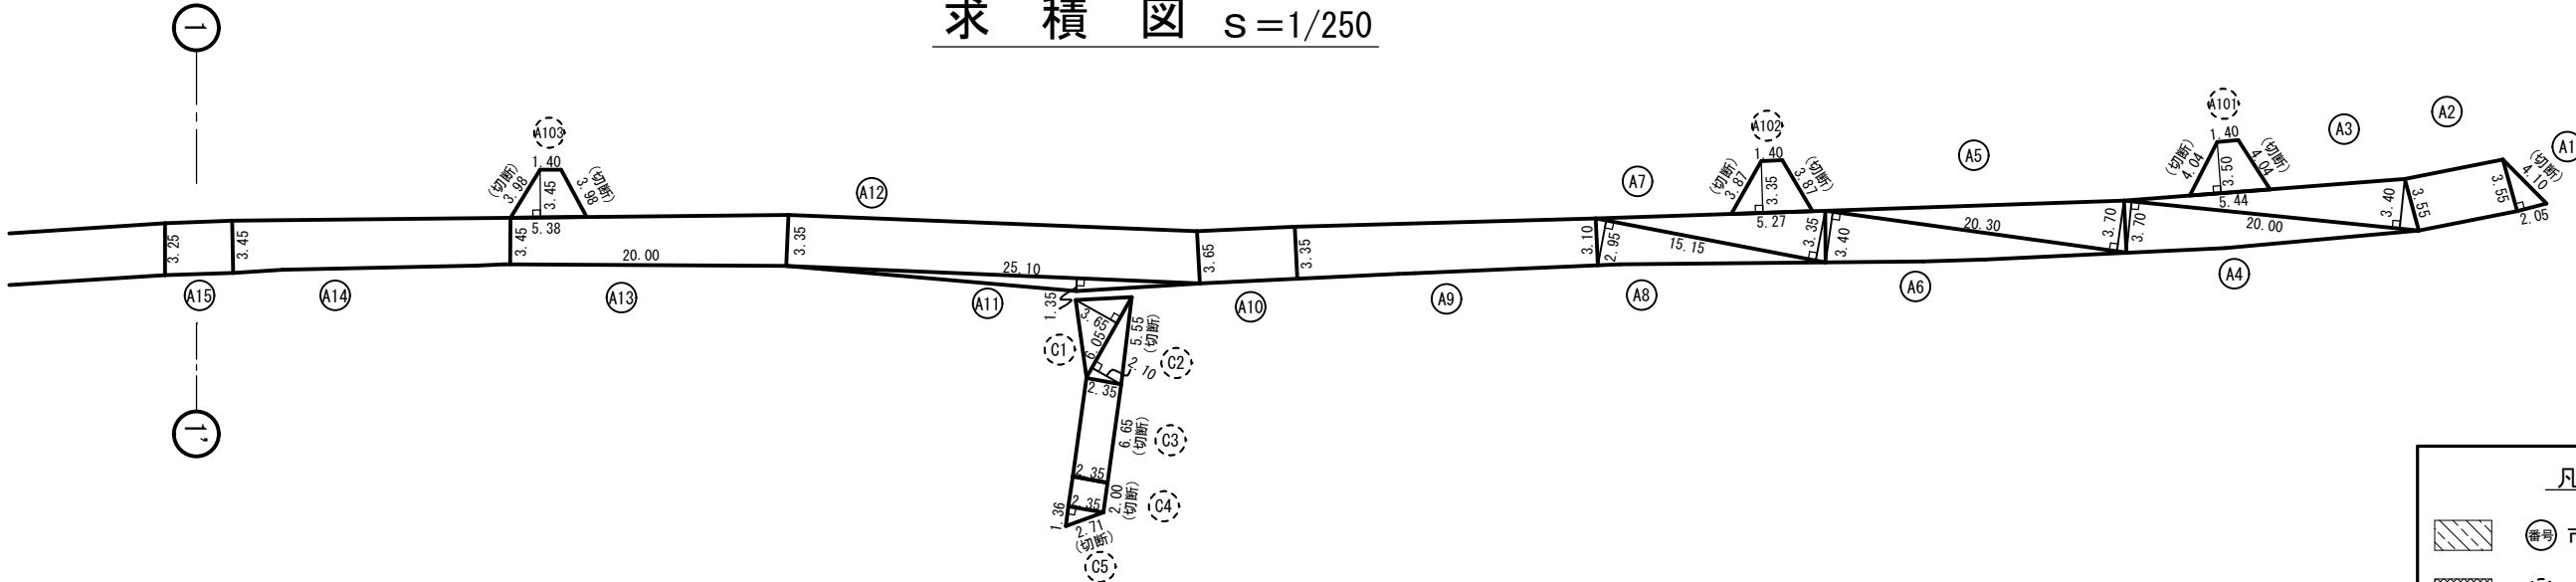

凡 例




市道As(補助対象)




市道As(单独費)

工事名称	低地区第3-1工区配水管更新工事		
工事場所	匝埜市野手地先		
図面名称	舗装本復旧平面図(1/4)・求積図		
葉中	27 葉 中 22	縮尺	図示
竣工		工事番号	
図面番号	一	八戸水道企業団	


舗装本復旧平面図 (2/4) s=1/500

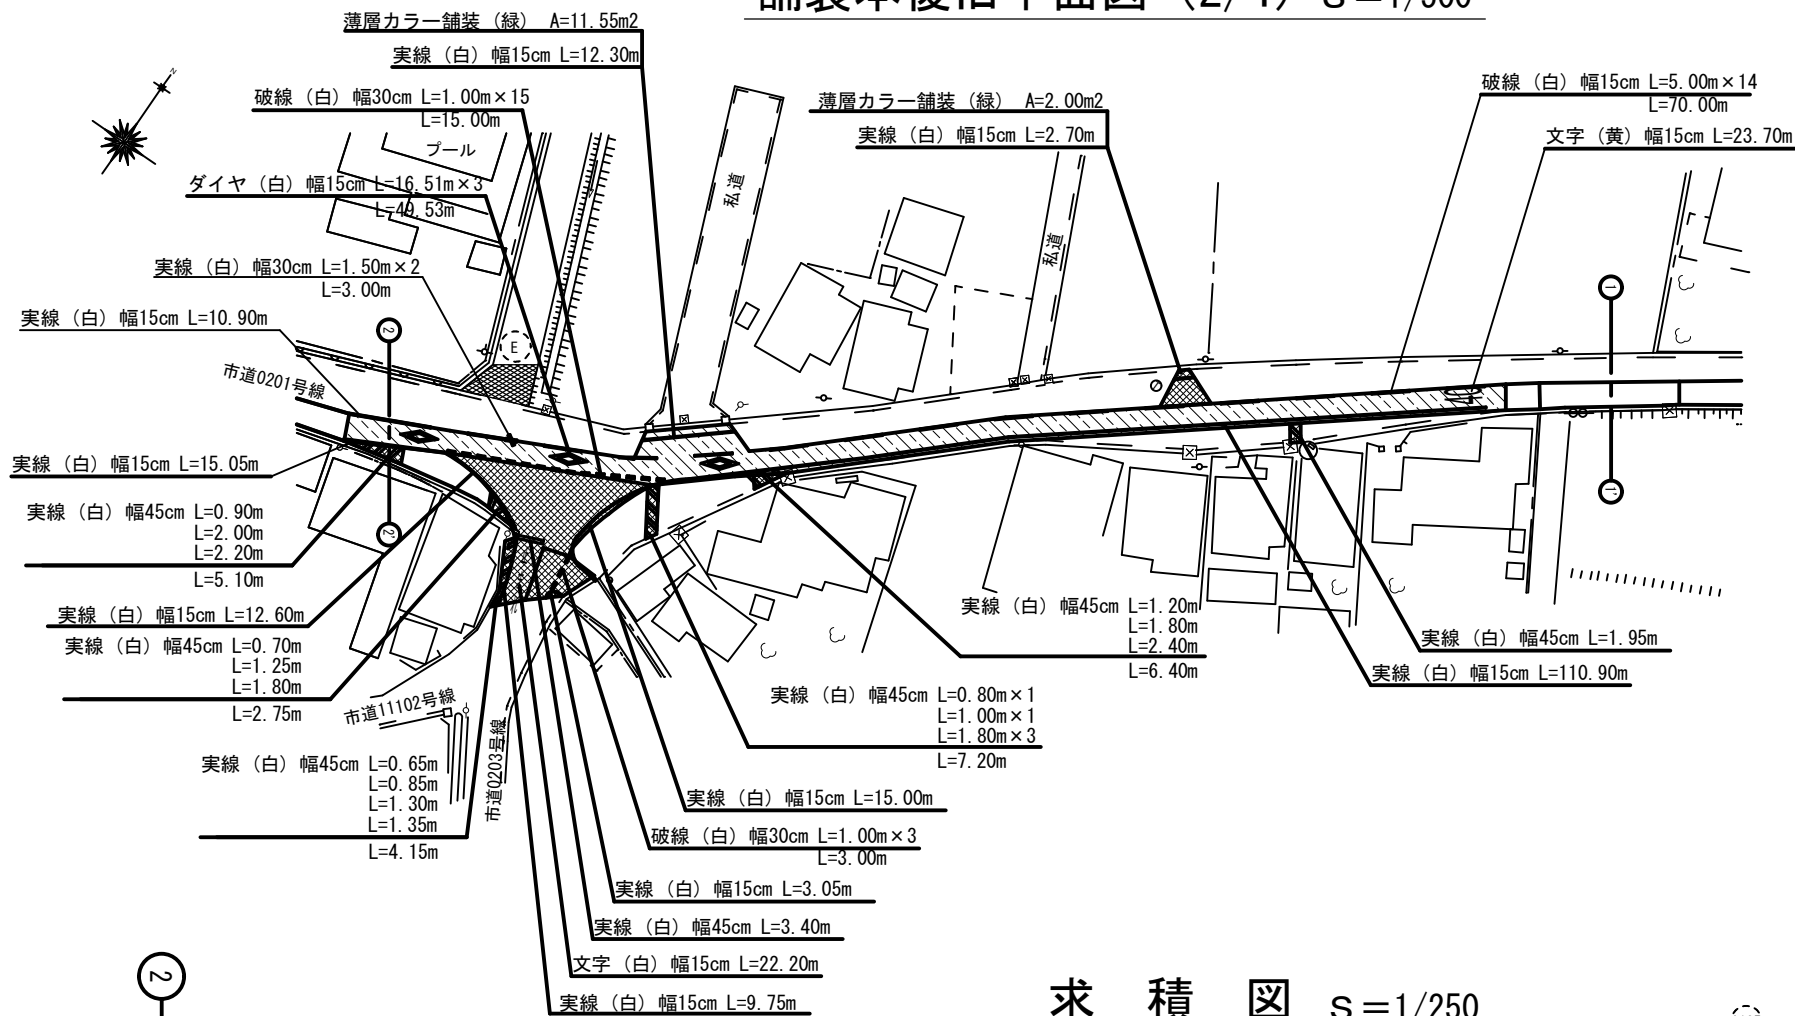


概要図

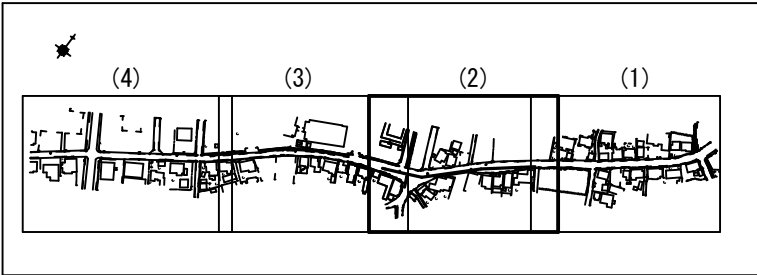

市道AS t=5cm φ25mm 給水補助管撤去

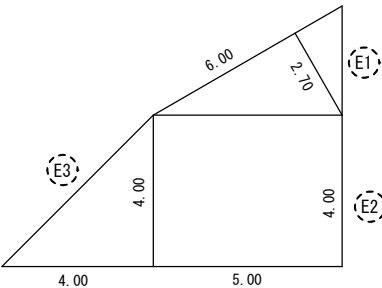

求積図 s=1/250

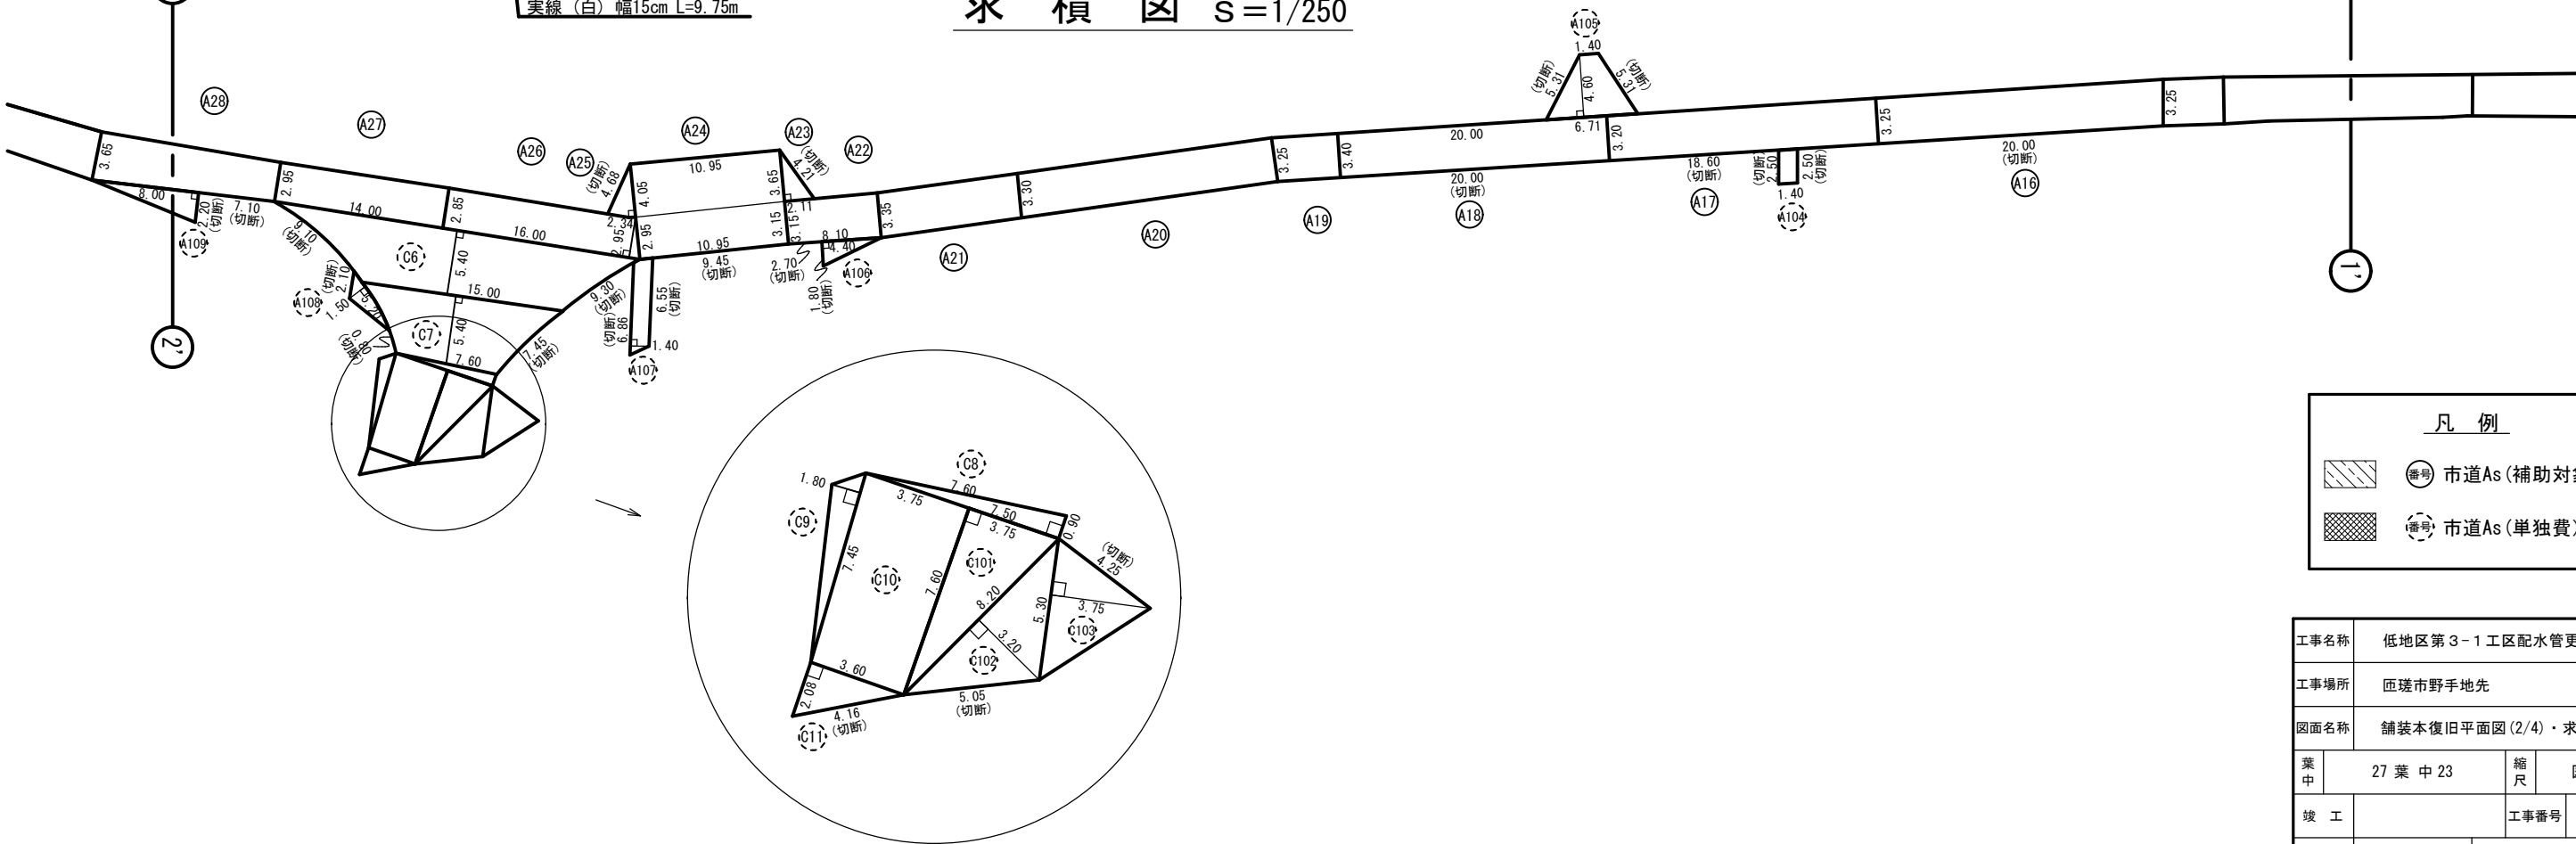



凡例

- 市道As (補助対象)
- 市道As (単独費)


工事名称	低地区第3-1工区配水管更新工事		
工事場所	匝埦市野手地先		
図面名称	舗装本復旧平面図 (2/4) ・求積図		
葉中	27 葉 中 23	縮尺	図示
竣工		工事番号	
図面番号	—	八匠水道企業団	

舗装本復旧平面図 (3/4) s=1/500

概要図

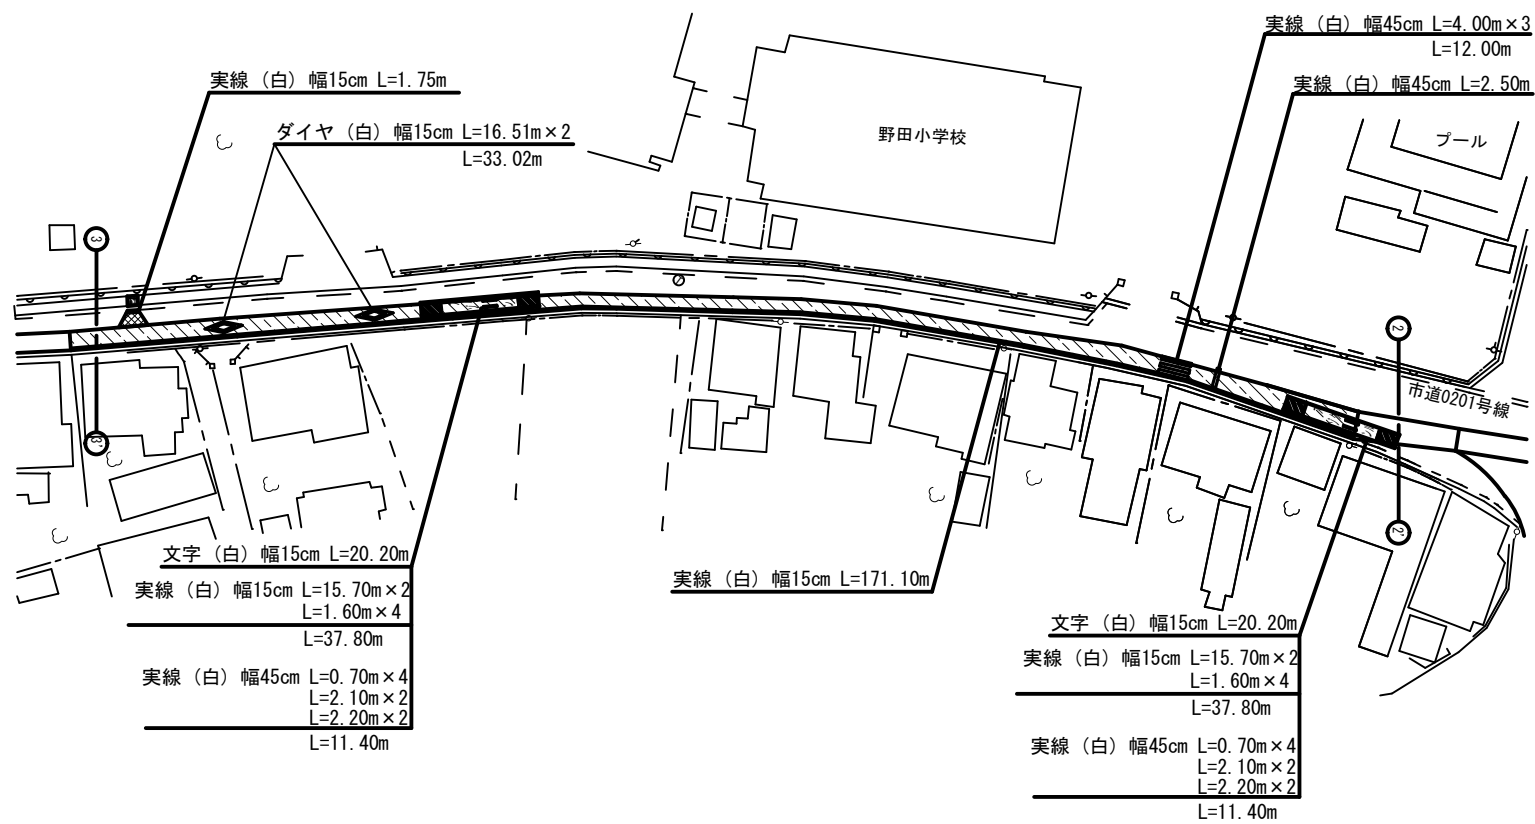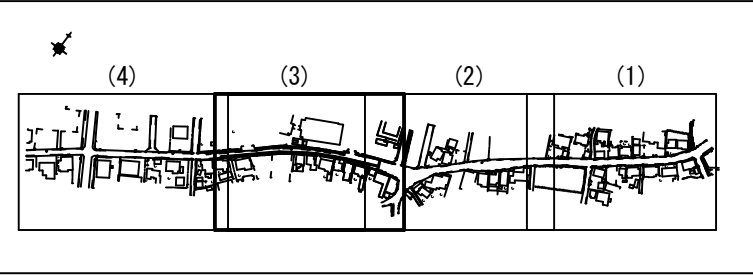

求 積 図 s=1/250


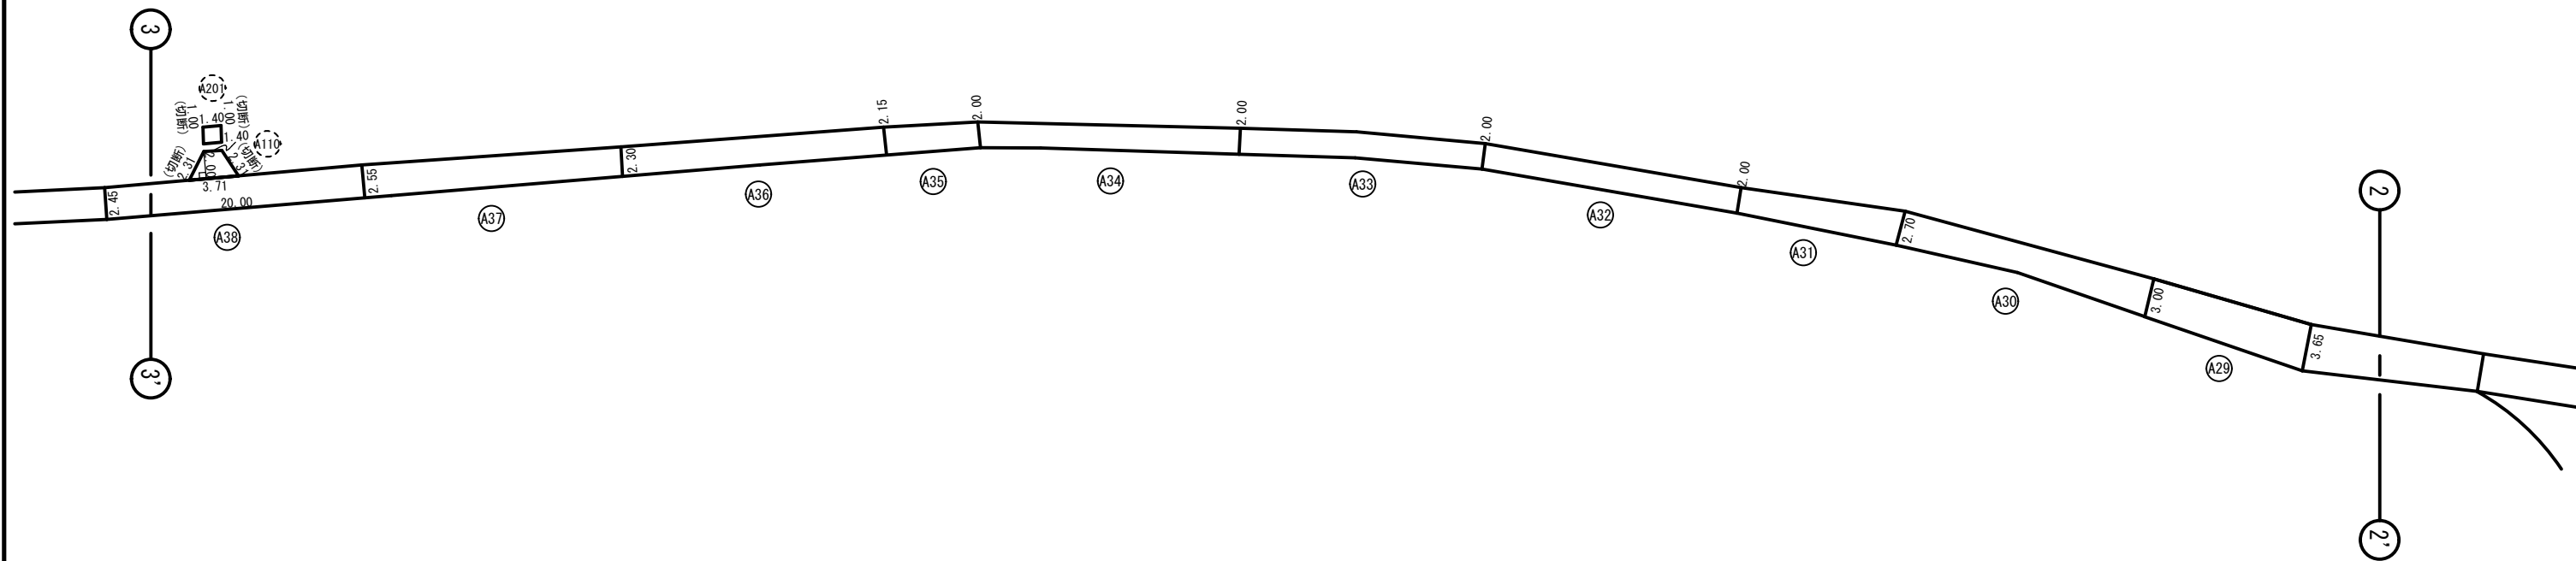


凡 例			
	市道As (補助対象)		
	市道As (単独費)		
	市道歩道 (単独費)		


工事名称	低地区第3-1工区配水管更新工事		
工事場所	匝瑳市野手地先		
図面名称	舗装本復旧平面図 (3/4)・求積図		
葉中	27 葉 中 24	縮尺	図示
竣工		工事番号	
図面番号	八匠水道企業団		

舗装本復旧平面図 (4/4) s=1/500

概要図

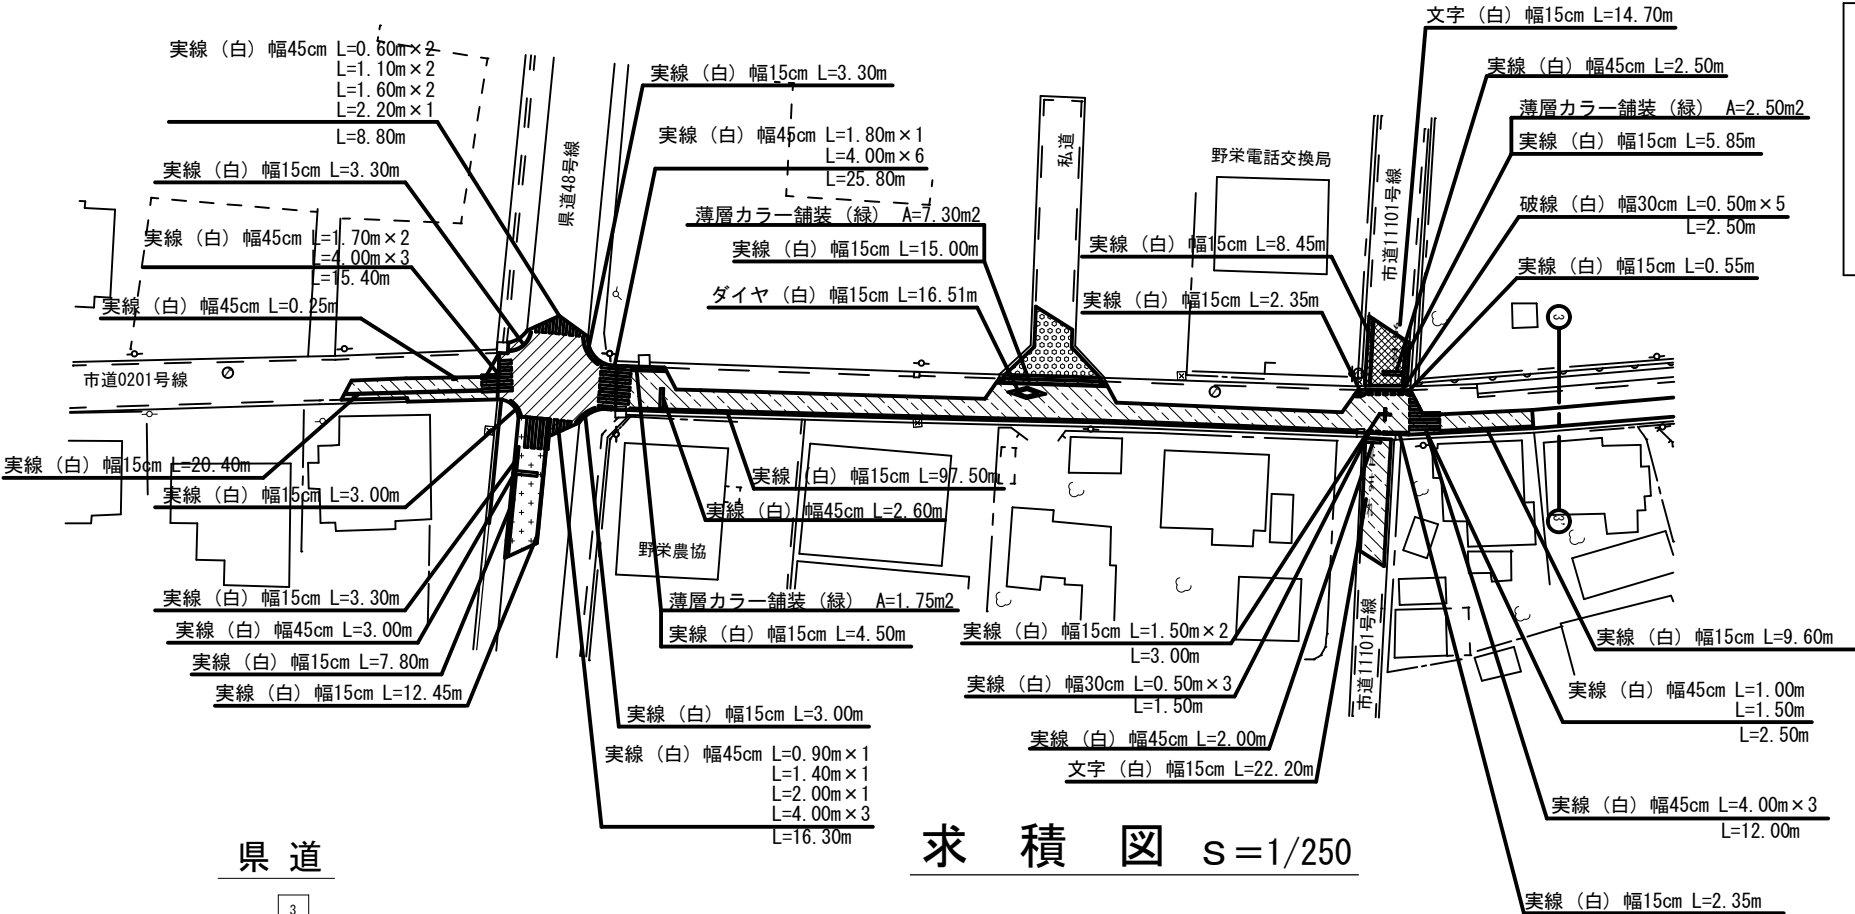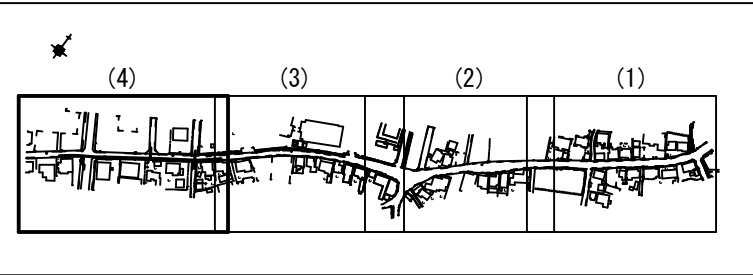

求積図 s=1/250

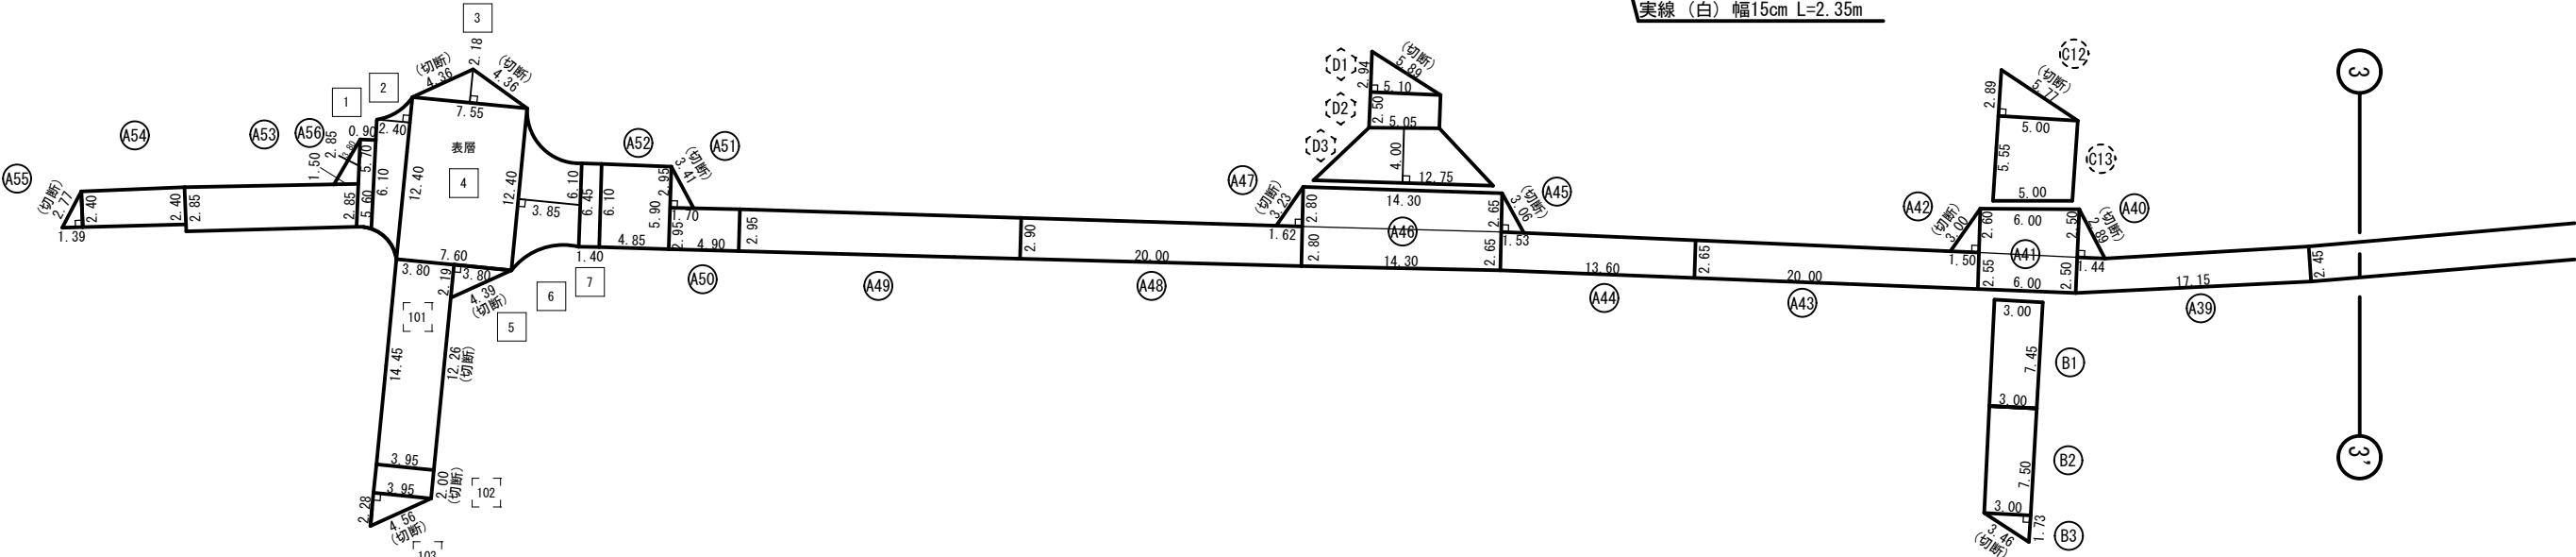

凡 例			
	番号	県道B交通(補助対象)	
	番号	県道B交通(単独費)	
	番号	県道歩道(単独費)	
	番号	市道As(補助対象)	
	番号	市道As(単独費)	
	番号	私道As(単独費)	

工事名称	低地区第3-1工区配水管更新工事		
工事場所	匠礎市野手地先		
図面名称	舗装本復旧平面図(4/4)・求積図		
葉中	27 葉 中 25	縮尺	図示
竣工		工事番号	
図面番号	— 八匠水道企業団		

面積集計表

(市道・私道)

市道As t=5cm 切削【φ150mm】補助対象

番号	算式	面積 (㎡)	舗装切断 (m)	備考
A1	3.55×2.05×1/2	3.64	4.10	図面 (1/4)
A2	5.25×3.55	18.64		
A3	20.00×3.40×1/2	34.00		
A4	20.00×3.70×1/2	37.00		
A5	20.30×3.70×1/2	37.56		
A6	20.30×3.40×1/2	34.51		
A7	15.15×3.35×1/2	25.38		
A8	15.15×2.95×1/2	22.35		
A9	(3.35+3.10)×20.00×1/2	64.50		
A10	(3.65+3.35)×8.00×1/2	28.00		
A11	25.10×1.35×1/2	16.94		
A12	(25.10+24.70)×3.35×1/2	83.42		
A13	(3.45+3.35)×20.00×1/2	68.00		
A14	20.00×3.45	69.00		
A15	(3.45+3.25)×6.45×1/2	21.61		
A16	20.00×3.25	65.00		図面 (2/4)
A17	(3.25+3.20)×20.00×1/2	64.50		
A18	(3.40+3.20)×20.00×1/2	66.00		
A19	(3.40+3.25)×4.70×1/2	15.63		
A20	(3.30+3.25)×20.00×1/2	65.50		
A21	(3.35+3.30)×10.50×1/2	34.91		
A22	(3.35+3.15)×8.10×1/2	26.33		
A24	(2.95+3.15)×10.95×1/2	33.40		
A26	16.00×2.95	47.20		
A27	(2.95+2.85)×14.00×1/2	40.60		
A28	(3.65+2.95)×15.05×1/2	49.67		
A29	(3.65+3.00)×12.90×1/2	42.89		図面 (3/4)
A30	(3.00+2.70)×20.00×1/2	57.00		
A31	(2.70+2.00)×12.55×1/2	29.49		
A32	20.00×2.00	40.00		
A33	19.15×2.00	38.30		
A34	20.00×2.00	40.00		
A35	(2.15+2.00)×6.50×1/2	13.49		
A36	(2.30+2.15)×20.00×1/2	44.50		
A37	(2.55+2.30)×20.00×1/2	48.50		
A38	(2.55+2.45)×20.00×1/2	50.00		
A39	(2.50+2.45)×17.15×1/2	42.45		図面 (4/4)
A41	(2.50+2.55)×6.00×1/2	15.15		
A43	(2.65+2.55)×20.00×1/2	52.00		
A44	13.60×2.65	36.04		
A46	(2.65+2.80)×14.30×1/2	38.97		
A48	(2.90+2.80)×20.00×1/2	57.00		
A49	(2.95+2.90)×20.00×1/2	58.50		
A50	4.90×2.95	14.46		
A51	2.95×1.70×1/2	2.51	3.41	図面 (4/4)
A52	(6.10+5.90)×4.85×1/2	29.10		
A53	11.75×2.85	33.49		
A54	7.25×2.40	17.40		
A55	2.40×1.39×1/2	1.67	2.77	
A56	1.50×2.85×1/2	2.14	3.80	
	合計	1,878.34	14.08	

市道As t=5cm 打換え【φ150mm】【仮配管・給水】単独費

番号	算式	面積 (㎡)	舗装切断 (m)	備考
A101	(5.44+1.40)×3.50×1/2	11.97	8.08	図面 (1/4)
A102	(5.27+1.40)×3.35×1/2	11.17	7.74	
A103	(5.38+1.40)×3.45×1/2	11.70	7.96	
A104	2.50×1.40	3.50	5.00	図面 (2/4)
A105	(6.71+1.40)×4.60×1/2	18.65	10.62	
A106	4.40×1.80×1/2	3.96	1.80	
A107	(6.86+6.55)×1.40×1/2	9.39	13.41	
A108	5.20×1.50×1/2	3.90	2.10	
A109	8.00×2.20×1/2	8.80	2.20	
A110	(3.71+1.40)×2.00×1/2	5.11	4.62	図面 (3/4)
	合計	88.15	63.53	

市道As歩道 t=4cm 打換え【φ150mm】【仮配管・給水】単独費

番号	算式	面積 (㎡)	舗装切断 (m)	備考
A201	1.40×1.00	1.40	2.00	図面 (3/4)
	合計	1.40	2.00	

市道As t=5cm 打換え【φ25mm】【給水補助管撤去】単独費

番号	算式	面積 (㎡)	舗装切断 (m)	備考
E1	6.00×2.70×1/2	8.10	6.00	図面 (2/4)
E2	5.00×4.00	20.00		
E3	4.00×4.00×1/2	8.00		
	合計	36.10	6.00	

市道As t=5cm 切削【φ75mm】【仮配管・給水】単独費

番号	算式	面積 (㎡)	舗装切断 (m)	備考
C101	7.60×3.75×1/2	14.25		図面 (2/4)
C102	8.20×3.20×1/2	13.12	5.05	
C103	5.30×3.75×1/2	9.94	4.25	
	合計	37.31	9.30	

私道As t=5cm 打換え【φ75mm】単独費

番号	算式	面積 (㎡)	舗装切断 (m)	備考
D1	5.10×2.94×1/2	7.50	5.89	図面 (4/4)
D2	(5.10+5.05)×2.50×1/2	12.69		
D3	(12.75+5.05)×4.00×1/2	35.60		
	合計	55.79	5.89	

市道As t=5cm 打換え【φ100mm】単独費

番号	算式	面積 (㎡)	舗装切断 (m)	備考
B1	7.45×3.00	22.35		図面 (4/4)
B2	7.50×3.00	22.50		
B3	3.00×1.73×1/2	2.60	3.46	
	合計	47.45	3.46	

市道As t=5cm 切削【φ75mm】単独費

番号	算式	面積 (㎡)	舗装切断 (m)	備考
C6	(30.00+15.00)×5.40×1/2	121.50		図面 (2/4)
C7	(15.00+7.60)×5.40×1/2	61.02		
C8	7.50×0.90×1/2	3.38		
C9	7.45×1.80×1/2	6.71		
C10	(3.75+3.60)×7.45×1/2	27.38		
C11	3.60×2.08×1/2	3.74	4.16	
A23	3.65×2.11×1/2	3.85	4.21	
A24	(3.65+4.05)×10.95×1/2	42.16		
A25	4.05×2.34×1/2	4.74	4.68	
A40	2.50×1.44×1/2	1.80	2.89	
A41	(2.50+2.60)×6.00×1/2	15.30		
A42	2.60×1.50×1/2	1.95	3.00	
A45	2.65×1.53×1/2	2.03	3.06	
A46	(2.65+2.80)×14.30×1/2	38.97		
A47	2.80×1.62×1/2	2.27	3.23	
	合計	336.80	25.23	

市道As t=5cm 打換え【φ75mm】単独費

番号	算式	面積 (㎡)	舗装切断 (m)	備考
C1	6.05×3.65×1/2	11.04		図面 (1/4)
C2	6.05×2.10×1/2	6.35	5.55	
C3	6.65×2.35	15.63	6.65	
C4	2.35×2.00	4.70	2.00	
C5	2.35×1.36×1/2	1.60	2.71	
C12	5.00×2.89×1/2	7.23	5.77	図面 (4/4)
C13	5.55×5.00	27.75		
	合計	74.30	22.68	

路面表示(市道)補助対象

名称	算式	延長 (m)
実線 (白) 幅15cm	36.80+50.00+62.10+110.90+15.05+10.90+37.80 171.10+37.80+9.60+2.35+3.00+4.50 97.50+20.40 =	669.80
実線 (白) 幅30cm	3.00+1.50 =	4.50
実線 (白) 幅45cm	11.15+12.00+2.50+11.40+11.40+12.00+2.60+0.25 =	63.30
破線 (白) 幅15cm	80.00+70.00 =	150.00
破線 (白) 幅30cm	44.00+19.00+2.00+23.00+5.00+15.00 =	108.00
ダイヤ (白) 幅15cm	49.53+33.02 =	82.55
文字 (白) 幅15cm	20.20+20.20 =	40.40
文字 (黄) 幅15cm	23.70 =	23.70
薄層カラー舗装 (緑)	A=1.75	1.75m2

路面表示(市道)単独費

名称	算式	延長 (m)
実線 (白) 幅15cm	2.30+2.30+2.30+14.00+2.70+15.00+3.05+9.75+1.75+ 5.85+8.45+12.60+12.30+0.55+2.35+15.00 =	110.25
実線 (白) 幅30cm	3.00	3.00
実線 (白) 幅45cm	2.60+2.20+1.95+6.40+7.20+3.40+4.15+2.75+5.10+2.50 2.50+2.00 =	42.75
破線 (白) 幅30cm	2.00+2.00+2.50	6.50
文字 (白) 幅15cm	22.20+22.20+14.70+22.20 =	81.30
薄層カラー舗装 (緑)	A=1.05+1.05+1.05+2.00+2.50+11.55+7.30 =	26.50m2
ダイヤ (白) 幅15cm	16.51	16.51

工事名称		低地区第3-1工区配水管更新工事			
工事場所		匠璣市野手地先			
図面名称		面積集計表（市道・私道）			
葉中	27 葉 中 26		縮尺	-	
竣 工			工事番号		
図面番号	—		八匠水道企業団		

面積集計表

(県道)

県道As・車道(B交通) t=10cm 切削【 φ 150mm 】 補助対象

番号	算式	面積 (㎡)	舗装切断 (m)	備考
1	$(5.70+5.60) \times 0.90 \times 1/2$	5.09		図面 (4/4)
2	$(12.40+6.10) \times 2.40 \times 1/2$	22.20		
3	$7.55 \times 2.18 \times 1/2$	8.23	8.72	
4	$(7.60+7.55) \times 12.40 \times 1/2$	93.93		
5	$3.80 \times 2.19 \times 1/2$	4.16	4.39	
6	$(12.40+6.10) \times 3.85 \times 1/2$	35.61		
7	$(6.45+6.10) \times 1.40 \times 1/2$	8.79		
	合計	178.01	13.11	

県道As・車道(B交通) t=10cm 切削【 φ 75mm 】 単独費

番号	算式	面積 (㎡)	舗装切断 (m)	備考
101	$(3.95+3.80) \times 14.45 \times 1/2$	55.99		図面 (4/4)
102	3.95×2.00	7.90		
103	$3.95 \times 2.28 \times 1/2$	4.50	4.56	
	合計	68.39	4.56	

路面表示(県道)

補助対象

名称	算式	延長 (m)
実線 (白) 幅15cm	$3.30+3.30+3.00+3.00+ =$	12.60
実線 (白) 幅45cm	$25.80+8.80+15.40+16.30 =$	66.30

路面表示(県道)

単独費

名称	算式	延長 (m)
実線 (白) 幅15cm	$3.30+7.80+12.45 =$	23.55
実線 (白) 幅45cm	$3.00 =$	3.00

工事名称		低地区第3-1工区配水管更新工事		
工事場所		匝瑳市野手地先		
図面名称		面積集計表（県道）		
葉中	27 葉 中 27		縮尺	-
竣工			工事番号	
図面番号		—	八匠水道企業団	