



案内図 S=1:5,000

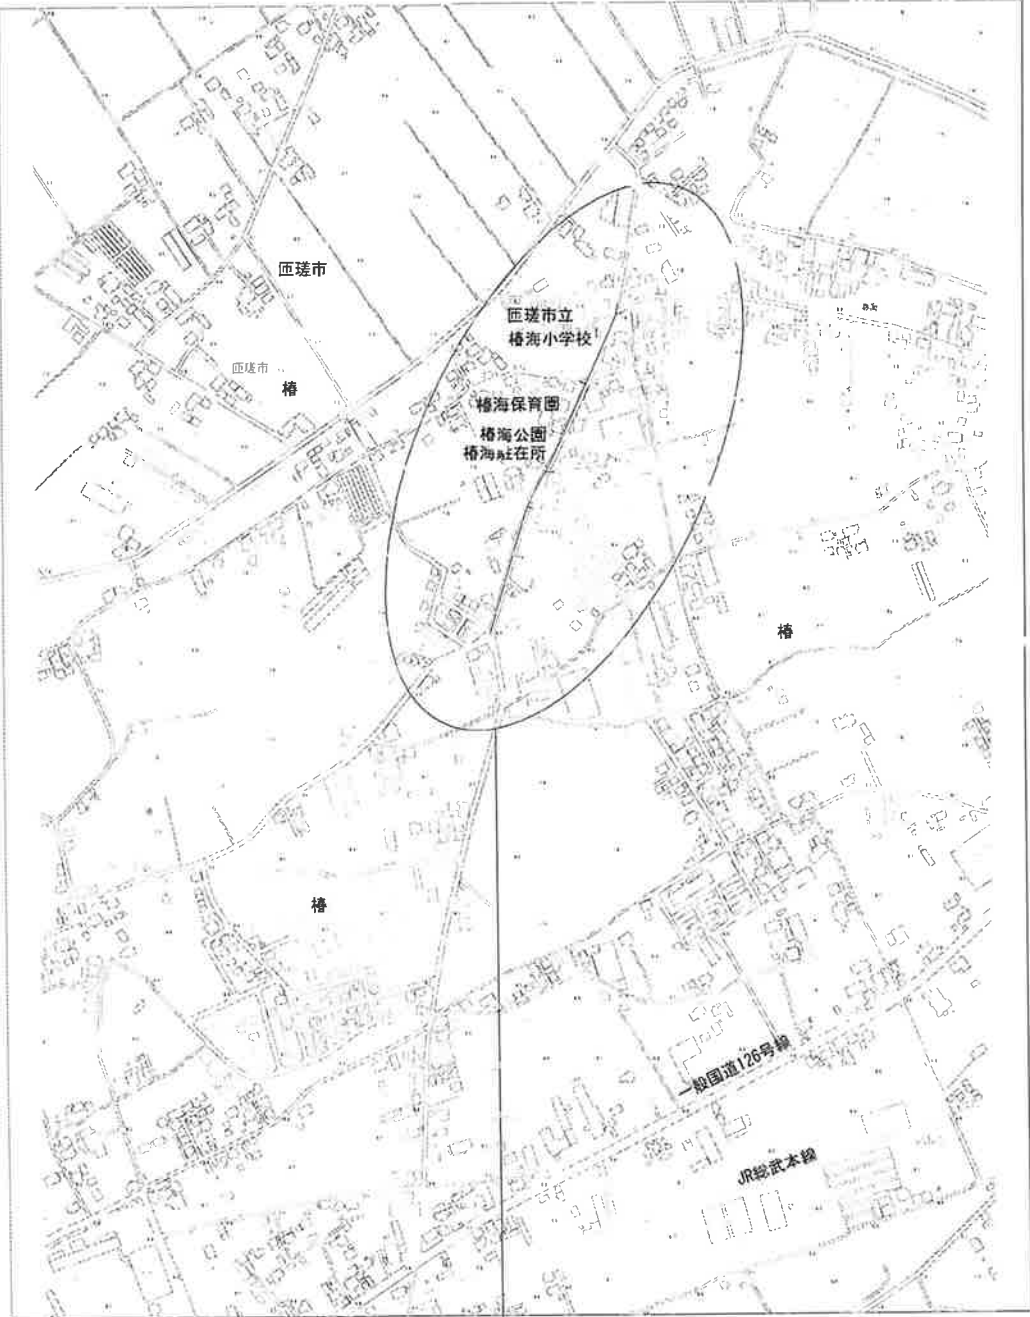


工事箇所 匝瑳市榑939番11地先～
匝瑳市榑972番地先

管網図 S=1:2,500

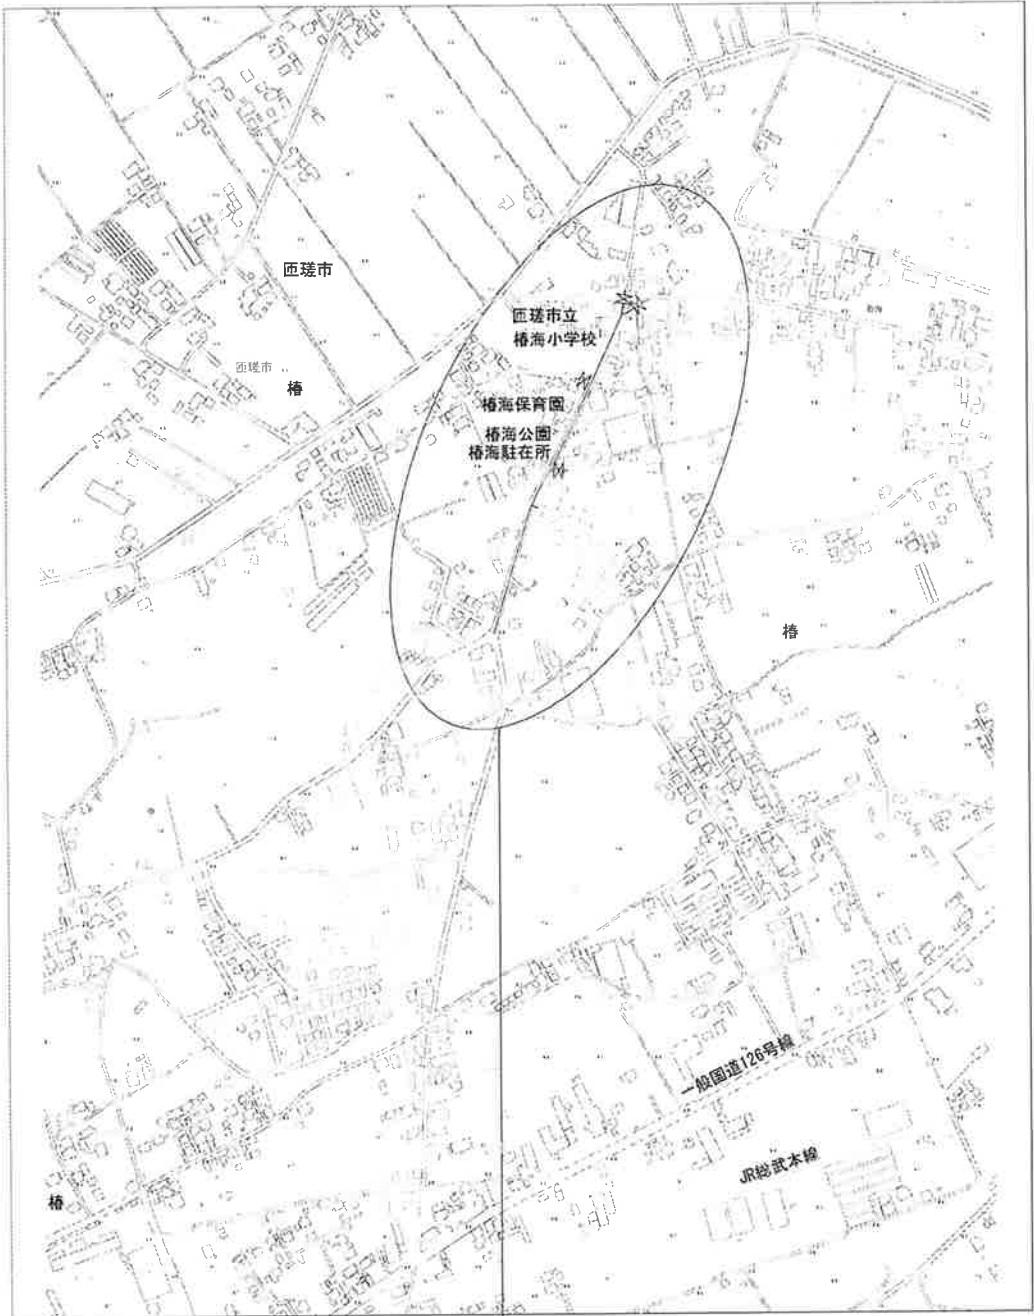


工事箇所 匝瑳市榑939番11地先～
匝瑳市榑972番地先

工事名称	低地区第1～1工区配水管更新工事		
工事場所	匝瑳市榑地先		
図面名称	案内図・管網図		
果中	18 葉 中 1	縮尺	S=1:5,000 S=1:2,500
竣工		工事番号	
図面番号	—	八匠水道企業団	

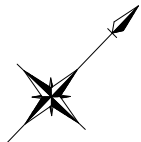

平面図 (1/2) S=1:500

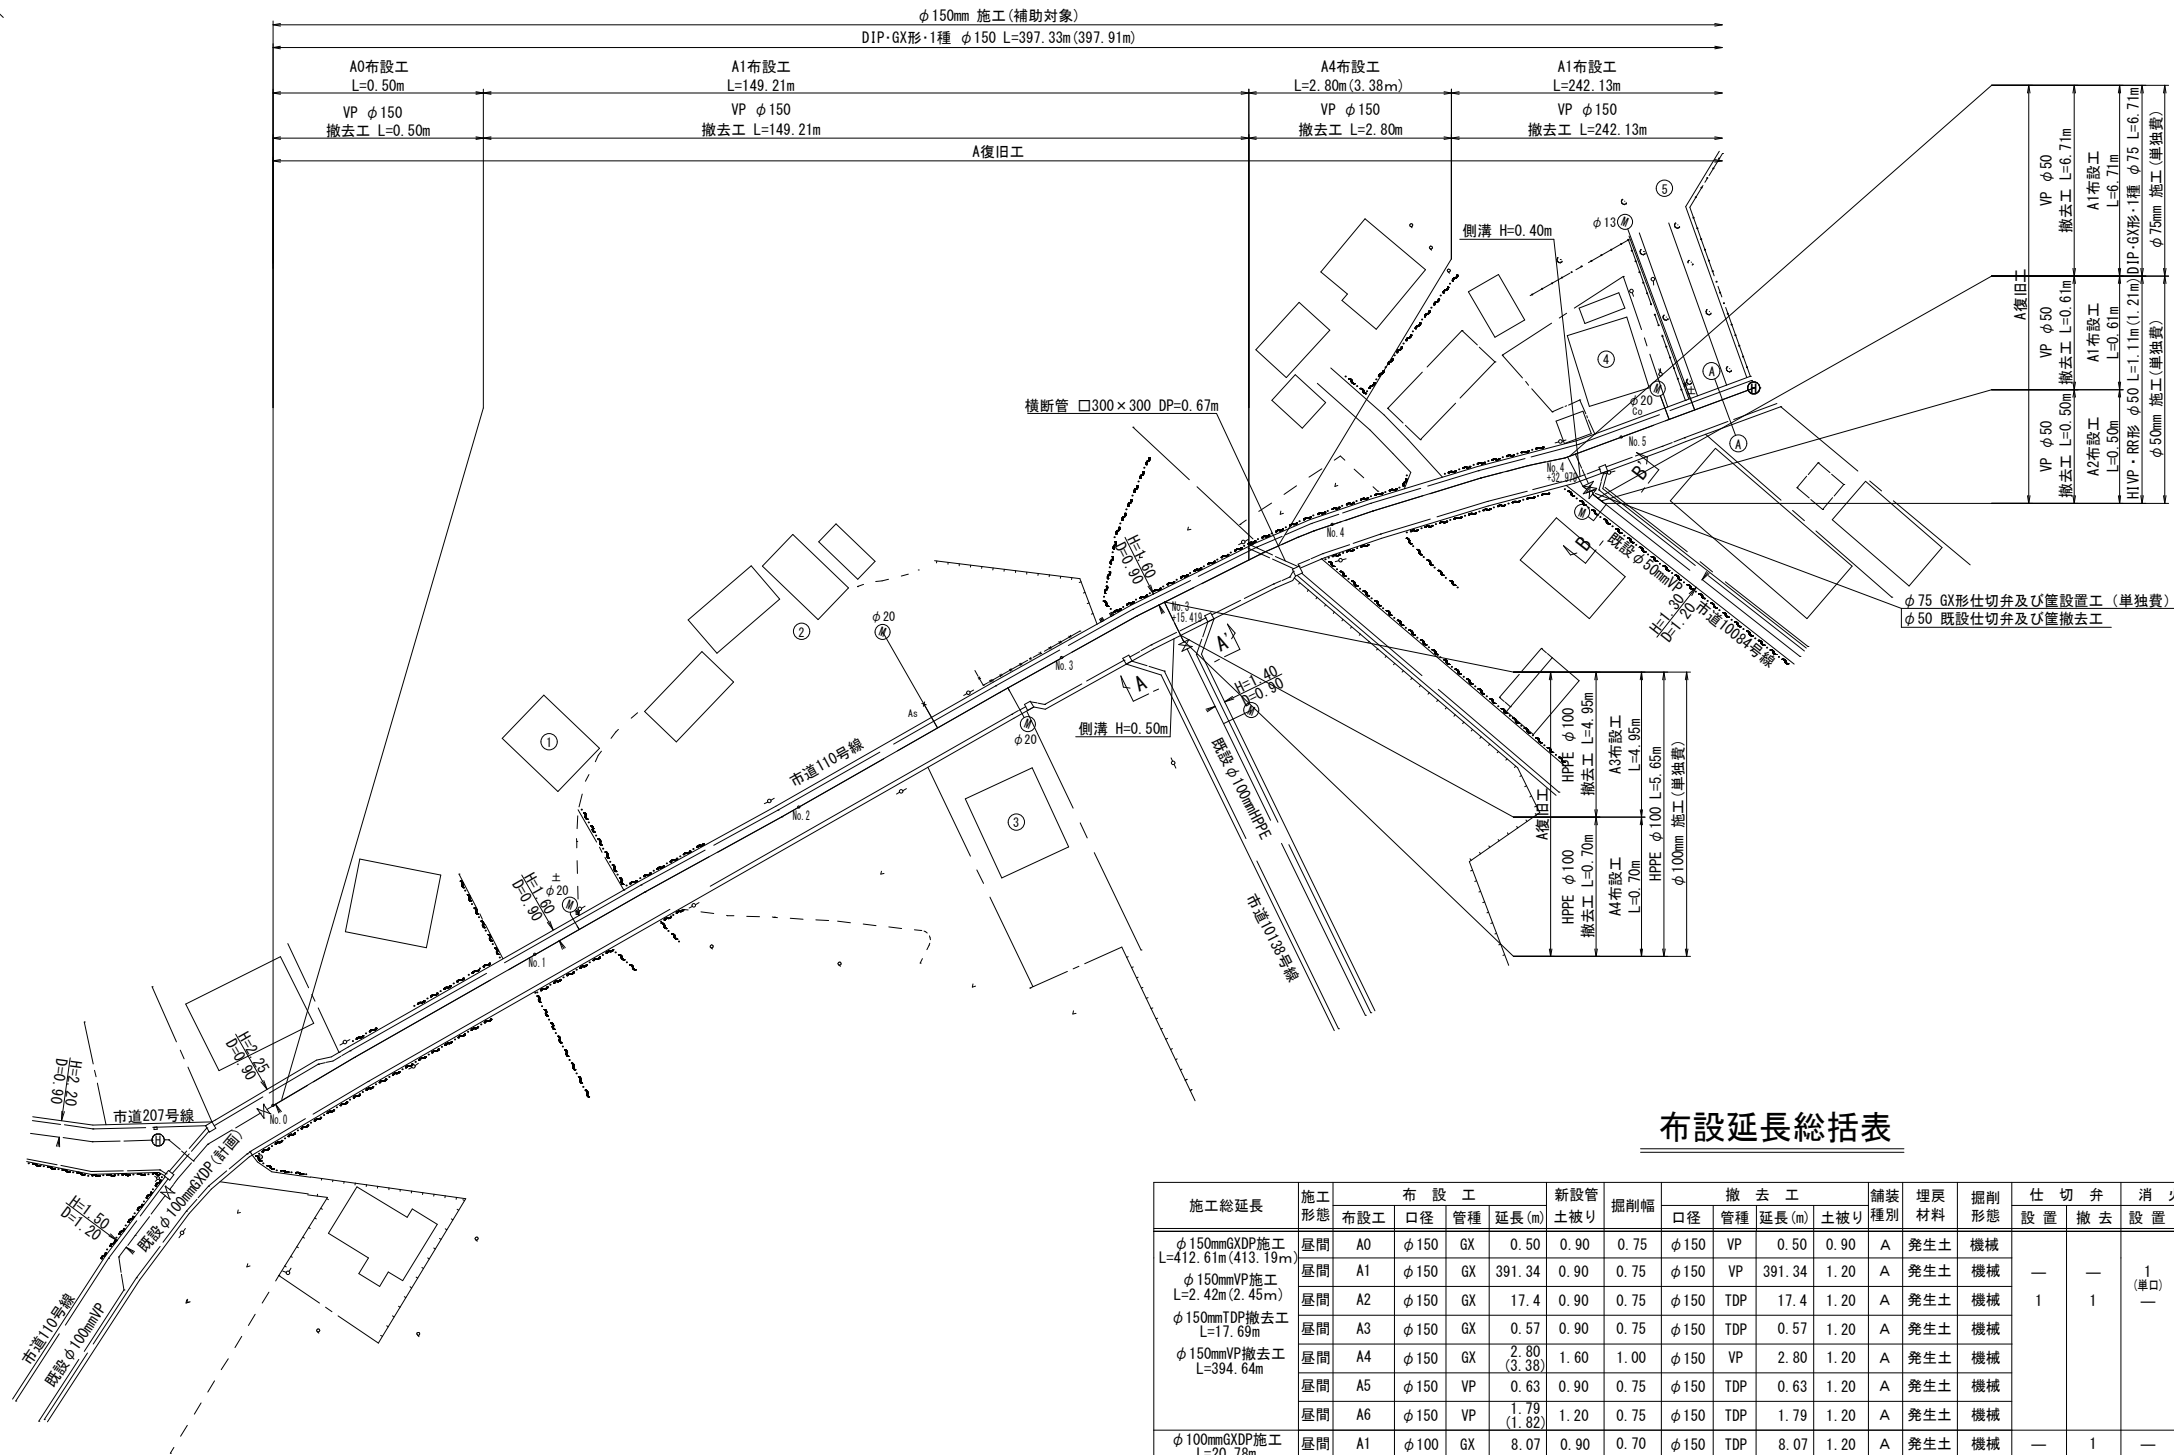


布設延長総括表

施工総延長	施工形態	布 設 工			新設管		掘削幅		撤 去 工		舗装材料	埋戻材料	掘削形態	仕 切 弁		消 火 栓		備 考
		布設工	口径	管種	延長(m)	土被り	口径	管種	延長(m)	土被り				設置	撤去	設置	撤去	
φ150mmGXD施工 L=412.61m(413.19m) φ150mmVP施工 L=2.42m(2.45m) φ150mmTDP撤去工 L=17.69m φ150mmVP撤去工 L=394.64m	屋間	A0	φ150	GX	0.50	0.90	φ150	VP	0.50	0.90	A	発生土	機械	—	—	1 (単口)	1 (単口)	
	屋間	A1	φ150	GX	391.34	0.90	φ150	VP	391.34	1.20	A	発生土	機械	—	—	—	—	
	屋間	A2	φ150	GX	17.4	0.90	φ150	TDP	17.4	1.20	A	発生土	機械	1	1	—	—	
	屋間	A3	φ150	GX	0.57	0.90	φ150	TDP	0.57	1.20	A	発生土	機械	—	—	—	—	
	屋間	A4	φ150	GX	2.80 (3.38)	1.60	φ150	VP	2.80	1.20	A	発生土	機械	—	—	—	—	
	屋間	A5	φ150	VP	0.63	0.90	φ150	TDP	0.63	1.20	A	発生土	機械	—	—	—	—	
φ100mmGXD施工 L=20.78m φ100mmHPPE施工 L=5.65m φ100mmVP施工 L=2.76m(3.07m) φ150mmTDP撤去工 L=8.07m φ100mmHPPE撤去工 L=5.65m φ100mmVP撤去工 L=15.47m	屋間	A1	φ100	GX	8.07	0.90	φ150	TDP	8.07	1.20	A	発生土	機械	—	1	—	—	
	屋間	A2	φ100	GX	2.49	0.90	φ100	VP	2.49	1.20	A	発生土	機械	1	—	—	—	
	屋間	A3	φ100	HPPE	4.95	0.90	φ100	HPPE	4.95	1.20	A	発生土	機械	—	—	—	—	
	屋間	A4	φ100	HPPE	0.70	0.90	φ100	HPPE	0.70	0.90	A	発生土	機械	—	—	—	—	
	屋間	A5	φ100	VP	1.38	0.90	φ100	VP	1.38	1.20	A	発生土	機械	—	—	—	—	
	屋間	A6	φ100	VP	1.38 (1.69)	1.20	φ100	VP	1.38	1.20	A	発生土	機械	—	—	—	—	
φ75mmGXD施工 L=6.71m φ50mmVP撤去工 L=6.71m	屋間	A7	φ100	GX	10.22	0.90	φ100	VP	10.22	1.20	A	発生土	機械	1	—	—	—	
	屋間	A8	—	—	—	0.70	φ100	VP	10.22	1.20	A	発生土	機械	—	1	—	—	
φ50mmVP施工 L=1.11m(1.21m) φ50mmVP撤去工 L=1.11m	屋間	A1	φ75	GX	6.71	0.90	φ50	VP	6.71	1.20	A	発生土	機械	1	1	—	—	
	屋間	A1	φ75	GX	6.71	0.90	φ50	VP	6.71	1.20	A	発生土	機械	1	1	—	—	
φ50mmVP施工 L=1.11m(1.21m) φ50mmVP撤去工 L=1.11m	屋間	A1	φ50	VP	0.61	0.90	φ50	VP	0.61	1.20	A	発生土	機械	—	—	—	—	
	屋間	A2	φ50	VP	0.50 (0.60)	1.20	φ50	VP	0.50	1.20	A	発生土	機械	—	—	—	—	


※ 管被覆工
管路全線ポリエチレンスリーブ被覆工
F付T字管フランジ部ポリエチレンスリーブ被覆工
※ 明示シート工
管路全体全線及び給水管道路部に敷設
※ 消火栓の鉄蓋は、カラー鉄蓋とする

工事名称	低地区第1ー1工区配水管更新工事		
工事場所	匠瑳市椿地先		
図面名称	平 面 図 (1/2)		
葉 中	18 葉 中 2	縮 尺	S=1:500
竣 工		工事番号	
図面番号	—	八匠水道企業団	



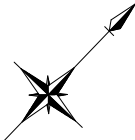
















平 面 図 (2/2) S=1:500

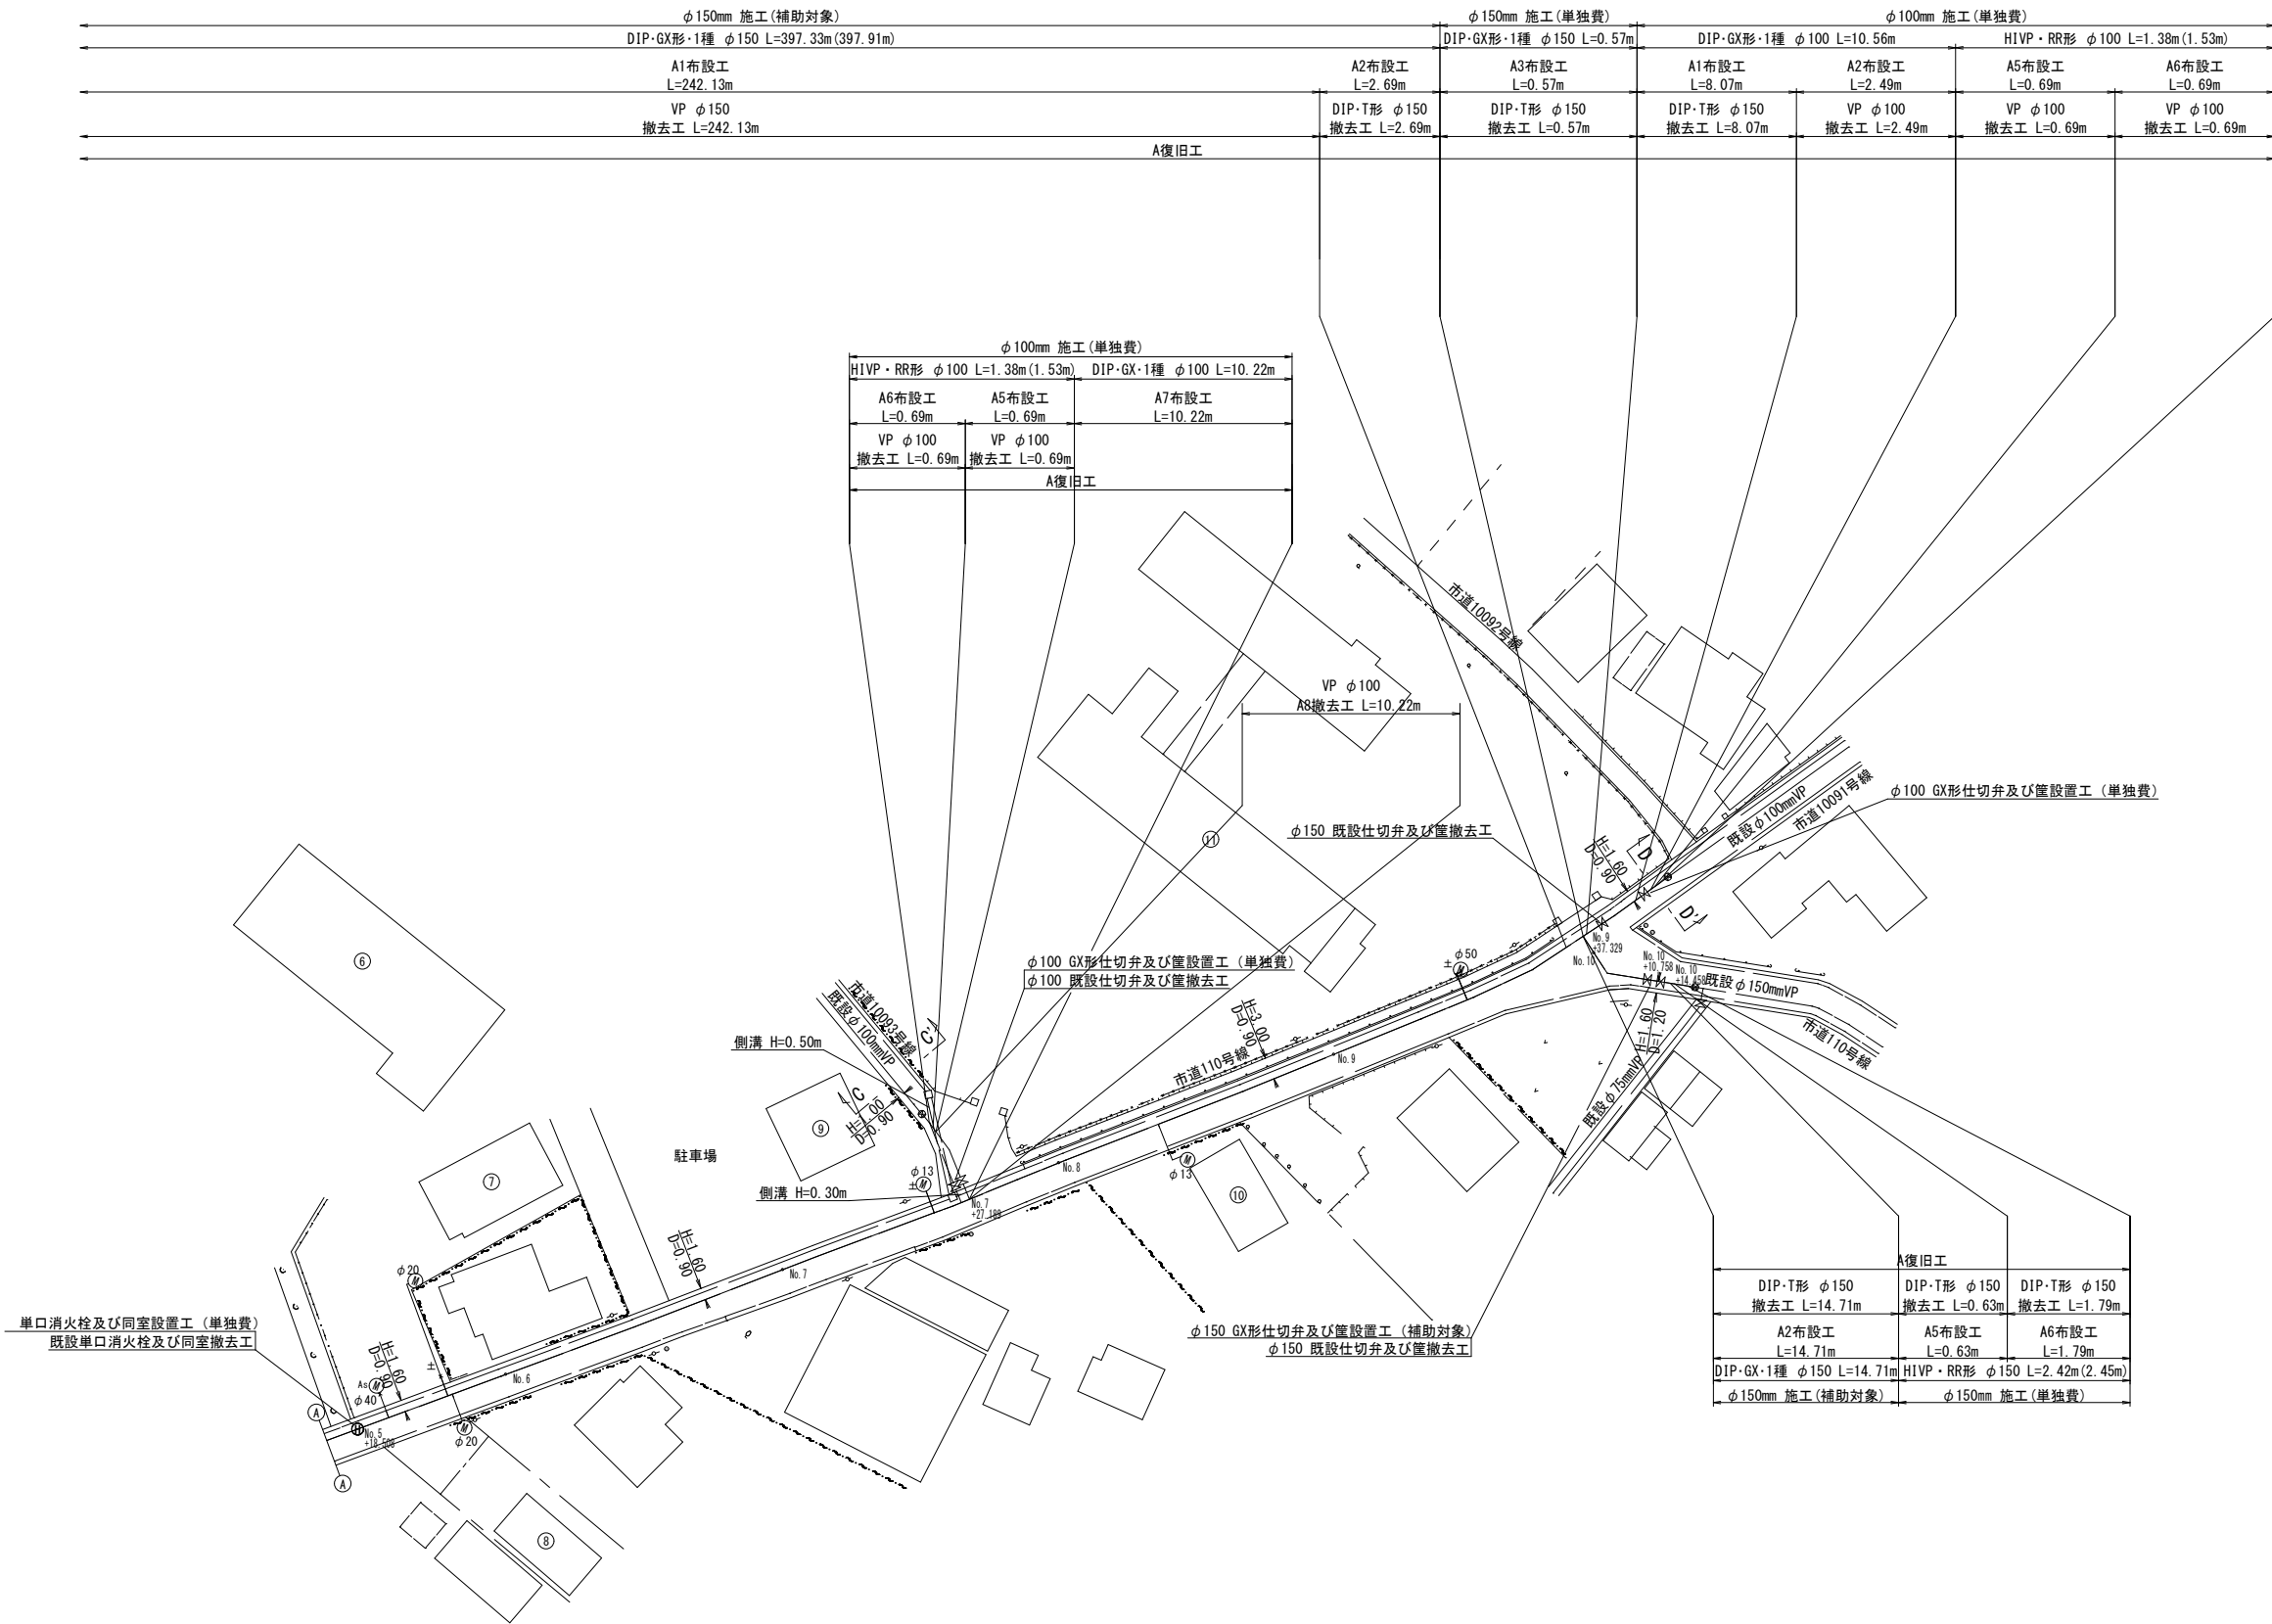

- ※ 管被覆工
管路全線ポリエチレンスリーブ被覆工
F付T字管フランジ部ポリエチレンスリーブ被覆工
- ※ 明示シート工
管路全体全線及び給水管道路部に敷設
- ※ 消火栓の鉄蓋は、カラー鉄蓋とする

工事名称		低地区第 1 - 1 工区配水管更新工事		
工事場所		匠瑳市椿地先		
図面名称		平 面 図 (2/2)		
葉中	18 葉 中 3		縮尺	S=1:500
竣工			工事番号	
図面番号		一	八匠水道企業団	


横断図 S=1:100

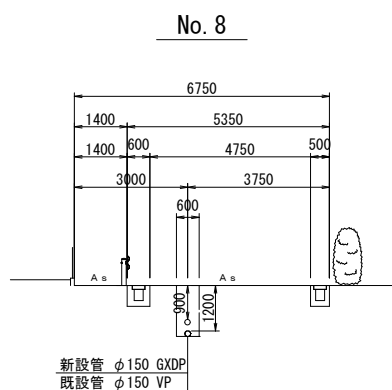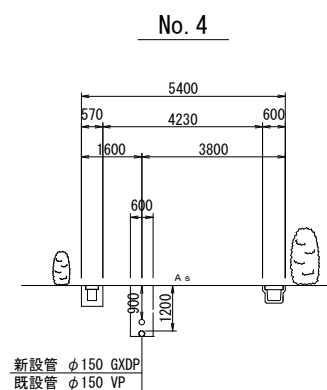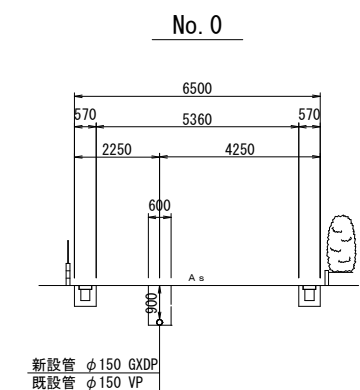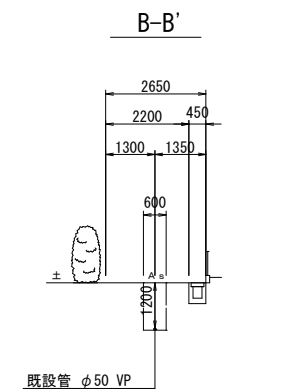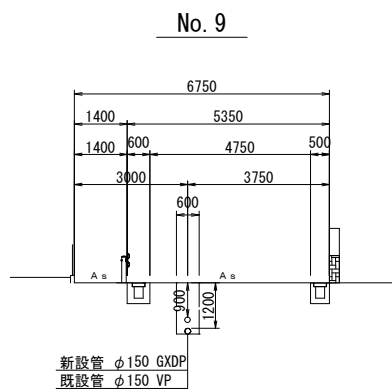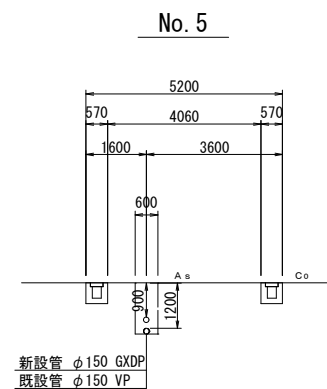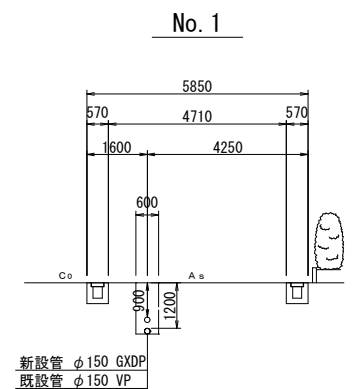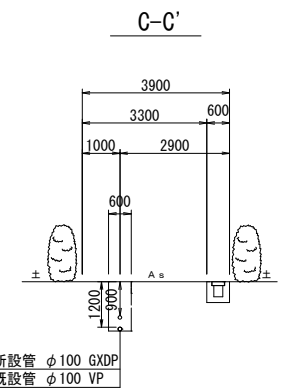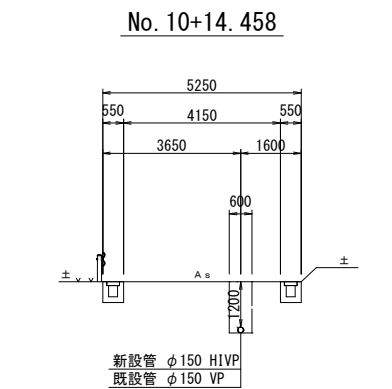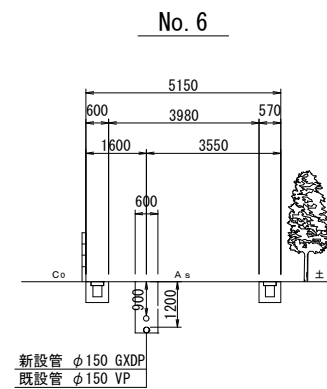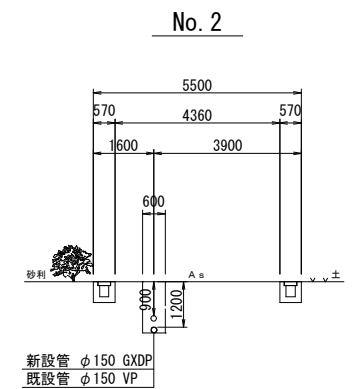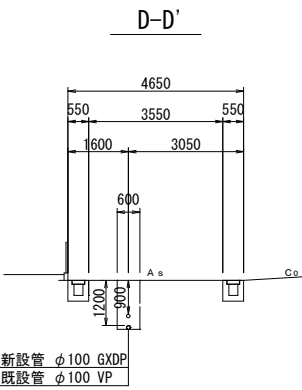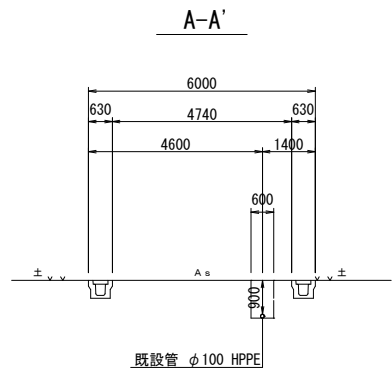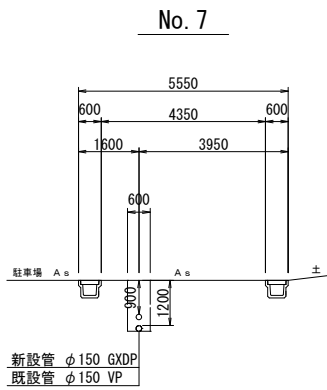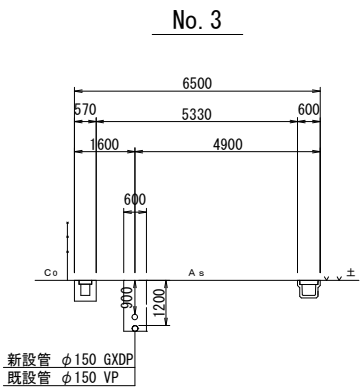


工事名称	低地区第1-1工区配水管更新工事			
工事場所	匠瑛市椿地先			
図面名称	横断図			
葉中	18葉中4	縮尺	S=1:100	
竣工			工事番号	
図面番号	—	八匠水道企業団		

本設土工標準図 S=1:20


市道 As舗装道 (A復旧)

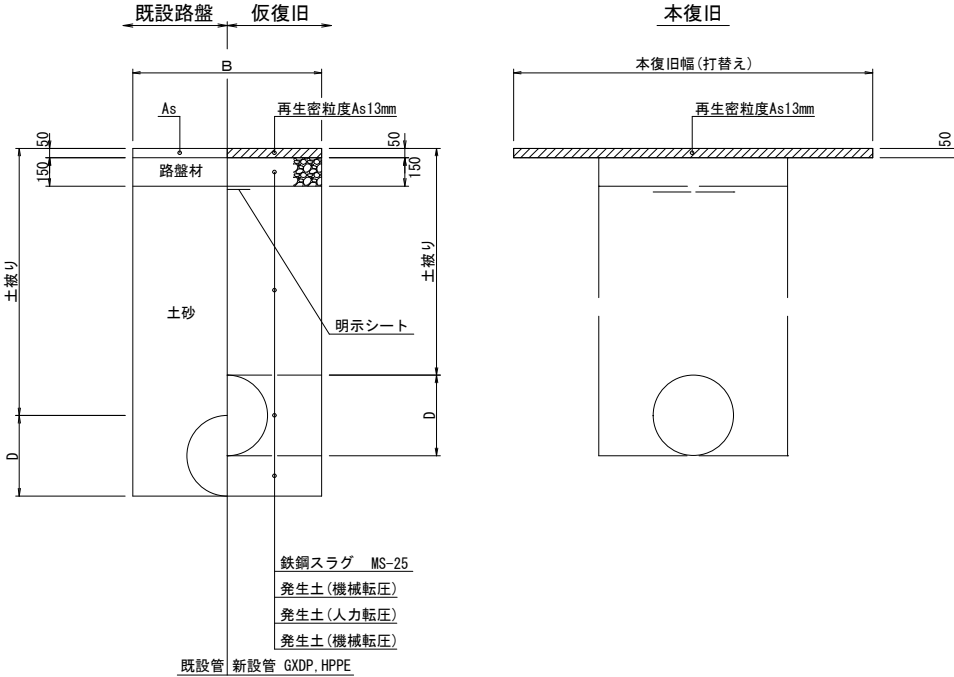

市道・歩道一般部（B復旧）

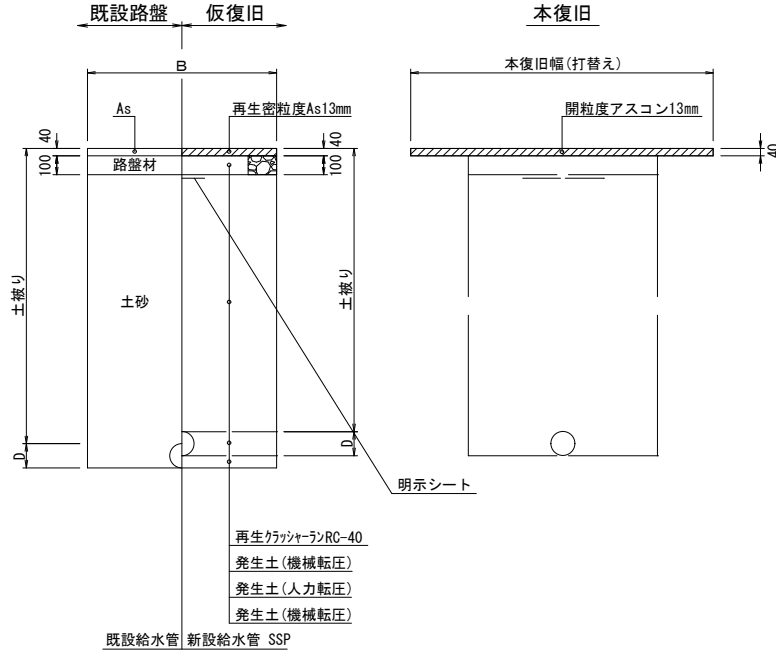

標準掘削断面図

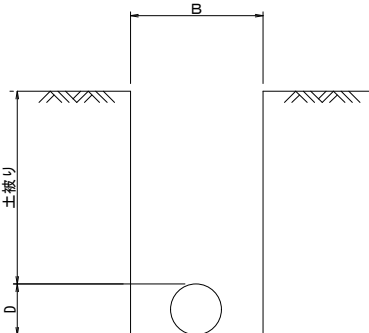


口 径	B	D
φ 150DIP	750	170
φ 100DIP	700	120
φ 75DIP	600	90
φ 100HPPE	700	120
φ 150VP	750	170
φ 100VP	700	120


宅地内復

D. $P=0.3$


As 復旧

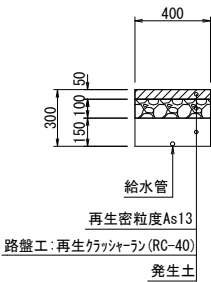

C ○ 復旧

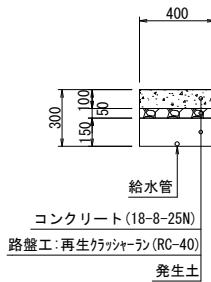


土復I

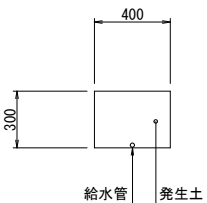


工事名称	低地区第1-1工区配水管更新工事		
工事場所	匝瑳市椿地先		
図面名称	本設土工標準図		
葉中	18 葉 中 5	縮尺	S=1:20
竣 工		工事番号	
図面番号	—	八匠水道企業団	



配管詳細図 (1/2) S=NONE SCALE

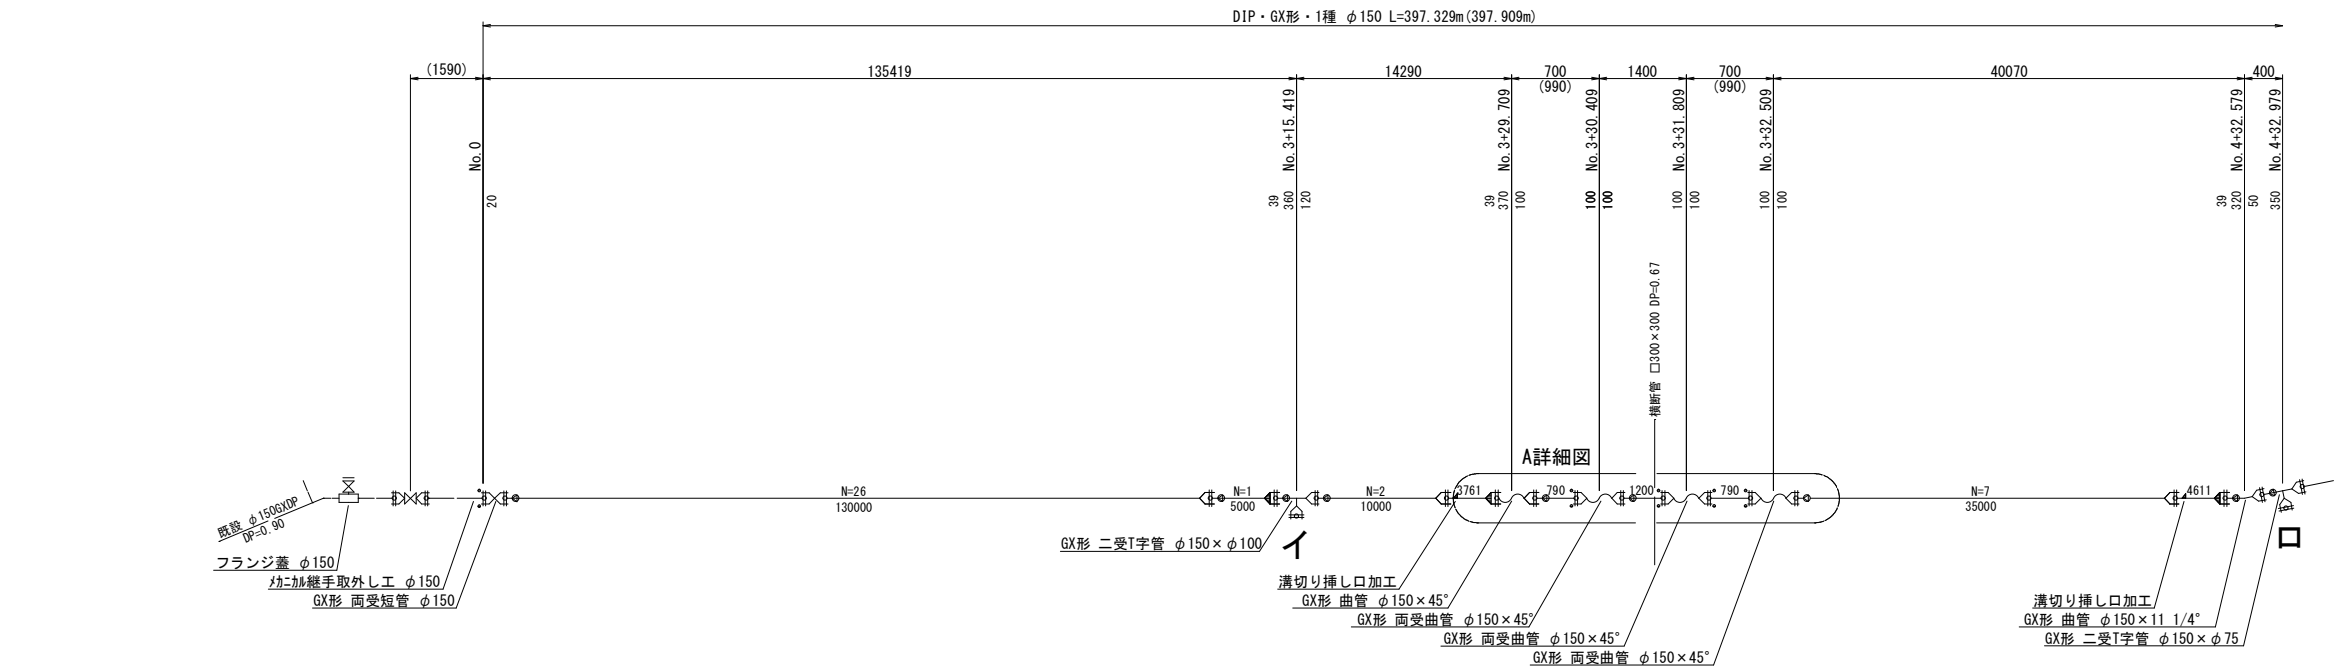


A詳細図

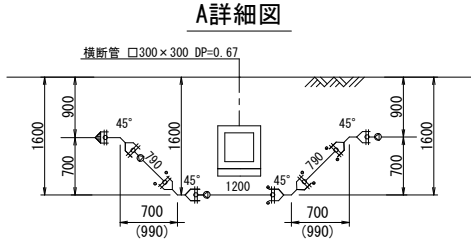

A詳細図

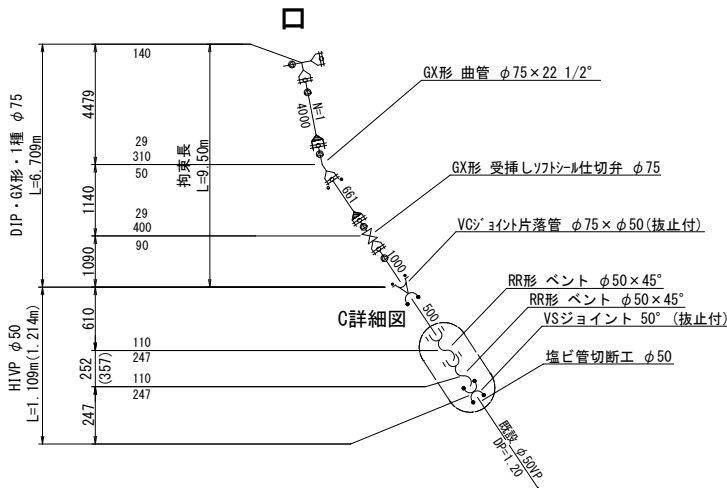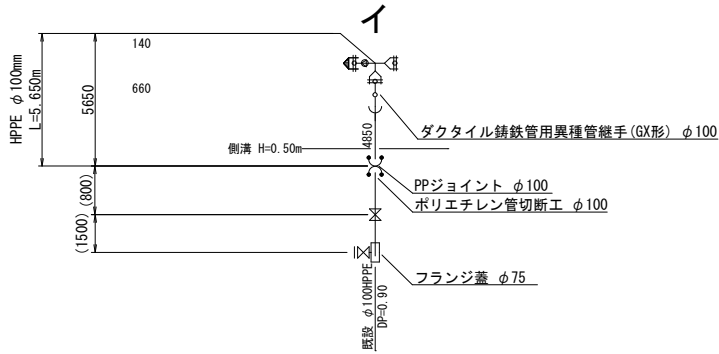

C詳細図

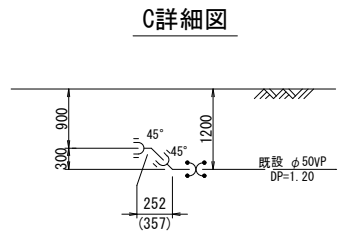





C詳細図

凡 例 (G X 形)			
	GX形継手		φ150 — 39mm
	ライナ使用箇所	ライナ使用による伸び代	φ100 — 29mm
	製作時挿口加工済		φ75 — 29mm
	溝切り挿し口加工		
	G-Link使用箇所		

名 称	拘 束 長			土被り
	φ75	φ100	φ150	
90° 以下	4.0	4.0	6.0	0.60以上
45° 以下	1.0	1.0	1.0	0.60以上
22 1/2° 以下	1.0	1.0	1.0	0.60以上
T字管	1.0	1.0	6.0	0.60以上
仕切弁・栓	9.5	12.0	16.5	0.90
	6.5	8.0	11.5	1.20(既設)

工事名称	低地区第1ー1工区配水管更新工事			
工事場所	匠瑛市椿地先			
図面名称	配管詳細図(1/2)			
葉 中	18 葉 中 6		縮 尺	S=NONE SCALE
竣 工			工事番号	
図面番号	—		八匠水道企業団	

配管詳細図 (2/2) S=NONE SCALE

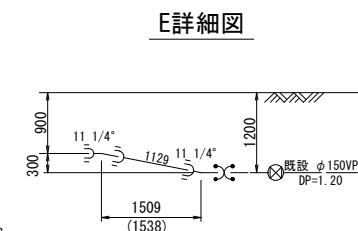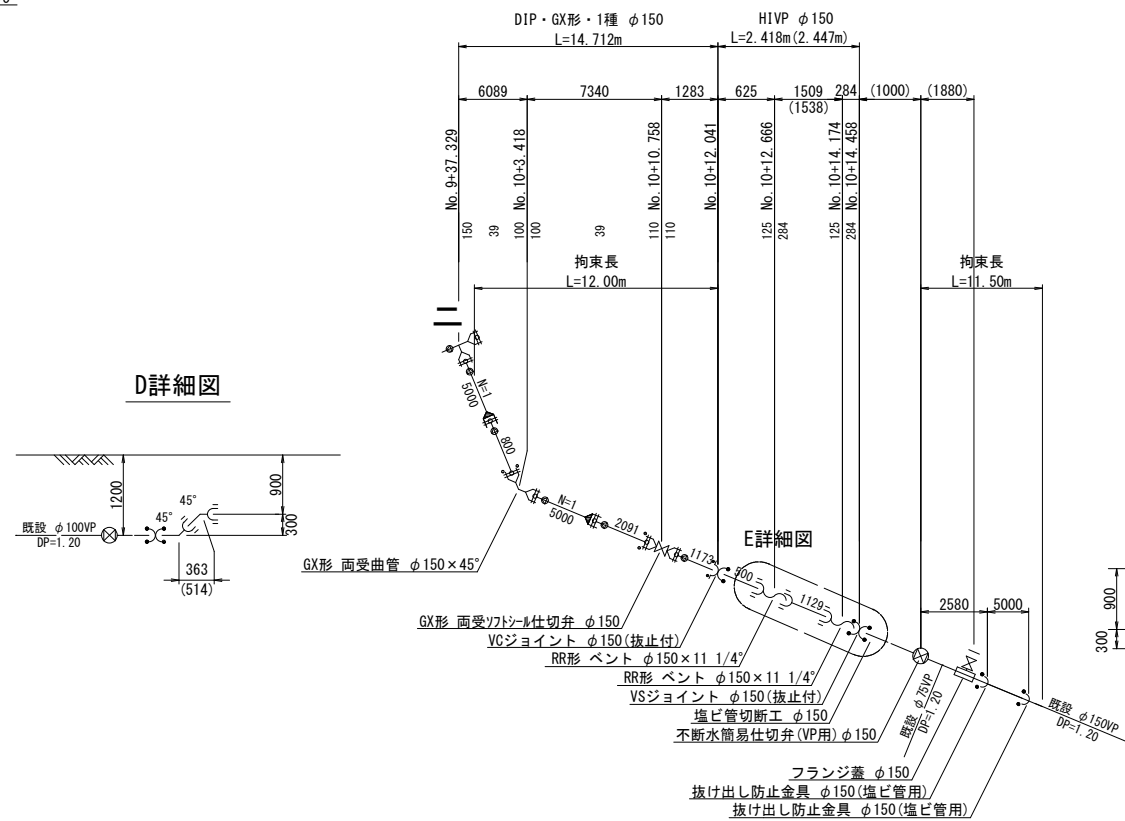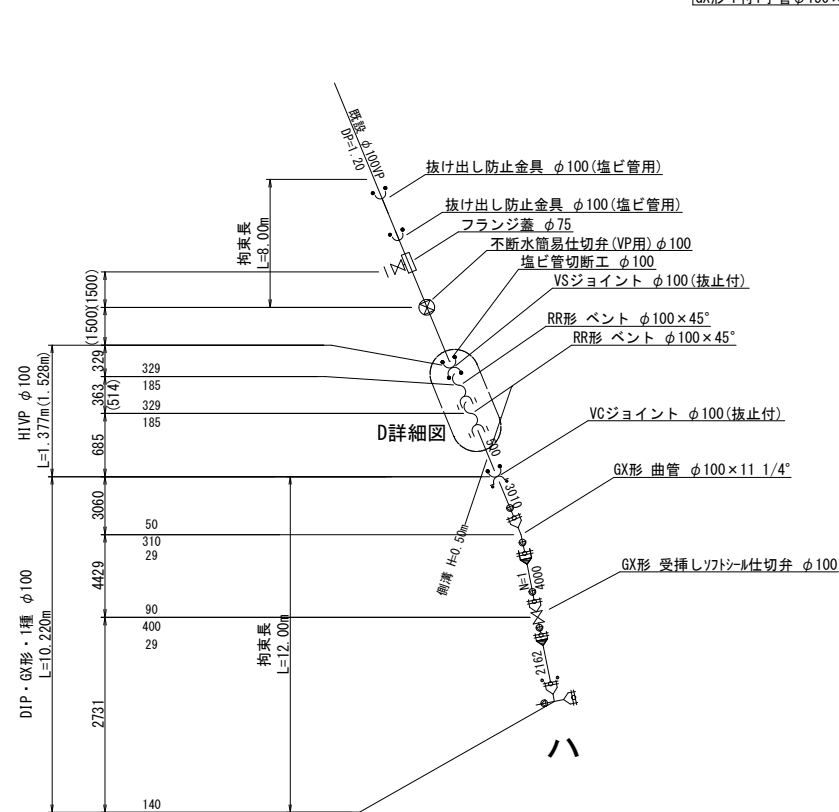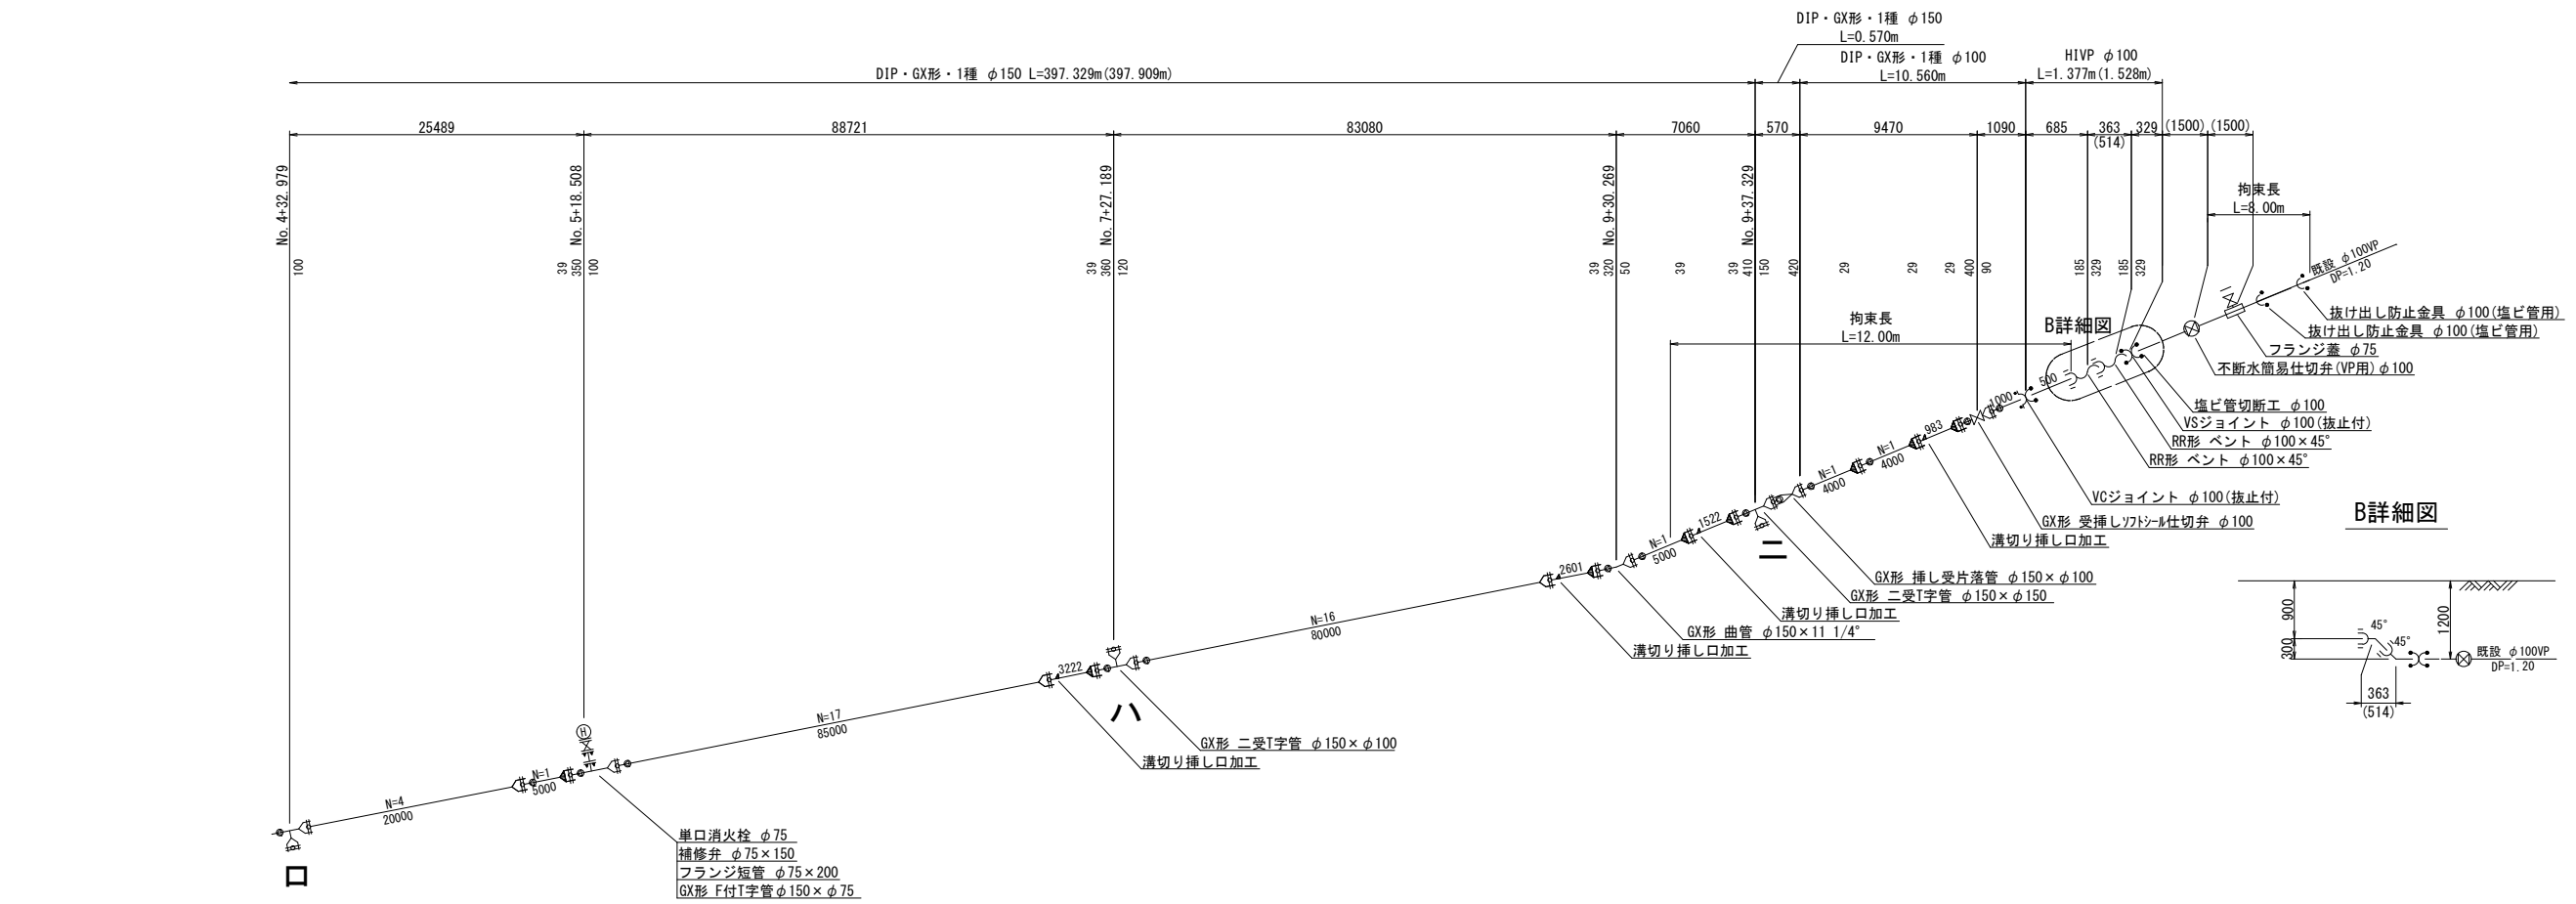


凡 例 (G×形)			
	GX継手	ライナ使用による伸び代	φ150 — 39mm
	ライナ使用箇所		φ100 — 29mm
	製作時挿口加工済		φ75 — 29mm
	溝切り挿し口加工		
	G-Link使用箇所		

名 称	拘 束 長			土被り
	φ 75	φ 100	φ 150	
90° 以下	4.0	4.0	6.0	0.60以上
45° 以下	1.0	1.0	1.0	0.60以上
22 1/2° 以下	1.0	1.0	1.0	0.60以上
丁字管	1.0	1.0	6.0	0.60以上
仕切弁・栓	9.5	12.0	16.5	0.90
	6.5	8.0	11.5	1.20(既設)

工事名称	低地区第1－1工区配水管更新工事				
工事場所	匝瑳市檜地先				
図面名称	配管詳細図(2/2)				
葉中	18 葉 中 7			縮尺	S=NONE SCALE
竣 工				工事番号	
図面番号	—		八匠水道企業団		

本給水管取出しタイプ S=NONE SCALE

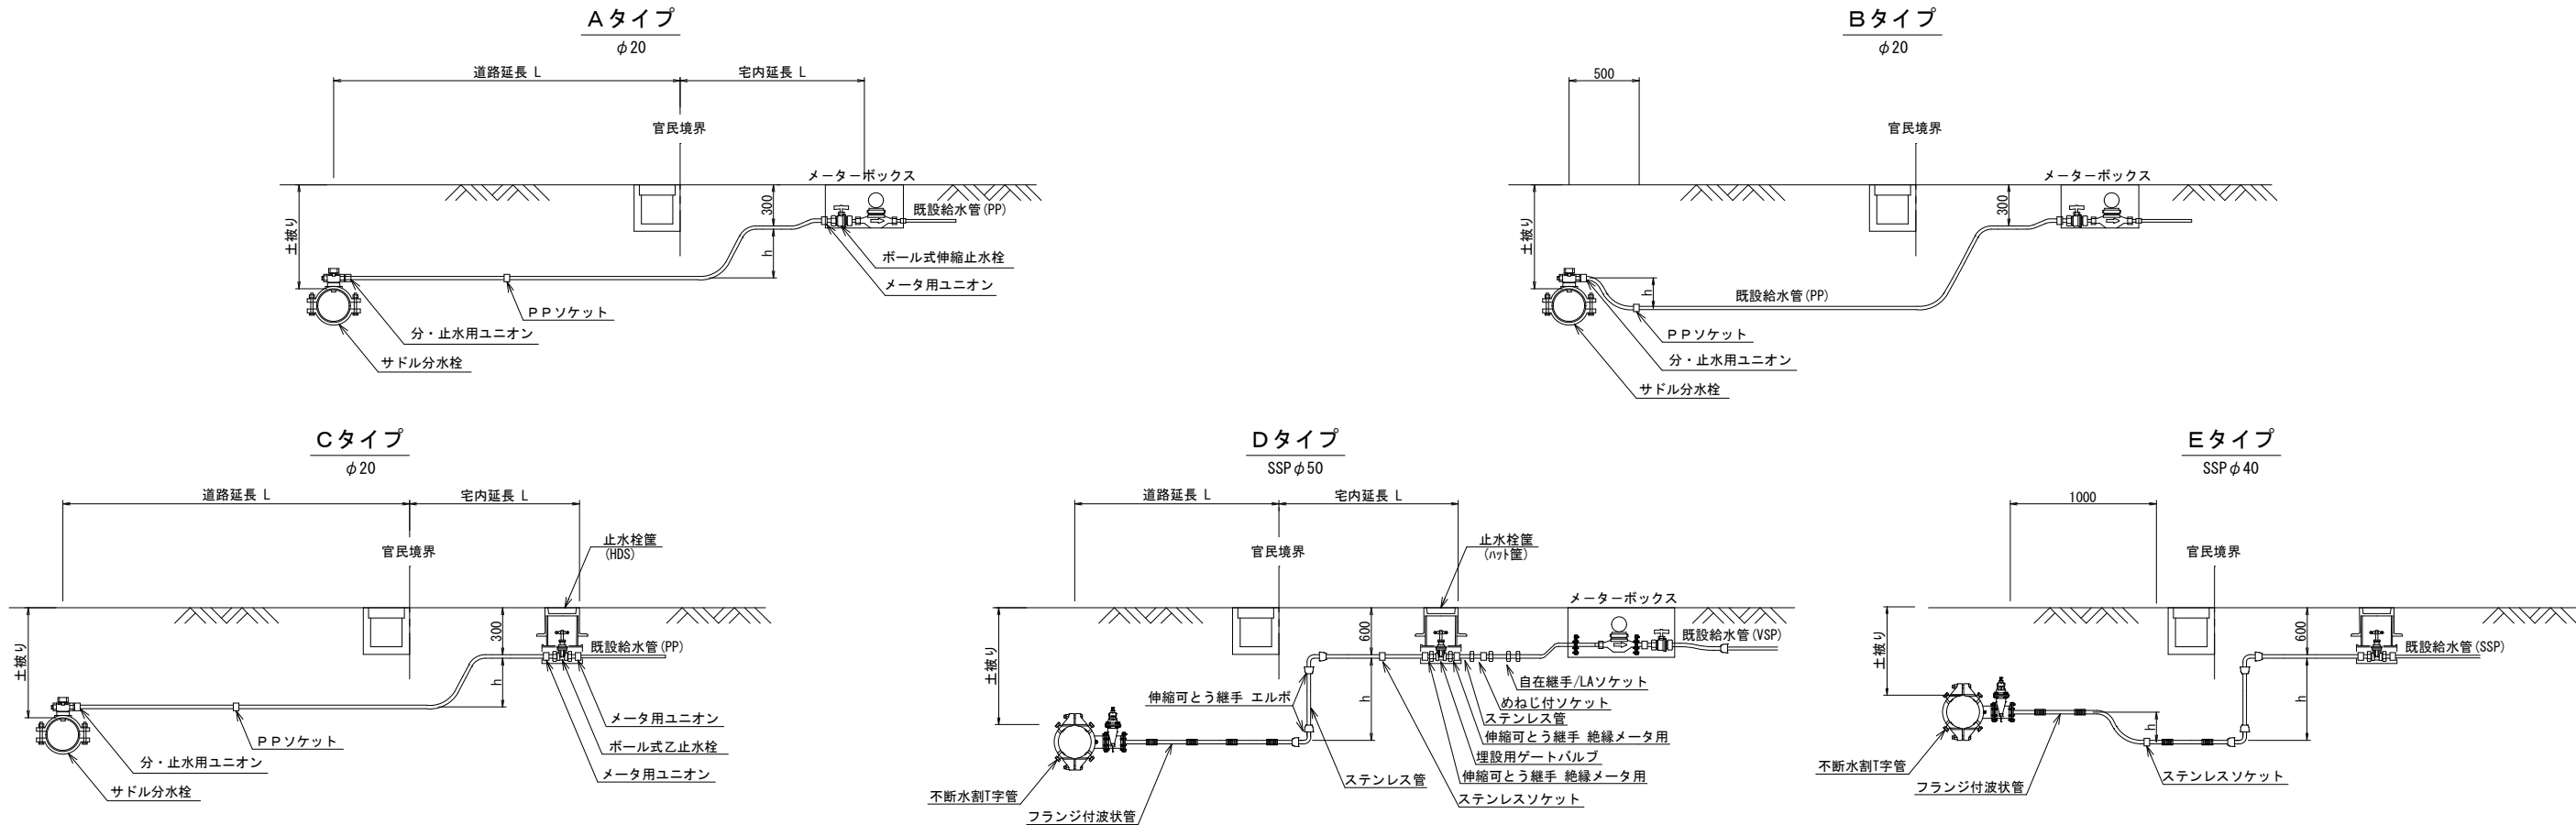


本給水切替一覧表

本給水切替一覧表 P P φ20、φ25、SSP φ40、φ50


番号	栓 番	氏 名	本管 口径	取出 口径	量水器 口径	取出し タイプ	サドル分水栓		不断水割T字管		分・止水用 ユニオン		PPソケット		ステンレス ソケット		メータ用 ユニオン		伸縮可とう継手 エルボ		伸縮可とう継手 絶縁メータ用		ボール式 伸縮止水栓		ボール式 乙止水栓		埋設用 ゲートバルブ		止水栓筐		フランジ付波状管	ポリエチレン管 延 長		ステンレス管 延 長		立ち上がり 寸法 h	車 道 内			宅 地 内				備 考	
							口 径	数 量	口 径	数 量	口 径	数 量	口 径	数 量	口 径	数 量	口 径	数 量	口 径	数 量	口 径	数 量	口 径	数 量	口 径	数 量	口 径	数 量	口 径	数 量		口 径	数 量	口 径	数 量		As	Co	土						
																																								市道As	市道歩道	As	Co		土
①			φ150	φ20	φ20	B	φ150×φ25	1	—	—	φ25×φ20	1	φ20	1	—	—	—	—	—	—	—	—	—	—	—	—	—	—	—	—	φ20	0.80	—	—	0.30	0.50						道路内切替			
②			φ150	φ20	φ20	C	〃 〃	1	—	—	〃 〃	1	—	—	—	—	φ20	2	—	—	—	—	—	—	—	—	—	—	—	—	—	—	〃	4.20	—	—	0.60	1.60			2.00			乙止水栓不明	
③			φ150	φ20	φ20	B	〃 〃	1	—	—	〃 〃	1	φ20	1	—	—	—	—	—	—	—	—	—	—	—	—	—	—	—	—	—	〃	0.80	—	—	0.30	0.50						道路内切替		
④			φ150	φ20	φ20	A	〃 〃	1	—	—	〃 〃	1	—	—	—	—	φ20	1	—	—	—	—	—	—	—	—	—	—	—	—	—	—	〃	4.90	—	—	0.60	1.60			2.70				
⑤			φ150	φ20	φ13	C	〃 〃	1	—	—	〃 〃	1	—	—	—	—	〃	2	—	—	—	—	—	—	—	—	—	—	—	—	—	—	〃	4.20	—	—	0.60	1.60			2.00			乙止水栓不明	
⑥			φ150	φ40	φ40	E	—	—	φ150×φ50	1	—	—	—	—	φ40	1	—	—	—	—	—	—	—	—	—	—	—	—	—	—	—	—	φ50×φ40	1	—	—	—	—	0.30	1.00				道路内切替	
⑦			φ150	φ20	φ20	C	φ150×φ25	1	—	—	φ25×φ20	1	—	—	—	—	φ20	2	—	—	—	—	—	—	—	—	—	—	—	—	—	—	—	φ20	3.40	—	—	0.60	1.60			1.20			
⑧			φ150	φ20	φ20	B	〃 〃	1	—	—	〃 〃	1	φ20	1	—	—	—	—	—	—	—	—	—	—	—	—	—	—	—	—	—	—	〃	0.80	—	—	0.30	0.50						道路内切替	
⑨			φ150	φ20	φ13	A	〃 〃	1	—	—	〃 〃	1	—	—	—	—	φ20	1	—	—	—	—	—	—	—	—	—	—	—	—	—	—	〃	4.70	—	—	0.60	1.60			2.50				
⑩			φ150	φ20	φ13	B	〃 〃	1	—	—	〃 〃	1	φ20	1	—	—	—	—	—	—	—	—	—	—	—	—	—	—	—	—	—	—	〃	0.80	—	—	0.30	0.50						道路内切替	
⑪			φ150	φ50	φ50	D	—	—	φ150×φ50	1	—	—	—	—	φ50	1	—	—	φ50	2	φ50	2	—	—	—	—	—	—	—	—	—	—	—	—	φ50	5.10	0.30	1.60	1.40				1.80		
合 計							φ150×φ25	9	φ150×φ50	2	φ25×φ20	9	φ20	4	φ50 φ40	1 1	φ20	8	φ50	2	φ50	2	φ20 φ20×φ13	1 1	φ20	3	φ50	1	3	1	φ50×φ40 φ50	1 1	φ20	24.60	φ50	5.10	4.80	12.60	1.40	2.00	3.90	4.50	1.80		

番号	栓 番	氏 名	本管 口径	取出 口径	量水器 口径	取出し タイプ	めねじ付ソケット		自在継手		LAソケット		備 考
							口 径	数 量	口 径	数 量	口 径	数 量	
①			φ150	φ20	φ20	B	—	—	—	—	—	—	道路内切替
②			φ150	φ20	φ20	C	—	—	—	—	—	—	乙止水栓不明
③			φ150	φ20	φ20	B	—	—	—	—	—	—	道路内切替
④			φ150	φ20	φ20	A	—	—	—	—	—	—	
⑤			φ150	φ20	φ13	C	—	—	—	—	—	—	乙止水栓不明
⑥			φ150	φ40	φ40	E	—	—	—	—	—	—	道路内切替
⑦			φ150	φ20	φ20	C	—	—	—	—	—	—	
⑧			φ150	φ20	φ20	B	—	—	—	—	—	—	道路内切替
⑨			φ150	φ20	φ13	A	—	—	—	—	—	—	
⑩			φ150	φ20	φ13	B	—	—	—	—	—	—	道路内切替
⑪			φ150	φ50	φ50	D	φ50	1	φ50	1	φ50	1	
合 計							φ50	1	φ50	1	φ50	1	


工事名称	低地区第1ー1工区配水管更新工事			
工事場所	匠瑛市椿地先			
図面名称	本管給水取出しタイプ 本給水切替一覧表			
葉 中	18 葉 中 8		縮 尺	S=NONE SCALE
竣 工			工事番号	
図面番号	—		八匠水道企業団	

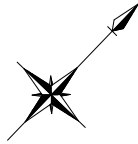


仮設平面図 (1/2) S=1:500

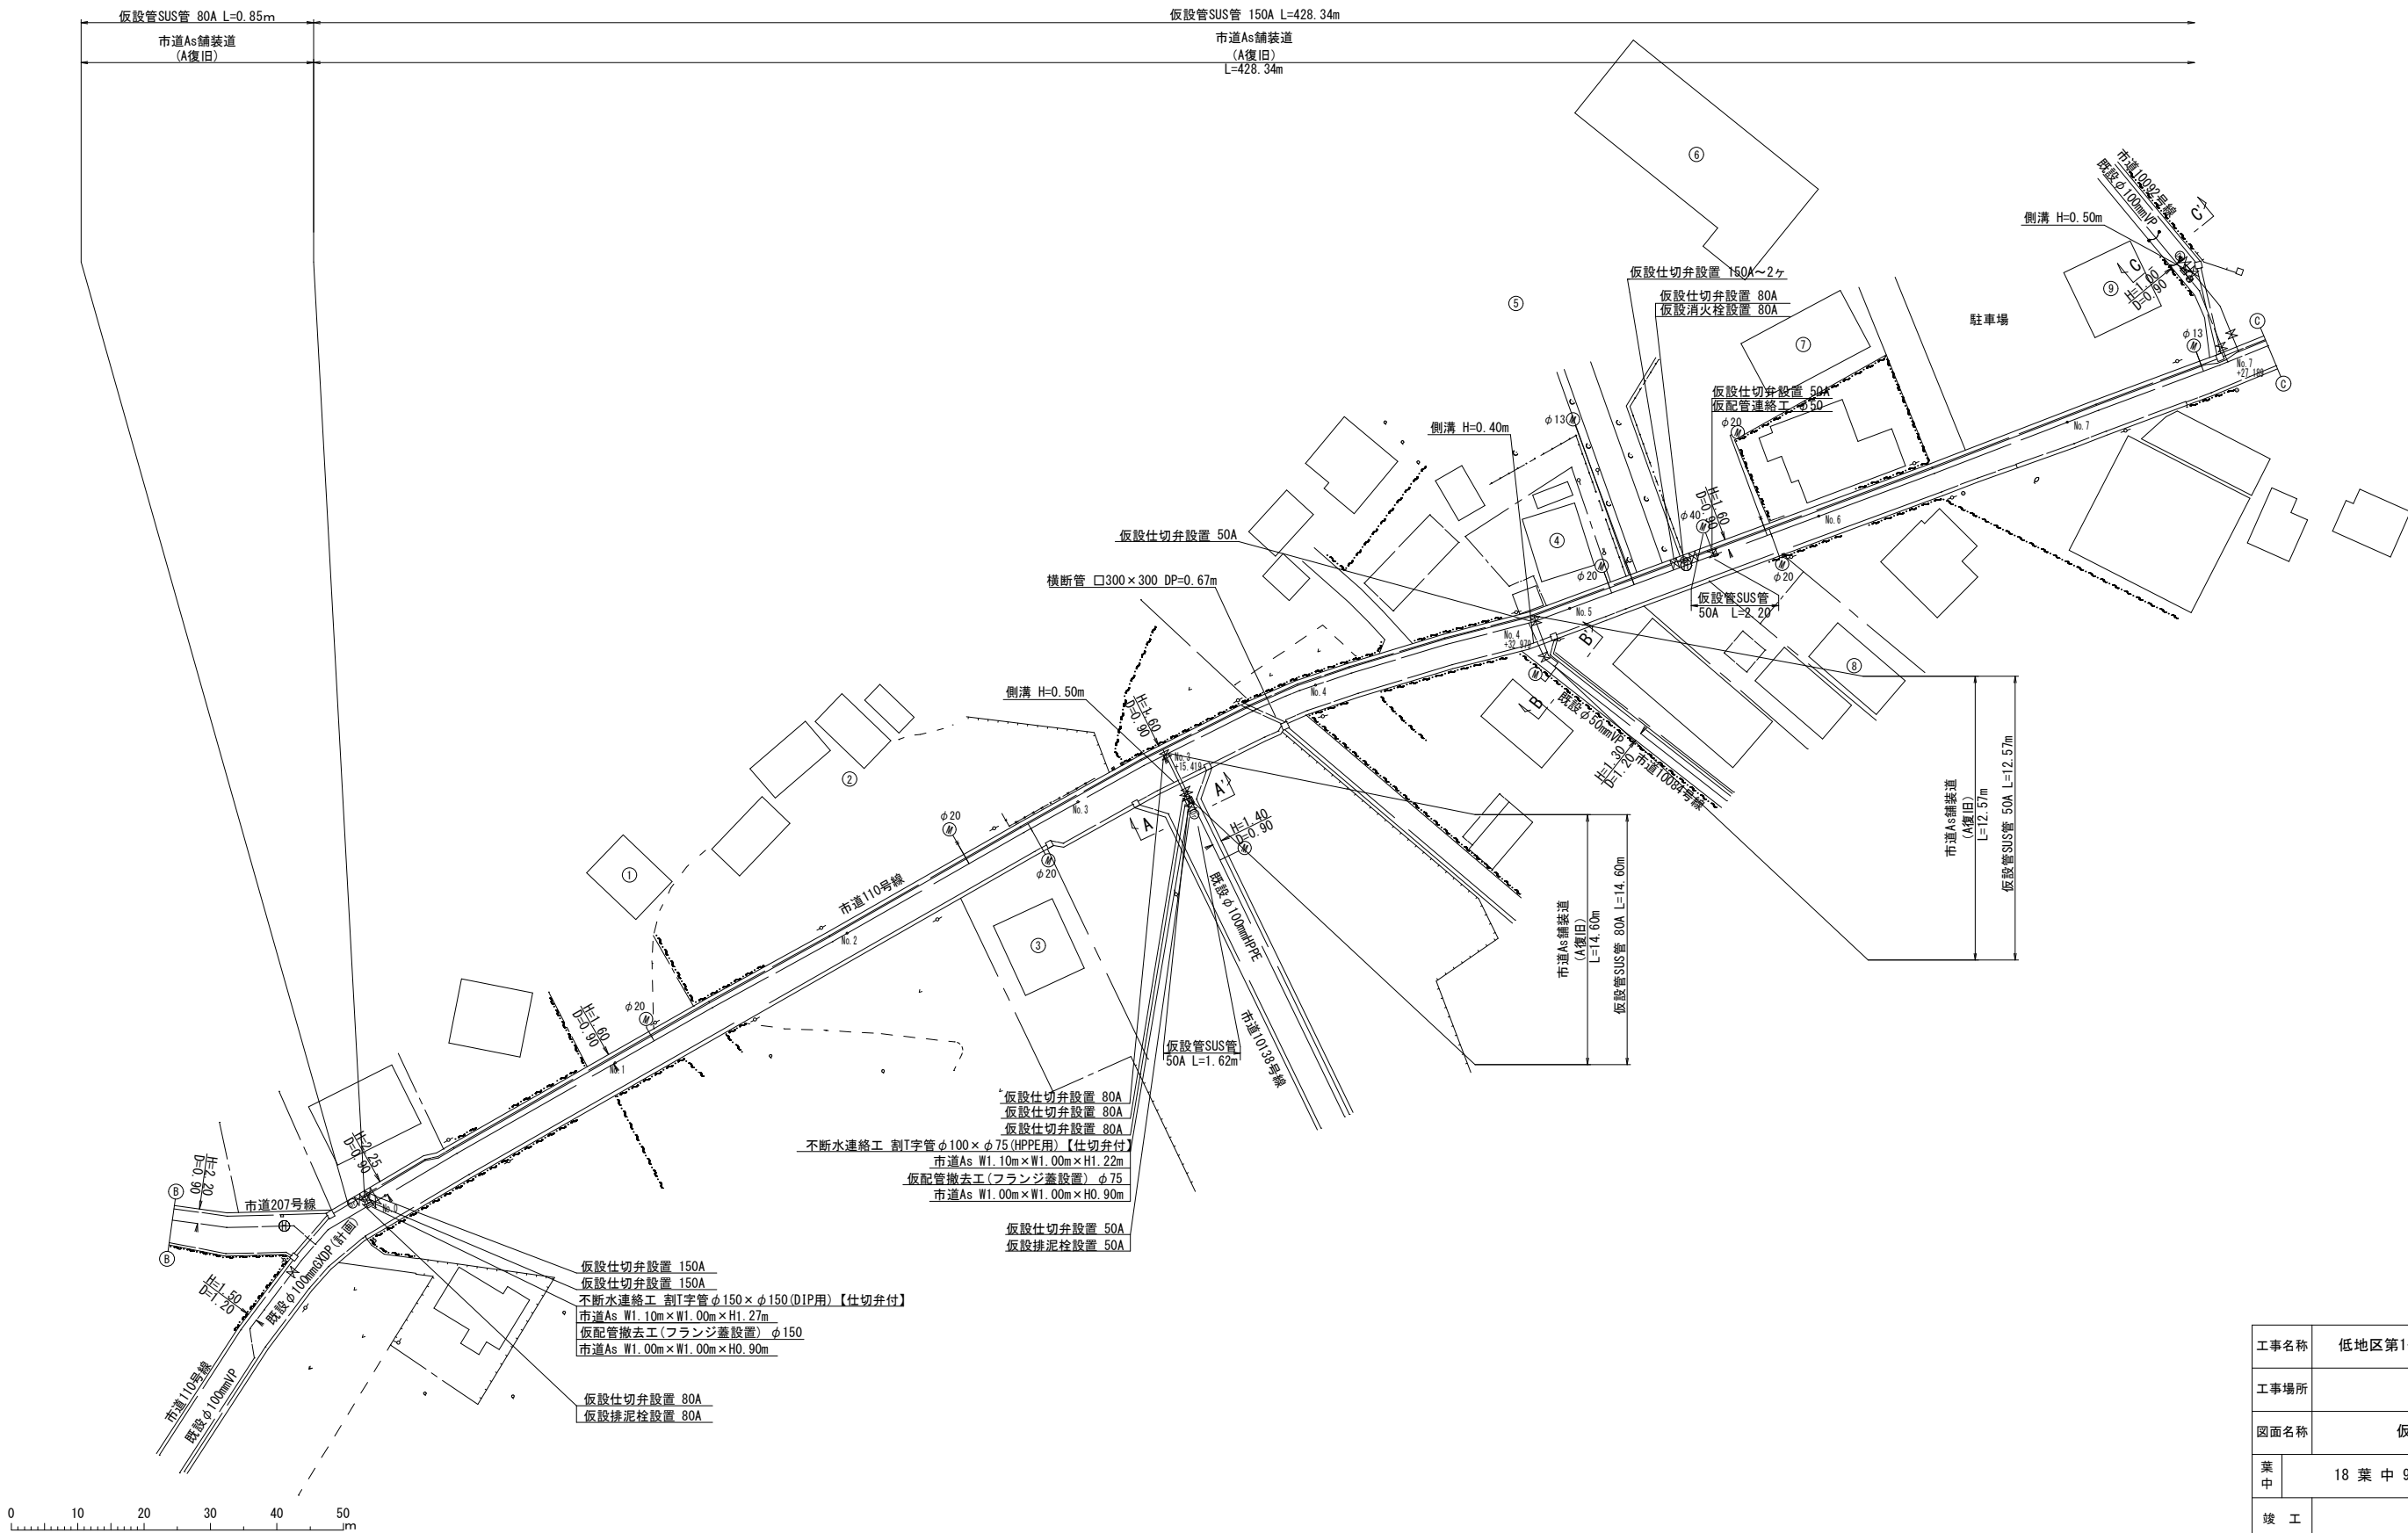

工事名称		低地区第1ー1工区配水管更新工事		
工事場所		匠瑛市椿地先		
図面名称		仮設平面図 (1/2)		
葉中	18 葉 中 9		縮尺	S=1:500
竣 工		工事番号		
図面番号		一	八匠水道企業団	

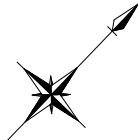


仮設平面図 (2/2) S=1:500

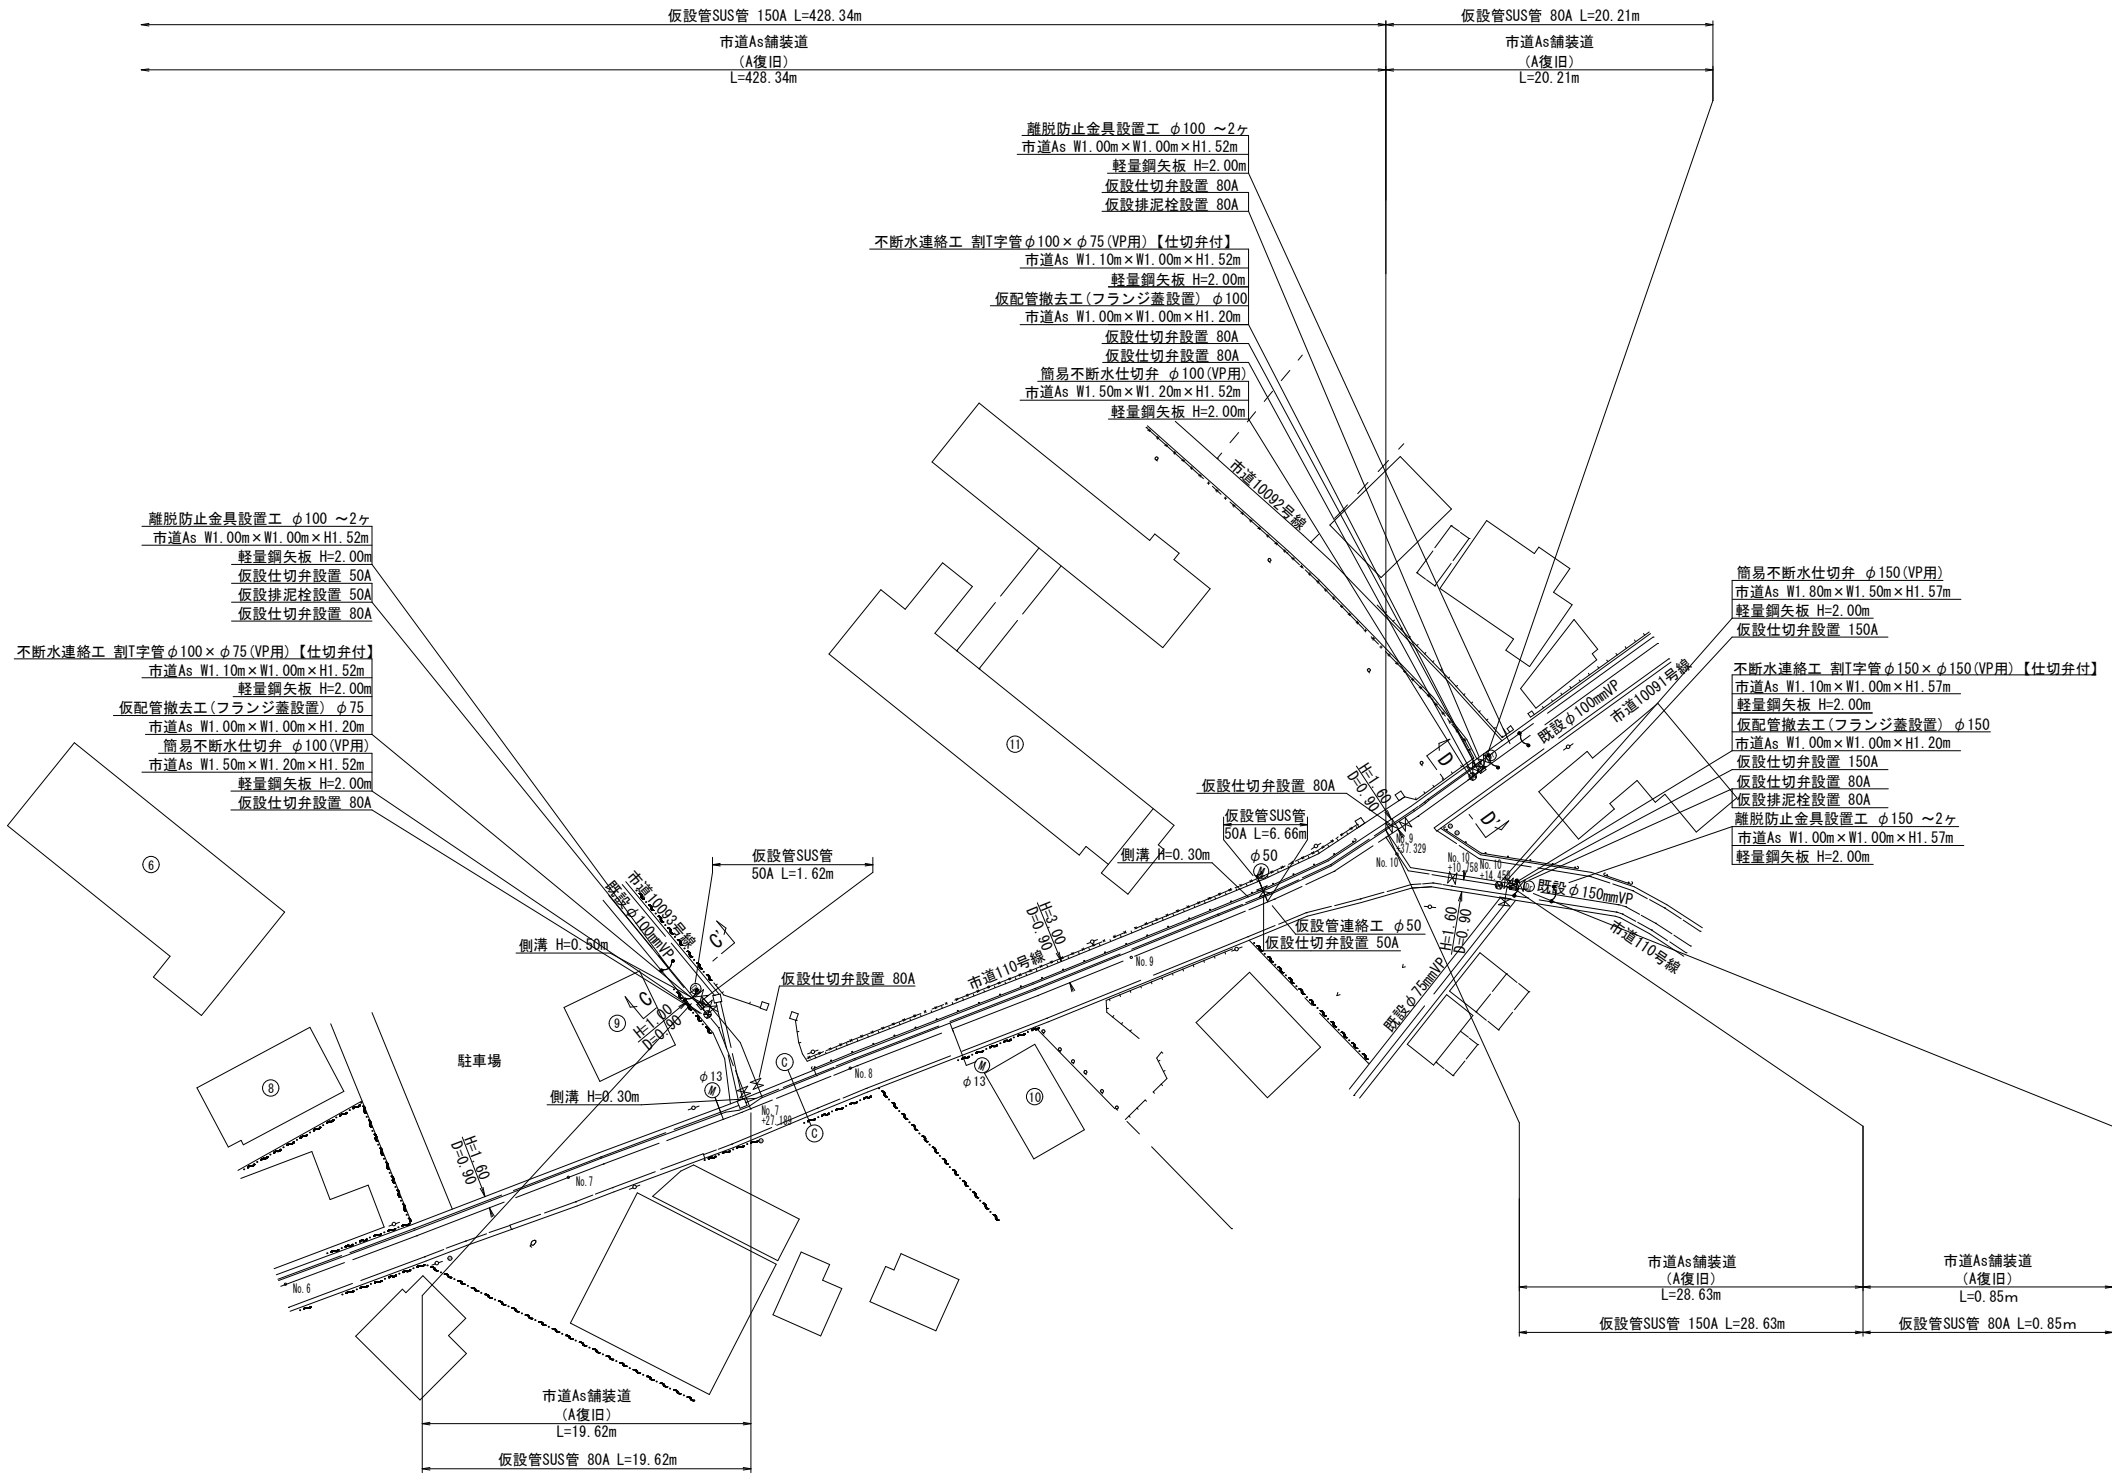


工事名称		低地区第1ー1工区配水管更新工事		
工事場所		匝瑳市椿地先		
図面名称		仮設平面図 (2/2)		
葉中	18 葉 中 10		縮尺	S=1:500
竣工		工事番号		
図面番号		一	八匠水道企業団	

仮設管横断面図 S=1:100

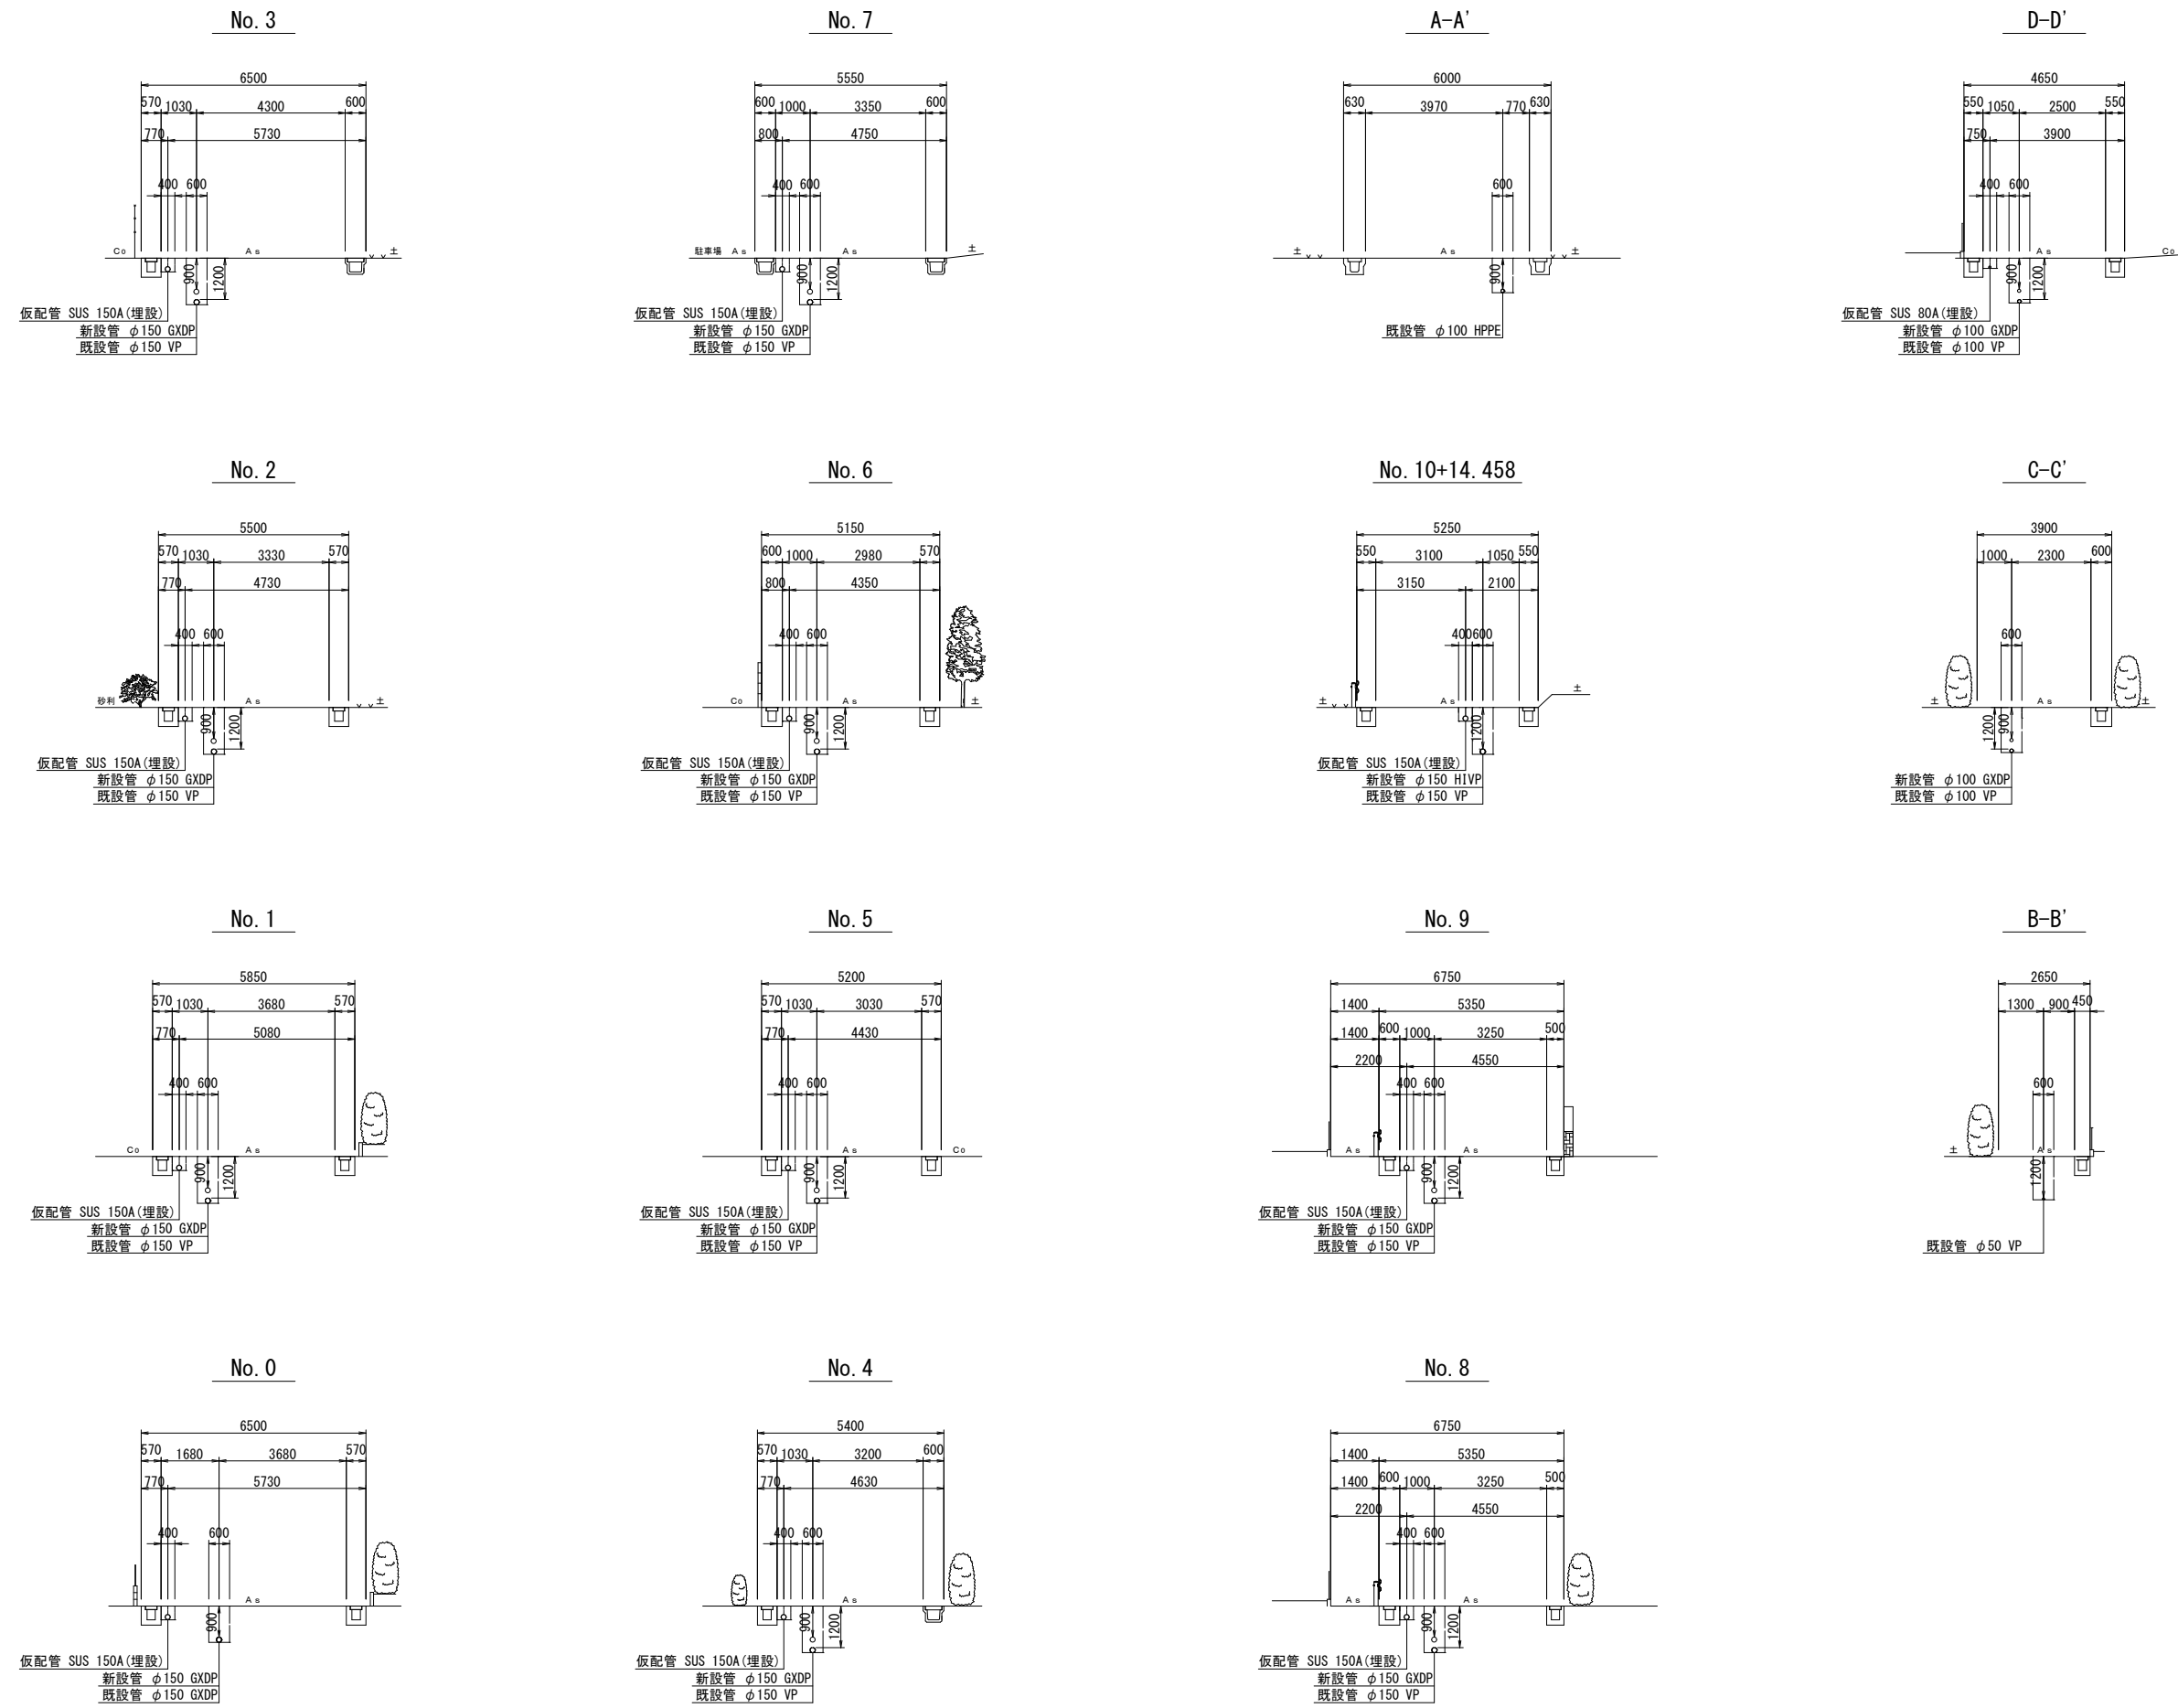

工事名称		低地区第1ー1工区配水管更新工事		
工事場所		匠瑠市椿地先		
図面名称		仮設横断面図		
葉中	18 葉 中 11		縮尺	S=1:100
竣 工		工事番号		
図面番号		—	八匠水道企業団	


標準掘削断面図

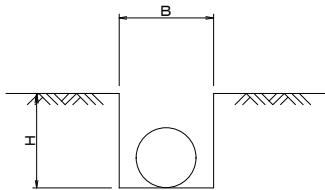


口 径	B	H	舗装種別
φ 150	400	400	市道
φ 75	400	300	市道
φ 50	400	300	市道

市道As舗装道（A復旧）


※（ ）内寸法はφ100以下を示す

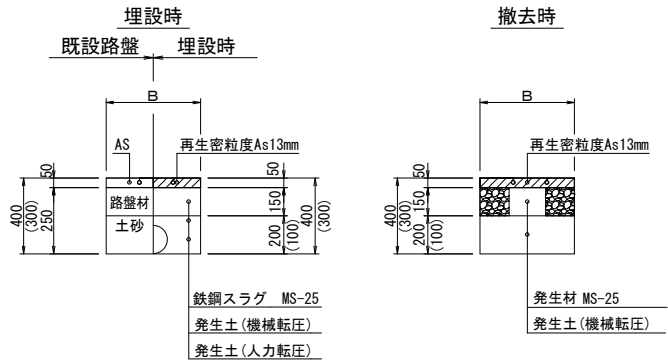

市道As舗装道・歩道一般部（B復旧）

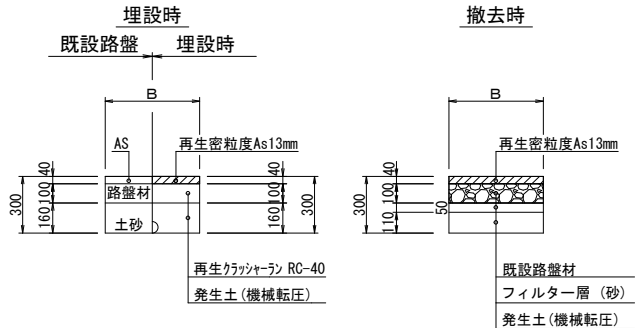

土工定規

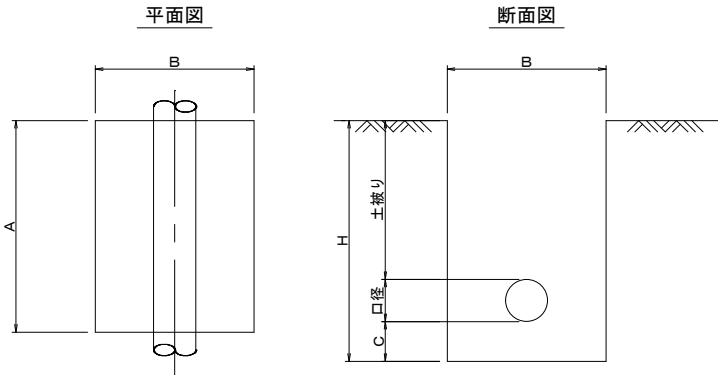


名 称	口 径	A	B	C	H	口径	土被り
不断水分岐土工	φ 150 × φ 150	1100	1000	200	1270	170	900
不断水分岐土工	φ 150 × φ 150	1100	1000	200	1570	170	1200
不断水分岐土工	φ 100 × φ 75	1100	1000	200	1220	120	900
不断水分岐土工	φ 100 × φ 75	1100	1000	200	1520	120	1200
不断水仕切弁土工	φ 150	1800	1500	200	1570	170	1200
不断水仕切弁土工	φ 100	1500	1200	200	1520	120	1200
仮配管連絡土工	φ 50	1000	1000	200	1460	60	1200
離脱防止金具設置土工	φ 150	1000	1000	200	1570	170	1200
離脱防止金具設置土工	φ 100	1000	1000	200	1520	120	1200
フランジ蓋設置工	φ 150 ~ φ 75	1000	1000		900		900
フランジ蓋設置工	φ 150 ~ φ 75	1000	1000		1200		1200

工事名称	低地区第1ー1工区配水管更新工事		
工事場所	匠瑳市椿地先		
図面名称	仮設土工標準図		
葉中	18 葉 中 12	縮尺	S=1:20
竣 工		工事番号	
図面番号	—	八匠水道企業団	


仮配管詳細図 (1/2) S=NONE SCALE

REPCS-G型 資材表記 一覧			
資材名称	記号	資材名称	記号
直 管	┌──	レ ジ ュ ー サ ー	└─┘
フ レ キ 管	┌~	取 り 出 し 短 管	┌─┐
エ ル ボ	┌┐	仮 設 消 火 栓	⊕
チ ー ズ	┌┐		
バ ル ブ	┌X┐	仮 設 空 気 弁	Ⓐ
受 け × 受 け	┌C┐		
受け×グルーピング、リング	○┌C┐	撤 去 用 直 管	┌─○─
挿し×グルーピング、リング	─○─		

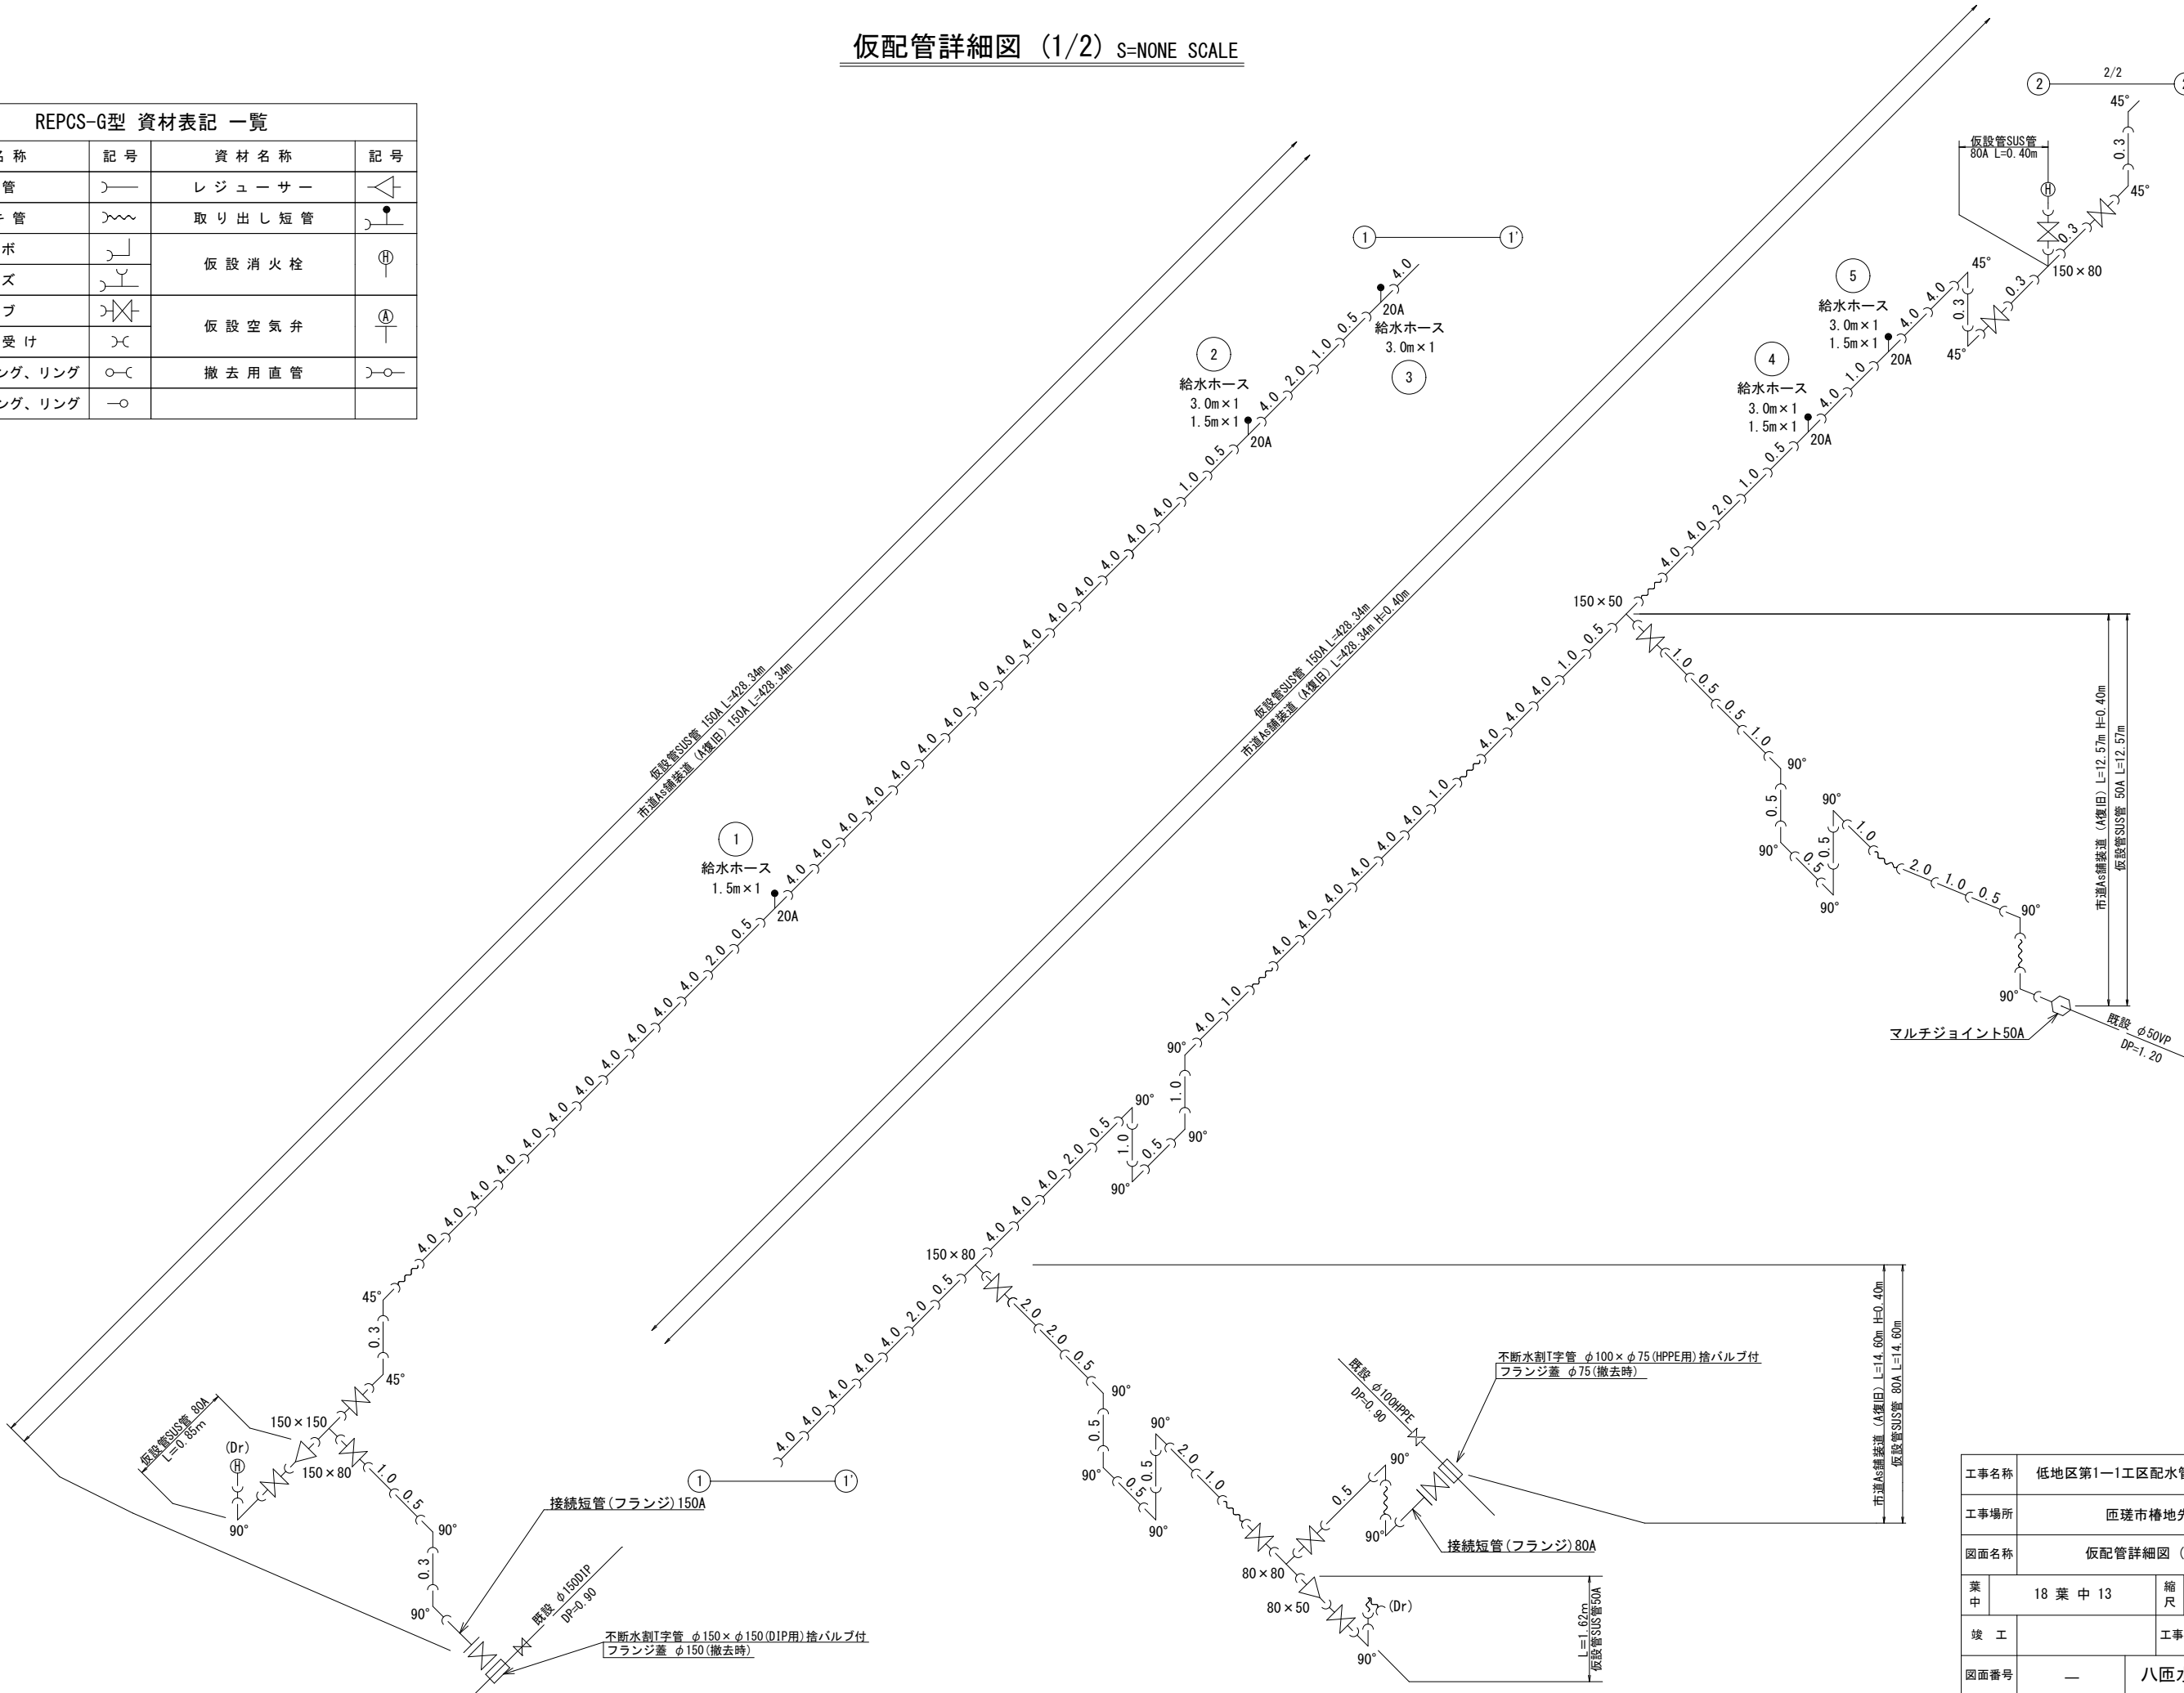

工事名称	低地区第1ー1工区配水管更新工事		
工事場所	匠瑳市椿地先		
図面名称	仮配管詳細図 (1/2)		
葉 中	18 葉 中 13	縮 尺	S=NONE SCALE
竣 工		工事番号	
図面番号	—	八匠水道企業団	


仮配管詳細図 (2/2) S=NONE SCALE

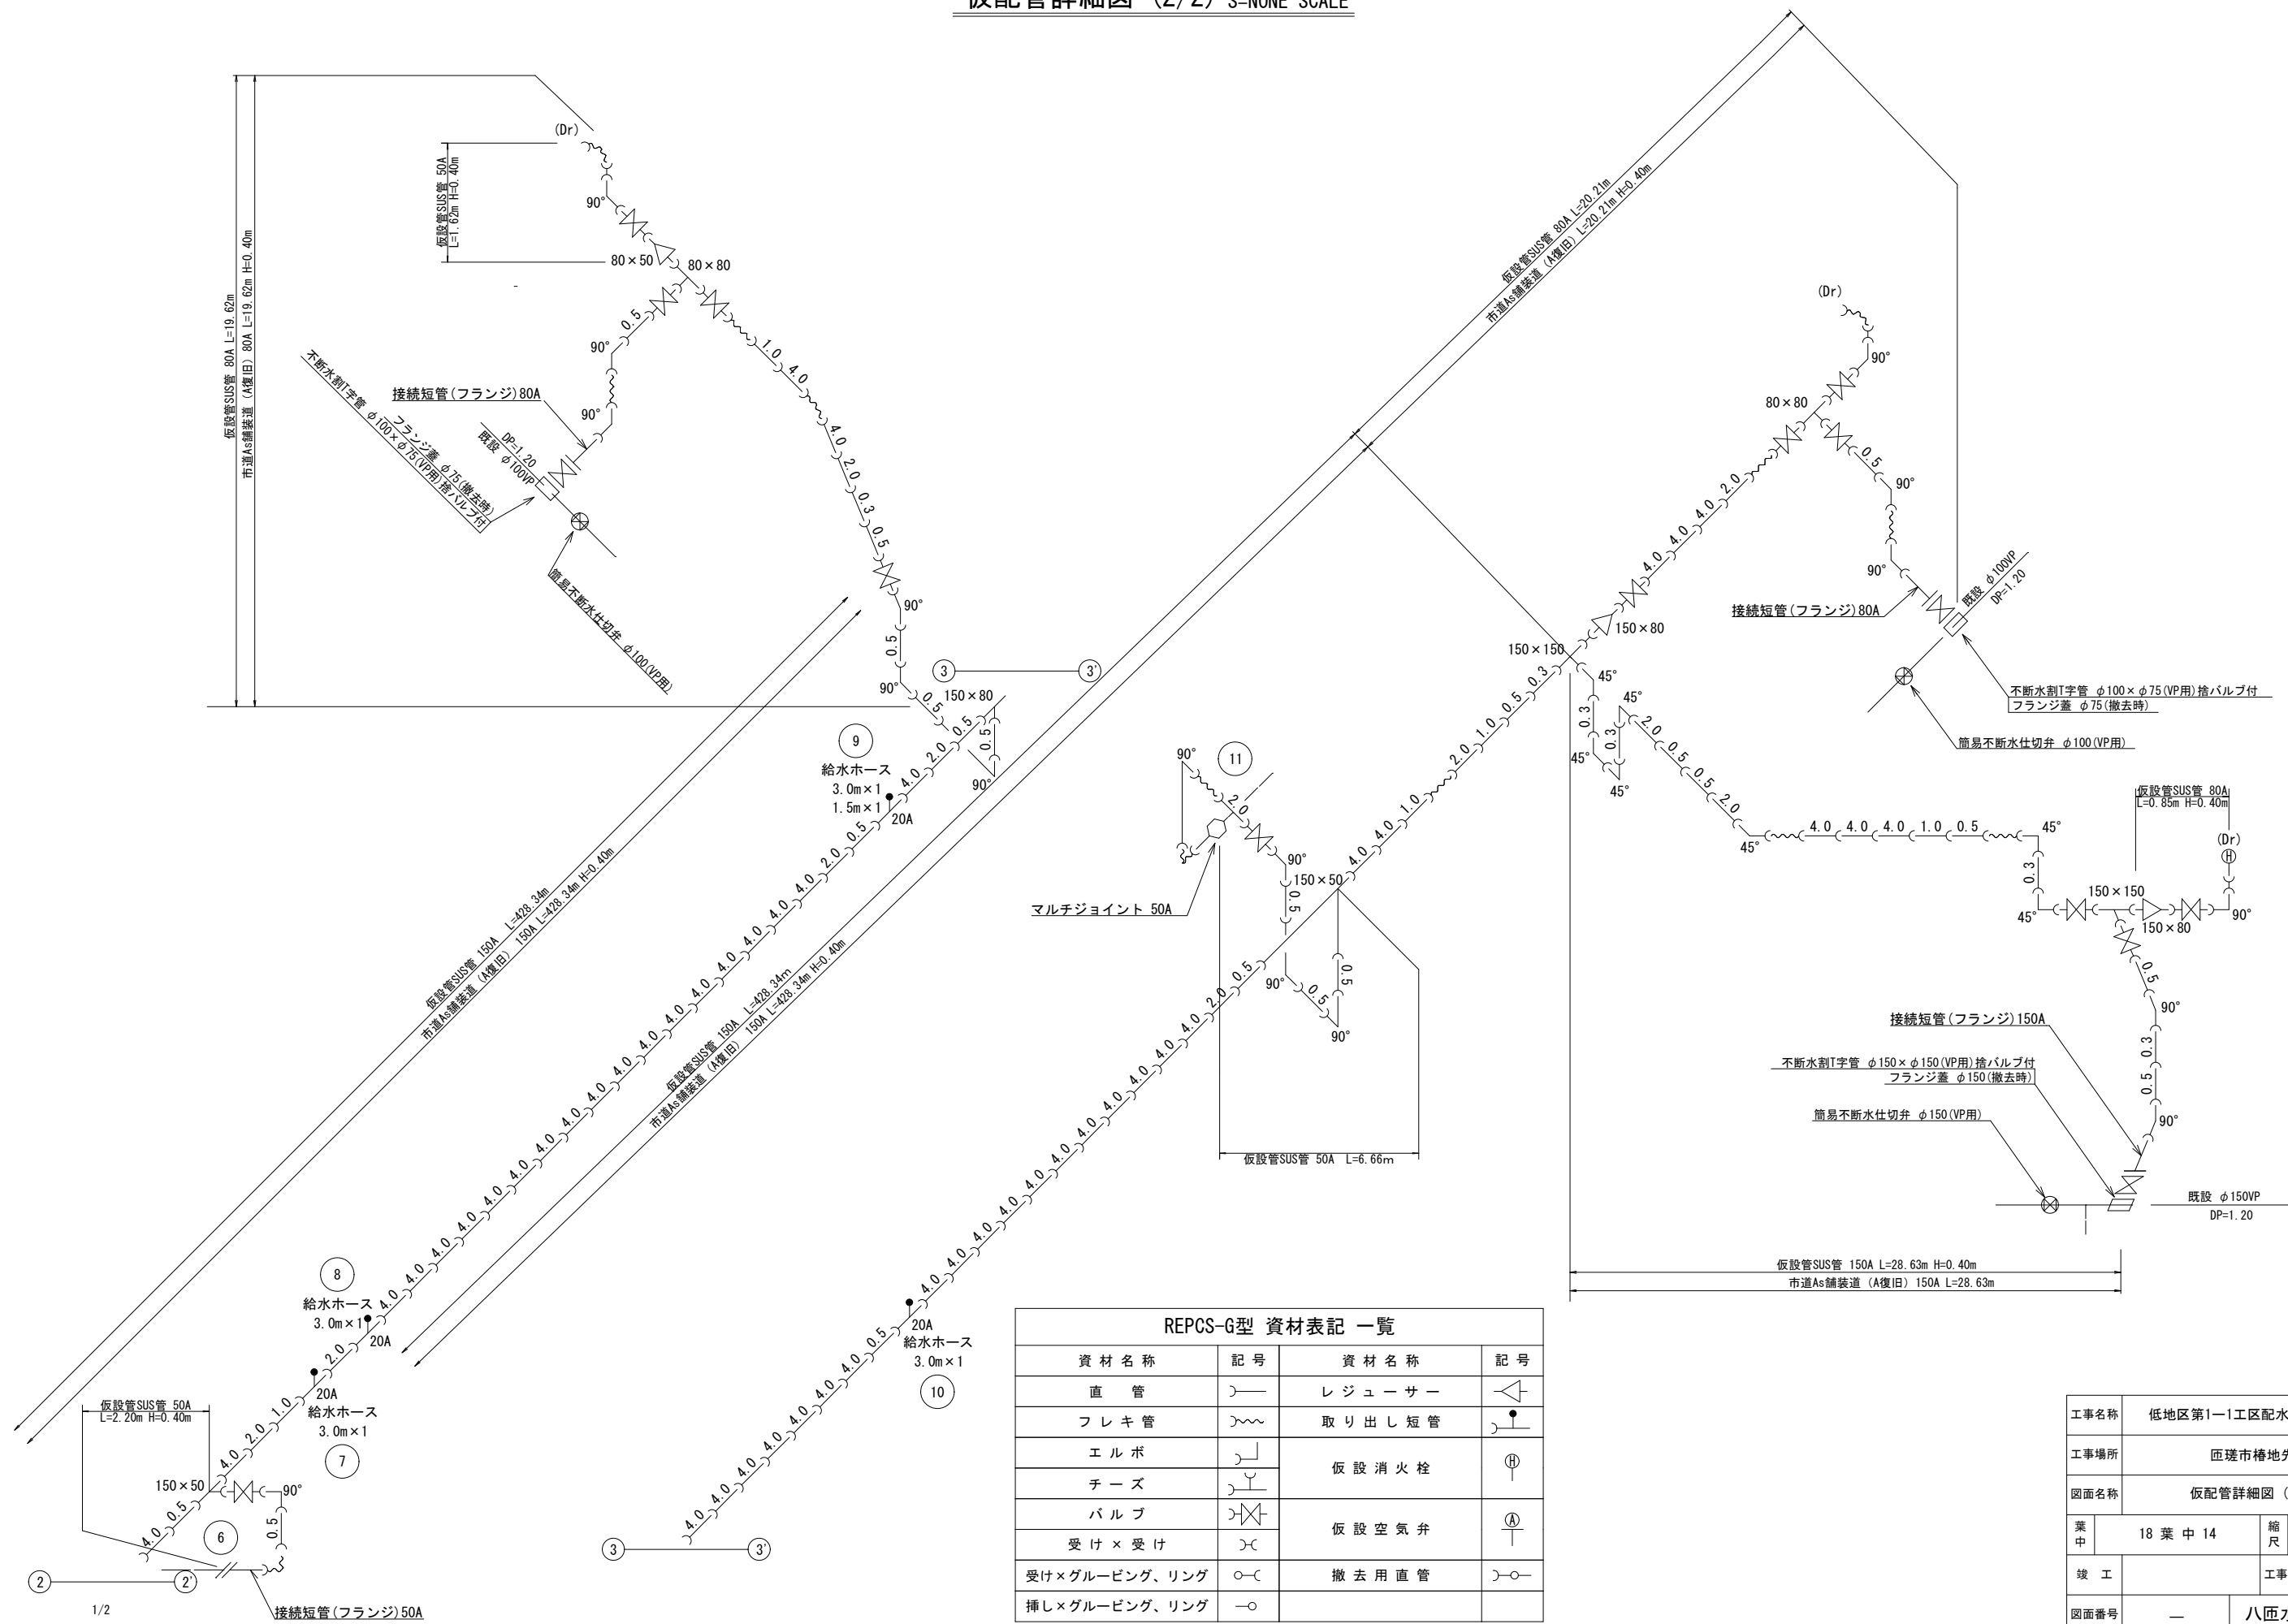

REPCS-G型 資材表記 一覧			
資材名称	記号	資材名称	記号
直管		レジャー	
フレキ管		取り出し短管	
エルボ		仮設消火栓	
チーズ		仮設空気弁	
バルブ		撤去用直管	
受け×受け			
受け×グルーピング、リング			
挿し×グルーピング、リング			

工事名称	低地区第1ー1工区配水管更新工事		
工事場所	匠瑛市椿地先		
図面名称	仮配管詳細図 (2/2)		
葉中	18 葉 中 14	縮尺	S=NONE SCALE
竣工		工事番号	
図面番号	—	八匠水道企業団	

仮給水管取出しタイプ S=NONE SCALE

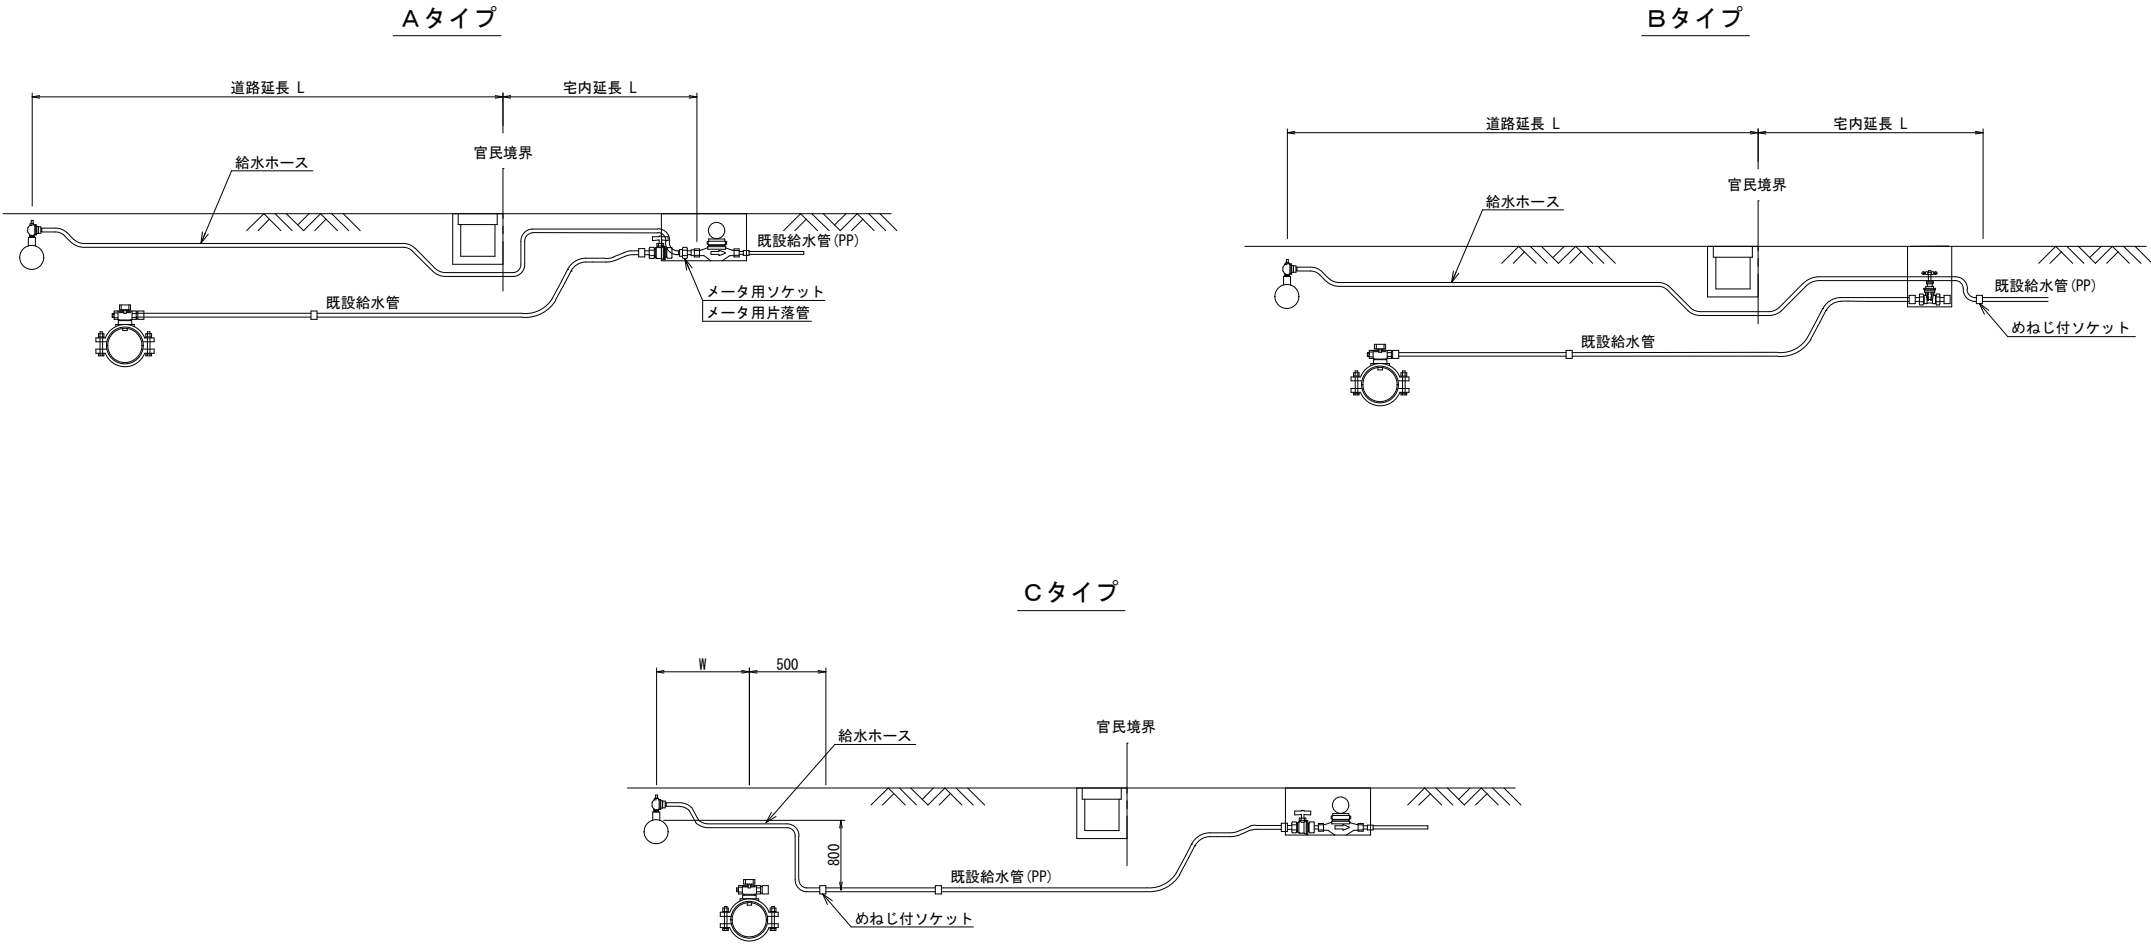

仮給水切替一覧表


仮給水切替一覧表

番号	栓 番	氏 名	取出し タイプ	取出 口径	量水器 口径	給水ホース（レンタル材料）				メーター用 ソケット		メーター用 片落管		めねじ付ソケット		車 道 内		歩 道 内		宅 地 内			備 考
						口 径	数量	口 径	数量	口 径	数量	口 径	数量	口 径	数量	h=0.3m	市道As	市道As	土	Co	As		
①			C	φ20	φ20	—		φ20×L1.5	1	—		—		φ20	1	0.30		—	—	—		道路内切替	
②			B	φ20	φ20	φ20×L3.0	1	φ20×L1.5	1	—		—		φ20	1	1.60		—	—	2.00		乙止水栓不明	
③			C	φ20	φ20	φ20×L3.0	1	—		—		—		φ20	1	1.30		—	—	—		道路内切替	
④			A	φ20	φ20	φ20×L3.0	1	φ20×L1.5	1	φ20	1	—		—		0.80		—	2.70	—			
⑤			B	φ20	φ13	φ20×L3.0	1	φ20×L1.5	1	—		—		φ20	1	0.80		2.00	—	—		乙止水栓不明	
⑥			—	φ40	—	—		—		—		—		—		2.05		—	—	—		道路内切替 仮配管詳細図に記載	
⑦			B	φ20	φ20	φ20×L3.0	1	—		—		—		φ20	1	0.80		—	1.20	—			
⑧			C	φ20	φ20	φ20×L3.0	1	—		—		—		φ20	1	1.30		—	—	—		道路内切替	
⑨			A	φ20	φ13	φ20×L3.0	1	φ20×L1.5	1	—		φ20×φ13	1	—		0.80		2.50	—	—			
⑩			C	φ20	φ13	φ20×L3.0	1	—		—		—		φ20	1	1.30		—	—	—		道路内切替	
⑪			—	φ50	—	—		—		—		—		—		0.80	1.40	1.80	—	—		仮配管詳細図に記載	
合 計						φ20×L3.0	8	φ20×L1.5	5	φ20	1	φ20×φ13	1	φ20	7	11.85	1.40	6.30	3.90	2.00			

工事名称	低地区第1ー1工区配水管更新工事				
工事場所	匝瑳市椿地先				
図面名称	仮給水取出しタイプ 仮給水切替一覧表				
葉 中	18 葉 中 15			縮 尺	S=NONE SCALE
竣 工				工事番号	
図面番号	—		八匠水道企業団		



舗装本復旧平面図(1/2) S=1:500

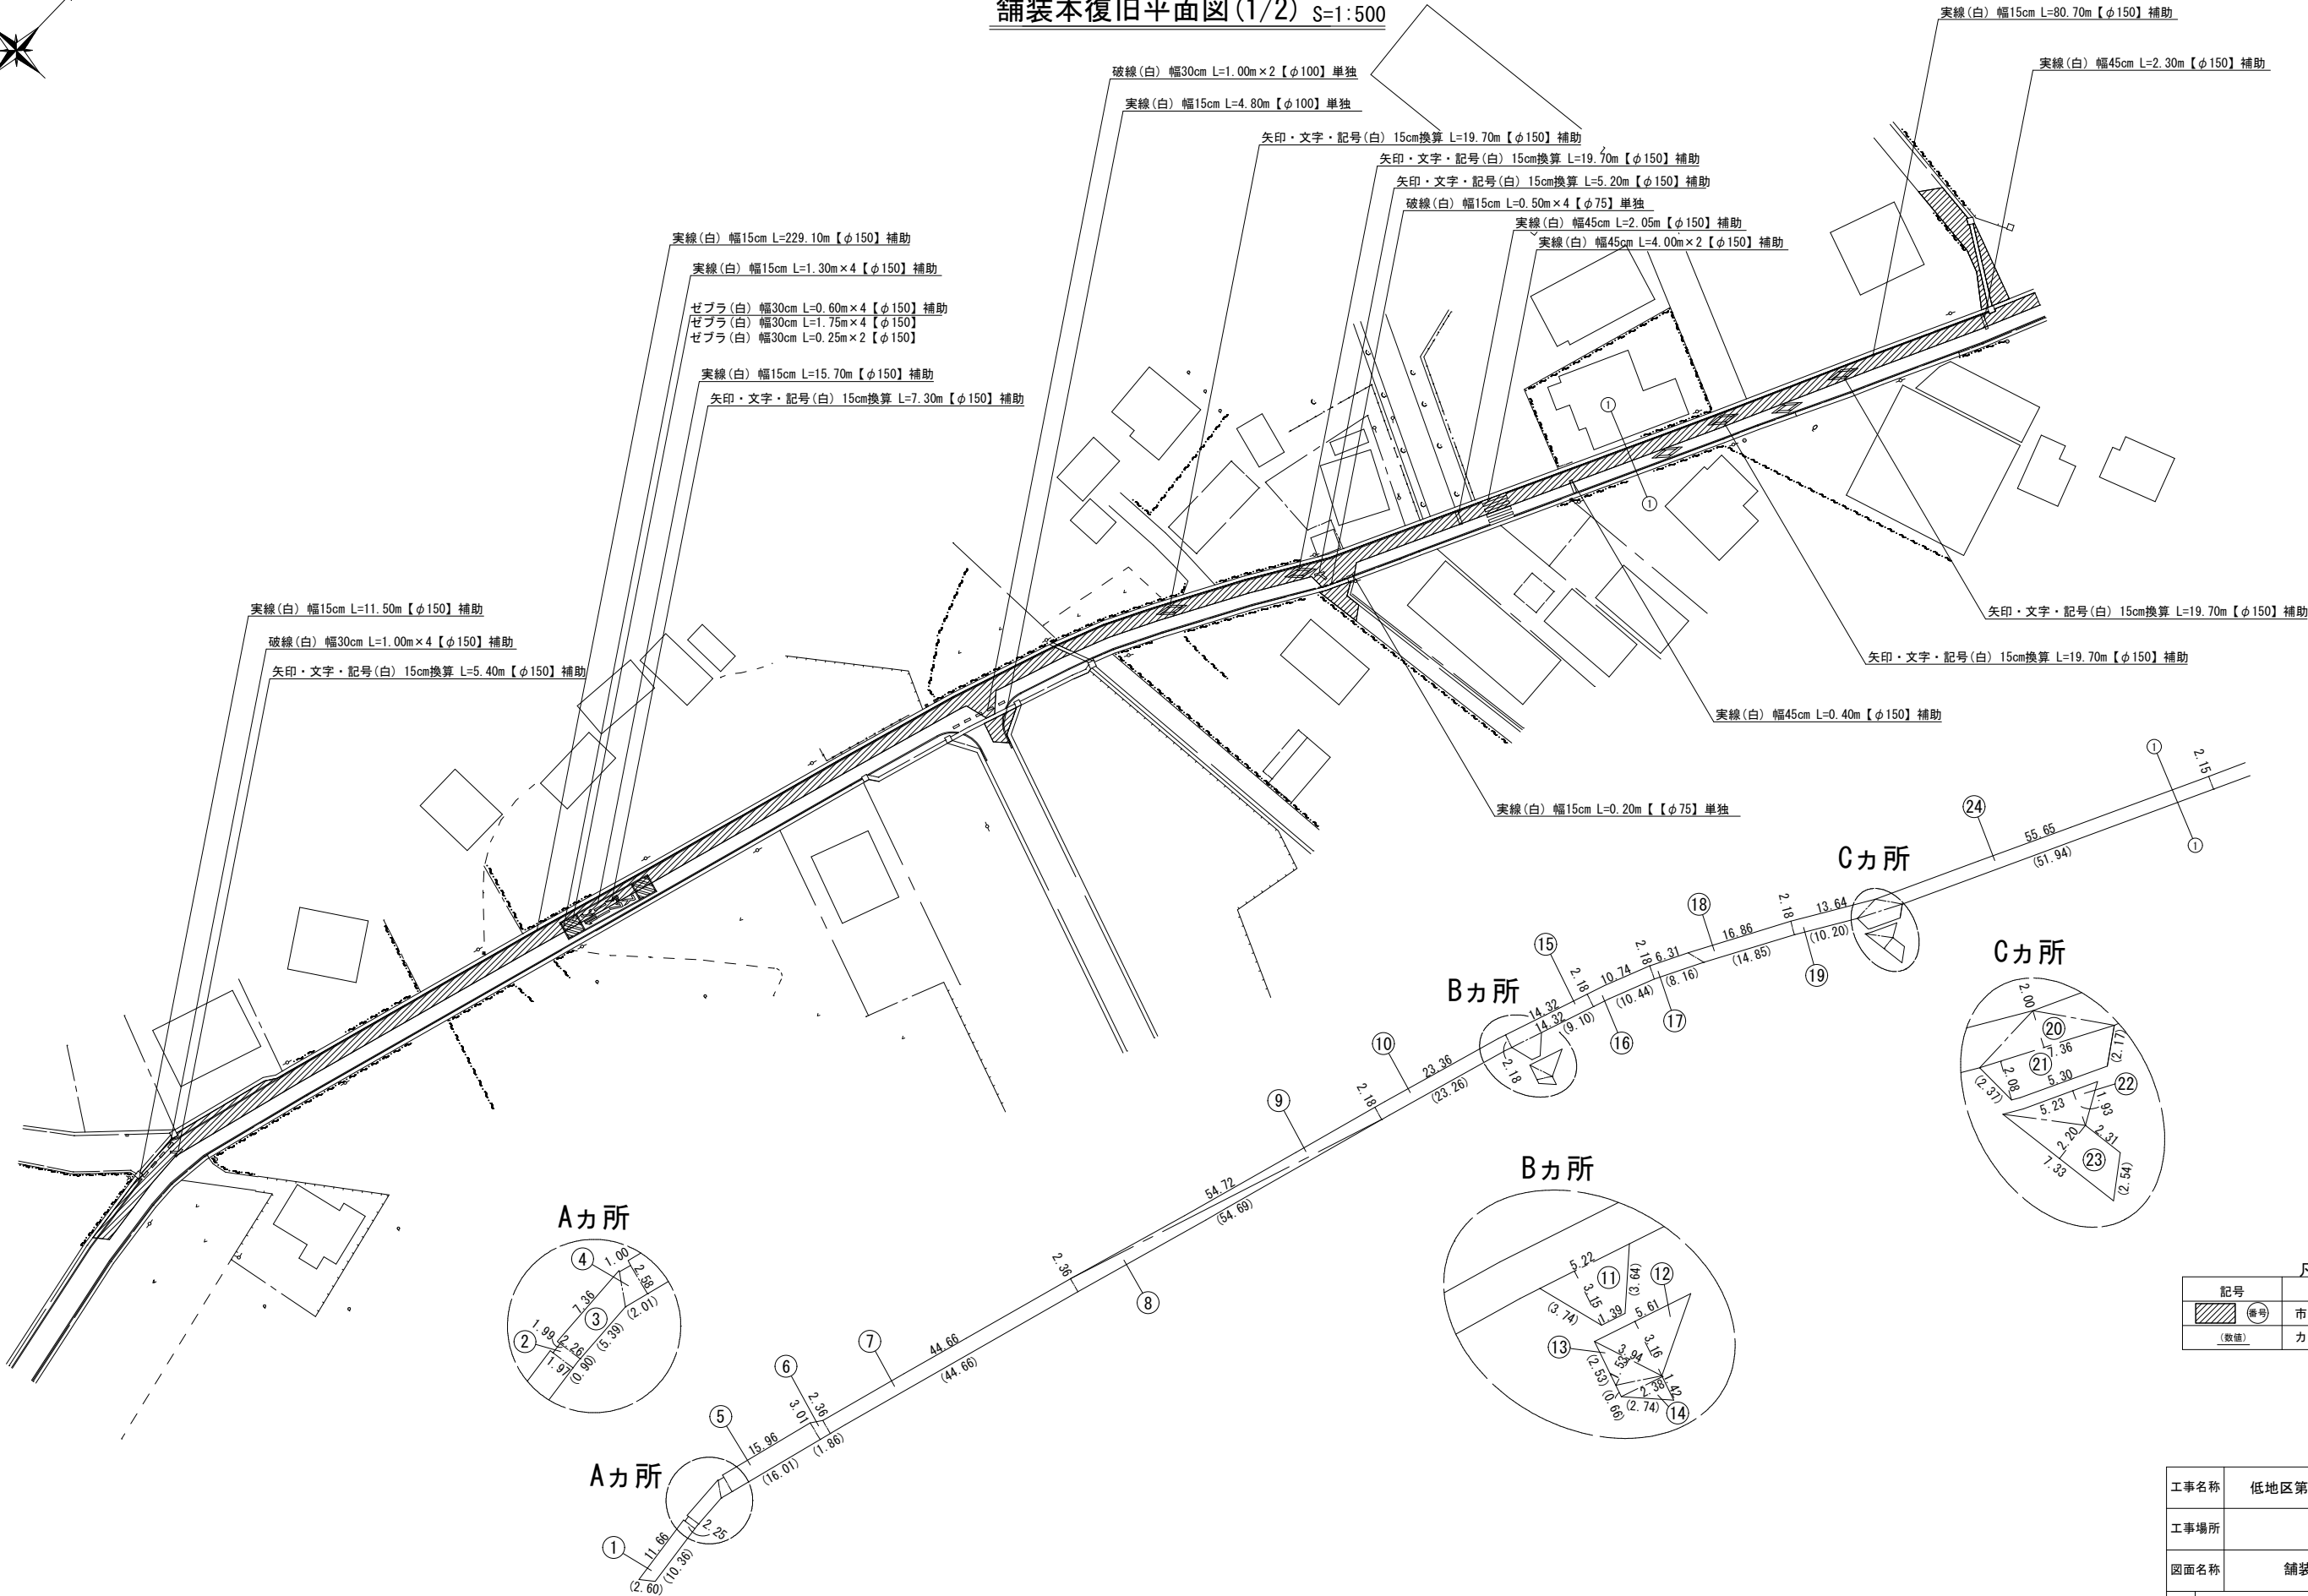


凡 例	
記号	内 訳
 (番号)	市道As舗装道
(数値)	カッター切断長さ (m)

工事名称		低地区第1ー1工区配水管更新工事		
工事場所		匠瑳市椿地先		
図面名称		舗装本復旧平面図(1/2)		
葉中	18 葉 中 16		縮尺	S=1:500
竣 工		工事番号		
図面番号		—	八匠水道企業団	



舗装本復旧平面図 (2/2) S=1:500

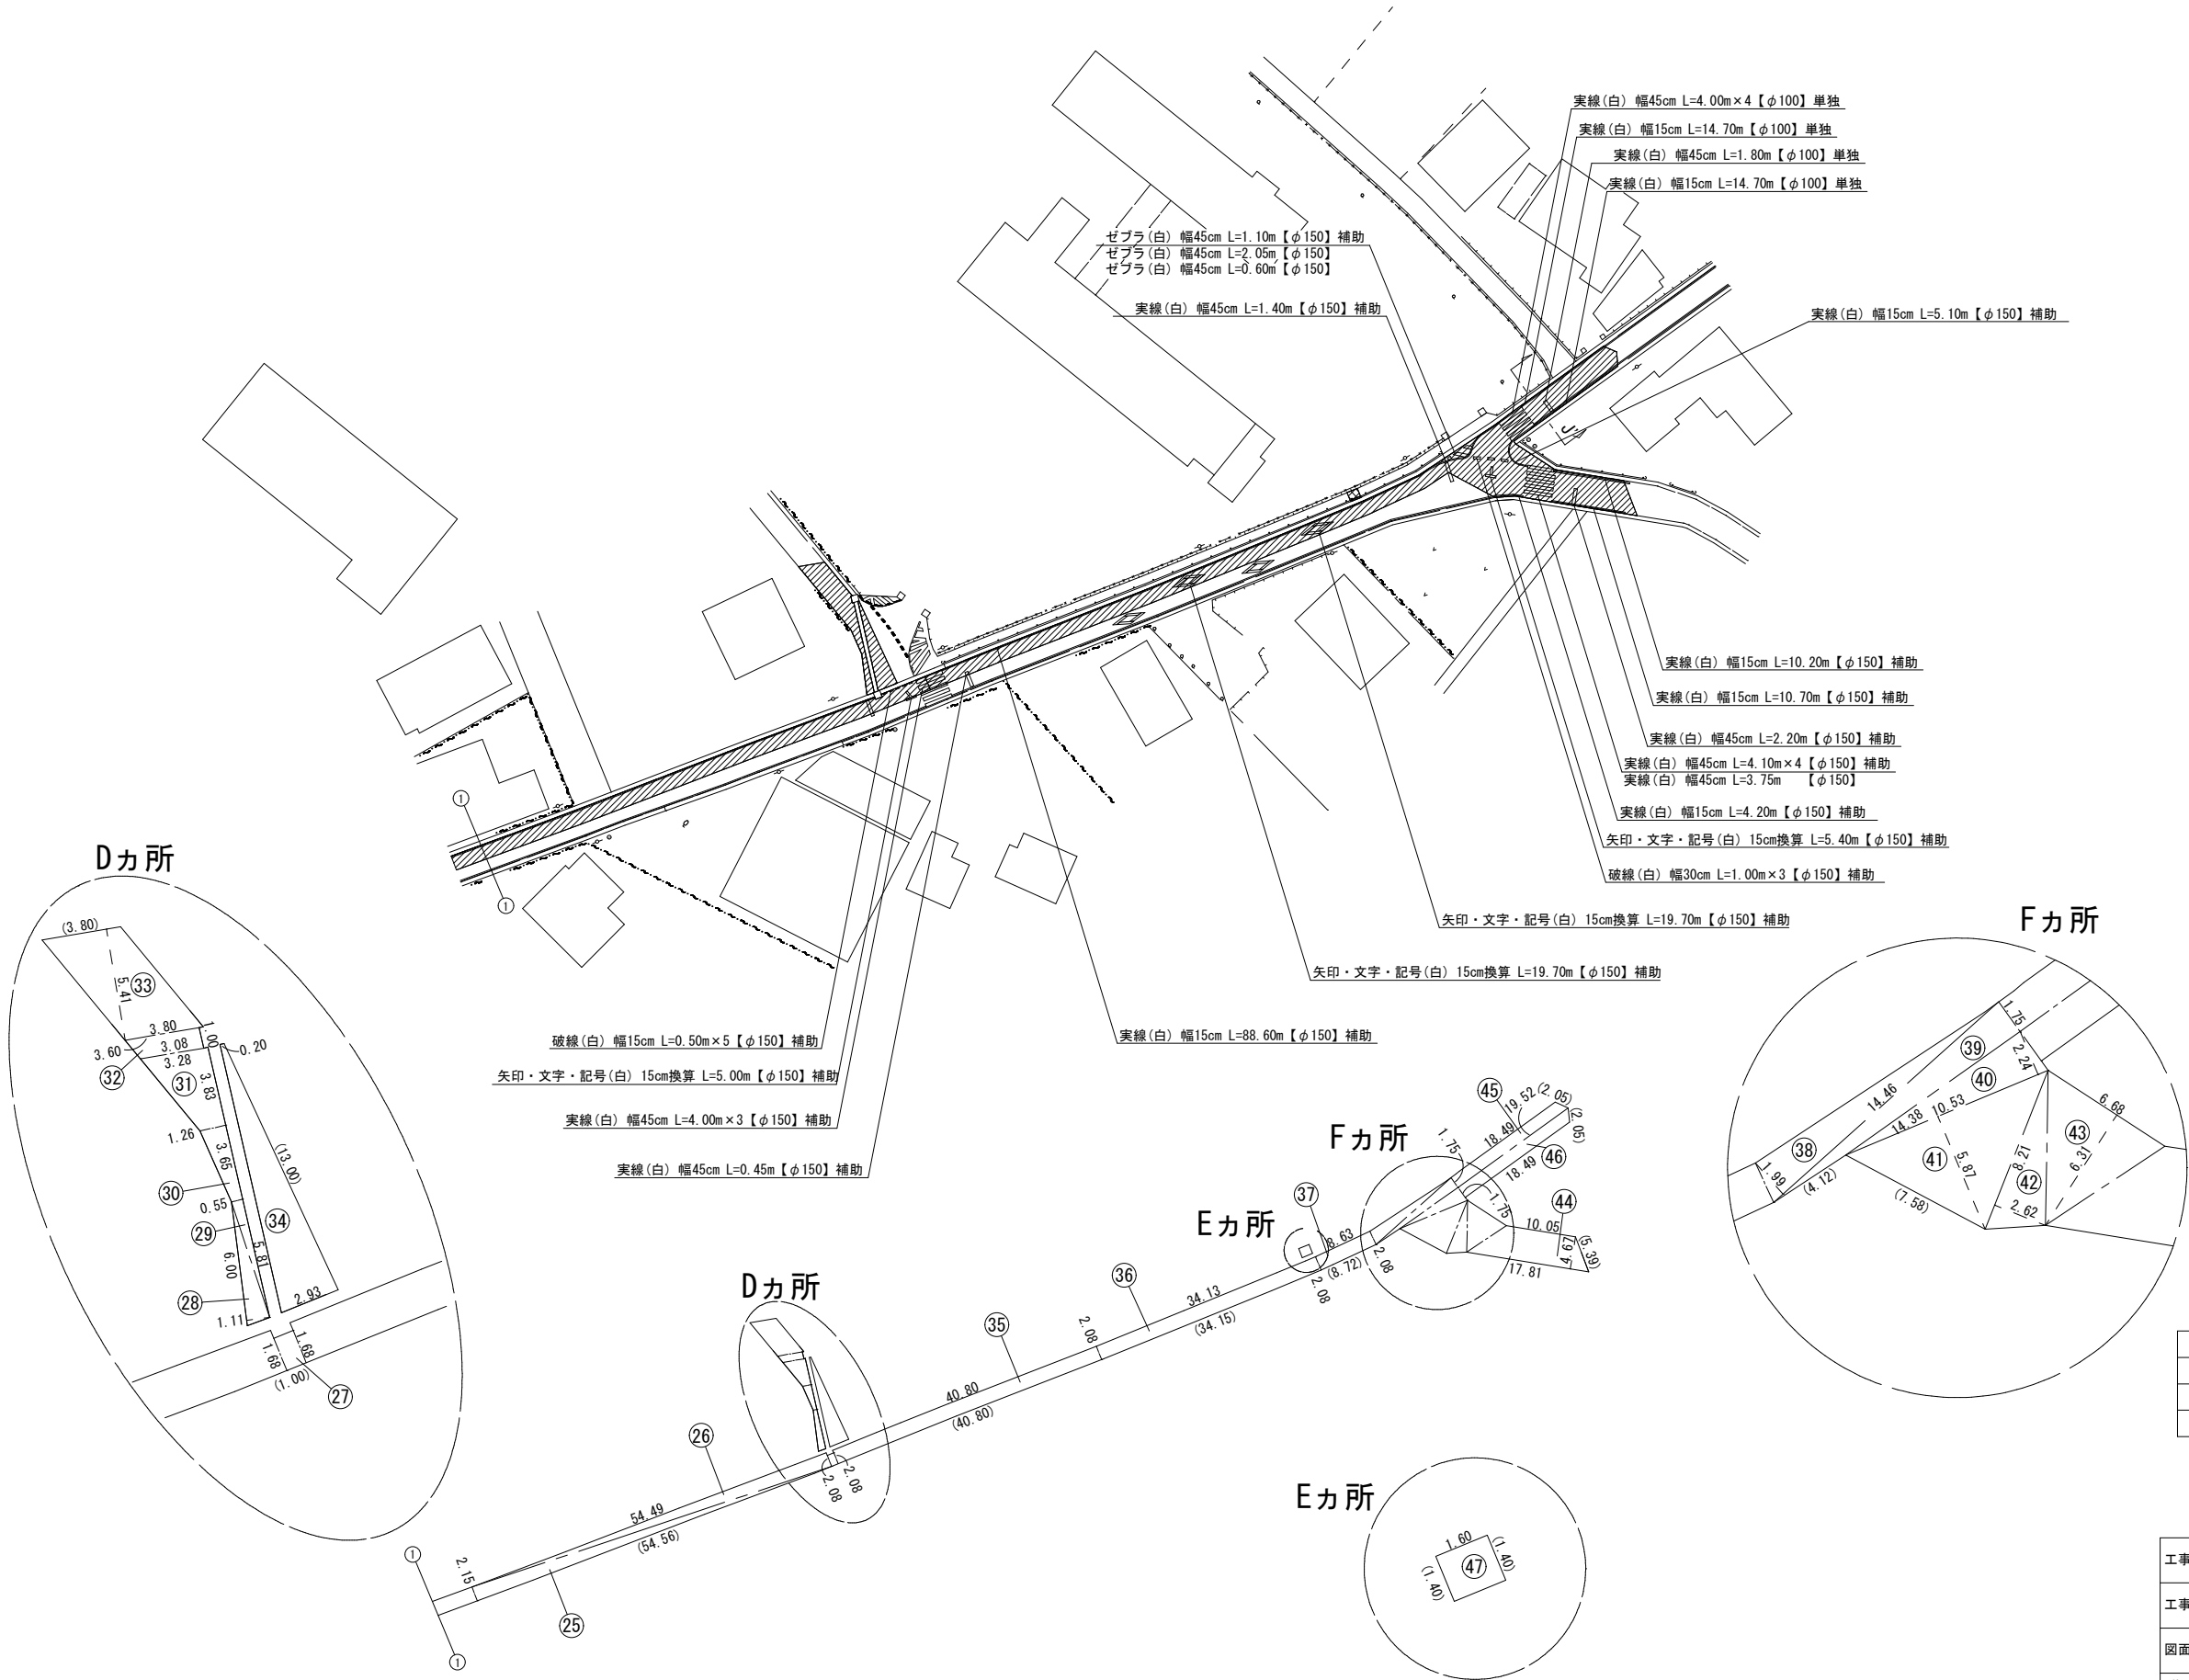

凡 例	
記号	内 訳
 (番号)	市道As舗装道 (A復旧)
 (番号)	市道・歩道一般部 (B復旧)
(数値)	カッター切断長さ (m)

工事名称	低地区第1—1工区配水管更新工事		
工事場所	匠瑳市椿地先		
図面名称	舗装本復旧平面図 (2/2)		
葉 中	18 葉 中 17	縮 尺	S=1:500
竣 工		工事番号	
図面番号	—	八匠水道企業団	

面積集計表

市道As舗装道（A復旧）【φ150mm】（補助対象）

番号	舗 装 面 積		舗 装 切 断 長			
	算 式	面積 (㎡)	算 式			切断 (m)
①	(11.66+10.36) × 2.25 × 1/2	24.77	10.36	2.60		12.96
②	(1.99+1.97) × 0.90 × 1/2	1.78	0.90			0.90
③	(7.36+5.39) × 2.26 × 1/2	14.41	5.39			5.39
④	(1.00+2.01) × 2.58 × 1/2	3.88	2.01			2.01
⑤	(15.96+16.01) × 3.01 × 1/2	48.11	16.01			16.01
⑥	(2.36+3.01) × 1.86 × 1/2	4.99	1.86			1.86
⑦	44.66 × 2.36	105.40	44.66			44.66
⑧	54.69 × 2.36 × 1/2	64.53	54.69			54.69
⑨	54.72 × 2.18 × 1/2	59.64				
⑩	(23.36+23.26) × 2.18 × 1/2	50.82	23.26			23.26
⑮	14.32 × 2.18	31.22	9.10			9.10
⑯	(10.74+10.44) × 2.18 × 1/2	23.09	10.44			10.44
⑰	(6.31+8.16) × 2.18 × 1/2	15.77	8.16			8.16
⑱	(16.86+14.85) × 2.18 × 1/2	34.56	14.85			14.85
⑲	(13.64+10.20) × 2.18 × 1/2	25.99	10.20			10.20
⑳	7.36 × 2.00 × 1/2	7.36				
㉔	(55.65+51.94) × 2.15 × 1/2	115.66	51.94			51.94
㉕	54.56 × 2.15 × 1/2	58.65	54.56			54.56
㉖	54.49 × 2.08 × 1/2	56.67				
㉗	1.68 × 1.00	1.68	1.00			1.00
㉙	40.80 × 2.08	84.86	40.80			40.80
㉚	(34.13+34.15) × 2.08 × 1/2	71.01	34.15			34.15
㉛	(8.63+8.72) × 2.08 × 1/2	18.04	8.72			8.72
㉜	14.46 × 1.99 × 1/2	14.39				
㉝	14.38 × 1.75 × 1/2	12.58	4.12			4.12
㉞	10.53 × 2.24 × 1/2	11.79				
㉟	10.53 × 5.87 × 1/2	30.91	7.58			7.58
㊱	8.21 × 2.62 × 1/2	10.76				
㊲	6.68 × 6.31 × 1/2	21.08				
㊳	(10.05+17.81) × 4.67 × 1/2	65.05	5.39			5.39
計		1089.45				422.75

市道As舗装道（A復旧）【φ100mm】（単独費）

番号	舗 装 面 積		舗 装 切 断 長			
	算 式	面積 (㎡)	算 式			切断 (m)
⑪	(5.22+1.39) × 3.15 × 1/2	10.41	3.74	3.64		7.38
⑫	5.61 × 3.16 × 1/2	8.86				
⑬	3.94 × 1.53 × 1/2	3.01	2.53			2.53
⑭	(0.66+1.42) × 2.38 × 1/2	2.48	2.74	0.66		3.40
㉔	6.00 × 1.11 × 1/2	3.33				
㉙	5.81 × 0.55 × 1/2	1.60				
㉚	(1.26+0.55) × 3.65 × 1/2	3.30				
㉛	(3.28+1.26) × 3.83 × 1/2	8.69				
㉜	(3.60+3.08) × 1.00 × 1/2	3.34				
㉝	3.80 × 5.41	20.56	3.80			3.80
㉞	(0.20+2.93) × 13.00 × 1/2	20.35	13.00			13.00
㉟	(19.52+18.49) × 1.75 × 1/2	33.26	2.05			2.05
㊱	(19.52+18.49) × 1.75 × 1/2	33.26	2.05			2.05
計		152.45				34.21

市道As舗装道（A復旧）【φ75mm】（単独費）

番号	舗 装 面 積		舗 装 切 断 長			
	算 式	面積 (㎡)	算 式			切断 (m)
㉑	(7.36+5.30) × 2.08 × 1/2	13.17	2.37	2.17		4.54
㉒	5.23 × 1.93 × 1/2	5.05				
㉓	(2.31+7.33) × 2.20 × 1/2	10.60	2.54			2.54
計		28.82				7.08

市道・歩道一般部（B復旧）【φ50mm】（単独費）

番号	舗 装 面 積		舗 装 切 断 長			
	算 式	面積 (㎡)	算 式			切断 (m)
㊴	1.40 × 1.60	2.24	1.40	1.40		2.80
計		2.24				2.80

路面標示集計表

路面標示（補助対象）

名 称	算 式	延長 (m)	数 量
市道【φ150】			
実線（白）幅15cm	11.50+229.10+1.30×4+15.70+80.70+88.60+10.70+4.20+10.20+5.10 =	461.00	
実線（白）幅45cm	2.05+4.00×2+2.30+4.00×3+0.45+2.20+4.10×4+3.75+1.40+0.40 =	48.95	
破線（白）幅15cm	0.50×5 =	2.50	
破線（白）幅30cm	1.00×4+1.00×3 =	7.00	
ゼブラ（白）幅30cm	0.60×4+1.75×4+0.25×2 =	9.90	
ゼブラ（白）幅45cm	1.10+2.05+0.60 =	3.75	
矢印・文字・記号（白）幅15cm換算	5.40+7.30+19.70+19.70+5.20+19.70+19.70+5.00+19.70+19.70+5.40 =	146.50	

路面標示（単独費）

名 称	算 式	延長 (m)	数 量
市道【φ100】			
実線（白）幅15cm	4.80+14.70+14.70 =	34.20	
実線（白）幅45cm	4.00×4+1.80 =	17.80	
破線（白）幅30cm	1.00×2 =	2.00	

路面標示（単独費）

名 称	算 式	延長 (m)	数 量
市道【φ75】			
実線（白）幅15cm	0.20 =	0.20	
破線（白）幅15cm	0.50×4 =	2.00	

工事名称		低地区第1ー1工区配水管更新工事		
工事場所		匠瑳市椿地先		
図面名称		面積集計表 路面標示集計表		
葉中	18 葉 中 18		縮尺	S=NONE SCALE
竣工			工事番号	
図面番号	一		八匠水道企業団	