
 



案内図 S=1:2,500

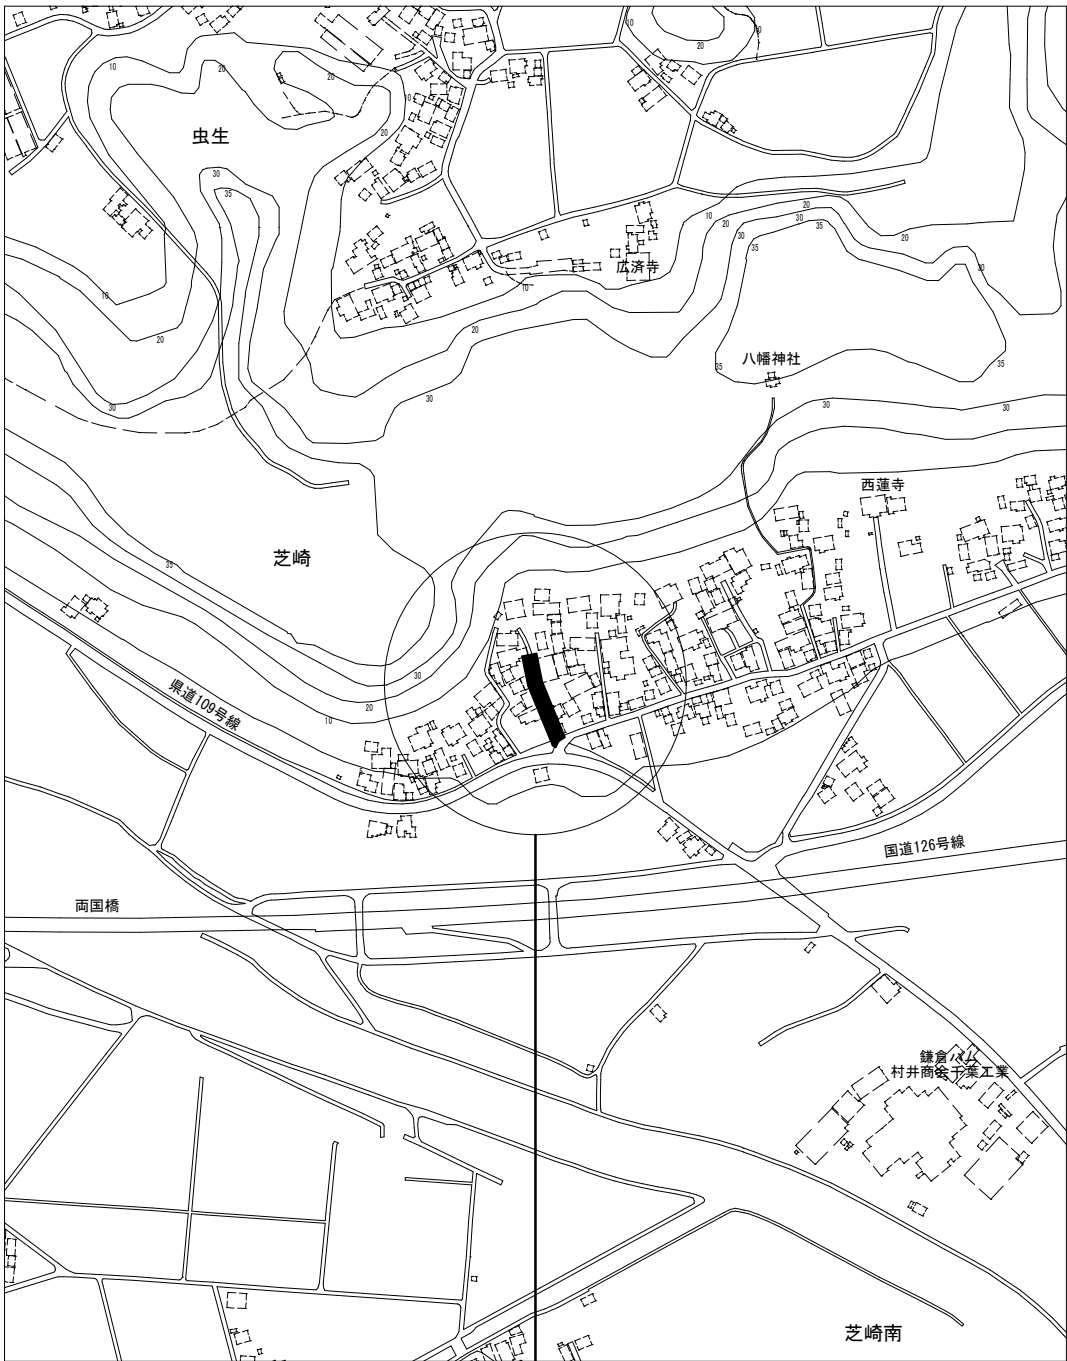

工事箇所 横芝光町芝崎845地先




管網図 S=1:2,500

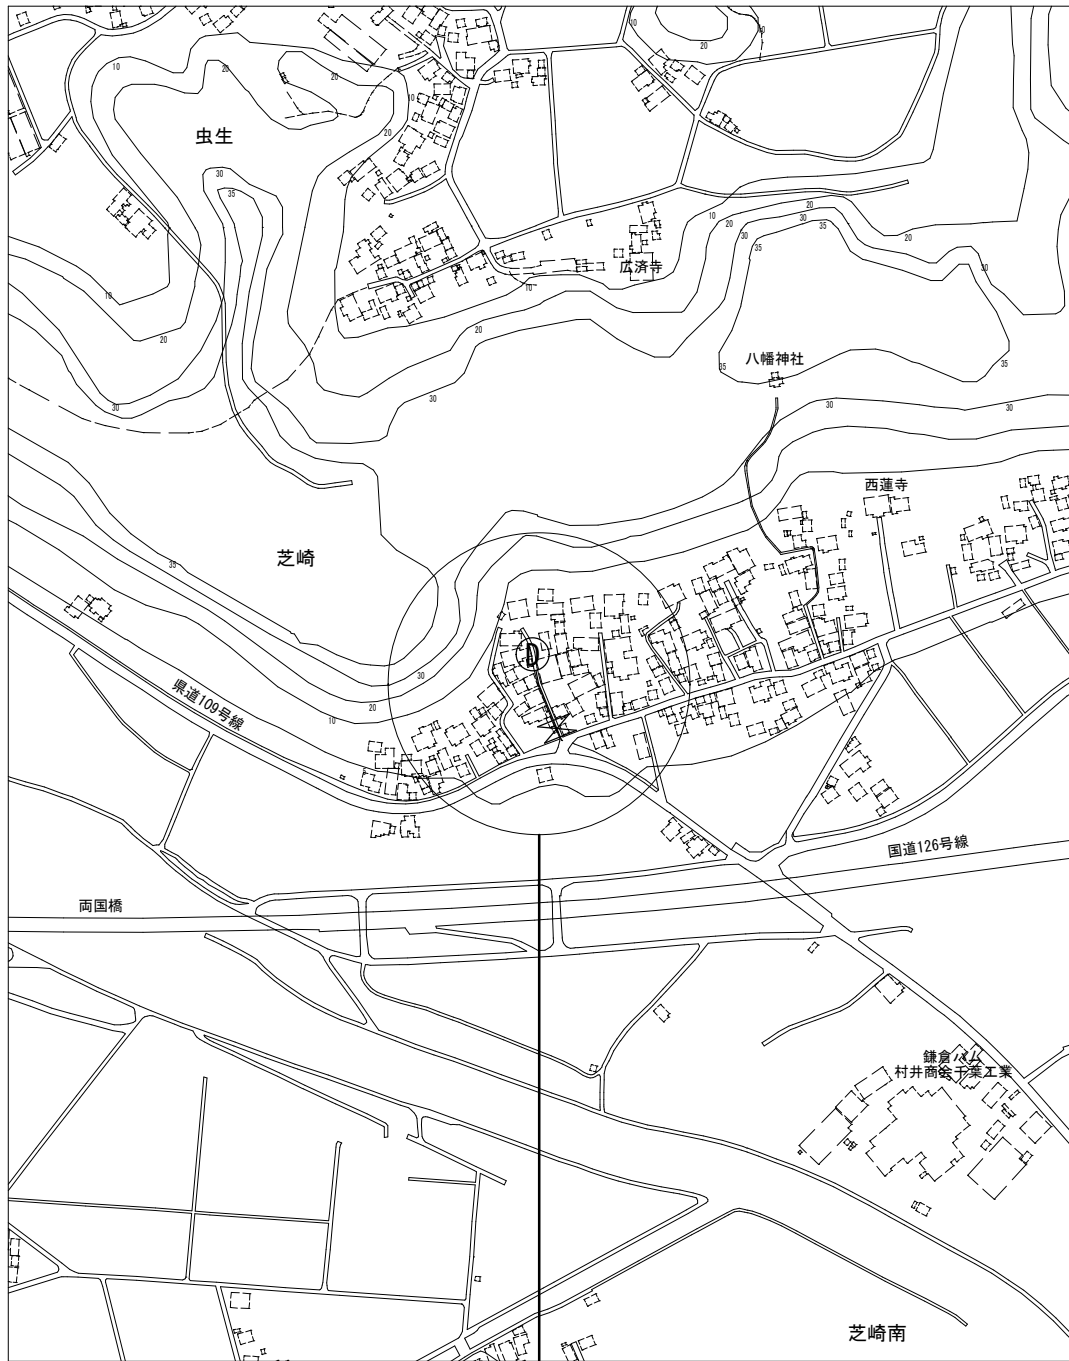


工事箇所 横芝光町芝崎845地先




工事名称		低地区第2-3工区給水補助管更新工事			
工事場所		横芝光町芝崎845地先			
図面名称		案内図・管網図			
葉中	5 葉 中 1		縮尺	図示	
竣工				工事番号	
図面番号		一		八匠水道企業団	

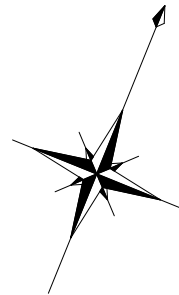


平面図 S=1:250

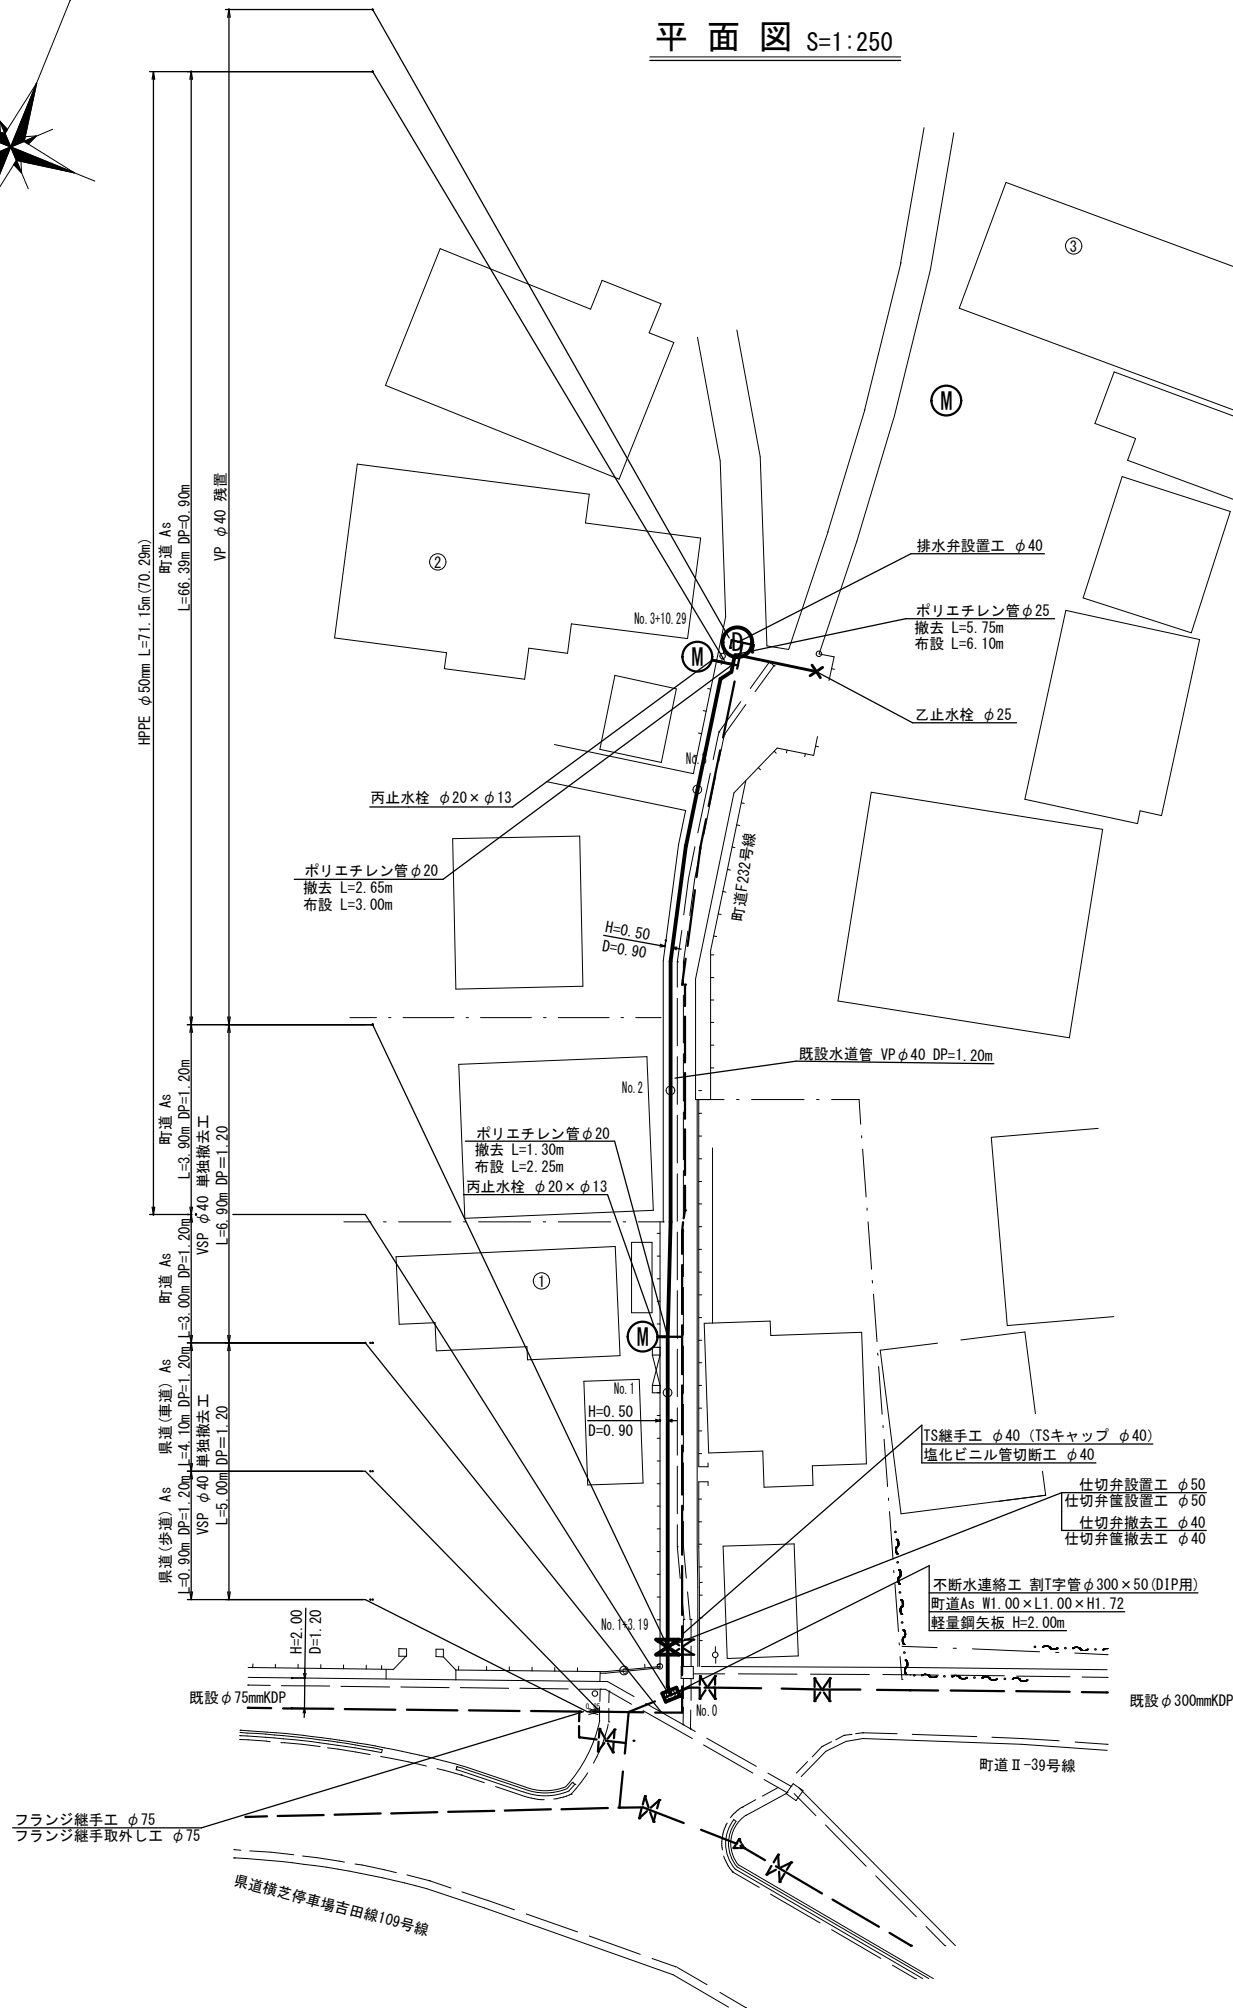


横断図 S=1:100

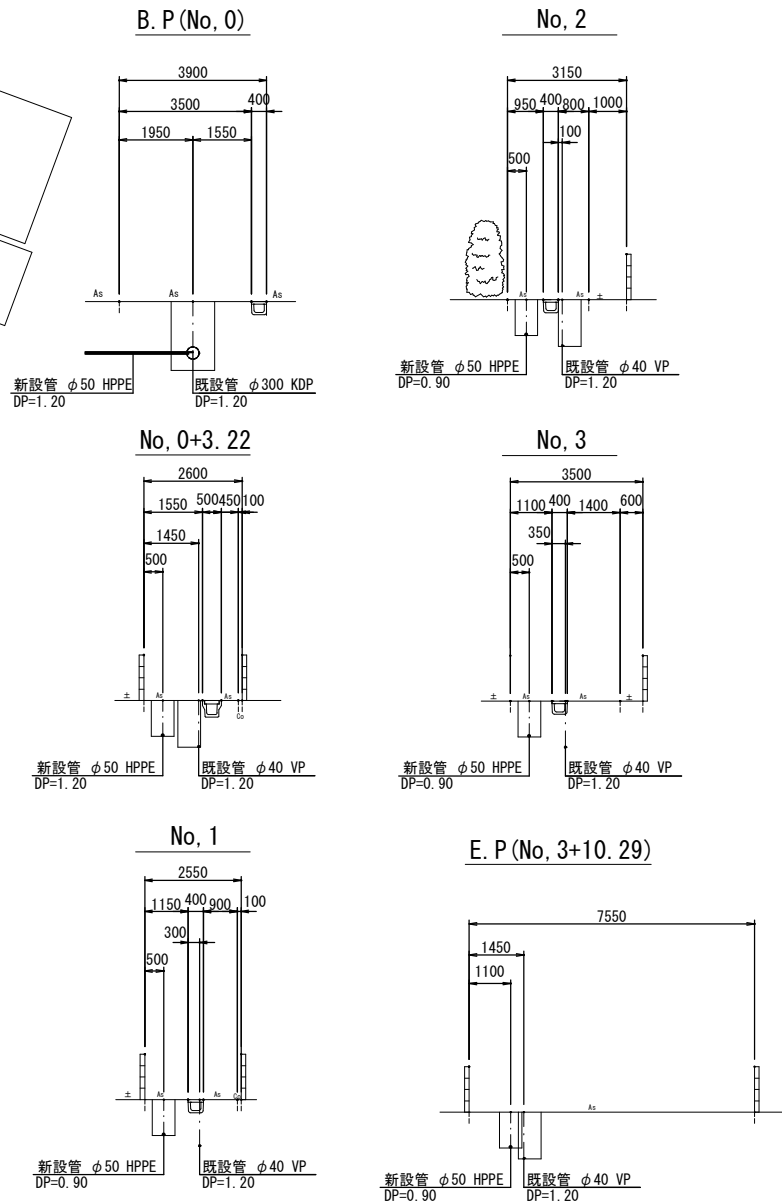

配管詳細図 S=Free

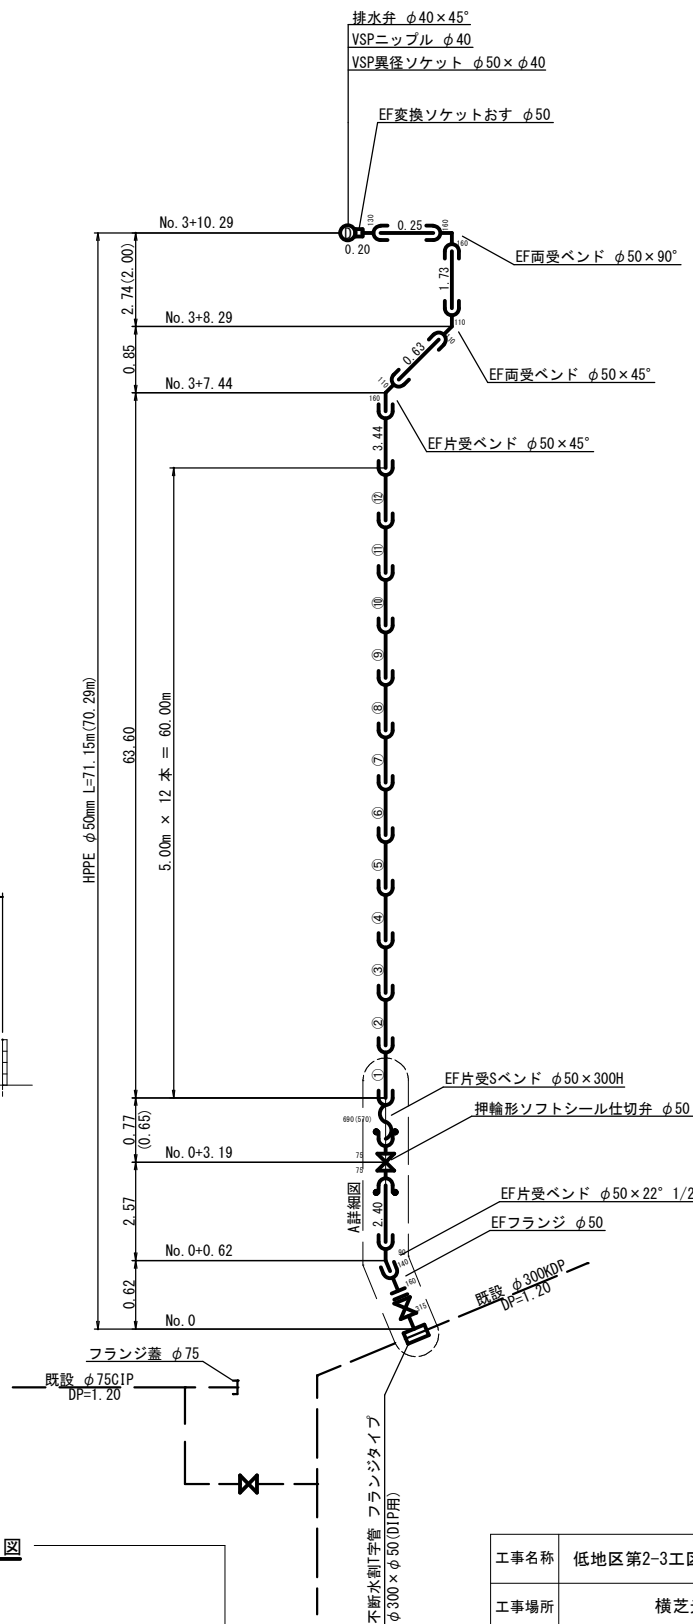


A 詳細図

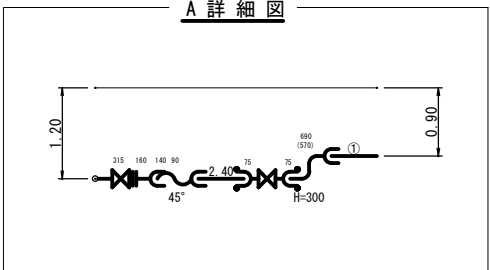


工事名称	低地区第2-3工区給水補助管更新工事			
工事場所	横芝光町芝崎845地先			
図面名称	平面図・横断図 配管詳細図			
葉中	5 葉 中 2	縮尺	縮尺	図示
竣工		工事番号		
図面番号	—	八匳水道企業団		

本設土工標準図 S=1:20


町道As舗装道・車道（A復旧）

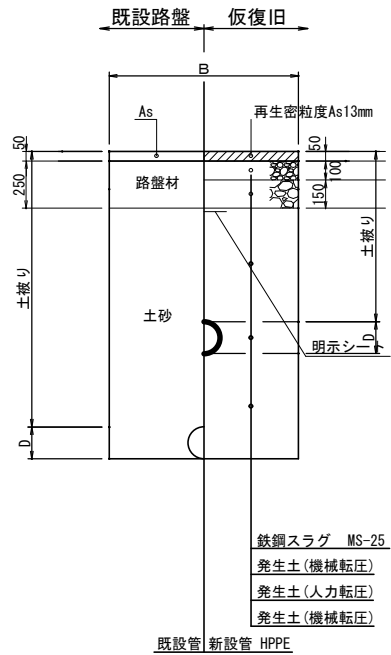

県道As舗装道・車道（B復旧）

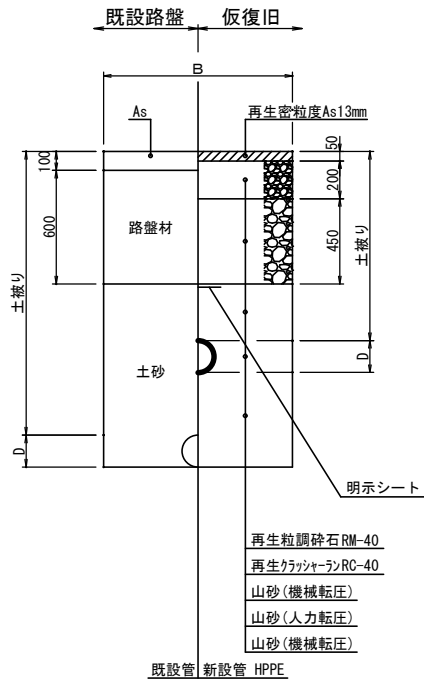


県道As舗装道・歩道（C復旧）

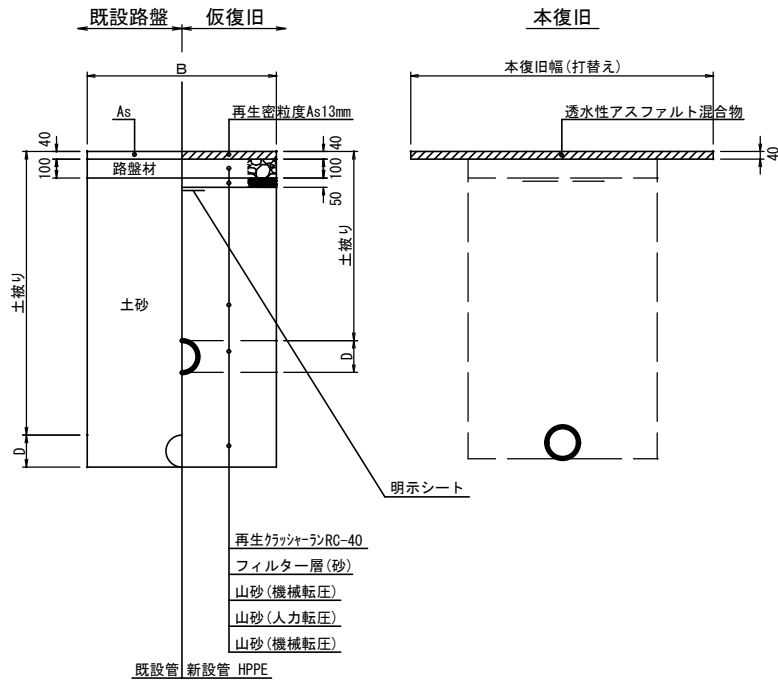


土工定規

標準掘削断面図

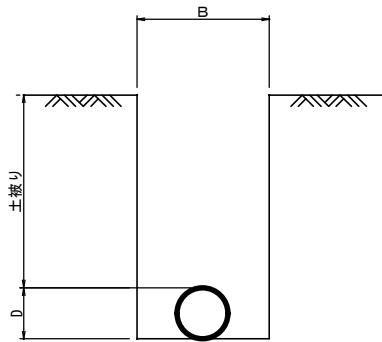


口 径	B	D
φ 50HPPE	600	63
φ 50VP	600	60
φ 40VP	600	48


宅地内復旧
D. P=0.30

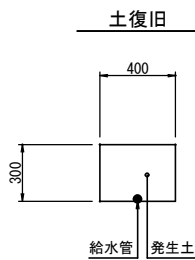

平面図

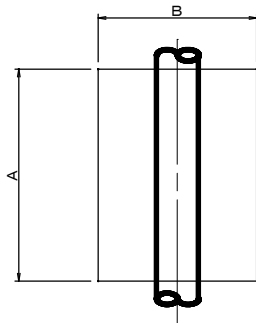


断面図

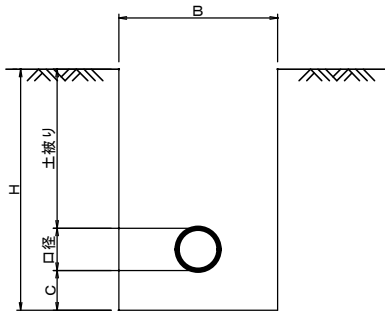

名 称	口 径	A	B	C	H	口径	土被り
不排水分岐土工	φ 300×φ 50	1000	1000	200	1723	323	1200

工事名称	低地区第2-3工区給水補助管更新工事		
工事場所	横芝光町芝崎845地先		
図面名称	本設土工標準図		
葉 中	5 葉 中 3	縮 尺	S=1:20
竣 工		工事番号	
図面番号	—	八匠水道企業団	


本給水管取出しタイプ S=NONE SCALE

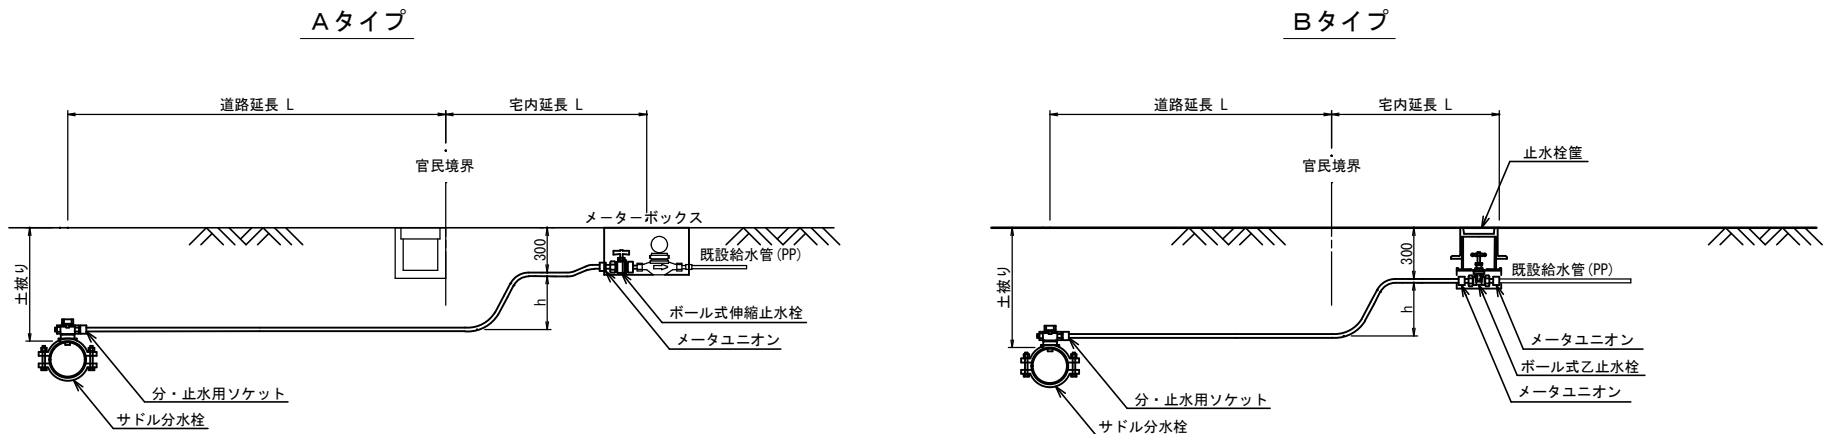

本給水切替一覧表


番号	栓 番	氏 名	本管 口径	取出 口径	量水器 口径	取出し タイプ	サドル分水栓		分・止水用 ソケット		メータ ユニオン		ボール式 乙止水栓		ボール式 伸縮止水栓		止水栓筐	ポリエチレン管 延長		立ち上がり 寸法	車道内 市道(As)	宅地内			備 考
							口 径	数量	口 径	数量	口 径	数量	口 径	数量	口 径	数量		数量	口 径			数量	h	h=0.9m	
①			φ50	φ20	φ13	A	φ50×φ20	1	φ20	1	φ20	1	—	—	φ20×φ13	1	—	φ20	2.25	0.60	0.50	—	—	1.15	
②			φ50	φ20	φ13	A	φ50×φ20	1	φ20	1	φ20	1	—	—	φ20×φ13	1	—	φ20	3.00	0.60	1.10	—	—	1.30	メータ無し
③			φ50	φ25	—	B	φ50×φ25	1	φ25	1	φ25	1	—	—	—	—	1	φ25	6.10	0.60	5.50	—	—	—	既設乙止水栓まで切替 既設乙止水栓位置不明 メータ位置不明
合 計							φ50×φ20	2	φ20	2	φ20	2	φ20	1	φ20×φ13	2		φ20	5.25	1.20	2.60	—	—	2.45	
							φ50×φ25	1	φ25	1	φ25	1	φ25	1			1	φ25	6.10	0.60	5.50				
											φ25×φ20	1													

オフセット図 S=Free

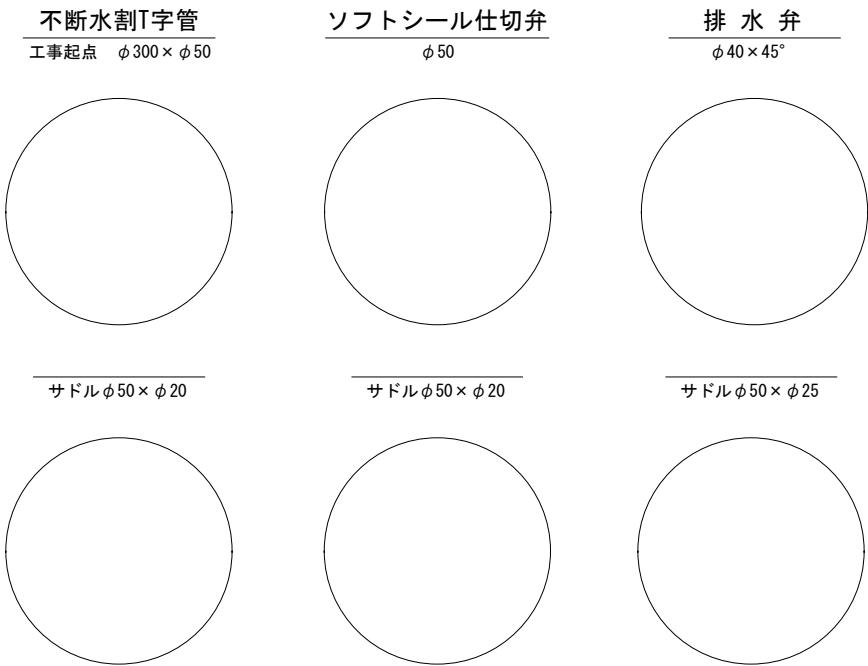

工事名称	低地区第2-3工区給水補助管更新工事				
工事場所	横芝光町芝崎845地先				
図面名称	給水切替表 本給水管取出しタイプ オフセット図				
葉中	5 葉 中 4			縮尺	図示
竣工				工事番号	
図面番号	—		八匠水道企業団		

舗装本復旧平面図 S=1:250

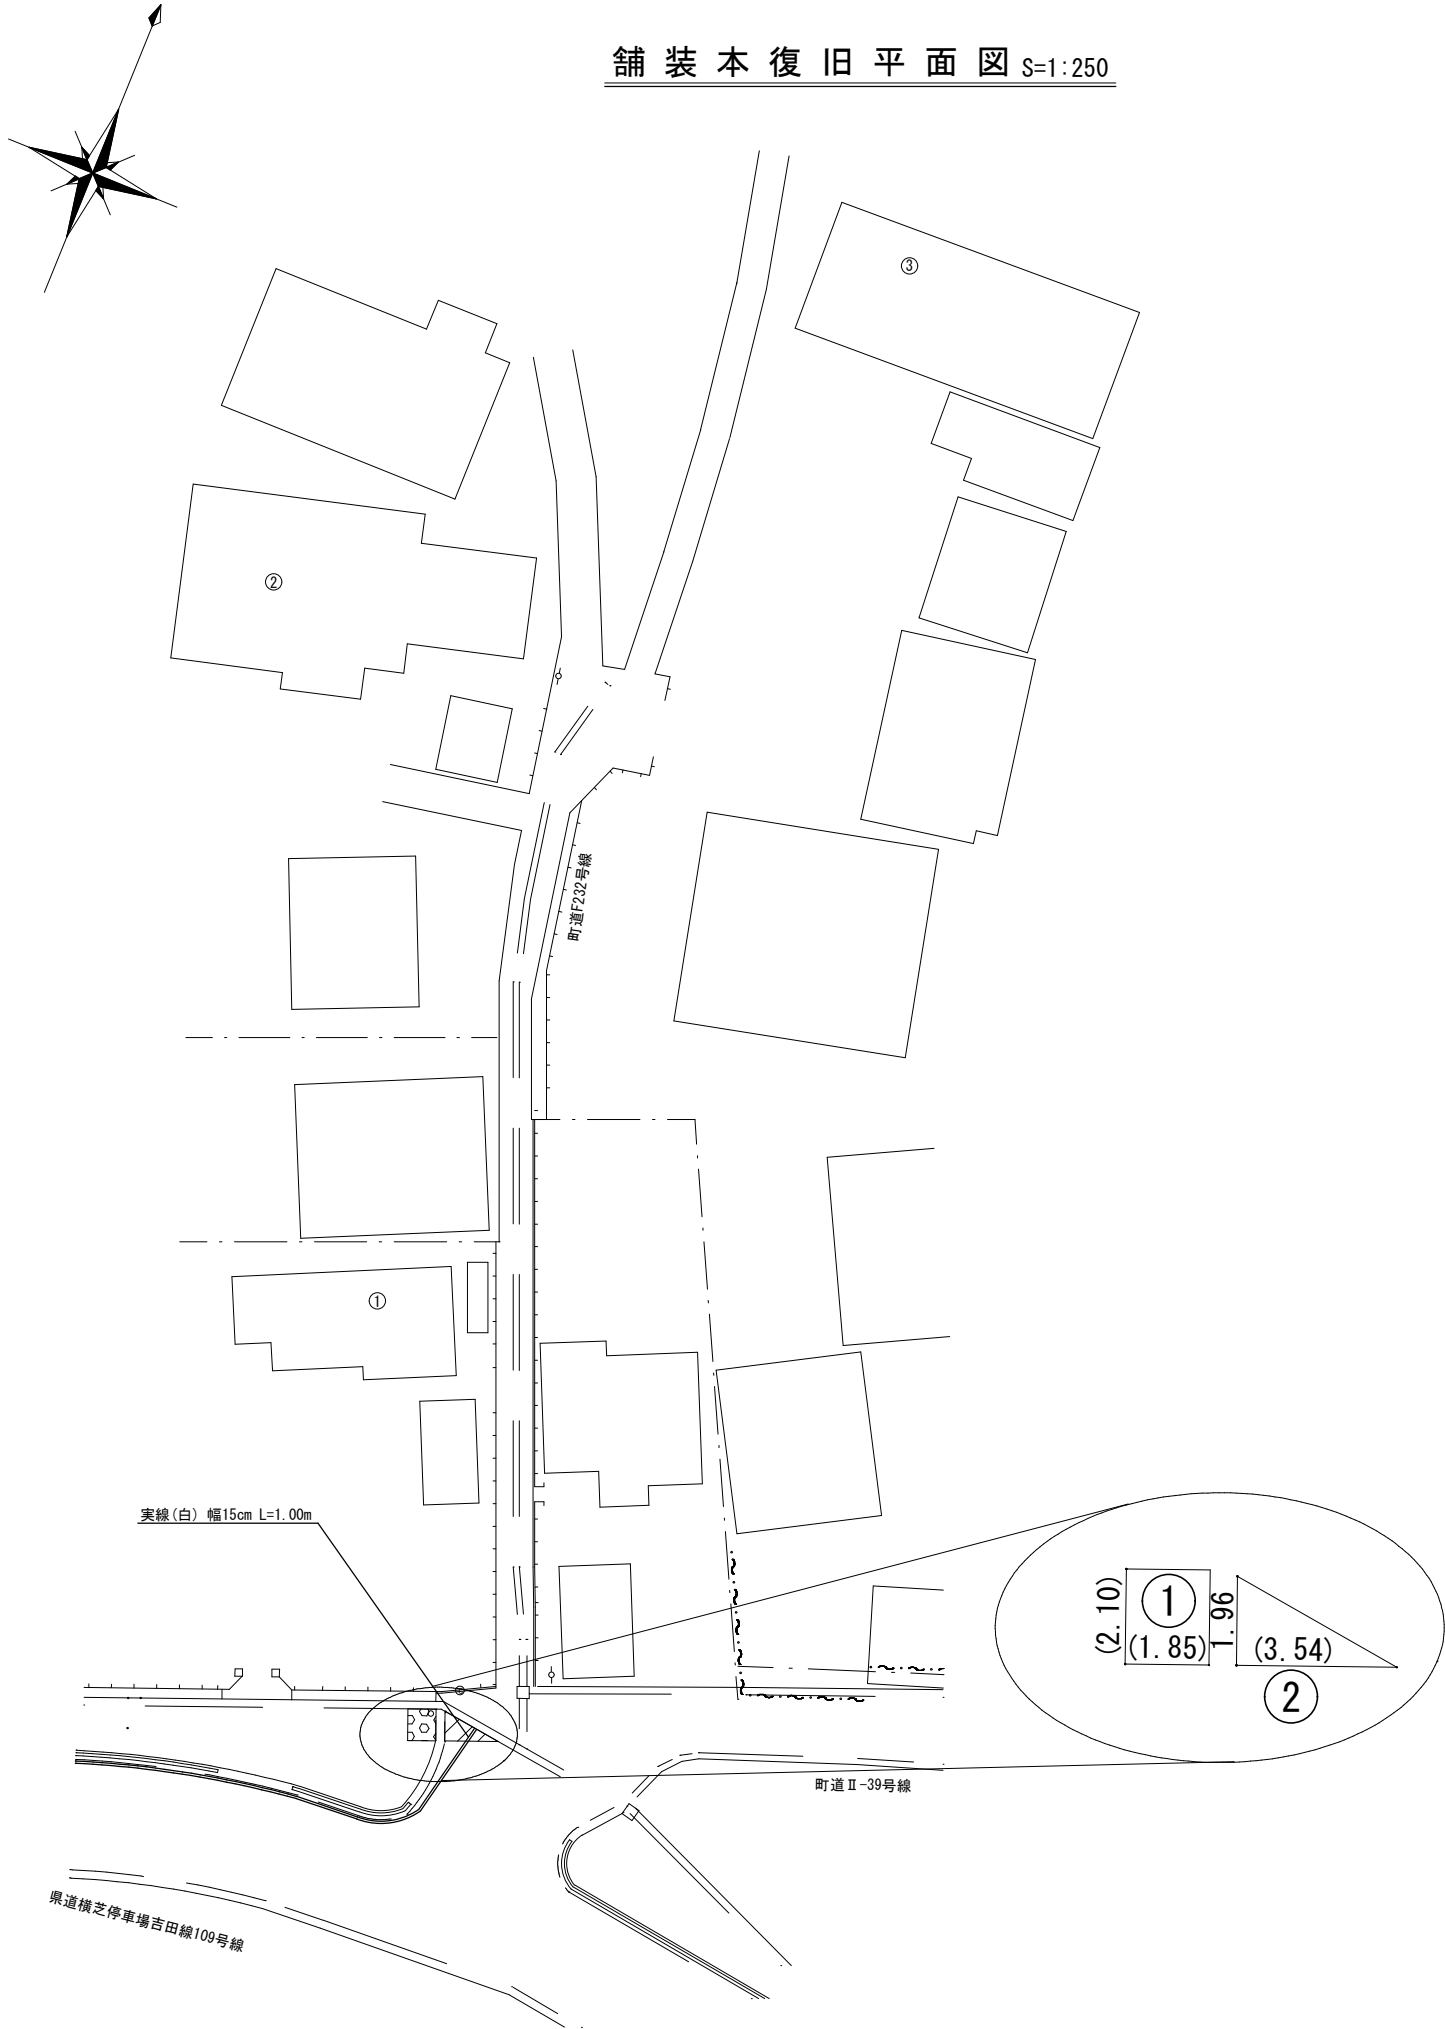

面積集計表

県道As舗装道(歩道) 面積集計表

番号	舗 装 面 積		舗 装 切 断 長			
	算 式	面積 (㎡)	算 式			切断 (m)
①	2.10×1.85	3.89	2.10	1.85		3.95
計		3.89				3.95

県道As舗装道 面積集計表

番号	舗 装 面 積		舗 装 切 断 長			
	算 式	面積 (㎡)	算 式			切断 (m)
②	1.96×3.54×1/2	3.47	3.54			3.54
計		3.47				3.54

路面標示 集計表

名 称	算 式	延長 (m)	面積 (㎡)
県道As舗装道・車道			
実線(白) 幅15cm	1.00	1.00	

凡 例

記号	内 訳
(番号)	町道As舗装道・車道 (A復旧)
(番号)	県道As舗装道・車道 (B復旧)
(番号)	県道As舗装道・車道 (C復旧)
(数値)	カッター切断長さ (m)

工事名称	低地区第2-3工区給水補助管更新工事		
工事場所	横芝光町芝崎845地先		
図面名称	舗装復旧平面図		
葉 中	5 葉 中 5	縮 尺	図 示
竣 工		工事番号	
図面番号	—	八匠水道企業団	