

案内図 S=1:5,000




工事箇所 匠瑤市山桑地先

工事名称	高地区第1-1工区配水管更新工事		
工事場所	匠瑤市山桑地先		
図面名称	案内図・管網図		
葉中	20 葉 中 1	縮尺	S=1:5,000 S=1:2,500
竣工		工事番号	
図面番号	—	八匠水道企業団	



平面図 (1/2) S=1:500

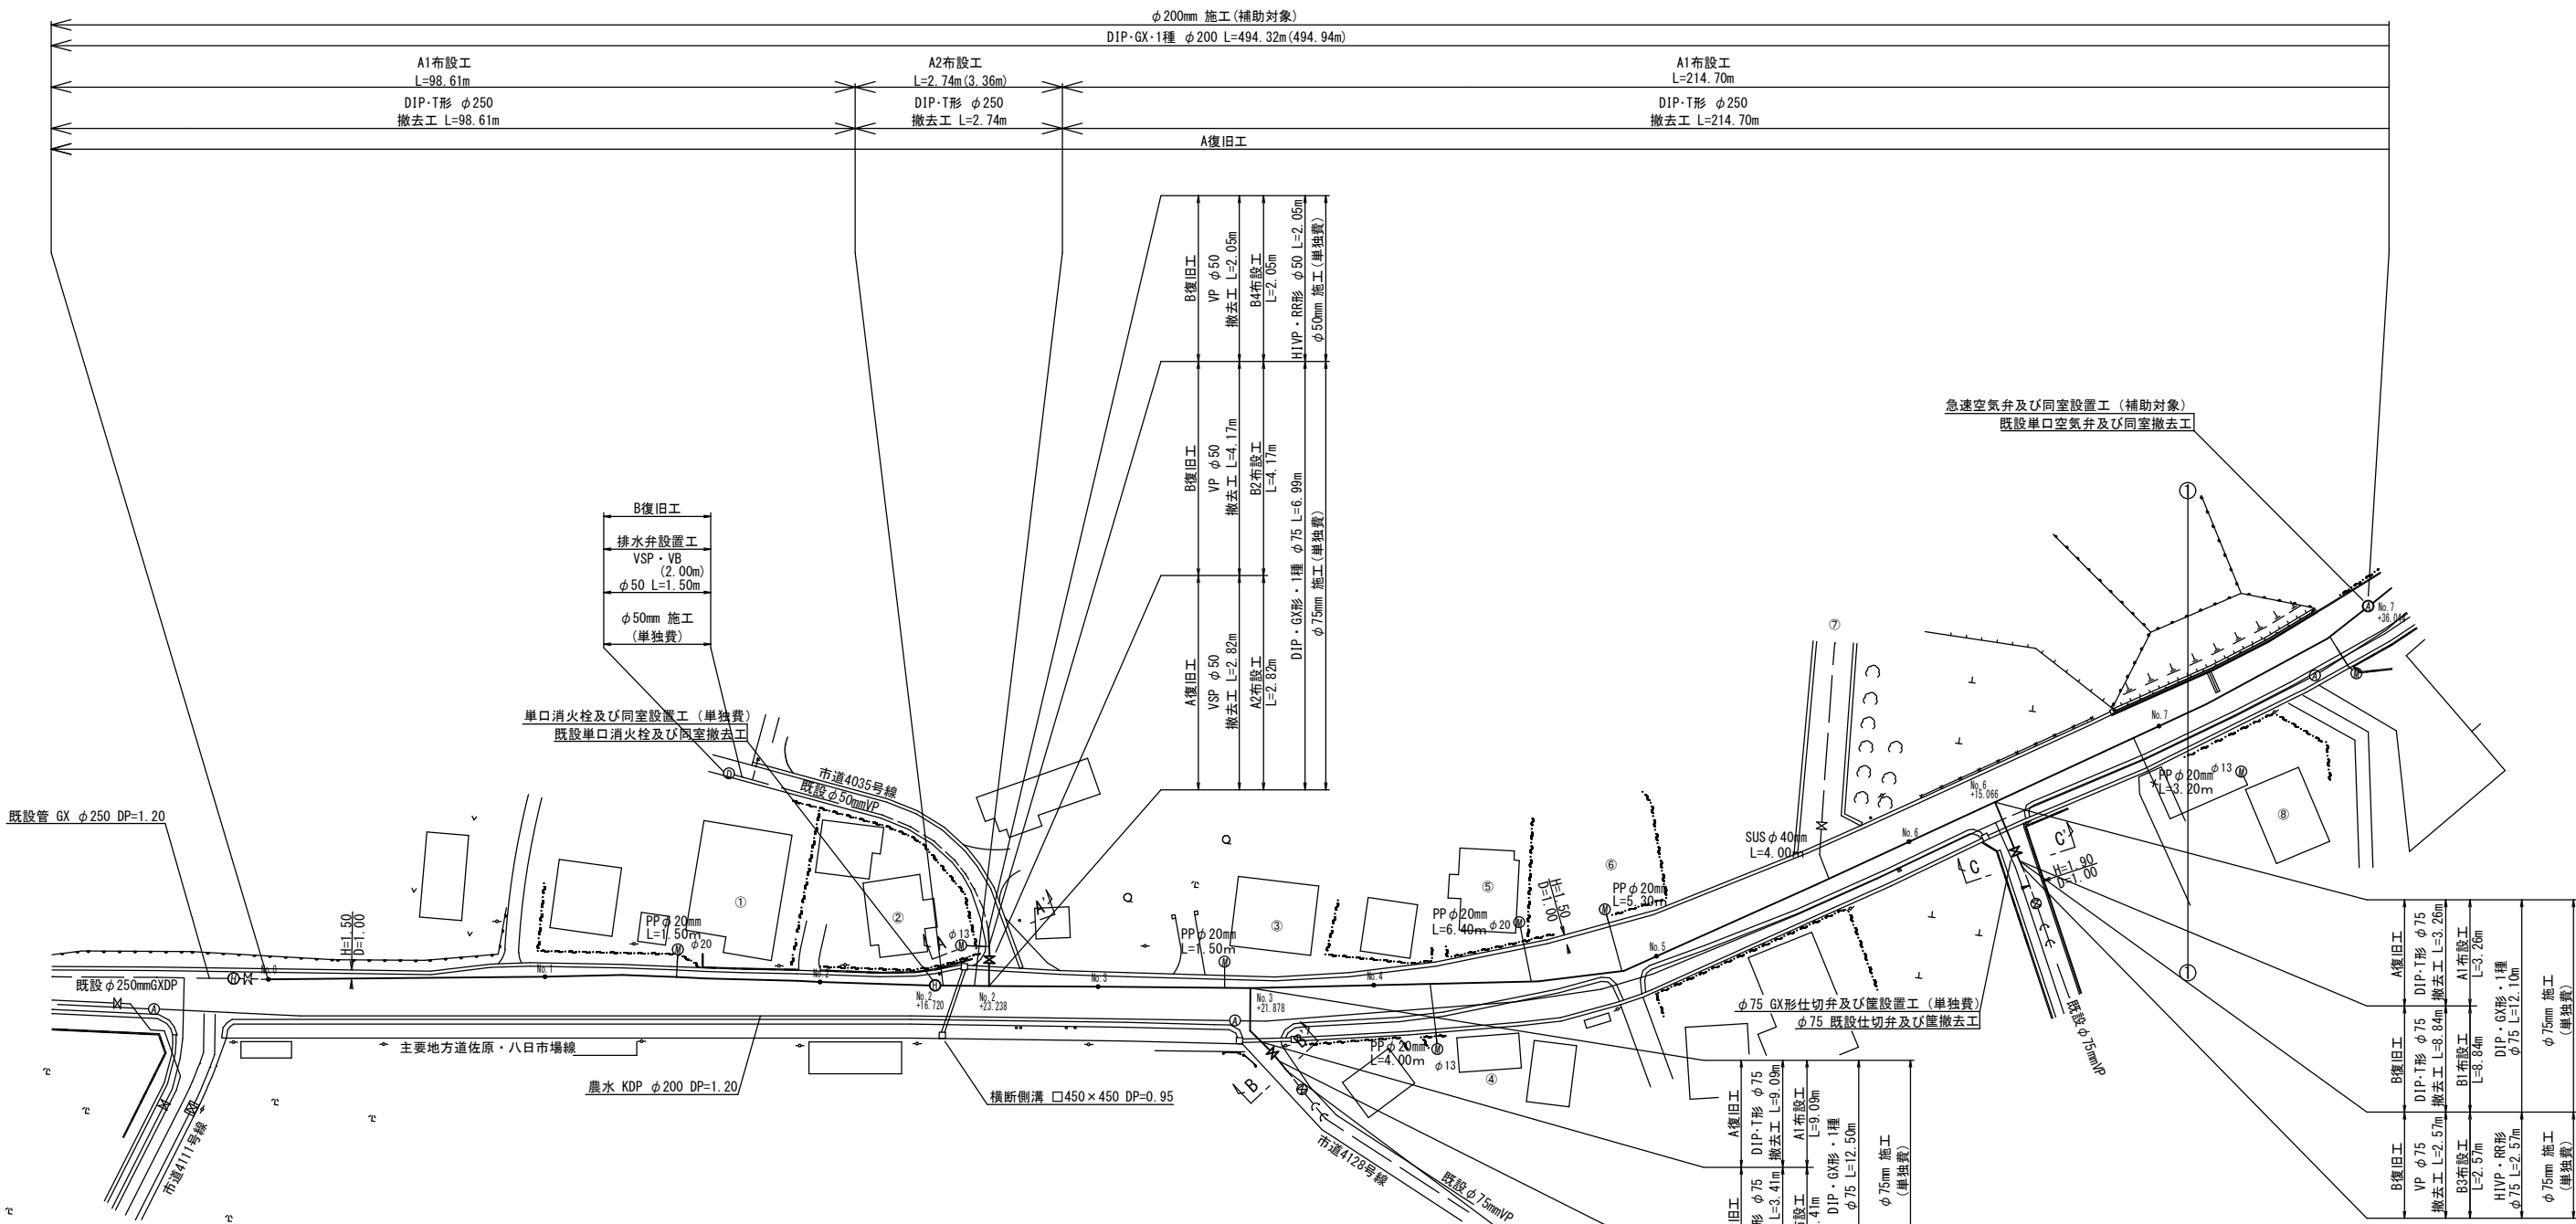

布設延長総括表


施工総延長	施工 形態	布 設 工				新設管 土被り		撤 去 工				舗装 種別	埋戻 材料	掘削 形態	仕切弁		消火栓		空気弁		備 考
		布設工	口径	管種	延長 (m)			口径	管種	延長 (m)	土被り				設置	撤去	設置	撤去	設置	撤去	
φ200mmGXDP施工 L=494.32m (494.94m) φ250mmTDP撤去 L=496.93m φ200mmKDP施工 L=2.61m		A1	φ200	GXDP	491.58	1.00	0.85	φ250	TDP	491.58	1.20	A	山砂	機械	1		3	3	1	1	
		A2	φ200	GXDP	2.74	1.75	1.50	φ250	TDP	2.74	1.20	A	山砂	機械							
		A3	φ200	KDP	2.61	1.00	0.85	φ250	TDP	2.61	1.20	A	山砂	機械							
φ75mmGXDP施工 L=43.69m φ75mmHVP施工 L=4.25m(4.31m) φ50mmHVP施工 L=10.45m(10.67m) φ50mmVSP施工 L=1.50m(2.00m) φ75mmTDP撤去 L=36.70m φ75mmVP撤去 L=4.25m φ50mmVSP撤去 L=2.82m φ50mmVP撤去 L=14.62m		A1	φ75	GXDP	20.10	1.00	0.60	φ75	TDP	20.10	1.20	A	山砂	機械	4	4					
		A2	φ75	GXDP	2.82	1.00	0.60	φ50	VSP	2.82	1.20	A	山砂	機械							
		B1	φ75	GXDP	16.60	1.00	0.60	φ75	TDP	16.60	1.20	B	発生土	機械							
		B2	φ75	GXDP	4.17	1.00	0.60	φ50	VP	4.17	1.20	B	発生土	機械							
		B3	φ75	HVP	4.25	1.00	0.60	φ75	VP	4.25	1.20	B	発生土	機械							
		B4	φ50	HVP	10.45	1.00	0.60	φ50	VP	10.45	1.20	B	発生土	機械							
		排水弁設置	φ50	VSP	1.50	1.20	1.00					B	発生土	機械							

※ 管被覆工
管路全線ポリエチレンスリーブ被覆工
F付T字管フランジ部ポリエチレンスリーブ被覆工
※ 明示シート工
管路全体全線及び給水管道路部に敷設
※ 消火栓の鉄蓋は、カラー鉄蓋とする

工事名称	高地区第1-1工区配水管更新工事		
工事場所	匠瑤市山桑地先		
図面名称	平 面 図 (1/2)		
葉 中	20 葉 中 2	縮 尺	S=1:500
竣 工		工事番号	
図面番号	—	八匠水道企業団	



平 面 図 (2/2) S=1:500

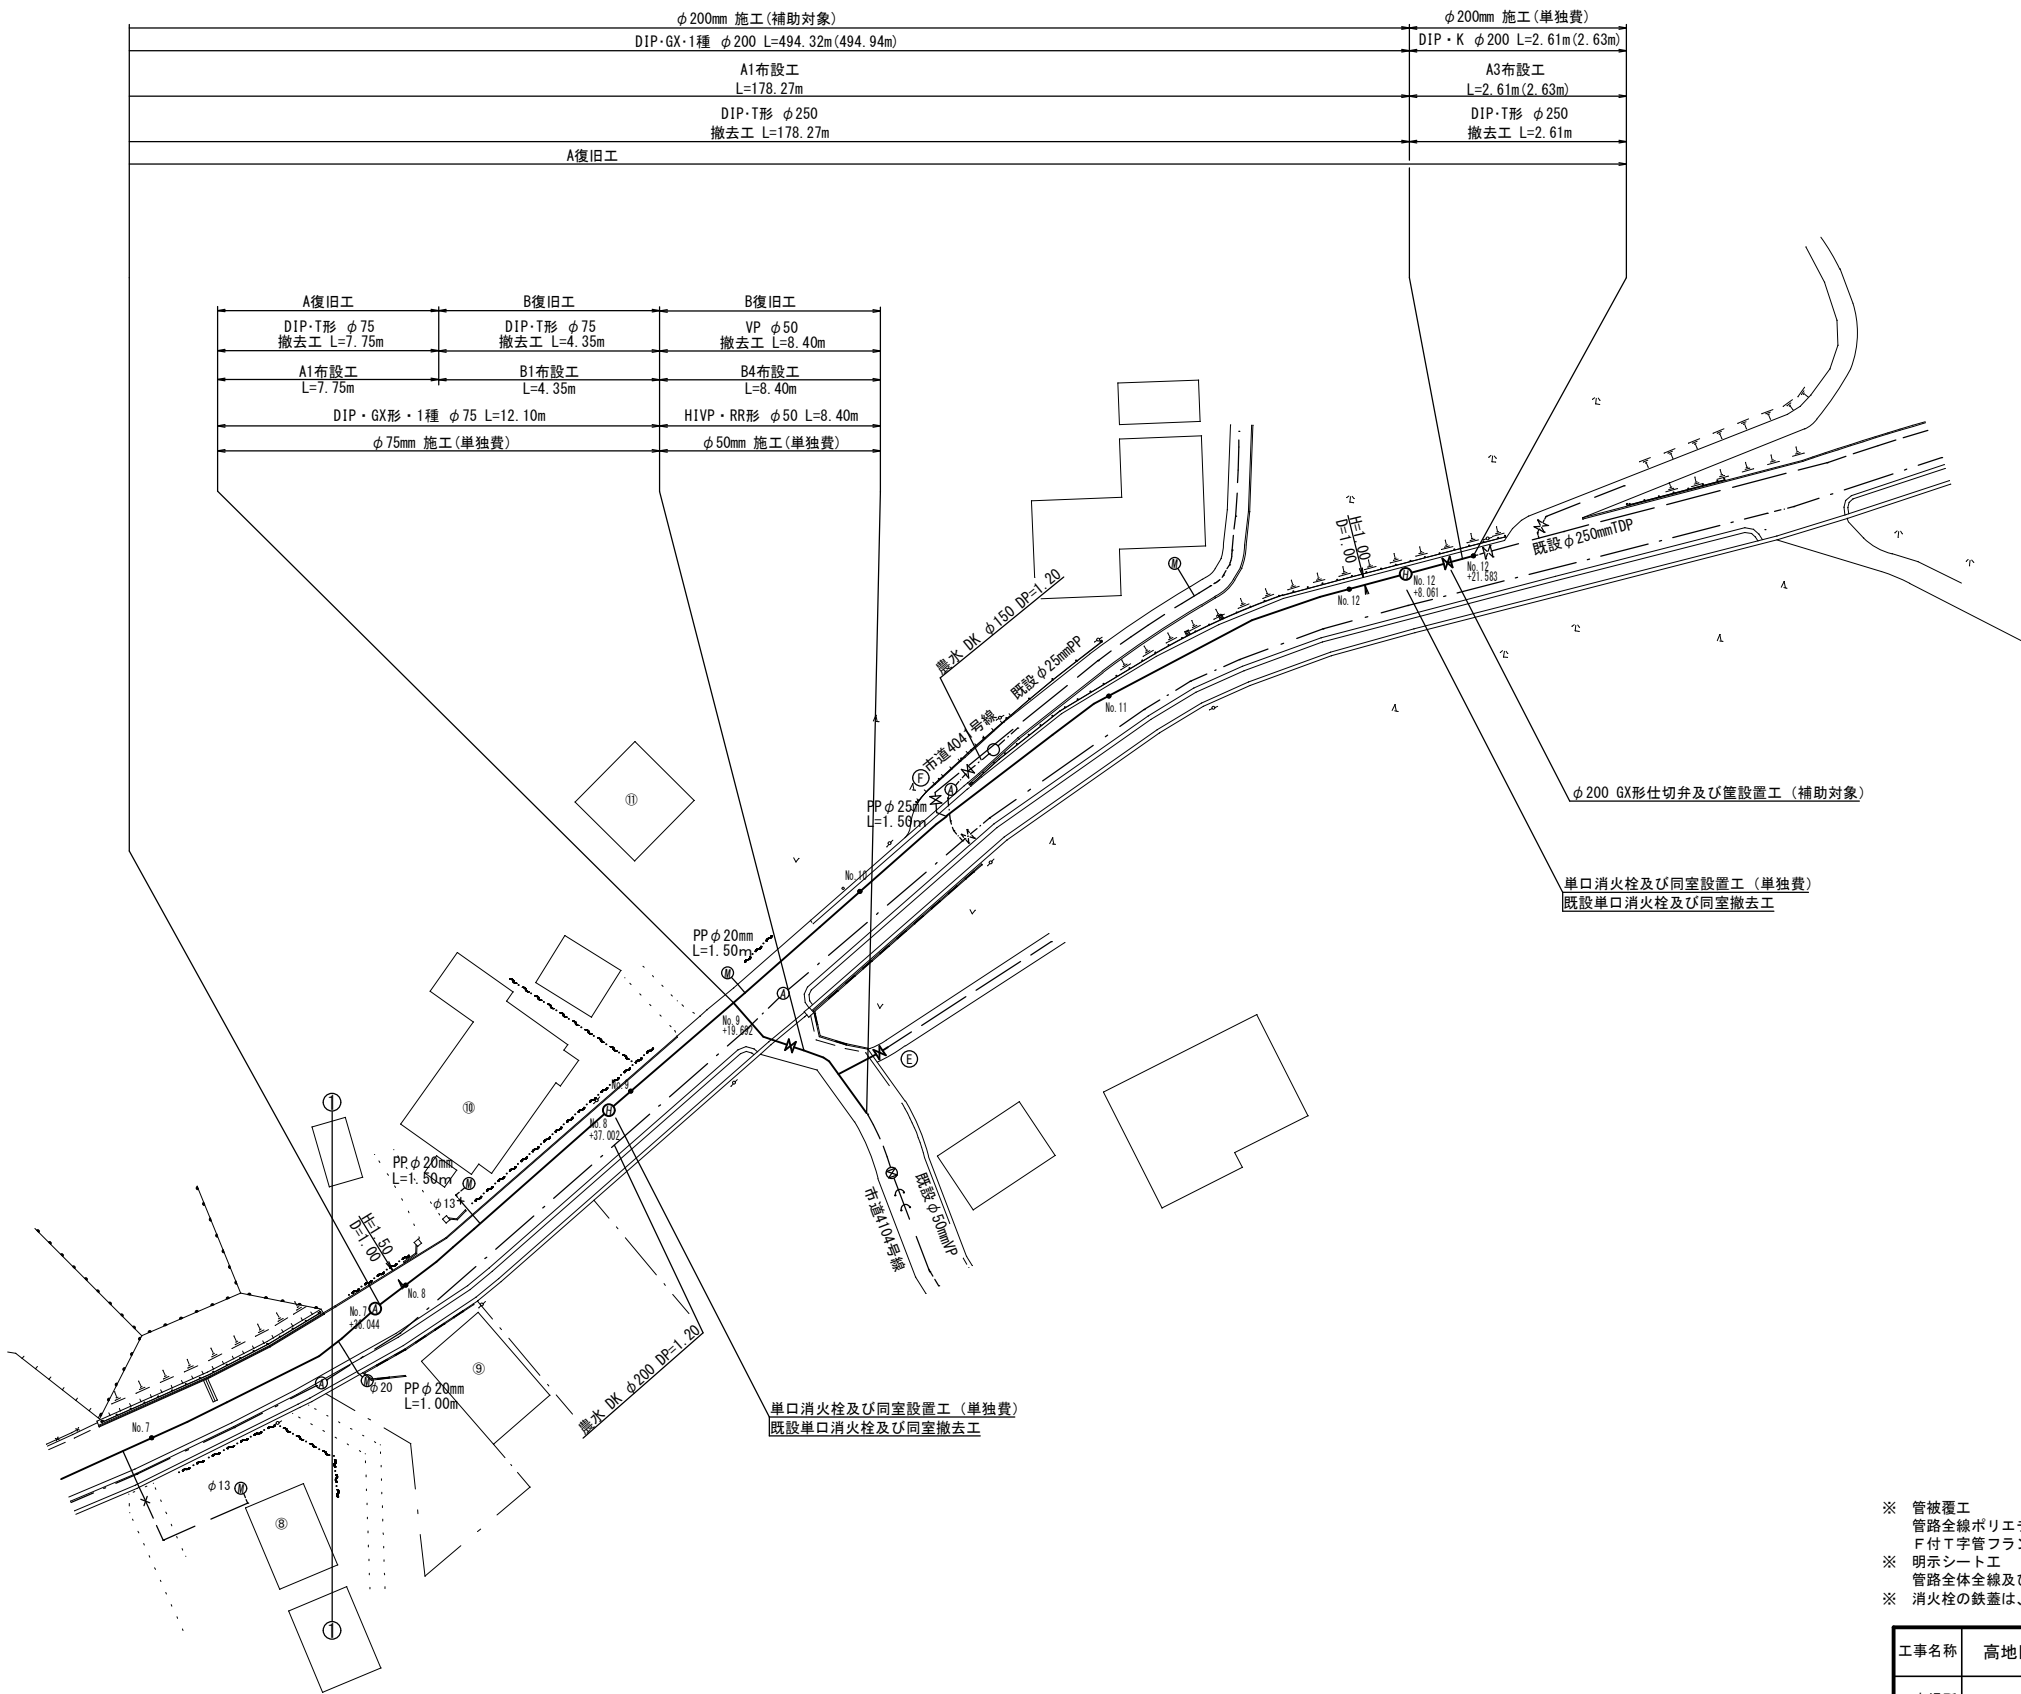


- ※ 管被覆工
管路全線ポリエチレンスリーブ被覆工
F付T字管フランジ部ポリエチレンスリーブ被覆工
- ※ 明示シート工
管路全体全線及び給水管道路部に敷設
- ※ 消火栓の鉄蓋は、カラー鉄蓋とする


工事名称	高地区第1－1工区配水管更新工事		
工事場所	匠瑳市山桑地先		
図面名称	平 面 図 (2/2)		
葉 中	20 葉 中 3	縮 尺	S=1:500
竣 工		工事番号	
図面番号	—	八匠水道企業団	

横断図 (1/2) S=1:100


No. 3

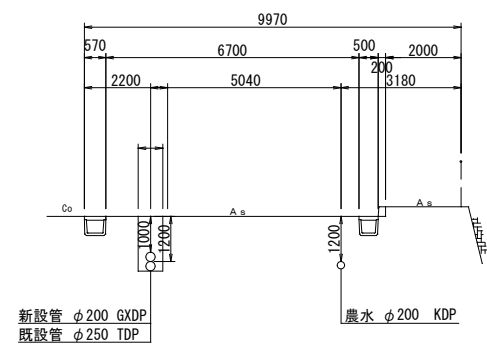


No. 7

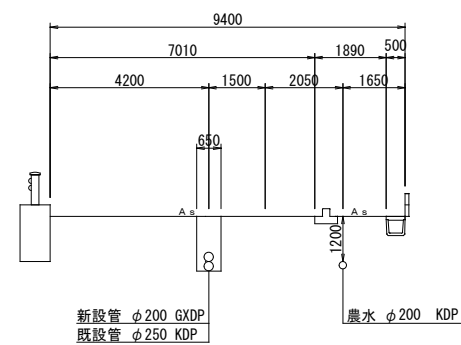


No. 11

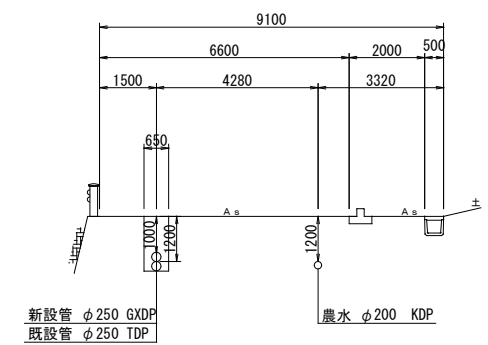


No. 2

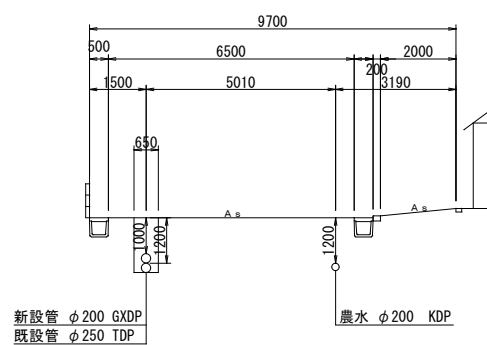


No. 6

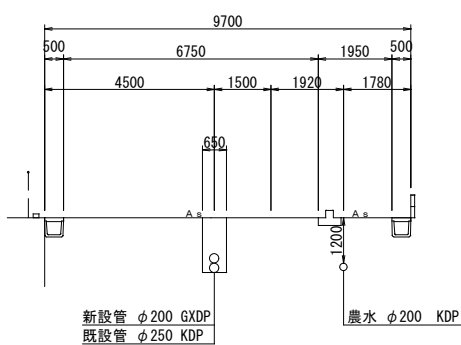


No. 10

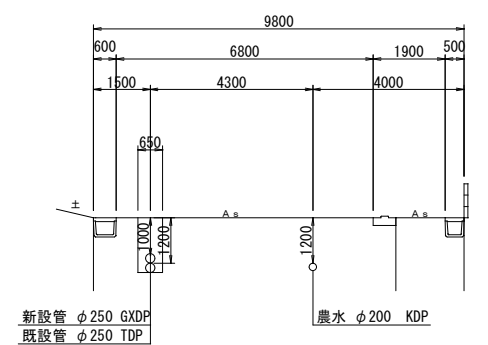


No. 1

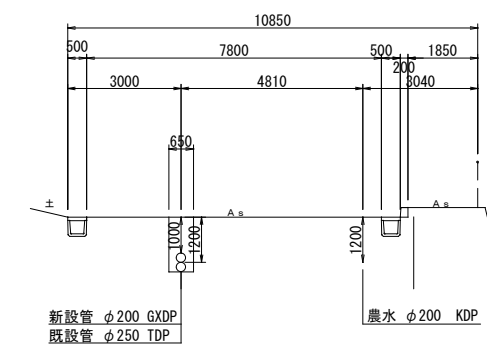


No. 5

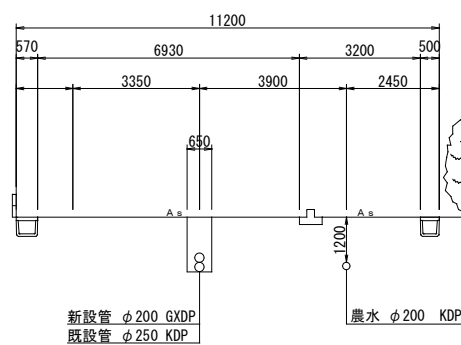


No. 9

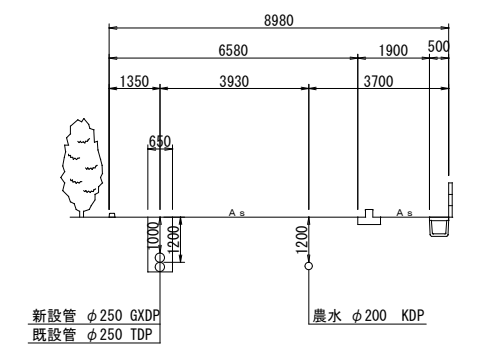


No. 0

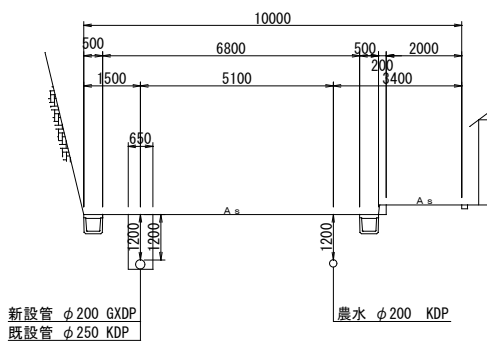

No. 4

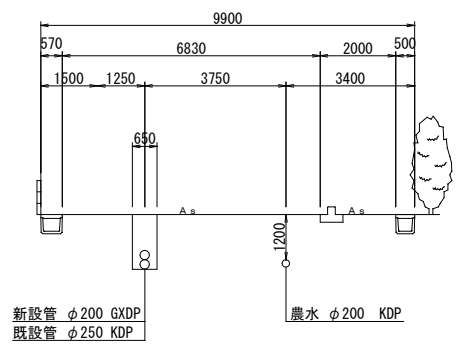


No. 8

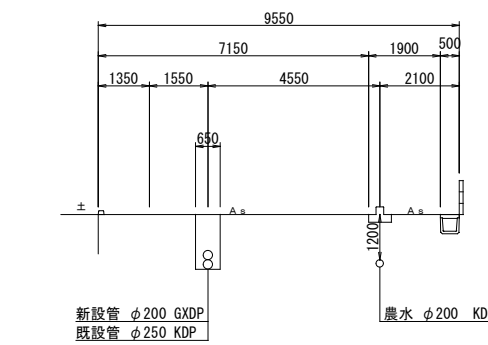


工事名称		高地区第 1 － 1 工区配水管更新工事			
工事場所		匝瑳市山桑地先			
図面名称		横 断 図 (1/2)			
葉中	20 葉 中 4		縮尺	S=1:100	
竣 工			工事番号		
図面番号	—		八匠水道企業団		

横断図 (2/2) S=1:100


B - B'

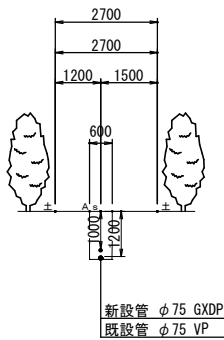


A - A'

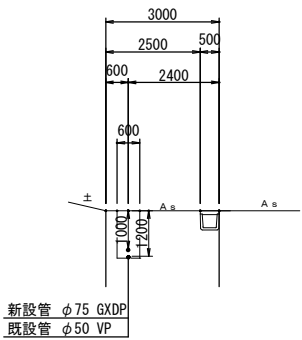


No. 12+20.381

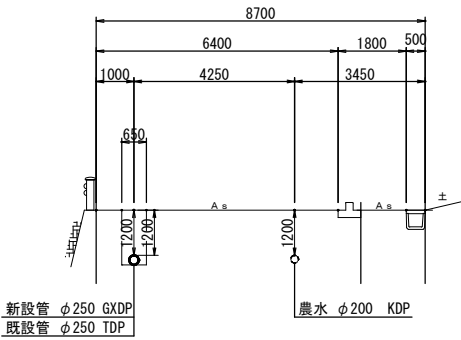

No. 12


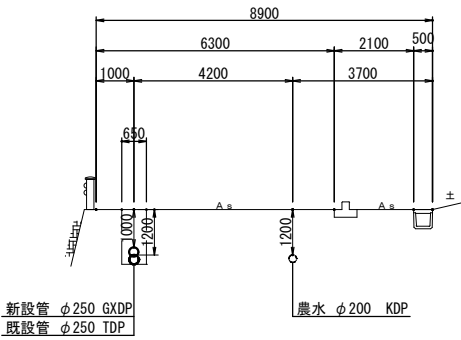


C - C'

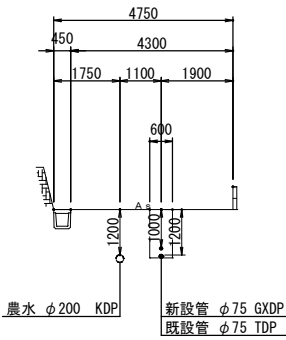


工事名称		高地区第 1 - 1 工区配水管更新工事		
工事場所		匝碓市山桑地先		
図面名称		横 断 図 (2/2)		
葉 中	20 葉 中 5		縮 尺	S=1:100
竣 工		工事番号		八匠水道企業団
図面番号		—		

本設土工標準図 S=1:20

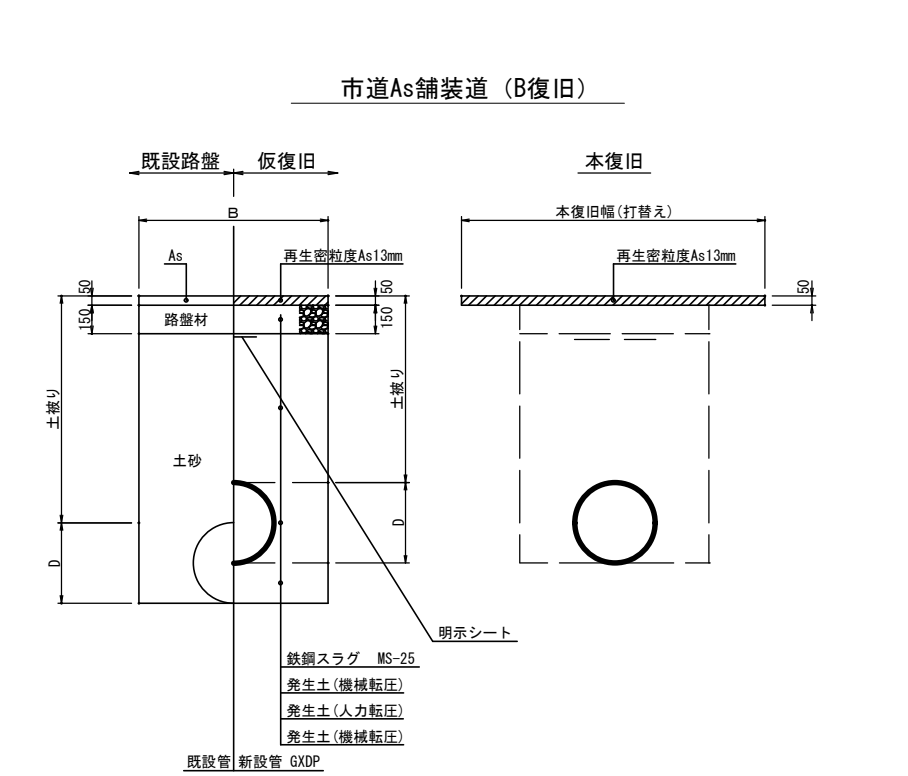
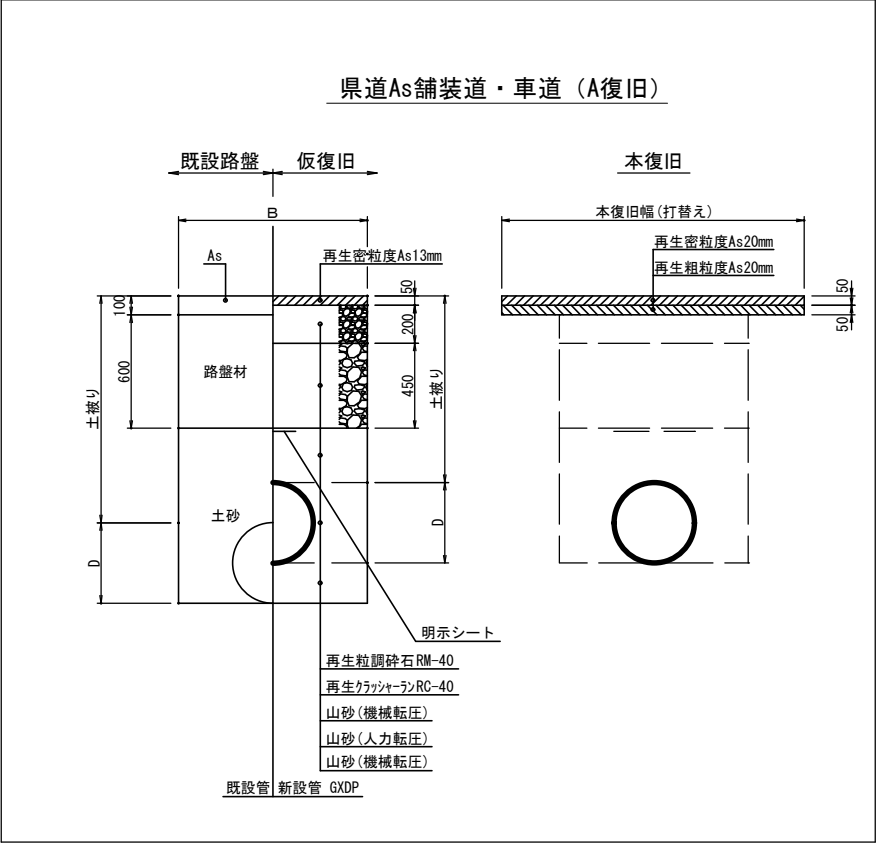


標準掘削断面図

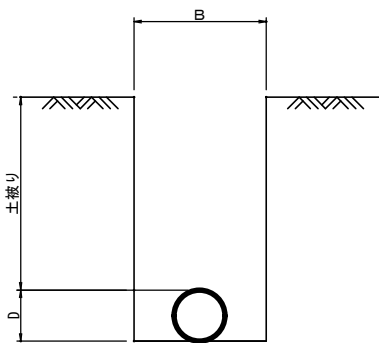

口 径	B	D
φ2000IP	850・1500	270
φ750IP	600	90
φ75VP	600	90
φ50VP	600	60
給水管(道路内)	600	
給水管(宅地内)	400	



宅地内復旧
D. P=0.30

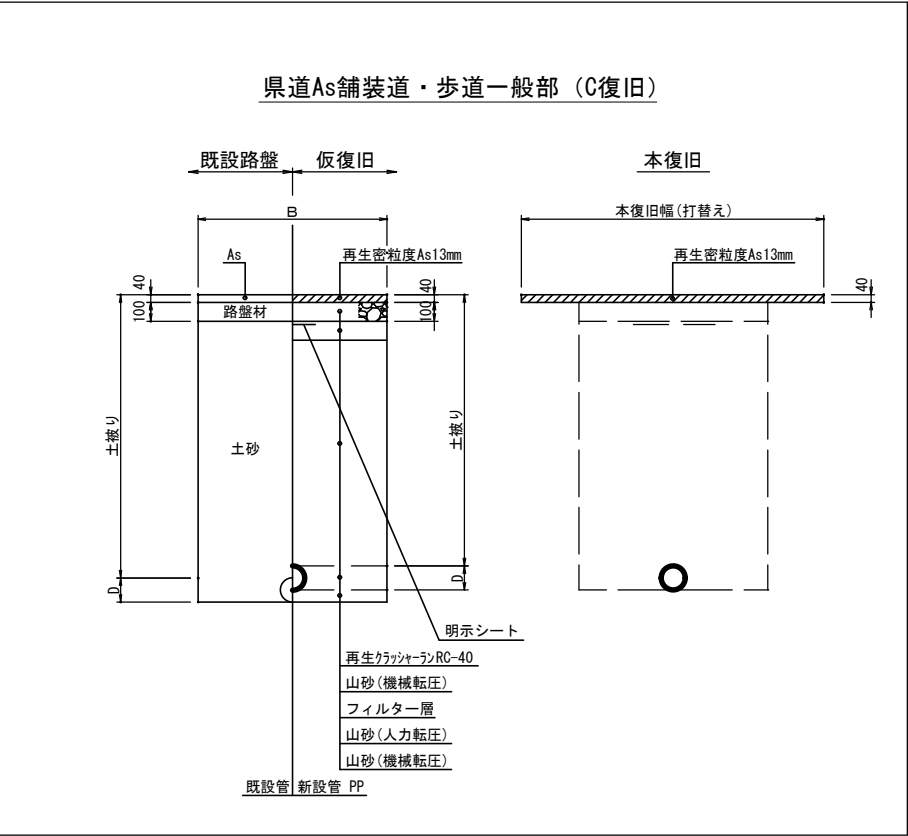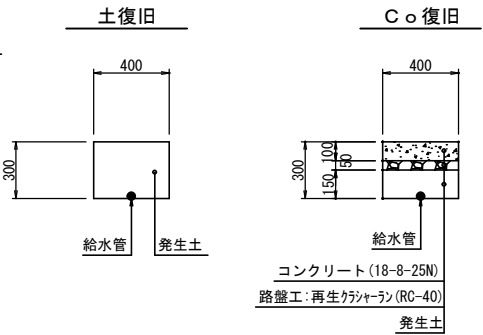

工事名称		高地区第 1－1 工区配水管更新工事			
工事場所		匝瑳市山桑地先			
図面名称		本設土工標準図			
葉中	20 葉 中 6		縮尺	S=1:20	
竣 工		工事番号			
図面番号		—			
		八匠水道企業団			




配管詳細図 (1/2) S=NONE SCALE

KEY-PLAN

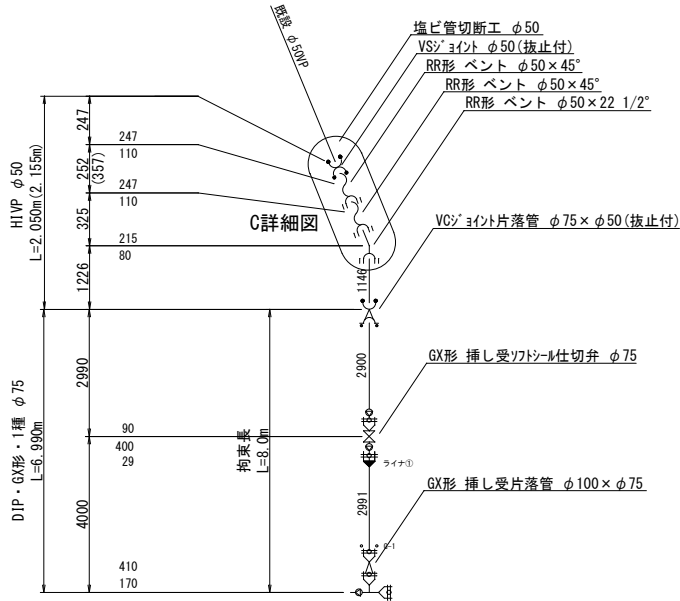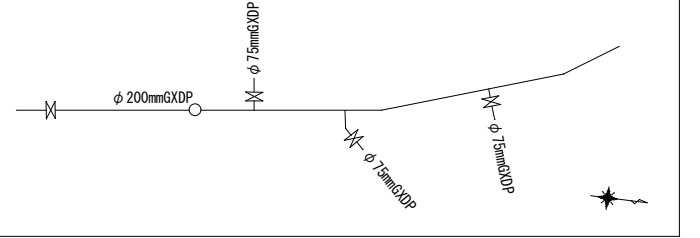

分岐A


分岐A・管末排水弁設置

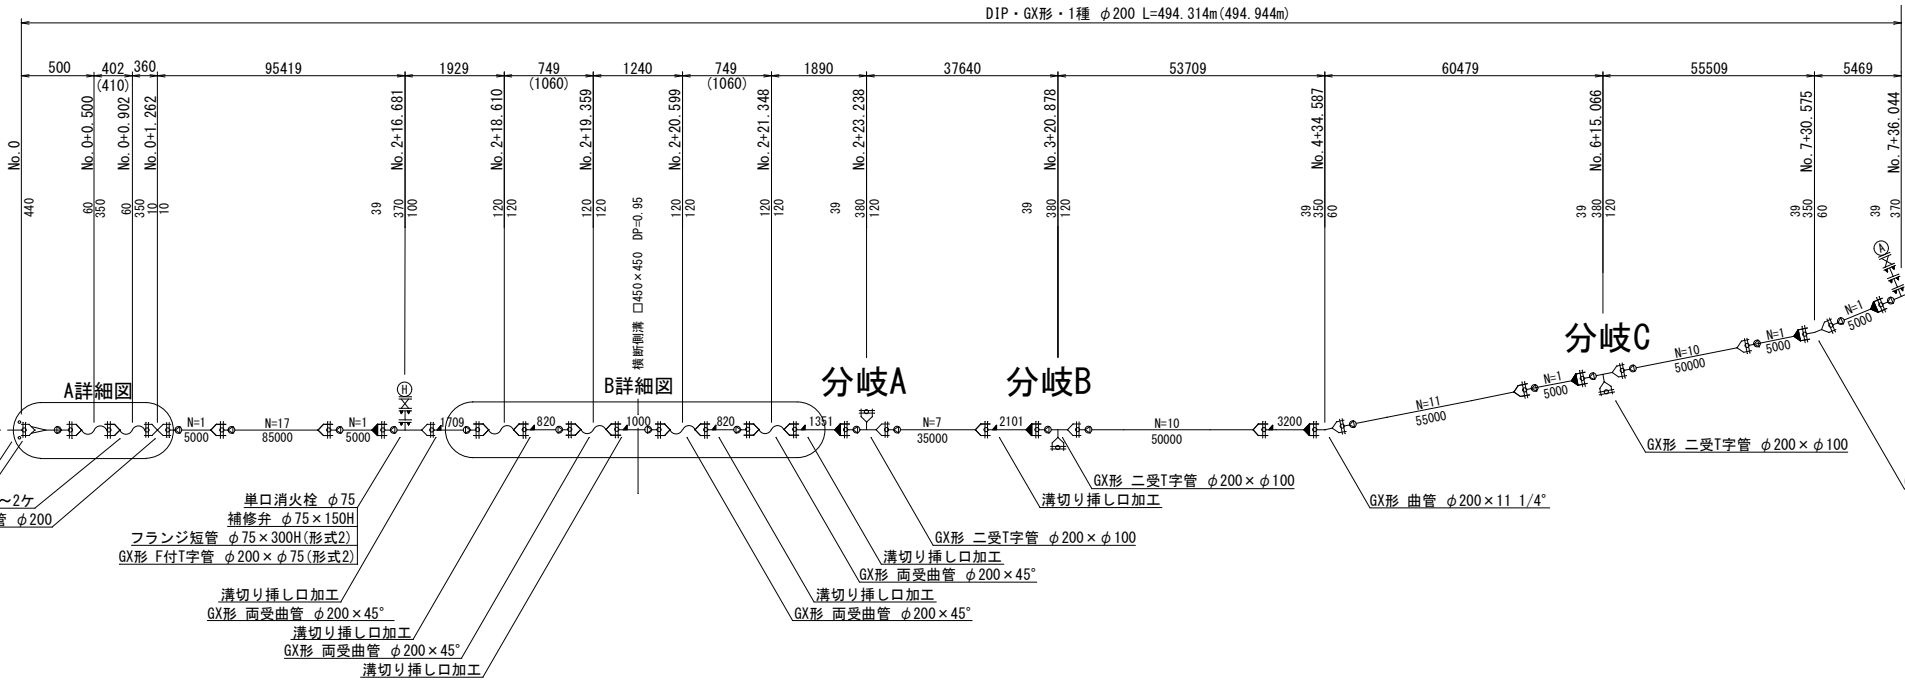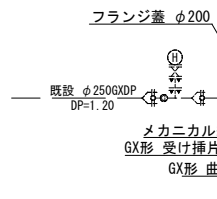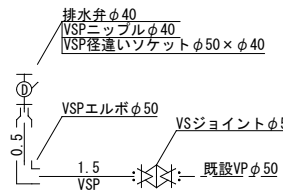


分岐A

分岐B

 
分岐C




分岐B

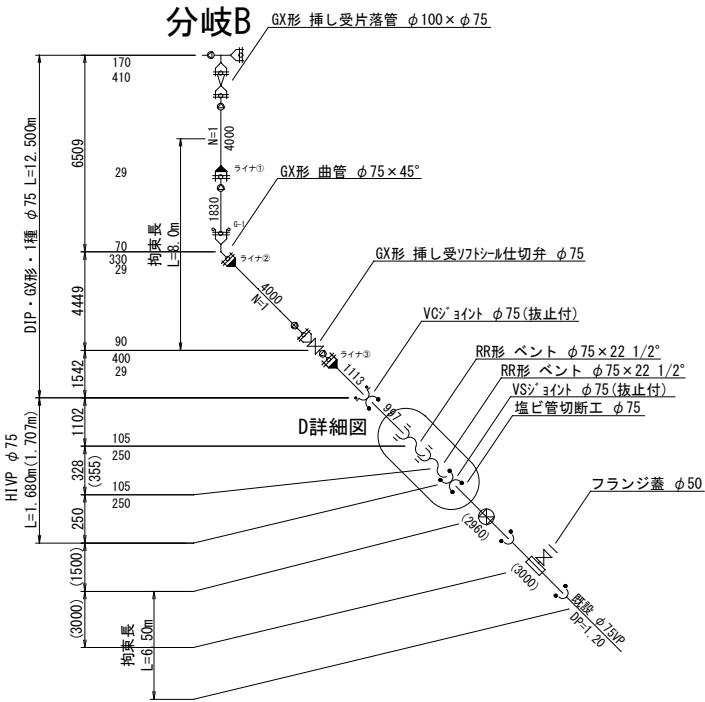


A詳細図

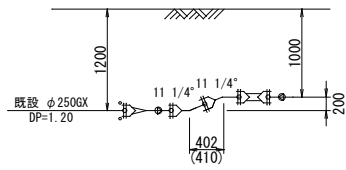


B詳細図

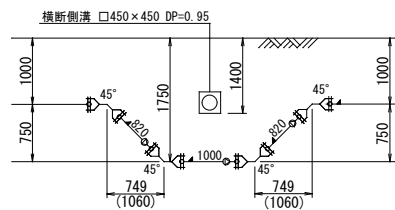


C詳細図

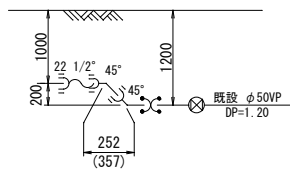


D詳細図

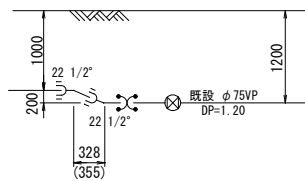

E詳細図

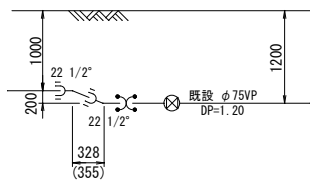

分岐C


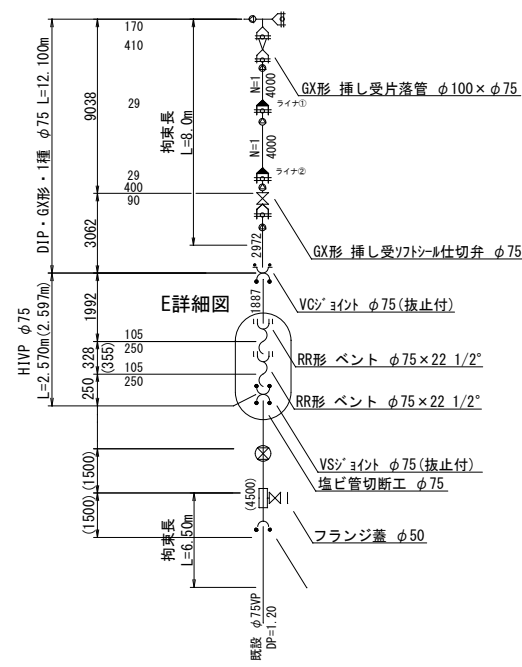


凡 例 (G×形)			
	GX形継手	ライナ使用による伸び代	φ250 — 39mm
	ライナ使用箇所		φ100 — 29mm
	製作時挿口加工済		φ75 — 29mm
	溝切り挿し口加工		
	G-Link使用箇所		

名 称	拘 束 長			土被り
	φ75	φ100	φ250	
90° 以下	4.0	5.0	11.0	0.60以上
45° 以下	1.0	1.0	2.0	0.60以上
22 1/2° 以下	1.0	1.0	1.0	0.60以上
丁字管	1.0	1.0	7.0	0.60以上
仕切弁・栓	8.0	9.5	20.5	1.00
	6.5	8.0	17.5	1.20(既設)

工事名称	高地区第1-1工区配水管更新工事				
工事場所	匝瑳市山桑地先				
図面名称	配管詳細図(1/2)				
葉中	20 葉 中 7			縮尺	S=NONE SCALE
竣 工				工事番号	
図面番号	—		八匠水道企業団		

配管詳細図 (2/2) S=NONE SCALE

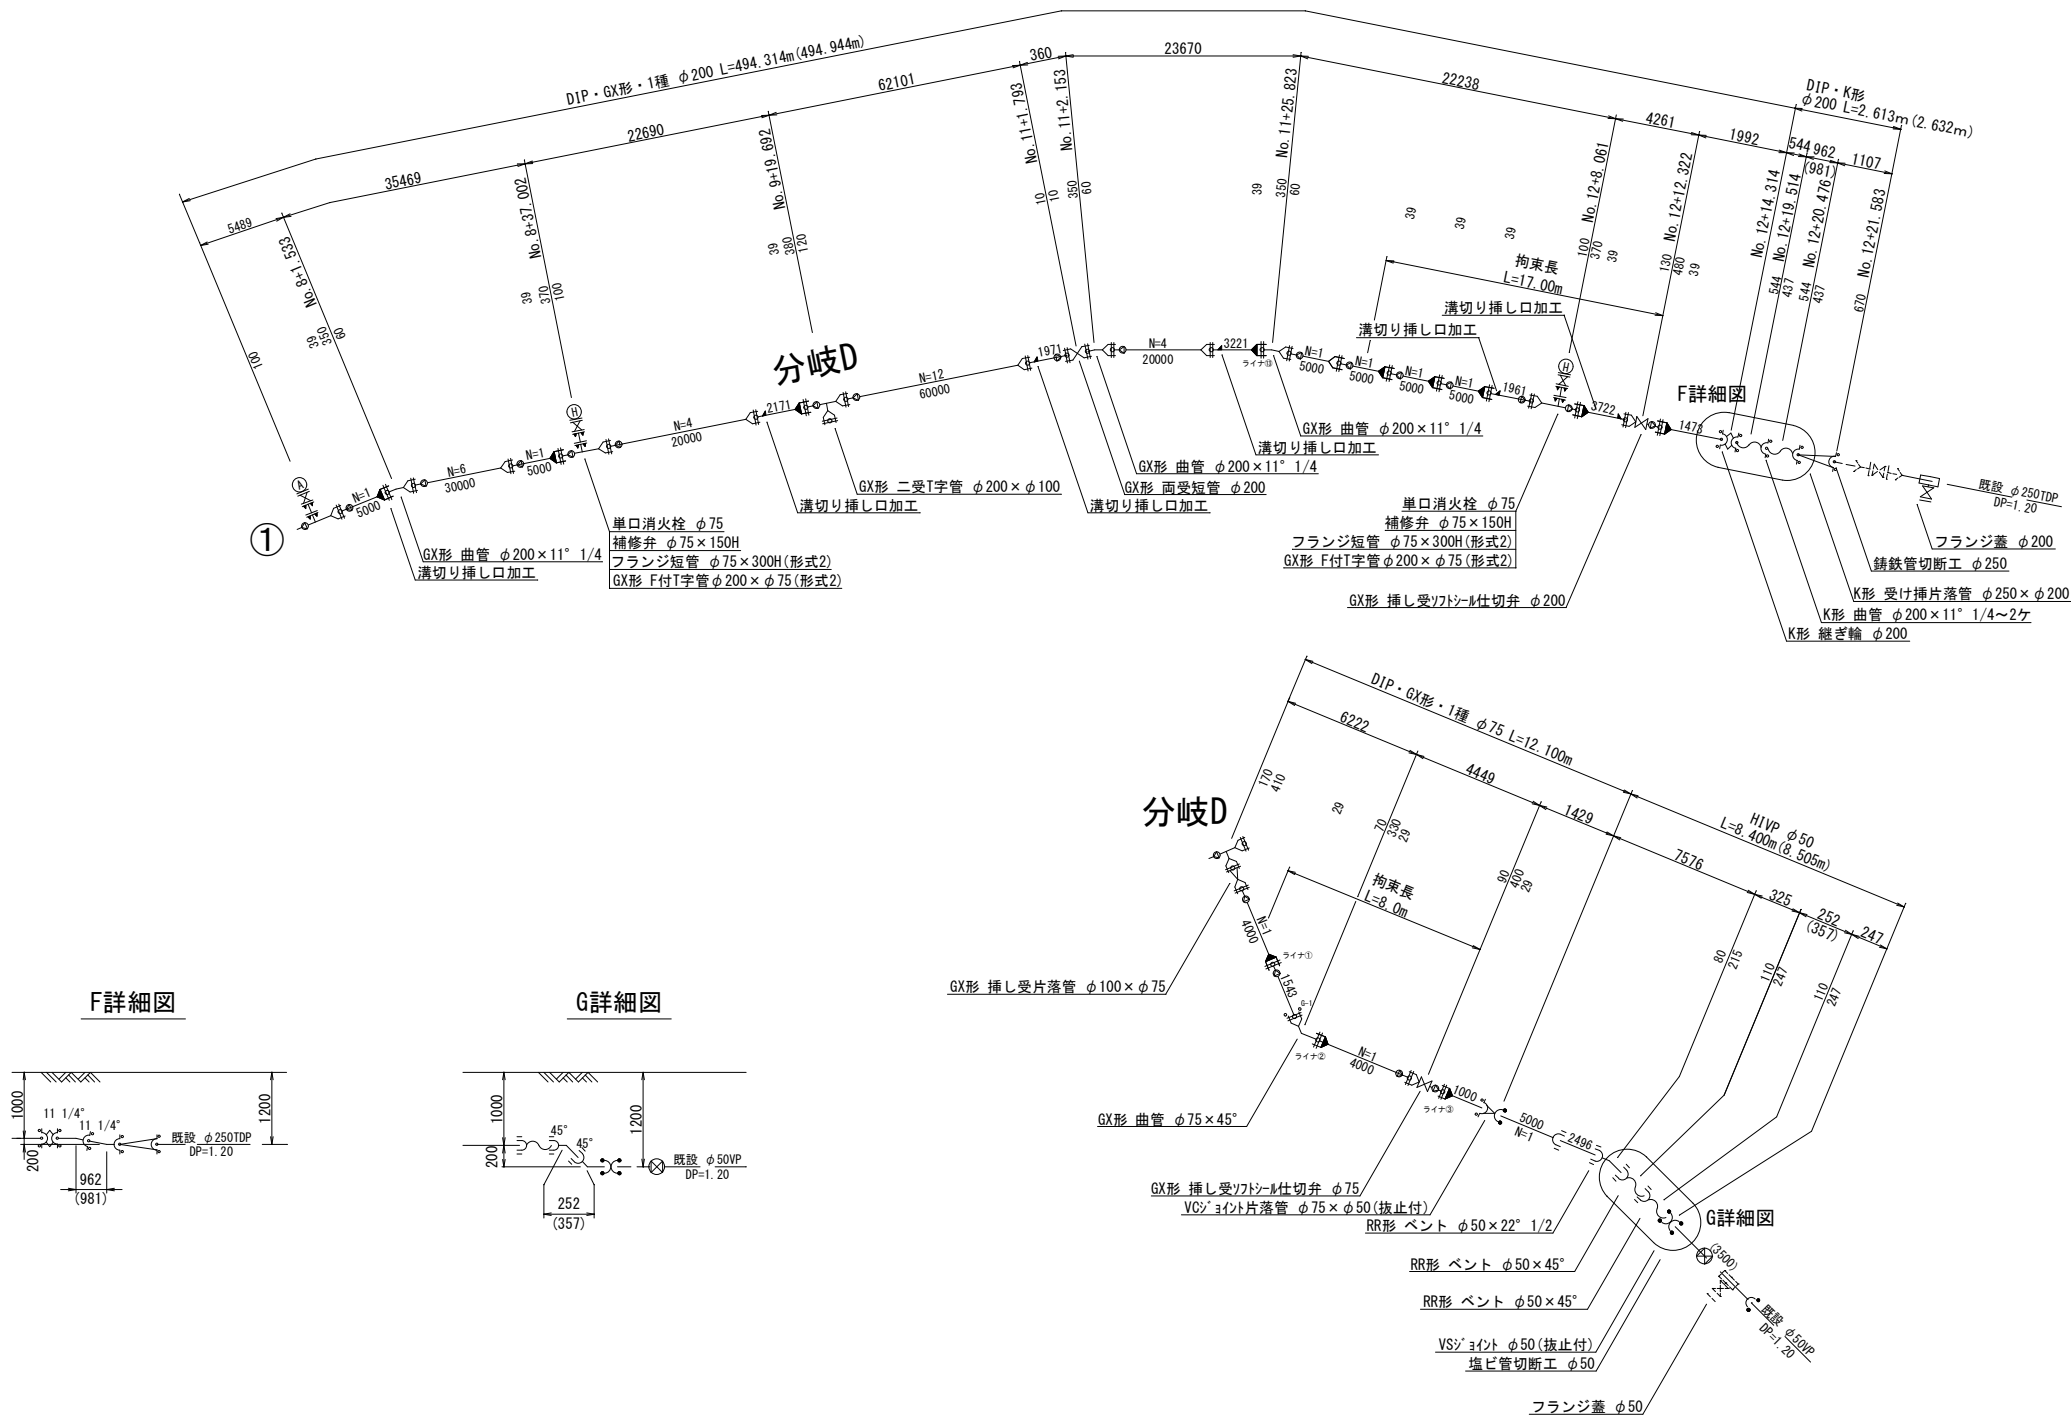
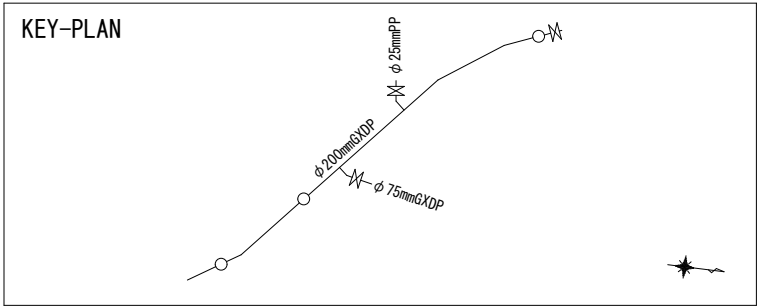


凡 例 (G X 形)			
	GX形継手		φ200 — 39mm
	ライナ使用箇所	ライナ使用による伸び代	φ100 — 29mm
	製作時挿口加工済		φ75 — 29mm
	溝切り挿し口加工		
	G-Link使用箇所		

名 称	拘 束 長			土 被 り
	φ75	φ100	φ200	
90° 以下	4.0	5.0	11.0	0.60以上
45° 以下	1.0	1.0	2.0	0.60以上
22 1/2° 以下	1.0	1.0	1.0	0.60以上
T字管	1.0	1.0	7.0	0.60以上
仕切弁・栓	8.0	9.5	20.5	1.00
	6.5	8.0	17.5	1.20 (既設)

工事名称	高地区第1ー1工区配水管更新工事		
工事場所	匝瑳市山桑地先		
図面名称	配管詳細図 (2/2)		
葉 中	20 葉 中 8	縮 尺	S=NONE SCALE
竣 工		工事番号	
図面番号	—	八咫水道企業団	

本給水管取出しタイプ S=NONE SCALE

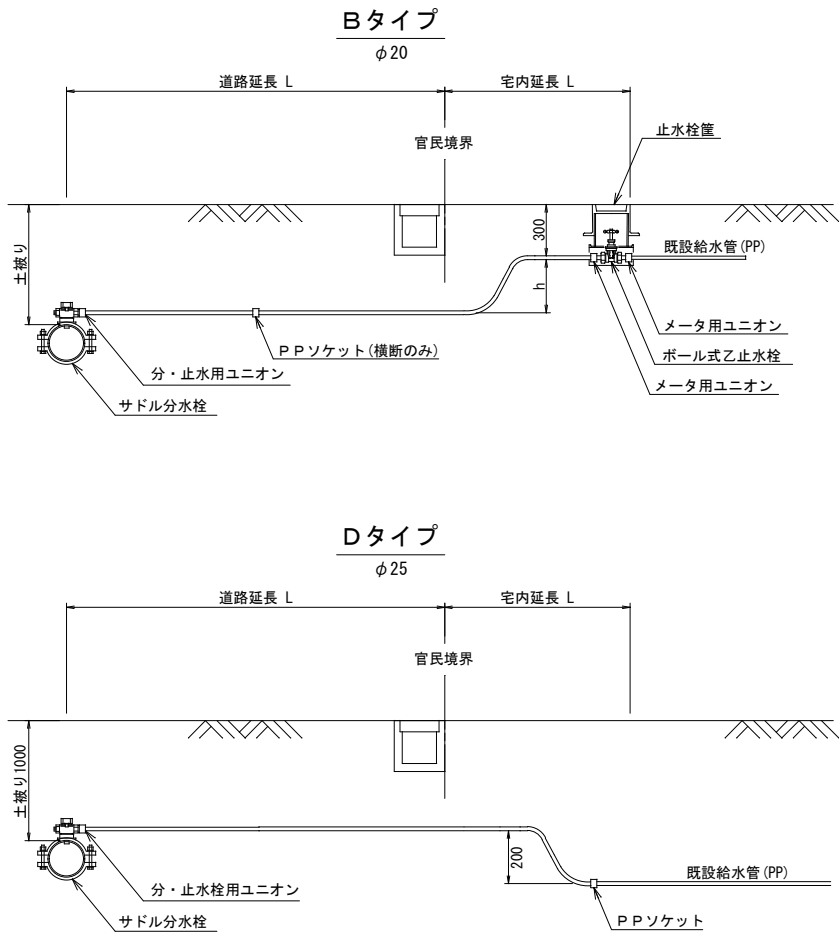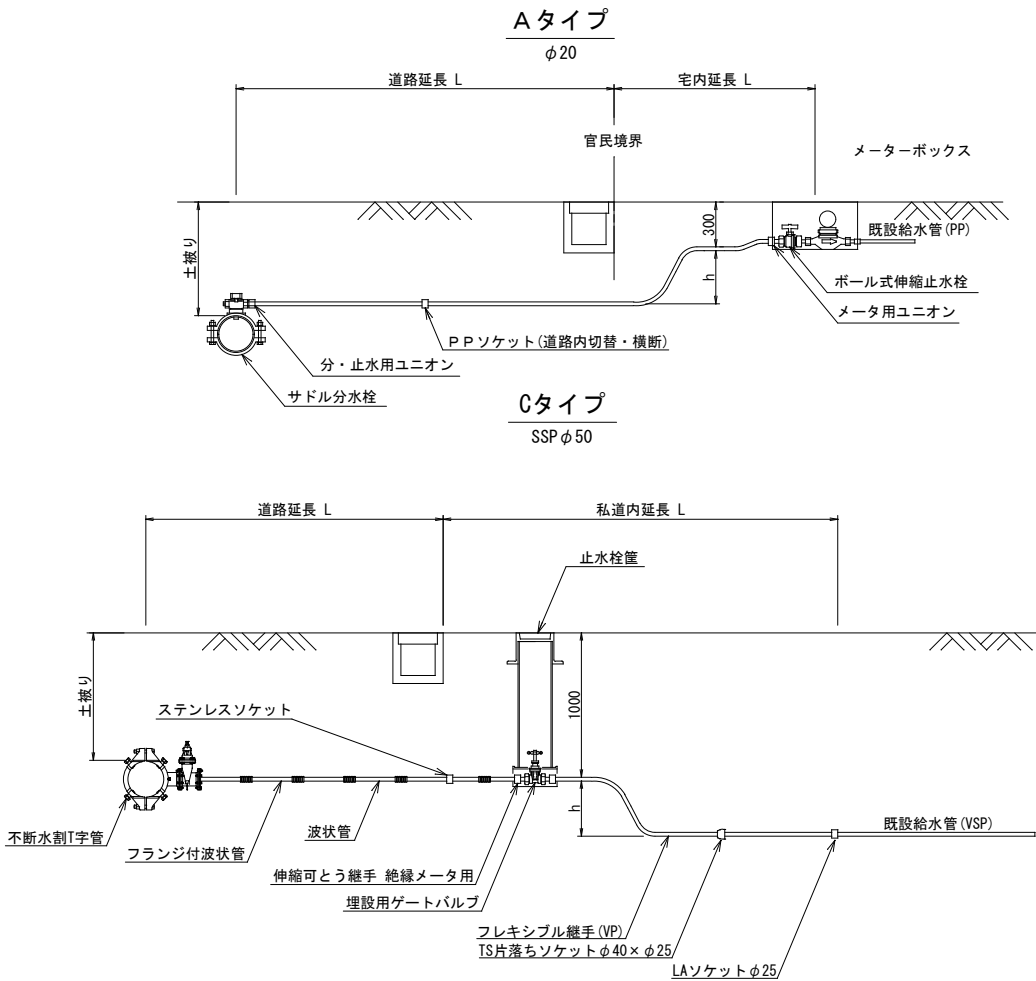

本給水切替一覧表

本給水切替一覧表 P P φ20、φ25

番号	栓 番	氏 名	本管 口径	取出 口径	量水器 口径	取出し タイプ	サドル分水栓		分・止水用 ユニオン		PPソケット		メータ用 ユニオン		ボール式 伸縮止水栓		ボール式 乙止水栓		止水栓筐 (FD5A)	止水栓筐 (HDS)	ポリエチレン管 延 長		立ち上がり 寸法	車 道 内				宅 地 内		備 考	
							口 径	数量	口 径	数量	口 径	数量	口 径	数量	口 径	数量	口 径	数量	口 径	数量	数量	数量	口 径	数量	h	県道As (車道)	県道As (歩道一般)	市道As	私道As		Co
①			φ200	φ25	φ20	A	φ200×φ25	1	φ25×φ20	1			φ20	1	φ20	1					φ20	5.90	1.90	h=1.0m	1.50				2.50	宅盤=1.20	
②			φ75	φ25	φ13	A	φ75×φ25	1	φ25×φ20	1			φ20	1	φ20×φ13	1					φ20	5.80	1.80			0.50			3.50	宅盤=1.10	
③			φ200	φ25	φ13	A	φ200×φ25	1	φ25×φ20	1			φ20	1	φ20×φ13	1					φ20	4.20	0.70	1.50				2.00			
④			φ200	φ25	φ13	A	φ200×φ25	1	φ25×φ20	1	φ20	1	φ20	1	φ20×φ13	1					φ20	7.10	0.70	2.00	2.00				2.40	道路横断	
⑤			φ200	φ25	φ20	A	φ200×φ25	1	φ25×φ20	1	φ20	1	φ20	1	φ20	1					φ20	11.15	1.50	6.40					3.25	道路横断 宅盤=0.80	
⑥			φ200	φ25	φ13	A	φ200×φ25	1	φ25×φ20	1	φ20	1	φ20	1	φ20×φ13	1					φ20	8.00	0.70	5.30					2.00	道路横断	
⑧			φ200	φ25	φ13	B	φ200×φ25	1	φ25×φ20	1			φ20	2			φ20	1		1	φ20	7.20		3.20	2.00				2.00		
⑨			φ200	φ25	φ20	A	φ200×φ25	1	φ25×φ20	1	φ20	1									φ20	1.70	0.70	1.00						道路内切替	
⑩			φ200	φ25	φ13	B	φ200×φ25	1	φ25×φ20	1			φ20	2			φ20	1		1	φ20	4.70	0.70	1.50					2.50		
⑪			φ200	φ25	φ13	A	φ200×φ25	1	φ25×φ20	1			φ20	1	φ20×φ13	1					φ20	4.20	0.70	1.50					2.00		
			φ75	φ25		D	φ200×φ25	1	φ25	1	φ25	1	φ25	2			φ25	1	1		φ25	4.00		1.50		2.50					
			φ200	φ25		D	φ75×φ25	1	φ25	1	φ25	1	φ25	2			φ25	1	1		φ25	3.00			2.50	0.50					
合 計							φ200×φ25	10	φ25×φ20	10	φ25	2	φ25	4	φ20×φ13	5	φ25	2	2	2	φ25	7.00		25.40	4.00	5.50	0.50	2.00	20.15		
							φ75×φ25	2	φ25	2	φ20	4	φ20	11	φ20	2	φ20	2			φ20	59.95									

本給水切替一覧表 SSP φ40


番号	布 設	名 前	本管 口径	取出 口径	取出し タイプ	不断水割I字管		ステンレス ソケット		フランジ付 ステンレス鋼波状管		ステンレス鋼 波状管		絶縁メータ用		埋設用 ゲートバルブ		仕切弁筐 (ハット型)		フレキシブル継手 (VP用)		HI・TS 片落ソケット		HIVP		HI・LA ソケット		車 道 内			備 考
						口 径	数量	口 径	数量	口 径	数量	口 径	数量	口 径	数量	口 径	数量	口 径	数量	口 径	数量	口 径	数量	口 径	数量	口 径	数量	h=1.0m	h=1.0m	h=1.2m	
⑦	φ40		φ200	φ50	C	φ200×φ50	1	φ40	1	φ40	3.0	φ40	2.7	φ40	2	φ40	1	φ40	1	φ40	1	φ40×φ25	1	φ25	1.0	φ25	1	4.00	1.70	1.00	
合 計						φ200×φ50	1	φ40	1	φ40	3.0	φ40	2.7	φ40	2	φ40	1	φ40	1	φ40	1	φ40×φ25	1	φ25	1.0	φ25	1	4.00	1.70	1.00	

工事名称		高地区第1ー1工区配水管更新工事	
工事場所		匠瑤市山桑地先	
図面名称		本管給水取出しタイプ 本給水切替一覧表	
葉 中	20 葉 中 9		縮 尺 S=NONE SCALE
竣 工			工事番号
図面番号	—		八匠水道企業団

















県道As舗装道 車道(A復旧) L=8.87m H=0.70m 仮配管SUS管 50A L=8.87m	市道As舗装道 車道(B復旧) L=22.01m H=0.30m 仮配管SUS管 50A L=22.01m
--	--

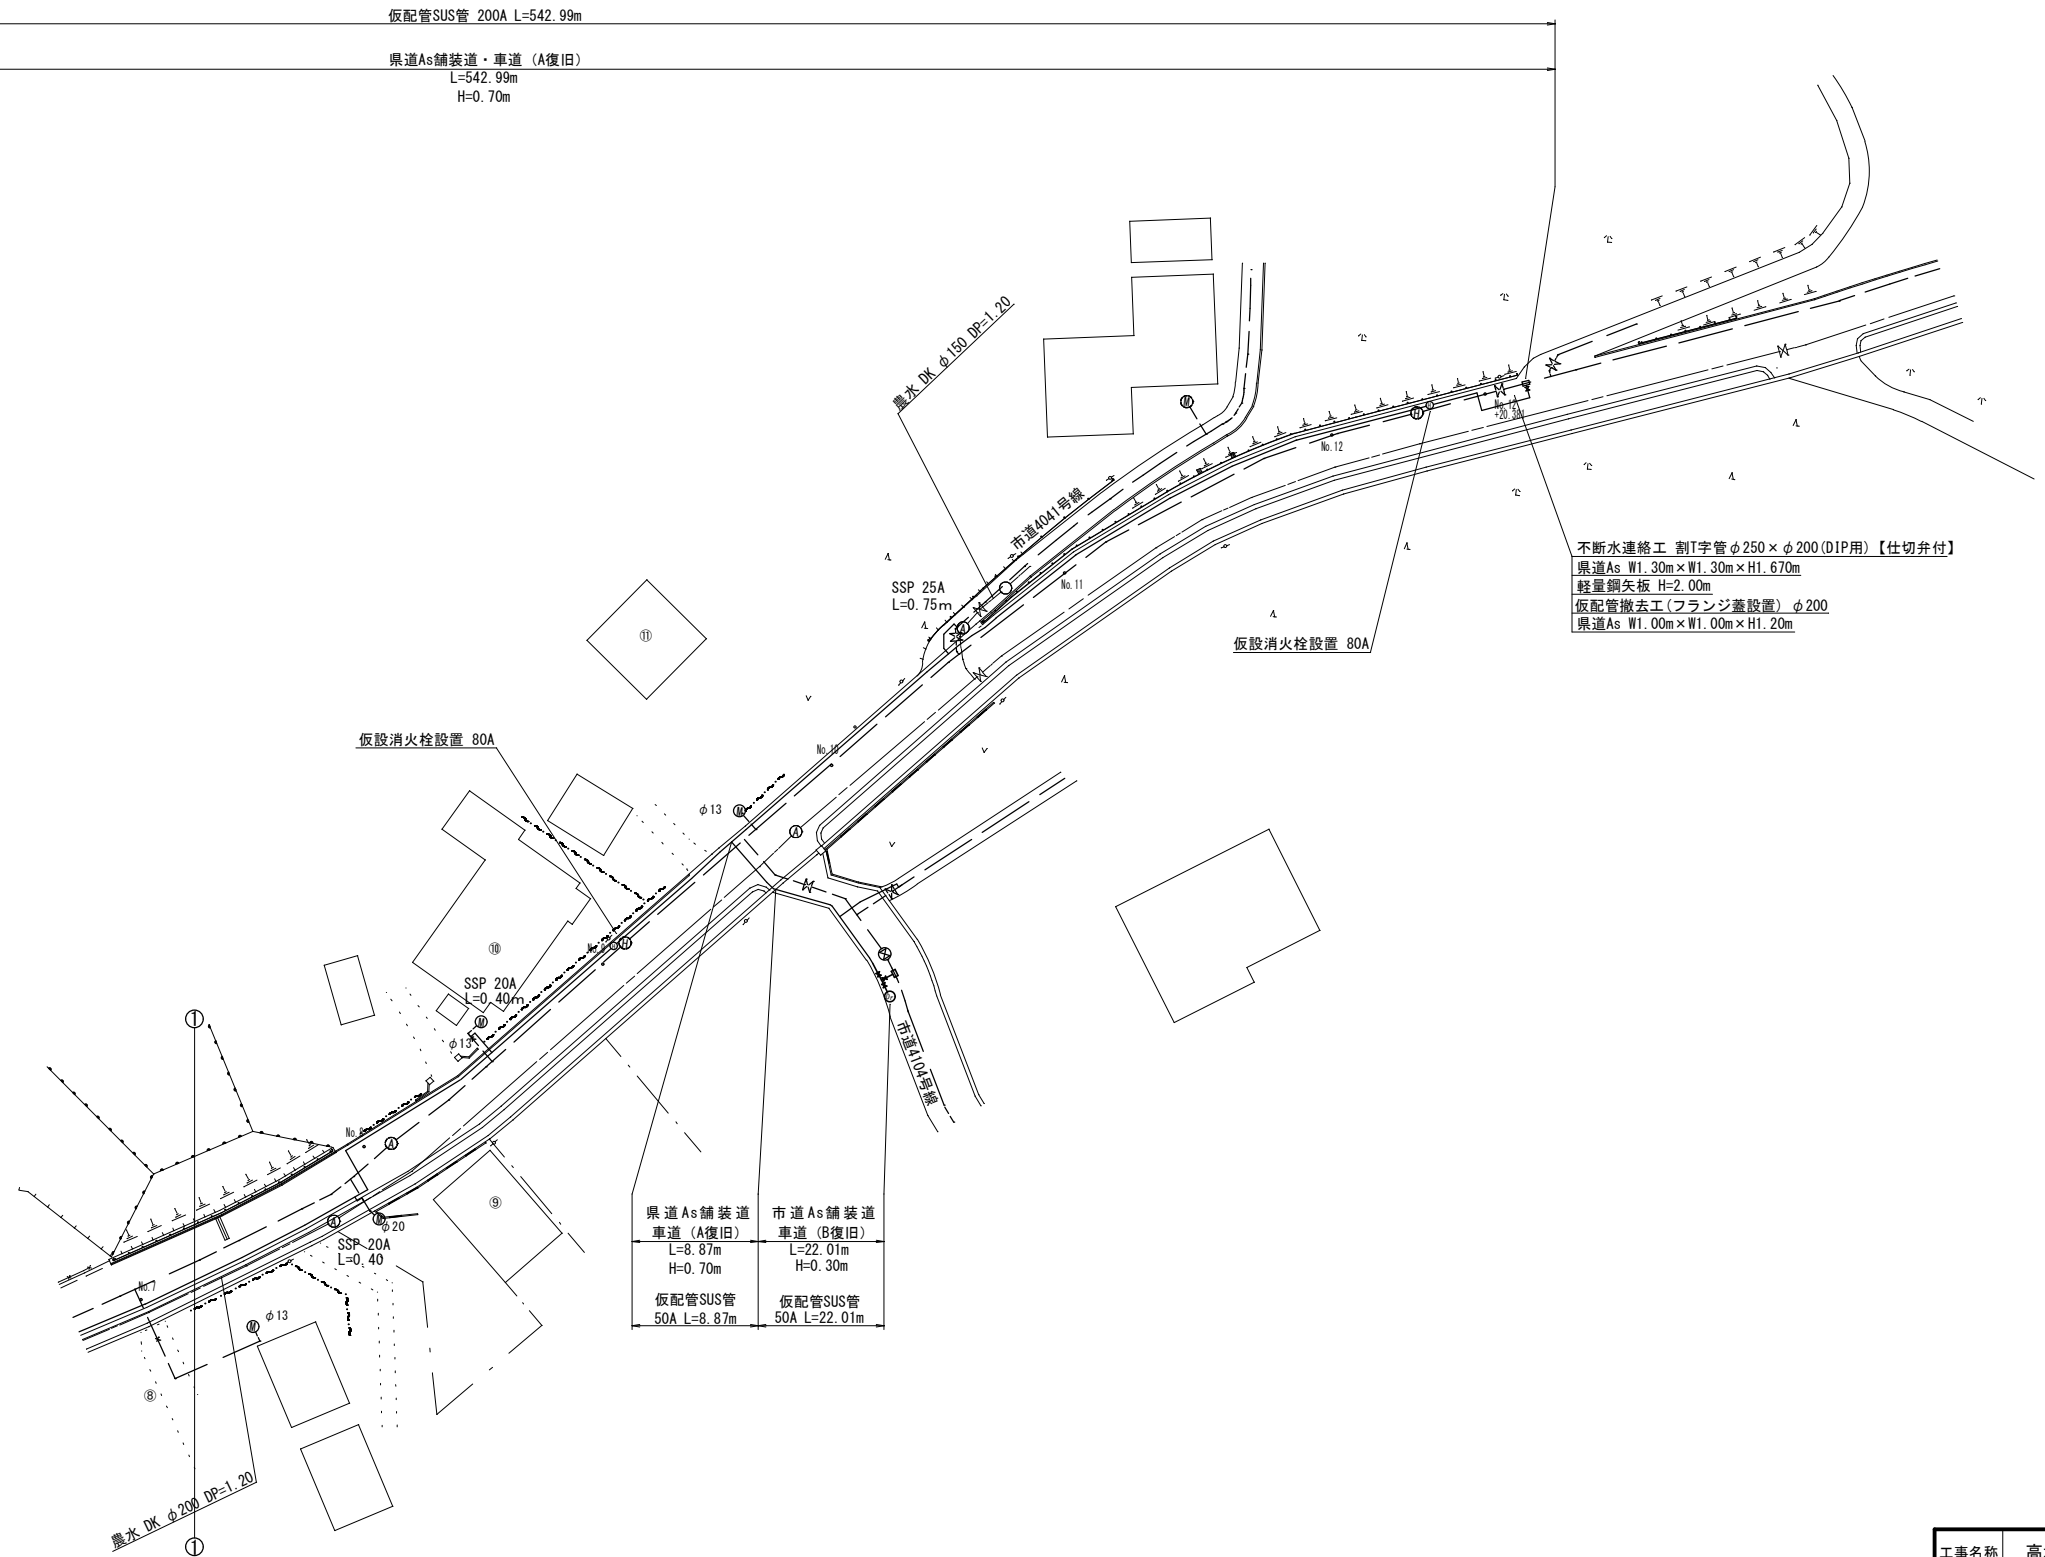

工事名称	高地区第1-1工区配水管更新工事				
工事場所	匝瑳市山桑地先				
図面名称	仮設平面図(2/2)				
葉中	20 葉 中 11			縮尺	S=1:500
竣 工				工事番号	
図面番号	一		八匝水道企業団		


仮設横断図 (1/2) S=1:100

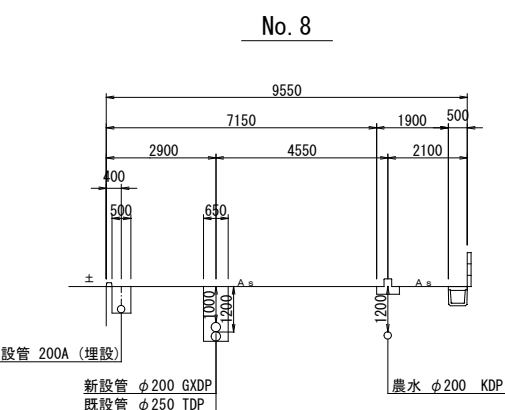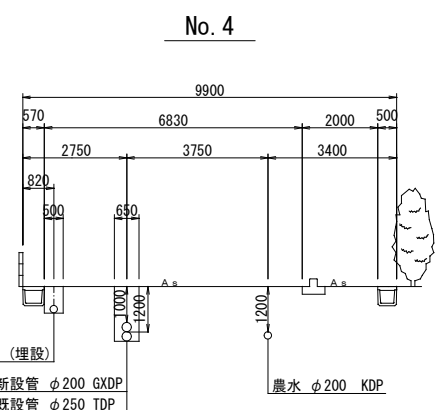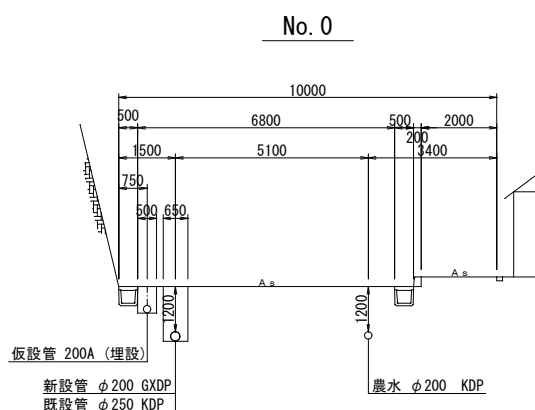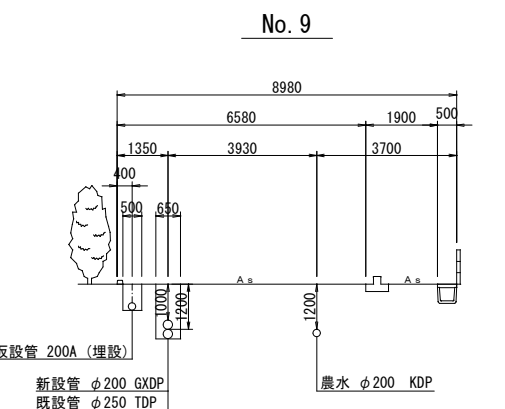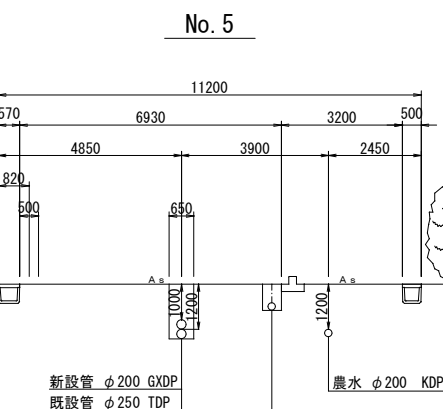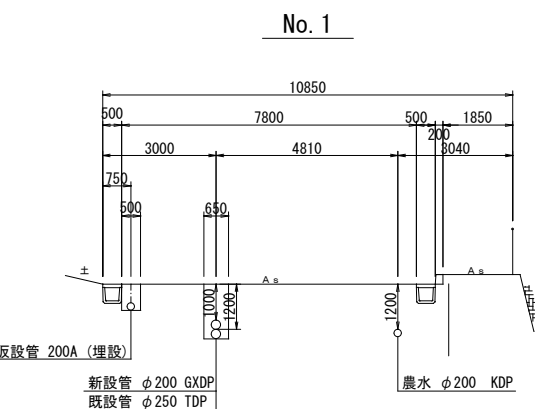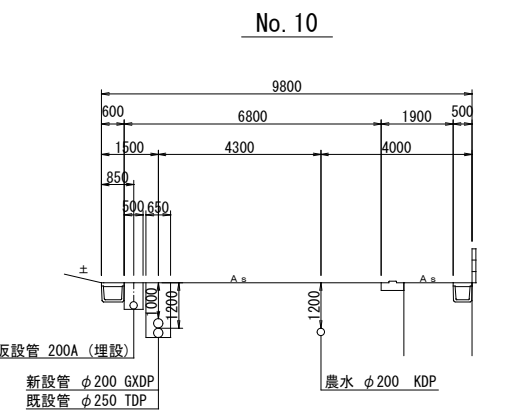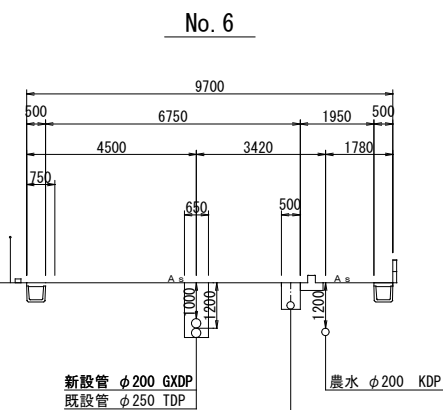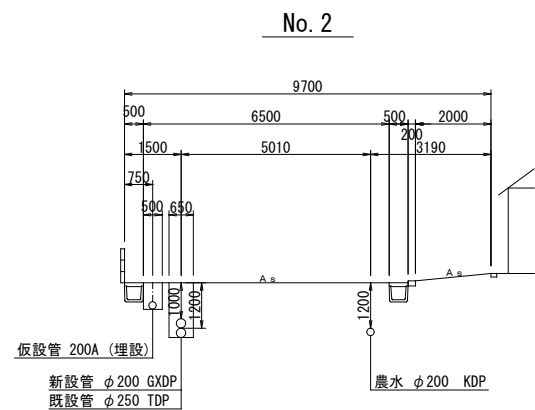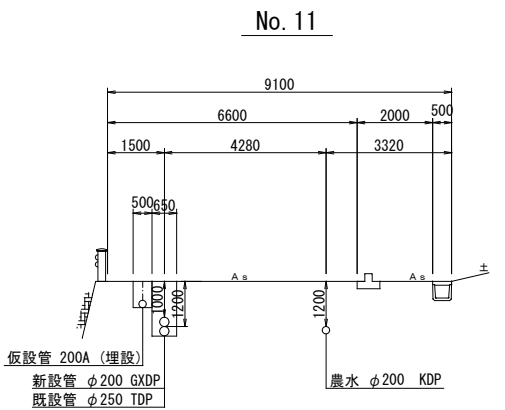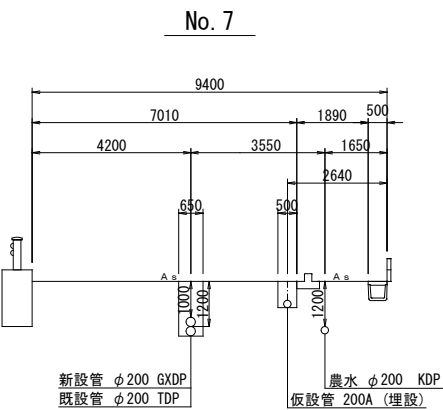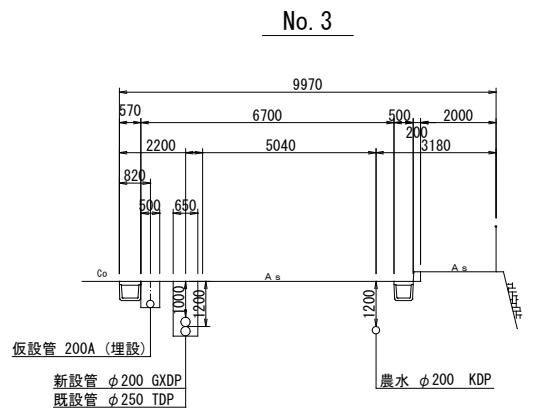


工事名称	高地区第1－1工区配水管更新工事			
工事場所	匝瑳市山桑地先			
図面名称	仮設横断図 (1/2)			
葉中	20 葉 中 12	縮尺	S=1:100	
竣工			工事番号	
図面番号	—	八匠水道企業団		

仮設横断図 (2/2) S=1:100


B - B'

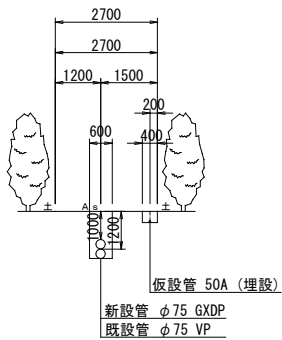


A - A'

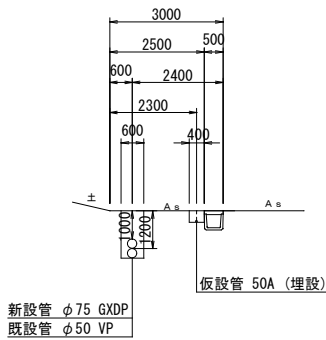


No. 12+20.381

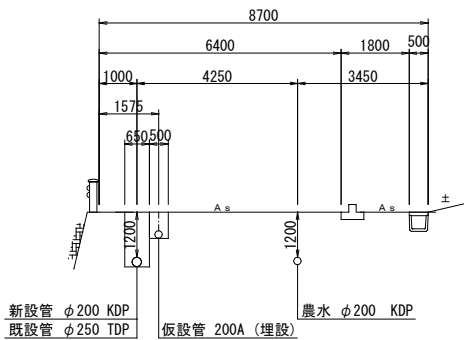

No. 12

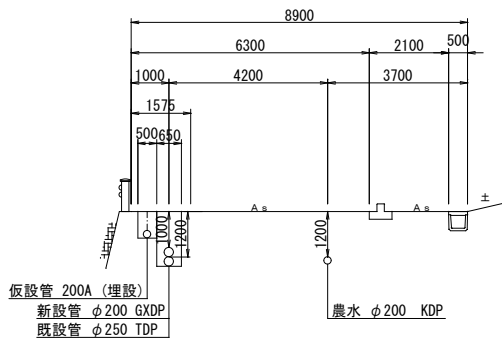


C - C'

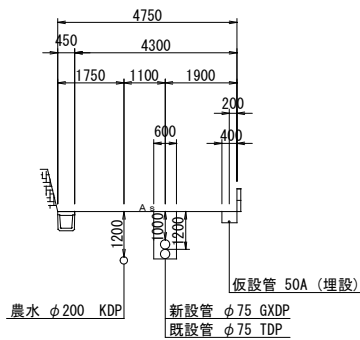

工事名称		高地区第1－1工区配水管更新工事		
工事場所		匝瑳市山桑地先		
図面名称		仮設横断図(2/2)		
葉中	20 葉 中 13		縮尺	S=1:100
竣 工			工事番号	
図面番号		一	八匠水道企業団	


仮設土工標準図 S=1:20

標準掘削断面図

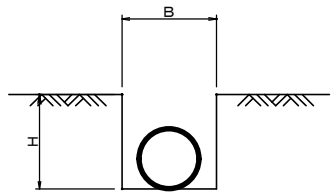


口 径	B	H	舗装種別
φ 200	500	700	県道
φ 200	400	400	市道
φ 75	500	700	県道
φ 75	400	300	市道
φ 50	500	700	県道
φ 50	400	300	市道

県道As舗装道・車道（A復旧）

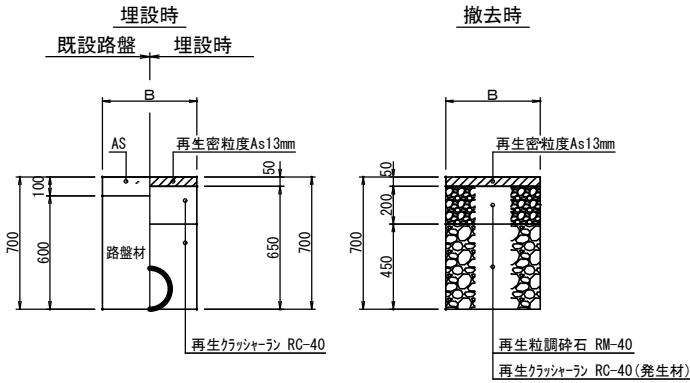


市道As舗装道（B復旧）

※（ ）内寸法はφ75以下を示す

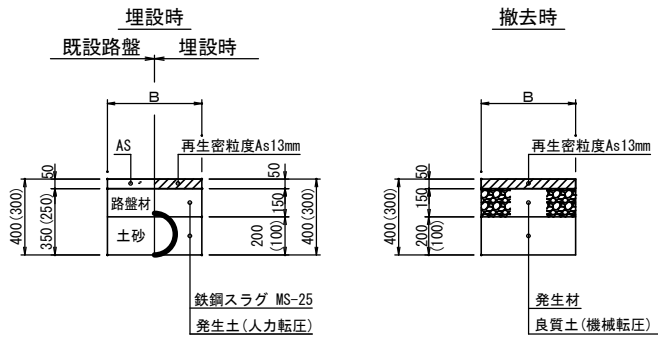


土工定規

平面図

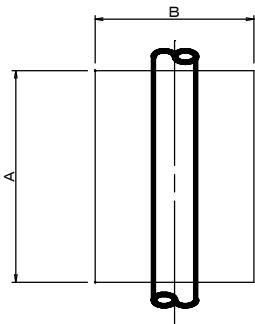


断面図

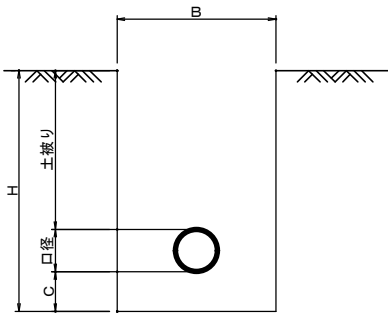


名 称	口 径	A	B	C	H	口径	土被り
不断水分岐土工	φ 250 × φ 200	1300	1300	200	1670	270	1200
不断水分岐土工	φ 75 × φ 50	1000	900	200	1490	90	1200
不断水分岐土工	φ 50 × φ 50	1000	900	200	1460	60	1200
不断水仕切弁土工	φ 75	1500	1200	200	1490	90	1200
不断水仕切弁土工	φ 50	1500	1200	200	1460	60	1200
フランジ蓋設置土工	φ 200	1000	1000		1200	270	1200
フランジ蓋設置土工	φ 75	1000	900		1200	90	1200
フランジ蓋設置土工	φ 50	1000	900		1200	60	1200
離脱防止金具設置土工	φ 250	1000	1000	200	1670	270	1200
離脱防止金具設置土工	φ 75	1000	1000	200	1490	90	1200
離脱防止金具設置土工	φ 50	1000	1000	200	1460	60	1200

県道As舗装道・歩道一般部（C復旧）

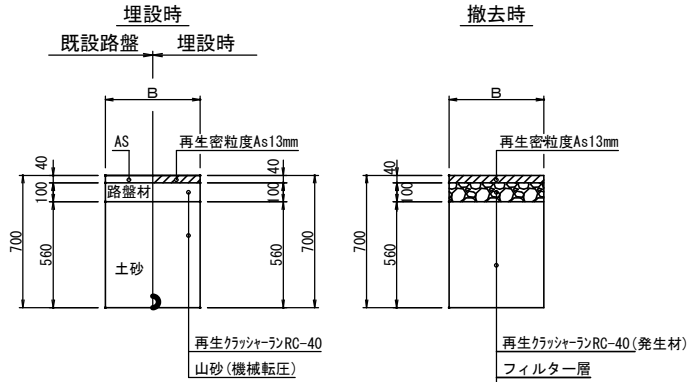

工事名称	高地区第1－1工区配水管更新工事		
工事場所	匝瑳市山桑地先		
図面名称	仮設土工標準図		
葉中	20 葉 中 14	縮尺	S=1:20
竣 工		工事番号	
図面番号	—	八匠水道企業団	




仮配管詳細図 (1/2) S=NONE SCALE

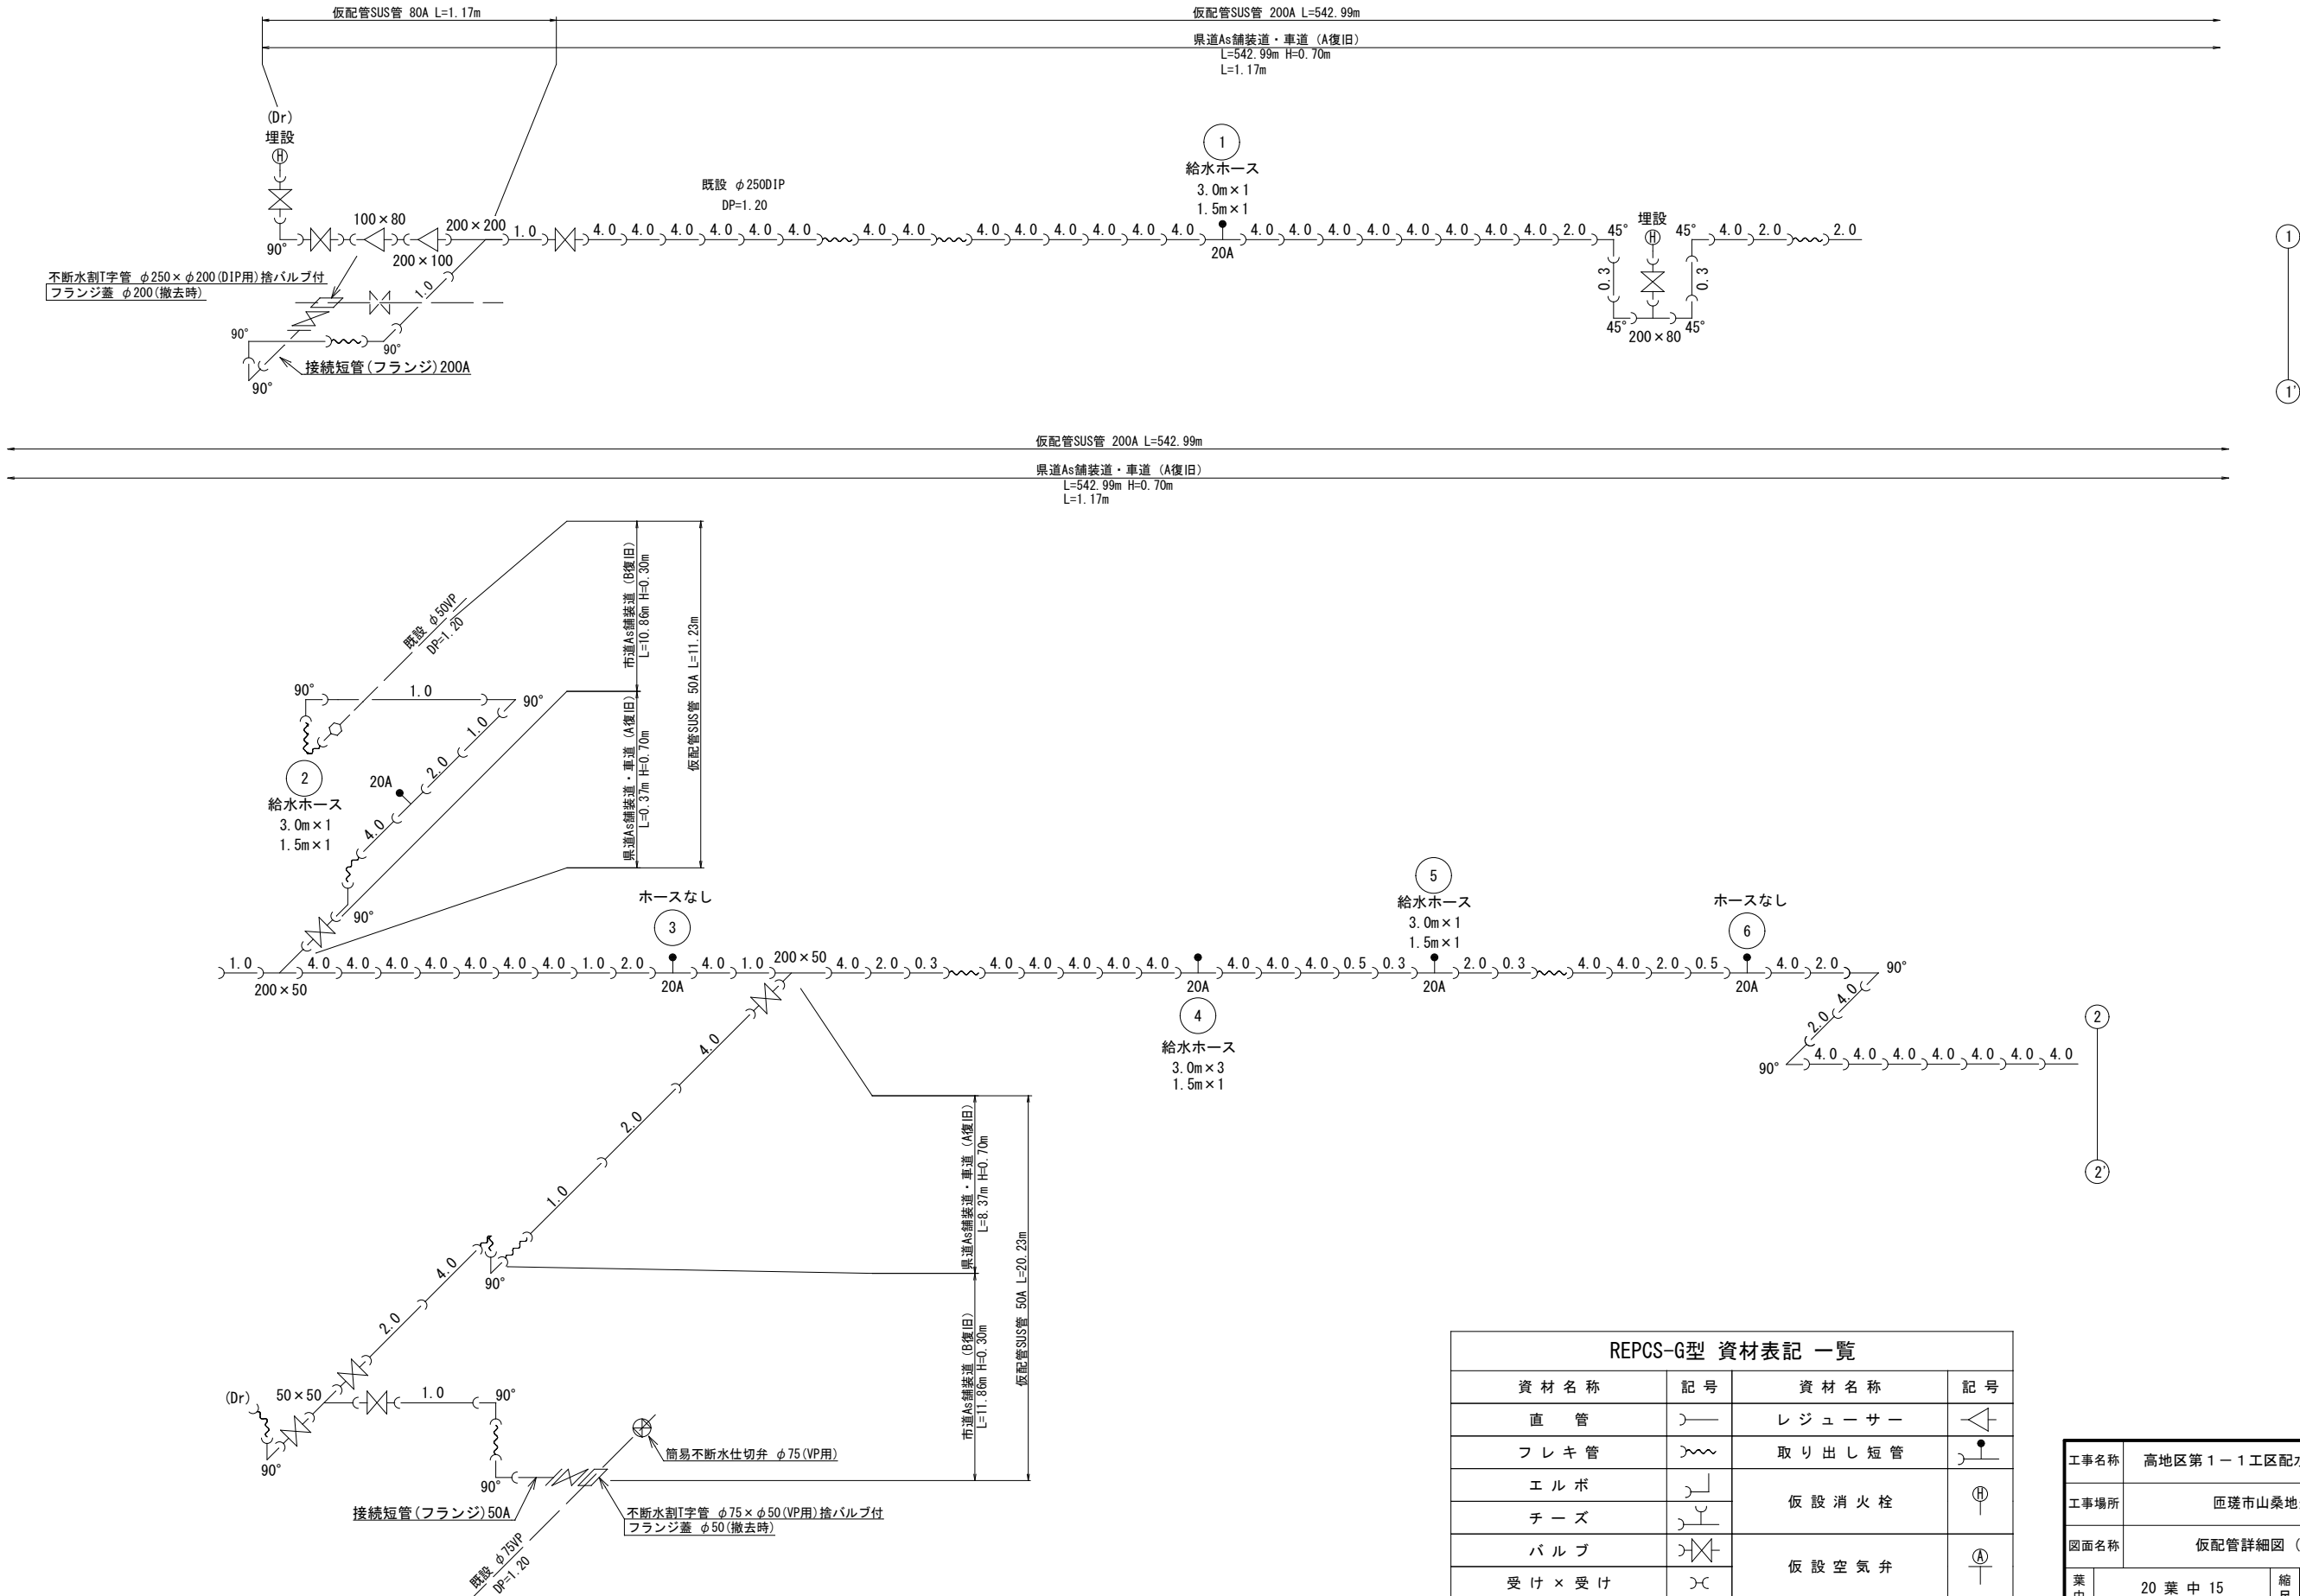

REPCS-G型 資材表記 一覧			
資 材 名 称	記 号	資 材 名 称	記 号
直 管	—	レ ジ ュ ー サ ー	◁
フ レ キ 管	〰	取 り 出 し 短 管	⋈
エ ル ボ	┐	仮 設 消 火 栓	Ⓜ
チ ー ズ	└		Ⓜ
バ ル ブ	✕	仮 設 空 気 弁	Ⓜ
受 け × 受 け	┐└	撤 去 用 直 管	—○—
受け×グルーピング、リング	○└		
挿し×グルーピング、リング	—○		

工事名称		高地区第 1－1 工区配水管更新工事	
工事場所		匝瑳市山桑地先	
図面名称		仮配管詳細図 (1/2)	
葉中	20 葉 中 15		縮尺 S=NONE SCALE
竣 工	工事番号		
図面番号	—	八咫水道企業団	


仮配管詳細図 (2/2) S=NONE SCALE

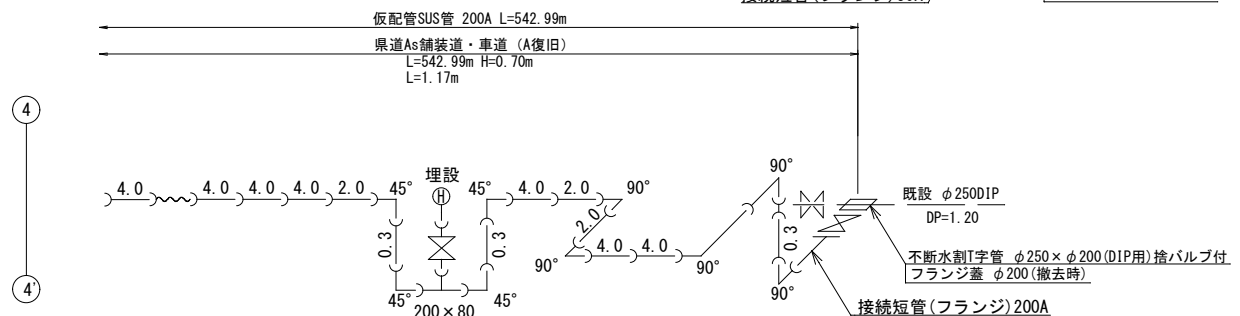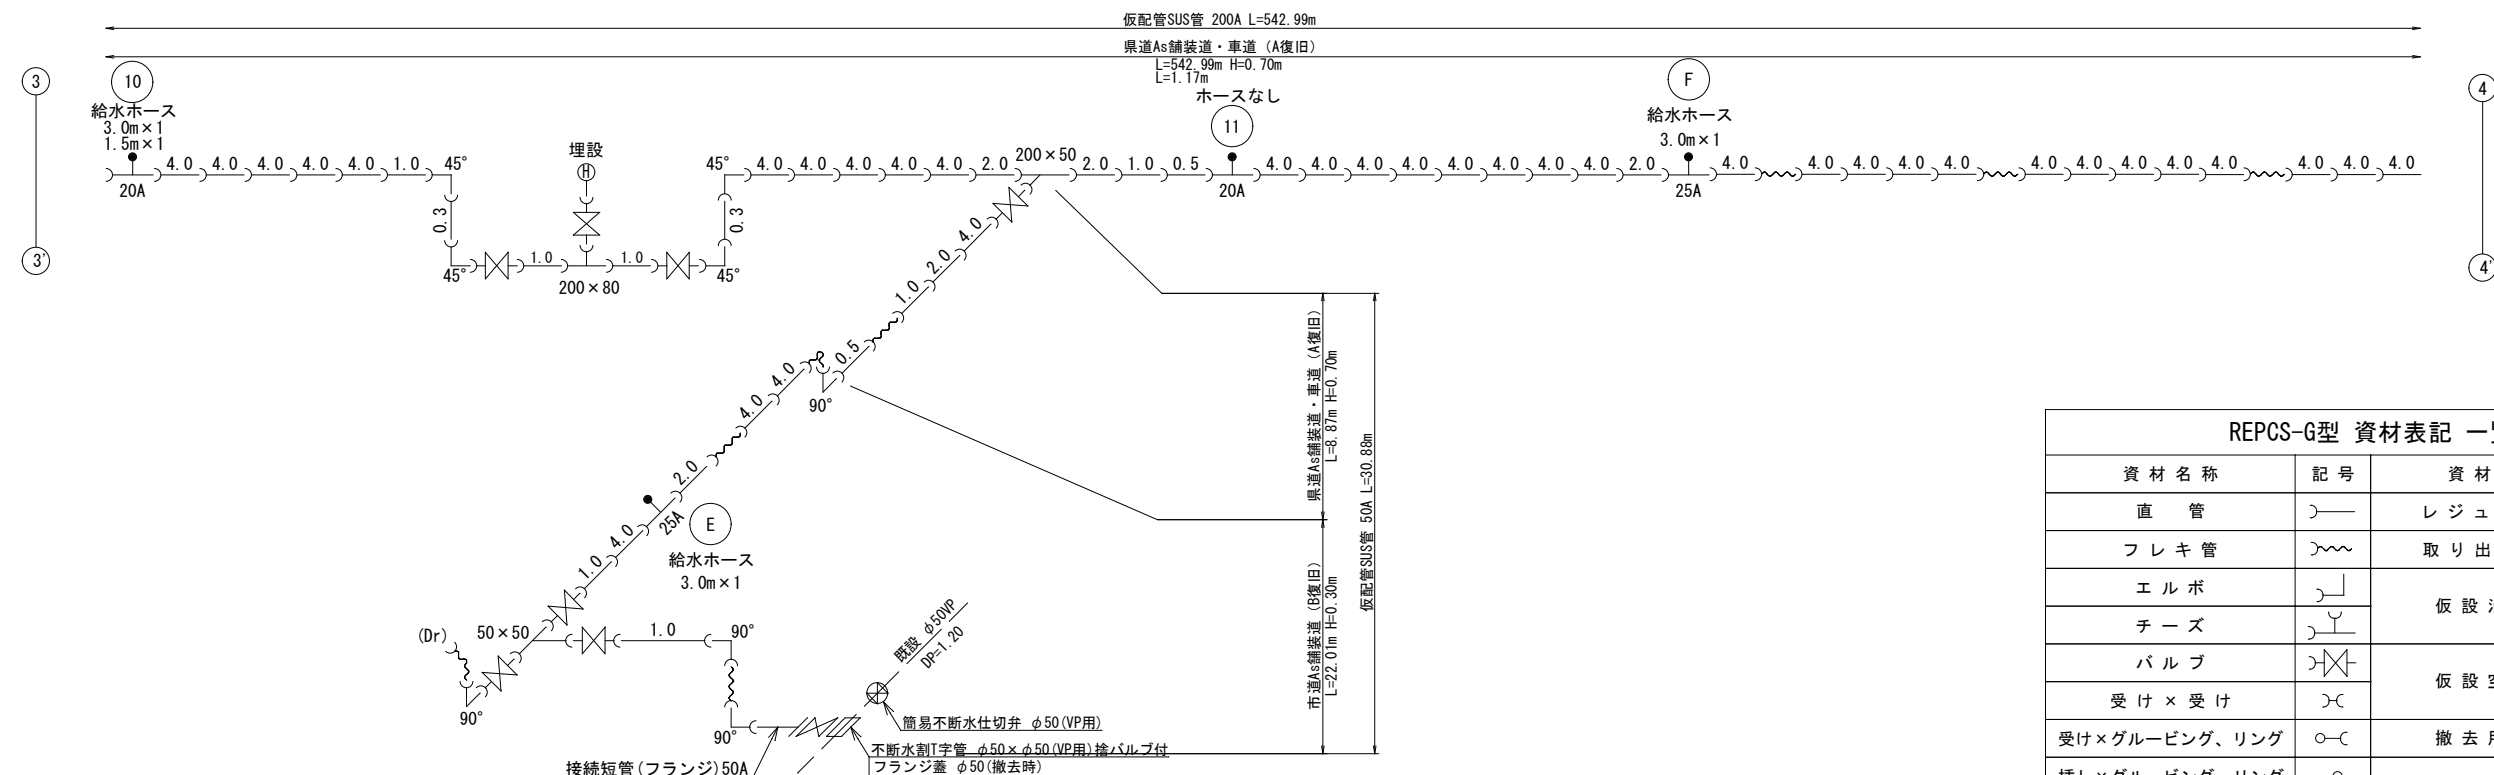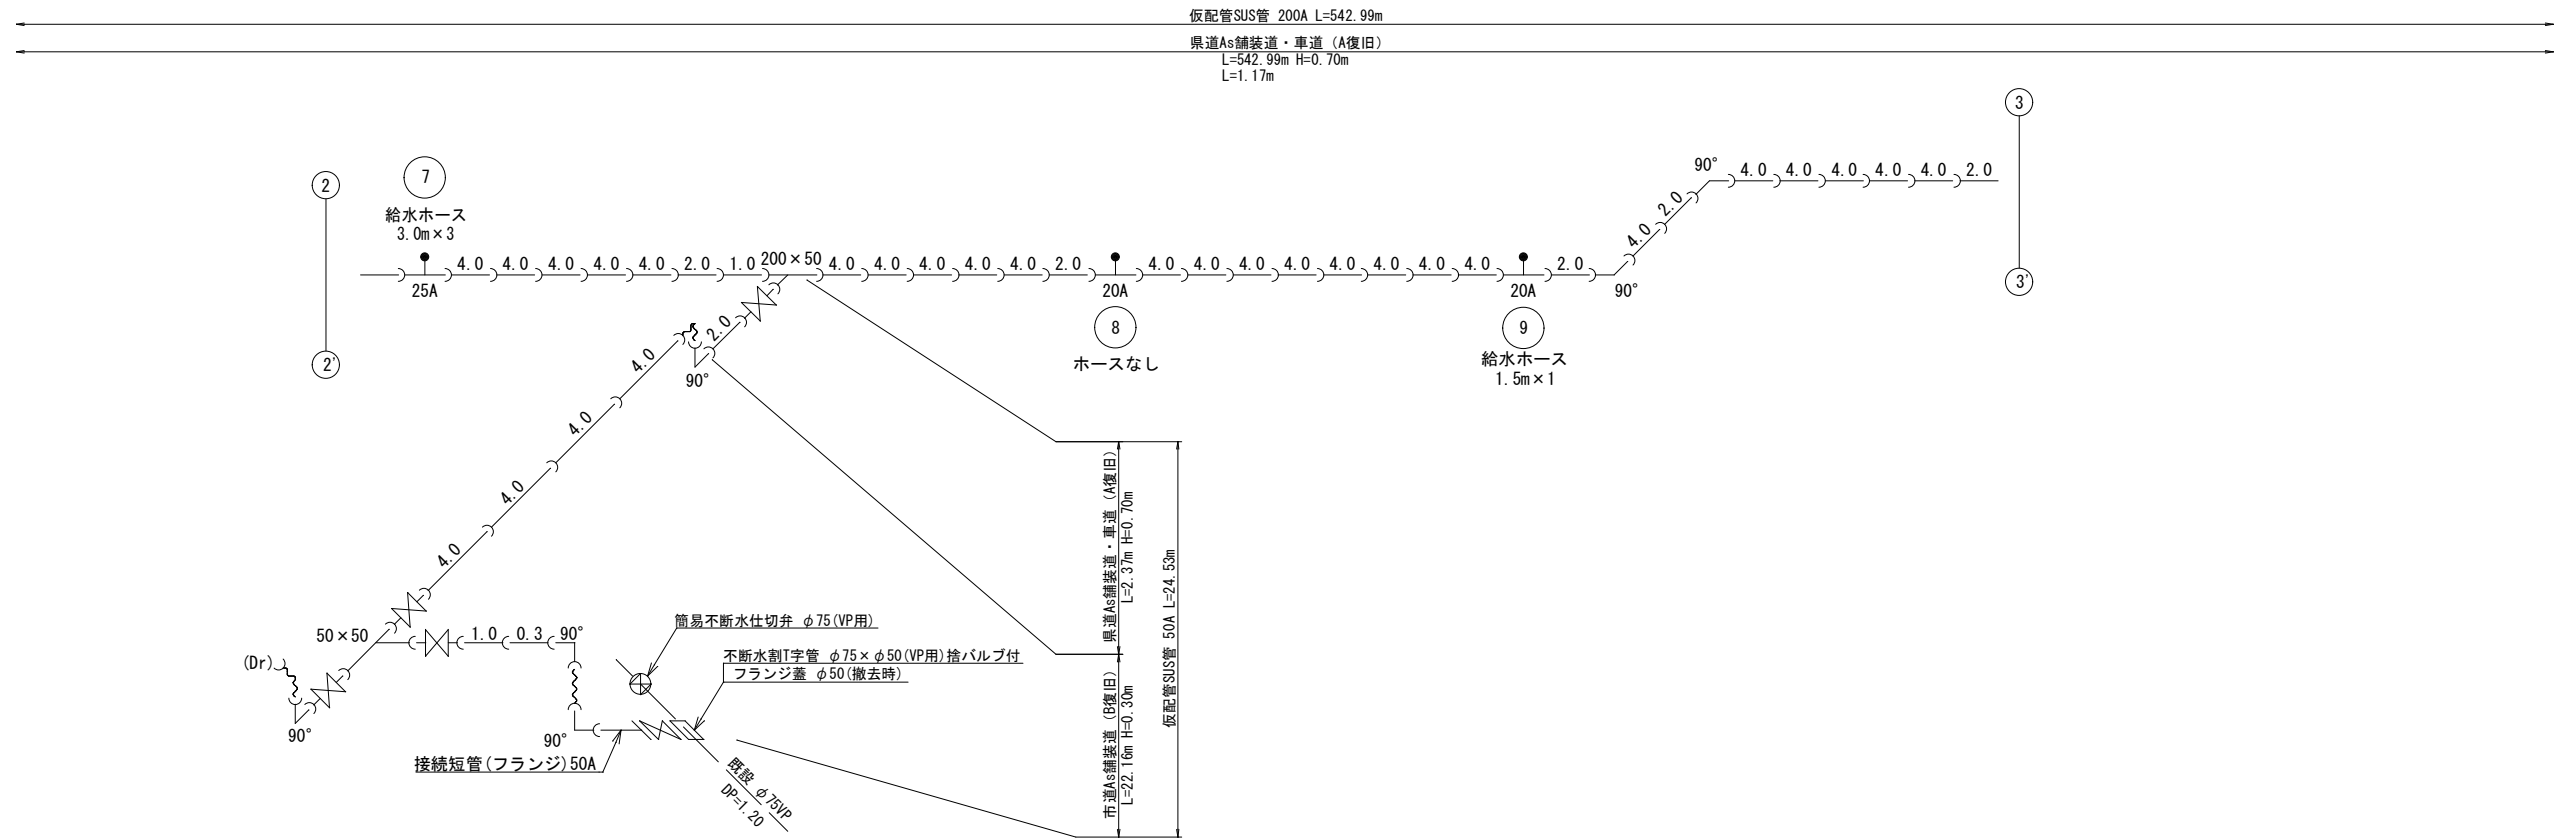

REPCS-G型 資材表記 一覧			
資材名称	記号	資材名称	記号
直管	—	レジャー	△
フレキ管	〰	取り出し短管	〰
エルボ	⌋	仮設消火栓	⊕
チーズ	⌋		⊕
バルブ	⌋	仮設空気弁	⊕
受け×受け	⌋		⊕
受け×グルーピング、リング	〇—	撤去用直管	〇—
挿し×グルーピング、リング	〇—		

工事名称	高地区第1-1工区配水管更新工事		
工事場所	匝埴市山桑地先		
図面名称	仮配管詳細図 (2/2)		
葉中	20 葉 中 16	縮尺	S=NONE SCALE
竣工		工事番号	
図面番号	—	八匠水道企業団	

仮給水管取出しタイプ S=NONE SCALE

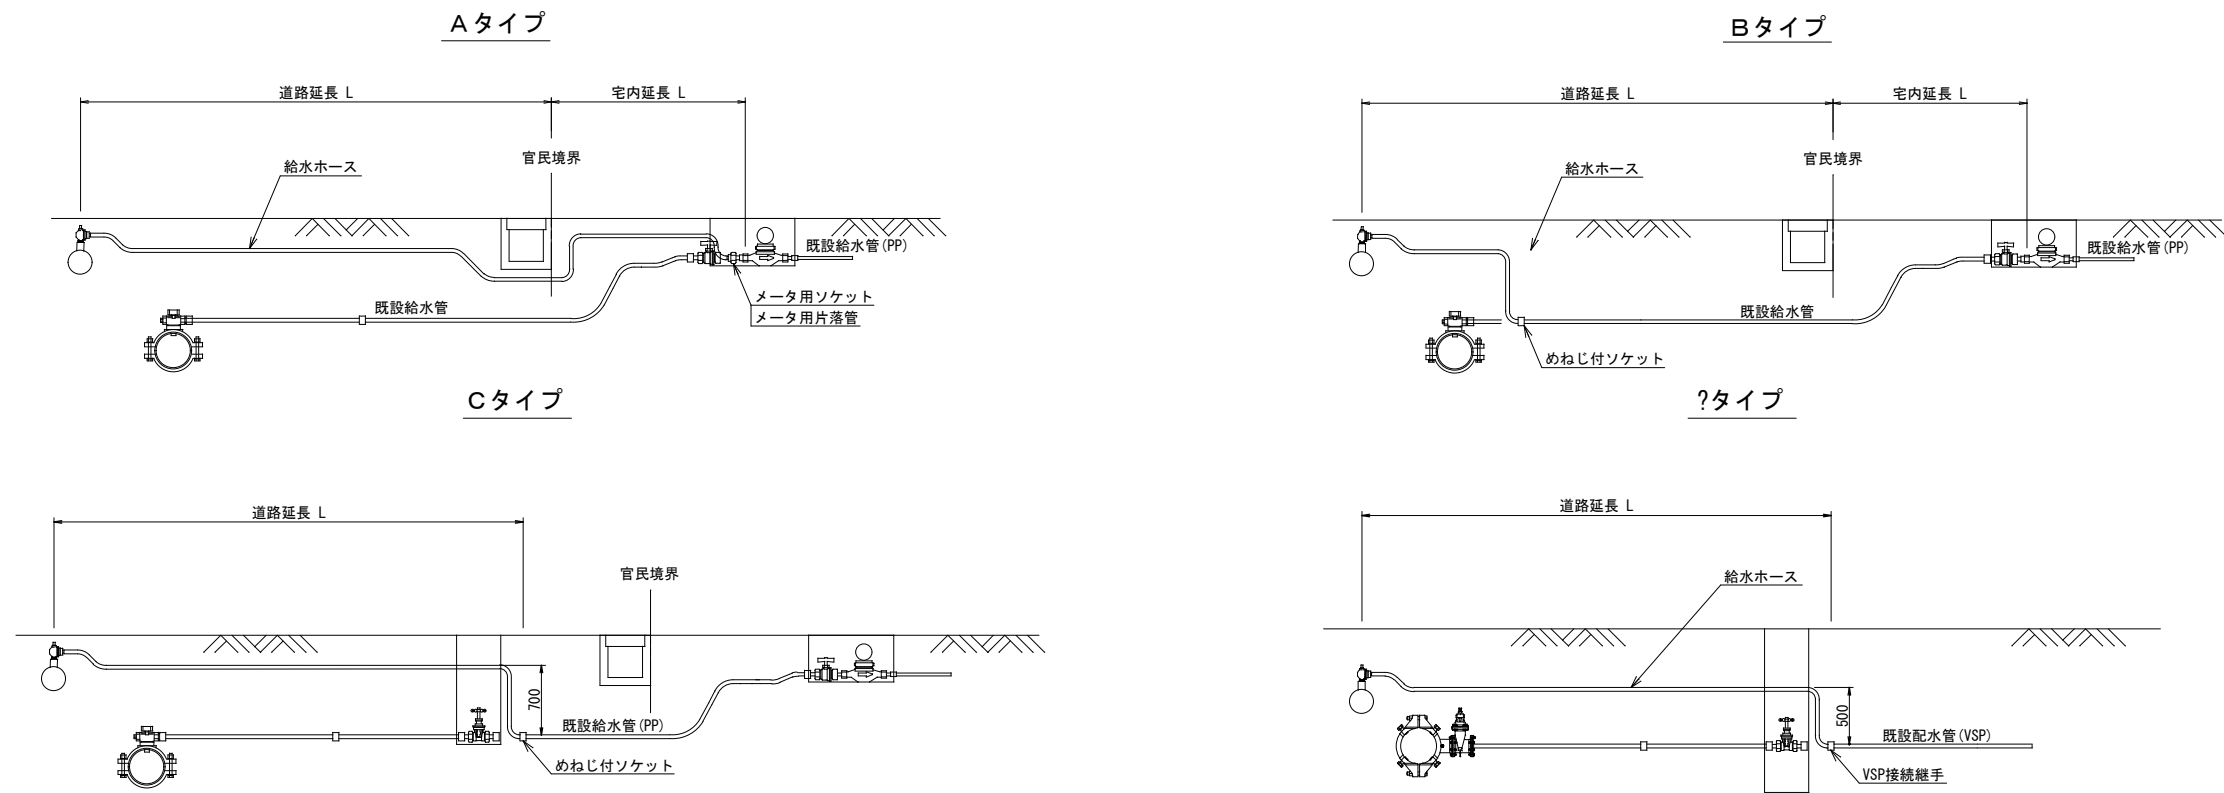


仮給水切替一覧表

仮給水切替一覧表																						
番号	栓 番	氏 名	取出し タイプ	取出 口径	量水器 口径	給水ホース（レンタル材料）				メーター用 ソケット		メーター用 片落管		めねじ付ソケット		車 道 内			宅 地 内		備 考	
						口 径	数量	口 径	数量	口 径	数量	口 径	数量	口 径	数量	県道As(車道)	県道As(歩道一般)	市道As	Co	土		
																h=0. 7m	h=0. 7m	h=0. 3m	h=0. 3m	h=0. 3m		
①			A	φ20	φ20	φ20×L3.0	1	φ20×L1.5	1	φ20	1						0.75				2.50	
②			A	φ20	φ13	φ20×L3.0	1	φ20×L1.5	1			φ20×φ13	1						1.00		3.50	
③				φ20	φ13																	
④			A	φ20	φ13	φ20×L3.0	3	φ20×L1.5	1			φ20×φ13	1				6.50	2.00			2.40	
⑤			A	φ20	φ20	φ20×L3.0	1	φ20×L1.5	1	φ20	1						0.75				3.25	
⑥				φ20	φ13																	
⑧				φ20	φ13																	
⑨			B	φ20	φ20			φ20×L1.5	1					φ20	1	0.50						
⑩			C	φ20	φ13	φ20×L3.0	1	φ20×L1.5	1					φ20	1	0.40					2.50	
⑪				φ20																		
				φ25		φ25×L3.0	1							φ25	1	0.75			2.50			
				φ25		φ25×L3.0	1							φ25	1				3.50			
合 計						φ25×L3.0	2	φ20×L1.5	6	φ20	2	φ20×φ13	2	φ25	2	9.65	2.00	7.00		14.15		
						φ20×L3.0	7							φ20	2							

仮給水切替一覧表


番号	栓 番	氏 名	取出し タイプ	取出 口径	量水器 口径	給水ホース(レンタル材料)				めねじ付ソケット (VP・SP)		HI・TSソケット		HI・LAソケット		HIVP(m)		車 道 内		備 考						
						口 径		数 量		口 径		数 量		口 径		数 量		口 径			数 量		県道As(車道)		私道As	
						φ 25	φ 13	φ 25×L3.0	1	φ 25	1	φ 25	1	φ 25	1	φ 25	1	φ 25	0.5		φ 25	0.7m	φ 25	0.3m		
⑦			D	φ 25		φ 25×L3.0	3			φ 25	1	φ 25	1	φ 25	1	φ 25	0.5	6.50	2.00							
合 計						φ 25×L3.0	3			φ 25	1			φ 25	1			6.50	2.00							

工事名称		高地区第1ー1工区配水管更新工事	
工事場所		匝瑳市山桑地先	
図面名称		仮給水取出しタイプ 仮給水切替一覧表	
葉中	20 葉 中 17	縮尺	S=NONE SCALE
竣工		工事番号	
図面番号	—	八匠水道企業団	

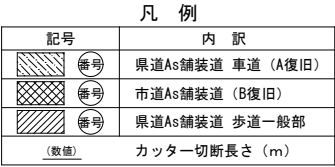

工事名称	高地区第1-1工区配水管更新工事		
工事場所	匠堤市山桑地先		
図面名称	舗装本復旧平面図 (1/2)		
葉中	20 葉 中 18	縮尺	S=1:500
竣工		工事番号	
図面番号	一	八匠水道企業団	

舗装本復旧平面図 (2/2) S=1:500

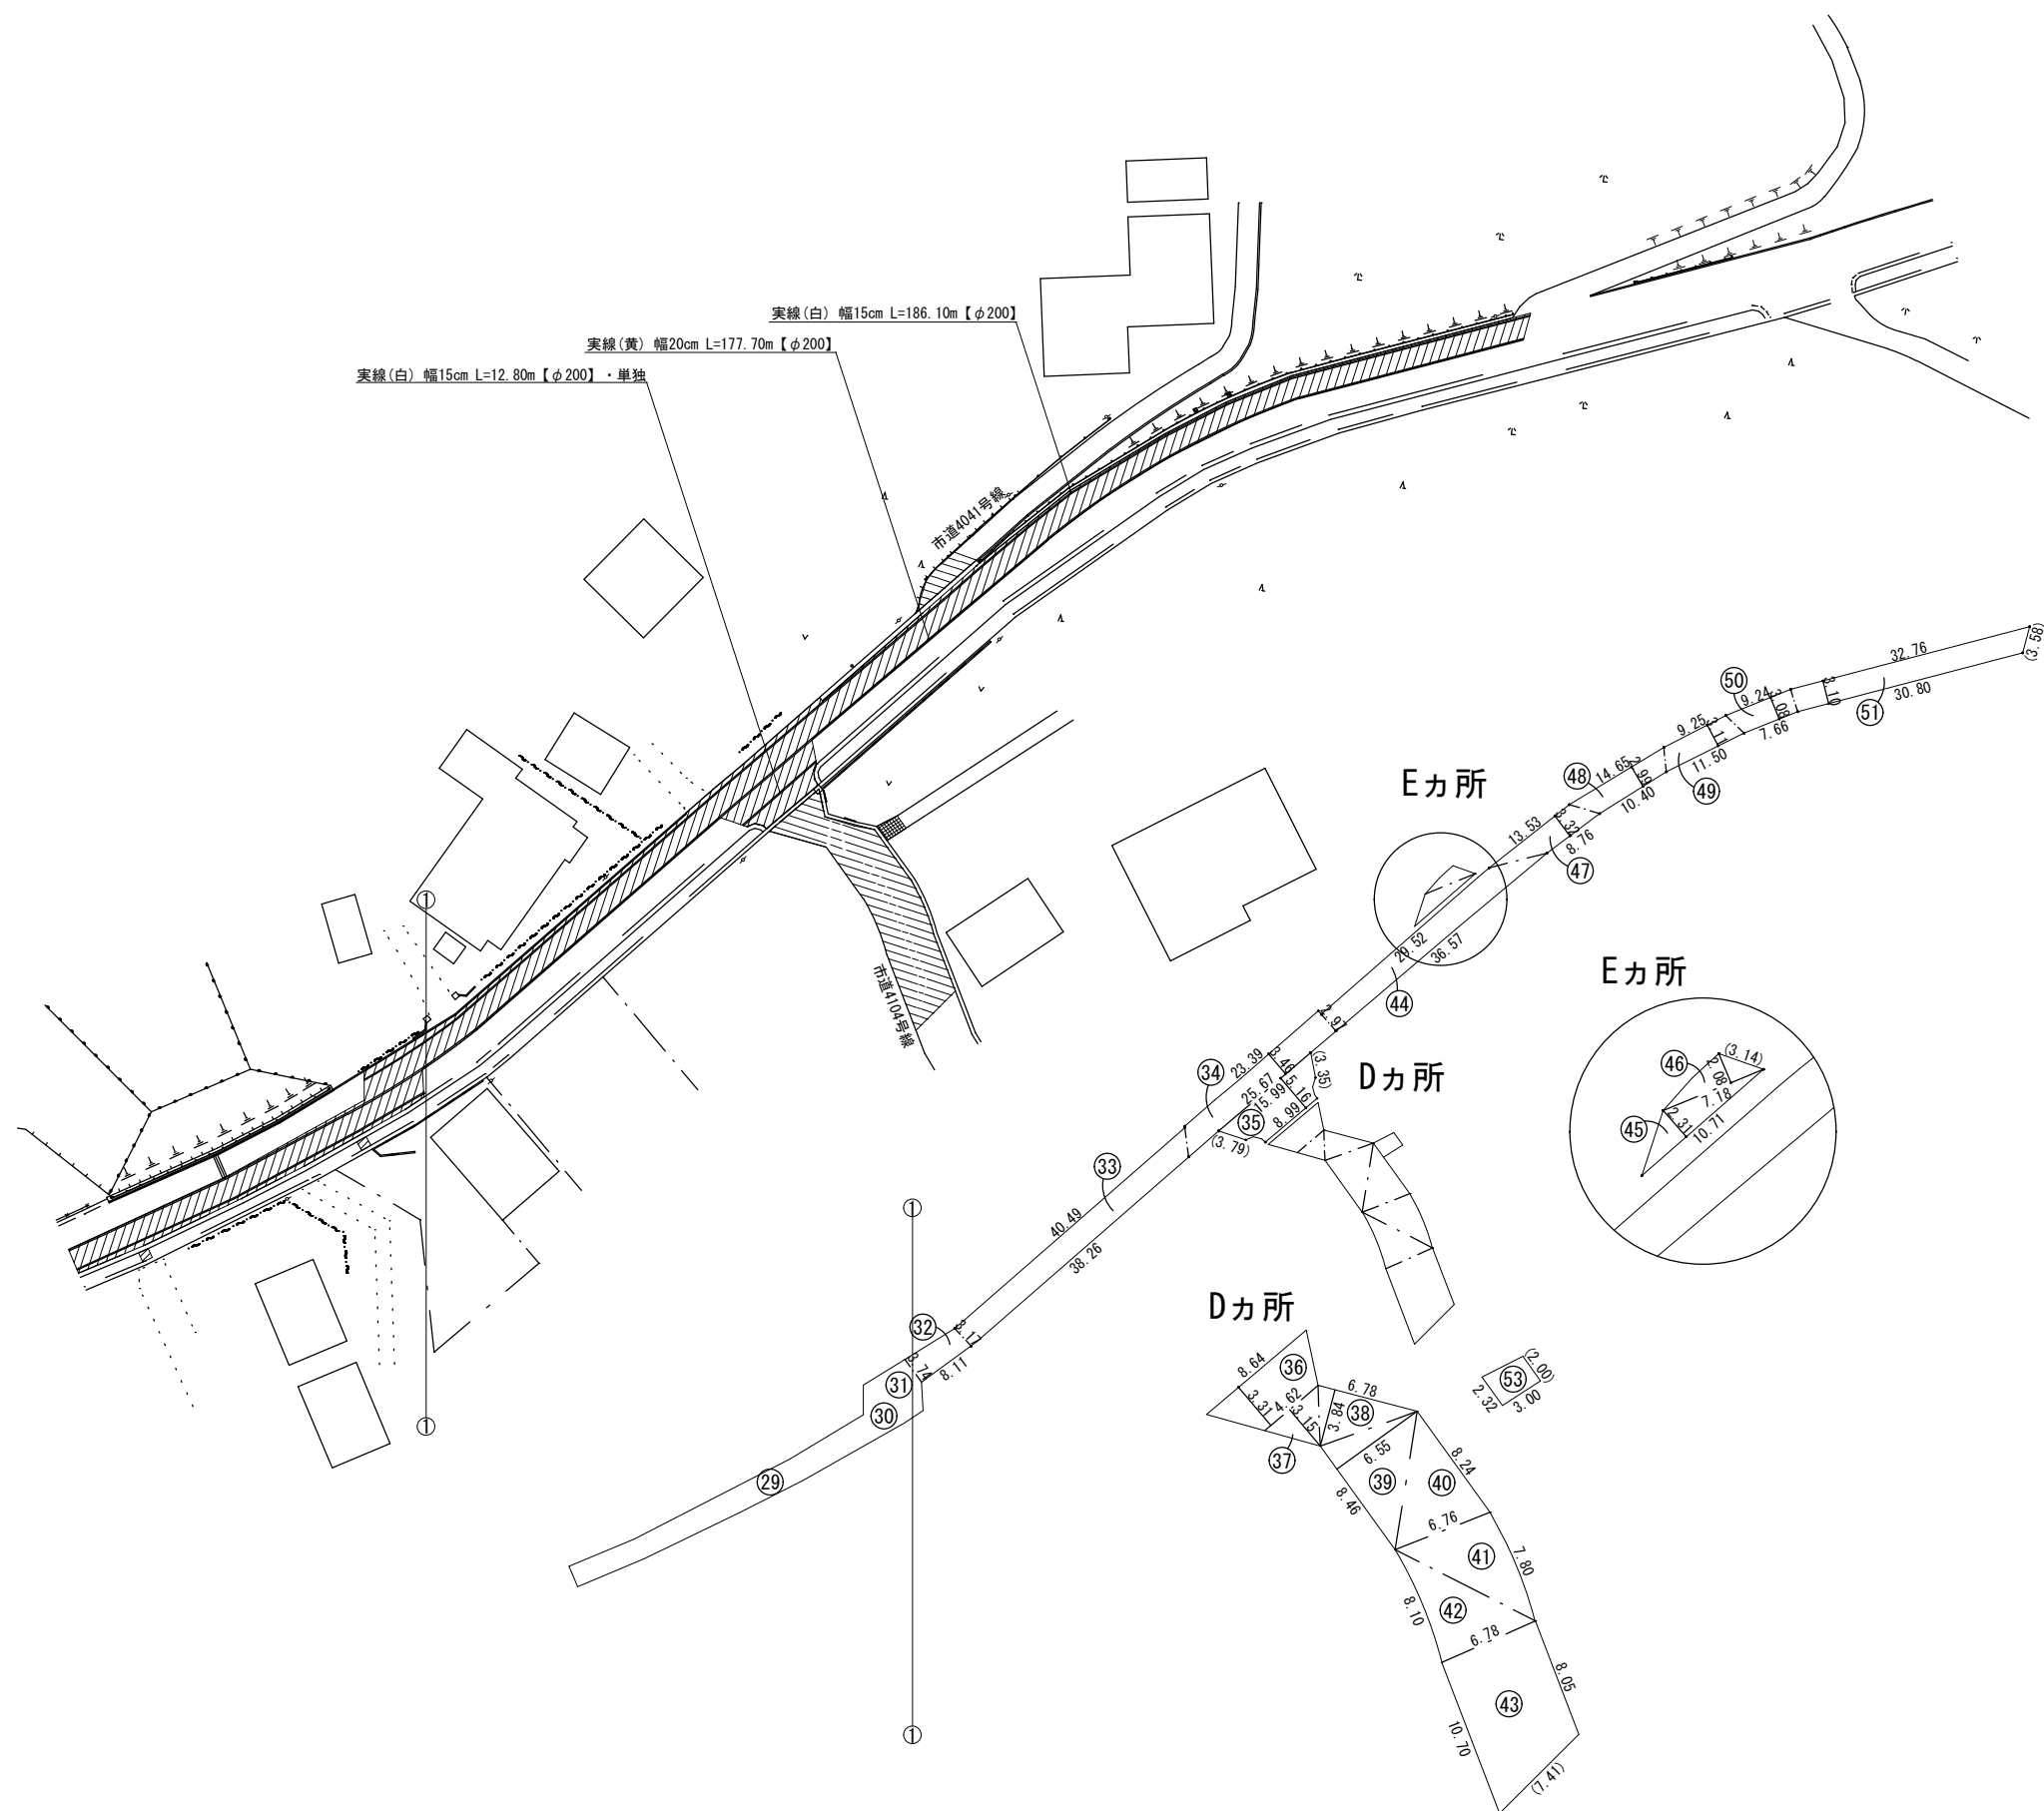

工事名称	高地区第1-1工区配水管更新工事		
工事場所	匠礎市山桑地先		
図面名称	舗装本復旧平面図 (2/2)		
葉中	20 葉 中 19	縮尺	S=1:500
竣工		工事番号	
図面番号	—	八匠水道企業団	

面積集計表

県道As舗装道・車道（A復旧）【φ200】（補助対象）						
番号	舗 装 面 積		舗 装 切 断 長			
	算 式	面積(m ²)	算 式	式	切断(m)	
1	(31.00+40.80)×3.28×1/2	117.75	3.79			3.79
2	12.14×3.43×1/2	20.82				
3	61.56×4.30×1/2	132.35				
4	61.56×3.18×1/2	97.88				
5	(3.18+4.34)×6.39×1/2	24.03				
11	(3.48+4.34)×37.67×1/2	147.29				
12	(3.48+6.35)×11.32×1/2	55.64				
13	11.65×2.60×1/2	15.15	3.57			3.57
19	(14.80+20.63)×6.35×1/2	112.49				
20	(16.02+23.47)×6.73×1/2	132.88				
22	(13.65+15.87)×6.73×1/2	99.33				
23	(37.68+46.51)×6.81×1/2	286.67	4.18			4.18
24	(48.27+45.68)×3.53×1/2	165.82				
29	(20.57+18.86)×3.53×1/2	69.59				
30	(8.40+8.87)×3.46×1/2	29.88	3.41			3.41
31	(6.44+8.40)×3.68×1/2	27.31	4.17			4.17
32	(3.17+3.74)×8.11×1/2	28.02				
33	(38.26+40.49)×3.17×1/2	124.82				
34	(23.39+25.67)×3.46×1/2	84.87				
44	(29.52+36.57)×2.97×1/2	98.14				
47	(8.76+13.53)×3.32×1/2	37.00				
48	(10.40+14.65)×2.99×1/2	37.45				
49	(9.25+11.50)×3.11×1/2	32.27				
50	(7.66+9.24)×3.08×1/2	26.03				
51	(30.80+32.76)×3.10×1/2	98.52	3.58			3.58
計		2102.00				22.70

県道As舗装道・車道（A復旧）【打ち換え】（単独費）						
番号	舗 装 面 積		舗 装 切 断 長			
	算 式	面積(m ²)	算 式	式	切断(m)	
14	(6.80+9.57)×0.73×1/2	5.98				
15	(5.50+6.80)×1.33×1/2	8.18				
25	(6.43+10.17)×1.90×1/2	15.77				
35	(8.99+15.99)×5.16×1/2	64.45	3.79	3.35		7.14
計		94.38				7.14

県道As舗装道・歩道一般（C復旧）【給水】（単独費）						
番号	舗 装 面 積		舗 装 切 断 長			
	算 式	面積(m ²)	算 式	式	切断(m)	
21	(1.72+1.78)×1.40×1/2	2.45	1.72	1.78		3.50
28	(1.30+1.35)×1.40×1/2	1.86	1.30	1.35		2.65
計		4.31				6.15

市道As舗装道（B復旧）【φ75】（単独費）						
番号	舗 装 面 積		舗 装 切 断 長			
	算 式	面積(m ²)	算 式	式	切断(m)	
6	(3.67+6.85)×3.41×1/2	17.94				
7	5.76×2.20×1/2	6.34				
8	10.57×2.88×1/2	15.22				
9	6.50×2.40×1/2	7.80	2.90			2.90
10	2.00×2.50	5.00	2.62	2.62		5.24
16	13.03×4.31×1/2	28.08				
17	10.17×2.04×1/2	10.37				
18	3.41×2.74×1/2	4.67	3.41			3.41
26	(4.77+6.38)×2.15×1/2	11.99				
27	(12.70+15.65)×4.32×1/2	61.24	4.96			4.96
36	(4.62+8.64)×3.31×1/2	21.95				
37	4.62×3.15×1/2	7.28				
38	6.78×3.84×1/2	13.02				
39	8.46×6.55×1/2	27.71				
40	8.24×6.76×1/2	27.85				
41	7.80×6.76×1/2	26.36				
42	8.10×6.78×1/2	27.46				
43	(8.05+10.70)×6.78×1/2	63.56	7.41			7.41
計		383.84				23.92

市道As舗装道（B復旧）【φ25】（単独費）						
番号	舗 装 面 積		舗 装 切 断 長			
	算 式	面積(m ²)	算 式	式	切断(m)	
45	10.71×2.31×1/2	12.37				
46	7.18×2.08×1/2	7.47	3.14			3.14
計		19.84				3.14

私道As舗装道（D復旧）（単独費）						
番号	舗 装 面 積		舗 装 切 断 長			
	算 式	面積(m ²)	算 式	式	切断(m)	
52	9.98×8.09×1/2	4.04	6.60			6.60
53	(2.00+2.32)×3.00×1/2	6.48	2.00			2.00
計		10.52				8.60

路面標示集計表

路面標示（補助対象）			
名 称	算 式	延長(m)	面積(m ²)
県道・車道【φ200】			
実線(白) 幅15cm	118.30+109.10+5.00+182.10+7.20 +186.10 =	607.80	
実線(黄) 幅20cm	116.60+203.80+177.70 =	498.10	
破線(白) 幅30cm	1.00×5 =	5.00	
破線(白) 幅45cm	4.00×4+2.50 =	18.50	
記号(白) 幅15cm換算	19.70+19.70+19.70+19.70+19.70 =	98.50	

路面標示（単独費）			
名 称	算 式	延長(m)	面積(m ²)
県道・車道【φ200】			
実線(白) 幅15cm	12.80	12.80	

工事名称		高地区第 1－1 工区配水管更新工事		
工事場所		匝瑳市山桑地先		
図面名称		面積集計表・路面標示集計表		
葉 中	20 葉 中 20		縮 尺	S=1:500
竣 工		工事番号		
図面番号		—	八匠水道企業団	