


案 内 図 S=1:5,000

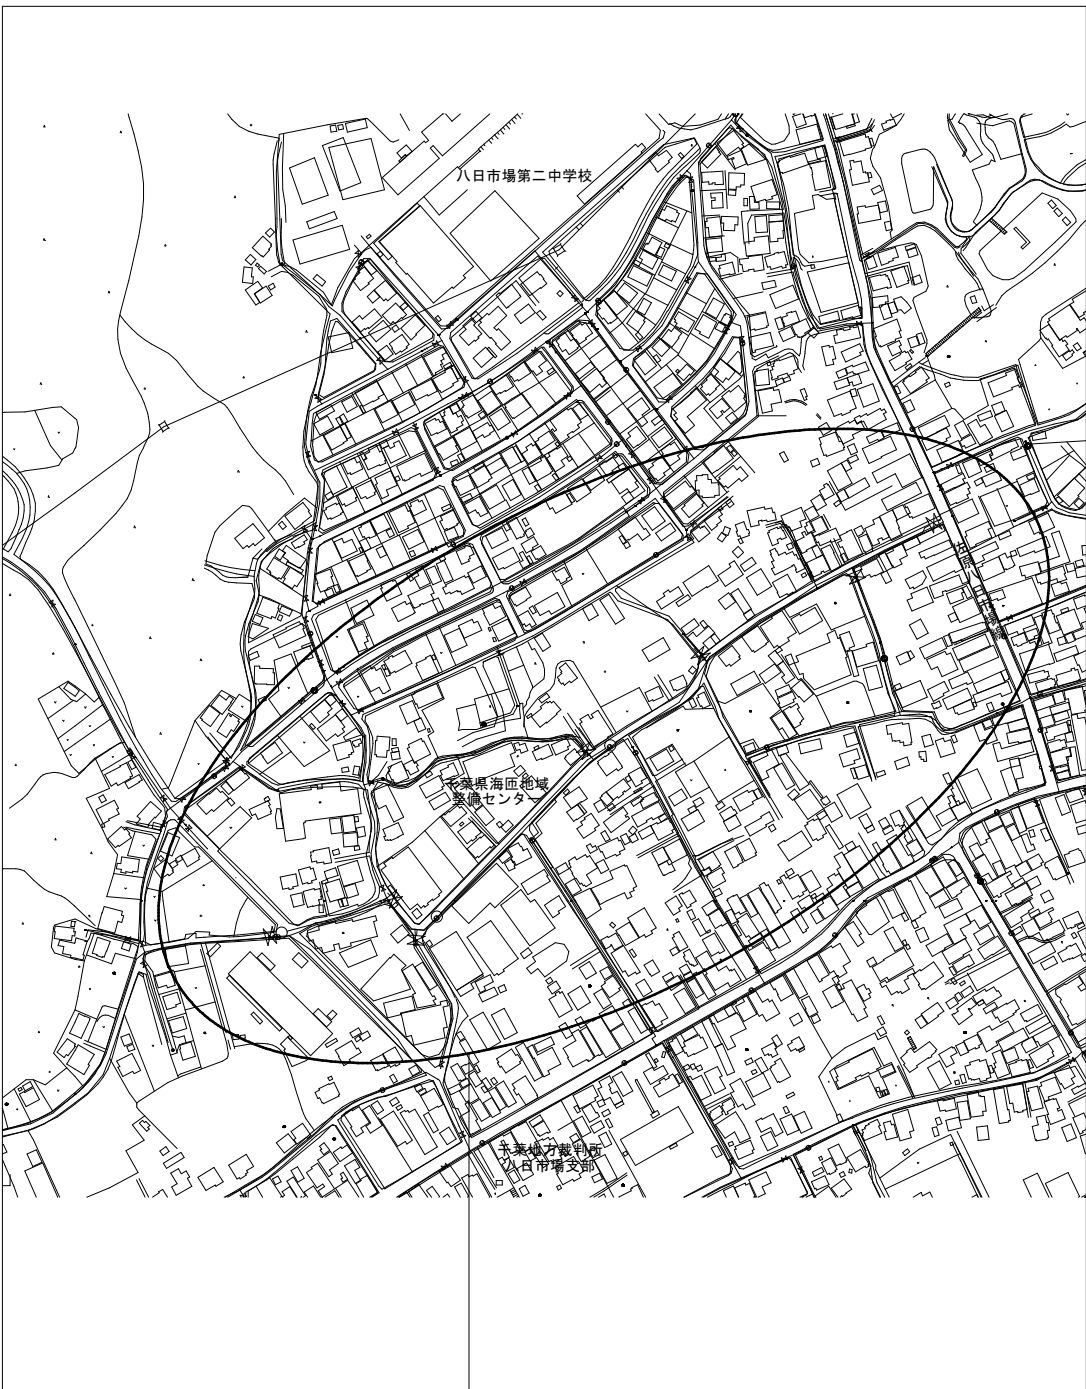

工事箇所 匝瑳市八日市場イ2537～
八日市場イ979番地先


管 網 図 S=1:2,500



工事箇所 匝瑳市八日市場イ2537～
八日市場イ979番地先

工事名称	高地区第1－2工区配水管更新工事			
工事場所	匝瑳市八日市場イ地先			
図面名称	案内図・管网図			
葉中	17 葉 中 1	縮尺	S=1:5,000 S=1:2,500	
竣工		工事番号		
図面番号	R08H00102	八匠水道企業団		

平面図（1/2） S=1:500

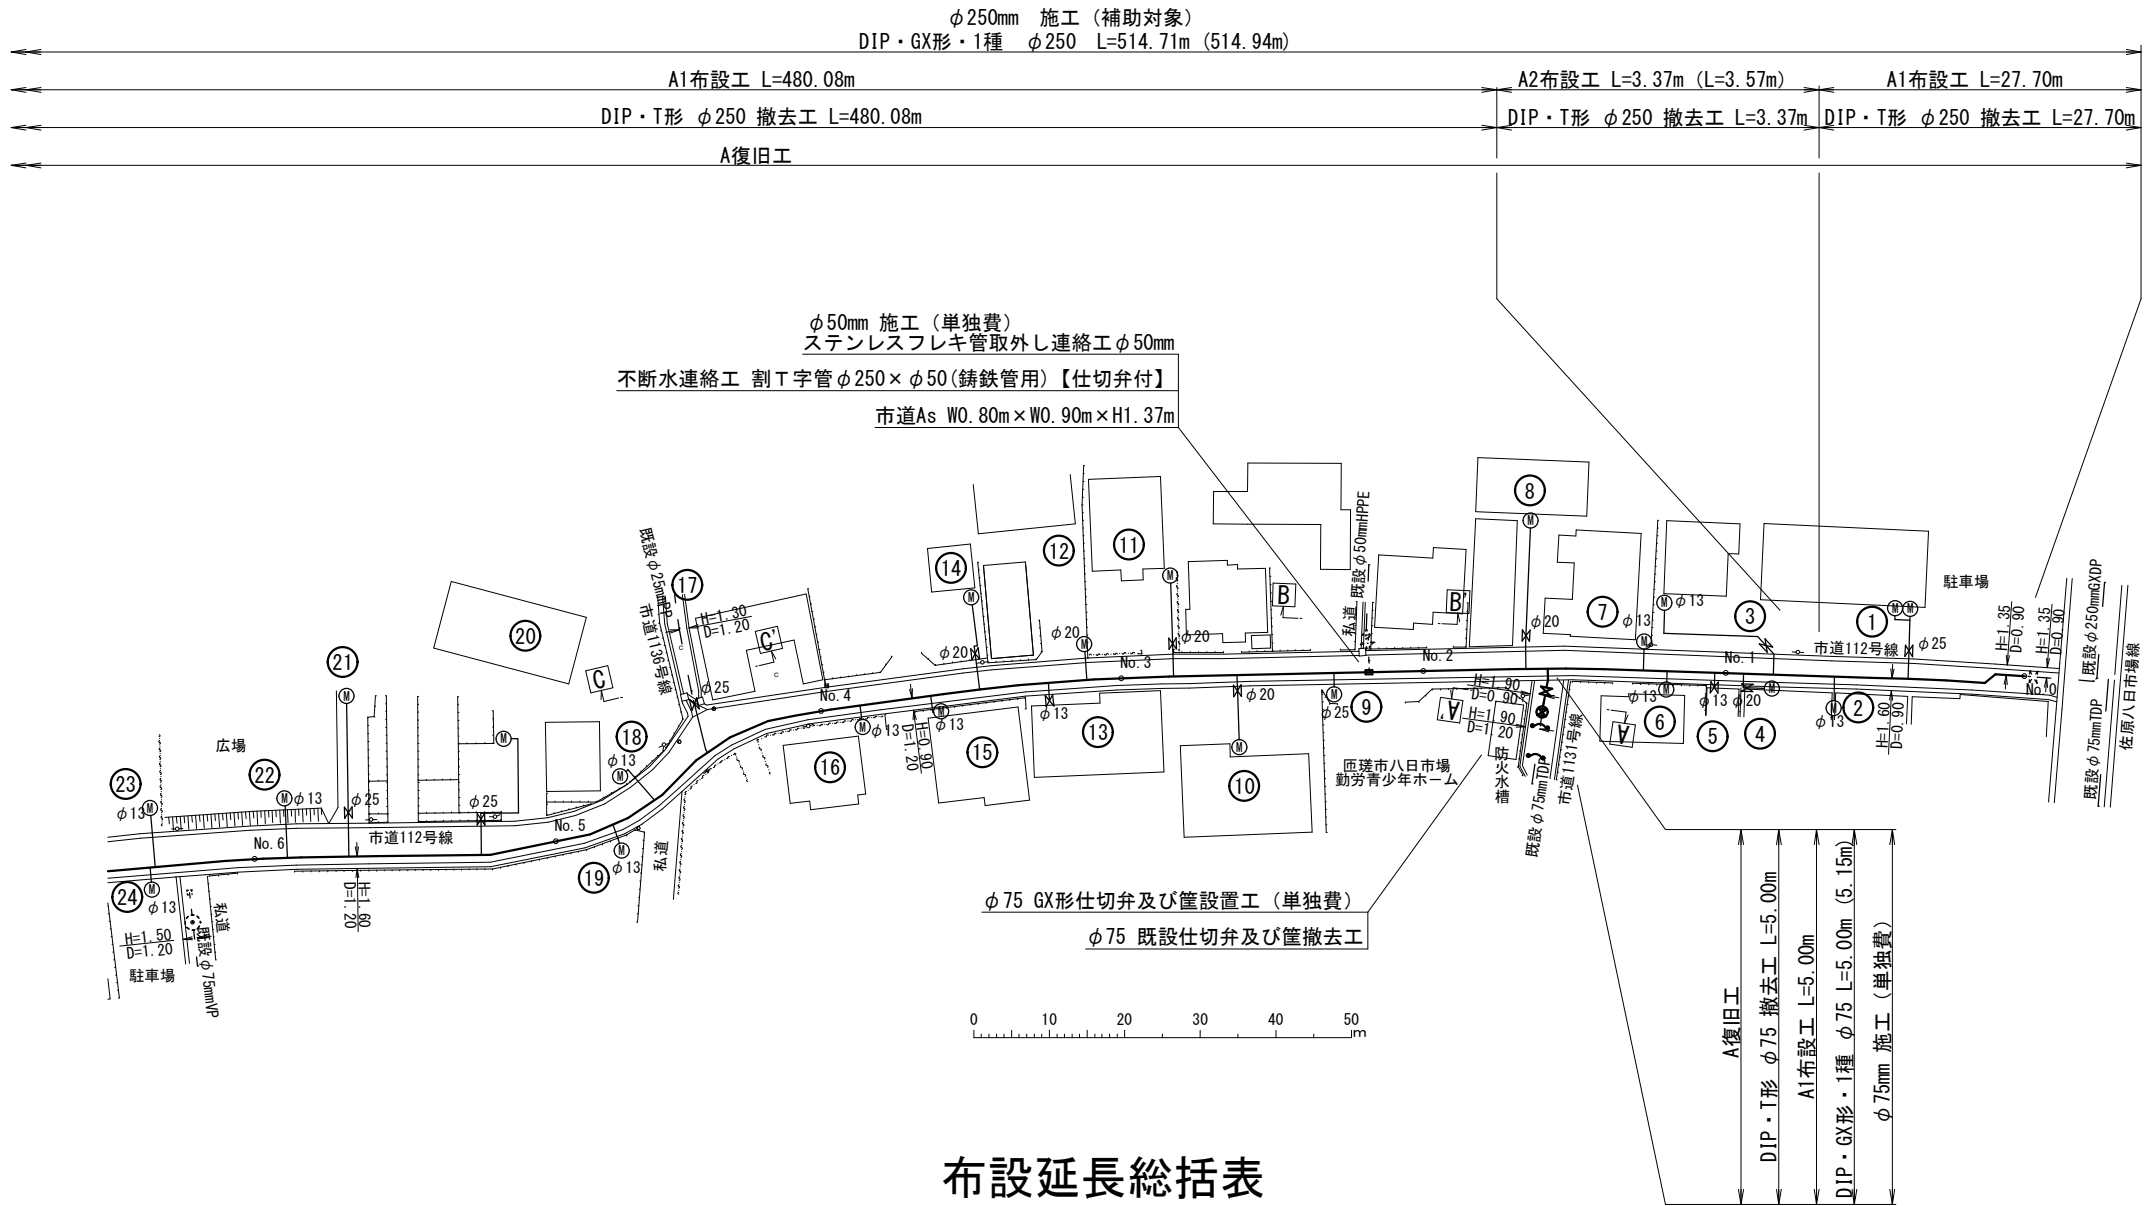

布設延長総括表


施工総延長	施工形態	布 設 工				新設管 土被り	掘削幅	撤 去 工				舗装 種類	埋戻 材料	掘削 形態	仕 切 弁		消 火 栓		備 考
		布設工	口径	管種	延長 (m)			口径	管種	延長 (m)	土被り				設 置	撤 去	設 置	撤 去	
φ 250mmGXDP施工 L=514. 71m (L=514. 94m) φ 250mmTDP撤去工 L=514. 71m	昼間	A1	φ 250	GXDP	507. 78	0. 90	0. 85	φ 250	TDP	507. 78	1. 20	A	発生土	機械	1	—	3 (単口)	3 (単口)	ステンレスフレキ管取外し連絡工 φ 50mm [A復旧]
	昼間	A2	φ 250	GXDP	3. 37 (3. 57)	1. 40	1. 50	φ 250	TDP	3. 37 (3. 57)	1. 20	A	発生土	機械					
	昼間	A3	φ 250	GXDP	3. 56 (3. 59)	1. 15	1. 00	φ 250	TDP	3. 56 (3. 59)	1. 20	A	発生土	機械					
φ 250mmKDP施工 L=3. 40m φ 250mmTDP撤去工 L=3. 40m	昼間	A1	φ 250	KDP	3. 40	1. 15	1. 00	φ 250	TDP	3. 40	1. 20	A	発生土	機械					
φ 75mmGXDP施工 L=11. 00m (L=11. 15m) φ 75mmHIVP施工 L=1. 50m (L=1. 64m) φ 75mmTDP撤去工 L=9. 70m φ 75mmVP撤去工 L=2. 80m	昼間	A1	φ 75	GXDP	9. 70 (9. 85)	0. 90	0. 60	φ 75	TDP	9. 70	1. 20	A	発生土	機械	2	2	—	—	
	昼間	A2	φ 75	GXDP	1. 30	0. 90	0. 60	φ 75	VP	1. 30	1. 20	A	発生土	機械					
	昼間	A3	φ 75	HIVP	1. 50 (1. 64)	0. 90	0. 60	φ 75	VP	1. 50	1. 20	A	発生土	機械					

凡例 ※ 管被覆工
※ 管路全線ポリエチレンスリーブ被覆工
※ F付T字管フランジ部ポリエチレンスリーブ被覆工
※ 明示シート工
※ 管路全体全線及び給水管道路部に敷設

※ 消火栓の鉄蓋は、カラー鉄蓋とする
※ 仕切弁及び、消火栓は浅層埋設対応型を使用する
※ φ 250施工のA2布設工は、必要掘削幅を確保すること

工事名称	高地区第 1－2 工区配水管更新工事			
工事場所	匠達市八日市場イ地先			
図面名称	平面図（1/2）・布設延長総括表			
葉中	17 葉 中 2	縮尺	S=1:500	
竣工		工事番号		
図面番号	R08H00102	八匠水道企業団		

平面图 (2/2) S=1:500

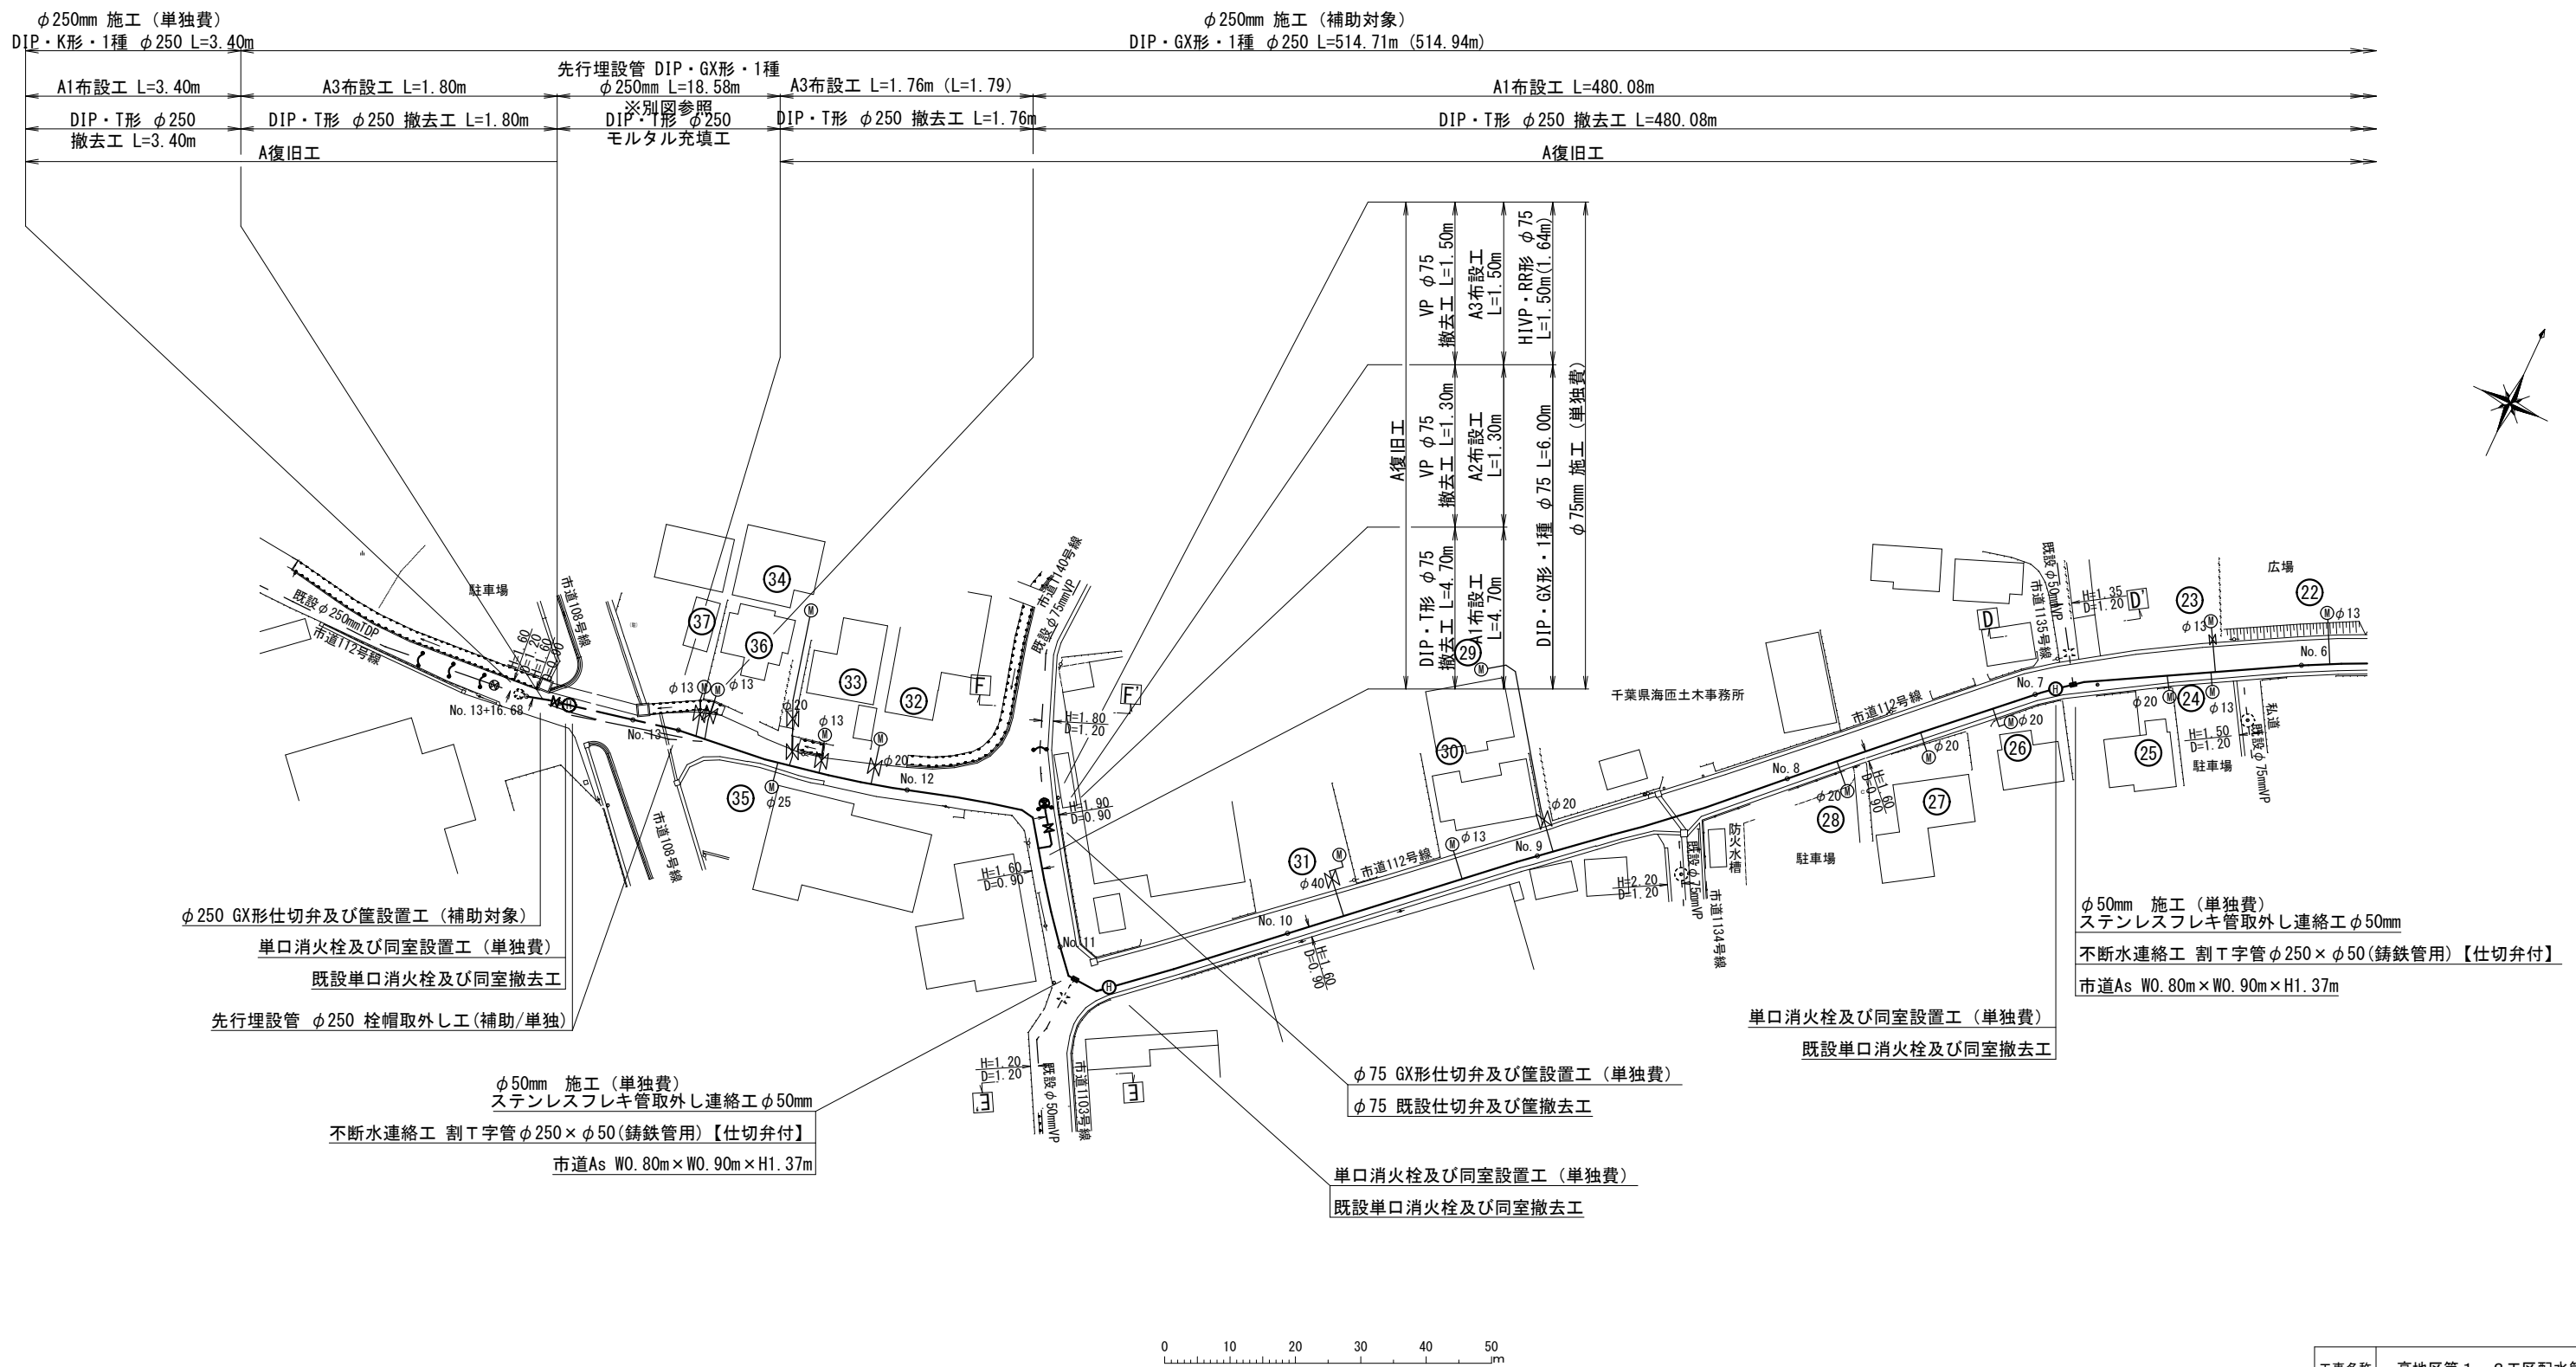


工事名称	高地区第1-2工区配水管更新工事				
工事場所	匝瑳市八日市場イ地先				
図面名称	平面図(2/2)				
葉中	17 葉 中 3		縮尺	S=1:500	
竣工			工事番号		
図面番号	R08H00102		八咫水道企業団		


横断図

S=1:100


No. 4

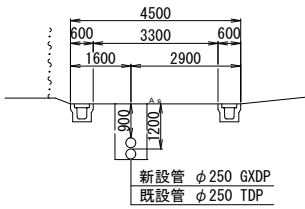


No. 9

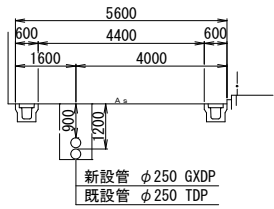


No. 13+16. 68

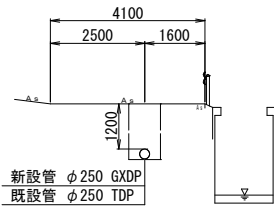


E-E'

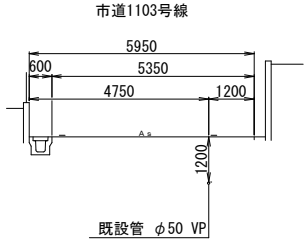


No. 3

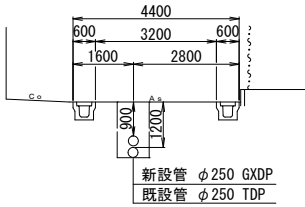


No. 8

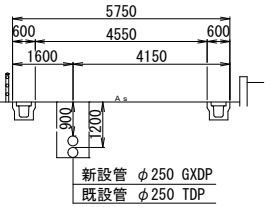


No. 13

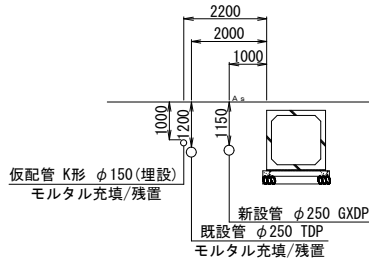


D-D'

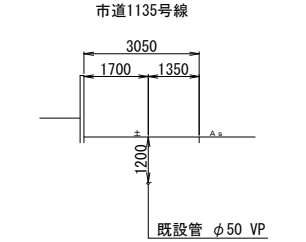


No. 2

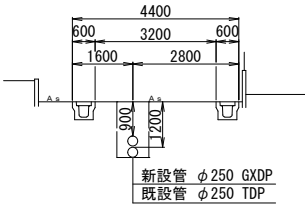


No. 7

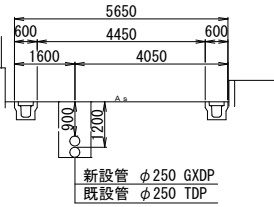


No. 12

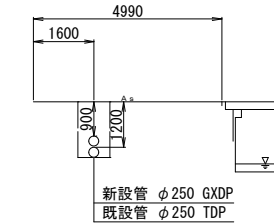


C-C'

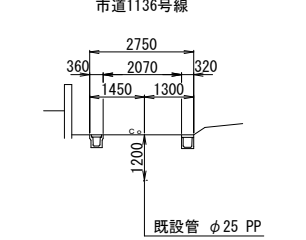


No. 1

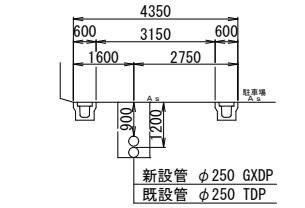


No. 6

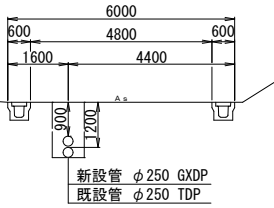


No. 11

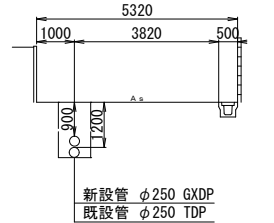


B-B'

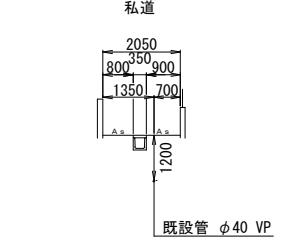


F-F'

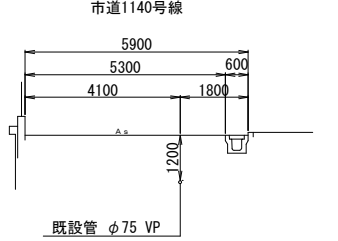


No. 0

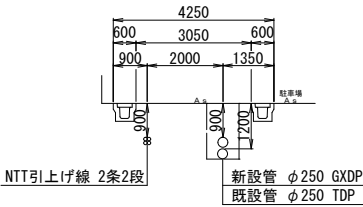


No. 5

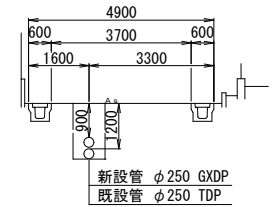

No. 10

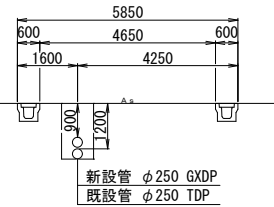


A-A'

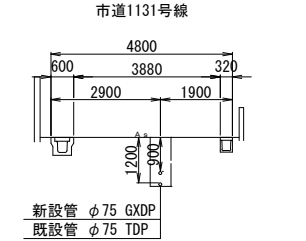

工事名称	高地区第 1 - 2 工区配水管更新工事			
工事場所	匠礎市八日市場イ地先			
図面名称	横断図			
葉中	17 葉 中 4	縮尺	S=1:100	
竣工			工事番号	
図面番号	R08H00102	八匠水道企業団		

本設土工標準図 S=1:20



標準掘削断面図

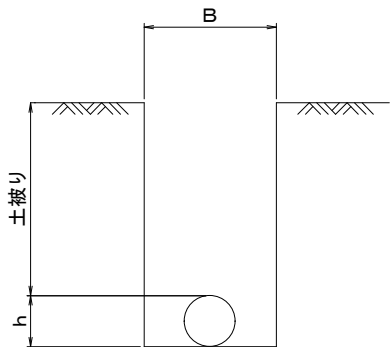

口 径	B	h
φ 250DIP	850	270
φ 75DIP	600	90
φ 50VP	600	60
φ 40VP	600	50
φ 25PP	600	30
給水管	600	



市道As舗装道（A復旧）

一般部

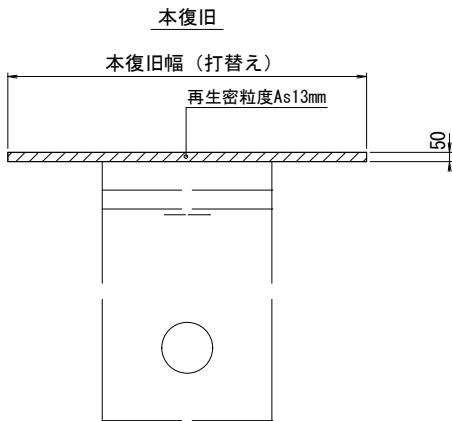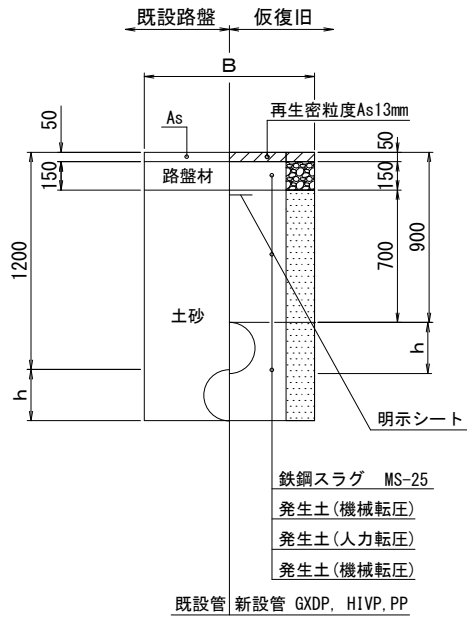





市道Co舗装道（B復旧）

市道1136線

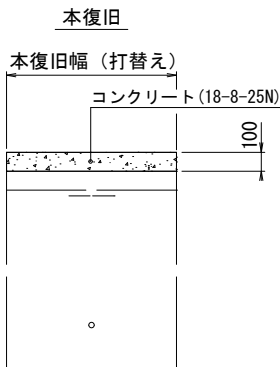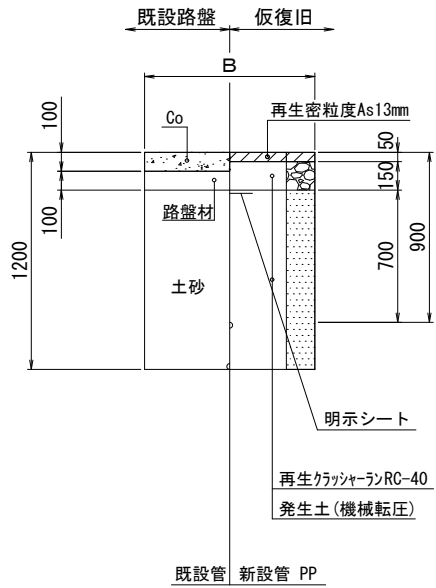



宅地内復旧

D. P=0.30

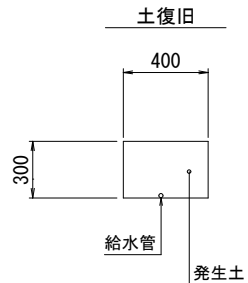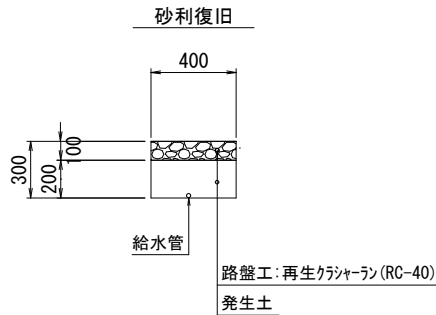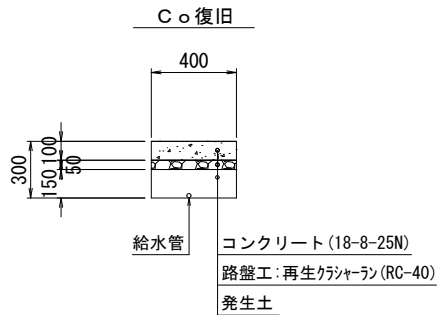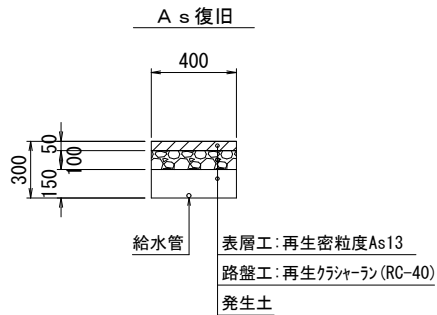


工事名称	高地区第1－2工区配水管更新工事			
工事場所	匝瑳市八日市場イ地先			
図面名称	本設土工標準図・土工定規			
葉中	17 葉 中 5		縮尺	S=NONE SCALE
竣工			工事番号	
図面番号	R08H00102		八匠水道企業団	


配管詳細図 (1/2) S=NONE SCALE

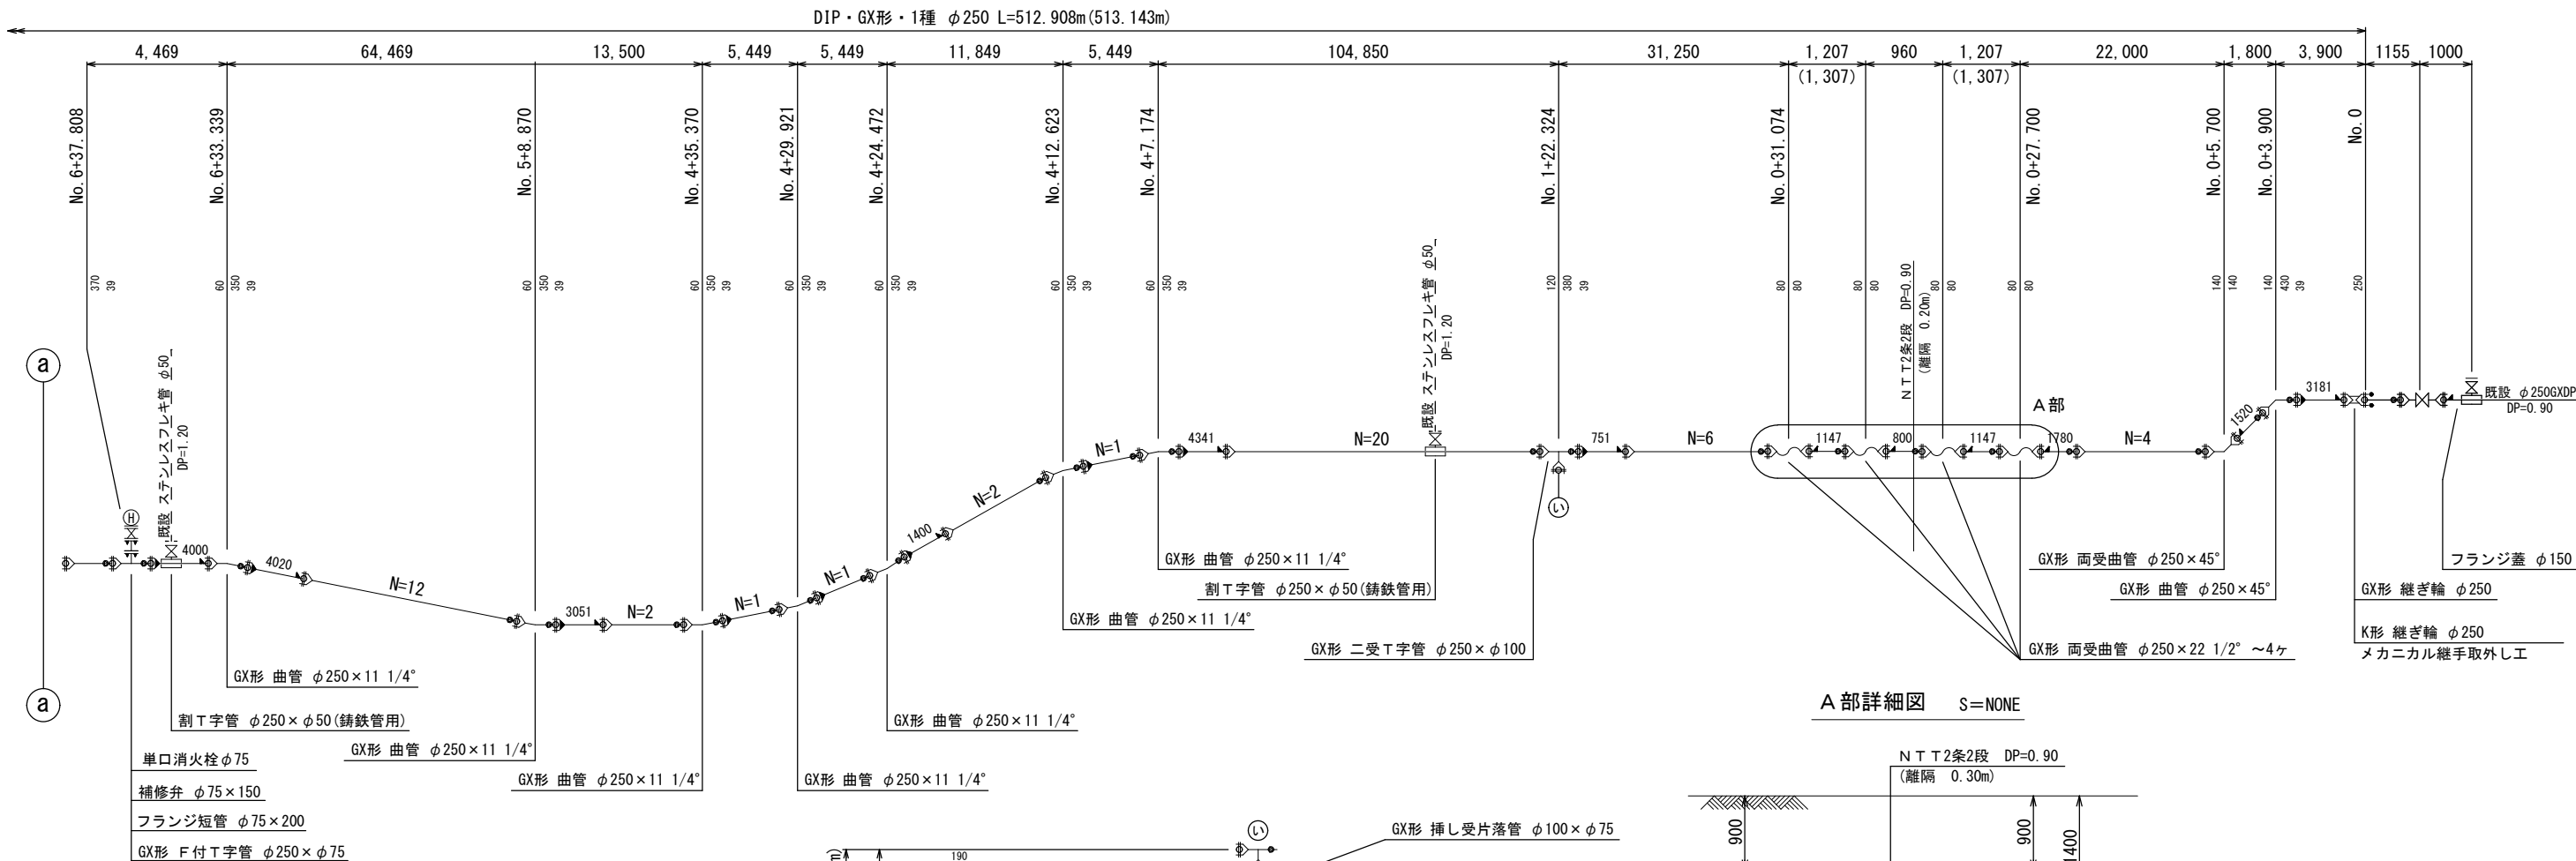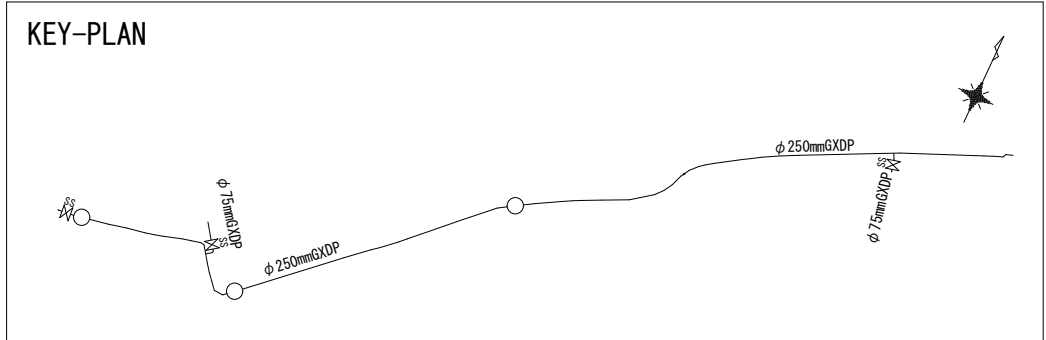

A部詳細図 S=NONE

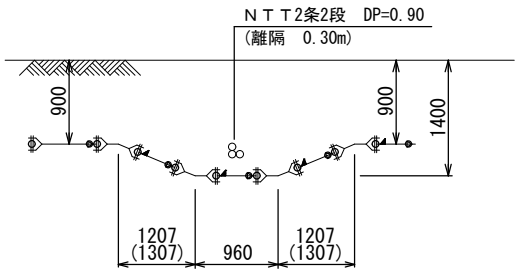

B部詳細図 S=NONE

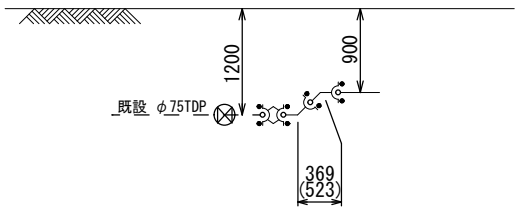


名 称	拘 束 長			土被り
	φ 75	φ 250		
45° 以下	1.00	2.00		0.60以上
22 1/2° 以下	1.00	1.00		0.60以上
T字管	1.00	1.00		0.60以上
仕切弁・栓	8.40	22.20		0.90
	5.00	13.00		1.20(既設)

凡 例 (GX形)				
	GX形継手	ライナ使用による伸び代	φ250	— 39mm
	ライナ使用箇所		φ75	— 29mm
	製作時挿口加工済	継ぎ輪挿し口間の寸法	φ250	— 250mm
	挿口リング加工			
	G-Link使用箇所			



工事名称	高地区第1ー2工区配水管更新工事			
工事場所	匝瑳市八日市場イ地先			
図面名称	配管詳細図 (1/2)			
葉中	17 葉 中 6		縮尺	S=NONE SCALE
竣 工			工事番号	
図面番号	R08H00102		八匠水道企業団	

配管詳細図 (2/2) S=NONE SCALE

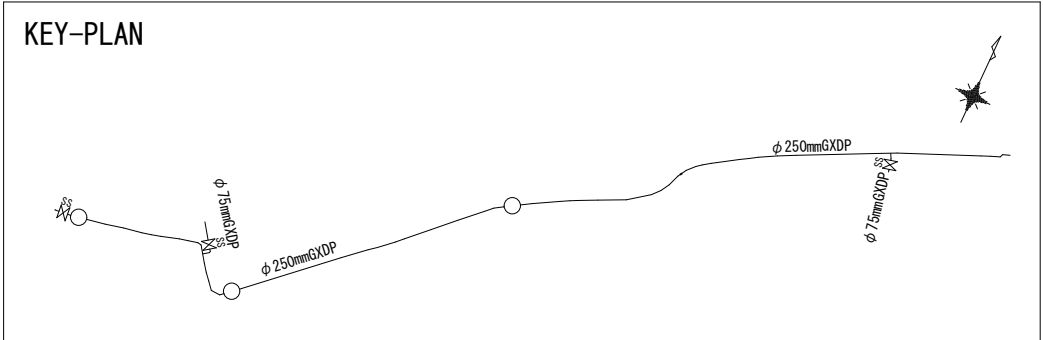


名 称	拘 束 長			土被り
	φ 75	φ 250		
45° 以下	1.00	2.00		0.60以上
22 1/2° 以下	1.00	1.00		0.60以上
T字管	1.00	1.00		0.60以上
仕切弁・栓	8.40	22.20		0.90
	5.00	13.00		1.20(既設)

凡 例 (GX形)				
	GX形継手	ライナ使用に よる伸び代	φ250	— 39mm
	ライナ使用箇所		φ75	— 29mm
	製作時挿口加工済	継ぎ輪挿し口 間の寸法	φ250	— 250mm
	挿口リング加工			
	G-Link使用箇所			

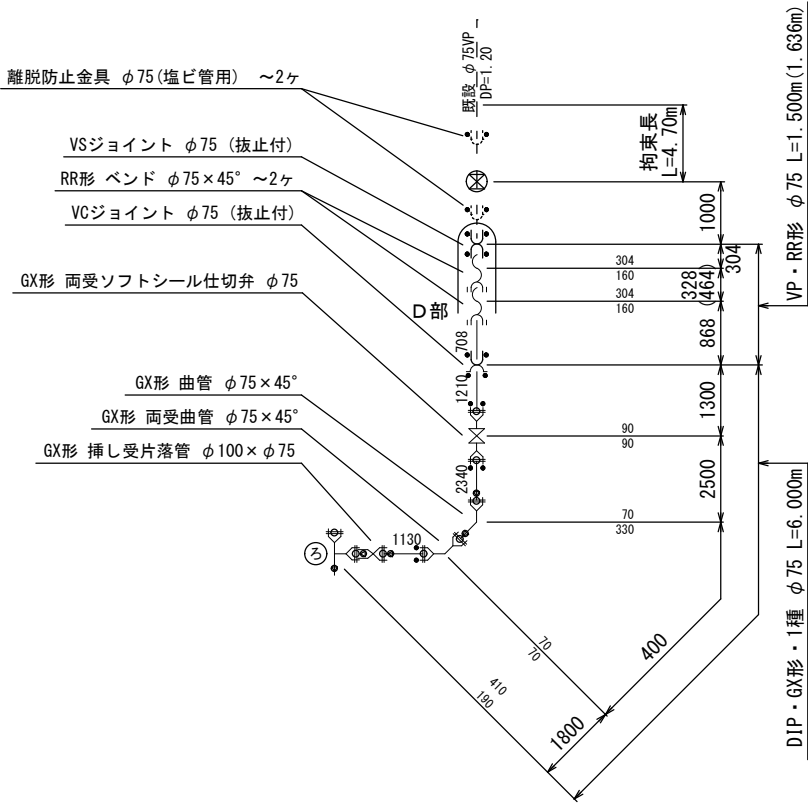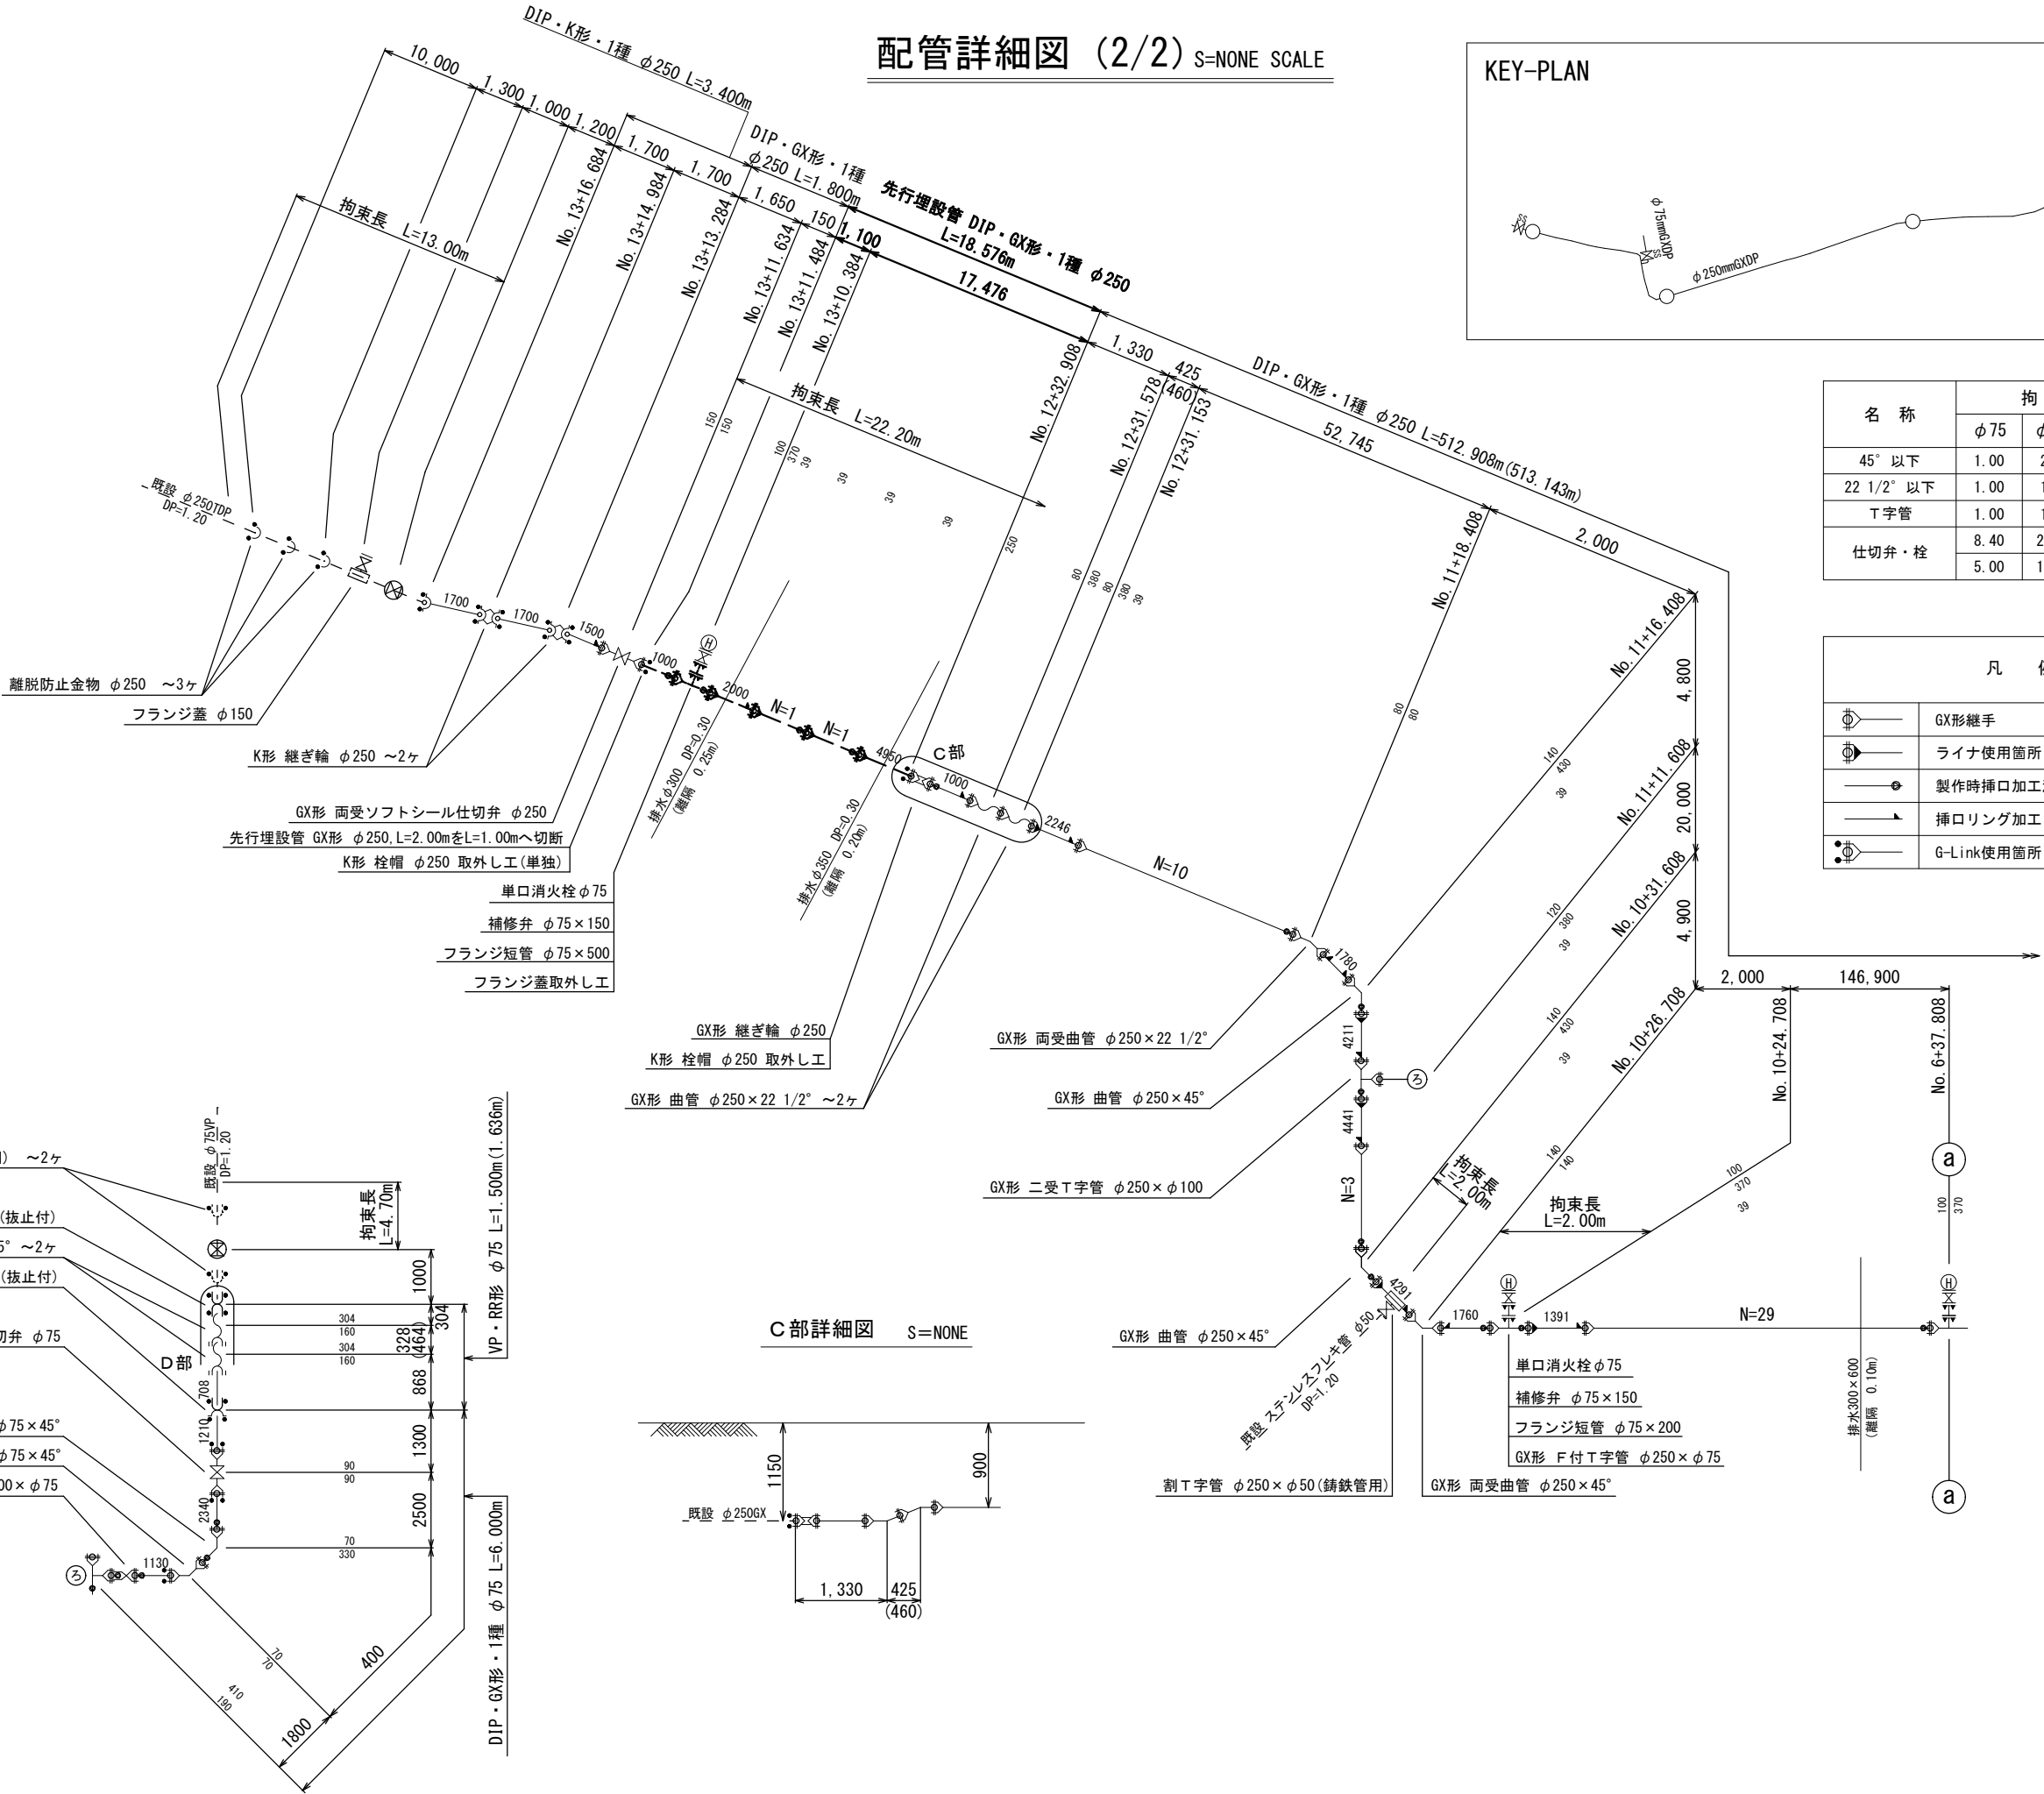

C部詳細図 S=NONE

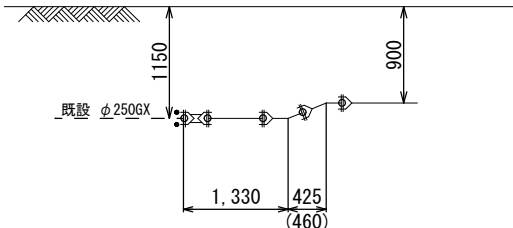


工事名称		高地区第1－2工区配水管更新工事			
工事場所		匝瑳市八日市場イ地先			
図面名称		配管詳細図（2/2）			
葉中	17 葉 中 7		縮尺	S=NONE SCALE	
竣 工			工事番号		
図面番号	R08H00102		八匠水道企業団		

既設管残置処理


平面図

S=1:500

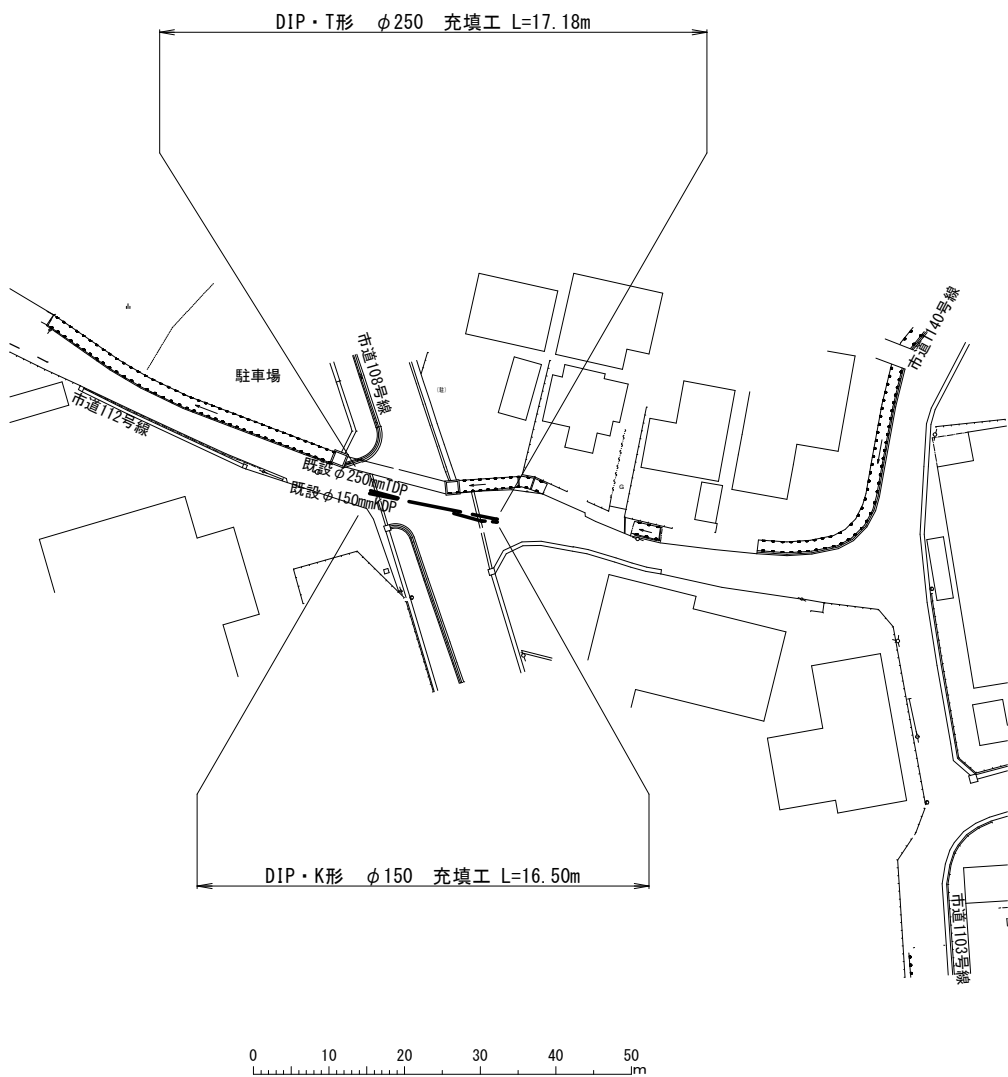


配管詳細図

S=Non Scale

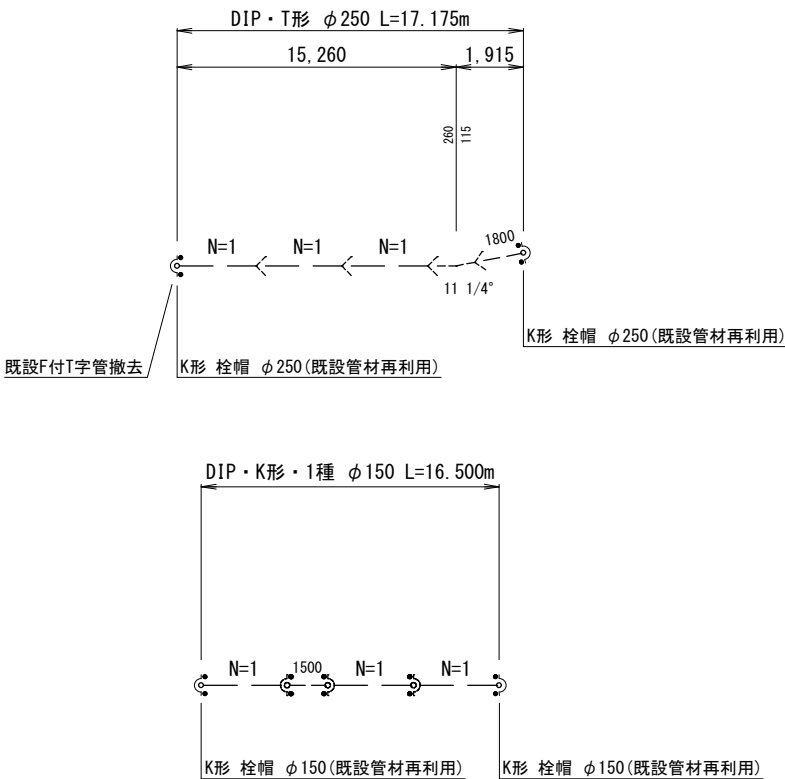





土工詳細図

S=1/50

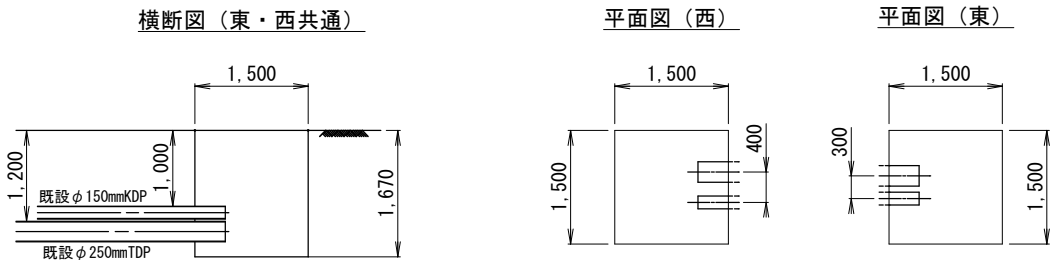


工事名称	高地区第1－2工区配水管更新工事			
工事場所	匠達市八日市場イ地先			
図面名称	既設管残置処理平面図/配管詳細図			
葉中	17 葉 中 8	縮尺	S=1:500	
竣工			工事番号	
図面番号	R08H00102	八匠水道企業団		

本給水切替一覽表

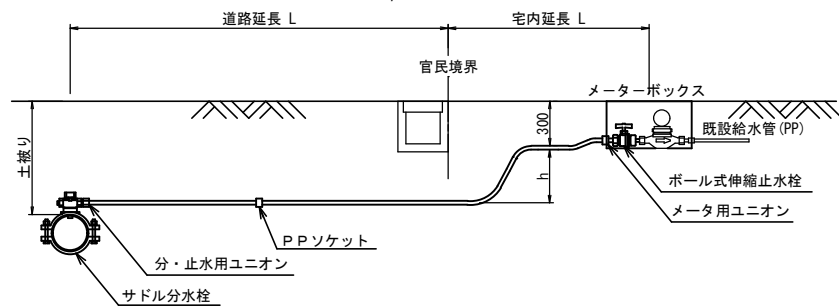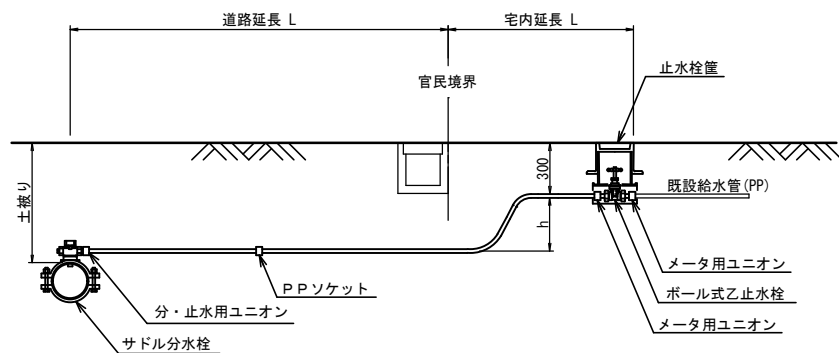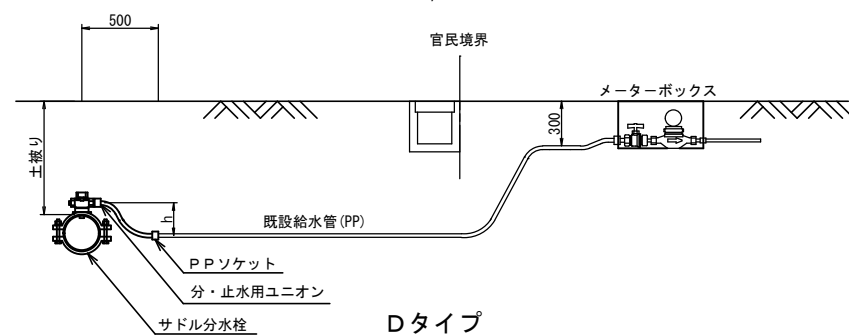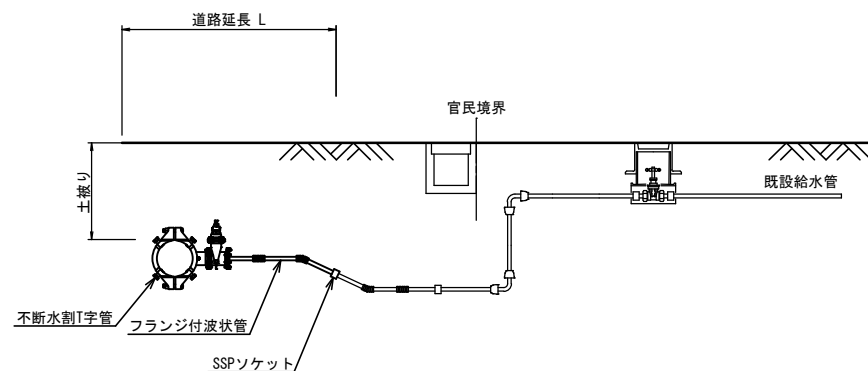[illegible]PP ϕ 20PP ϕ 20 • ϕ 25PP ϕ 20SSP ϕ 40

工事名称	高地区第1-2工区配水管更新工事		
工事場所	匝瑳市八日市場イ地先		
図面名称	本管給水取出シタイプ 本給水切替一覧表		
葉 中	17 葉 中 9	縮 尺	S=NONE SCALE
竣 工		工事番号	
図面番号	R08H00102	八匠水道企業団	

仮配管平面図(1/2) S=1:500

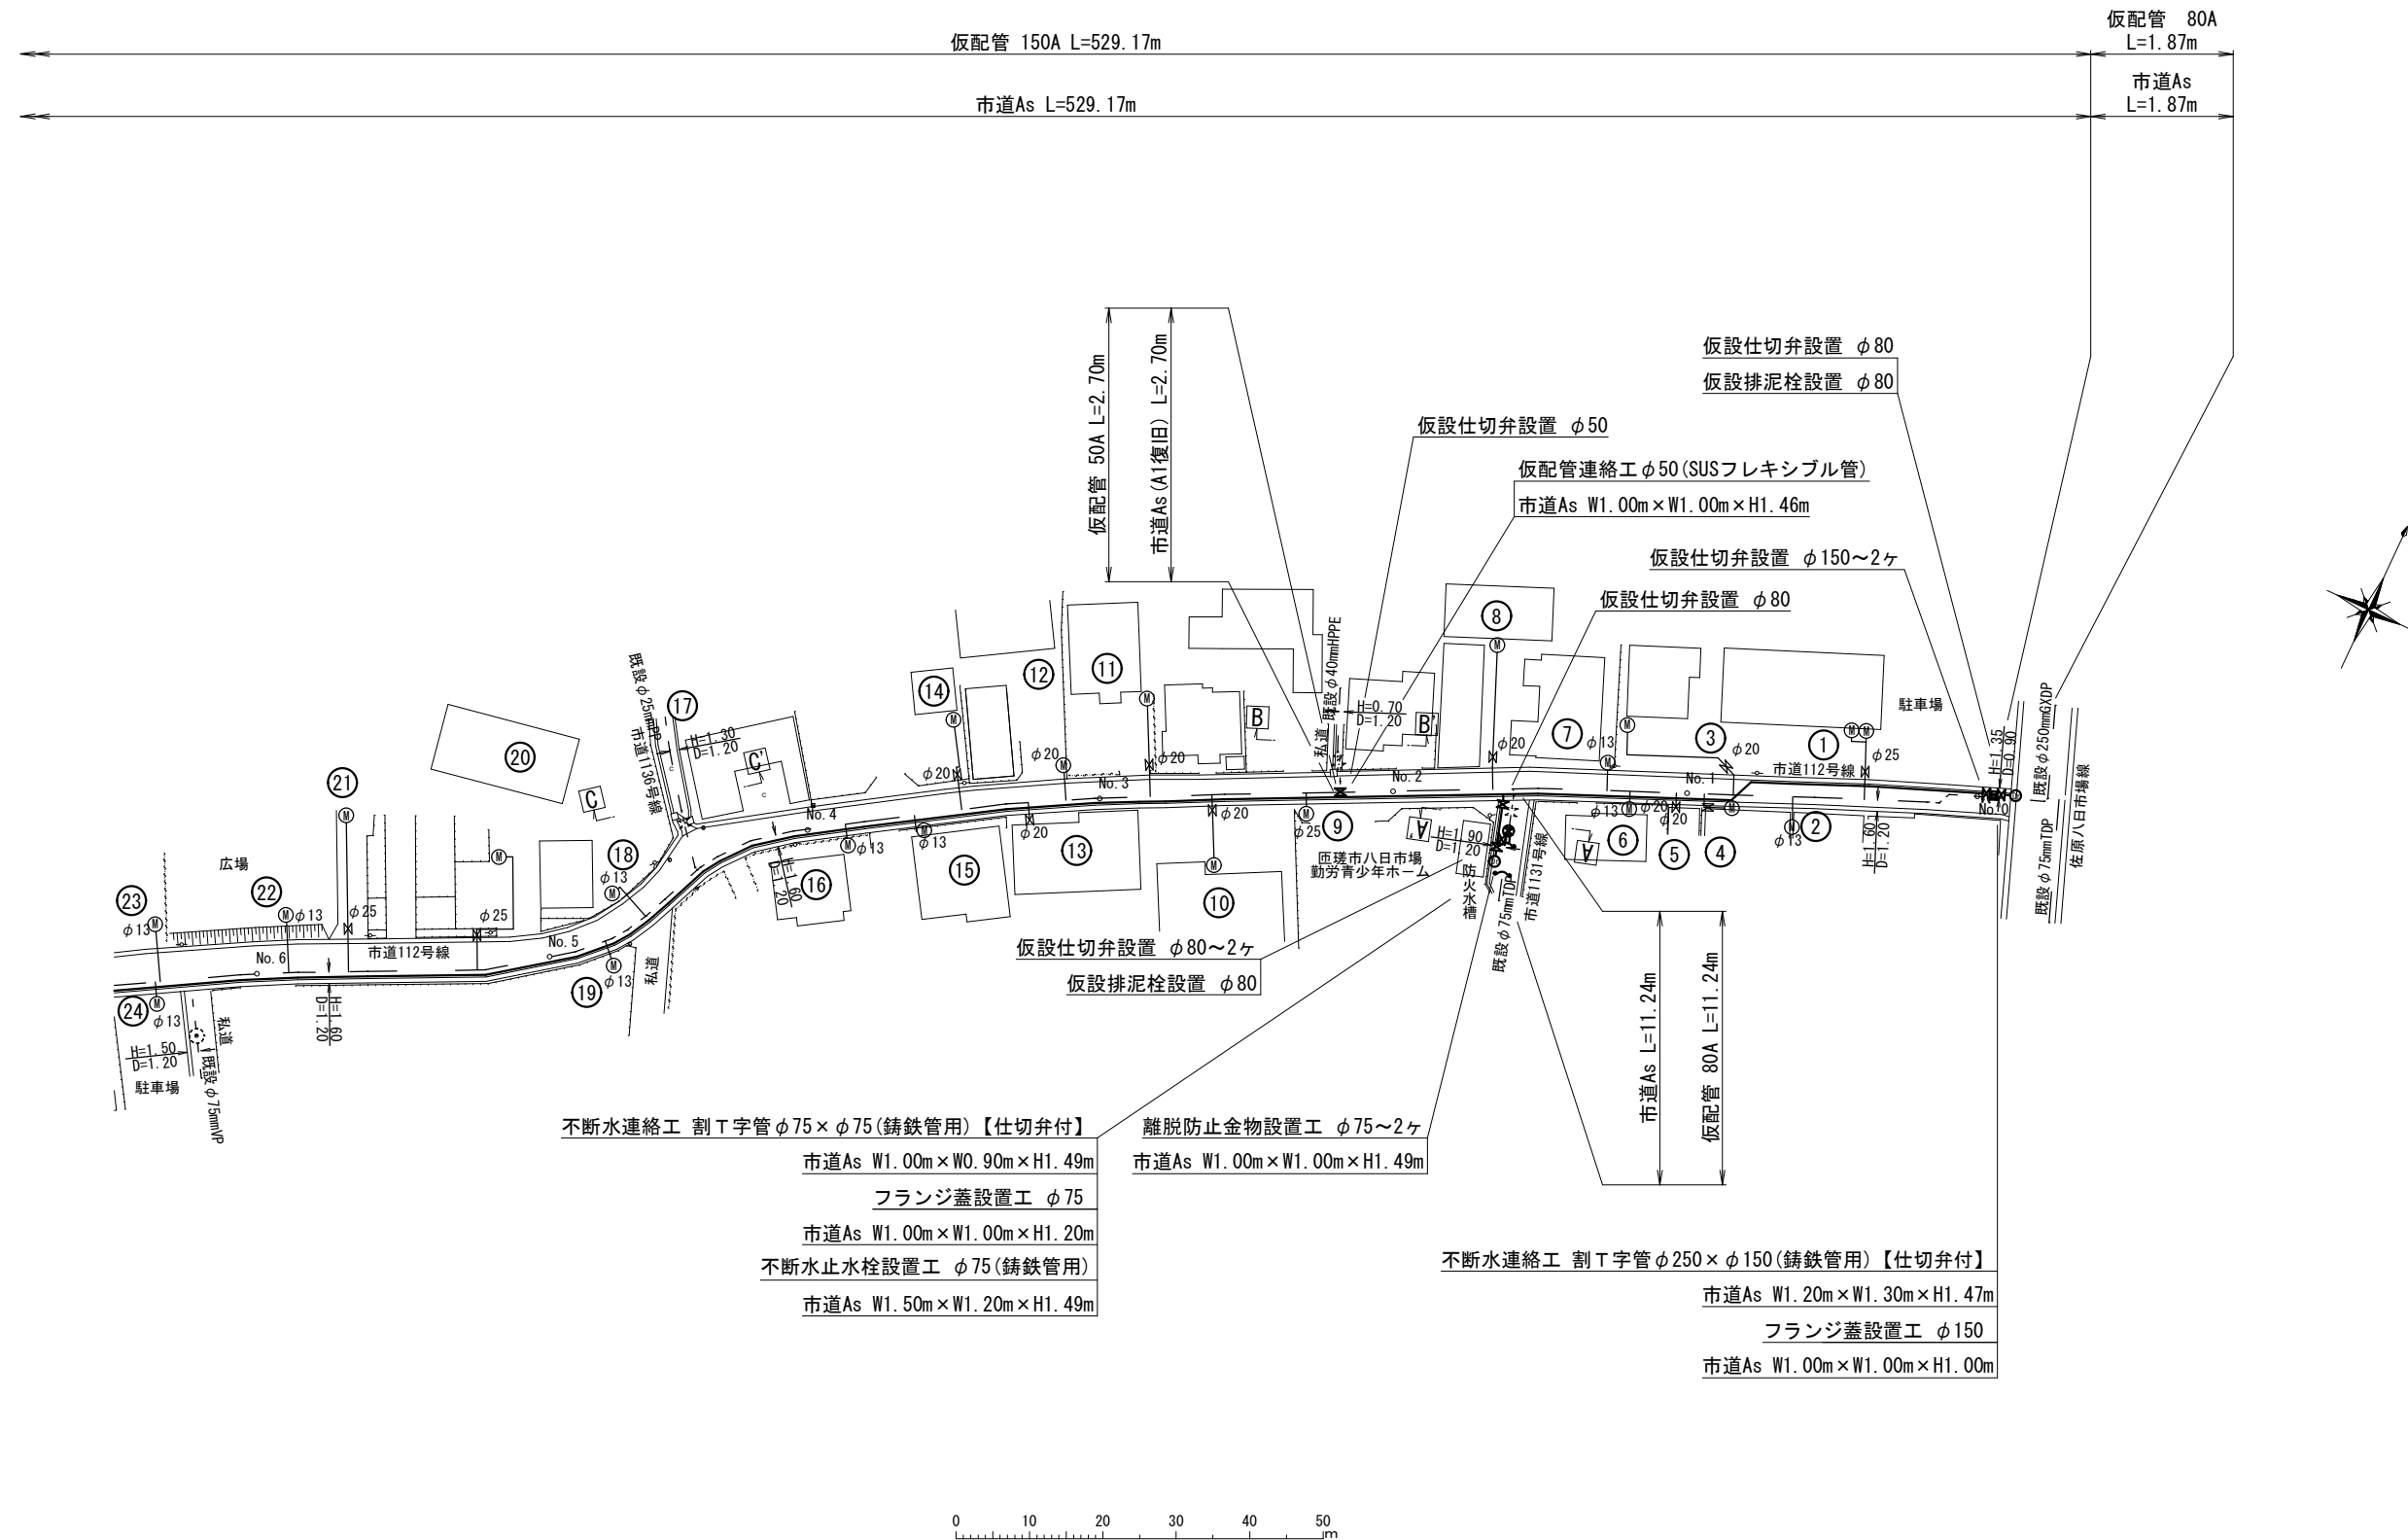


不断水連絡工 割T字管φ75×φ75(铸铁管用)【仕切弁付】
市道As W1.00m×W0.90m×H1.49m
フランジ蓋設置工 φ75
市道As W1.00m×W1.00m×H1.20m
不断水止水栓設置工 φ75(铸铁管用)
市道As W1.50m×W1.20m×H1.49m

離脱防止金物設置工 φ75~2ヶ
市道As W1.00m×W1.00m×H1.49m

不断水連絡工 割T字管φ250×φ150(铸铁管用)【仕切弁付】
市道As W1.20m×W1.30m×H1.47m
フランジ蓋設置工 φ150
市道As W1.00m×W1.00m×H1.00m

工事名称	高地区第1-2工区配水管更新工事		
工事場所	匠瑛市八日市場イ地先		
図面名称	仮配管平面図 (1/2)		
葉中	17 葉 中 10	縮尺	S=1:500
竣工		工事番号	
図面番号	R08H00102	八匠水道企業団	


仮配管平面図 (2/2) S=1:500

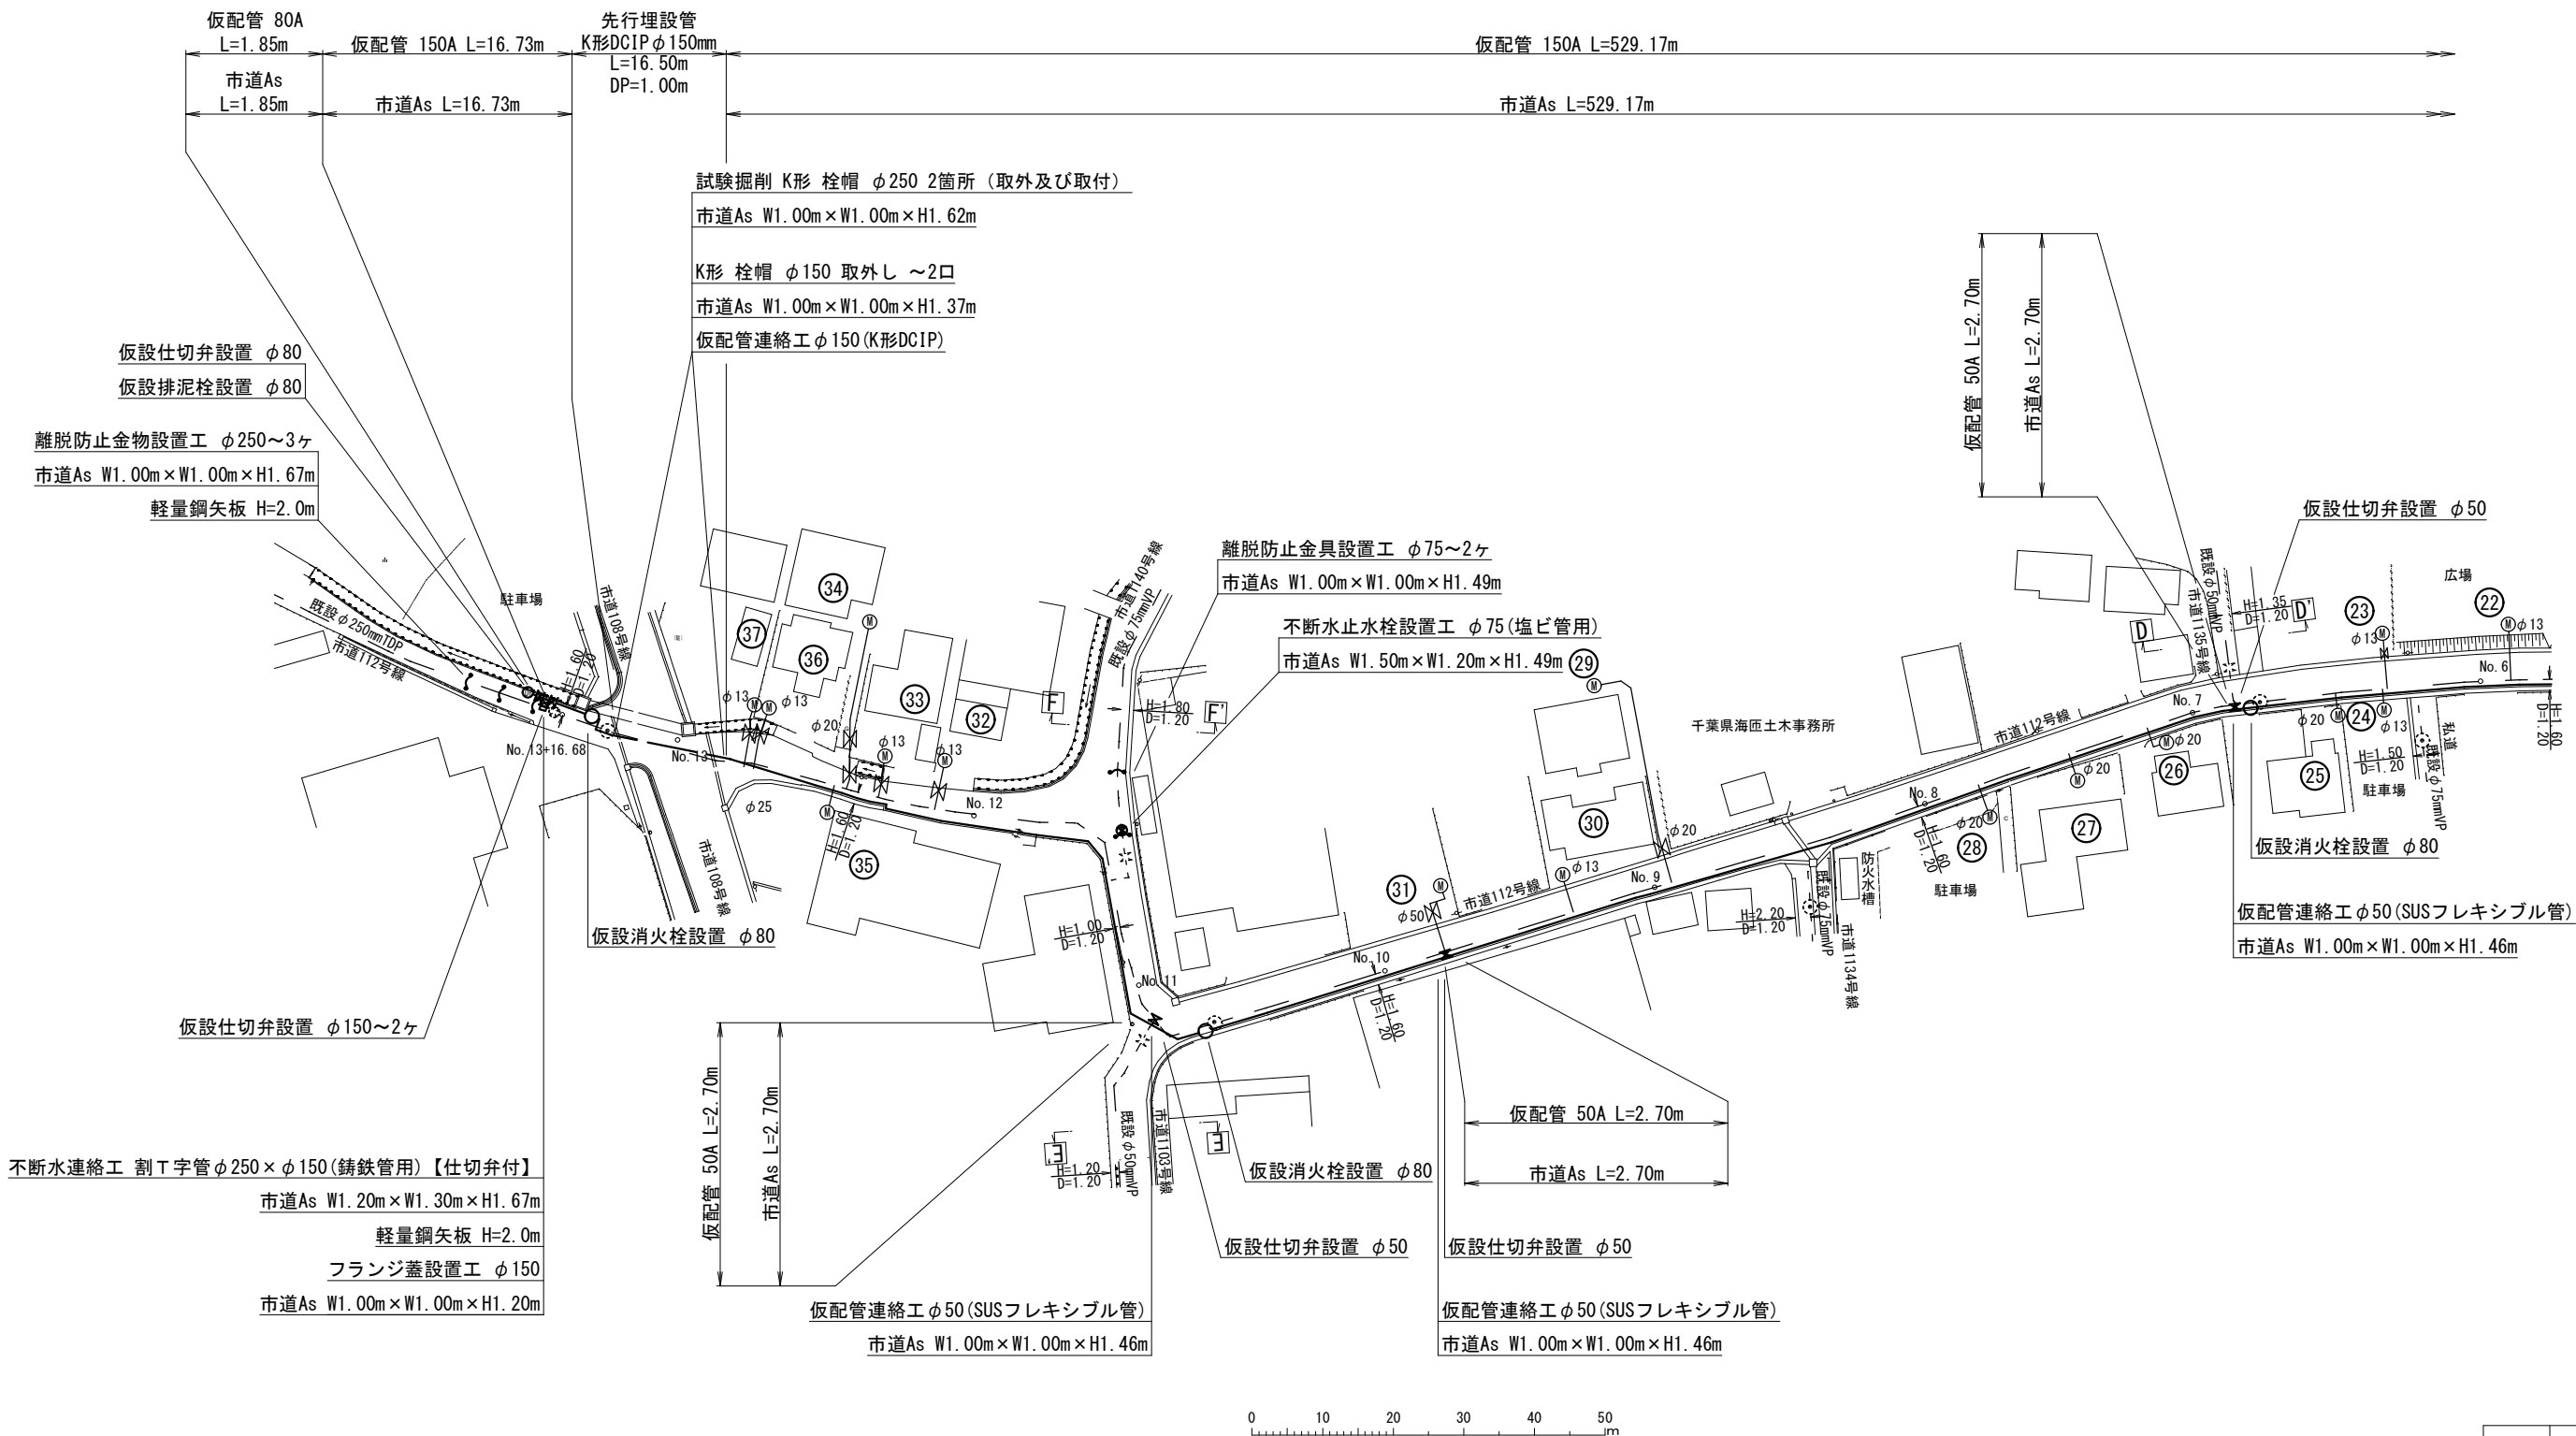


工事名称	高地区第1-2工区配水管更新工事		
工事場所	匝瑳市八日市場イ地先		
図面名称	仮配管平面図 (2/2)		
葉中	17 葉 中 11	縮尺	S=1:500
竣工		工事番号	
図面番号	R08H00102	八匠水道企業団	

仮配管横断図 S=1:100


No. 4

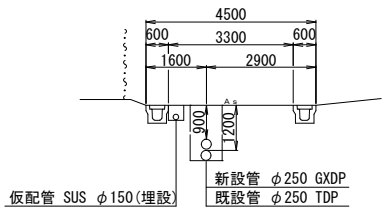


No. 9

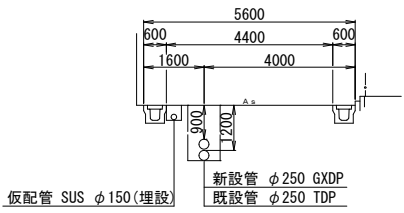


No. 13+16. 80

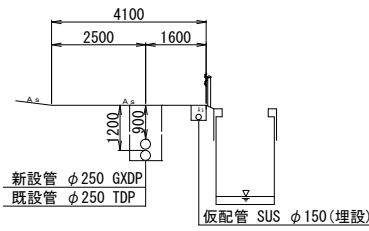


E-E'

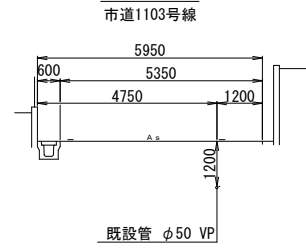


No. 3

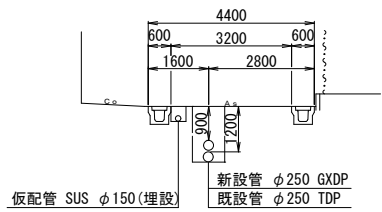


No. 8

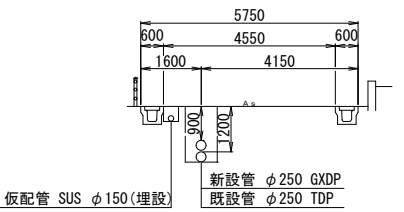


No. 13

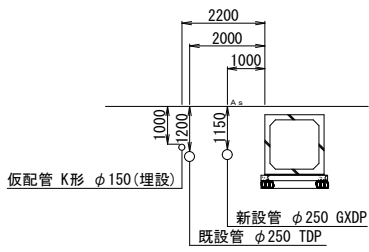


D-D'

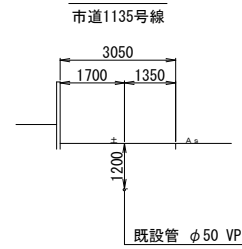


No. 2

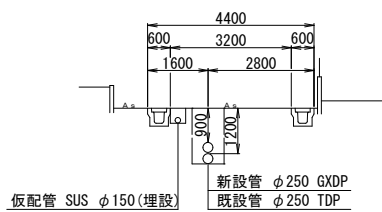


No. 7

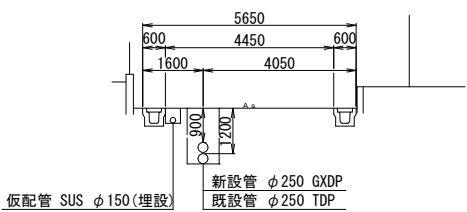


No. 12

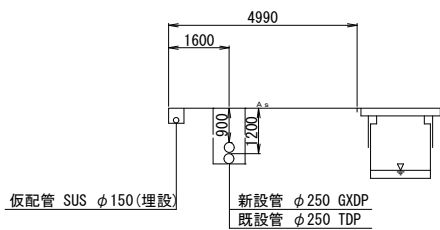


C-C'

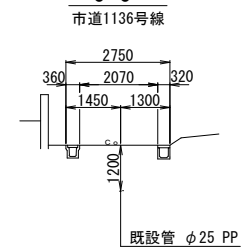


No. 1

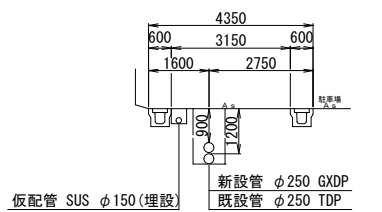


No. 6

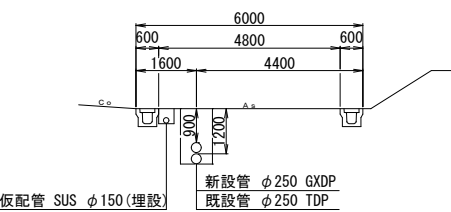


No. 11

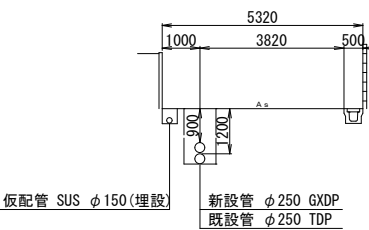


B-B'

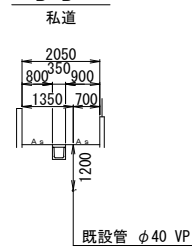


F-F'

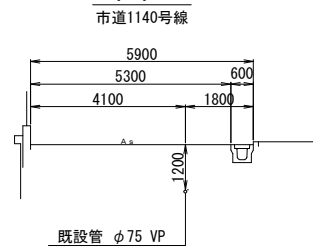


No. 0

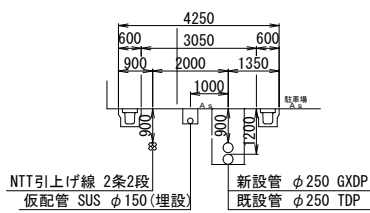


No. 5

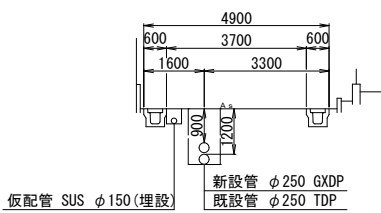

No. 10

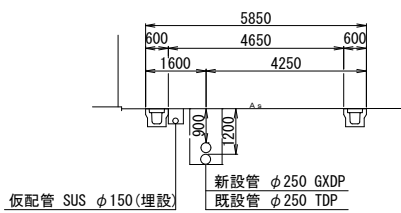


A-A'

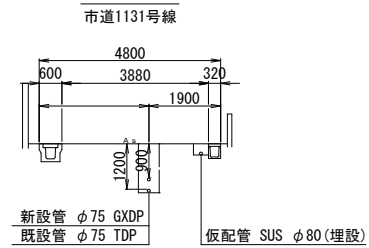

工事名称	高地区第 1 - 2 工区配水管更新工事			
工事場所	匠礎市八日市場イ地先			
図面名称	仮配管横断図			
葉 中	17 葉 中 12	縮 尺	S=1:100	
竣 工			工事番号	
図面番号	R08H00102	八匠水道企業団		

仮設土工標準図 S=1:20


標準掘削断面図

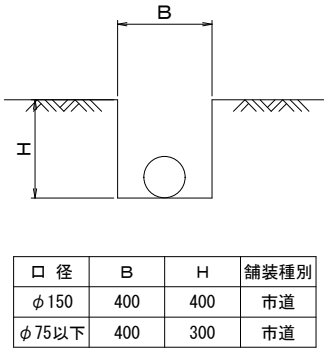


市道As舗装道

一般部

※ () 内寸法はφ75以下を示す

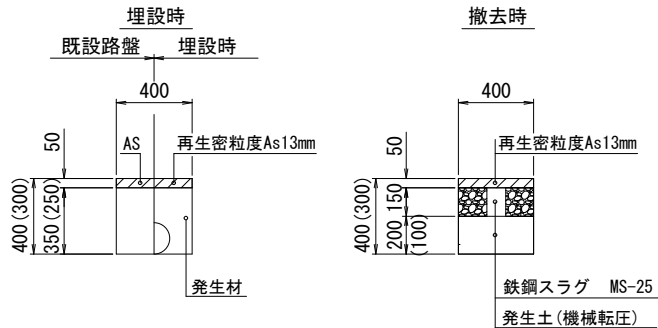


土工定規

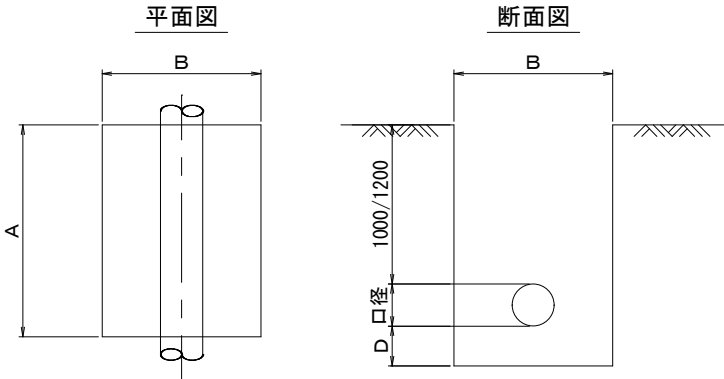

名 称	口 径	A	B	D
不断水分岐土工	φ 250 × φ 150	1200	1300	200
不断水分岐土工	φ 75 × φ 75	1000	900	200
不断水仕切弁土工	φ 250	2000	1800	200
不断水仕切弁土工	φ 75	1500	1200	200
仮配管連絡土工	φ 150 ・ φ 50	1000	1000	200
離脱防止金具設置土工	φ 250 ・ φ 75	1000	1000	200
フランジ蓋設置土工	φ 150 ・ φ 75	1000	1000	0
試験掘削	φ 250	1000	1000	200

工事名称	高地区第 1 ～ 2 工区配水管更新工事			
工事場所	匠瑳市八日市場イ地先			
図面名称	仮設土工標準図・土工定規			
葉 中	17 葉 中 13	縮 尺	S=NONE SCALE	
竣 工			工事番号	
図面番号	R08H00102	八匠水道企業団		

仮配管詳細図 S=NONE SCALE

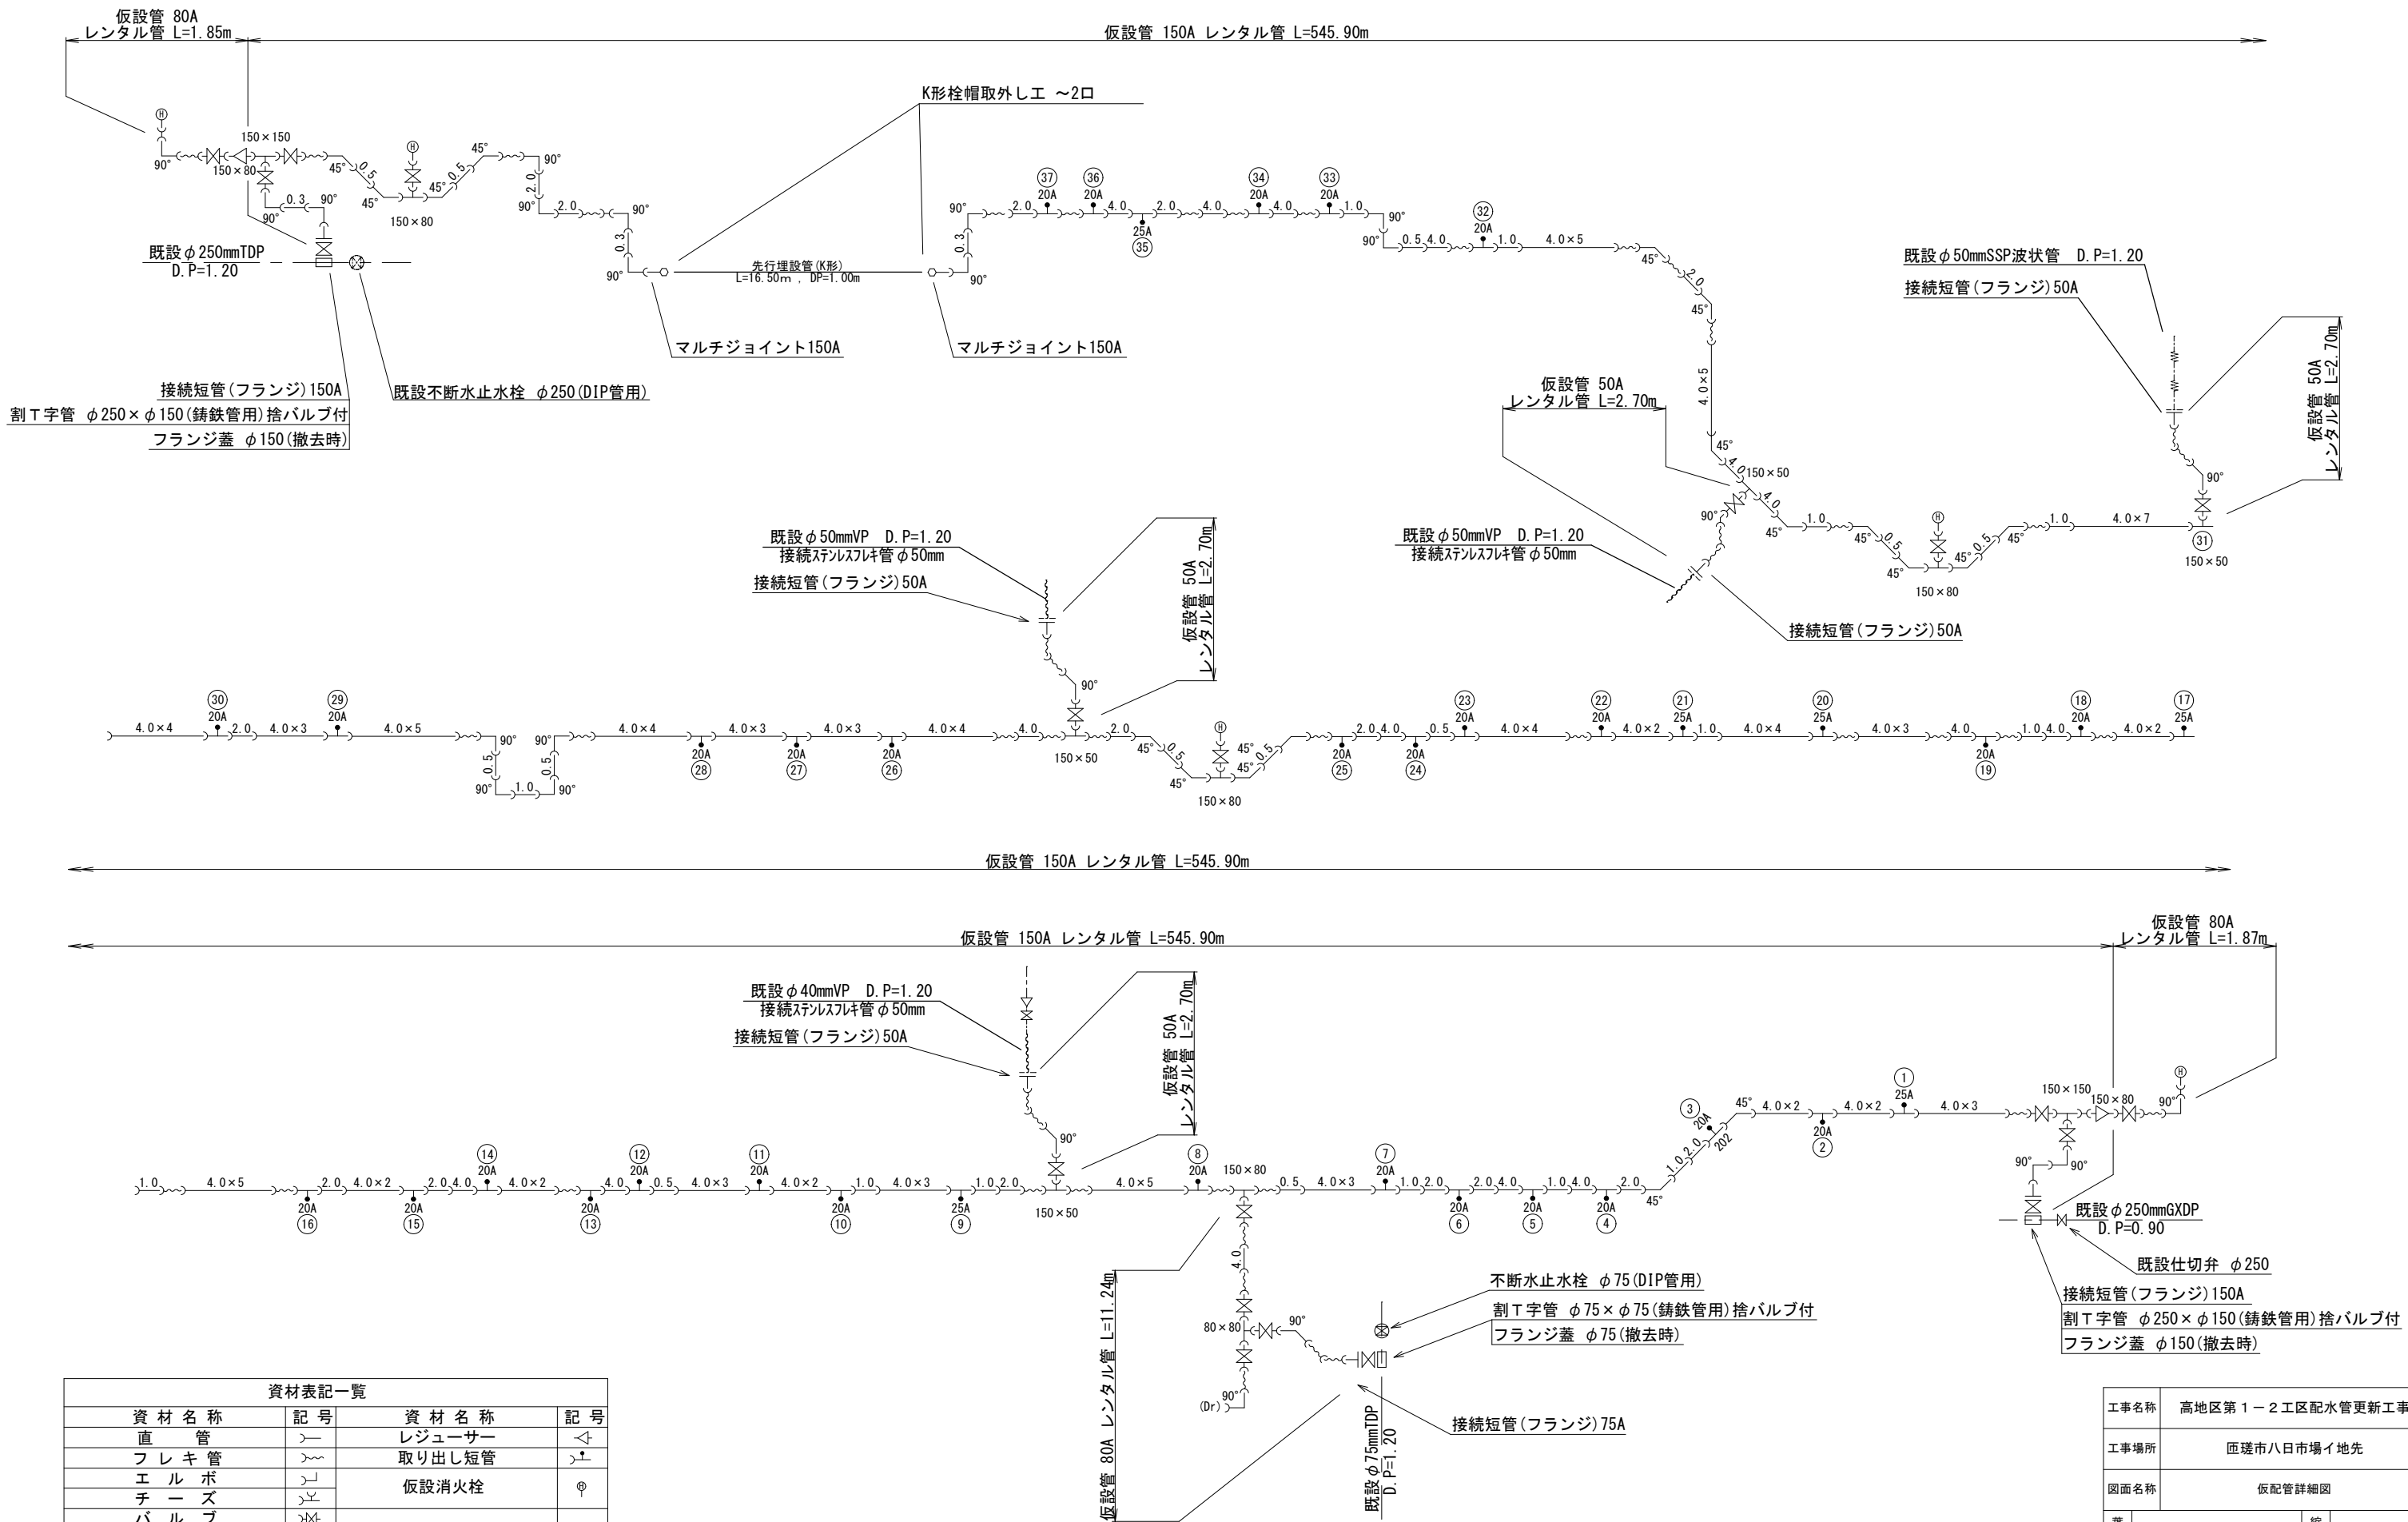

資材表記一覧			
資 材 名 称	記 号	資 材 名 称	記 号
直 管	┐	レジャー	◁
フレキ管	〰	取り出し短管	┐┐
エルボ	┐┐	仮設消火栓	Φ
チーゾ	┐┐		
バルブ	┐┐		
受け × 受け	┐┐		

工事名称	高地区第 1 - 2 工区配水管更新工事		
工事場所	匠達市八日市場イ地先		
図面名称	仮配管詳細図		
葉 中	17 葉 中 14	縮 尺	S=NONE SCALE
竣 工		工事番号	
図面番号	R08H00102	八匠水道企業団	

仮給水切替一覧表




仮給水切替一覧表

番号	栓 番	氏 名	取出し タイプ	取出 口径	量水器 口径	給水ホース（レンタル材料）			メーター用 片落管		メーター用 ソケット		メネジ付ソケット		車 道 内		宅 地 内					備 考
						口 径	数 量	口 径	数 量	口 径	数 量	口 径	数 量	口 径	数 量	市道As h=0. 4m		As h=0. 3m	Co h=0. 3m	砂利 h=0. 3m	土 h=0. 3m	
①			C	φ25	—	φ25×L3. 0	1	φ25×L1. 5	1	—		—		φ25	1	0. 80		1. 60				宅内分岐
②			A	φ20	φ13	φ20×L3. 0	1	—		φ20×φ13	1	—		—		0. 80			0. 90			
③			C	〃	〃	〃	2	—		—		—		φ25	1	3. 35		2. 10				
④			C	〃	〃	〃	1	—		—		—		φ20	1	0. 80			0. 90			
⑤			A	〃	—	—		—		—		—		—								未給水
⑥			A	〃	φ13	φ20×L3. 0	1	—		φ20×φ13	1	—		—		0. 80					1. 50	
⑦			A	〃	〃	〃	2	—		〃	1	—		—		3. 35			1. 60			
⑧			C	〃	φ20	〃	2	φ20×L1. 5	1	—		—		φ20	1	3. 60			2. 10			
⑨			A	φ25	φ25	φ25×L3. 0	1	—		—		φ25	1	—		0. 80		2. 00				
⑩			C	φ20	φ20	φ20×L3. 0	1	—		—		—		φ20	1	0. 80		1. 20				
⑪			C	〃	〃	〃	2	—		—		—		〃	1	3. 60					2. 00	
⑫			A	〃	〃	〃	2	—		—		φ20	1	—		3. 60			2. 40			
⑬			A	〃	—	—		—		—		—		—								未給水
⑭			C	〃	φ13	φ20×L3. 0	2	—		—		—		φ20	1	3. 60					2. 40	
⑮			A	〃	〃	〃	1	—		φ20×φ13	1	—		—		0. 80					1. 20	
⑯			A	〃	〃	〃	1	—		〃	1	—		—		0. 80					2. 00	
⑰			C	φ25	—	—		—		—		—		—								市道1136号線/閉栓の為仮設接続無し
⑱			A	φ20	φ13	—		—		—		—		—								閉栓の為仮設接続無し
⑲			A	〃	〃	—		—		—		—		—								閉栓の為仮設接続無し
⑳			B	φ25	φ20	—		φ25×L1. 5	1	—		—		φ25	1	1. 00						道路内切替
㉑			C	〃	φ13	—		—		—		—		—								閉栓の為仮設接続無し
㉒			A	φ20	〃	—		—		—		—		—								閉栓の為仮設接続無し
㉓			A	〃	φ20	φ20×L3. 0	2	φ20×L1. 5	1	—		φ20	1	—		5. 20					1. 10	
㉔			A	〃	φ13	—		—		—		—		—								閉栓の為仮設接続無し
㉕			A	〃	φ20	φ20×L3. 0	1	φ20×L1. 5	1	—		φ20	1	—		0. 80					2. 70	
㉖			B	〃	〃	—		〃	1	—		—		φ20	1	1. 00						道路内切替
㉗			A	〃	〃	φ20×L3. 0	1	〃	1	—		φ20	1	—		0. 80					3. 00	
㉘			A	〃	〃	—		—		—		—		—								閉栓の為仮設接続無し
㉙			C	〃	φ13	—		—		—		—		—								閉栓の為仮設接続無し
㉚			A	〃	〃	φ20×L3. 0	2	φ20×L1. 5	1	φ20×φ13	1	—		—		4. 80					2. 00	
㉛			B	φ40	φ40	—		—		—		—		—								道路内切替（詳細は配管詳細図に記載）
㉜			A	φ20	φ20	—		—		—		—		—								閉栓の為仮設接続無し
㉝			A	〃	φ13	φ20×L3. 0	2	φ20×L1. 5	1	φ20×φ13	1	—		—		4. 20					1. 00	一部露出配管
㉞			C	〃	〃	〃	2	〃	1	—		—		φ20	1	4. 20				3. 00		一部露出配管
㉟			B	φ25	φ25	—		φ25×L1. 5	1	—		—		φ25	1	1. 00						道路内切替
㊱			B	φ20	φ13	—		φ20×L1. 5	1	—		—		φ20	1	3. 00						道路内切替
㊲			A	〃	〃	φ20×L3. 0	3	〃	1	φ20×φ13	1	—		—		4. 10					2. 00	
合 計						φ20×L3. 0	31	φ20×L1. 5	10	φ20×φ13	8					57. 60	—	6. 90	7. 90	3. 00	20. 90	
						φ25×L3. 0	2	φ25×L1. 5	3			φ20	4	φ20	8							
												φ25	1	φ25	4							

Aタイプ

Bタイプ

Cタイプ

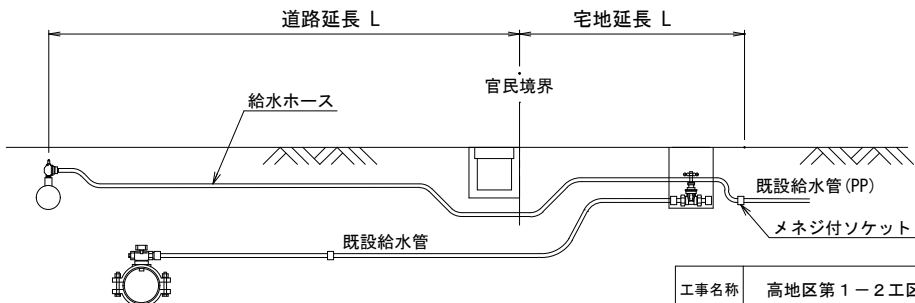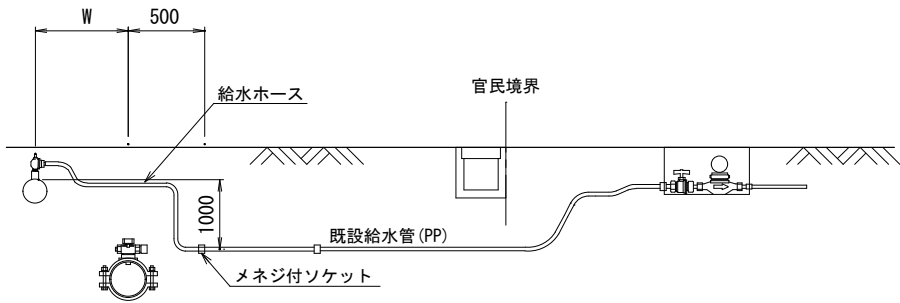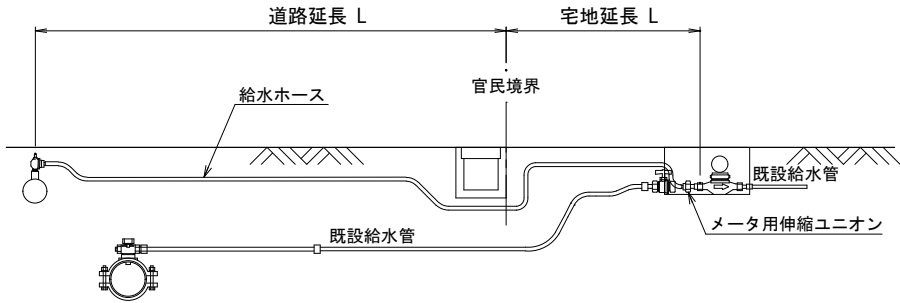


工事名称		高地区第 1－2 工区配水管更新工事			
工事場所		匝瑳市八日市場イ地先			
図面名称		仮給水切替一覧表			
葉中	17 葉 中 15		縮尺	S=NONE SCALE	
竣 工		工事番号			
図面番号		R08H00102	八匠水道企業団		

舗装本復旧平面図 S=1:500

凡 例

記号	内 訳
 (番号)	市道As舗装道 (A復旧)
 (番号)	市道Co舗装道 (B復旧)
数値	カッター切断長さ (m)

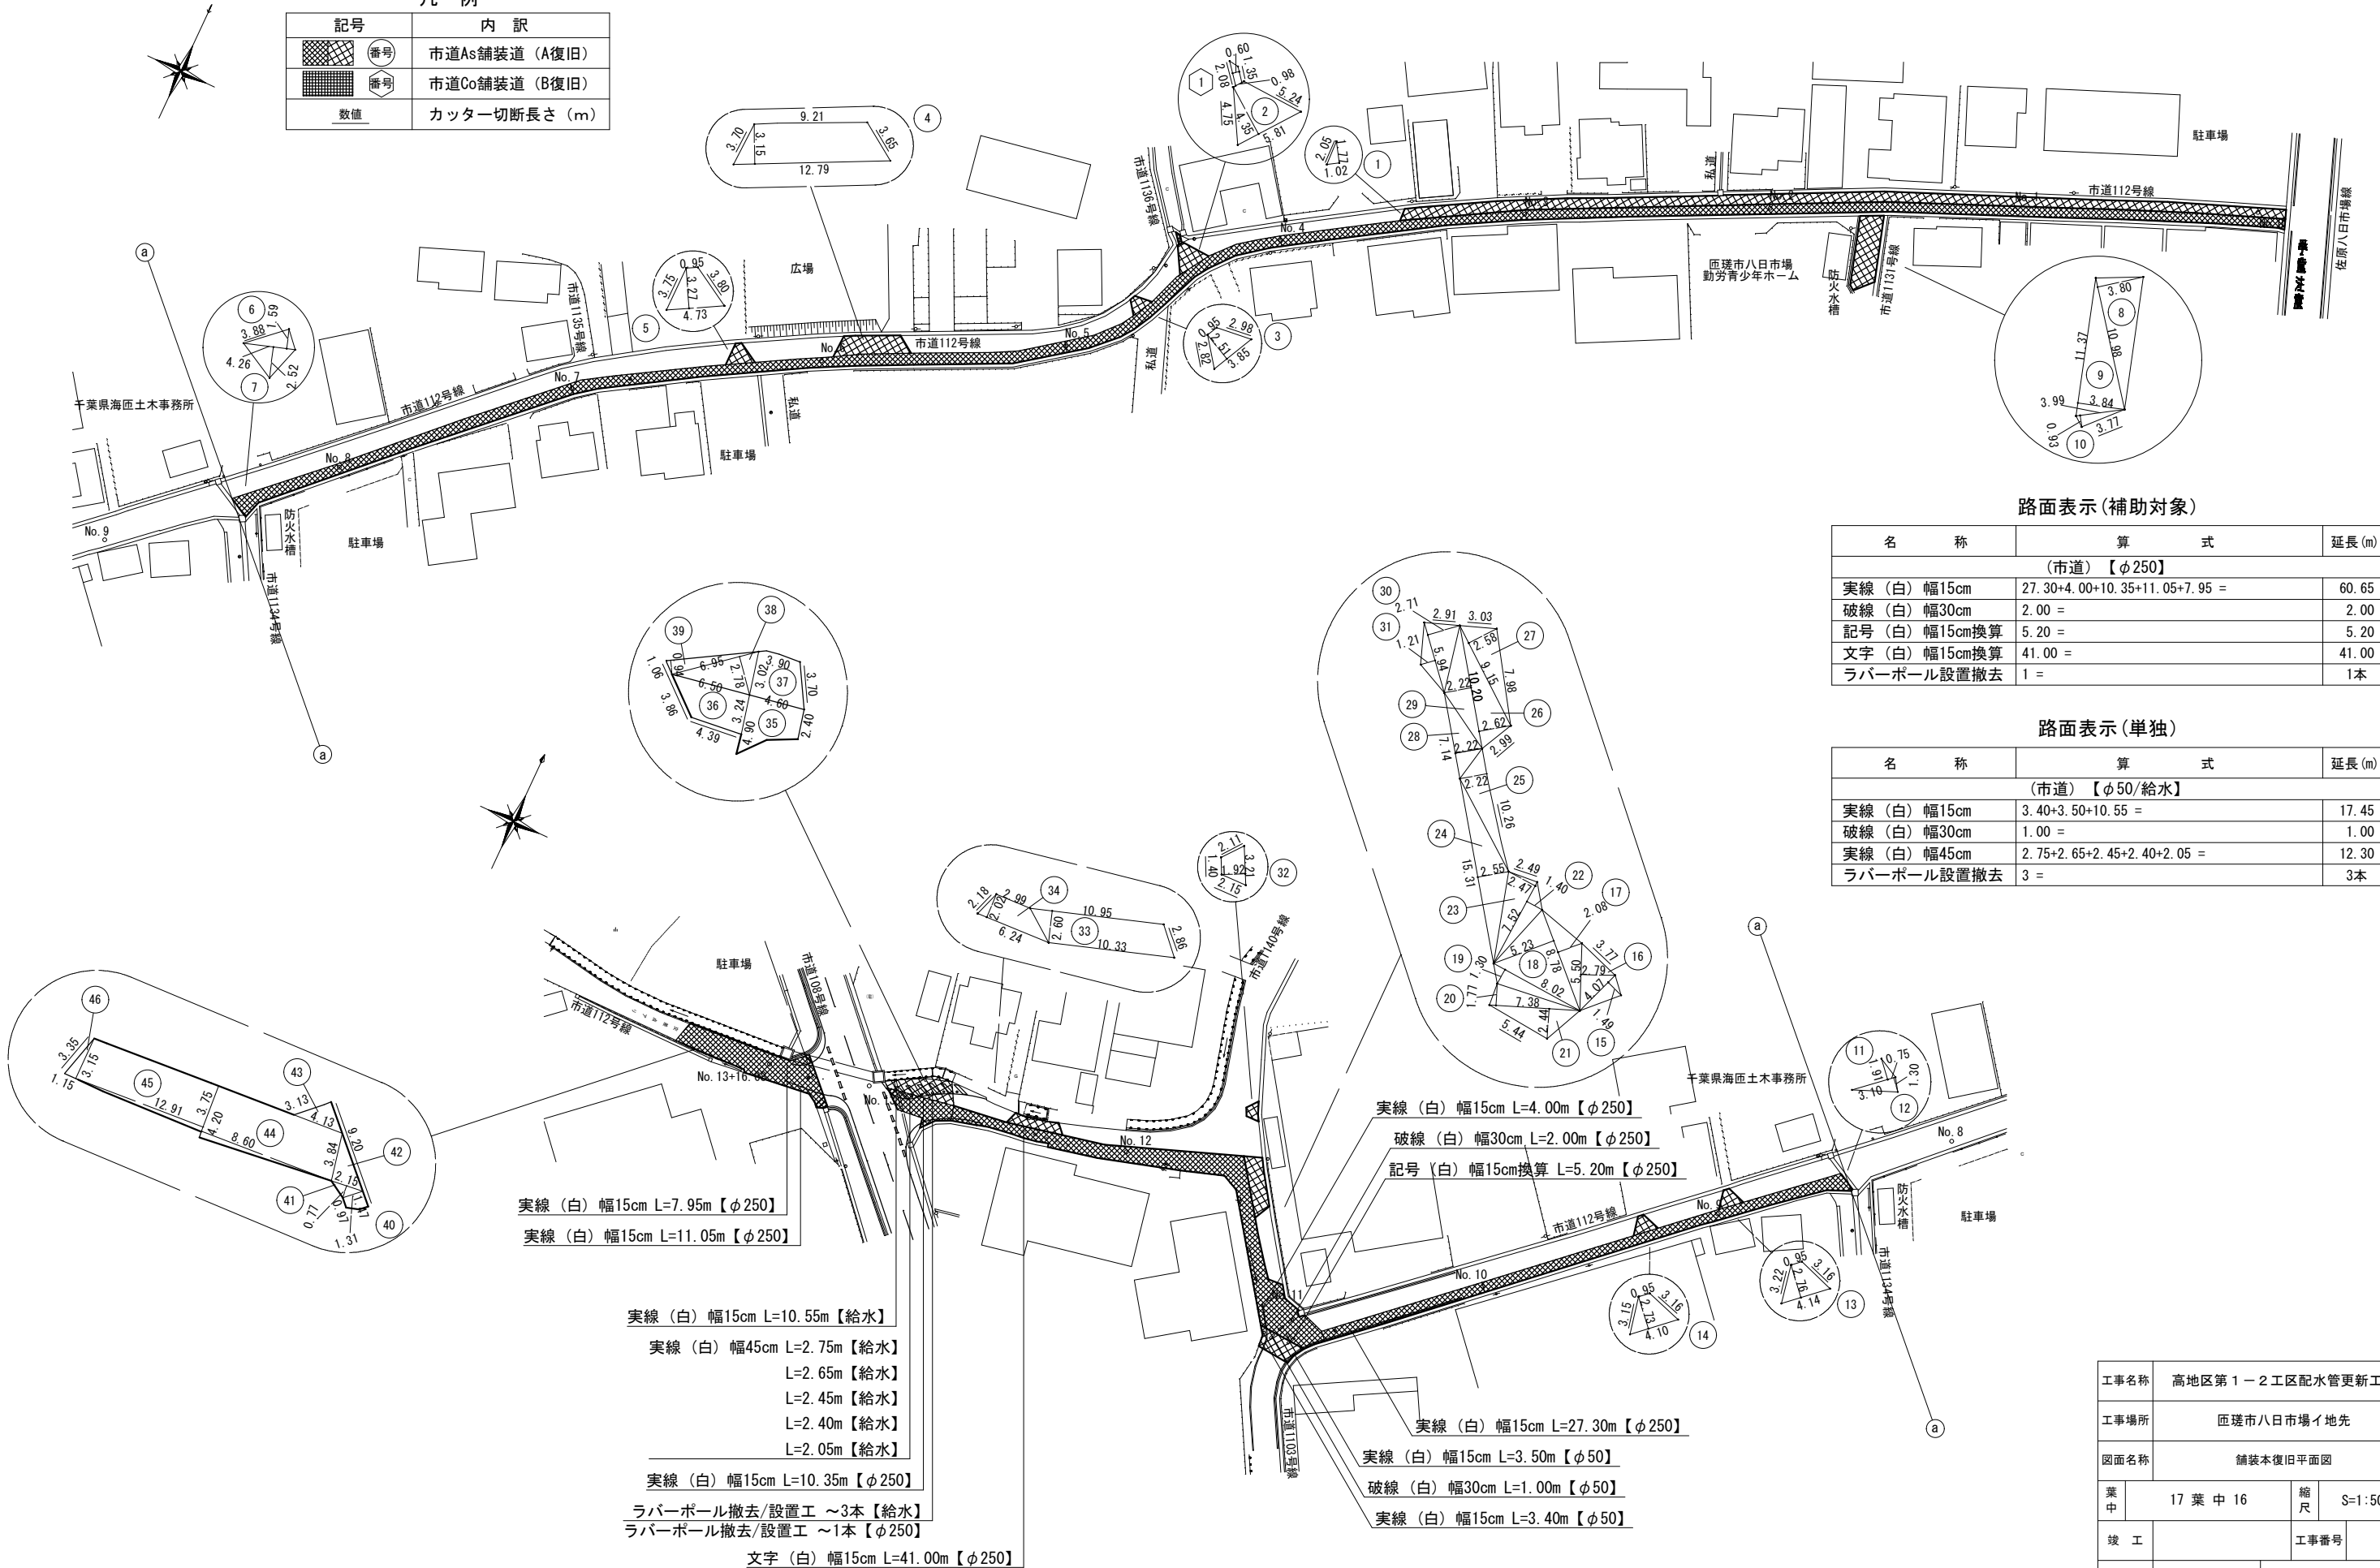

路面表示(補助対象)

名 称	算 式	延長 (m)
(市道) 【φ250】		
実線 (白) 幅15cm	$27.30+4.00+10.35+11.05+7.95 =$	60.65
破線 (白) 幅30cm	$2.00 =$	2.00
記号 (白) 幅15cm換算	$5.20 =$	5.20
文字 (白) 幅15cm換算	$41.00 =$	41.00
ラバーポール設置撤去	$1 =$	1本

路面表示(単独)

名 称	算 式	延長 (m)
(市道) 【φ50/給水】		
実線 (白) 幅15cm	$3.40+3.50+10.55 =$	17.45
破線 (白) 幅30cm	$1.00 =$	1.00
実線 (白) 幅45cm	$2.75+2.65+2.45+2.40+2.05 =$	12.30
ラバーポール設置撤去	$3 =$	3本

工事名称		高地区第1－2工区配水管更新工事		
工事場所		匠瑤市八日市場イ地先		
図面名称		舗装本復旧平面図		
葉中	17 葉 中 16		縮尺	S=1:500
竣 工			工事番号	
図面番号	R08H00102		八匠水道企業団	

面積集計表

市道As舗装道（A復旧）面積集計表【φ250mm】（補助対象）①

測 点 名	距離 (m)	幅員 (m)	平均幅員 (m)	面積 (㎡)	舗装切断 (m)	備 考
No. 0 - 4. 51	1. 07	1. 62	1. 57	1. 68		
No. 0 - 3. 44		1. 52				
No. 0	3. 44	1. 52	1. 52	5. 23		
No. 1		1. 59				
No. 2	40. 00	1. 58	1. 59	63. 60		
No. 3	40. 00	1. 66	1. 62	64. 80		
	16. 70	1. 66	1. 66	27. 72		
No. 3 +16. 70	23. 30	1. 66				
		1. 68	1. 67	38. 91	23. 30	
No. 4	40. 00	1. 85	1. 77	70. 80	40. 00	
No. 5	40. 00	1. 55	1. 70	68. 00	40. 00	
No. 6	40. 00	1. 79	1. 67	66. 80	40. 00	
No. 7	40. 00	1. 79	1. 72	68. 80	40. 00	
No. 8	12. 75	1. 64	1. 81	23. 08	12. 75	
No. 8 +12. 75		1. 98				
No. 8 +17. 60	22. 40	1. 91				
No. 9		1. 65	1. 78	39. 87	22. 40	
No. 10	40. 00	1. 68	1. 67	66. 80	40. 00	
No. 10+26. 05	26. 05	1. 68	1. 69	44. 02	26. 05	
No. 11+23. 45		1. 70				
No. 12	16. 55	3. 54	2. 77	45. 84	16. 55	
No. 12+26. 15	26. 15	1. 99	2. 19	57. 27	26. 15	
		2. 39				
計				815. 62	327. 20	

市道As舗装道（A復旧）面積集計表【φ250mm】（補助対象）②

番号	算 式	面積 (㎡)	舗装切断 (m)	備 考
⑥	4. 26 × 1. 59 × 1/2 =	3. 39	3. 88	
⑦	4. 26 × 2. 52 × 1/2 =	5. 37		
⑪	0. 75 × 1. 91 × 1/2 =	0. 72		
⑫	3. 10 × 1. 30 × 1/2 =	2. 02		
⑮	4. 07 × 1. 49 × 1/2 =	3. 03		
⑯	5. 50 × 2. 79 × 1/2 =	7. 67	3. 77	
⑰	8. 78 × 2. 08 × 1/2 =	9. 13		
⑱	8. 78 × 5. 23 × 1/2 =	22. 96		
⑳	7. 52 × 1. 40 × 1/2 =	5. 26		
㉓	7. 52 × 2. 47 × 1/2 =	9. 29	2. 49	
㉔	15. 31 × 2. 55 × 1/2 =	19. 52		
㉕	10. 26 × 2. 22 × 1/2 =	11. 39	10. 26	
㉘	7. 14 × 2. 22 × 1/2 =	7. 93		
㉙	10. 20 × 2. 22 × 1/2 =	11. 32		
㉚	5. 94 × 2. 71 × 1/2 =	8. 05	2. 91	
㉛	5. 94 × 1. 21 × 1/2 =	3. 59		
㉞	(2. 40 + 4. 90) × 4. 60 × 1/2 =	16. 79		
㉟	(4. 39 + 6. 50) × 3. 24 × 1/2 =	17. 64	8. 25	
㊱	(1. 47 + 0. 97) × 1. 31 × 1/2 =	1. 60	9. 20	
㊲	2. 15 × 0. 77 × 1/2 =	0. 83		
㊳	2. 15 × 3. 84 × 1/2 =	4. 13		
㊴	4. 13 × 3. 13 × 1/2 =	6. 46		
㊵	(3. 84 + 4. 20) × 8. 60 × 1/2 =	34. 57		
㊶	(3. 75 + 3. 15) × 12. 91 × 1/2 =	44. 54		
㊷	3. 15 × 1. 15 × 1/2 =	1. 81	3. 35	
計		259. 01	44. 11	
合 計 (①+②)		1, 074. 63	371. 31	

市道As舗装道（A復旧）面積集計表【給水】（単独費）①

測 点 名	距離 (m)	幅員 (m)	平均幅員 (m)	面積 (㎡)	舗装切断 (m)	備 考
No. 0 - 4. 51	1. 07	1. 62	1. 57	1. 68		
No. 0 - 3. 44		1. 52				
No. 0	3. 44	1. 52	1. 52	5. 23		
No. 1	40. 00	1. 59	1. 56	62. 40		
No. 2	40. 00	1. 58	1. 59	63. 60		
No. 3	40. 00	1. 62	1. 62	64. 80		
No. 3 +16. 70	16. 70	1. 66	1. 66	27. 72		
		1. 66				
計				225. 43		

市道As舗装道（A復旧）面積集計表【給水】（単独費）②

番号	算 式	面積 (㎡)	舗装切断 (m)	備 考
①	1. 02 × 1. 77 × 1/2 =	0. 90	2. 05	
②	(5. 81 + 0. 98) × 4. 35 × 1/2 =	14. 77	9. 99	
③	(3. 85 + 0. 95) × 2. 51 × 1/2 =	6. 02	5. 80	
④	(9. 21 + 12. 79) × 3. 15 × 1/2 =	34. 65	7. 35	
⑤	(4. 73 + 0. 95) × 3. 27 × 1/2 =	9. 29	7. 55	
⑬	(4. 14 + 0. 95) × 2. 76 × 1/2 =	7. 02	6. 38	
⑭	(4. 10 + 0. 95) × 2. 73 × 1/2 =	6. 89	6. 31	
⑬	(10. 33 + 10. 95) × 2. 60 × 1/2 =	27. 66	2. 86	
⑭	(6. 24 + 2. 99) × 2. 02 × 1/2 =	9. 32	2. 18	
⑰	(4. 60 + 3. 90) × 3. 02 × 1/2 =	12. 84	3. 70	
⑱	6. 95 × 2. 78 × 1/2 =	9. 66		
㉙	6. 95 × 0. 94 × 1/2 =	3. 27	1. 06	
合 計		142. 29	55. 23	

市道As舗装道（A復旧）面積集計表【φ50mm】（単独費）

番号	算 式	面積 (㎡)	舗装切断 (m)	備 考
⑰	8. 02 × 1. 30 × 1/2 =	5. 21		
⑳	7. 38 × 1. 77 × 1/2 =	6. 53		
㉑	7. 38 × 2. 44 × 1/2 =	9. 00	5. 44	
合 計		20. 74	5. 44	

市道As舗装道（A復旧）面積集計表【φ75mm】（単独費）

番号	算 式	面積 (㎡)	舗装切断 (m)	備 考
⑧	10. 98 × 3. 80 × 1/2 =	20. 86		
⑨	11. 37 × 3. 84 × 1/2 =	21. 83		
⑩	3. 99 × 0. 93 × 1/2 =	1. 86	3. 77	
㉔	10. 20 × 2. 62 × 1/2 =	13. 36	2. 99	
㉕	9. 15 × 2. 58 × 1/2 =	11. 80	3. 03	
㉚	(3. 21 + 1. 40) × 1. 92 × 1/2 =	4. 43	5. 66	
合 計		74. 14	15. 45	

市道Co舗装道（B復旧）面積集計表【φ25mm】（単独費）

番号	算 式	面積 (㎡)	舗装切断 (m)	備 考
①	(2. 08 + 1. 35) × 0. 60 × 1/2 =	1. 03	3. 43	
合 計		1. 03	3. 43	

工事名称	高地区第 1－2 工区配水管更新工事			
工事場所	匠達市八日市場イ地先			
図面名称	面積集計表			
葉 中	17 葉 中 17	縮 尺	S=1:500	
竣 工			工事番号	
図面番号	R08H00102	八匠水道企業団		