


案内図 S=1:5,000

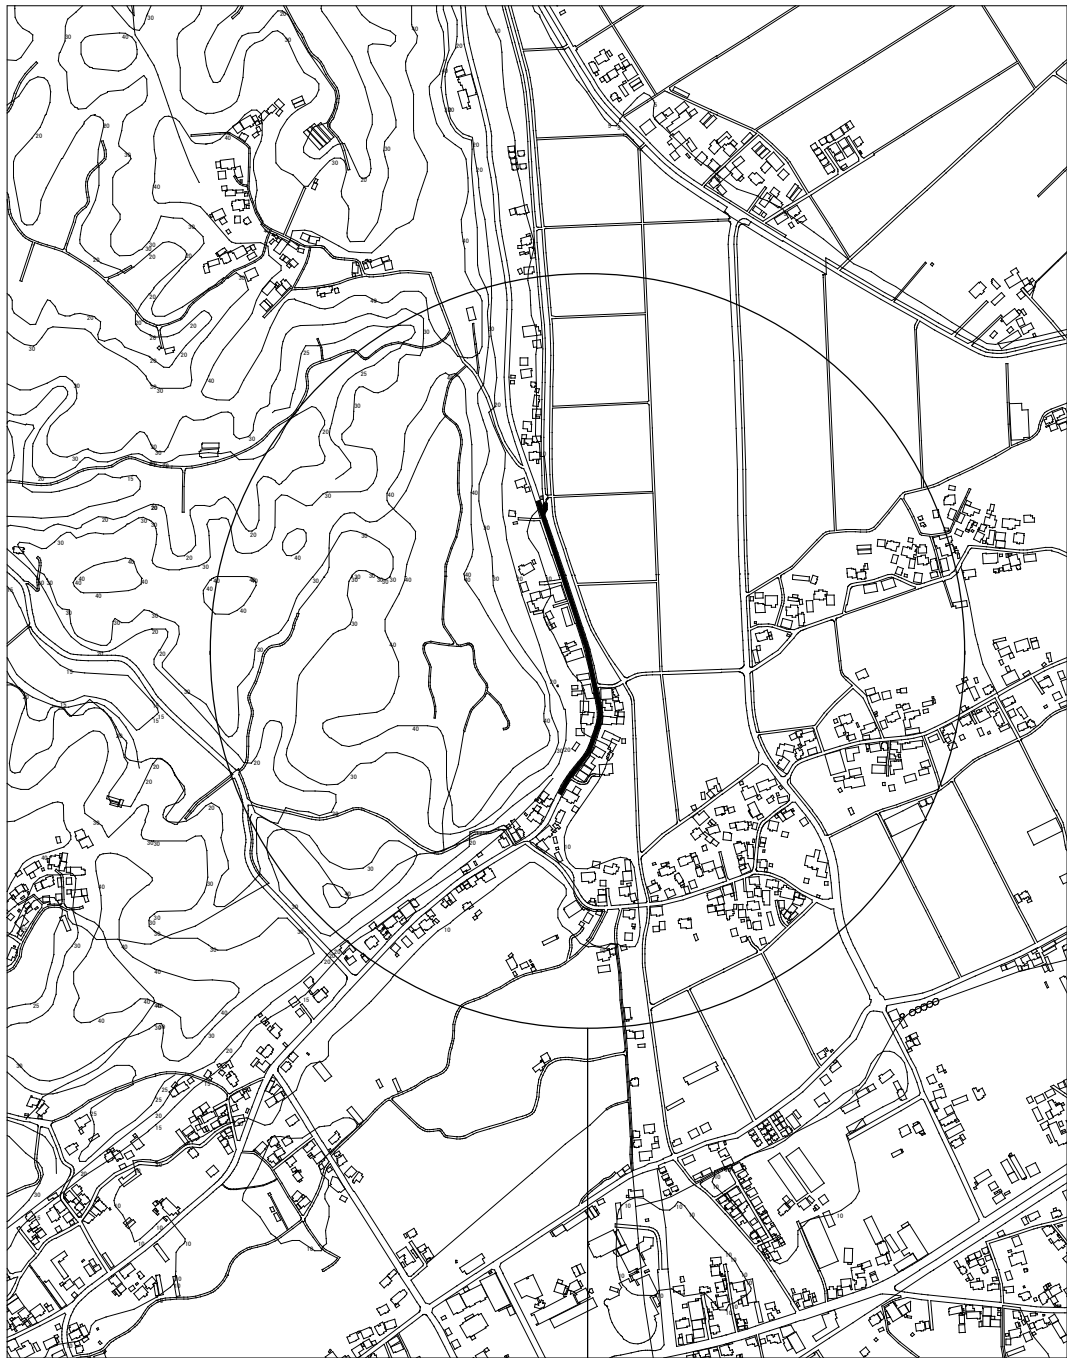

工事箇所 匝瑳市椿1982番地先～匝瑳市椿288番地先


管網図 S=1:2,500



工事箇所 匝瑳市椿1982番地先～匝瑳市椿288番地先

工事名称		高地区第1-4工区配水管更新工事			
工事場所		匝瑳市椿地先			
図面名称		案内図・管網図			
葉中	19 葉 中 1		縮尺	図示	
竣工			工事番号		
図面番号	一		八匠水道企業団		

平面図 (1/2) S=1:500

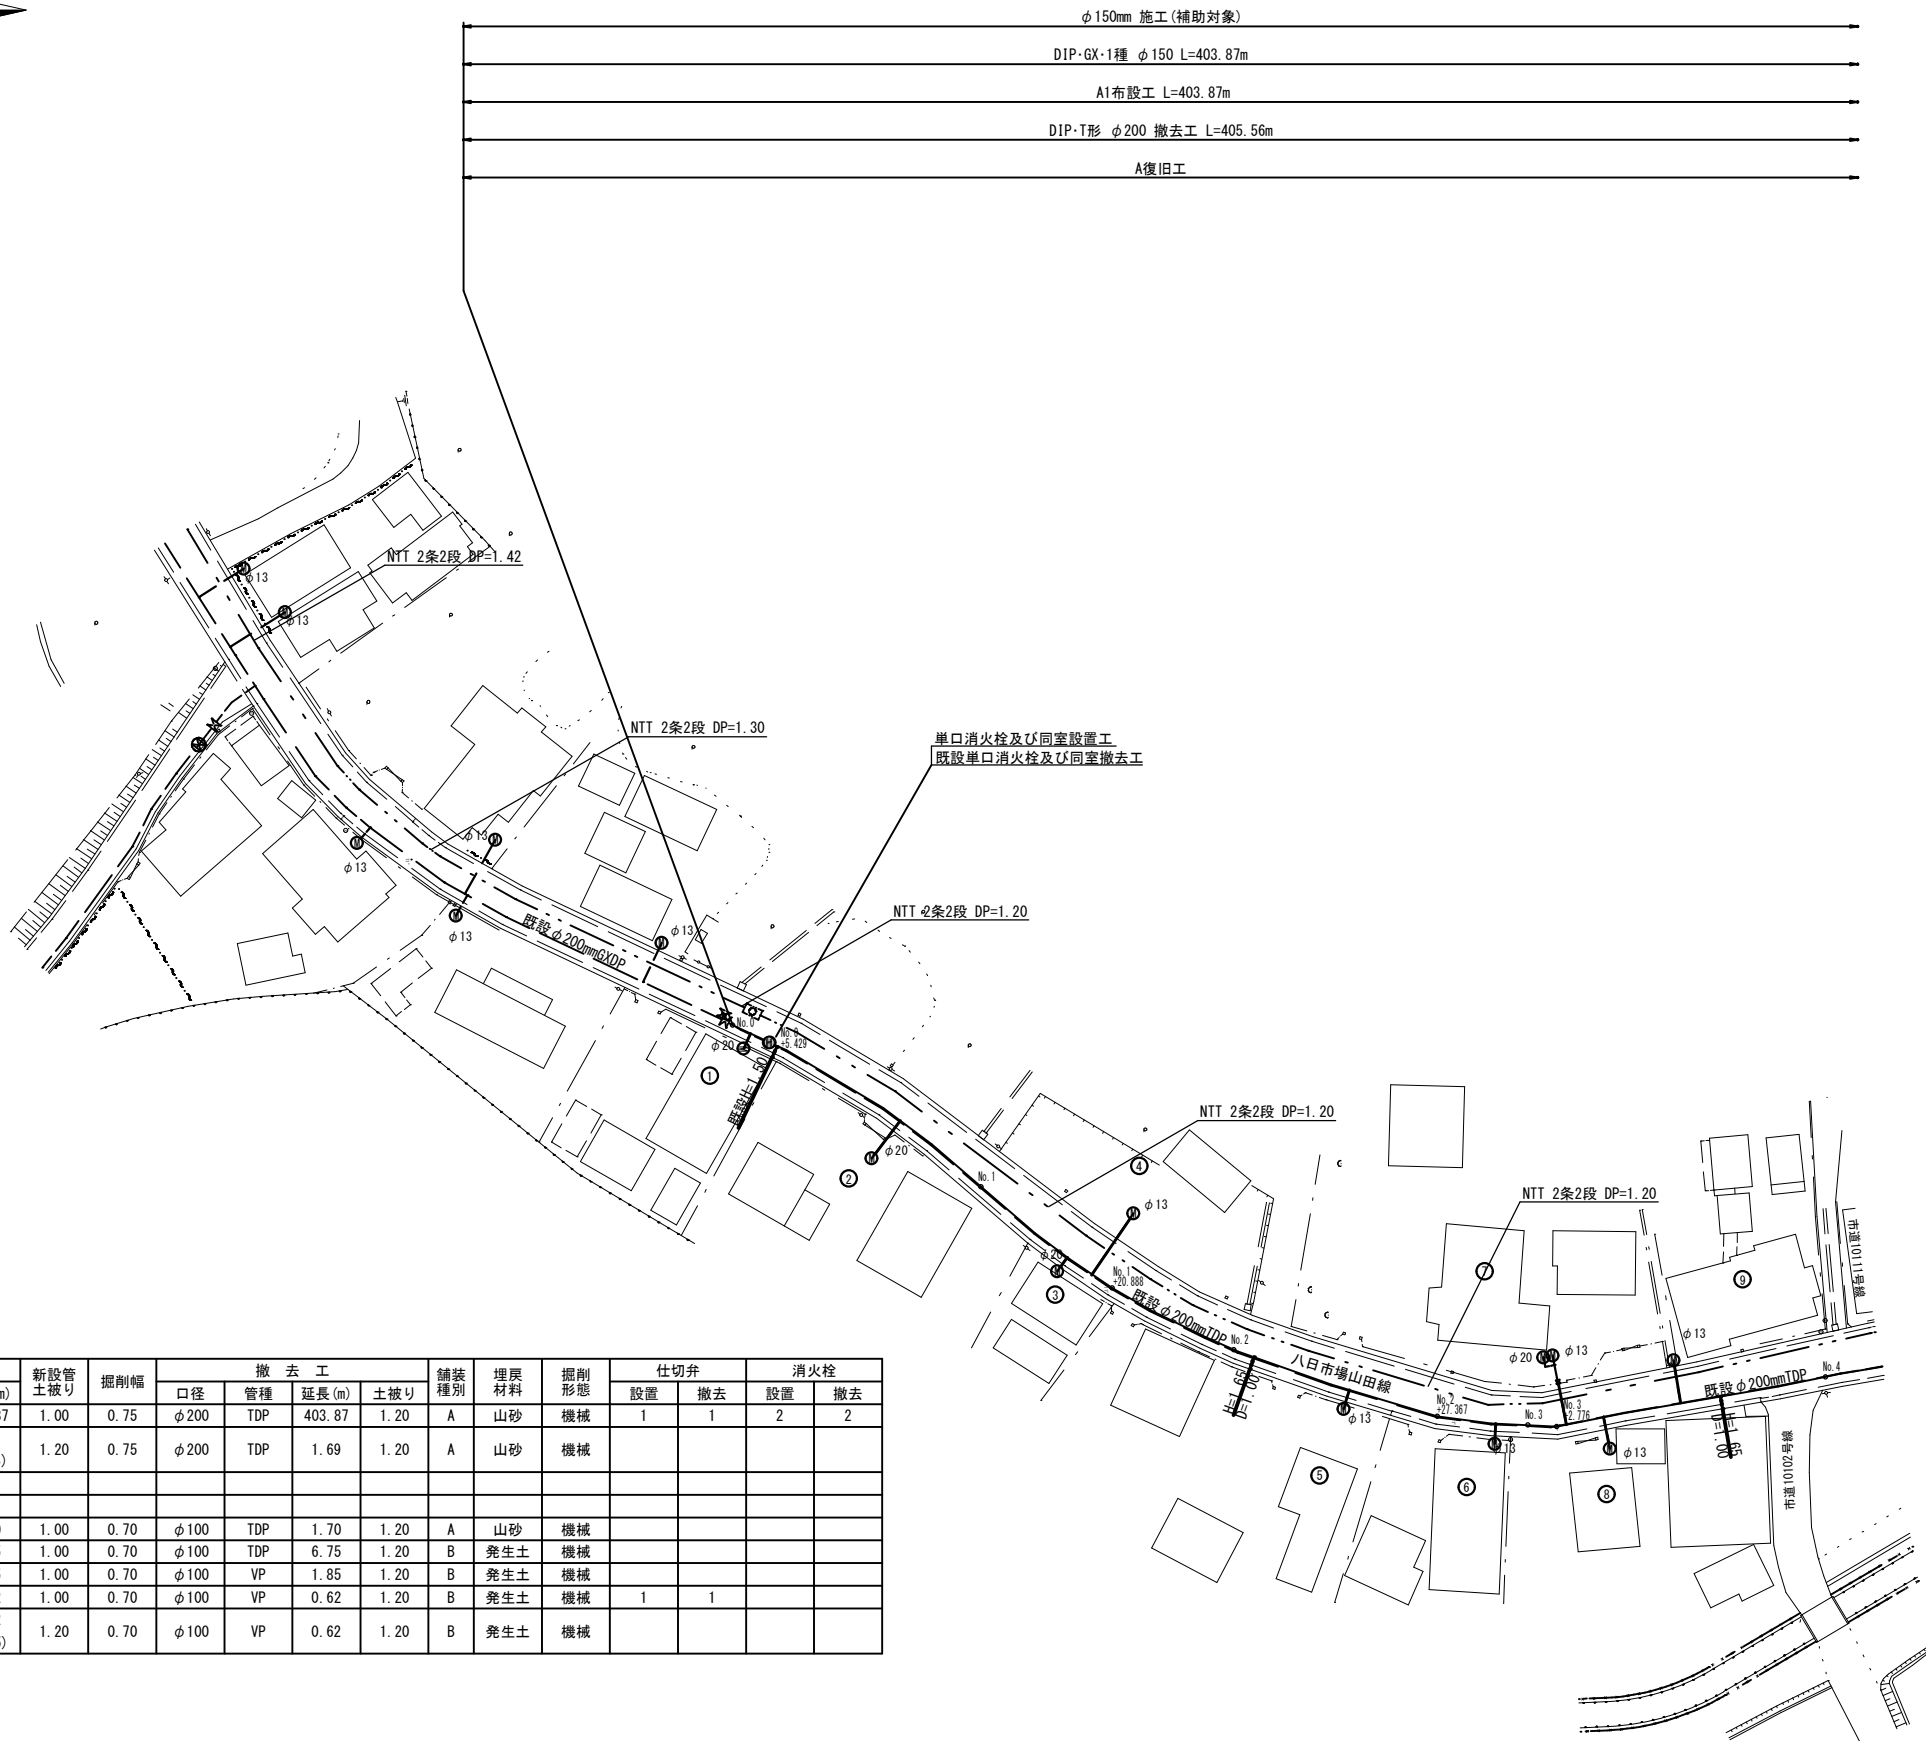


施工総延長	施工形態	布 設 工				新設管 土被り	掘削幅	撤 去 工				舗装 種別	埋戻 材料	掘削 形態	仕切弁		消火栓	
		布設工	口径	管種	延長 (m)			口径	管種	延長 (m)	土被り				設置	撤去	設置	撤去
φ150mmGXD施工 L=403.87m φ150mmKDP施工 L=1.69m (1.74m) φ150mmTDP撤去 L=405.56m	A1	φ150	GXD	403.87	1.00	0.75	φ200	TDP	403.87	1.20	A	山砂	機械		1	1	2	2
	A2	φ150	KDP	1.69 (1.74)	1.20	0.75	φ200	TDP	1.69	1.20	A	山砂	機械					
φ100mmGXD施工 L=10.30m φ100mmVP施工 L=1.24m (1.27m) φ100mmTDP撤去 L=8.45m φ100mmVP撤去 L=3.09m	A1	φ100	GXD	1.70	1.00	0.70	φ100	TDP	1.70	1.20	A	山砂	機械					
	B1	φ100	GXD	6.75	1.00	0.70	φ100	TDP	6.75	1.20	B	発生土	機械					
	B2	φ100	GXD	1.85	1.00	0.70	φ100	VP	1.85	1.20	B	発生土	機械					
	B3	φ100	VP	0.62	1.00	0.70	φ100	VP	0.62	1.20	B	発生土	機械	1	1			
	B4	φ100	VP	0.62 (0.65)	1.20	0.70	φ100	VP	0.62	1.20	B	発生土	機械					

※ 管被覆工
管路全線ポリエチレンスリーブ被覆工
F付T字管フランジ部ポリエチレンスリーブ被覆工
※ 明示シート工
管路全体全線に敷設

工事名称	高地区第1-4工区配水管更新工事		
工事場所	匠礎市橋地先		
図面名称	平 面 図 (1/2)		
葉 中	19 葉 中 2	縮 尺	S=1:500
竣 工		工事番号	
図面番号	—	八匠水道企業団	




平面図 (2/2) S=1:500

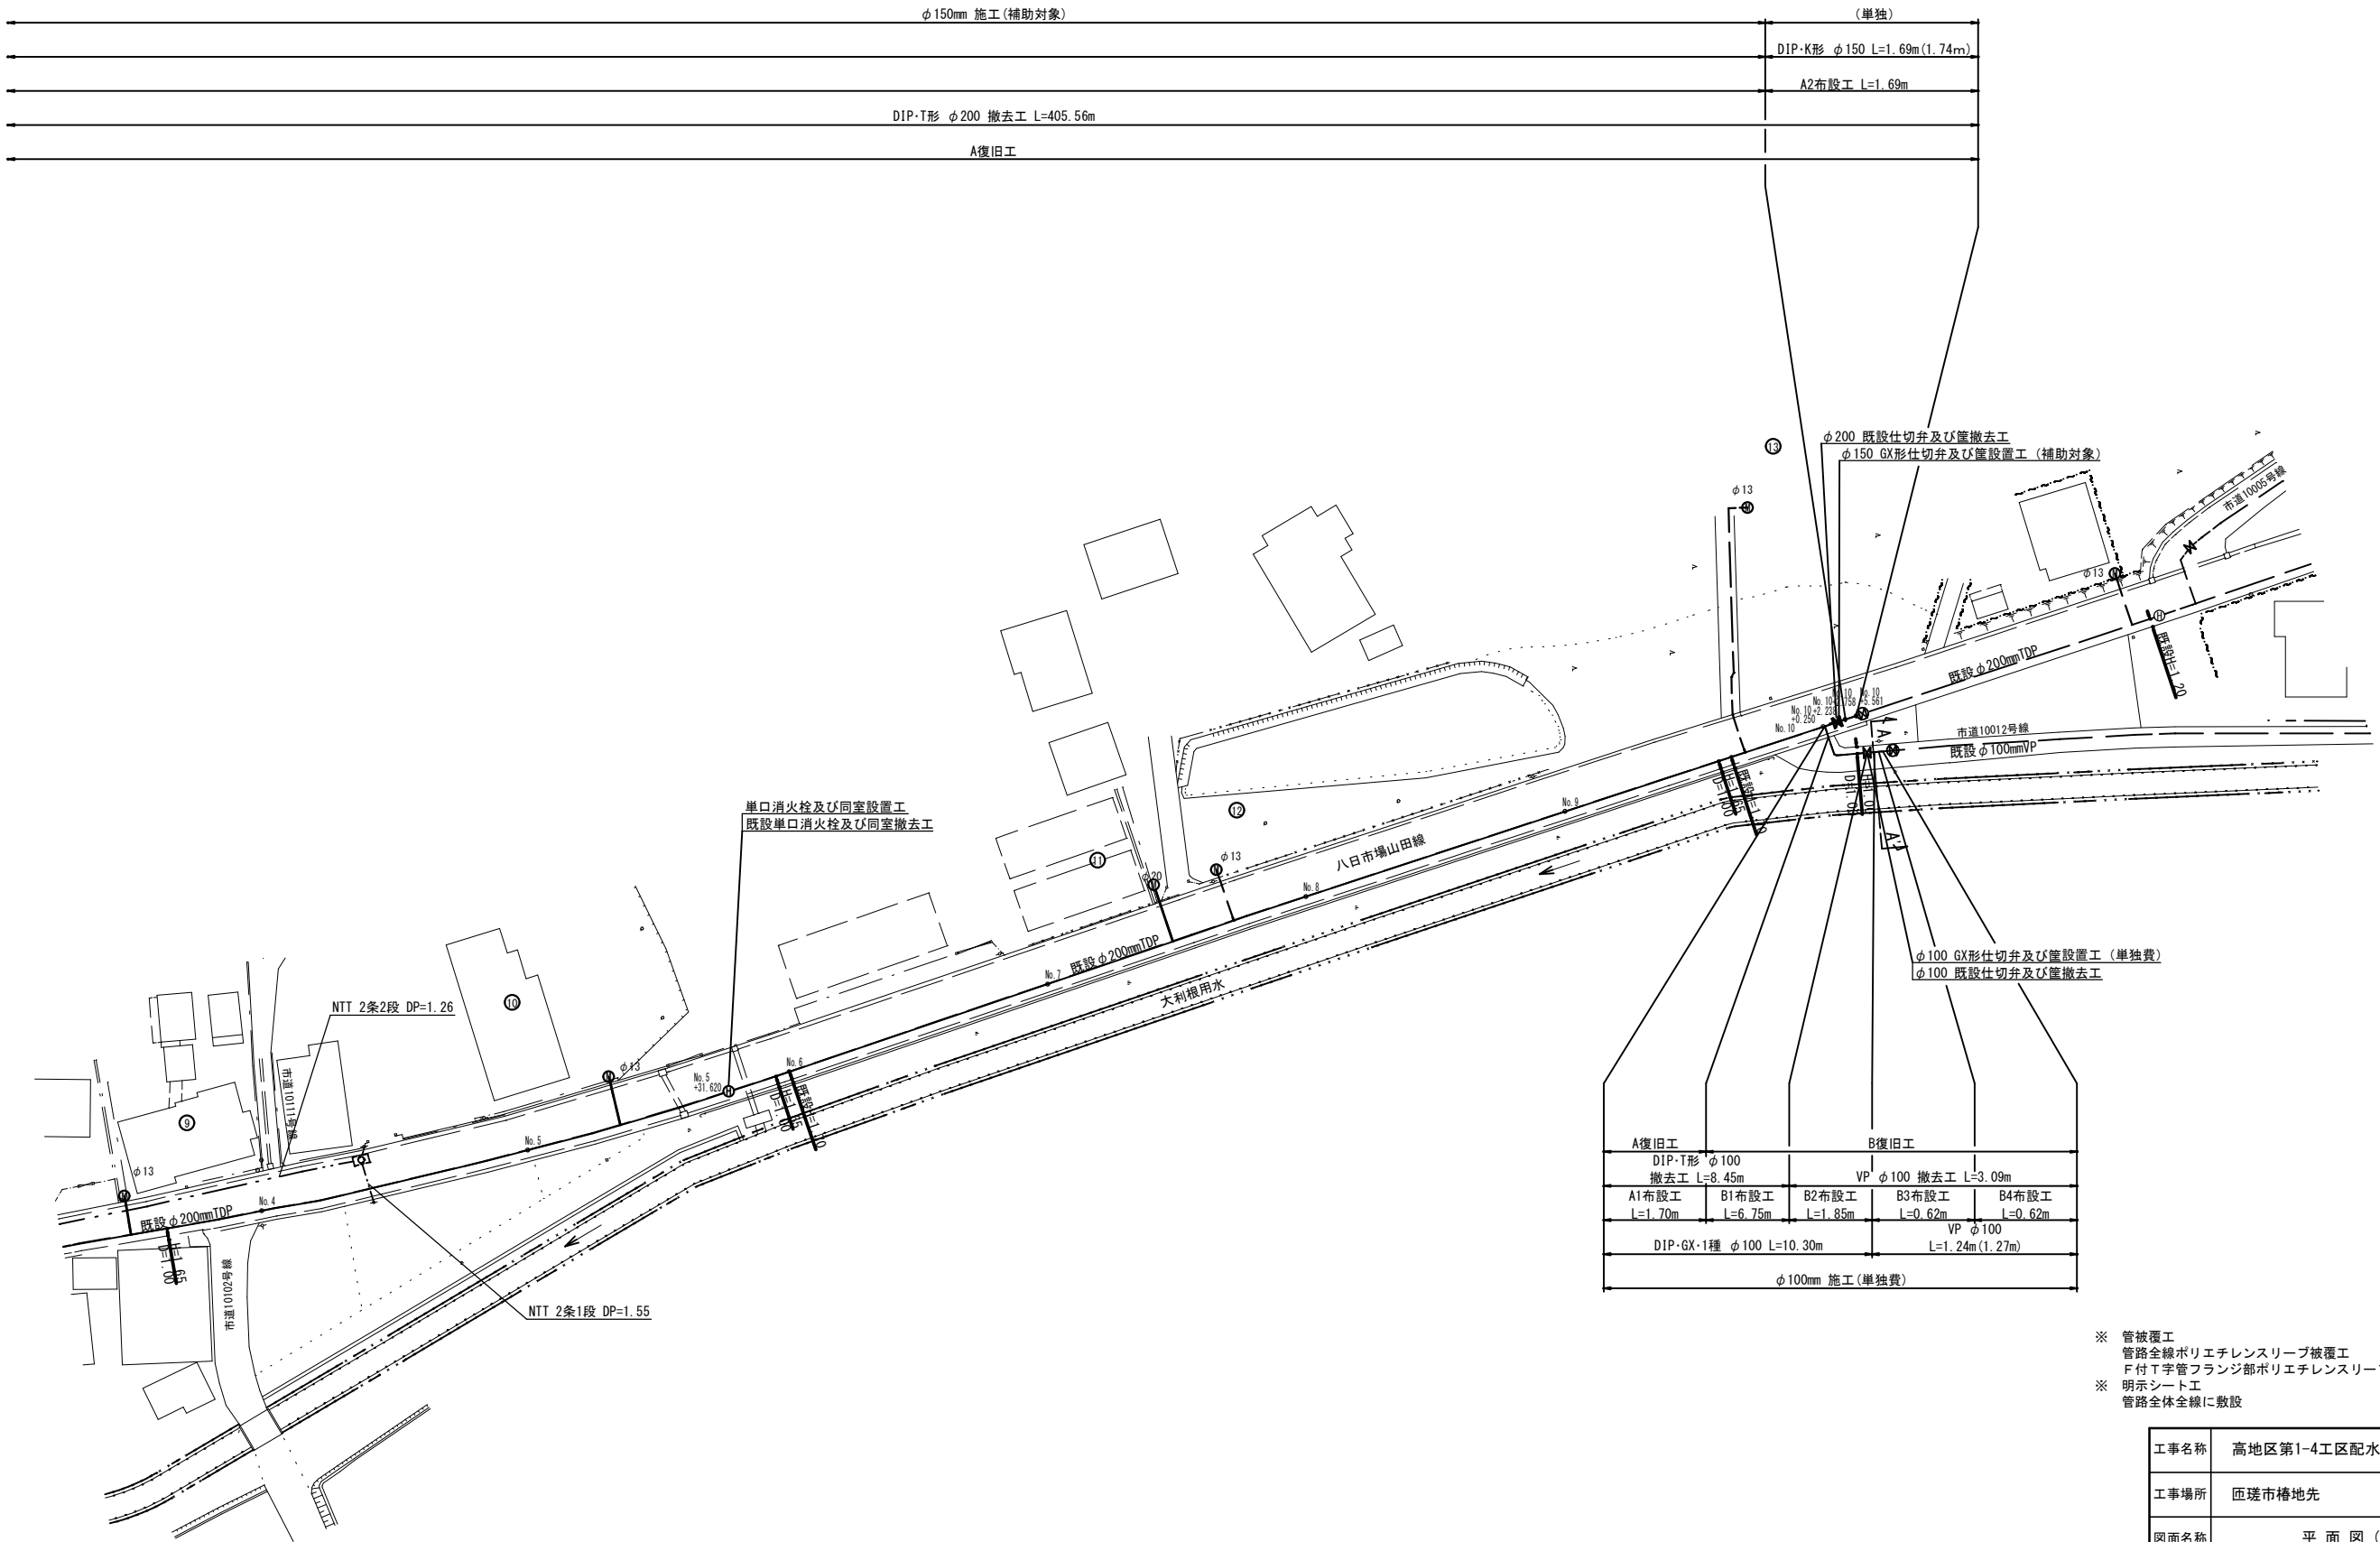

A復旧工		B復旧工	
DIP・T形 φ100 撤去工 L=8.45m		VP φ100 撤去工 L=3.09m	
A1布設工 L=1.70m	B1布設工 L=6.75m	B2布設工 L=1.85m	B3布設工 L=0.62m
DIP・GX-1種 φ100 L=10.30m		B4布設工 L=0.62m	
		VP φ100 L=1.24m (1.27m)	
φ100mm 施工 (単独費)			

 
- ※ 管被覆工
管路全線ポリエチレンスリーブ被覆工
F付T字管フランジ部ポリエチレンスリーブ被覆工
- ※ 明示シート工
管路全体全線に敷設




工事名称	高地区第1-4工区配水管更新工事		
工事場所	匝瑳市椿地先		
図面名称	平面図 (2/2)		
葉中	19 葉 中 3	縮尺	S=1:500
竣工		工事番号	
図面番号	—	八咫水道企業団	

横断図 S=1:100


No. 1+20. 888

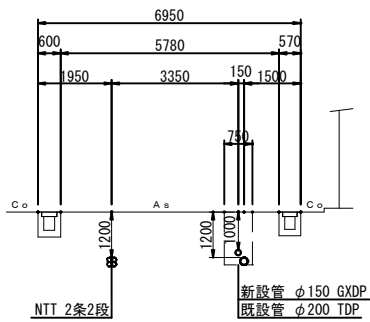


No. 3+2. 776

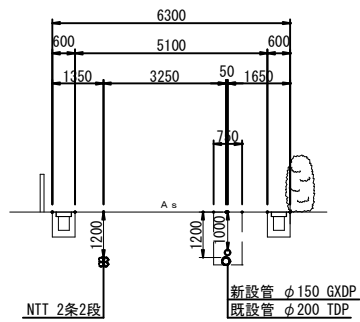


No. 6

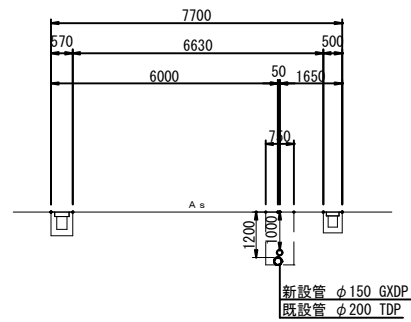


No. 1

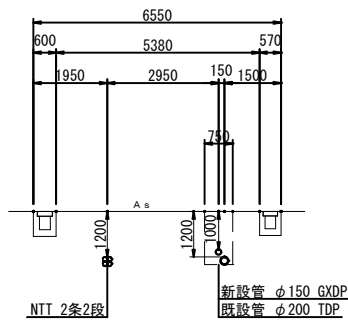


No. 3

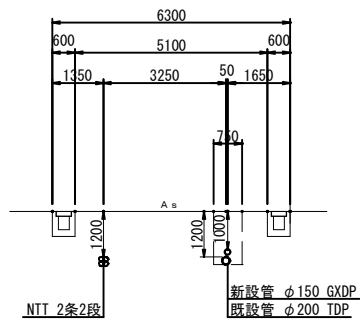


No. 5+31. 620

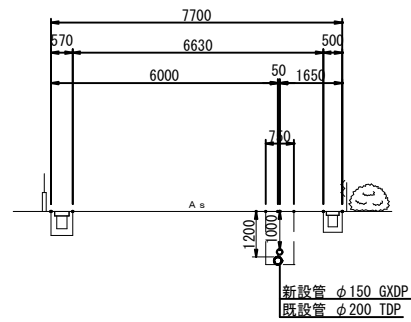


No. 0+5. 429

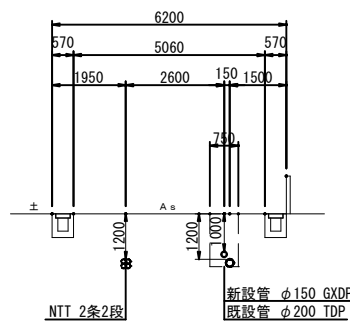


No. 2+27. 367

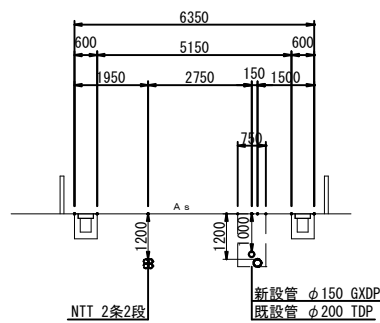


No. 5

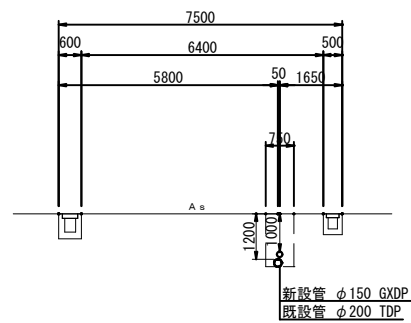


No. 0

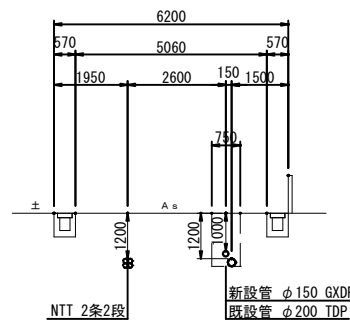

No. 2









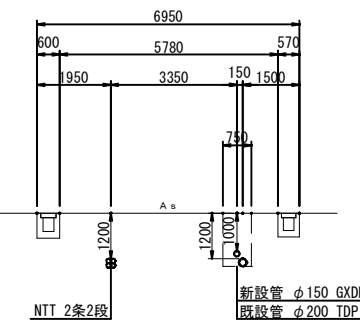


No. 4

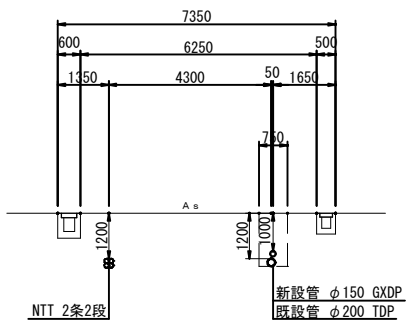

工事名称	高地区第1-4工区配水管更新工事			
工事場所	匝瑳市槽地先			
図面名称	横断図 (1/2)			
葉中	19 葉 中 4	縮尺	S=1:500	
竣工			工事番号	
図面番号	—		八匠水道企業団	


横断図 S=1:100

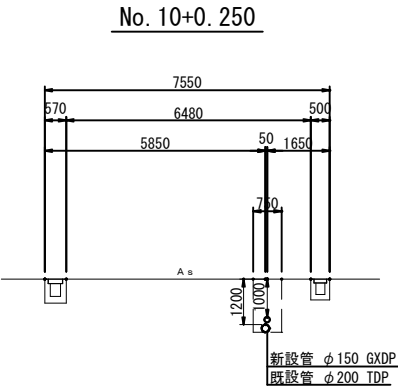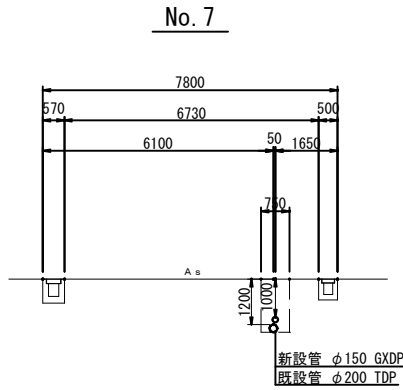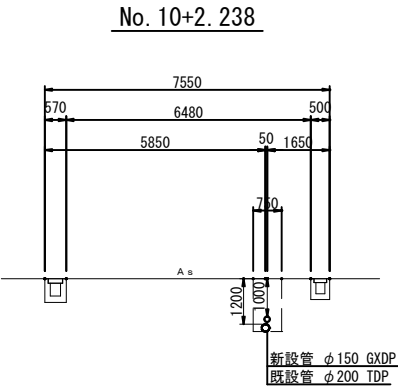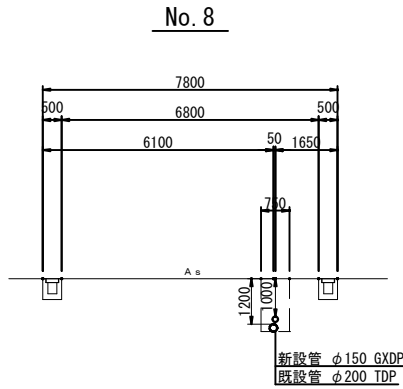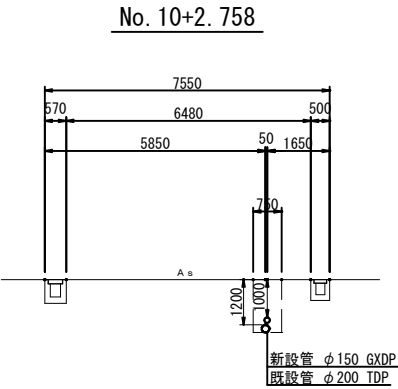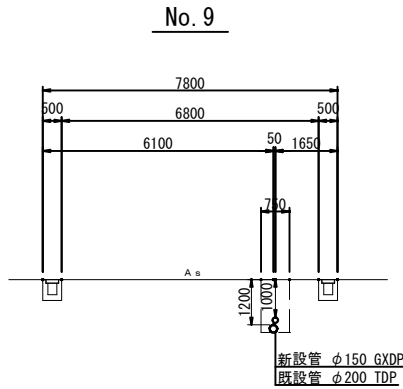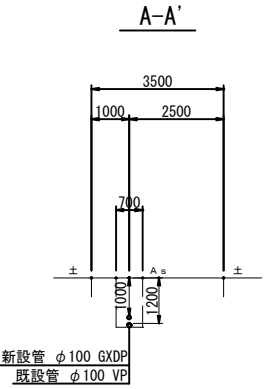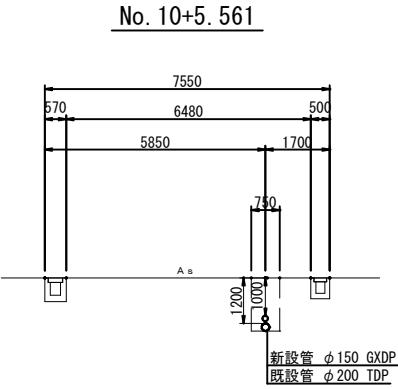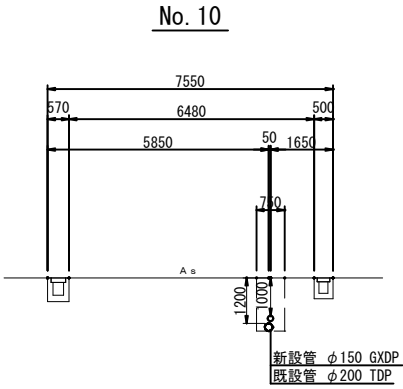

工事名称		高地区第1~4工区配水管更新工事			
工事場所		匝埦市椿地先			
図面名称		横断図 (2/2)			
葉中	19 葉 中 5			縮尺	S=1:500
竣工				工事番号	
図面番号	—			八匠水道企業団	

配管詳細図 S=NONE SCALE


KEY-PLAN

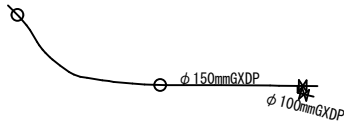


凡 例 (G×形)

	GX形継手	ライナ使用に よる伸び代	φ200 — 39mm
	ライナ使用箇所		φ100 — 29mm
	製作時挿口加工済		
	溝切り挿し口加工		
	G-Link使用箇所		


名 称	拘 束 長			土被り
	φ100	φ150	φ200	
90° 以下	6.0	6.0	8.0	0.60以上
45° 以下	1.0	1.0	1.0	0.60以上
22 1/2° 以下	1.0	1.0	1.0	0.60以上
T字管	6.0	6.0	6.0	0.60以上
仕切弁・栓	8.0	11.5	14.5	1.20
	9.5	13.5	17.0	1.00
片落管	4.0	7.0	7.0	1.00

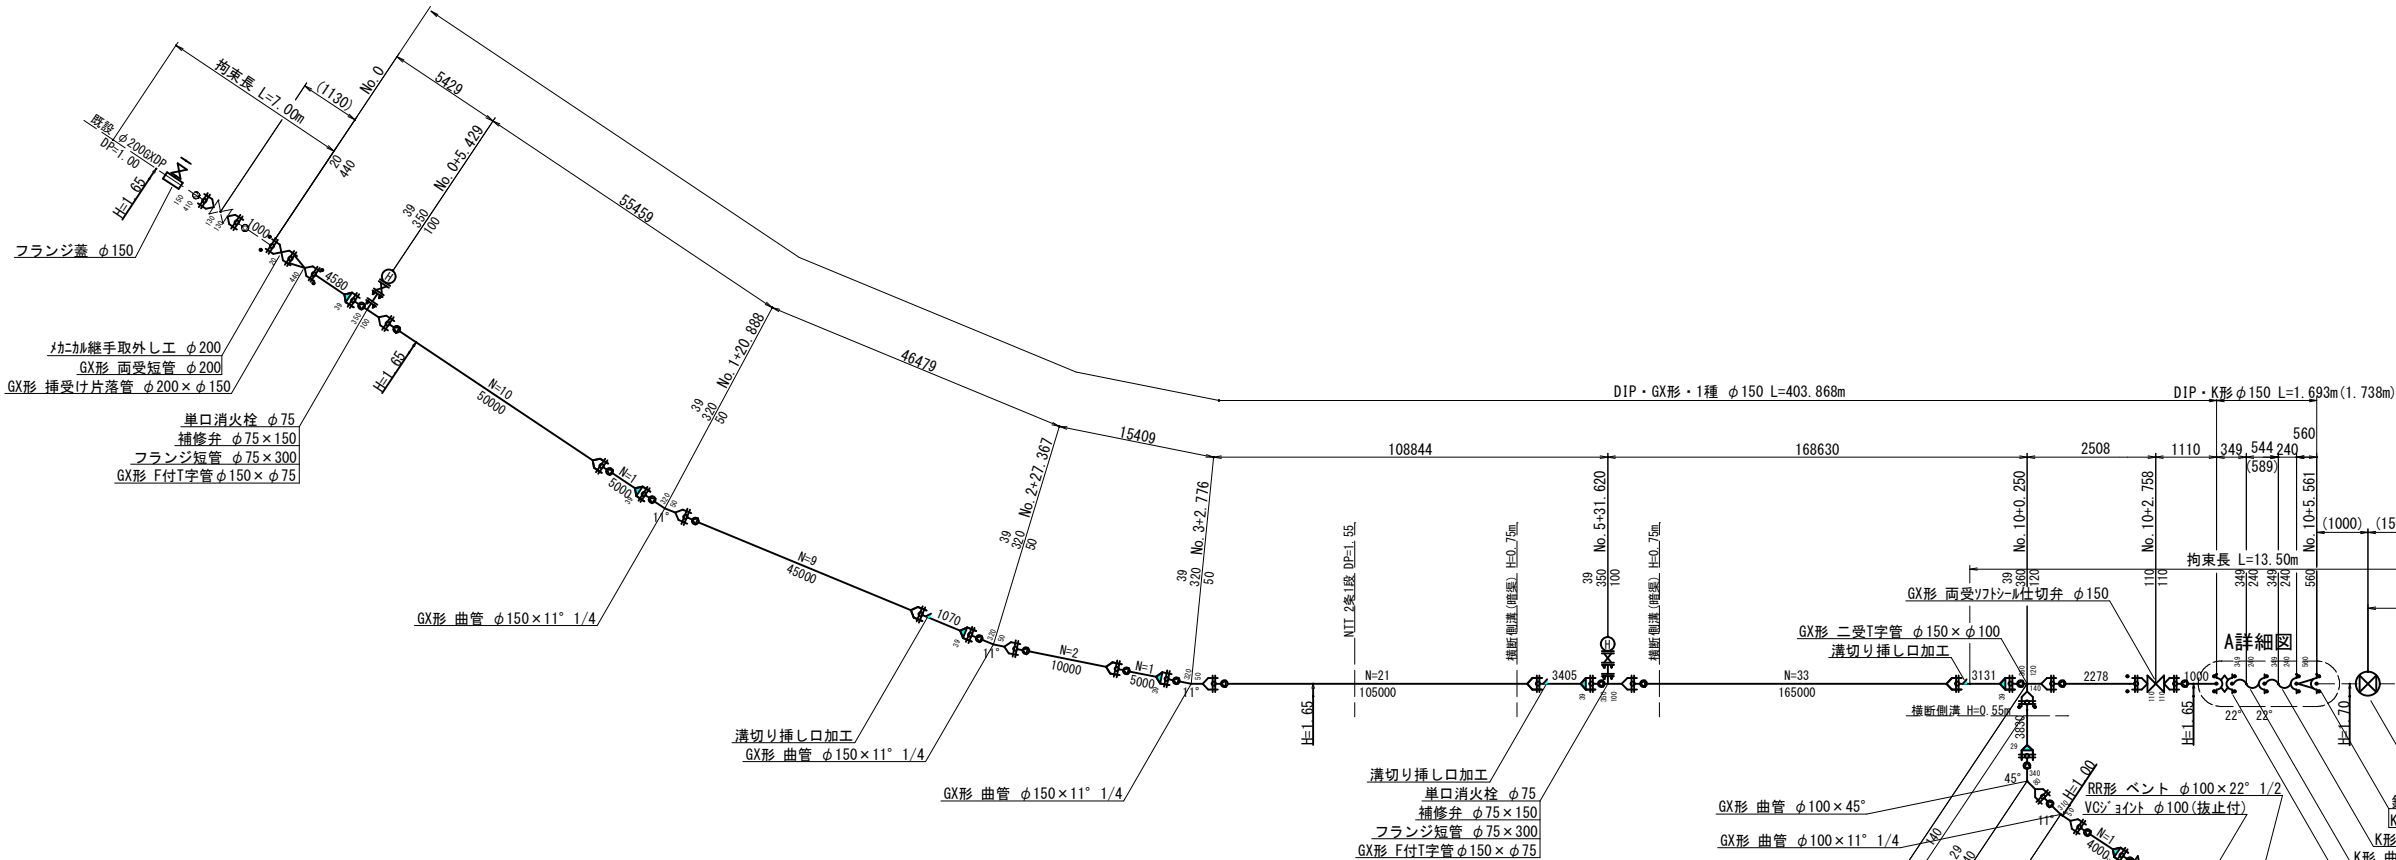

A詳細図

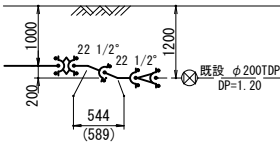


B詳細図

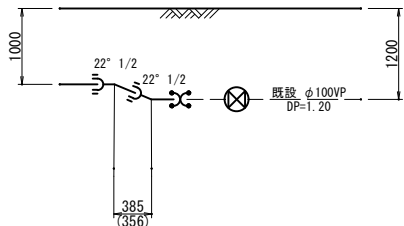


工事名称	高地区第1-4工区配水管更新工事			
工事場所	匹埜市椿地先			
図面名称	配管詳細図			
葉 中	19 葉 中 6	縮 尺	S=NONE SCALE	
竣 工		工事番号		
図面番号	—	八匳水道企業団		

本設土工標準図 S=1:20

県道As舗装道・車道 (A復旧)

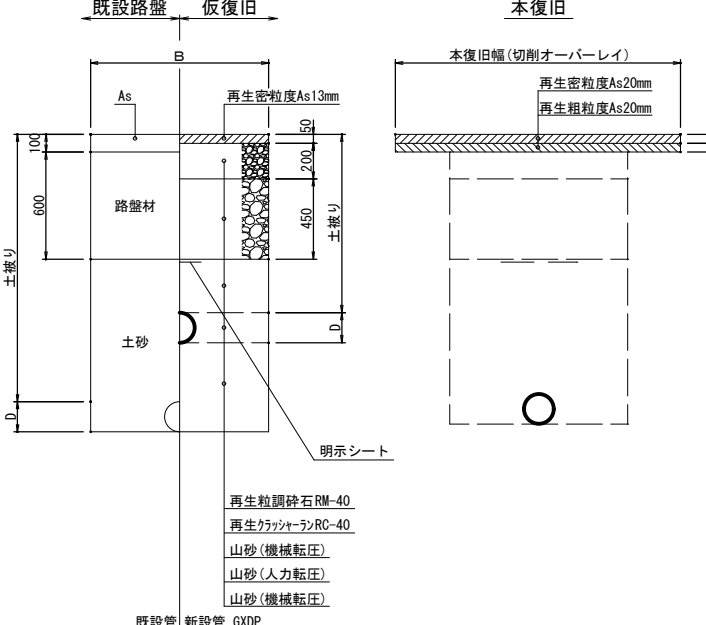


標準掘削断面図

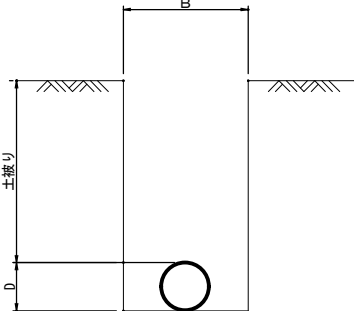

口 径	B	D
φ 150DIP	750	170
φ 100DIP	600	120
φ 100VP	600	120


市道As鋪裝道・車道 (B復旧)

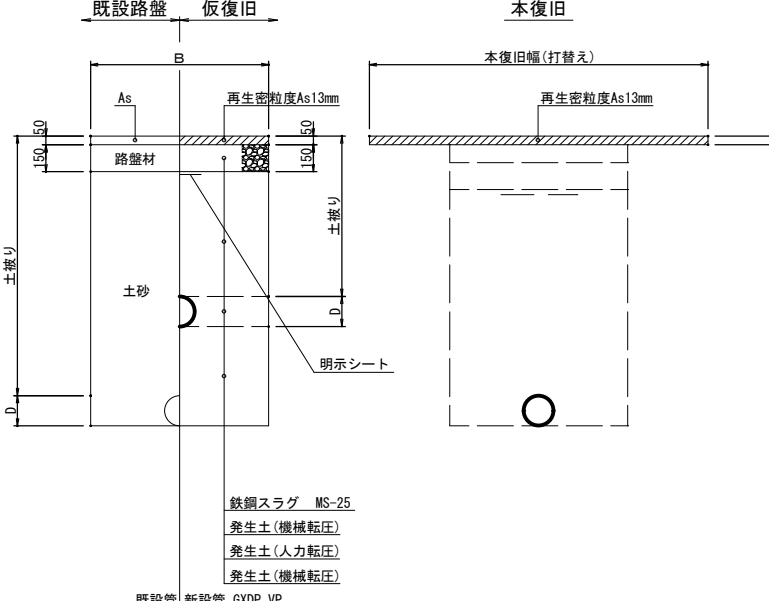


宅地内復旧

D. $P=0.30$

C ○ 復


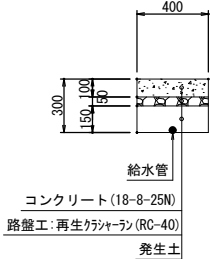


土復

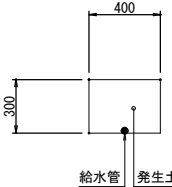

工事名称	高地地区第1~4工区配水管更新工事		
工事場所	匝埤市橋地先		
図面名称	本設土工標準図		
葉中	19 葉 中 7	縮尺	S=1:20
竣工		工事番号	
図面番号		八 戸 水 道 企 業 団	

本給水管取出しタイプ S=NONE SCALE

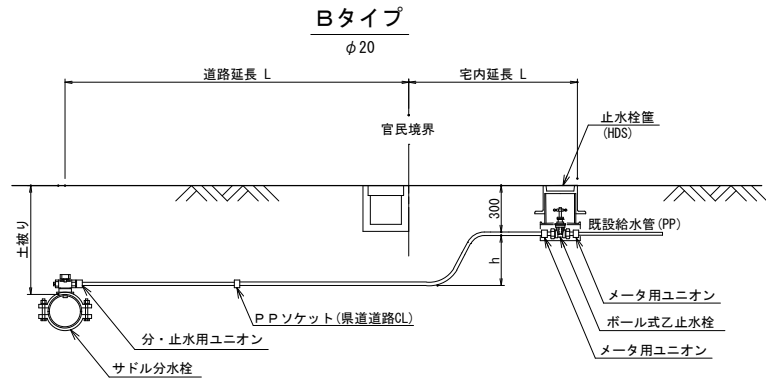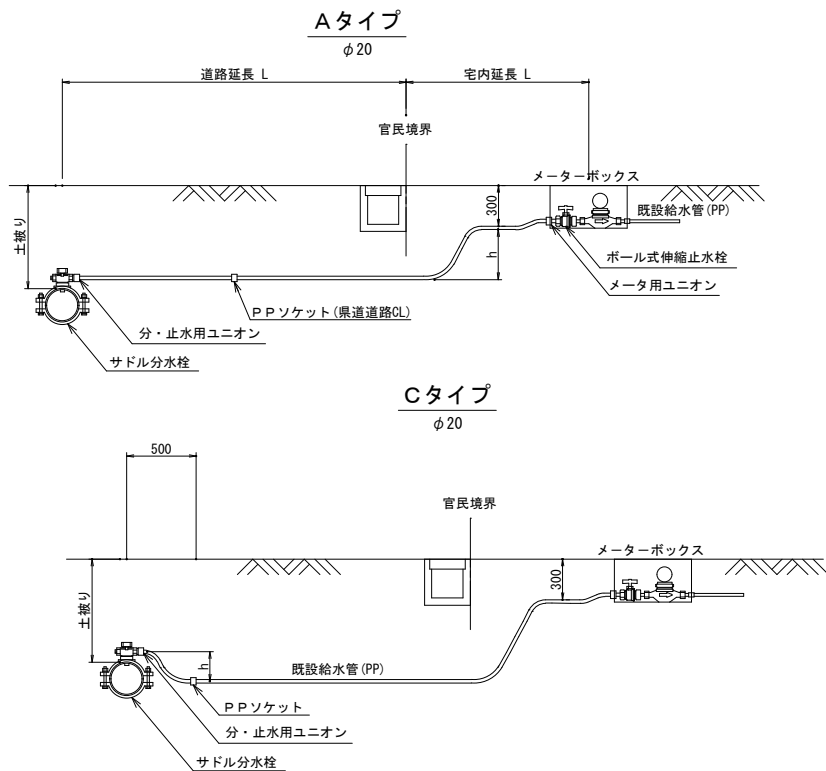


本給水切替一覧表

本給水切替一覧表 P P φ20

番号	栓 番	氏 名	本管口径	取出口径	量水器口径	取出タイプ	サドル分水栓		分・止水用ユニオン		PPソケット		メータ用ユニオン		ボール式伸縮止水栓		ボール式乙止水栓		止水栓筐 HDS	ポリエチレン管延長		立上り 寸法	道 路 内		宅 地 内				備 考
							口 径	数量	口 径	数量	口径	数量	口径	数量	口 径	数量	口径	数量		口径	数量		h=1.0m	h=1.0m	As	h=0.3m	Co	土	
1			φ150	φ20	φ20	A	φ150×φ25	1	φ25×φ20	1	-	-	φ20	1	φ20	1	-	-	-	φ20	3.35	0.70	1.65	-	-	1.00	-		
2			φ150	φ20	φ20	A	φ150×φ25	1	φ25×φ20	1	-	-	φ20	1	φ20	1	-	-	-	φ20	7.00	0.70	1.65	-	-	-	-	4.65	
3			φ150	φ20	φ20	A	φ150×φ25	1	φ25×φ20	1	-	-	φ20	1	φ20	1	-	-	-	φ20	3.00	0.70	1.65	-	-	-	0.65	-	
4			φ150	φ20	φ13	A	φ150×φ25	1	φ25×φ20	1	φ20	1	φ20	1	φ20×φ13	1	-	-	-	φ20	10.45	0.70	5.75	-	-	-	4.00	-	
5			φ150	φ20	φ13	A	φ150×φ25	1	φ25×φ20	1	-	-	φ20	1	φ20×φ13	1	-	-	-	φ20	3.35	0.70	1.65	-	-	-	-	1.00	
6			φ150	φ20	φ13	A	φ150×φ25	1	φ25×φ20	1	-	-	φ20	1	φ20×φ13	1	-	-	-	φ20	3.35	0.70	1.65	-	-	-	-	1.00	
7			φ150	φ20	φ20 φ13	B	φ150×φ25	1	φ25×φ20	1	φ20	1	φ20	2	-	-	φ20	1	1	φ20	6.95	1.20	4.75	-	-	-	1.00	乙止水栓不明	
8			φ150	φ20	φ13	A	φ150×φ25	1	φ25×φ20	1	-	-	φ20	1	φ20×φ13	1	-	-	-	φ20	4.95	0.70	1.65	-	-	-	-	2.60	
9			φ150	φ20	φ13	A	φ150×φ25	1	φ25×φ20	1	φ20	1	φ20	1	φ20×φ13	1	-	-	-	φ20	6.45	0.70	4.95	-	-	-	-	0.80	
10			φ150	φ20	φ13	A	φ150×φ25	1	φ25×φ20	1	φ20	1	φ20	1	φ20×φ13	1	-	-	-	φ20	8.45	1.20	6.05	-	-	-	-	1.20	
11			φ150	φ20	φ20	A	φ150×φ25	1	φ25×φ20	1	φ20	1	φ20	1	φ20	1	-	-	-	φ20	9.75	1.00	6.05	-	-	-	-	2.70	
12			φ150	φ20	φ13	C	φ150×φ25	1	φ25×φ20	1	φ20	1	-	-	-	-	-	-	-	φ20	0.70	0.20	0.50	-	-	-	-	-	
13			φ150	φ20	φ13	C	φ150×φ25	1	φ25×φ20	1	φ20	1	-	-	-	-	-	-	-	φ20	0.70	0.20	0.50	-	-	-	-	-	
合 計							φ150×φ25	13	φ25×φ20	13	φ20	7	φ20	12	φ20×φ13 φ20	6 4	φ20	1	1	φ20	65.10	9.40	38.45				5.65	14.95	


工事名称	高地区第1~4工区配水管更新工事				
工事場所	匝瑳市椿地先				
図面名称	本管給水取出しタイプ 本給水切替一覧表				
葉 中	19 葉 中 8			縮 尺	S=NONE SCALE
竣 工				工事番号	
図面番号	—			八匠水道企業団	

仮設平面図 (1/2) S=1:500

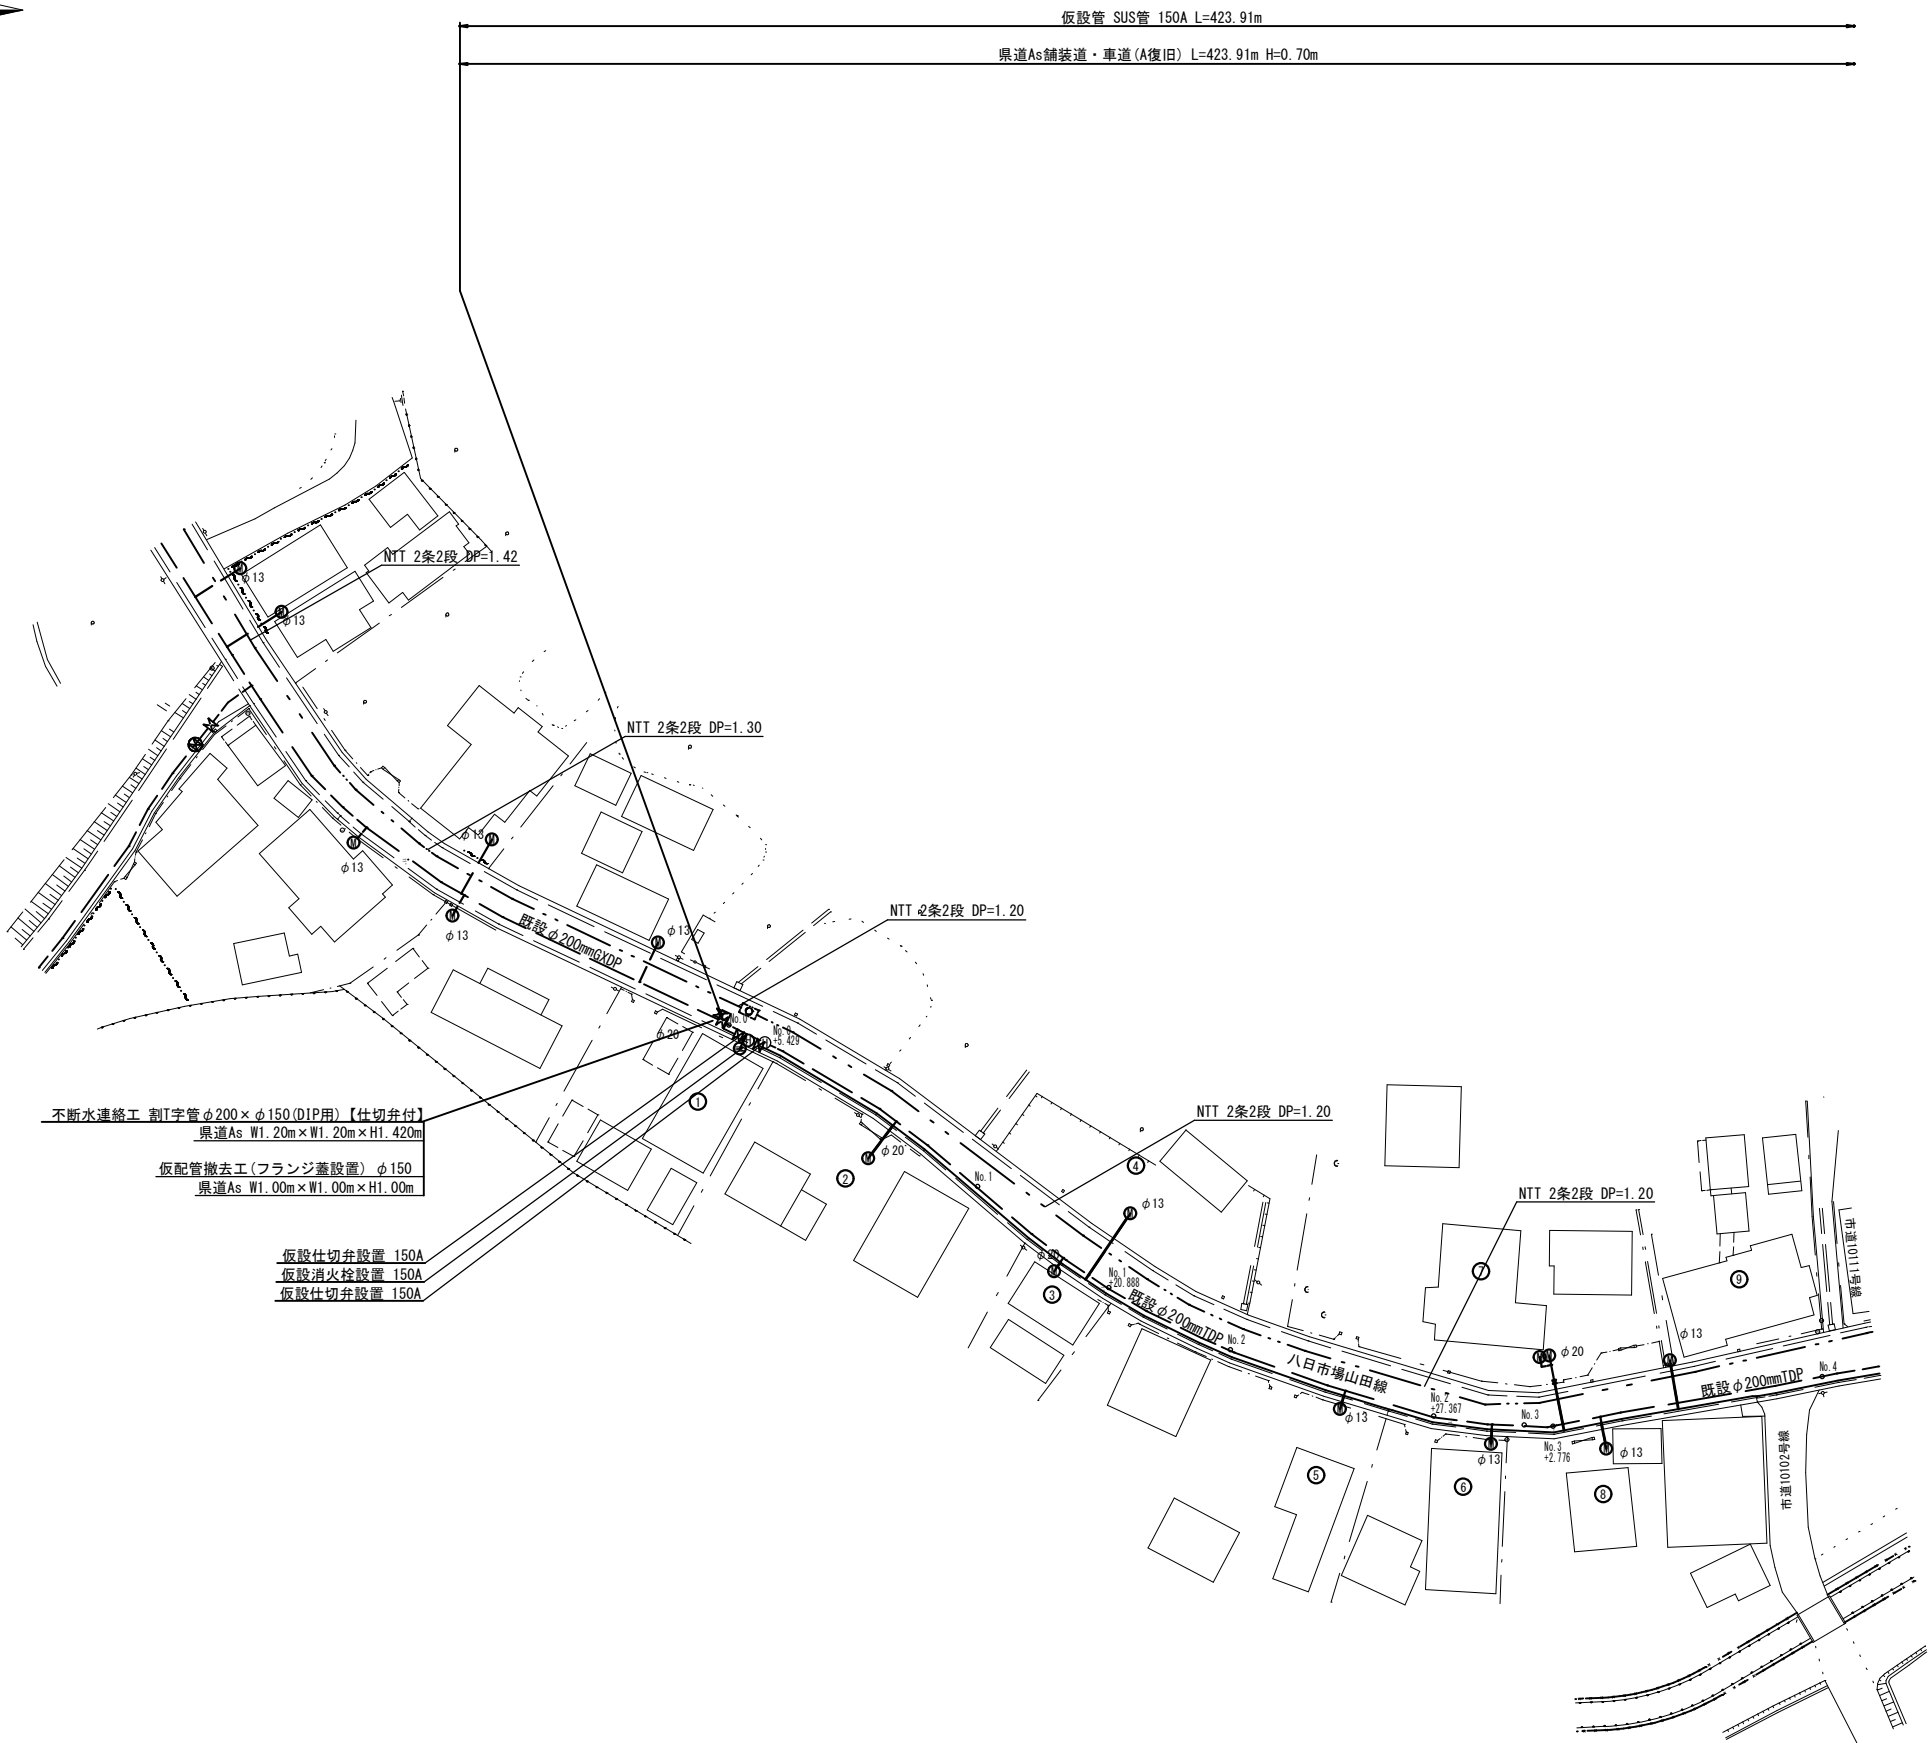

工事名称	高地区第1-4工区配水管更新工事		
工事場所	匝瑳市椿地先		
図面名称	仮設平面図 (1/2)		
葉中	19 葉 中 9	縮尺	S=1:500
竣工		工事番号	
図面番号	—	八匠水道企業団	


仮設平面図 (2/2) S=1:500

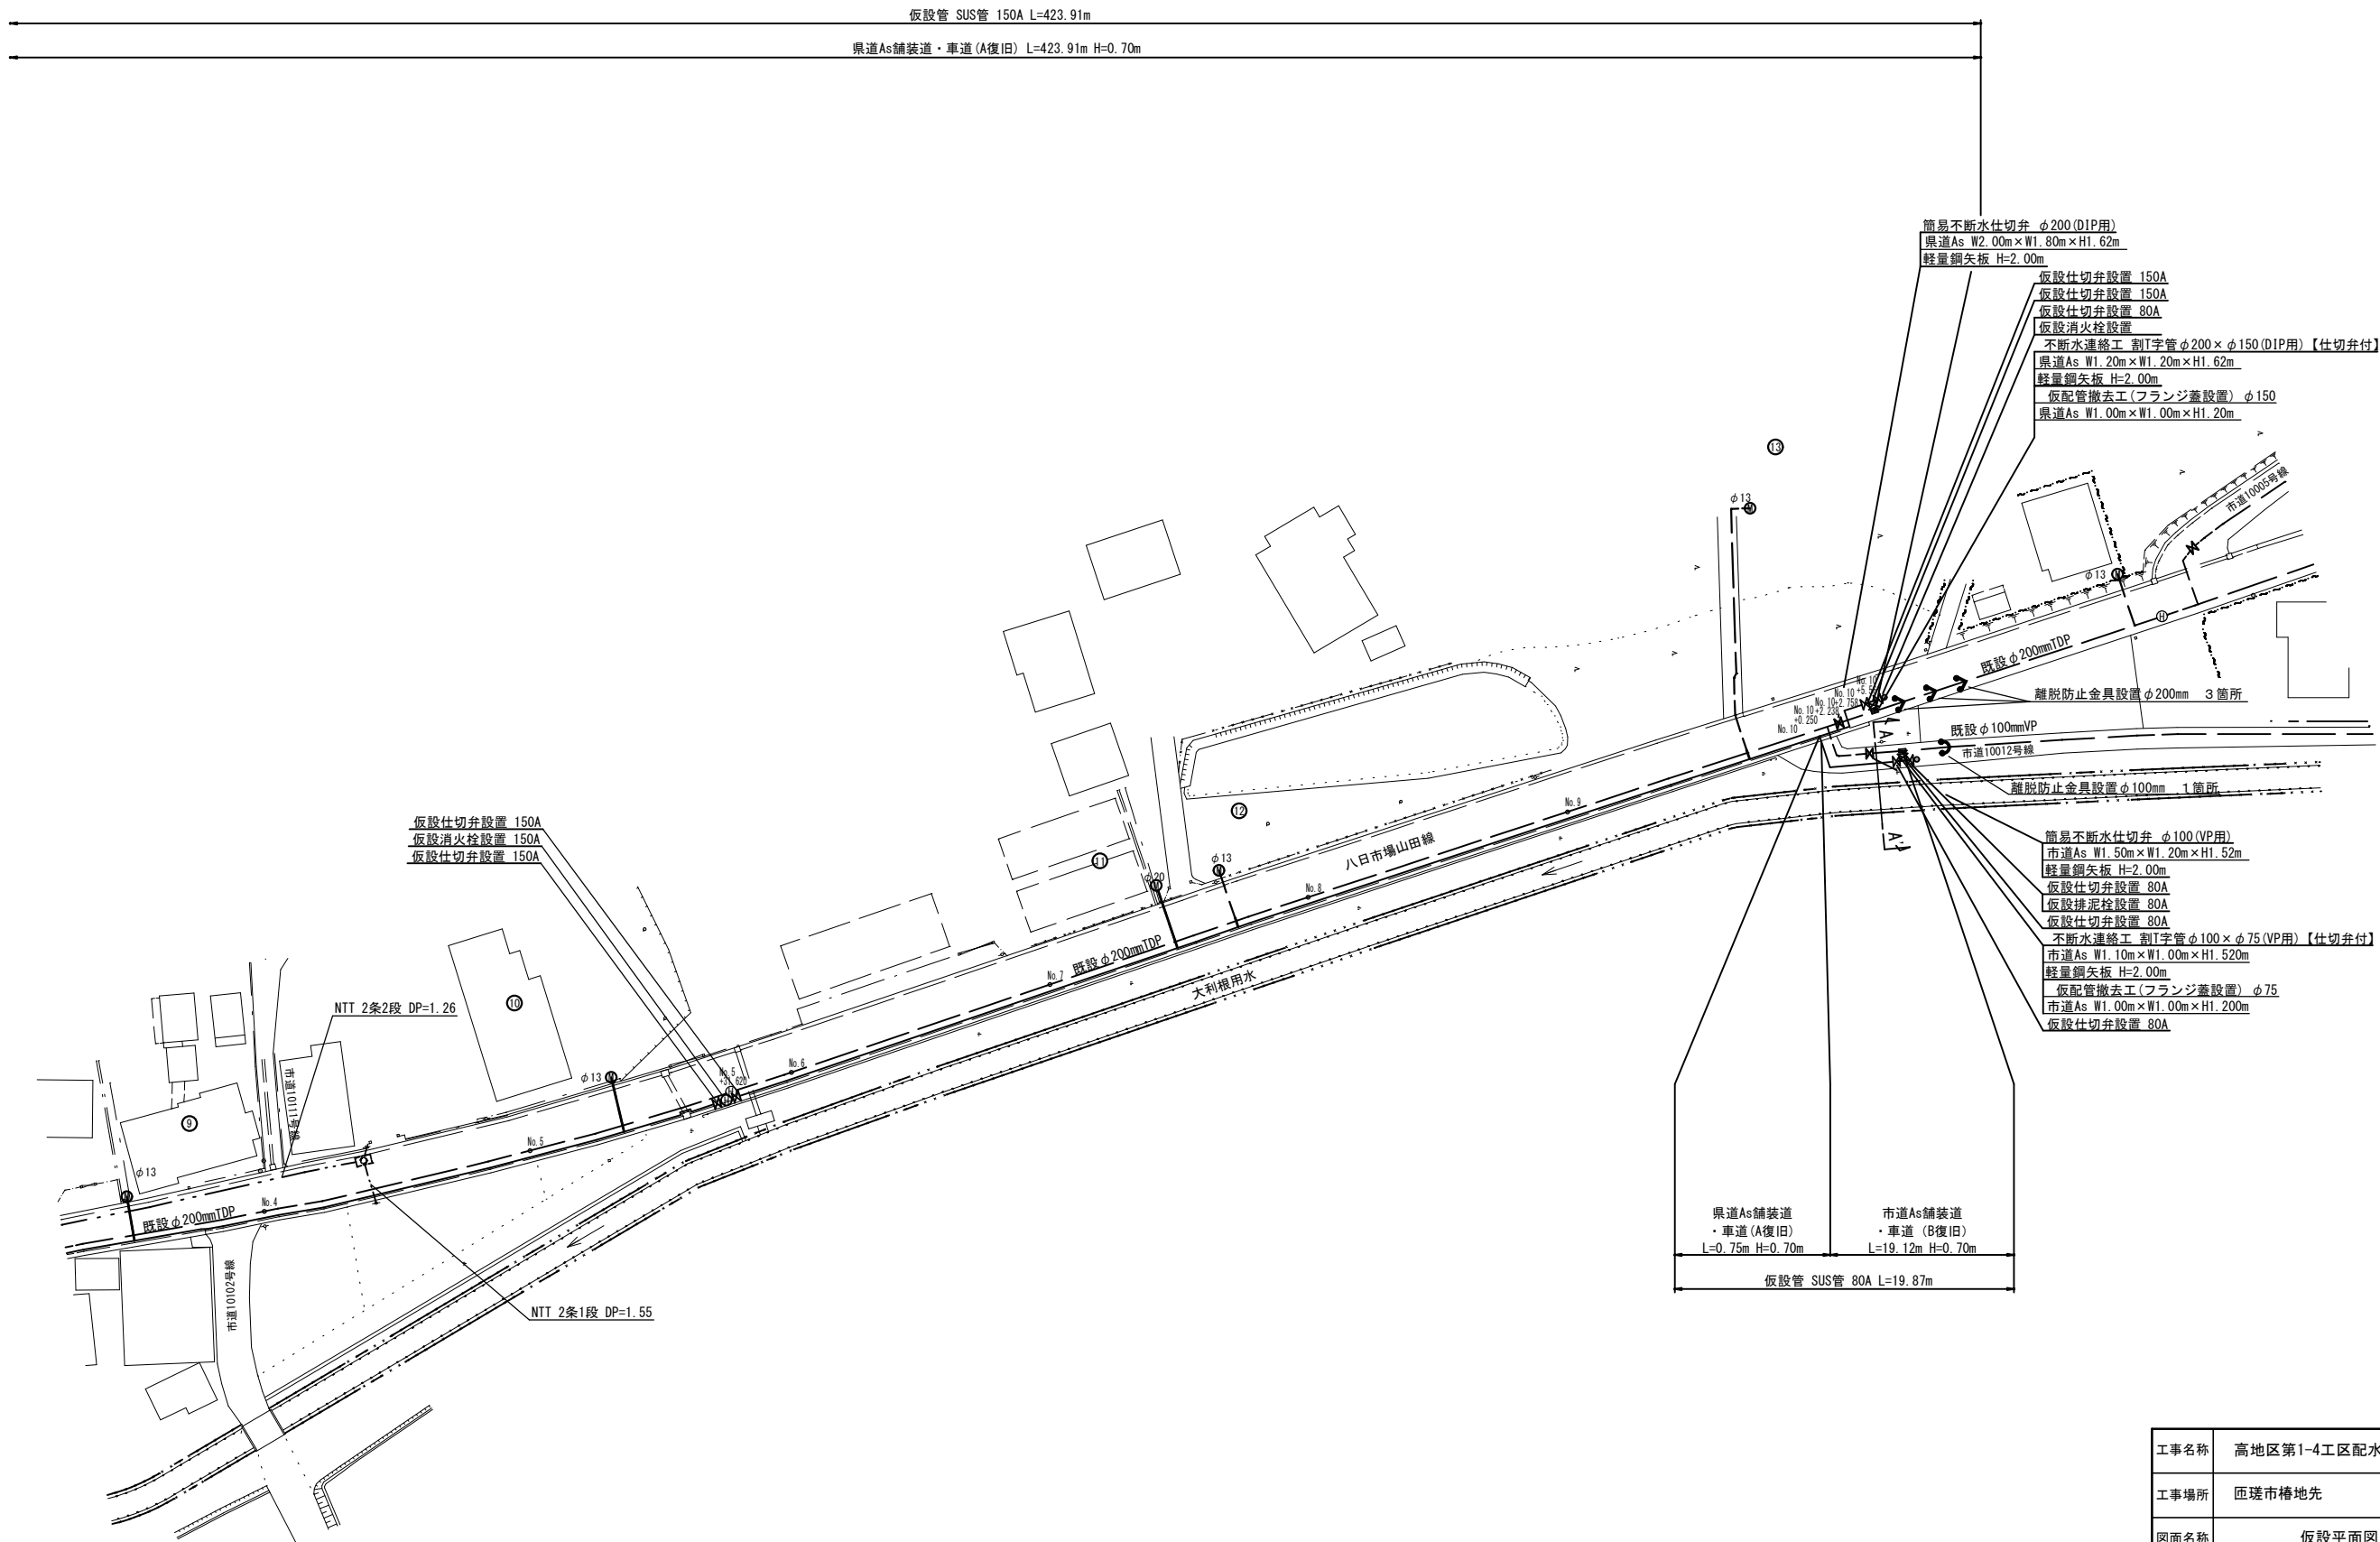


工事名称	高地区第1-4工区配水管更新工事		
工事場所	匠達市椿地先		
図面名称	仮設平面図 (2/2)		
葉中	19 葉 中 10	縮尺	S=1:500
竣工		工事番号	
図面番号	—	八匳水道企業団	

仮設横断図 (1/2) S=1:100


No. 1+20. 888

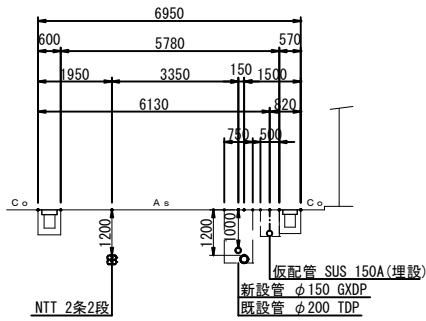


No. 3+2. 776

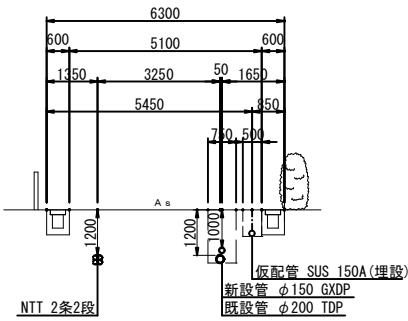


No. 6

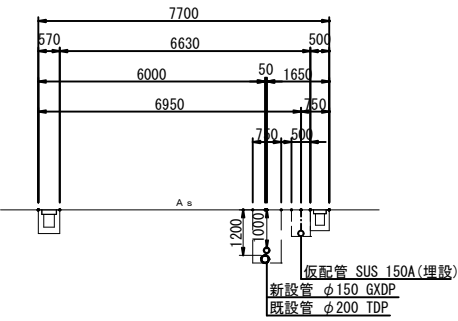


No. 1

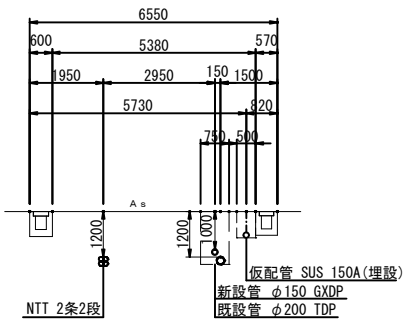


No. 3

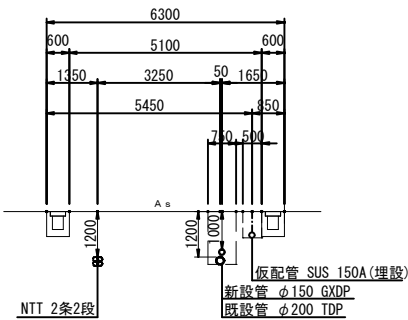


No. 5+31. 620

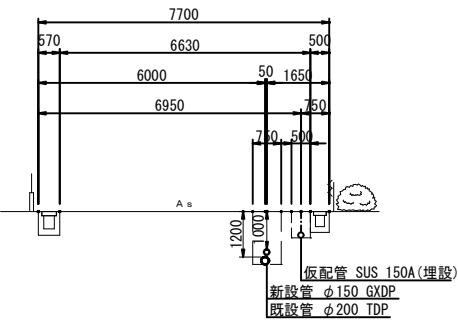


No. 0+5. 429

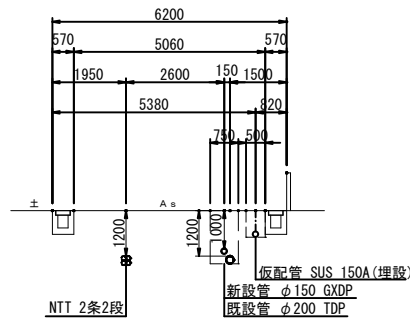


No. 2+27. 367

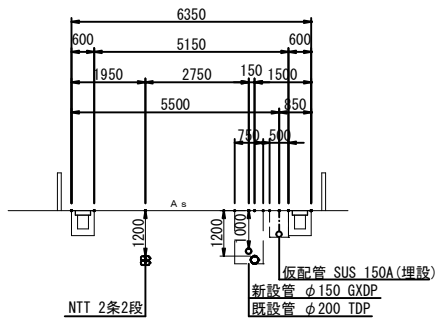


No. 5

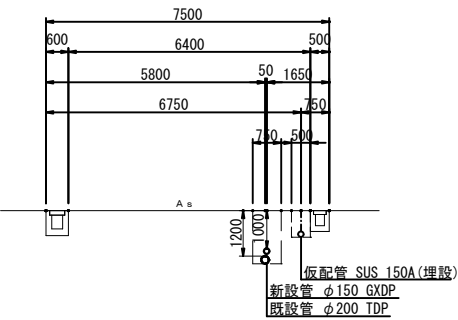


No. 0

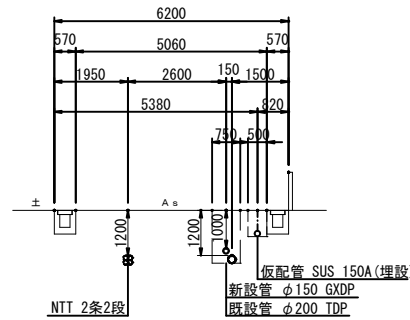

No. 2

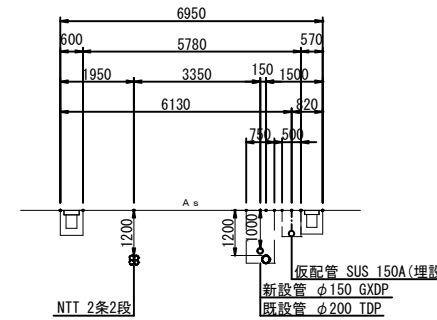


No. 4

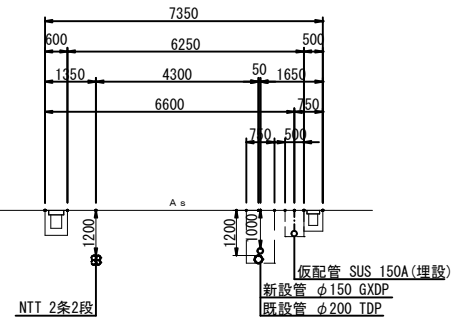

工事名称	高地区第1-4工区配水管更新工事		
工事場所	匠礎市槽地先		
図面名称	仮設横断図 (1/2)		
葉中	19 葉 中 11	縮尺	S=1:500
竣工			工事番号
図面番号	—	八匠水道企業団	


仮設横断図 (2/2) S=1:100

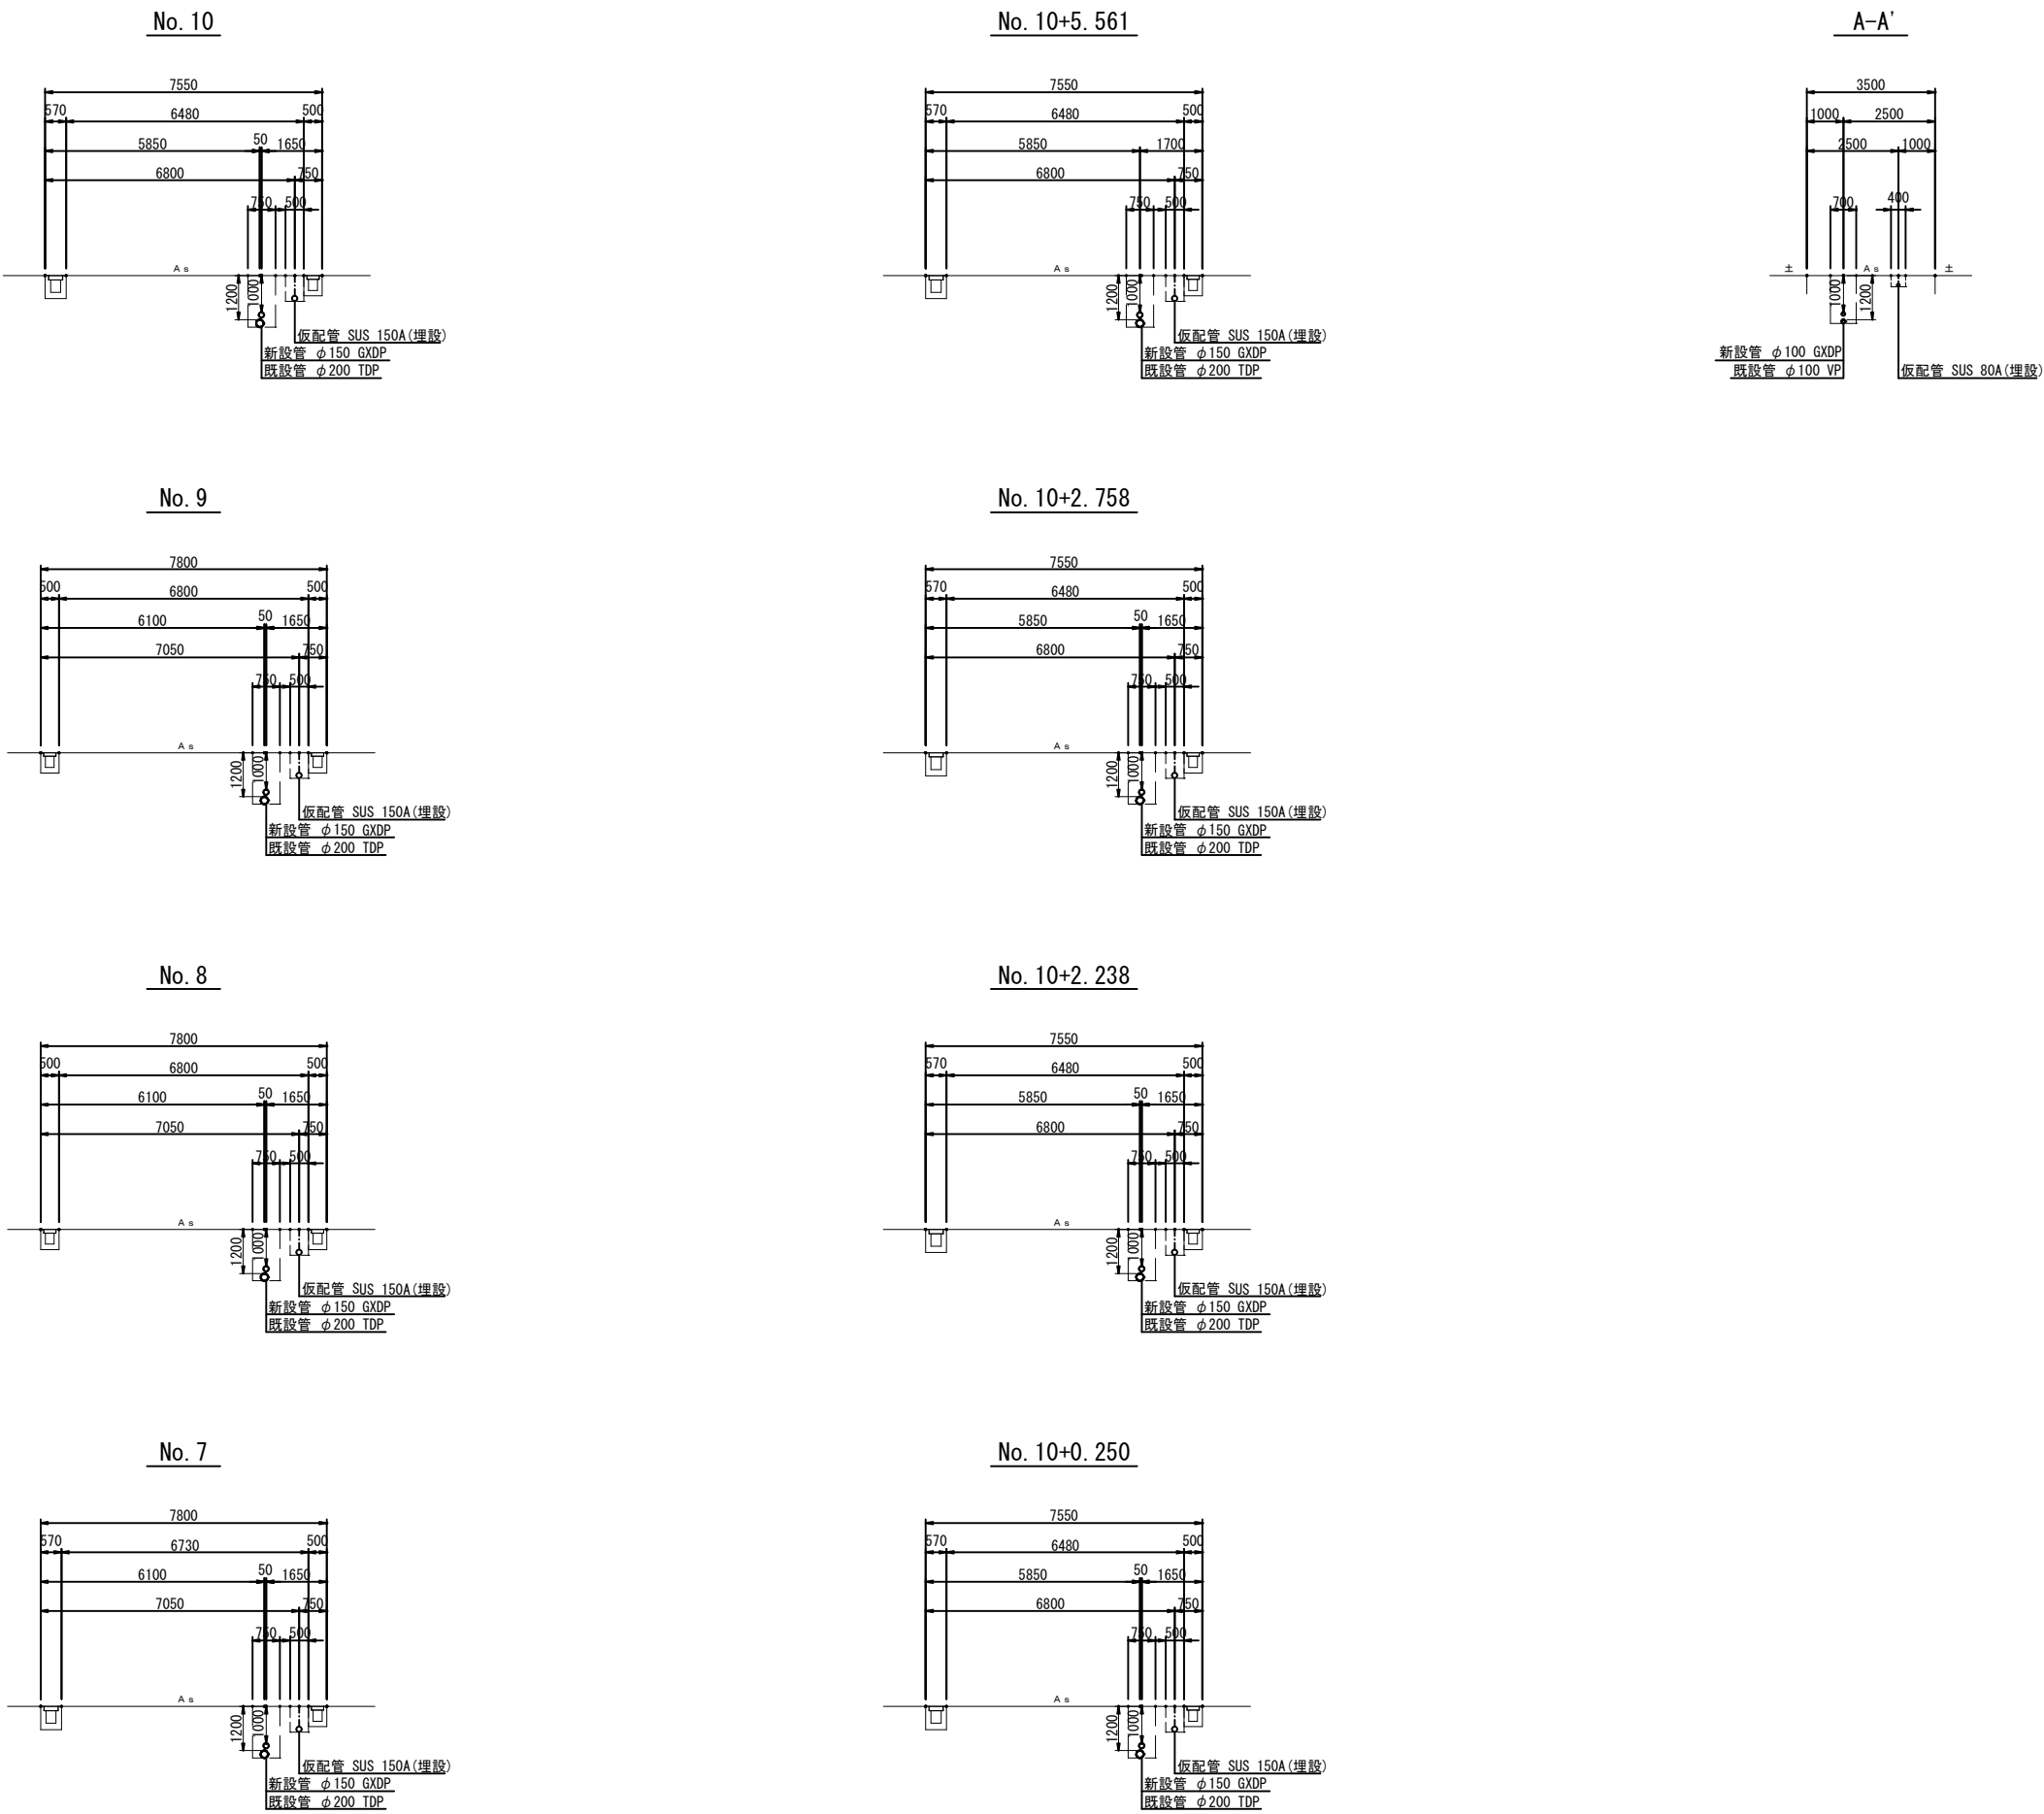

工事名称	高地区第1~4工区配水管更新工事			
工事場所	匝瑳市椿地先			
図面名称	仮設横断図 (2/2)			
葉中	19 葉 中 12	縮尺	S=1:500	
竣工			工事番号	
図面番号	—	八匠水道企業団		


仮設土工標準図 S=1:20

標準掘削断面図

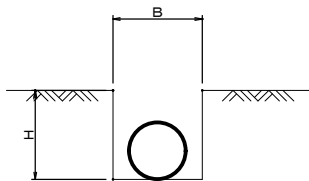


口 径	B	H	舗装種別
φ 150	500	700	県道
φ 80	500	700	県道
φ 80	400	300	市道

県道As舗装道・車道（A復旧）

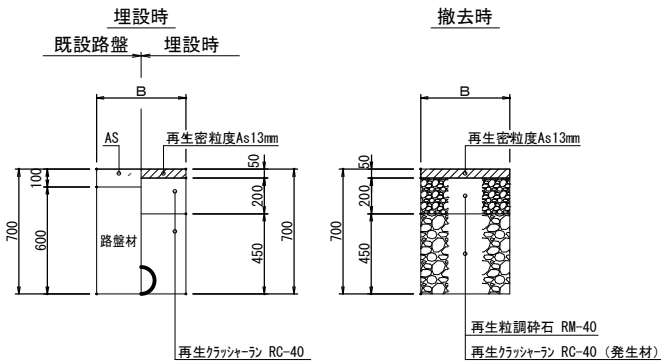


土工定規

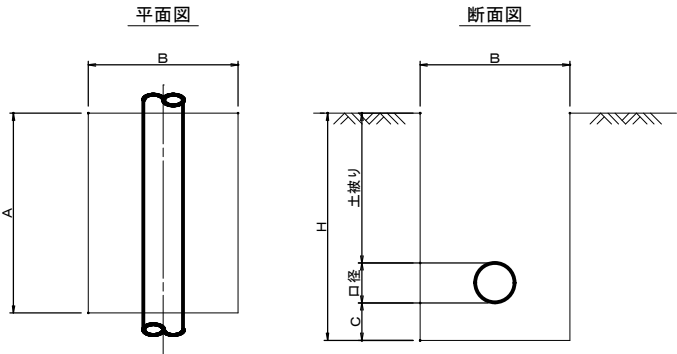

名 称	口 径	A	B	C	H	口径	土被り
不断水分岐土工	φ 200 × φ 150	1200	1200	200	1620	220	1200
不断水分岐土工	φ 200 × φ 150	1200	1200	200	1420	220	1000
不断水分岐土工	φ 100 × φ 75	1100	1000	200	1520	120	1200
不断水仕切弁土工	φ 200	2000	1800	200	1620	220	1200
不断水仕切弁土工	φ 100	1500	1200	200	1520	120	1200
離脱防止金具設置土工	φ 200	1000	1000	200	1620	220	1200
離脱防止金具設置土工	φ 100	1000	1000	200	1520	120	1200


市道As舗装道・車道（B復旧）

※（ ）内寸法はφ 75以下を示す

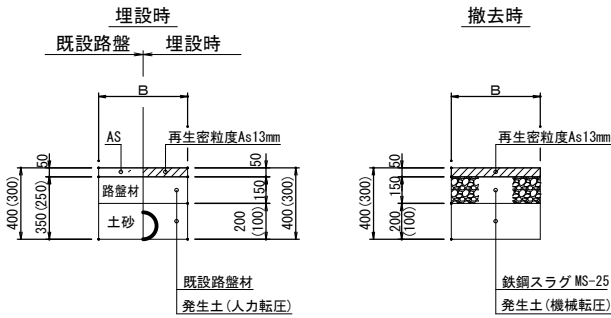

工事名称	高地区第1~4工区配水管更新工事			
工事場所	匝瑳市椿地先			
図面名称	仮設土工標準図			
業 中	19 葉 中 13	縮 尺	S=1:20	
竣 工			工事番号	
図面番号	—		八匠水道企業団	


仮 設 配 管 図

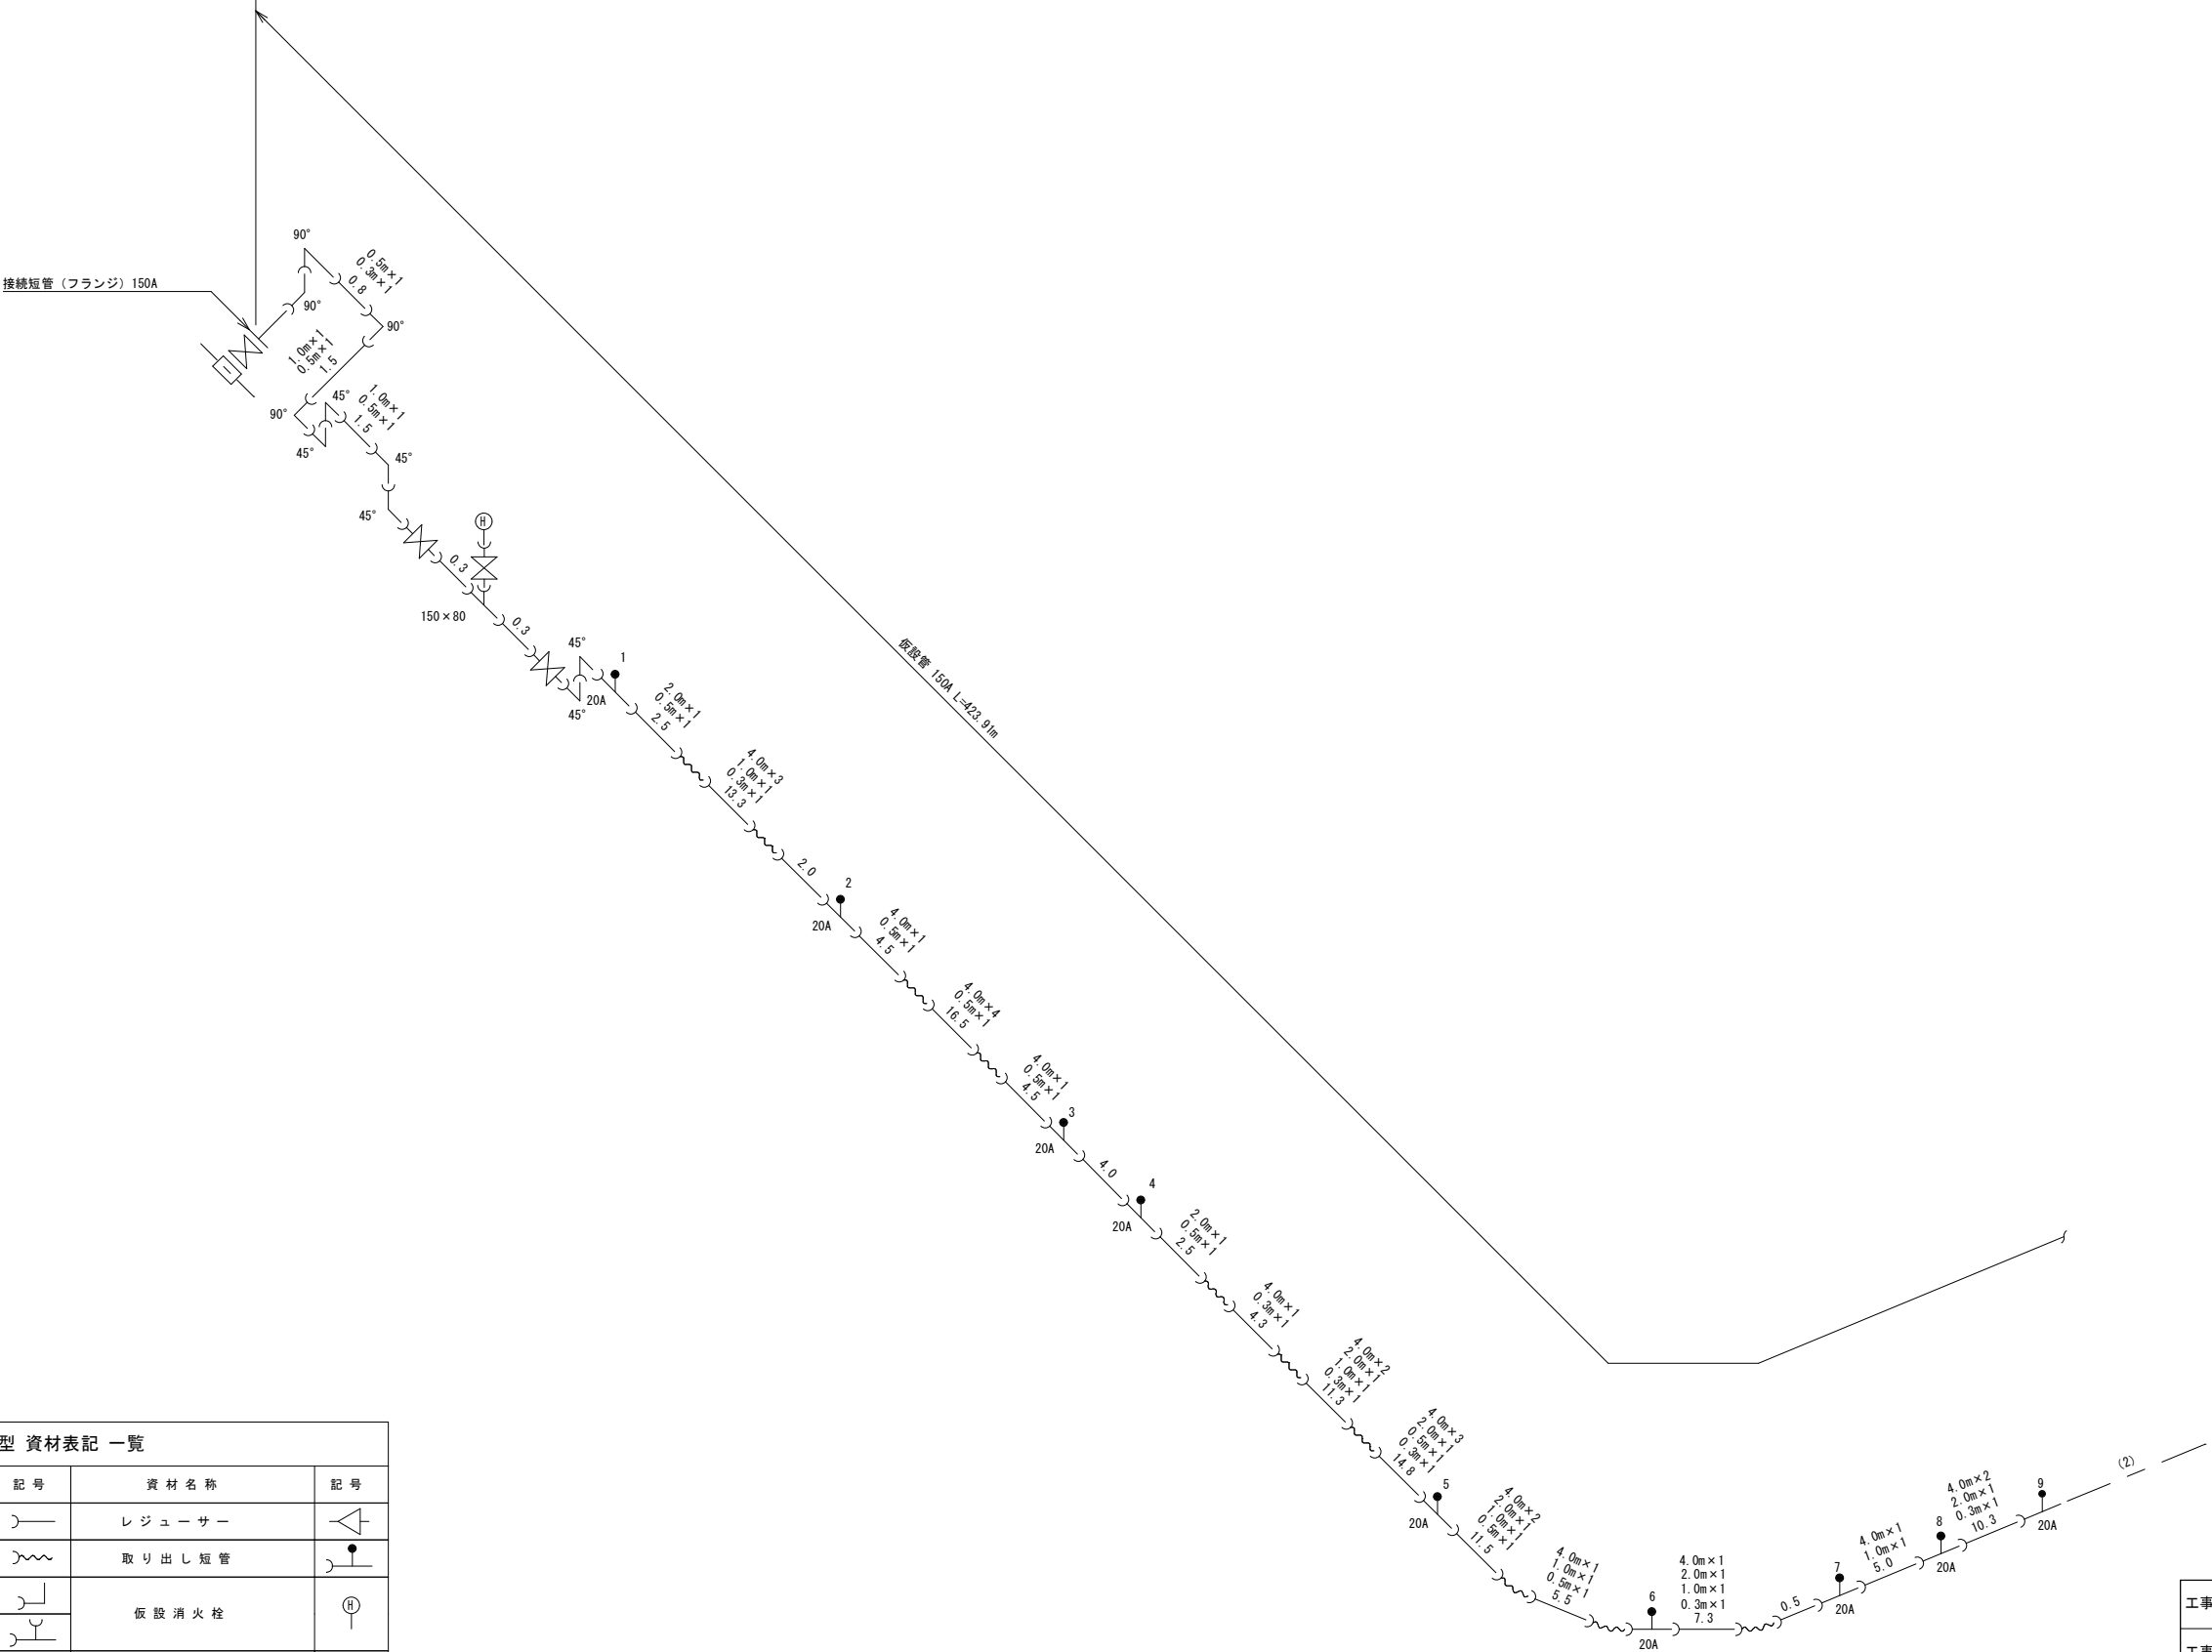

REPCS-G型 資材表記 一覧			
資材名称	記号	資材名称	記号
直 管		レジュースー	
フレキ管		取り出し短管	
エルボ		仮設消火栓	
チーズ			
バルブ		仮設空気弁	
受け×受け			
受け×グルーピング、リング		撤去用直管	
挿し×グルーピング、リング			

工事名称	高地区第1-4工区配水管更新工事		
工事場所	匠礎市椿地先		
図面名称	仮設配管詳細図 1		
葉中	19 葉 中 14	縮尺	S=1:20
竣 工		工事番号	
図面番号	—	八匠水道企業団	


仮設配管図

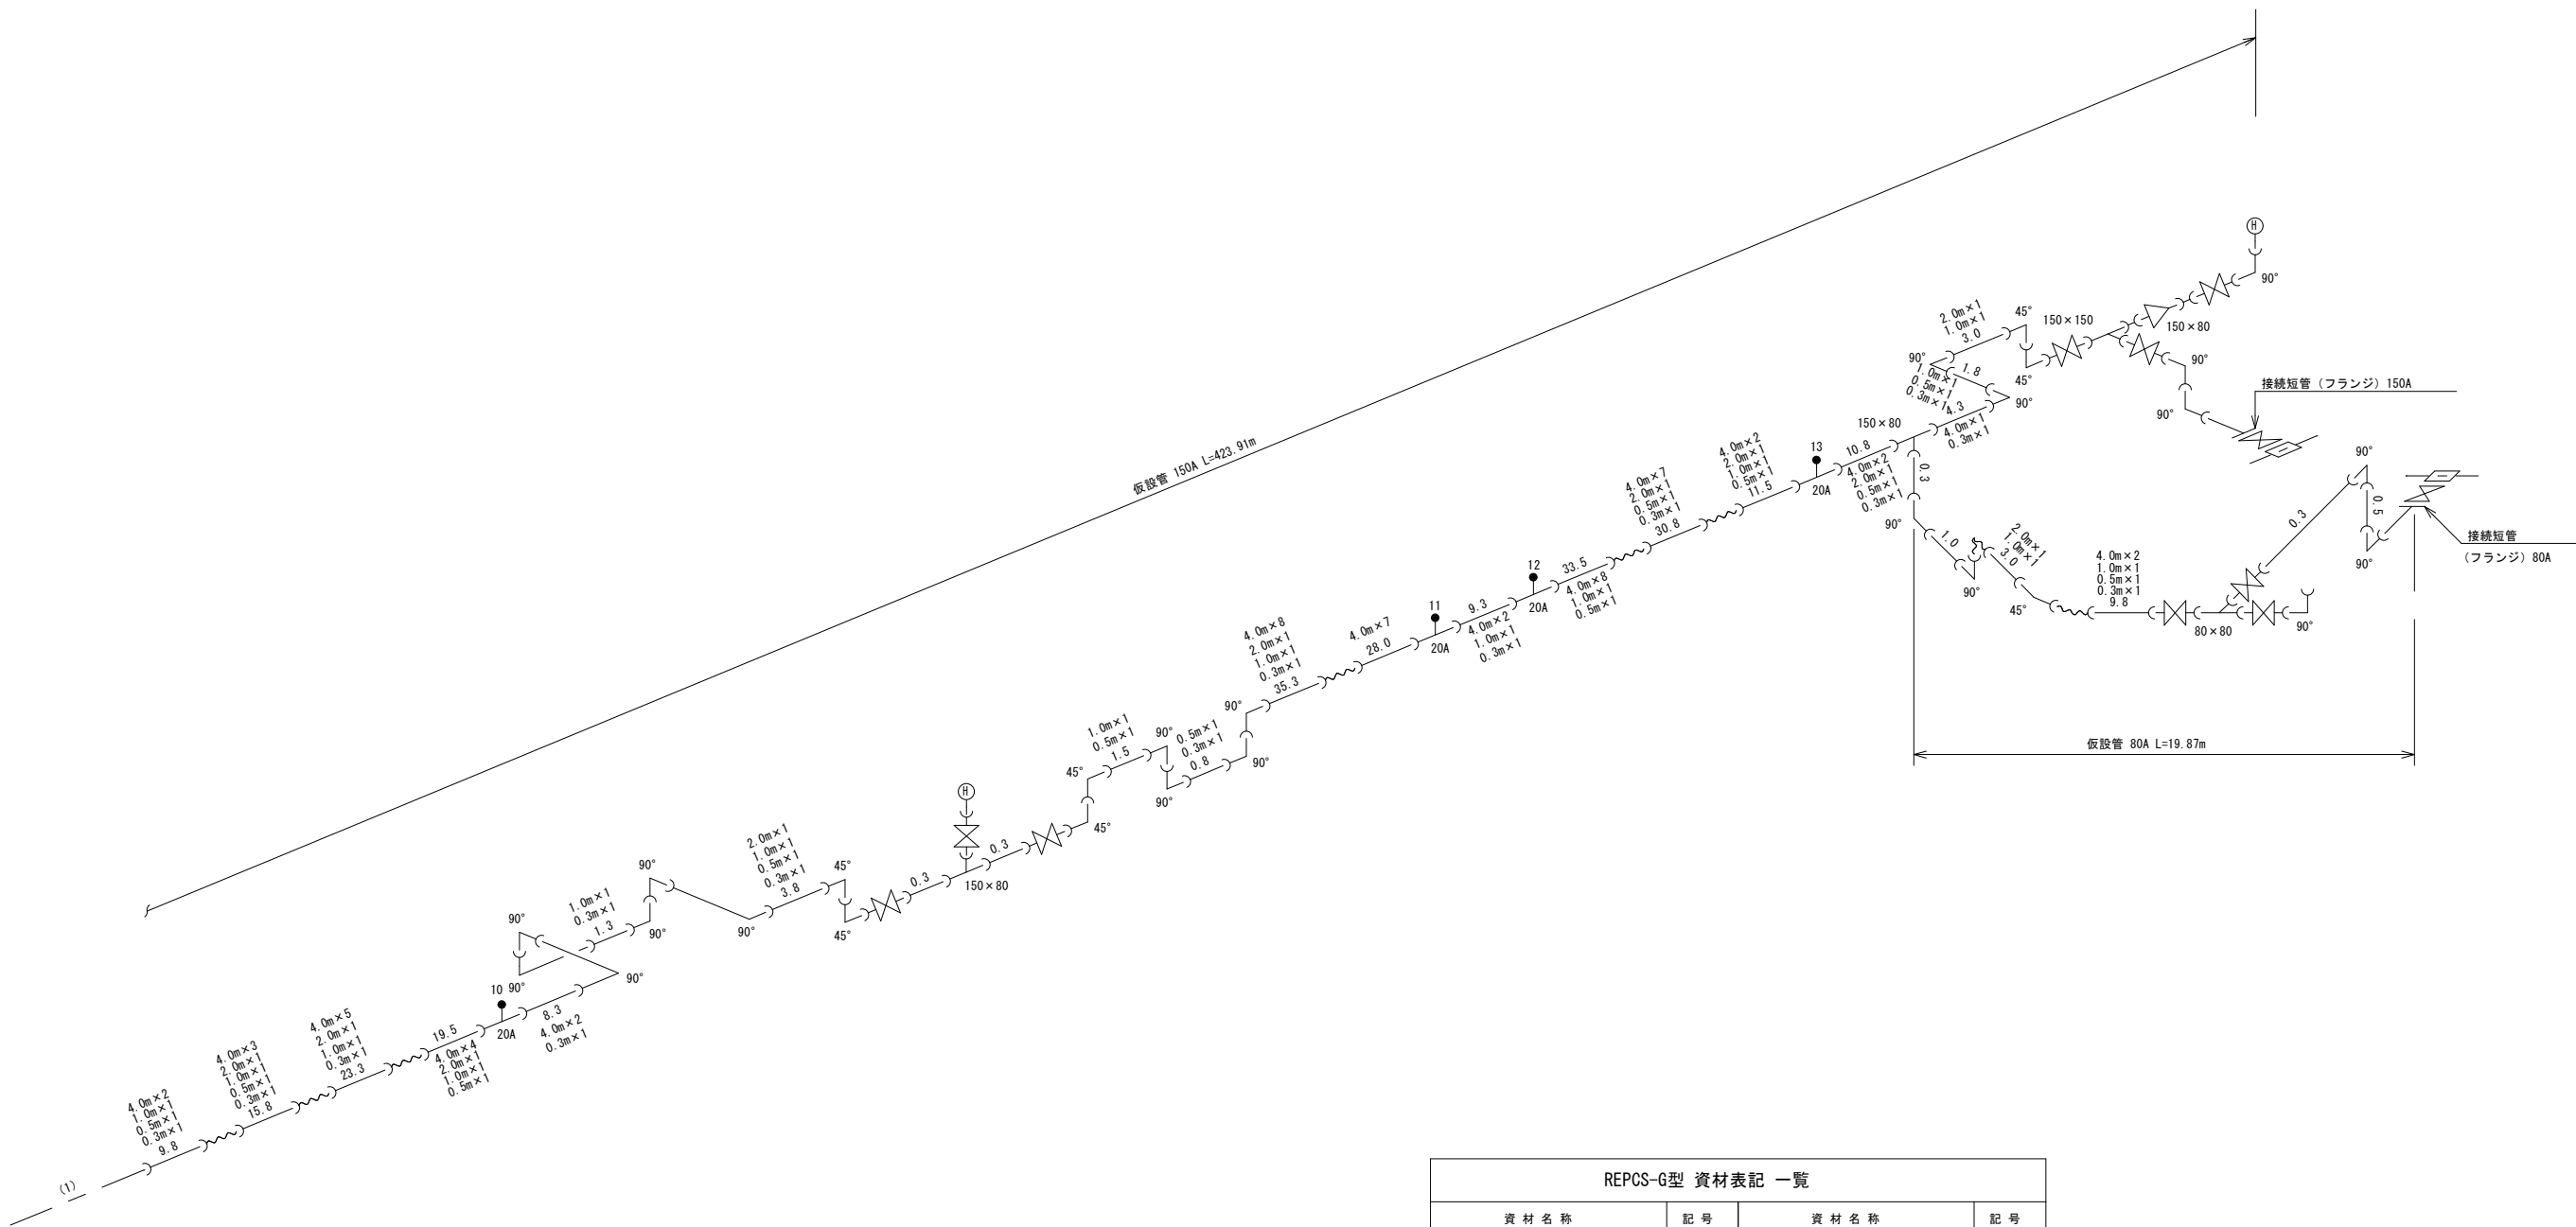

REPCS-G型 資材表記 一覧			
資材名称	記号	資材名称	記号
直管		レギュレーター	
フレキ管		取り出し短管	
エルボ		仮設消火栓	
チーズ			
バルブ		仮設空気弁	
受け×受け			
受け×グルーピング、リング		撤去用直管	
挿し×グルーピング、リング			

工事名称	高地区第1-4工区配水管更新工事			
工事場所	匠瑛市椿地先			
図面名称	仮設配管詳細図 2			
葉中	19 葉 中 15	縮尺	S=1:20	
竣工			工事番号	
図面番号	—		八匠水道企業団	

仮給水管取出しタイプ S=NONE SCALE

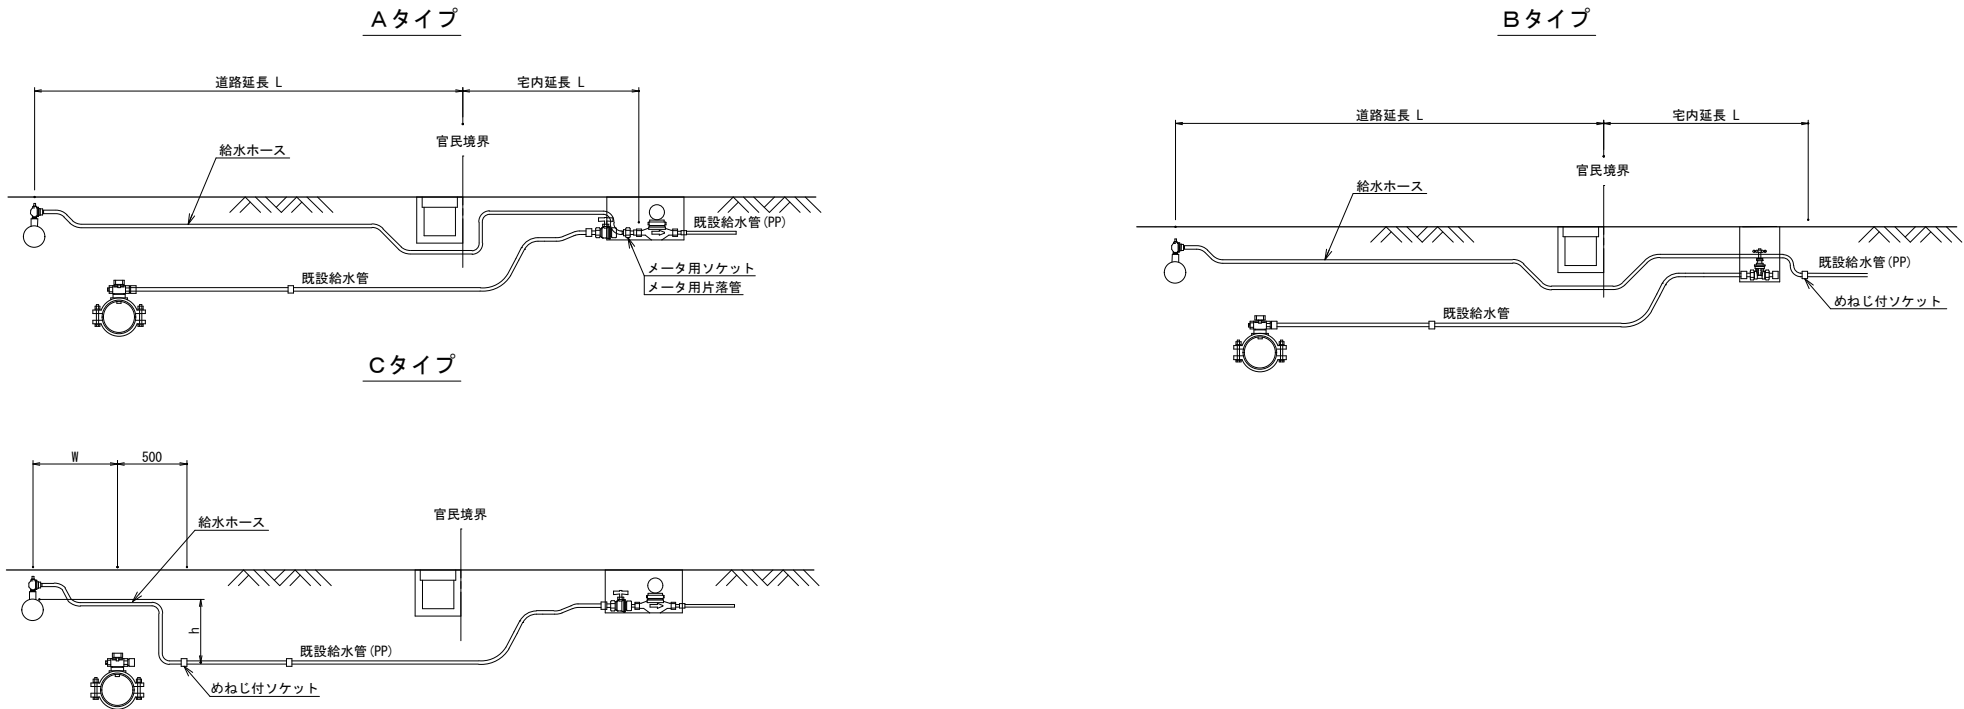

仮給水切替一覧表

仮給水切替一覧表																							
番号	栓 番	氏 名	本管口径	取出口径	量水器口径	取出しタイプ	給水ホース(レンタル材料)				メーター用ソケット		メーター用片落管		めねじ付ソケット		道 路 内		宅 地 内			備 考	
							口径×延長	数量	口径×延長	数量	口径	数量	口 径	数量	口径	数量	県道B交通	市道As	As	Co	土		
1			φ150	φ20	φ20	A	φ20×L3.0	1	-	-	φ20	1	-	-	-	-	0.80	h=0.7m	h=1.0m	-	1.00	-	
2			φ150	φ20	φ20	A	φ20×L3.0	2	-	-	φ20	1	-	-	-	-	0.80	-	-	-	-	4.65	
3			φ150	φ20	φ20	A	-	-	φ20×L1.5	1	φ20	1	-	-	-	-	0.80	-	-	-	0.65	-	
4			φ150	φ20	φ13	A	-	-	-	-	-	-	-	-	-	-	-	-	-	-	-	-	
5			φ150	φ20	φ13	A	φ20×L3.0	1	-	-	-	-	φ20×φ13	1	-	-	0.80	-	-	-	-	1.00	
6			φ150	φ20	φ13	A	φ20×L3.0	1	-	-	-	-	φ20×φ13	1	-	-	0.85	-	-	-	-	1.00	
7			φ150	φ20	φ20 φ13	B	φ20×L3.0	2	φ20×L1.5	1	-	-	-	-	φ20	1	5.55	-	-	-	-	1.00	乙止水栓不明
8			φ150	φ20	φ13	A	φ20×L3.0	1	φ20×L1.5	1	-	-	φ20×φ13	1	-	-	0.85	-	-	-	-	2.60	
9			φ150	φ20	φ13	A	φ20×L3.0	2	φ20×L1.5	1	-	-	φ20×φ13	1	-	-	5.75	-	-	-	-	0.80	
10			φ150	φ20	φ13	A	φ20×L3.0	3	-	-	-	-	φ20×φ13	1	-	-	6.95	-	-	-	-	1.20	
11			φ150	φ20	φ20	A	φ20×L3.0	3	φ20×L1.5	1	φ20	1	-	-	-	-	6.95	-	-	-	-	2.70	
12			φ150	φ20	φ13	C	-	-	φ20×L1.5	1	-	-	-	-	φ20	1	1.40	-	-	-	-	-	
13			φ150	φ20	φ13	C	-	-	φ20×L1.5	1	-	-	-	-	φ20	1	1.40	-	-	-	-	-	
合 計							φ20×L3.0	16	φ20×L1.5	7	φ20	4	φ20×φ13	5	φ20	3	32.90				1.65	14.95	

工事名称	高地区第1-4工区配水管更新工事				
工事場所	匠瑤市椿地先				
図面名称	仮給水取出しタイプ 仮給水切替一覧表				
葉中	19 葉 中 16			縮尺	S=NONE SCALE
竣 工				工事番号	
図面番号	—			八匠水道企業団	

舗装本復旧平面図 (1/3) S=1:500

破線(白) 幅30cm L=2.00m x 6 (φ150)
実線(白) 幅15cm L=8.70m (φ150)

実線(白) 幅45cm L=2.00m (φ150)
破線(白) 幅30cm L=2.00m x 3 (給水)
実線(白) 幅15cm L=2.60m (給水)

実線(白) 幅15cm L=2.60m (給水)
破線(白) 幅30cm L=2.00m x 2 (給水)
文字・記号 L=19.70m (給水)
実線(白) 幅15cm L=2.60m (給水)
破線(白) 幅30cm L=2.00m x 3 (給水)

破線(白) 幅30cm L=2.00m x 76 (φ150)
実線(白) 幅15cm L=154.60m (φ150)
実線(黄) 幅20cm L=162.60m (φ150)

実線(白) 幅45cm L=2.00m x 15 (φ150)

八日市場山田線
市道10102号線


凡 例	
記号	内 訳
	県道As舗装道 車道 (A復旧)
	市道As舗装道 (B復旧)
(数値)	カッター切断長さ (m)

工事名称	高地区第1-4工区配水管更新工事		
工事場所	匝瑳市椿地先		
図面名称	舗装本復旧平面図 (1/3)		
葉 中	19 葉 中 17	縮 尺	S=1:500
竣 工		工事番号	
図面番号	—	八匠水道企業団	

凡 例	
記号	内 訳
 (番号)	県道As舗装道 車道 (A復旧)
 (番号)	市道As舗装道 (B復旧)
(数値)	カッター切断長さ (m)

工事名称	高地地区第1~4工区配水管更新工事		
工事場所	匠達市椿地先		
図面名称	舗装本復旧平面図 (1/3)		
葉中	19 葉 中 17	縮尺	S=1:500
竣工		工事番号	
図面番号	—	八匠水道企業団	

舗装本復旧平面図 (2/3) S=1:500

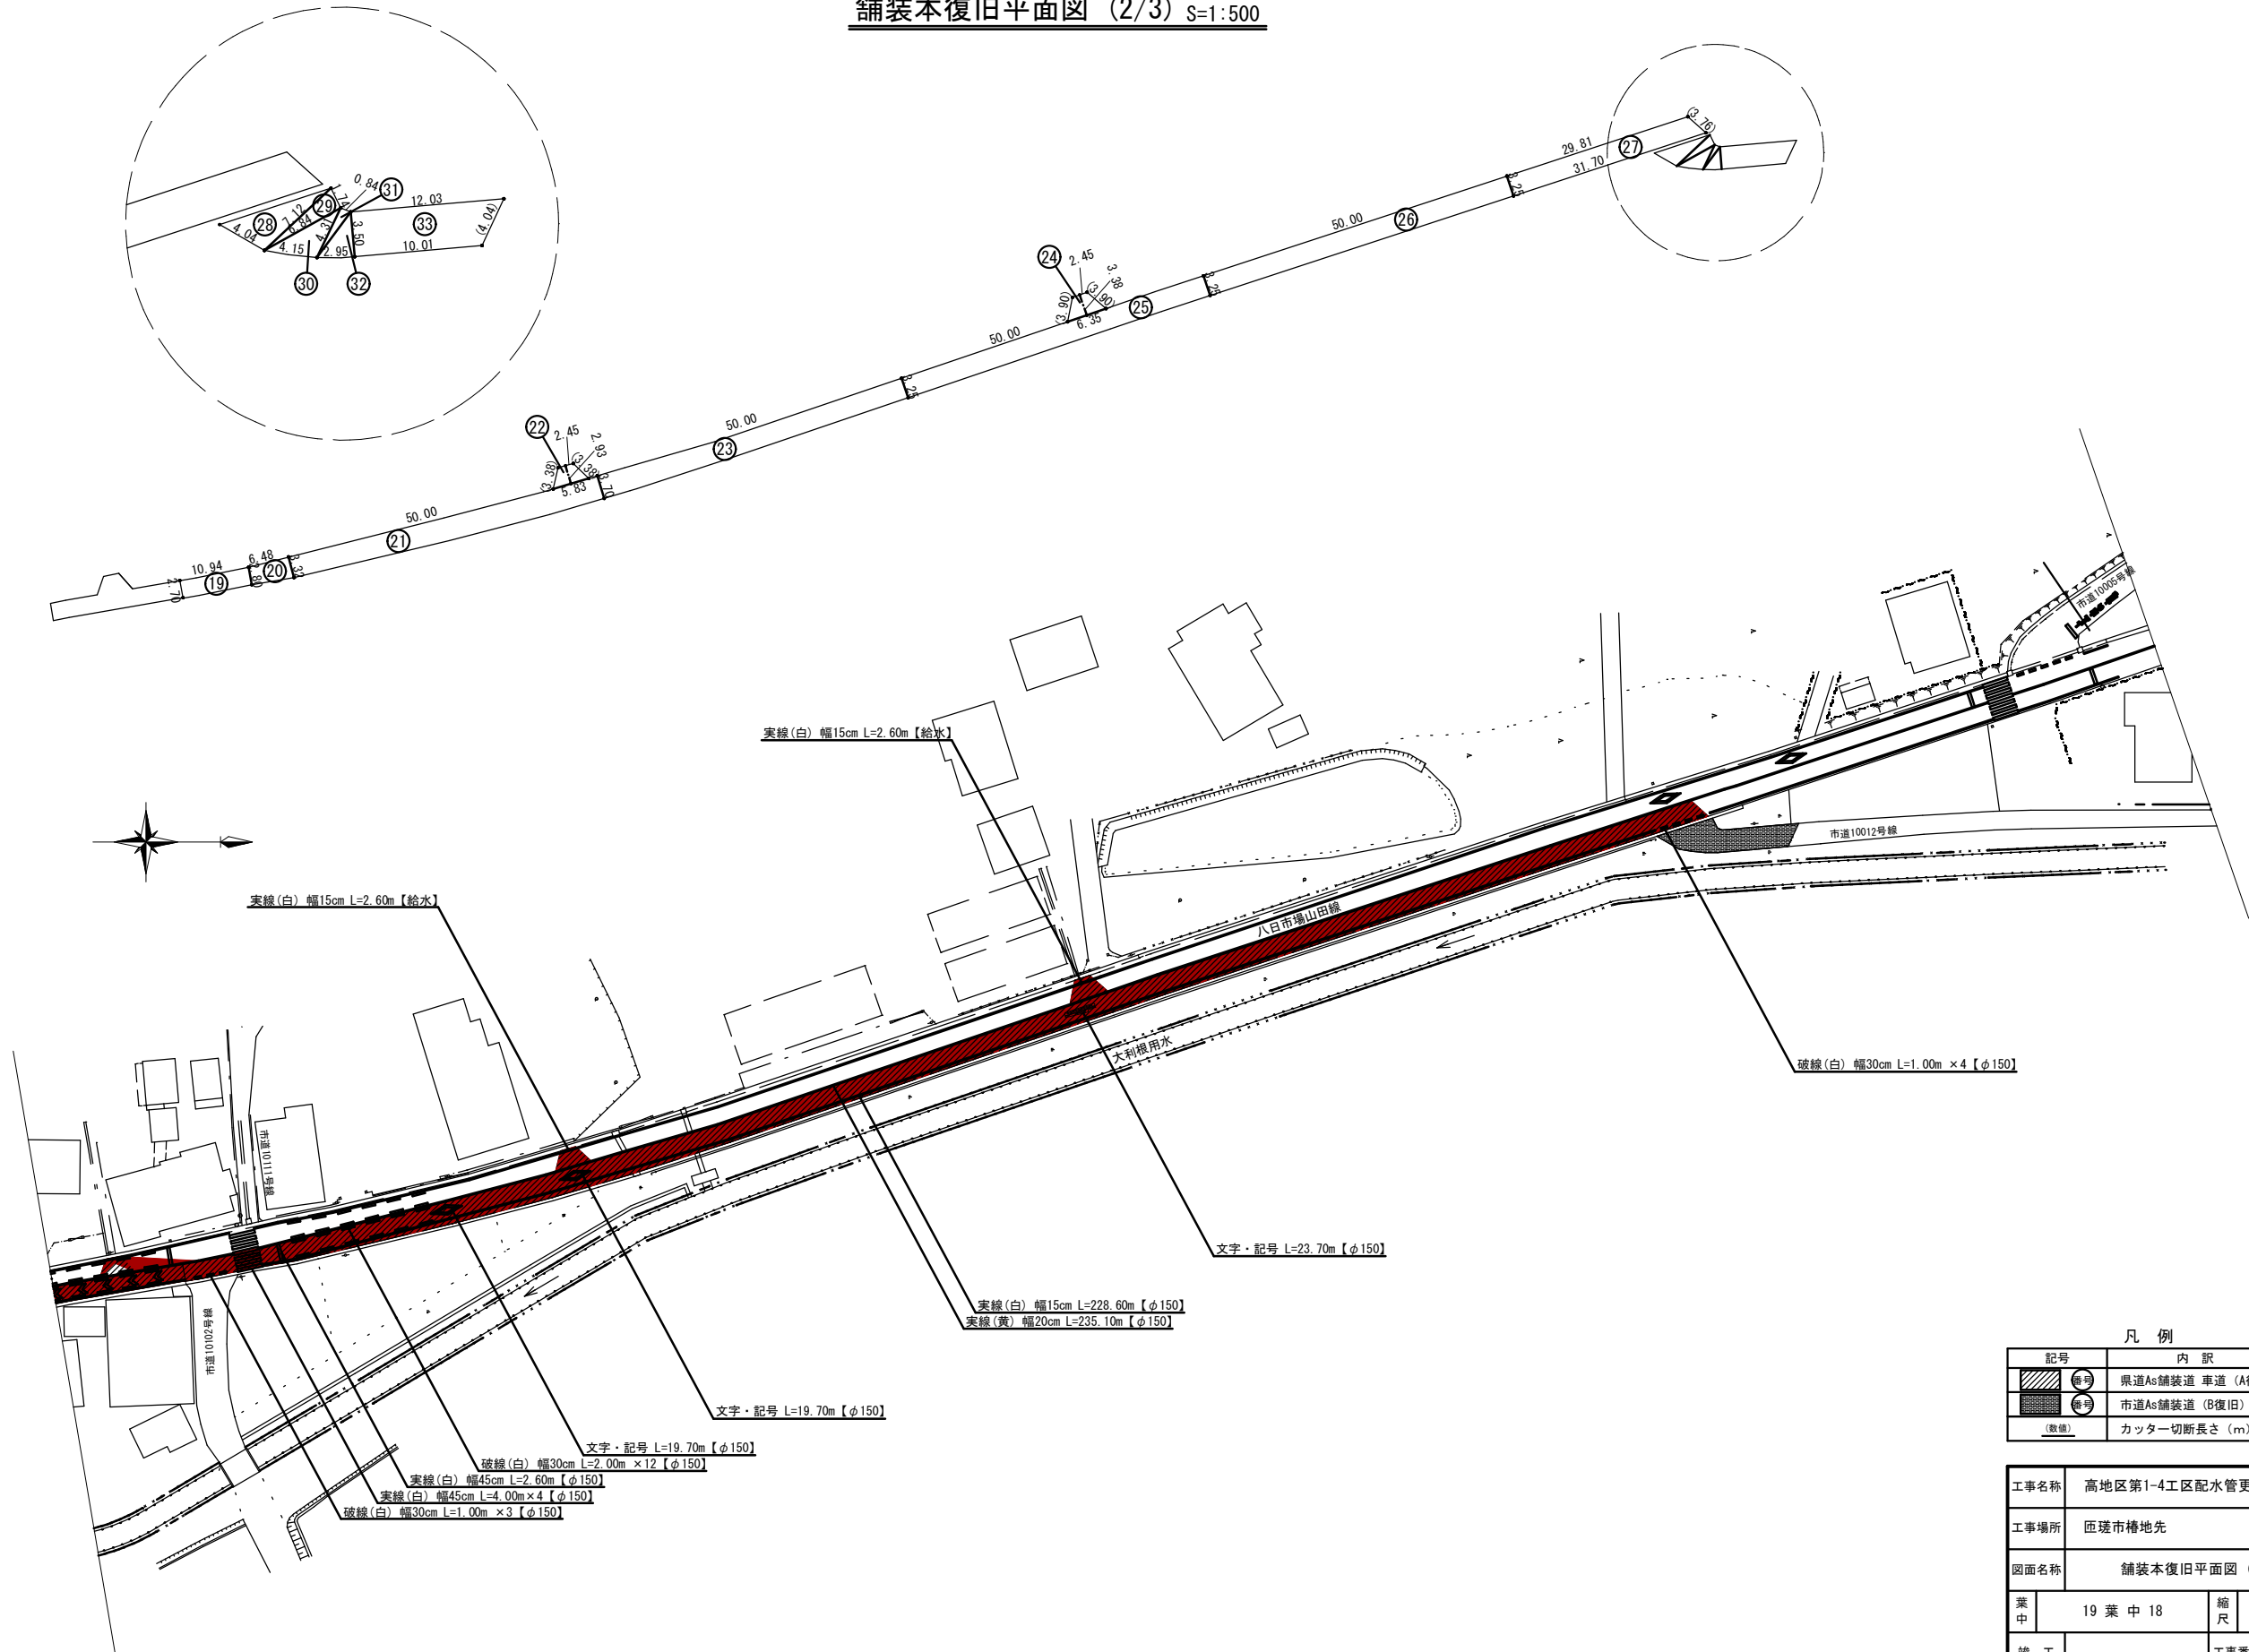

凡 例	
記号	内 訳
	県道As舗装道 車道 (A復旧)
	市道As舗装道 (B復旧)
(数値)	カッター切断長さ (m)

工事名称	高地区第1-4工区配水管更新工事		
工事場所	匠礎市椿地先		
図面名称	舗装本復旧平面図 (2/3)		
業 中	19 葉 中 18	縮 尺	S=1:500
竣 工		工事番号	
図面番号	—	八匠水道企業団	

舗装本復旧平面図 (3/3) S=1:500

県道As舗装道・車道(A復旧)【φ150】(補助対象)

番号	舗 装 面 積		舗 装 切 断 長			
	算 式	面積 (㎡)	算 式		切断 (m)	
1	(11.51+8.56) × 2.56 × 1/2	25.69	2.98	2.92	5.90	
2	(11.51+10.02) × 2.63 × 1/2	28.31	2.98		2.98	
3	(2.63+2.60) × 10.00 × 1/2	26.15				
4	(2.60+2.58) × 10.00 × 1/2	25.90				
5	(2.58+2.68) × 10.00 × 1/2	26.30				
6	(2.68+2.84) × 10.00 × 1/2	27.60				
7	(2.84+2.88) × 10.00 × 1/2	28.60				
9	2.88 × 10.00	28.80				
10	(2.88+2.82) × 10.00 × 1/2	28.50				
11	(2.82+2.53) × 10.00 × 1/2	26.75				
12	2.53 × 10.00	25.30				
13	2.53 × 10.00	25.30				
14	2.53 × 10.00	25.30				
15	(2.53+2.86) × 5.57 × 1/2	15.01				
17	(2.86+2.70) × 27.27 × 1/2	75.81				
19	(2.70+2.80) × 10.94 × 1/2	30.09				
20	(2.80+3.32) × 6.48 × 1/2	19.83				
21	(3.32+3.70) × 50.00 × 1/2	175.50				
23	(3.70+3.25) × 50.00 × 1/2	173.75				
25	3.25 × 50.00	162.50				
26	3.25 × 50.00	162.50				
27	(29.81+31.70) × 3.25 × 1/2	99.95	3.76		3.76	
計		1263.44			12.64	

県道As舗装道・車道(A復旧)【給水】(単独費)

番号	舗 装 面 積		舗 装 切 断 長			
	算 式	面積 (㎡)	算 式		切断 (m)	
8	(6.35+2.45) × 3.38 × 1/2	14.87	3.90	3.90	7.80	
16	(5.28+2.45) × 2.45 × 1/2	9.47	2.73	2.91	5.64	
18	(5.60+2.45) × 2.72 × 1/2	10.95	3.07	3.23	6.30	
22	(5.83+2.45) × 2.93 × 1/2	12.13	3.38	3.38	6.76	
24	(6.35+2.45) × 3.38 × 1/2	14.87	3.90	3.90	7.80	
計		62.29			34.30	

市道As舗装道・車道(B復旧)【φ100】(単独費)

番号	舗 装 面 積		舗 装 切 断 長			
	算 式	面積 (㎡)	算 式		切断 (m)	
28	7.12 × 4.04 × 1/2	14.38				
29	6.84 × 1.74 × 1/2	5.95				
30	4.15 × 4.31 × 1/2	8.94				
31	0.84 × 4.31 × 1/2	1.81				
32	2.95 × 3.50 × 1/2	5.16				
33	(12.03+10.01) × 3.50 × 1/2	38.57	4.04		4.04	
計		74.81			4.04	

路面標示(補助対象)

名 称	算 式	延長 (m)	面積 (㎡)
県道As舗装道・車道【φ150】			
実線(白)幅15cm	8.70+154.60+228.60	391.90	
実線(白)幅45cm	2.00+30.00+16.00+2.60	50.60	
実線(黄)幅20cm	162.60+235.10	397.70	
破線(白)幅30cm	12.00+152.00+3.00+24.00+4.00	195.00	
文字・記号	19.70+19.70+23.70	63.10	

路面標示(単独費)

名 称	算 式	面積 (㎡)	面積 (㎡)
県道As舗装道・車道【給水】			
実線(白)幅15cm	2.60+2.60+2.60+2.60+2.60	13.00	
破線(白)幅30cm	6.00+4.00+6.00	16.00	
文字・記号	19.70	19.70	

工事名称	高地区第1~4工区配水管更新工事		
工事場所	匝瑳市椿地先		
図面名称	舗装本復旧平面図 (3/3)		
業中	19 葉 中 19	縮尺	S=1:500
竣工		工事番号	
図面番号	—	八匠水道企業団	